


鳴門市水道施設平面図

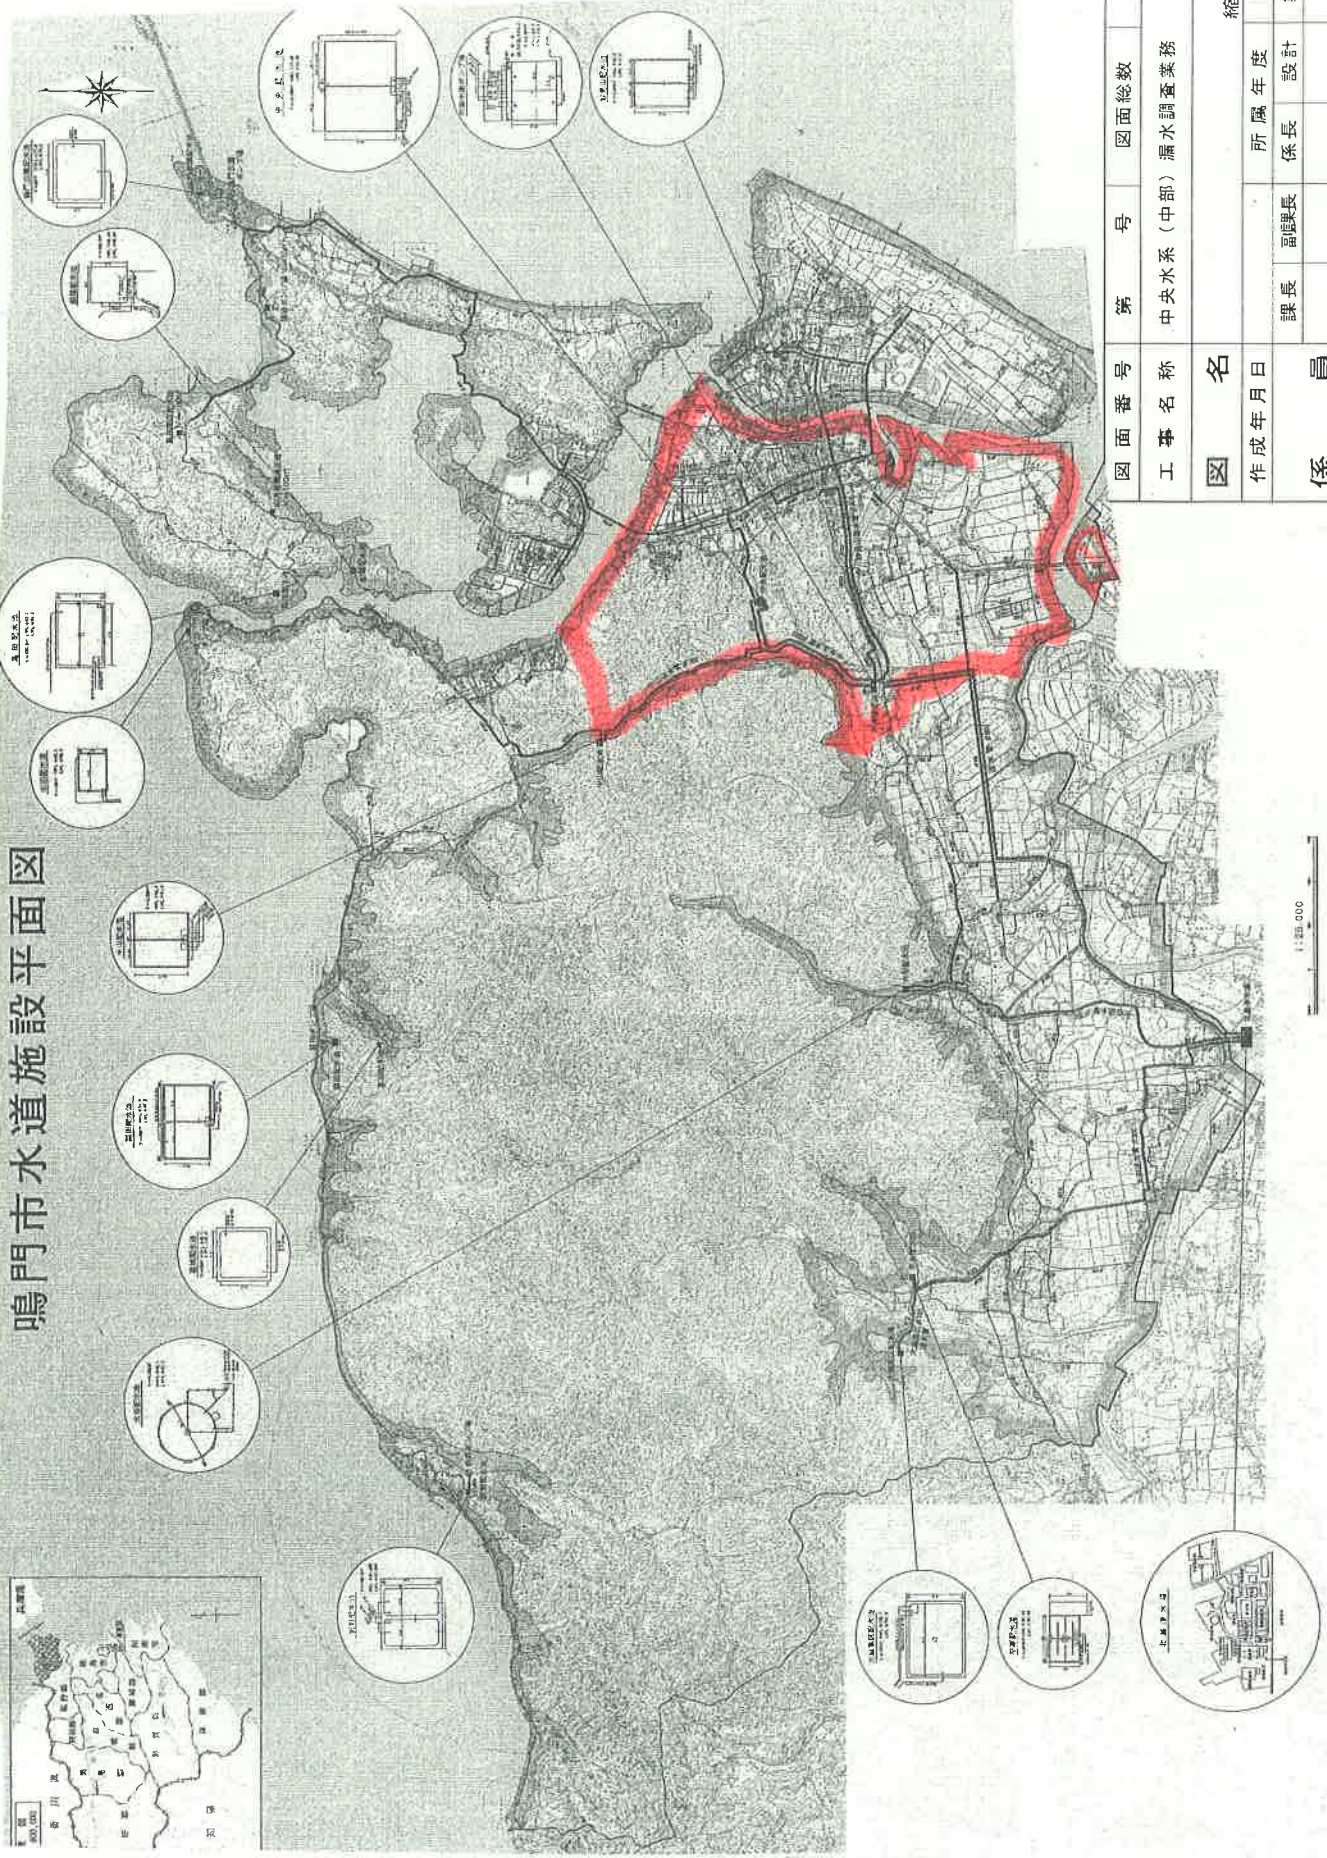

図面番号	第 号	図面総数	第 葉
工事名称	中央水系(中部)漏水調査業務		
図名	縮尺		
	作成年月日	所属年度	
係員	課長	副課長	係長
			設計
			製図
			照査

調査区域

調査区域には送水管(本津村ノブ場~中成配水池)を含まず。

鳴門市企業局水道事業課