


図面番号	第 1 号	図面総数	全 7 葉
工事名称	本庁舎排水設備整備工事		
図名	平面図	縮尺：図示	
製作年月	令和 5 年 9 月	所属年度	令和 5 年度
係員	課長	副課長	係長 係員 設計・製図 照査

鳴門市 都市建設部 土木課

横断図(その1) S=1:50
市役所線

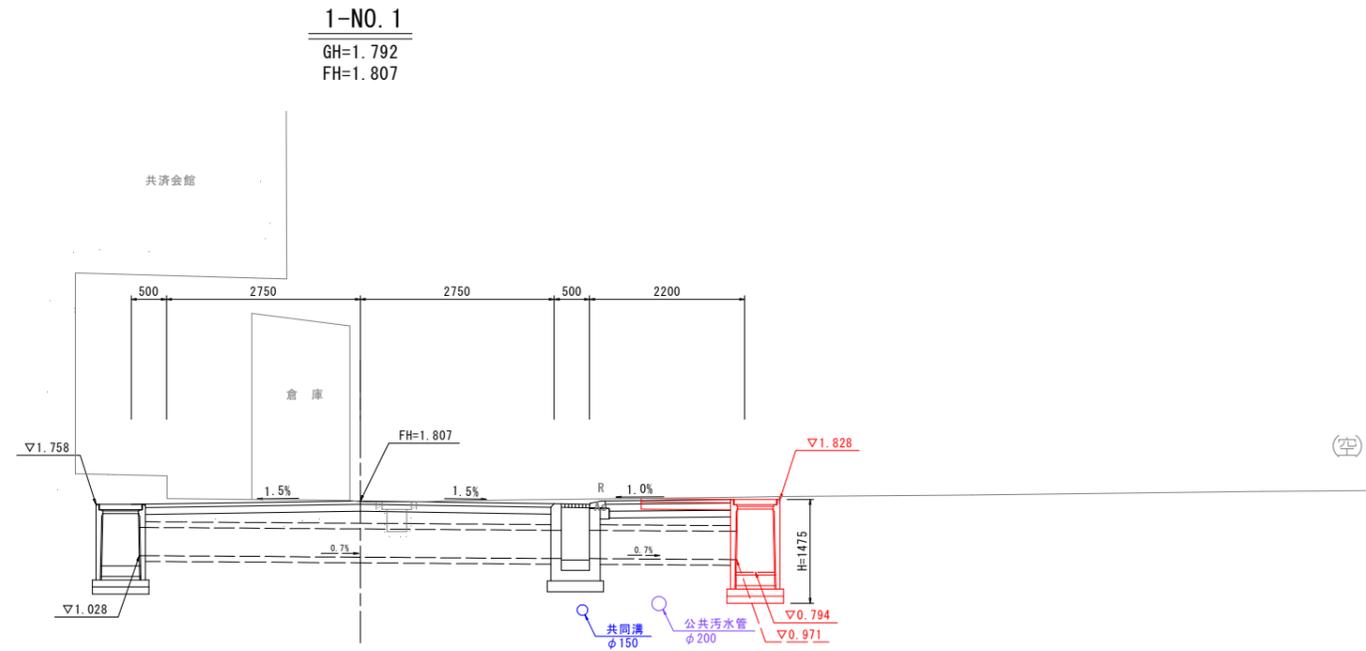

TP=-5.000


図面番号	第 2 号	図面総数	全 7 葉		
工事名称	本庁舎排水設備整備工事				
図名	横断図(その1)			縮尺: 図示	
製作年月	令和 5 年 9 月	所属年度	令和 5 年度		
係員	課長	副課長	係長	係員	設計・製図 照査
鳴門市 都市建設部 土木課					

横断図(その2) S=1:50

市役所東線

2-NO. 3


GH=1.969
FH=1.973

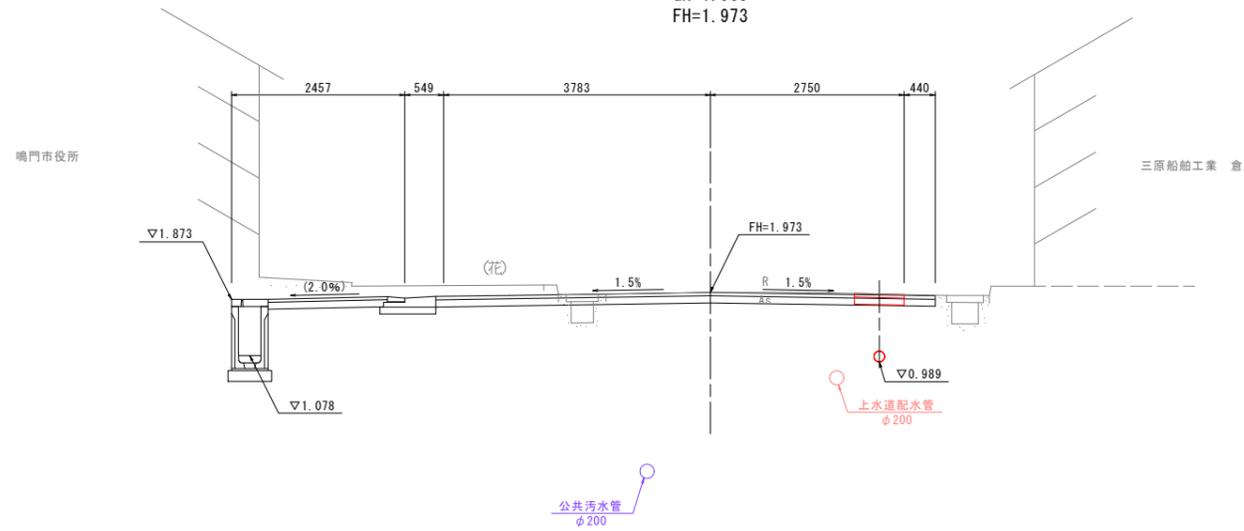

TP=-5.000

2-NO. 2

GH=1.920
FH=1.954

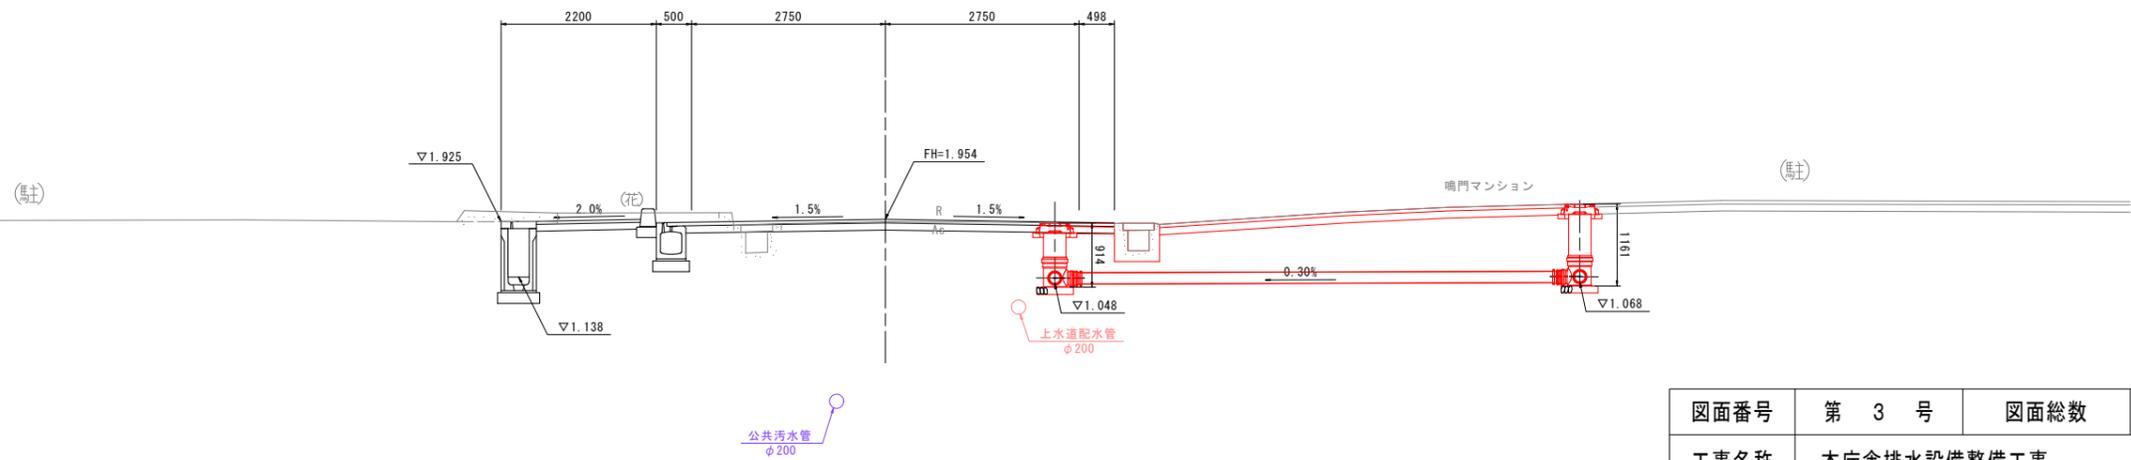

TP=-5.000


図面番号	第 3 号	図面総数	全 7 葉		
工事名称	本庁舎排水設備整備工事				
図名	横断図(その2)		縮尺: 図示		
製作年月	令和 5 年 9 月	所属年度	令和 5 年度		
係員	課長	副課長	係長	係員	設計・製図 照査
鳴門市 都市建設部 土木課					

横断図(その3) S=1:50

市役所東線


2-NO. 4+1.8

GH= —
FH=1.901

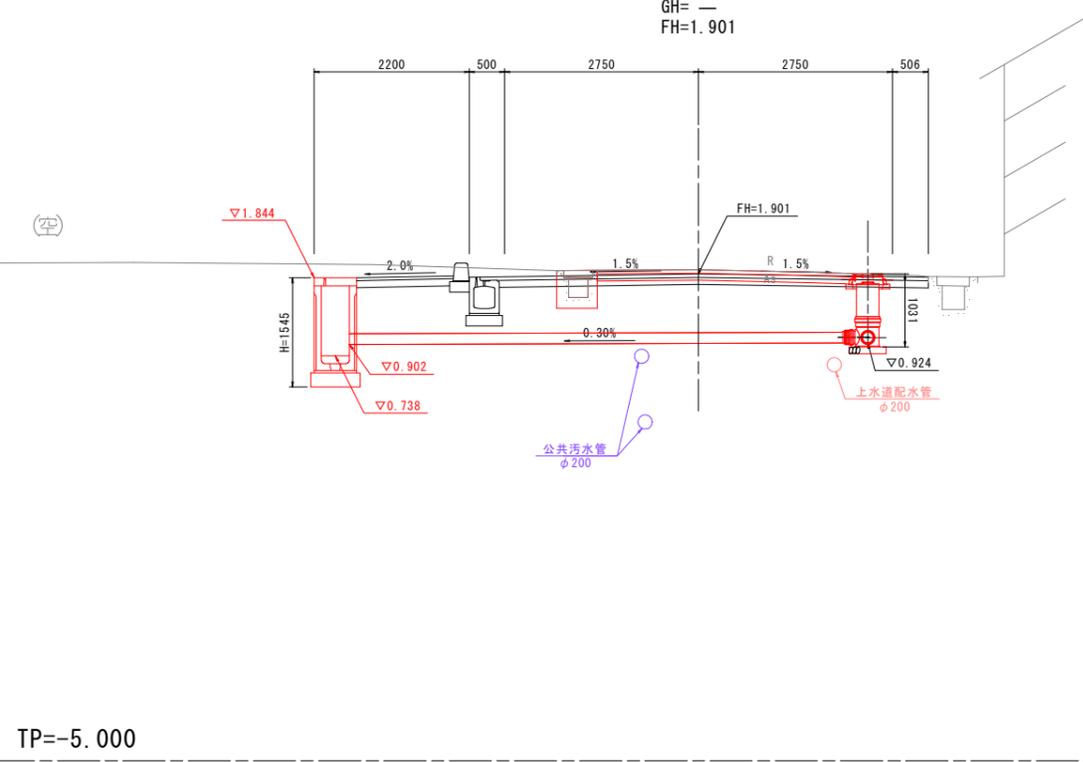

2-NO. 4



GH=1.959
FH=1.906

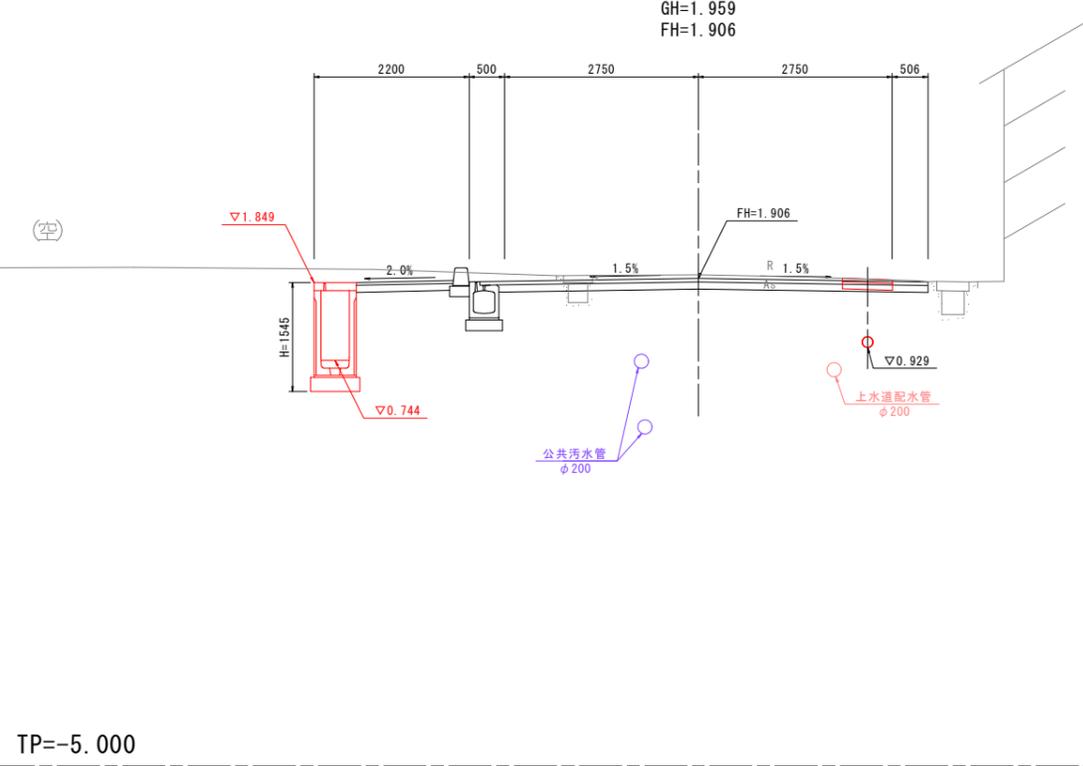

図面番号	第 4 号	図面総数	全 7 葉		
工事名称	本庁舎排水設備整備工事				
図名	横断図(その3)			縮尺: 図示	
製作年月	令和5年9月	所属年度	令和5年度		
係員	課長	副課長	係長	係員	設計・製図 照査
鳴門市 都市建設部 土木課					

自由勾配側溝設置図

(参考図)

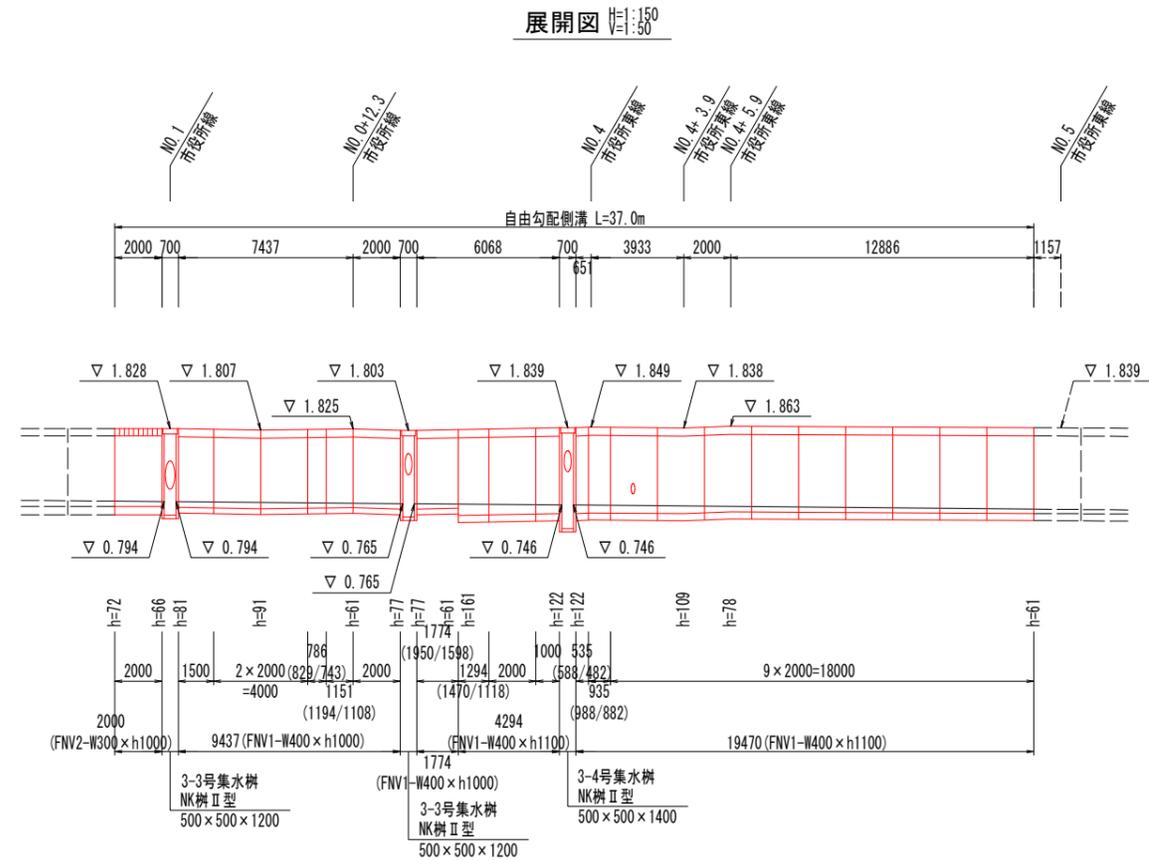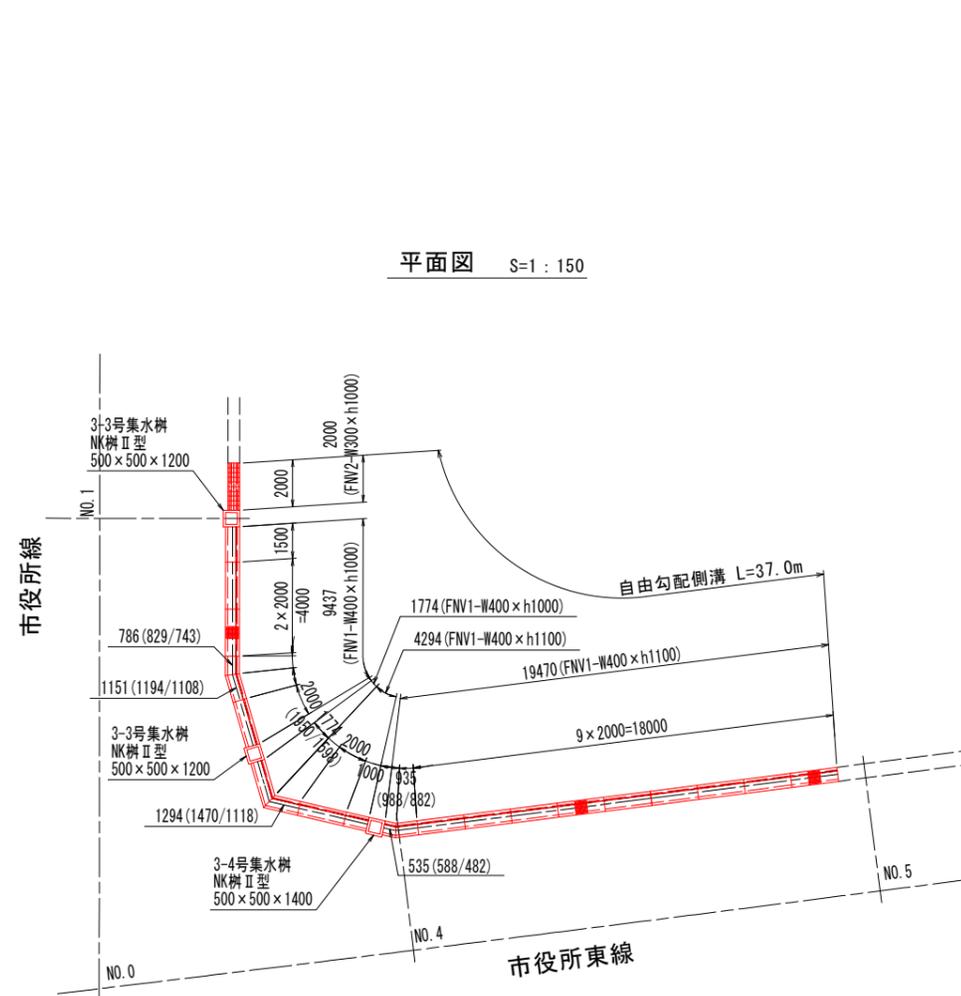




側溝数量表(市役所線・市役所東線交差点部)

名称	サイズ	規格	数量	単位	備考	参考重量
自由勾配側溝 FNV1	W400 × h1000	L = 2000	3	個		872 kg/個
		L = 1500	1	個	短品	
		L = 786 (829/743)	1	個	片斜切	
		L = 1151 (1194/1108)	1	個	片斜切	
		L = 1774 (1950/1598)	1	個	片斜切	
	W400 × h1100	L = 2000	10	個		1065 kg/個
		L = 1000	1	個	短品	
		L = 535 (588/482)	1	個	片斜切	
		L = 935 (988/882)	1	個	片斜切	
		L = 1294 (1470/1118)	1	個	片斜切	
自由勾配側溝 FNV2	W300 × h1000	L = 2000	1	個		1280 kg/個
コンクリート蓋 F0sE1	B400	L = 2000	10	枚		323 kg/枚
		L = 1000	1	枚	短品	
		L = 1500	1	枚	短品	
		L = 786 (829/743)	1	枚	片斜切	
		L = 1151 (1194/1108)	1	枚	片斜切	
		L = 1774 (1950/1598)	1	枚	片斜切	
		L = 1294 (1470/1118)	1	枚	片斜切	
		L = 535 (588/482)	1	枚	片斜切	
		L = 935 (988/882)	1	枚	片斜切	
コンクリート蓋 F0sEG1	B400	L = 2000	3	枚		263 kg/枚
グレーチング蓋 横断用	B300	L = 1000	2	枚		
プレキャスト樹 NK樹Ⅱ型	3-3号集水樹	500 × 500 × 1200	2	個		539 kg/個
	3-4号集水樹	500 × 500 × 1400	1	個		606 kg/個
インパットコンクリート			1.5	m ³		


図面番号	第 5 号	図面総数	全 7 葉
工事名称	本庁舎排水設備整備工事		
図名	自由勾配側溝設置図	縮尺: 図示	
製作年月	令和 5 年 9 月	所属年度	令和 5 年度
係員	課長	副課長	係長 係員 設計・製図 照査
鳴門市 都市建設部 土木課			

構造図(その1) S=1:20


自由勾配側溝 (参考)

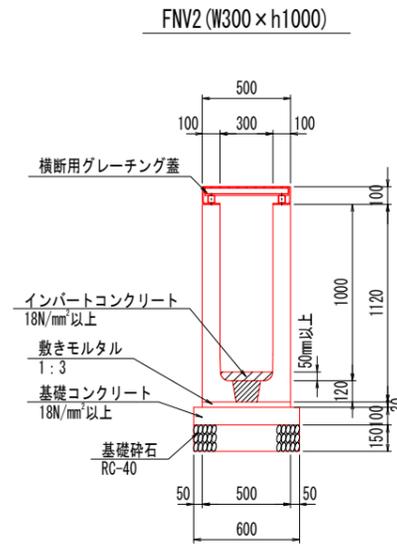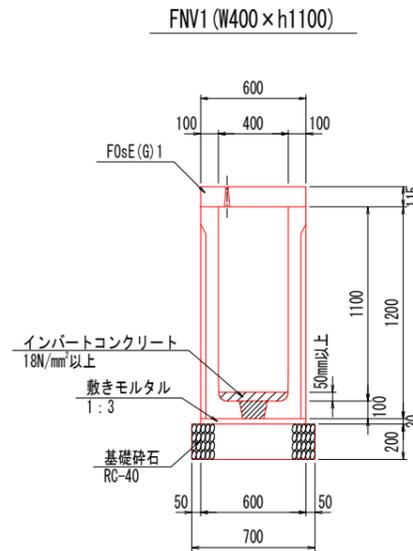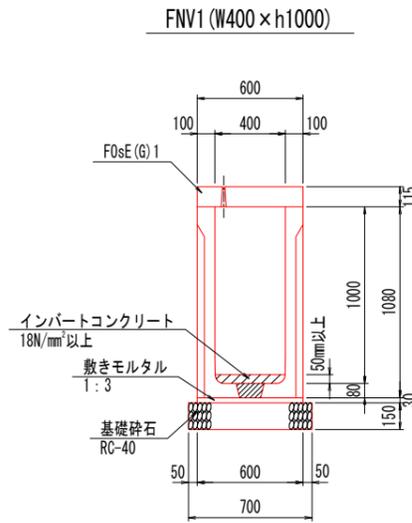


3-3号集水桝 500 × 500 × 1200

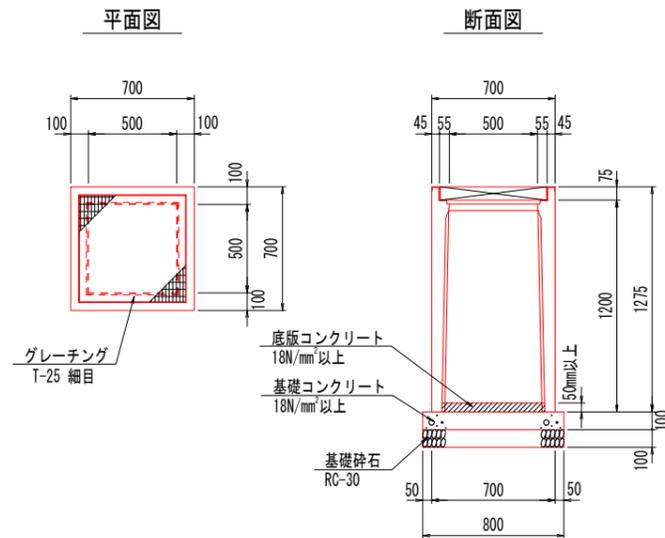

3-4号集水桝 500 × 500 × 1400

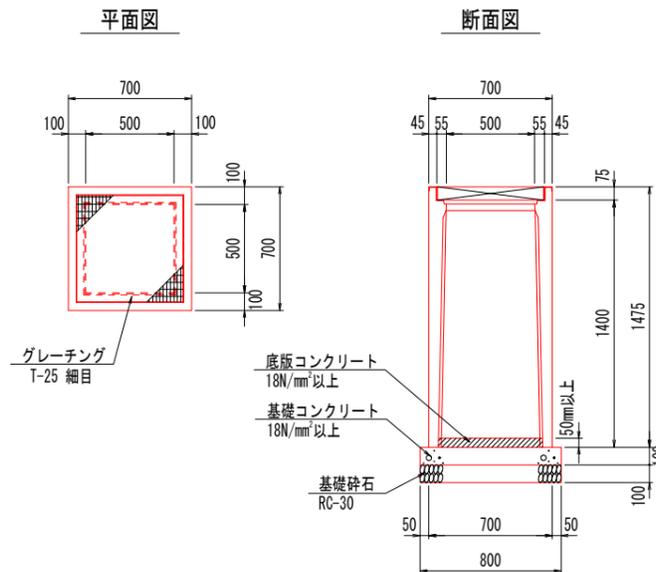

1号車道舗装 現況復旧

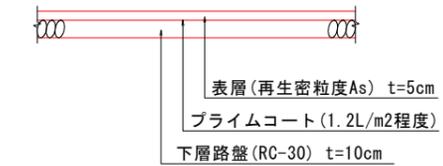


図面番号	第 6 号	図面総数	全 7 葉
工事名称	本庁舎排水設備整備工事		
図名	構造図(その1)		縮尺: 図示
製作年月	令和 5 年 9 月	所属年度	令和 5 年度
係員	課長	副課長	係長 係員 設計・製図 照査
鳴門市 都市建設部 土木課			

構造図(その2)


1号小型マンホール S=1:15

90° 曲り

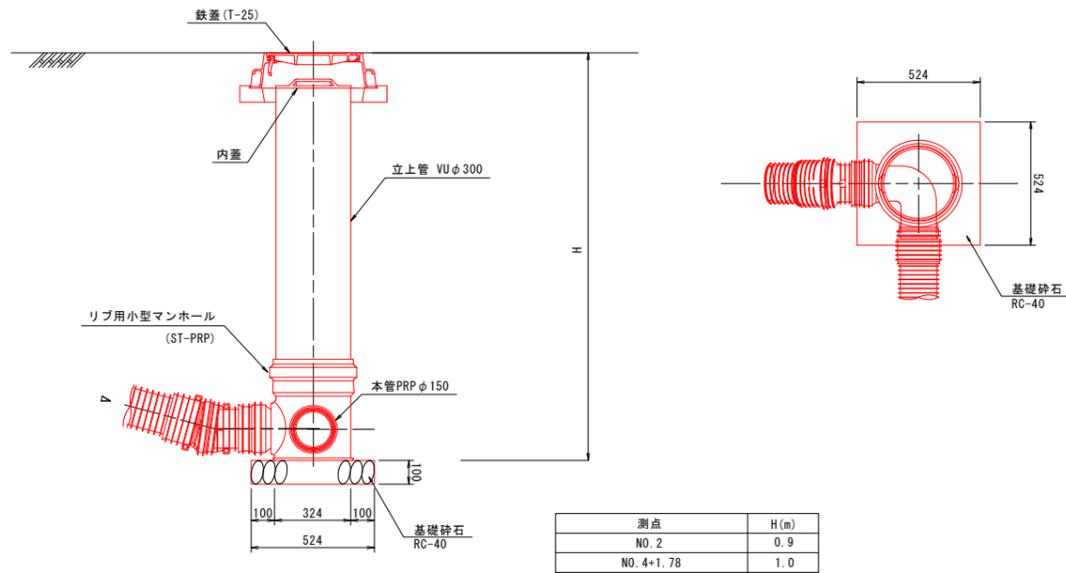


2号小型マンホール S=1:15


60° 曲り

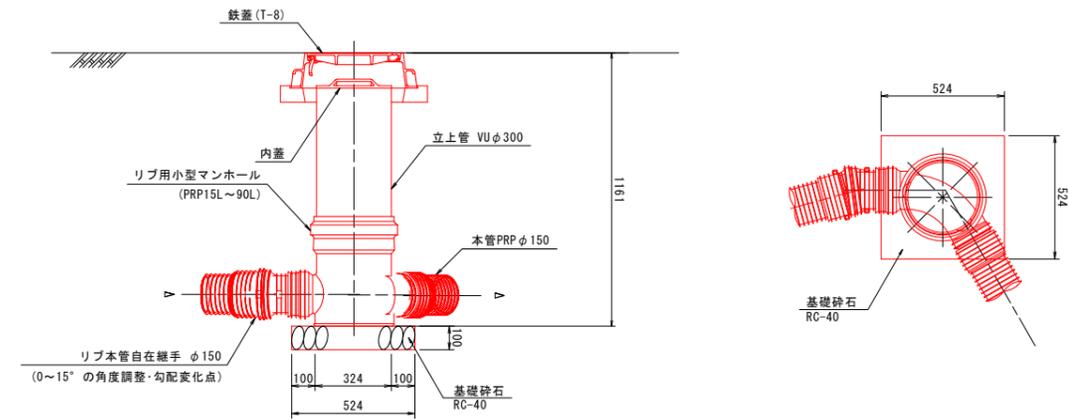

1号現場打ち側溝 S=1:10

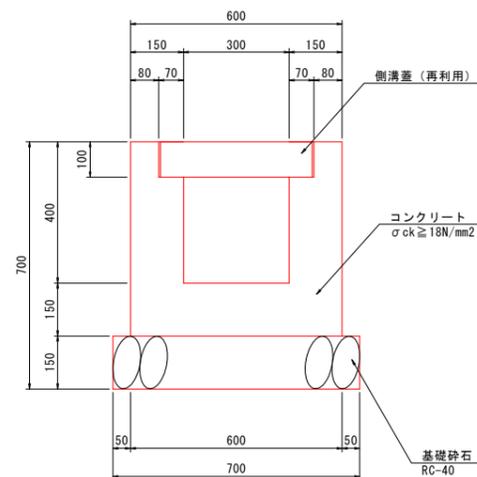

1号管渠 S=1:5

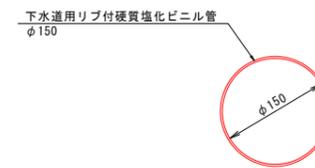

図面番号	第 7 号	図面総数	全 7 葉			
工事名称	本庁舎排水設備整備工事					
図名	構造図(その2)				縮尺: 図示	
製作年月	令和5年9月	所属年度	令和5年度			
係員	課長	副課長	係長	係員	設計・製図	照査
鳴門市 都市建設部 土木課						