


平面図
S=1:2500




標準断面図
S=1:20

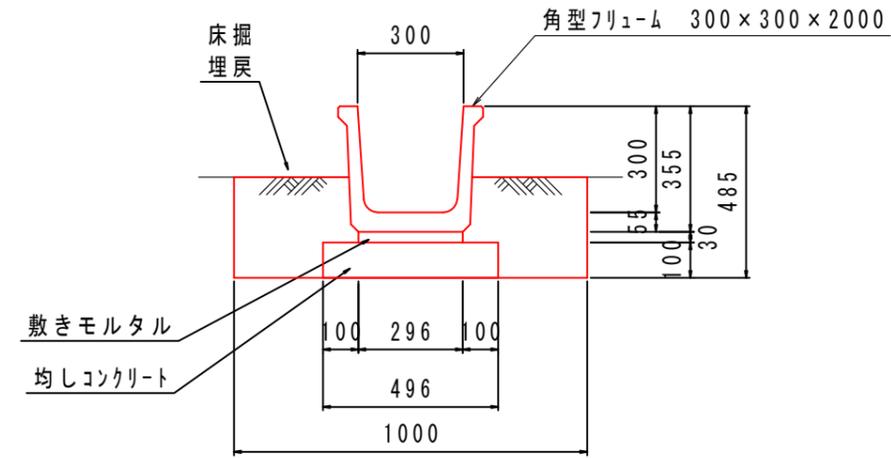


10.0m当り

角形フリューム	B=300 H=300	個	5.00
均しコンクリート	$\sigma_{ck} \geq 18N/mm^2$	m ³	0.50
床掘		m ³	1.65
埋戻	流用土	m ³	1.65

水口工

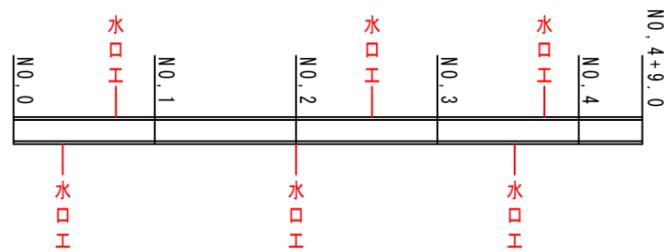


既設水路取壊し
S=1:20

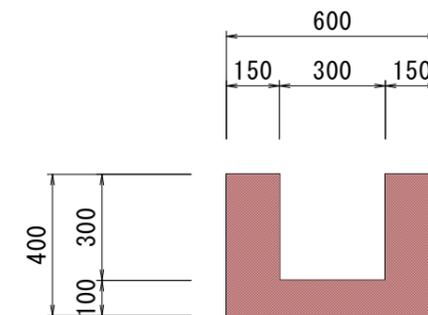

10.0m当り

コンクリート取壊し	m ³	1.50
-----------	----------------	------

水口工 詳細図
S=1:20

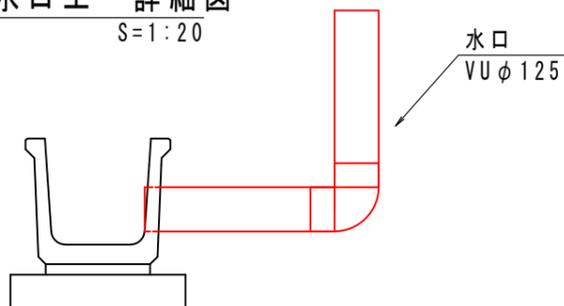

1箇所当り

コンクリート削孔		箇所	1.0
塩化ビニル管	VUφ125 直管	m	1.0
塩化ビニル管	VUφ125 エルボ	個	1.0

図面番号	第 1 号	図面総数	第 1 葉
工事名称	桧地区用排水路改良工事		
図名	平面図 他	縮尺	図示
製作年月	令和5年9月	所属年度	令和5年度
係員	課長	副課長	係長
	設計・製図	照査	
鳴門市 産業振興部 農林水産課			