


S=1 : 250




V=1 : 100, H=1 : 250

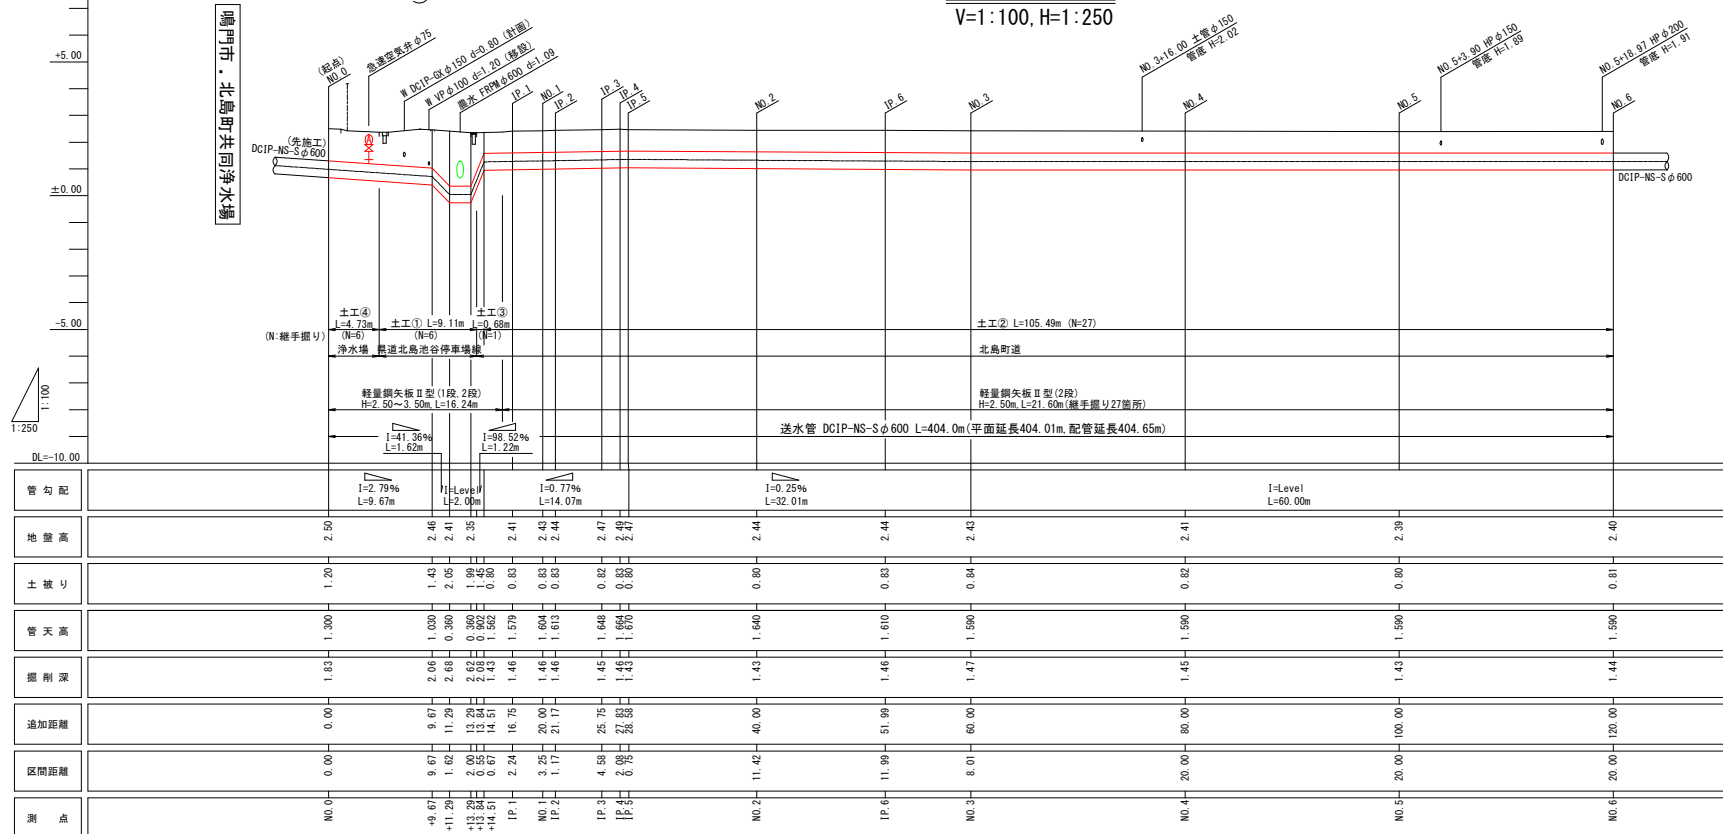

図面番号	第 1 号	図面総数	第 1 2 案
工事名称	令和 6 年度水津水道管布設替工事		
図 名	平面図 (1)、縦断面図 (1)		縦100 分の 1 縮大横20 分の 1
作成年度	令和 6 年度	所属年度	令和 6 年度
係 員	課長	副課長	係長
			設計
			製図
			審査
鳴 門 市 企 業 局 水 道 事 業 課			


平面図 (2)

S=1:250

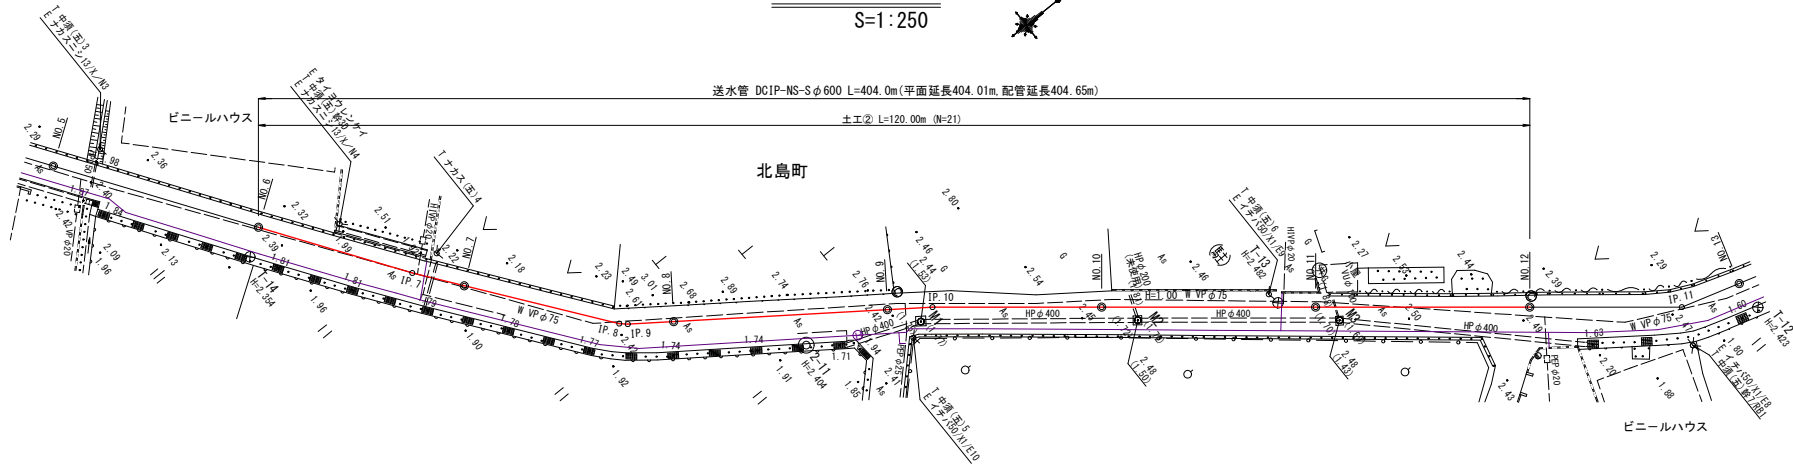

縦断図 (2)

V=1:100, H=1:250

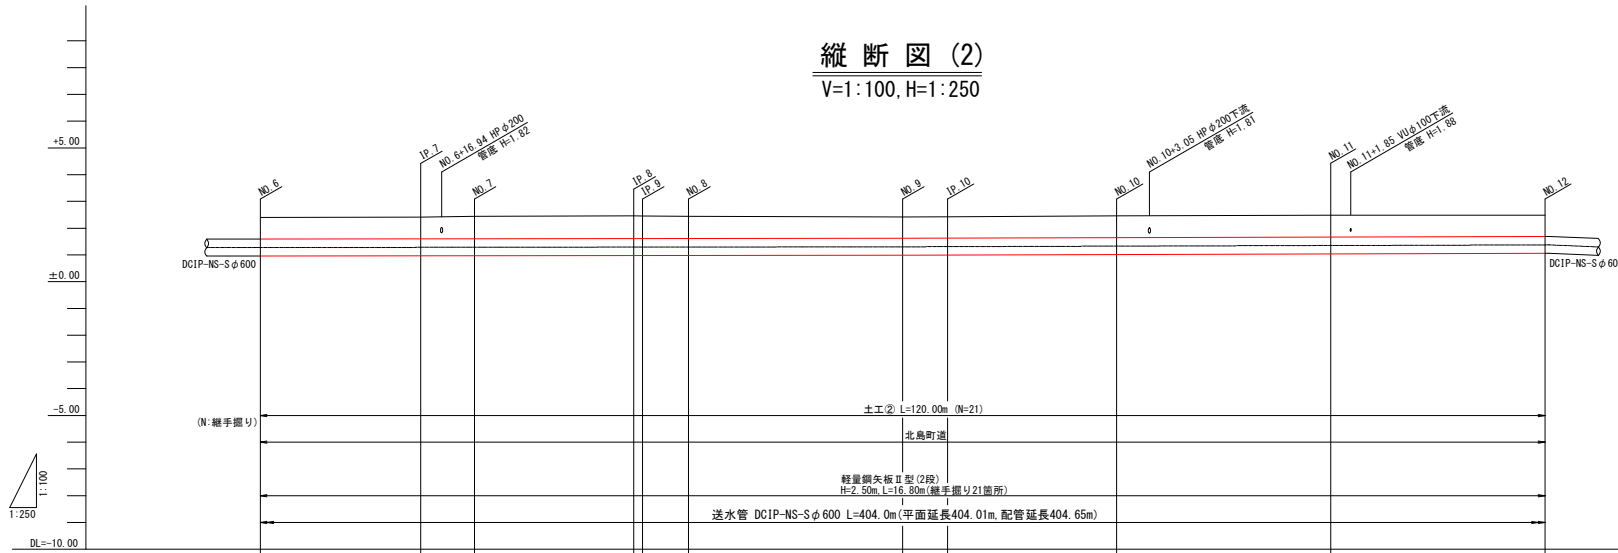


管勾配												
地盤高	2.40	2.41	2.44	2.45	2.44	2.42	2.43	2.46	2.49	2.49		
土被り	0.81	0.81	0.84	0.85	0.83	0.80	0.81	0.82	0.82	0.80		
管天高	1.590	1.597	1.600	1.607	1.610	1.620	1.625	1.644	1.668	1.690		
掘削深	1.44	1.44	1.47	1.47	1.46	1.43	1.44	1.45	1.45	1.43		
追加距離	120.00	134.99	140.00	154.99	160.00	180.00	184.20	200.00	220.00	240.00		
区間距離	0.00	14.99	5.01	14.99	4.30	20.00	4.20	15.80	20.00	20.00		
測点	NO.6	IP.7	NO.7	IP.8	NO.8	NO.9	IP.10	NO.10	NO.11	NO.12		

図面番号	第 2 号		図面総数	第 12 葉	
工事名称	令和 6 年度木津送水管布設替工事				
図 名	平面図 (2)、縦断図 (2)				
作成年度	令和 6 年度		所属年度	令和 6 年度	
	課長	副課長	係長	設計	製図
係 員					
鳴 門 市 企 業 局 水 道 事 業 課					


平面図 (3)

S=1:250

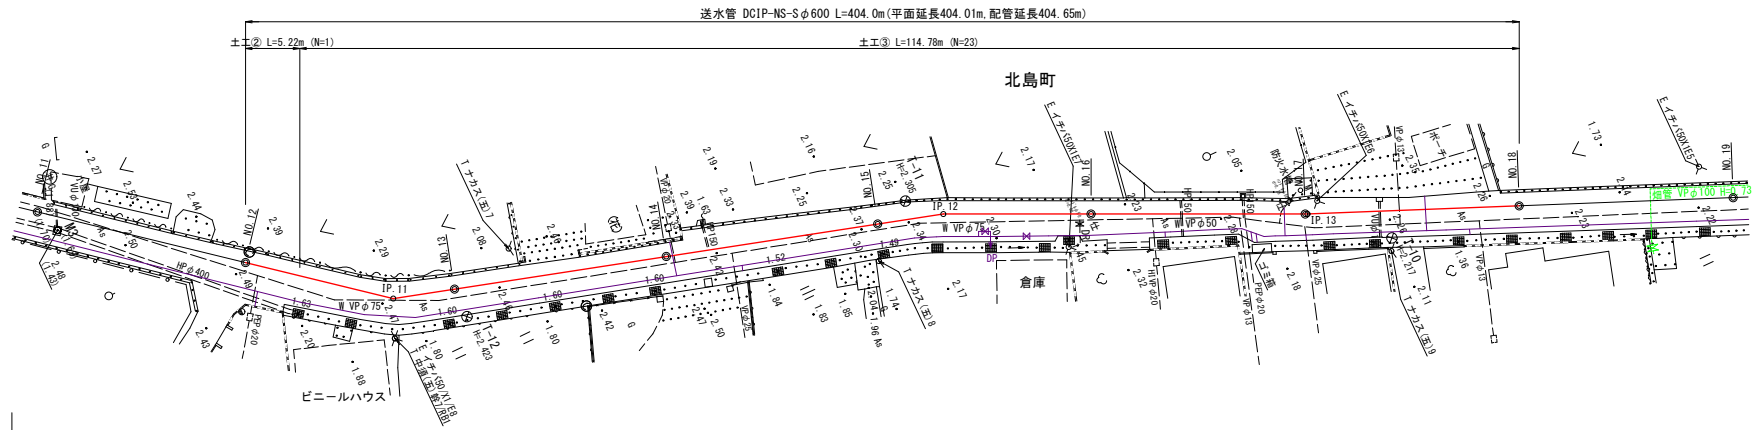

縦断図 (3)

V=1:100, H=1:250

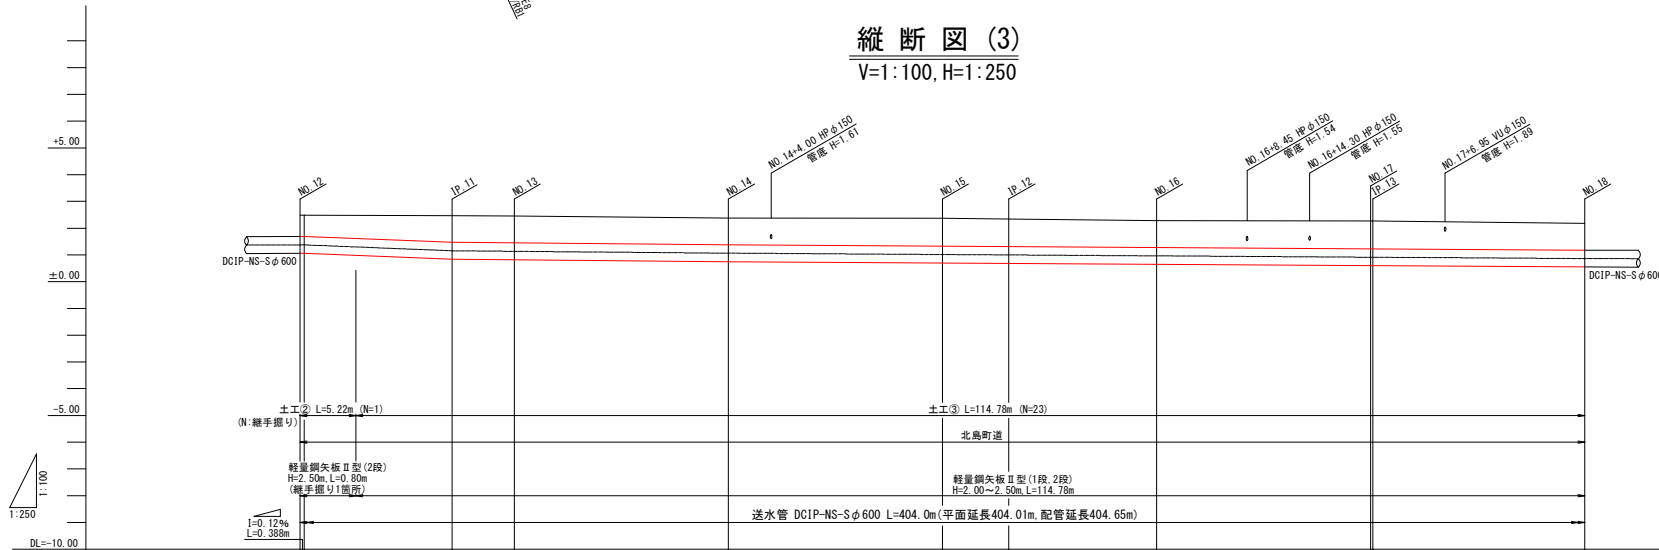

管勾配	I=1.59% L=13.812m		I=0.35% L=25.80m		I=0.25% L=80.00m	
地盤高	2.48	2.47	2.45	2.38	2.37	2.34
土被り	0.80	1.00	1.00	1.00	1.04	1.03
管天高	1.68	1.47	1.45	1.38	1.33	1.31
掘削深	1.43	1.63	1.63	1.63	1.67	1.67
追加距離	0.00	254.20	260.00	280.00	300.00	320.00
区間距離	0.00	13.812	5.80	20.00	6.20	13.80
測点	MP 11 HP 11	IP 11	No. 13	No. 14	IP 12	No. 16

図面番号	第 3 号		図面総数	第 12 葉	
工事名称	令和 6 年度木津送水管布設替工事				
図 名	平面図 (3), 縦断図 (3)		縦100分の1 縮尺 横250分の1		
作成年度	令和 6 年度	所属年度	令和 6 年度		
	課長	副課長	係長	設計	製図
係 員					調査
鳴 門 市 企 業 局 水 道 事 業 課					
















S=1 : 250


$$\overline{\overline{V=1:100, H=1:250}}$$


図面番号	第 4 号	図面総数	第 12 案
工事名称	令和 6 年度木津送水管布設替工事		
図 名	平面図 (4)、縦断面 (4)		概 100 分の 1 縮尺 250 分の 1
作成年度	令和 6 年度	所属年度	令和 6 年度
	課長	副課長	係長 設計 製図 照査
係 員			
鳴 門 市 企 業 局 水 道 事 業 課			

横断図 (1)

S=1:100

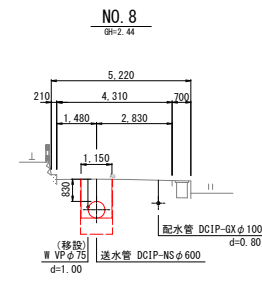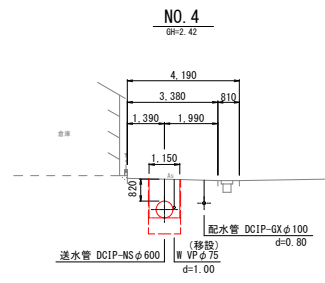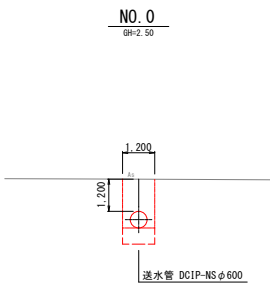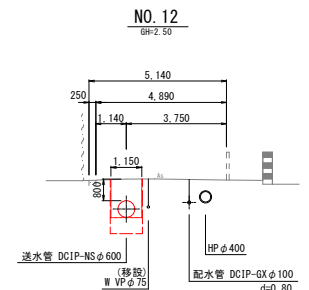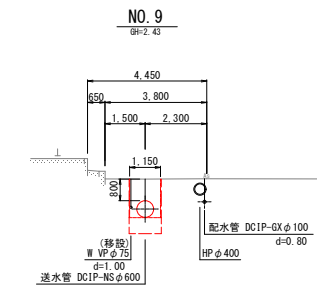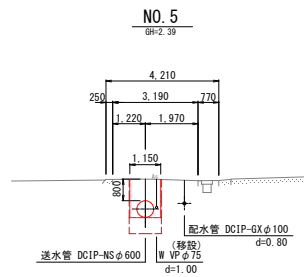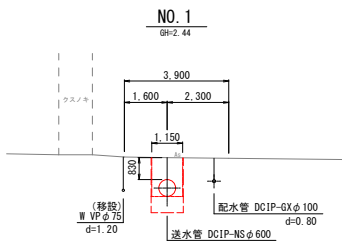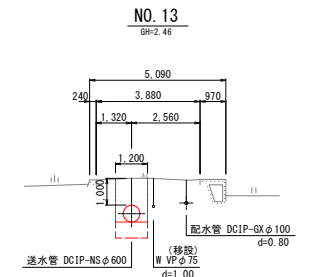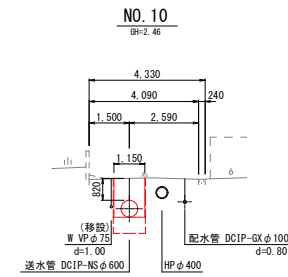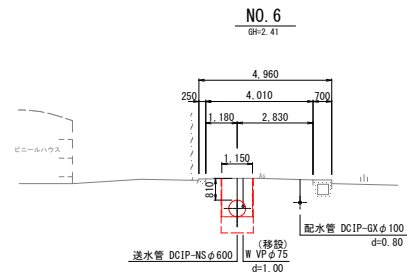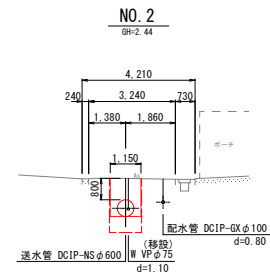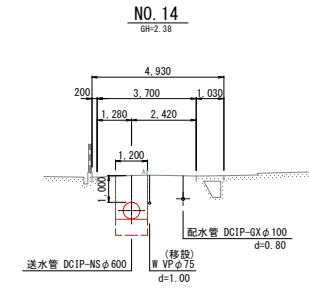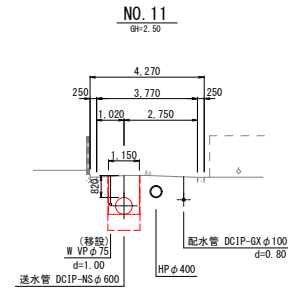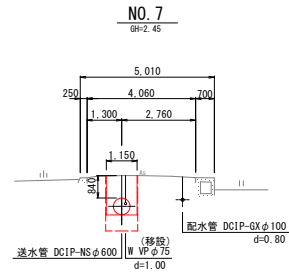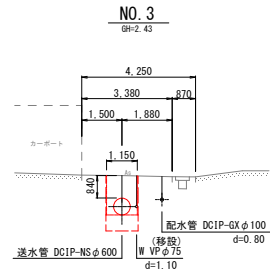


図面番号	第 5 号	図面総数	第 12 葉
工事名称	令和 6 年度木津送水管布設替工事		
図 名	横断図 (1)		
作成年度	令和 6 年度	所属年度	縮尺 100 分の 1
係 員	課長	副課長	係長 設計 製図 調査
鳴門市企業局水道事業課			


横断図 (2)

S=1:100


NO. 18
BH-2.19

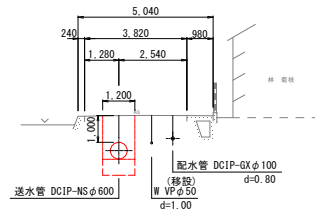


NO. 17
BH-2.27

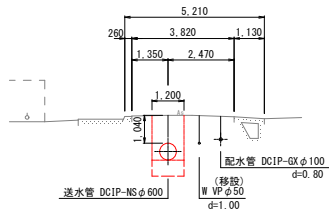


NO. 16
BH-2.29

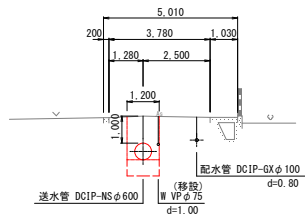


NO. 20
BH-2.16

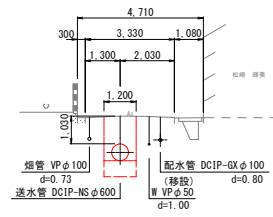

NO. 15
BH-2.38


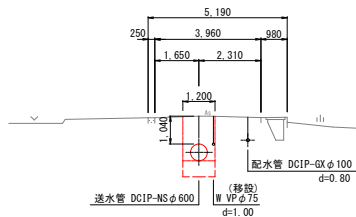


NO. 19
BH-2.20

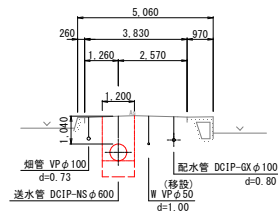

図面番号	第 6 号	図面総数	第 12 葉
工事名称	令和 6 年度木津送水管布設替工事		
図 名	横断図 (2)		
作成年度	令和 6 年度	所属年度	令和 6 年度
係 員	課長	副課長	係長
	設計	製図	調査
鳴 門 市 企 業 局 水 道 事 業 課			

配管詳細図(2)
S=1:Free

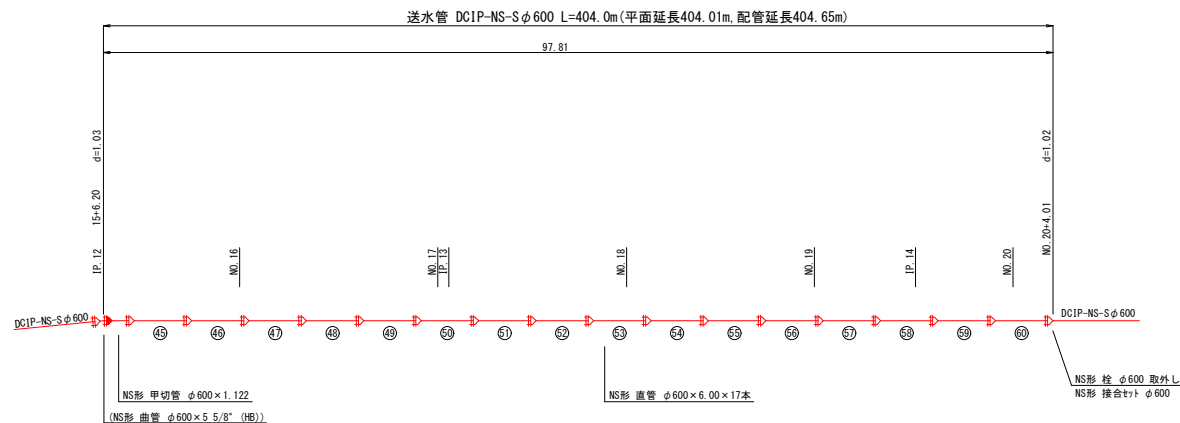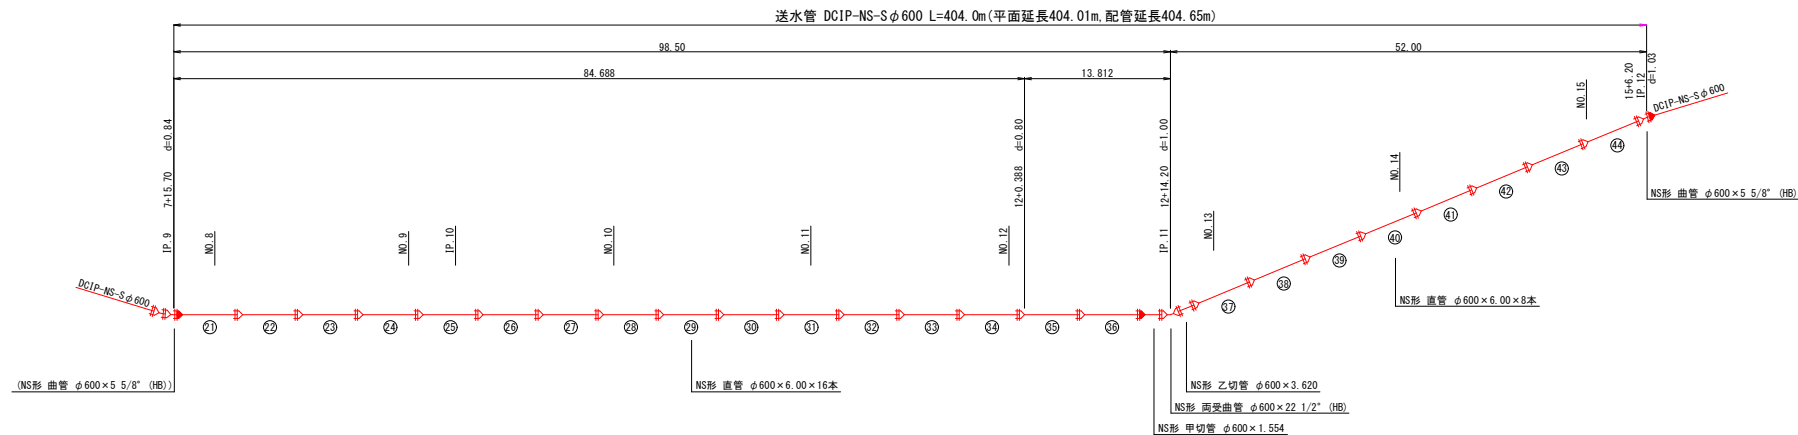


凡 例	
	NS S形継手
	NS S形ライン
	NS S形継ぎ輪用特殊割押輪
	メカニカル継手
	フランジ継手

※NS S形直管および切管用直管はS種管とする。

図面番号	第 8 号	図面総数	第 12 葉
工事名称	令和6年度木津送水管布設替工事		
図 名	配管詳細図(2)		
作成年度	令和6年度	所属年度	令和6年度
係 員	課長	副課長	係長
	設計	製図	調査
鳴門市企業局水道事業課			


舗装復旧平面図(3)

S=1:250

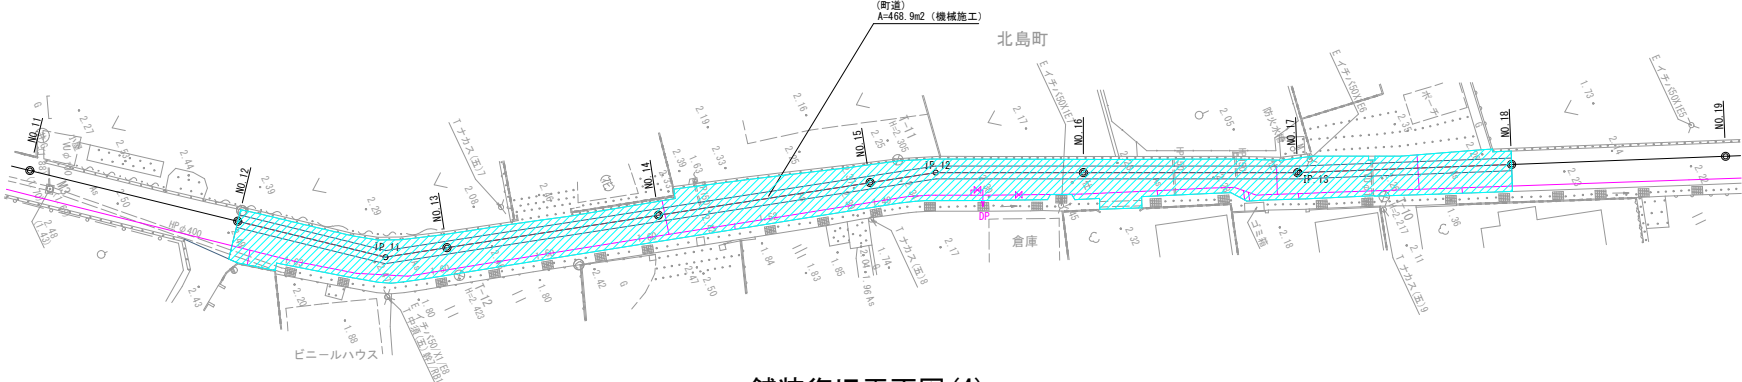





舗装復旧平面図(4)

S=1:250

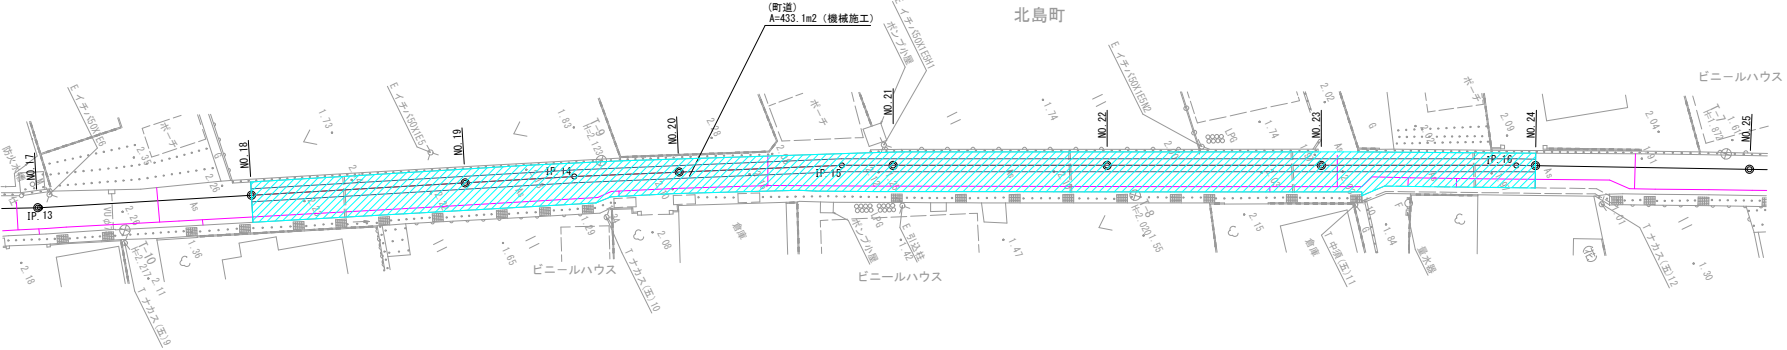

路面復旧標準断面図

S=1:20

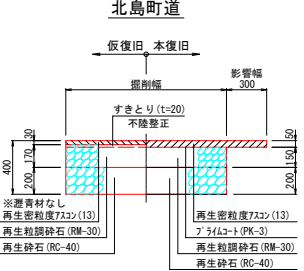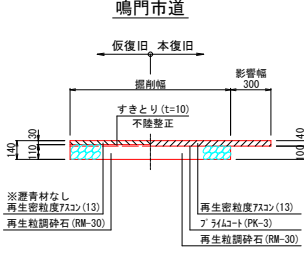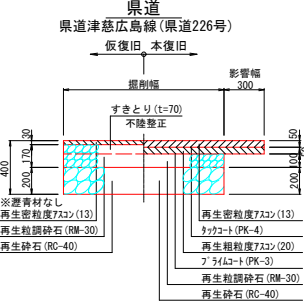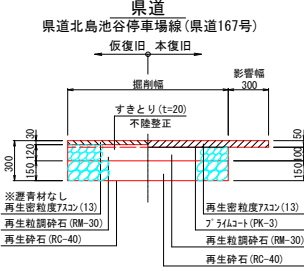

凡 例	
	徳島県道
	鳴門市道
	北島町道
	舗装版切断

図面番号	第 11 号	図面総数	第 12 葉
工事名称	令和6年度木津送水管布設替工事		
国 名	舗装復旧平面図(3)(4)		
作成年度	令和6年度	所属年度	令和6年度
係 員	課長	副課長	係長
	設計	製図	簡資
鳴門市企業局水道事業課			

※舗装絶縁部からの残幅が1.2m未満の場合は全面復旧とする。

