


鳴門市桑島第二団地 A 棟浴室ほか改修工事

図 面 目 録					
	表紙 図面目録	EM-16	8号室電気改修図	EM-41	25号室給排水改修図
A-01	特 記 仕 様 書 1	EM-17	8号室給排水改修図	EM-42	27号室電気改修図
A-02	特 記 仕 様 書 2	EM-18	9号室電気改修図	EM-43	27号室給排水改修図
A-03	配置図 付近見取図	EM-19	9号室給排水改修図	EM-46	29号室電気改修図
A-04	平 面 図	EM-20	10号室電気改修図	EM-47	29号室給排水改修図
A-05	立 面 図	EM-21	10号室給排水改修図	EM-48	30号室電気改修図
A-06	浴室改修平面図（既存A）	EM-22	12号室電気改修図	EM-49	30号室給排水改修図
A-07	浴室改修平面図（改修A）	EM-23	12号室給排水改修図	EM-54	14号室電気改修図
A-08	浴室改修平面図（既存B）	EM-24	16号室電気改修図	EM-55	14号室給排水改修図
A-09	浴室改修平面図（改修B）	EM-25	16号室給排水改修図		
EM-01	設 備 特 記 仕 様 書	EM-26	17号室電気改修図		
EM-02	1号室電気改修図	EM-27	17号室給排水改修図		
EM-03	1号室給排水改修図	EM-28	18号室電気改修図		
EM-04	2号室電気改修図	EM-29	18号室給排水改修図		
EM-05	2号室給排水改修	EM-30	19号室電気改修図		
EM-06	3号室電気改修図	EM-31	19号室給排水改修図		
EM-07	3号室給排水改修図	EM-32	21号室電気改修図		
EM-08	4号室電気改修図	EM-33	21号室給排水改修図		
EM-09	4号室給排水改修図	EM-34	22号室電気改修図		
EM-10	5号室電気改修図	EM-35	22号室給排水改修図		
EM-11	5号室給排水改修図	EM-36	23号室電気改修図		
EM-12	6号室電気改修図	EM-37	23号室給排水改修図		
EM-13	6号室給排水改修図	EM-38	24号室電気改修図		
EM-14	7号室電気改修図	EM-39	24号室給排水改修図		
EM-15	7号室給排水改修図	EM-40	25号室電気改修図		

Ⅰ. 工事概要		項 目	特 記 事 項	項 目	特 記 事 項									
1.	工事名称	鳴門市桑島第二団地A棟浴室ほか改修工事	◎電気保安技術者は次の者とする。 ・事業用電気工作物に係る工事の電気保安技術者は、その電気工作物の工事に必要な電気主任技術者の資格を有する者又はこれと同等の知識及び経験を有する者とする。 ・一般用電気工作物に係る工事の電気保安技術者は、第一種又は第二種電気工事士の資格を有する者とする。 ◎工事の施工に伴う災害及び公害の防止は、建築基準法、労働安全衛生法、騒音規制法、振動規制法、大気汚染防止法、建設工事公衆災害防止対策要綱(平成5年1月12日 建設省建経発第1号)、建設副産物適正処理推進要綱(平成5年1月12日 建設省建経発第3号)その他関係法令に従い適切に処理すること。 ◎受注者は、工事の施工箇所及びその周辺にある地上地下の既設構造物について工事着手までに調査を行い、支障が存在する場合には、当該物件及びその位置と作業内容を監督員に報告しなければならない。また、受注者は、工事箇所及びその周辺にある地上地下の既設構造物に対し、支障を及ぼさないような措置を施さなければならない。万一、損傷を与えた場合は、受注者の負担でその都度補修又は補償すること。 ◎受注者は、重量が100kg以上のものを貨物自動車に積み作業(ロープ掛けの作業及びシート掛けの作業を含む。)又は貨物自動車から卸す作業(ロープ解きの作業及びシート外しの作業を含む。)を行うときは、当該作業を指揮する者を定め、監督員に報告しなければならない。 ◎受注者は、機械等を貨物自動車に積み込む作業又は貨物自動車から卸す作業を行う場合は、当該作業を指揮する者を定め、指揮者の合図により行わなければならない。また、作業状況について、写真等の資料を整備及び保管し、監督員の請求があったときは、直ちに提示しなければならない。 ◎受注者は、輸送経路等において上空施設への接触事故を防止するため、重機回送時の高さ、移動式クレーンのブームの格納、ダンプトラックの架台の下ろし等について、走行前に複数の作業員により確認しなければならない。 ◎受注者は、移動式クレーンを使用する場合は、上空施設への接触事故防止装置(ブームの格納忘れを防止(警報)する装置、ブームの高さを制限する装置等)付きの車両を原則使用しなければならない。なお、令和2年度末までは経過措置期間とするが、この期間においても接触事故防止機能付きの車両を使用するよう努めるものとする。 ◎受注者は、工事用車両による土砂、工事用資材、機械等の輸送を伴う場合は、関係機関と打合せを行い、交通安全に関する担当者を、輸送経路、輸送期間、輸送方法、輸送担当者、交通誘導員の配置、標識、安全施設等の設置場所その他安全輸送上の事項について計画を立て、災害の防止を図らなければならない。特に、輸送経路にある既設構造物に対して損害を与えるおそれがある場合は、当該物件およびその位置と必要な措置について工事着手前に監督員に報告しなければならない。 ◎受注者は、工事期間中安全巡視を行い、工事区域及びその周辺の監視あるいは連絡を行い安全を確保するとともに工事現場における盗難防止の観点から、資機材の保管状況等についても併せて確認すること。 また、監督員から「資機材保管計画書」(自由様式)の提出を求められた場合には、速やかに提出すること。 ◎本工事の施工に伴い既成部分を汚染又は損傷した場合は、既成にならい補修する。 ◎元請け業者は、過積載による違法通行の防止に関し、特に次の事項に留意し、下請業者を指導すること。 (1)積載重量制限を超えた土砂等の積込みは行わないこと。 (2)さし枠装備車、不表示車は使用しないこと。 (3)過積載車両、さし枠装備車、不表示車から土砂等の引き渡しを受けないこと。 (4)建設発生土の処理及び骨材の購入に当たっては、下請事業者及び骨材納入業者の利益を不当に害さないこと。 ◎工事車両の駐車場所及び資材置場は施設管理者と協議の上決定すること。 ◎工事の施工中に事故が発生した場合は、直ちに監督職員に通報するとともに、「事故報告書」(自由様式)を監督職員に提出すること。 ◎発生材の処理等は、次により適正に行う。 (1)工事による発生材のうち、文化財保護法に基づき物及び有価材と判断される物については、報告及び引き渡しを要する。 (2)上記以外の発生材は、建設工事に係る資材の再生資源化等に関する法律、資材の有効な利用の促進に関する法律、廃棄物の処理及び清掃に関する法律、建設副産物適正処理推進要綱その他関係法令等に従い処理すること。受注者は、工事で発生する産業廃棄物を保管する場合、又は自ら運搬する場合等においては、廃棄物の処理及び清掃に関する法律第12条の規定を遵守すること。図書に表示のないものについては、監督員(契約書に規定する監督員をいい、標仕の規定による場合は監督職員と読み替える。以下同じ。)に報告し指示を仰ぐこと。 (3)コンクリート・アスファルト類の搬出先については、中間処理施設のみとする。 木材については、50kmの範囲内にある木材再資源化施設への搬出を原則とする。 (4)受注者は、建設副産物が搬出される工事に当たっては、建設発生土は建設発生土搬出調査、産業廃棄物は産業廃棄物管理票(マニフェスト)により、適正に処理されているか確認するとともに、監督員に建設発生土搬出調査(様式3)を提出しなければならない。なお、監督員等の指示があった場合は直ちに産業廃棄物管理票の写しを提示しなければならない。	⑦ 施工										
2.	工事場所	鳴門市撫養町桑島		⑧ 設計変更箇所確認										
3.	建物概要	R C造5階建て												
4.	工事種目	改修工事												
5.	工事区分	建築工事、電気工事、管工事、												
6.	工 期	工事完成年月日は工事契約書による。												
Ⅱ. 建築工事仕様書		項目番号に○印のついたものを適用する												
1章 一般共通事項														
項 目	特 記 事 項													
① 適用基準等	◎図面及び特記仕様に記載されていない事項は、すべて国土交通大臣官庁官庁営繕部監修の下記による。 ①公共建築改修工事標準仕様書(建築工事編)(令和4年版)(以下「改標仕」という。) ②公共建築工事標準仕様書(建築工事編)(令和4年版)(以下「標仕」という。) ③公共建築工事標準仕様書(電気設備工事編)(令和4年版) ④公共建築工事標準仕様書(機械設備工事編)(令和4年版) ◎本工事のうち電気工事及び管工事について、下請業者を使用する場合は、工事の施工に十分な能力と経験を有したものを選定すること。 ◎設計図書の優先順位は、次の順とする。 (1)質問回答書(②から⑤)に対するもの) (2)補足説明書 (3)特記仕様書 (4)図面 (5)公共建築改修工事標準仕様書(令和4年版)等 ◎施工条件は次による。 ・工程については、施設管理者と協議の上決定すること。 ・本工事においては、8時から17時までの間で行うこと。 ・各戸あたり7日以内に工事を完成させること。 ・居住者が利用しながらの工事となるため、臭気、騒音、振動、粉塵等を伴う作業については、居住者に配慮して行うこと。 ・その他の詳細な施工条件については、実施工程表及び総合施工計画書の作成時に施設管理者と協議の上決定し、適宜相互に日程の調整及び確認を行う。 ◎工事カルテの作成・登録 1)請負者は、請負金額が2,500万円以上の工事については、工事実績情報サービス(CORINS)に基づき、受注、変更、竣工及び訂正時ごとに「工事カルテ」を作成し、「工事カルテ」の写しを監督員に提出して内容の確認を受けた後、(財)日本建設情報総合センターにフロッピーディスク等により登録しなければならない。登録は、受注時は契約締結後10日以内(ただし、土・日・祝日等は除く。)、登録内容変更時は、変更があった日から10日以内(ただし、土・日・祝日等は除く。)、完成時は、工事完成後10日以内(ただし土・日・祝日等は除く。)、訂正時は適宜とする。また、その都度センター発行の「工事カルテ受領書」の写しを監督員に提出しなければならない。 変更時登録については、請負金額、工期、主任(監理)技術者、現場代理人の変更があった場合に登録を行うこと。なお、変更時と完成時の間が10日間に満たない場合は、変更時の提出を省略できるものとする。契約変更等により請負金額が500万円以上2,500万円未満となった場合は、既登録を削除し新たに500万円以上2,500万円未満工事として、変更契約時の工事内容を受注時として登録する。 2)請負者は、請負金額が500万円以上2,500万円未満の工事については、工事実績情報サービス(CORINS)に基づき受注、変更、竣工及び訂正時ごとに「工事カルテ」を作成し、「工事カルテ」の写しを監督員に提出して、内容の確認を受けた後、(財)日本建設情報総合センターにフロッピーディスク等により登録しなければならない。登録は、受注時は契約締結後10日以内(ただし、土・日・祝日等は除く。)、訂正時は適宜とする。またその都度センター発行の「工事カルテ受領書」の写しを監督員に提出しなければならない。 契約変更等により請負金額が2,500万円以上となった場合は、既登録はそのまに、2,500万円以上工事として、変更契約時の工事内容を変更時登録すること。契約変更により請負金額が500万円未満となった場合は、その時点で登録を削除すること。なお、請負金額が500万円未満であった工事が契約変更により500万円以上2,500万円未満になった場合においても、新たに500万円以上2,500万円未満工事として、変更契約時の工事内容を受注時登録すること。 ◎暴力団等による不当介入の排除 1)請負者は、自ら又は下請負人等が、暴力団、暴力団員、社会運動・政治運動標ぼうゴロ等の反社会勢力から不当要求又は業務妨害等の不当介入(以下「不当介入」という。)を受けた場合は、これを拒否し、又は下請負人等をして、これを拒否させるとともに、速やかに不当介入の事実を発注者及び警察へ報告するものとする。 2)請負者は、請負者及び所管の警察署と協力して不当介入の排除対策を講じなければならない。 3)請負者は、排除対策を講じたにもかかわらず、工期に遅れが生じるおそれがある場合には、発注者と工程に関する協議を行い、その結果、工期内に工事が完成しないと認められた場合は、「鳴門市工事請負契約款」(以下「約款」という。)第18条の規定により、発注者に工期延長の請求を行わなければならない。 4)請負者は、暴力団等から不当介入による被害を受けた場合は、その旨を直ちに報告し、被害届を速やかに所管の警察署に提出しなければならない。 5)請負者は、前項被害により工期に遅れが生じるおそれがある場合は、発注者と工程に関する協議を行い、その結果、工期に遅れが生じると認められた場合は、請負者は、約款第18条の規定により、発注者に工期延長の請求を行わなければならない。													
② 工事関係図書	◎施工に先立ち、実施工程表、工事の総合計画をまとめた施工計画書及び工程別施工計画書を作成し、監督員に提出して、承諾を受けること。 ◎施工図、原寸図、見本等は、監督員の指示により速やかに監督員に提出して承諾を受けること。													
③ 工事現場管理	◎工事関係図書及び監督員から指示された事項等については、施工に携わる下請負人にも十分周知徹底すること。 ◎施工体系図・工事用看板等は、監督員の指示に従って見易い場所に設けること。 ◎工事現場の安全衛生管理については、労働安全衛生法等関係法令等に従って行うこと。													
		④ 施工調査	◎本工事の着手時に、給排水、ガス管、地下埋設物等の調査を行う。 ◎解体前に大気汚染防止法に基づくアスベスト等の特定建築材料に該当するものが使用されていないか調査し、あれば監督員の指示に従うこと。既存の分析調査結果がある場合は、受注者がその結果を書類等により確認すること。なお、工事内容に変更がある場合においても同様とする。 ◎事前の施工調査等を改標仕9.1.1(5)及び大気汚染防止法により行うこと。監督員へも結果を提出すること。 ・調査結果は3年間保存すること。 ・調査結果の概要を公衆が見やすい場所に掲示すること。 ・分析によりアスベスト含有調査を行う場合は、JIS A 1481-1によること。 ・調査結果を石綿事前調査結果報告システムにより、労働基準監督署及び自治体に報告すること。 ◎解体前に、照明器具及びトランス内進相コンデンサのPCBの有無を調査し、有れば監督員の指示に従うこと。 ◎本工事に使用する建築材料等は、設計図書に規定するもの及び同等品以上のものとする。 ただし、同等品以上のものとする場合は、監督員の承諾を受ける。 尚、「評価名簿による」と記載されているものは、国土交通省大臣官庁営繕部監修「建築材料等評価名簿最新版」記載品を指すものとする。 また、監督員の承諾したものは、(参考図)と異なっていても、採用メーカーの仕様とする。 ◎改標仕に記載されていない特別な材料の仕様・工法は、監督員の承諾を受けて、当該製品の仕様及び指定工法による。 ◎本工事に使用する建築材料は、設計図書に規定する所要の品質及び性能を有するものとし、次の(1)から(5)を満たすものとする。 (1)合板、木質系フローリング、構造用パネル、集成材、単板積層材、MDF、パーティクルボード、その他の木質建材、ユリア樹脂板及び仕上げ塗材は、ホルムアルデヒドを発生しないか、発散が極めて少ないものとする。 (2)保温材、緩衝材、断熱材は、ホルムアルデヒド及びステレンを発生しないか、発散が極めて少ないものとする。											
		⑤ 材料・製品等												
		⑥ 化学物質を発生する建築材料等												
		⑦ 施工												
		⑧ 設計変更箇所確認												
		⑨ 工事検査及び技術検査												
		⑩ 完成図等												
		⑪ 火災保険	⑬ デジタル工事写真の黒板情報電子化											
		⑫ 火災保険												
		⑬ 火災保険												
		⑭ 火災保険												
		⑮ 火災保険												
		⑯ 火災保険												

[illegible]



鳴門市都市建設部まちづくり課	工 事 名	鳴門市桑島第二団地 A 棟浴室ほか改修工事		記事	M.T.S.プラン 徳島県鳴門市大麻町萩原字川原/上38番地 TEL & FAX (088) 689-3832 1級建築士事務所 徳島県知事登録第21040号 一級建築士 森 茂代 第18857号	図面 No. A-02
	図 面 名	特記仕様書 2	縮 尺 — —	年 月 日 2024.1		

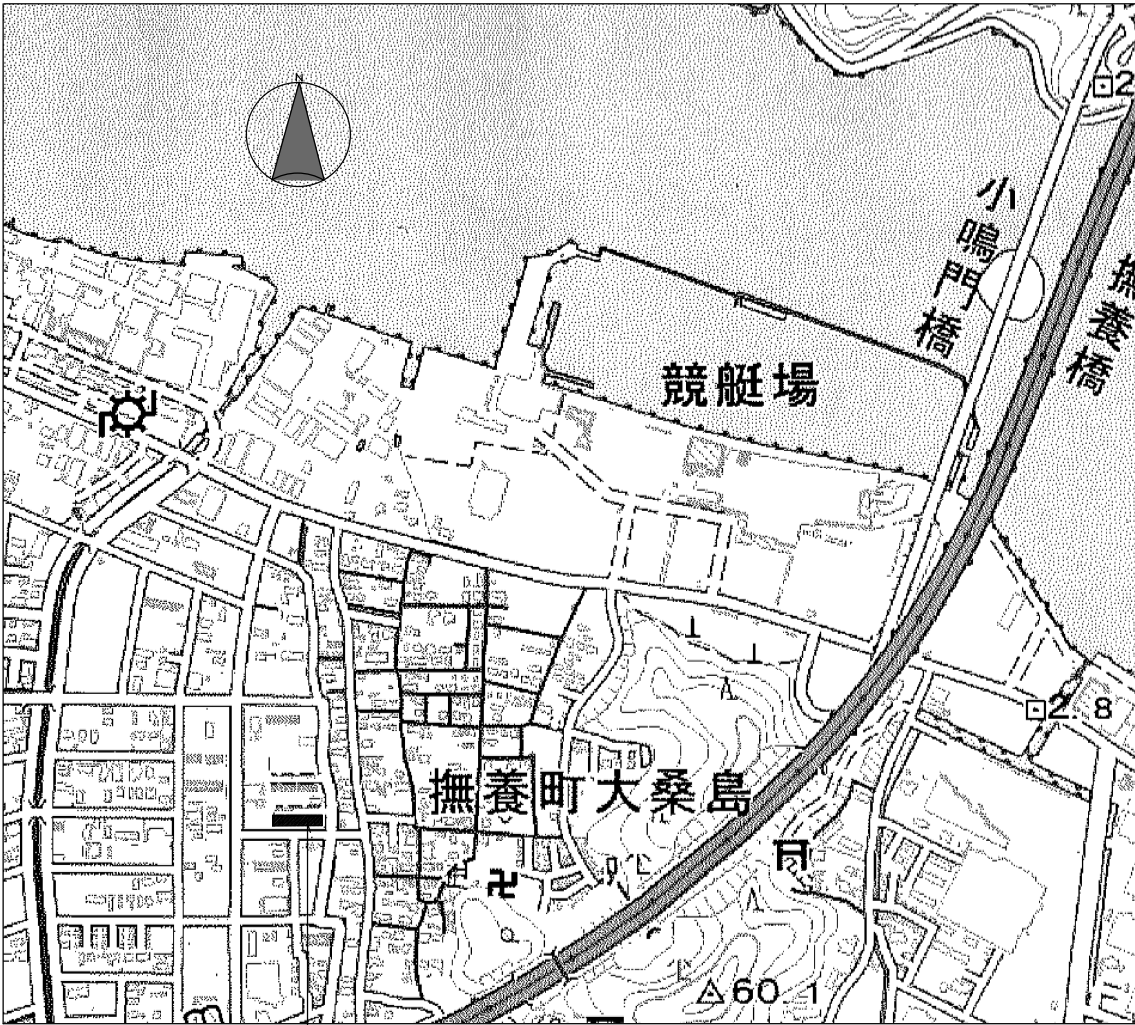






申請地：鳴門市撫養町大桑島


付近見取図

出典：国土地理院ウェブサイト
「地理院地図データ」（国土地理院）をもとにM. T. S. プラン作成

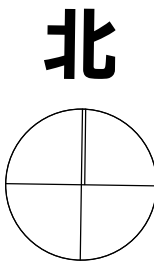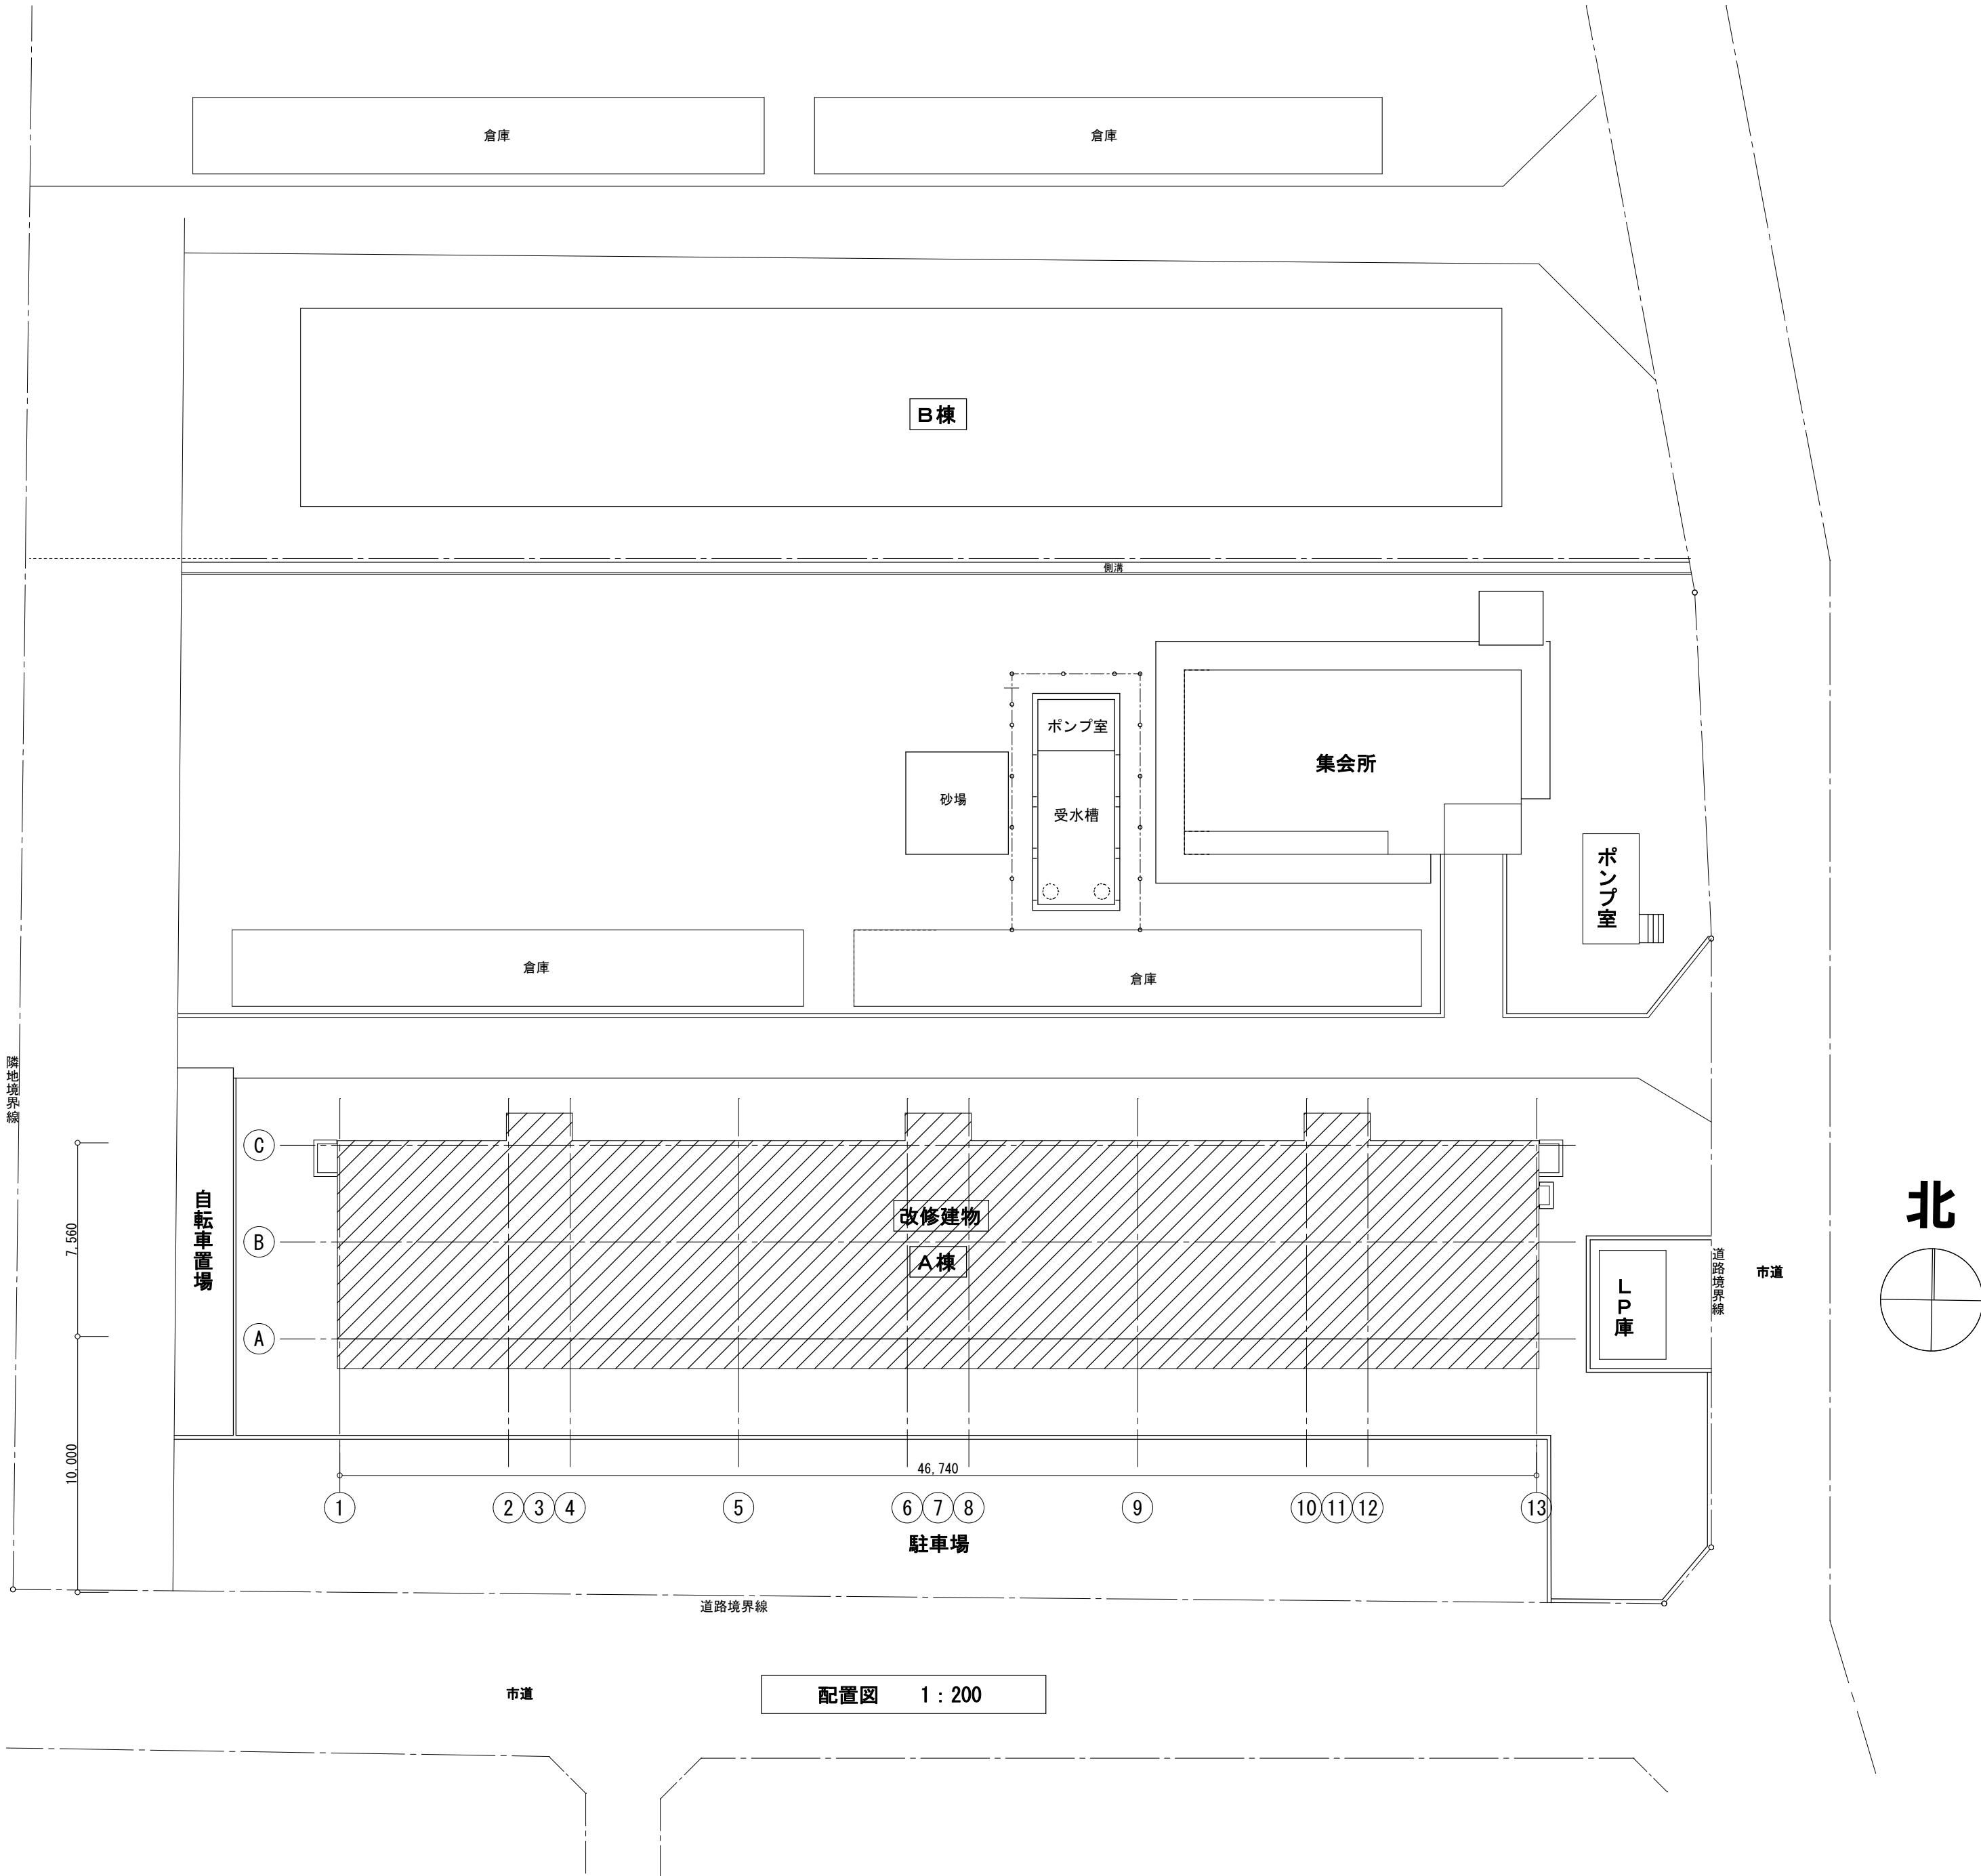

工 事 名	鳴門市桑島第二団地 A 棟浴室ほか改修工事		記事	M. T. S. プラン 徳島県鳴門市大麻町萩原字川原/上38番地 1級建築士事務所 徳島県知事登録第21040号	TEL & FAX (088) 689-3832 一級建築士 森 茂代 第18857号	図面 No. A-03
	図 面 名	配置図・見取図				

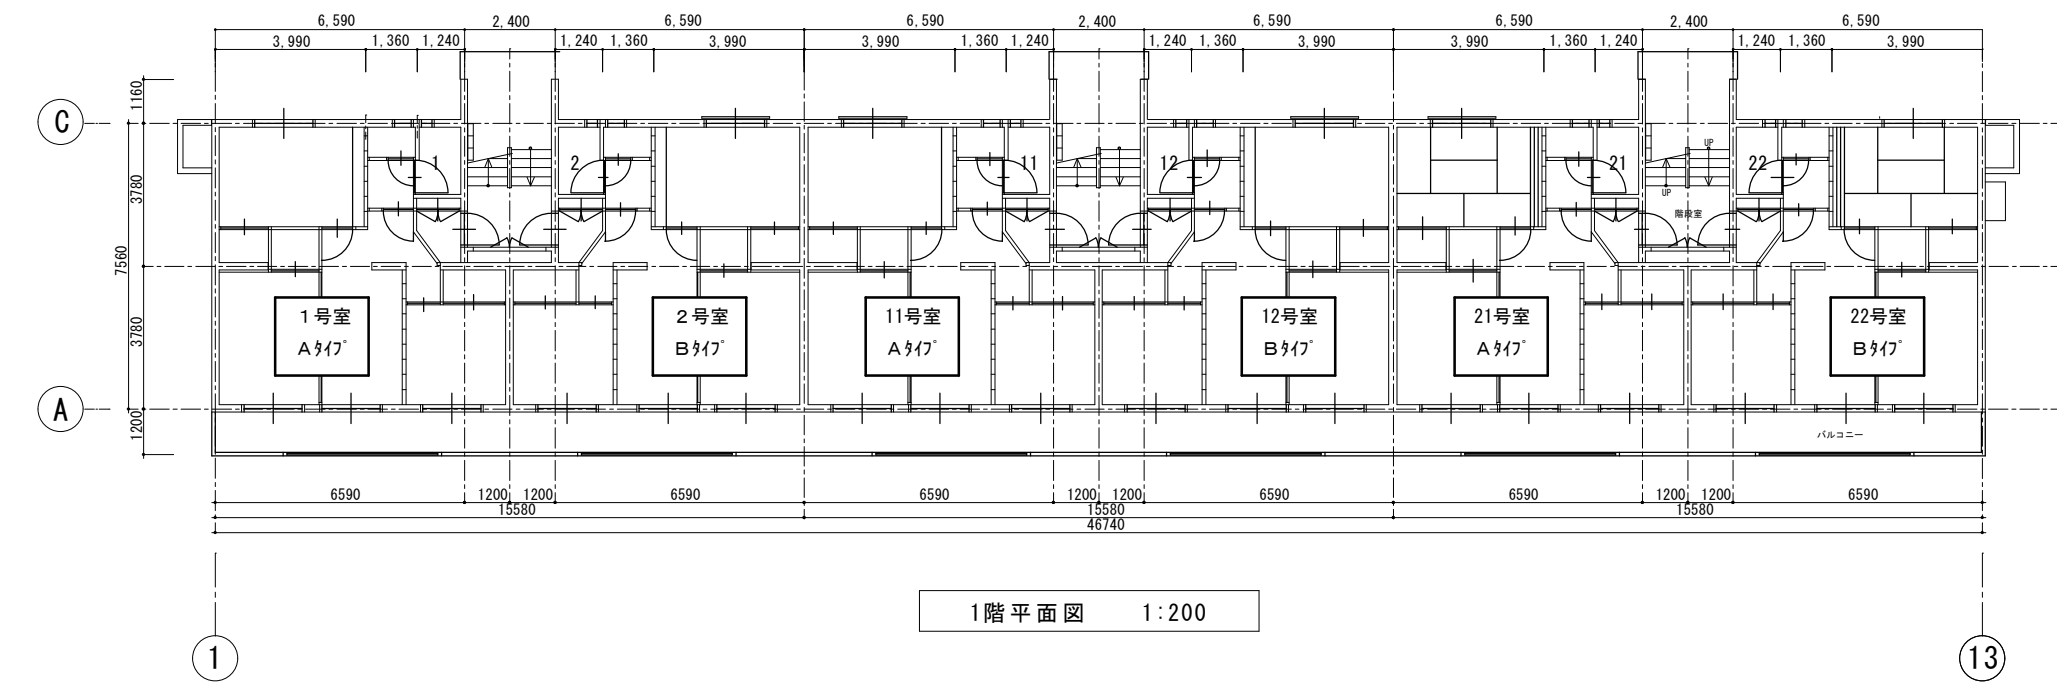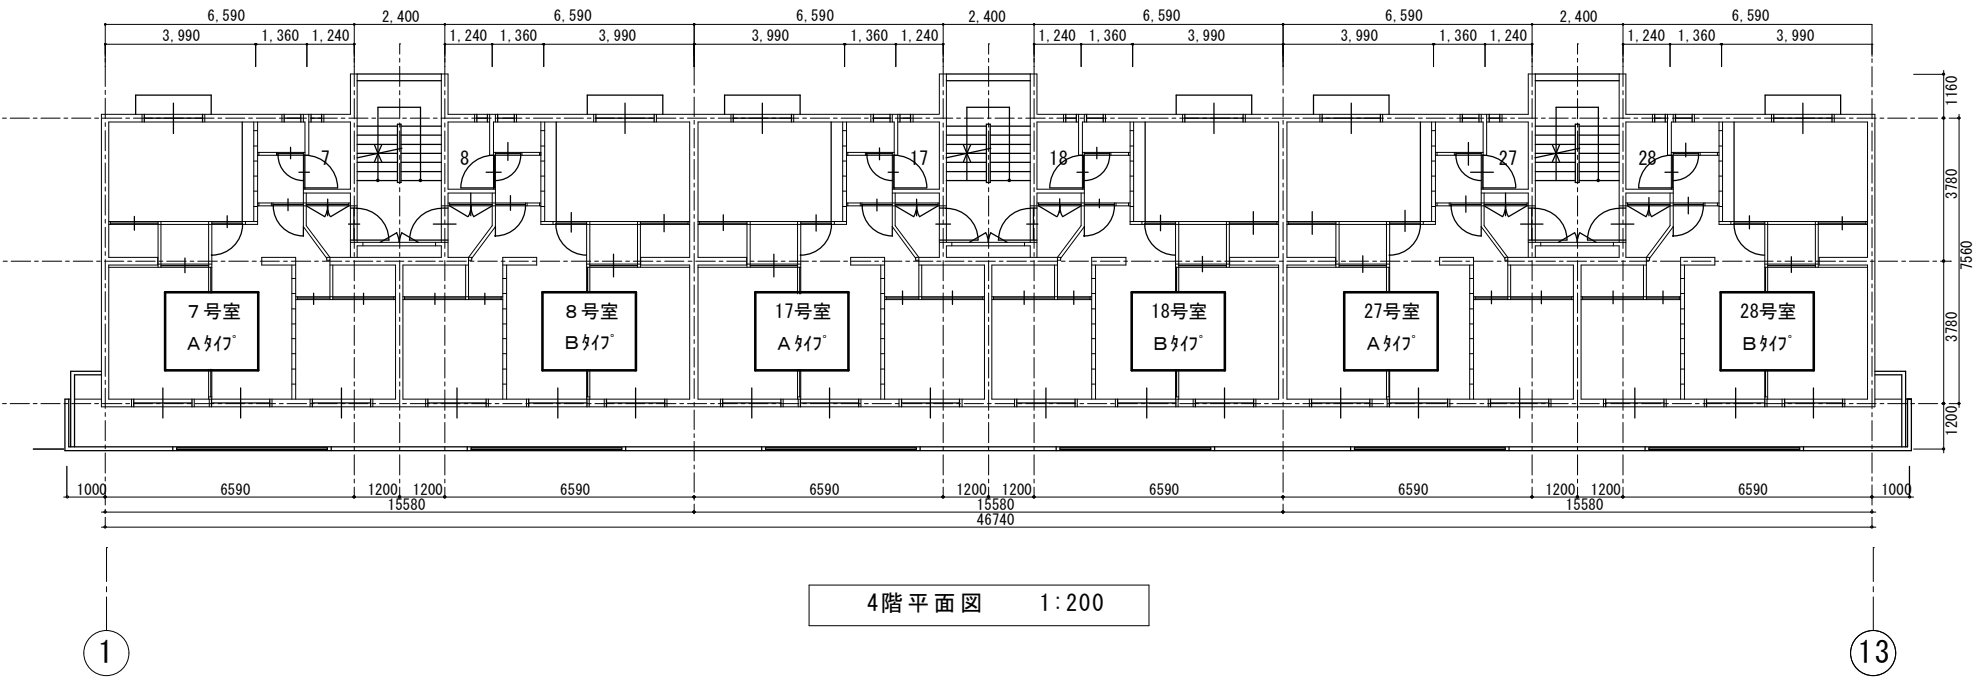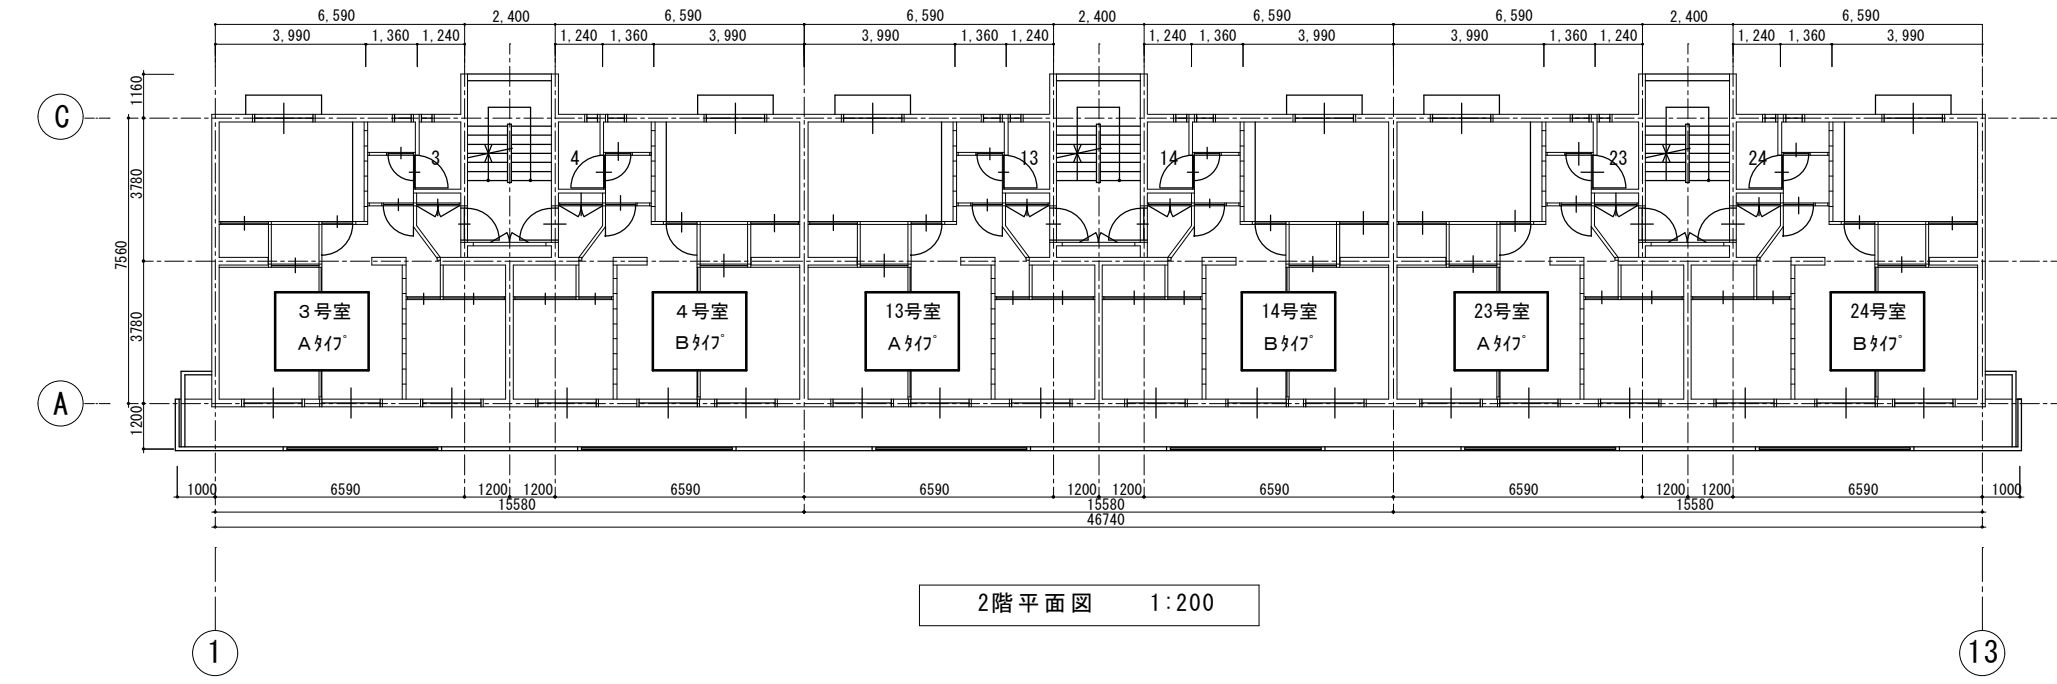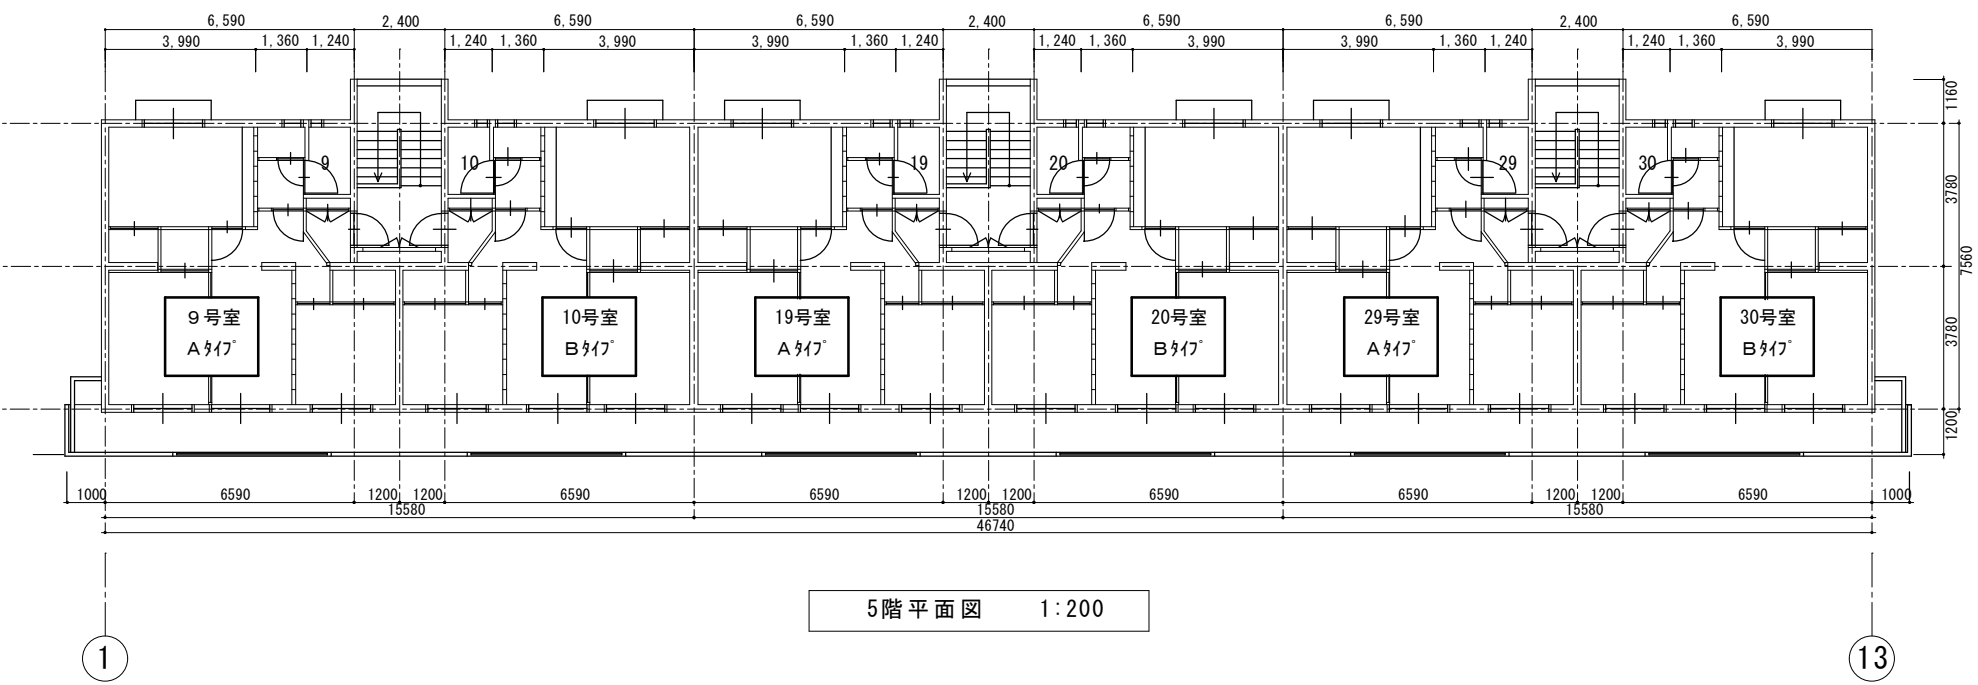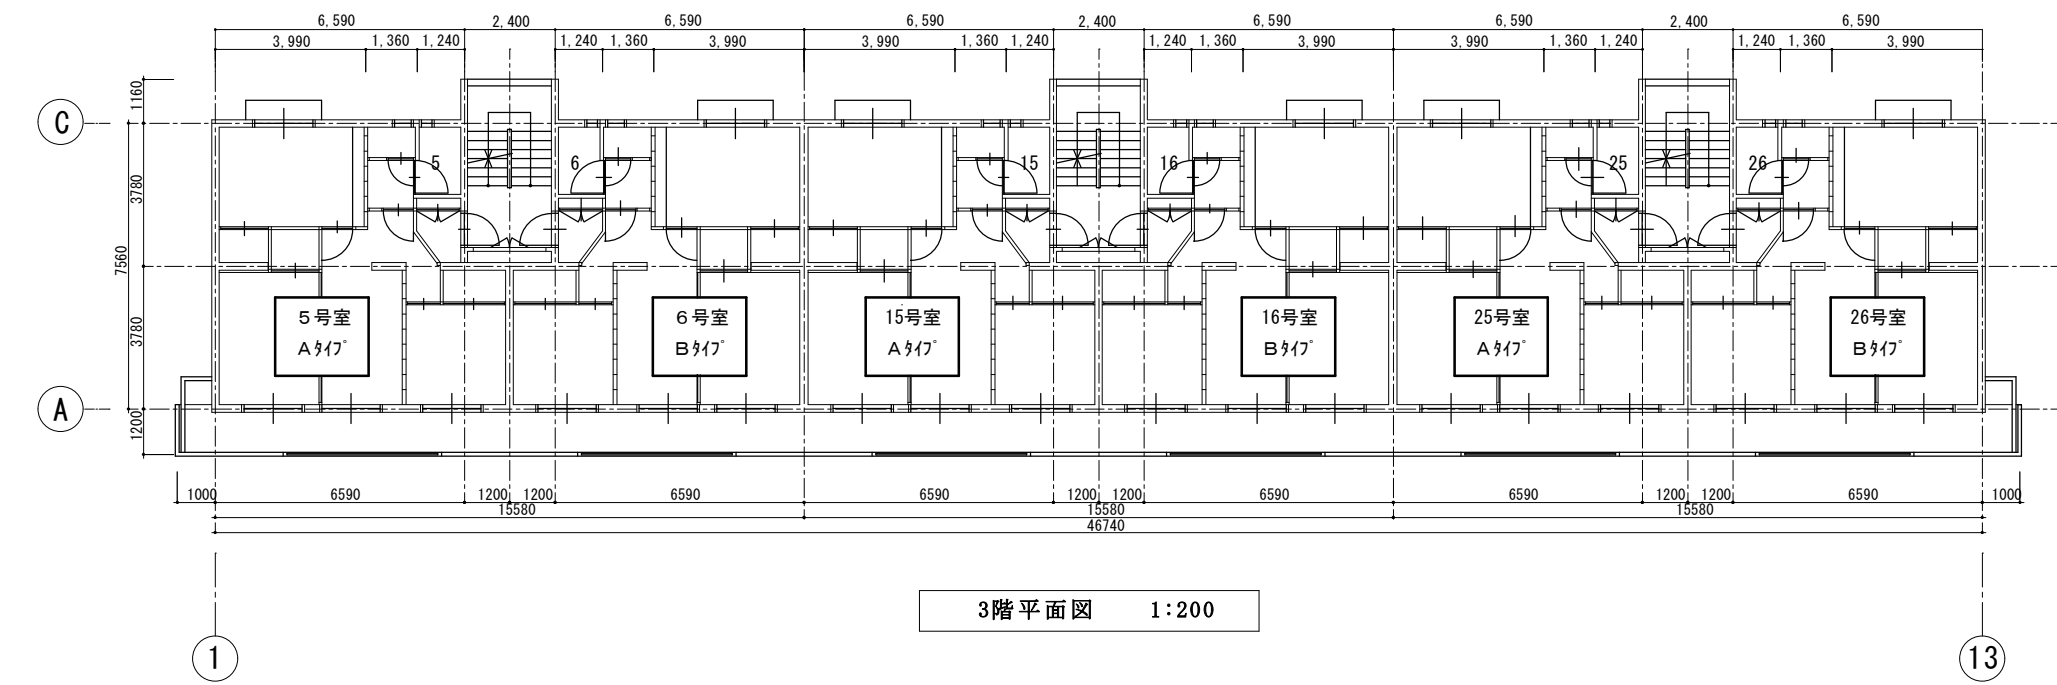

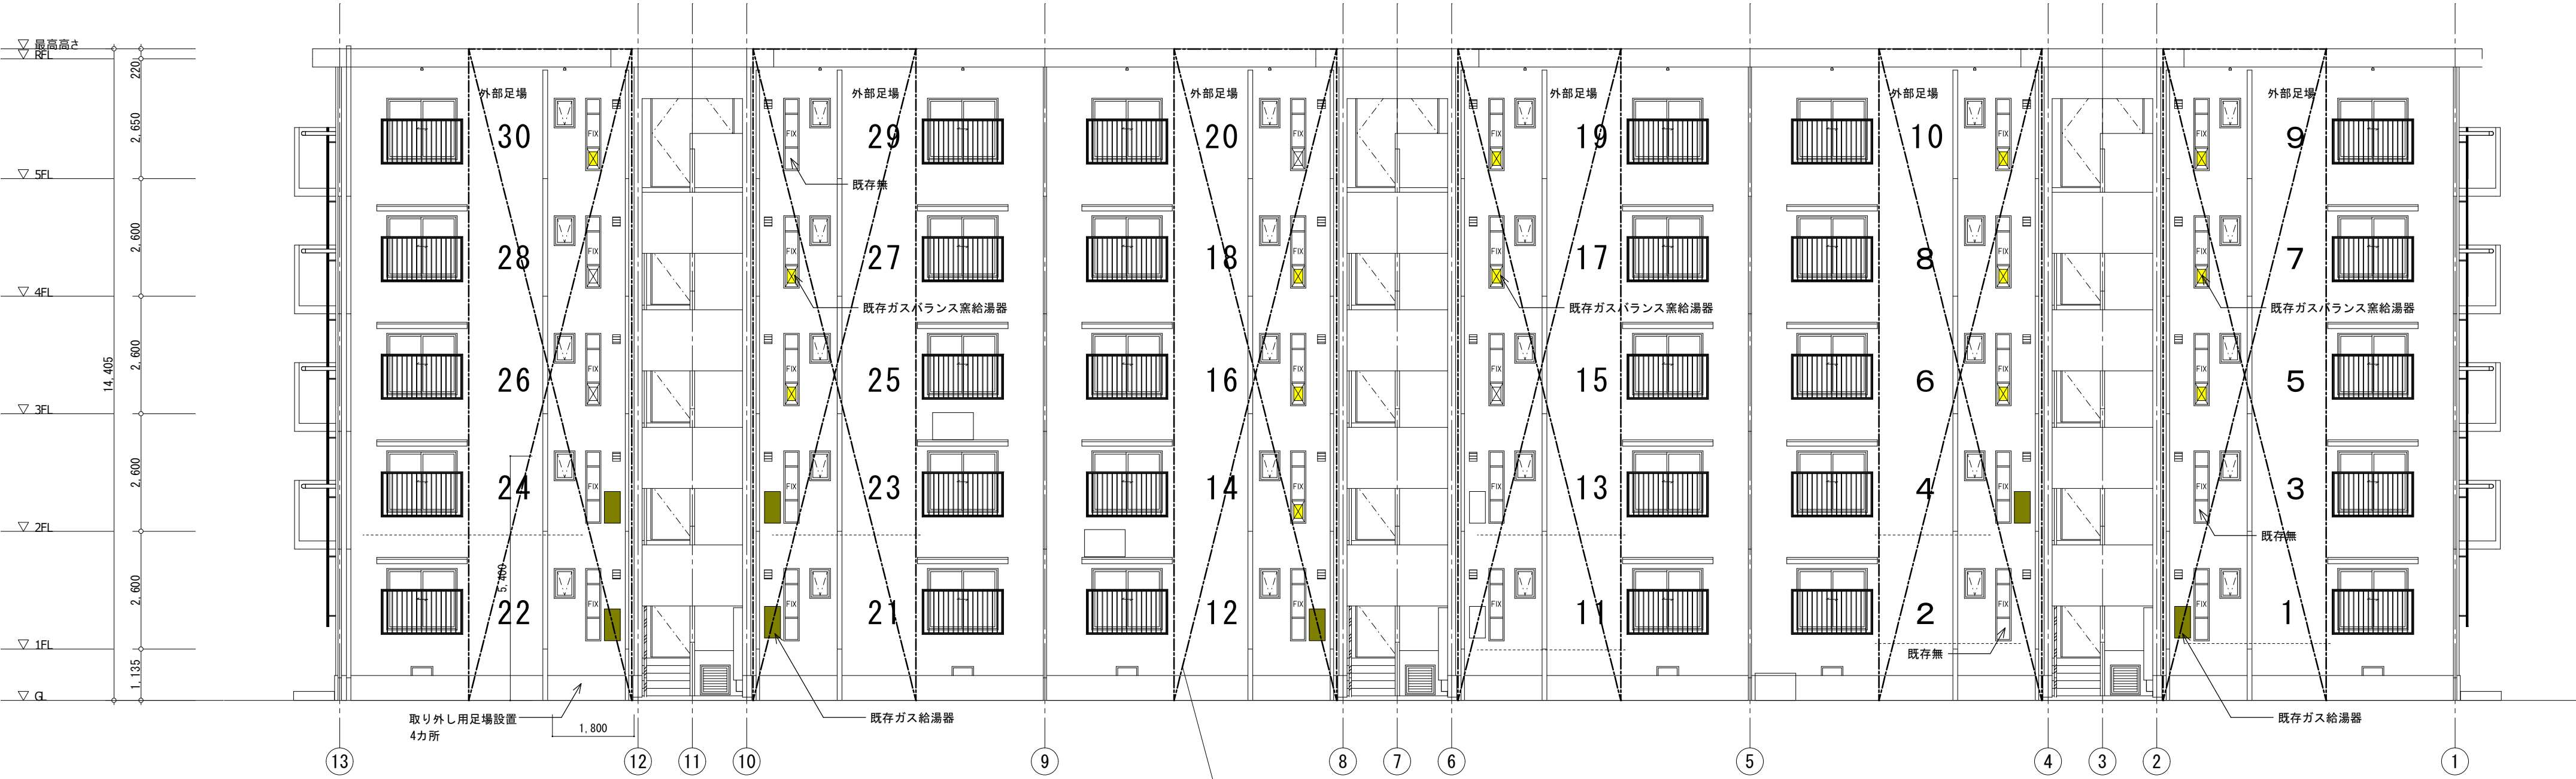


北 立面図 1:100


外部足場 想定設置位置を表示

改修リスト





凡例	内容
	既存ガス給湯器取り外し (配管共取り外し 設備)
	既存バランス釜取り外し (配管共取り外し 設備)
	既存器具取り外し無 (2・3・29・号室)




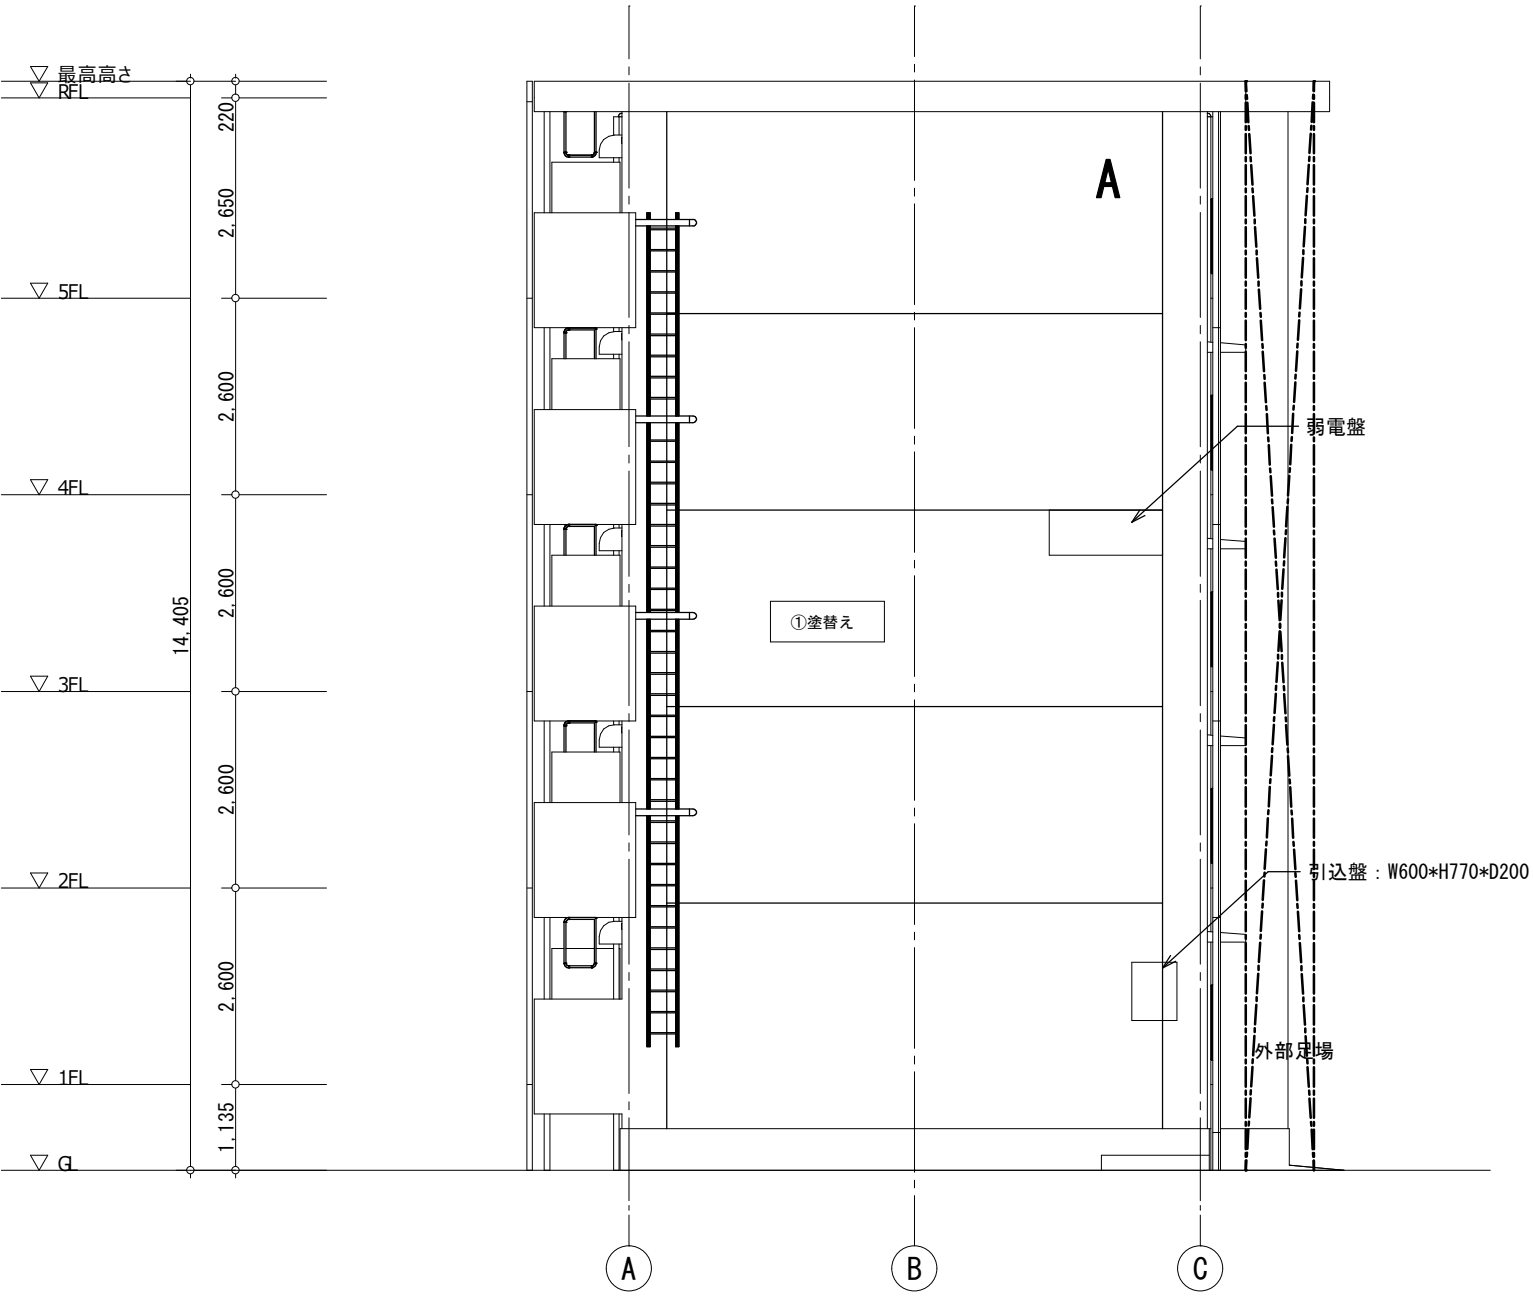



東 立面図 1:100

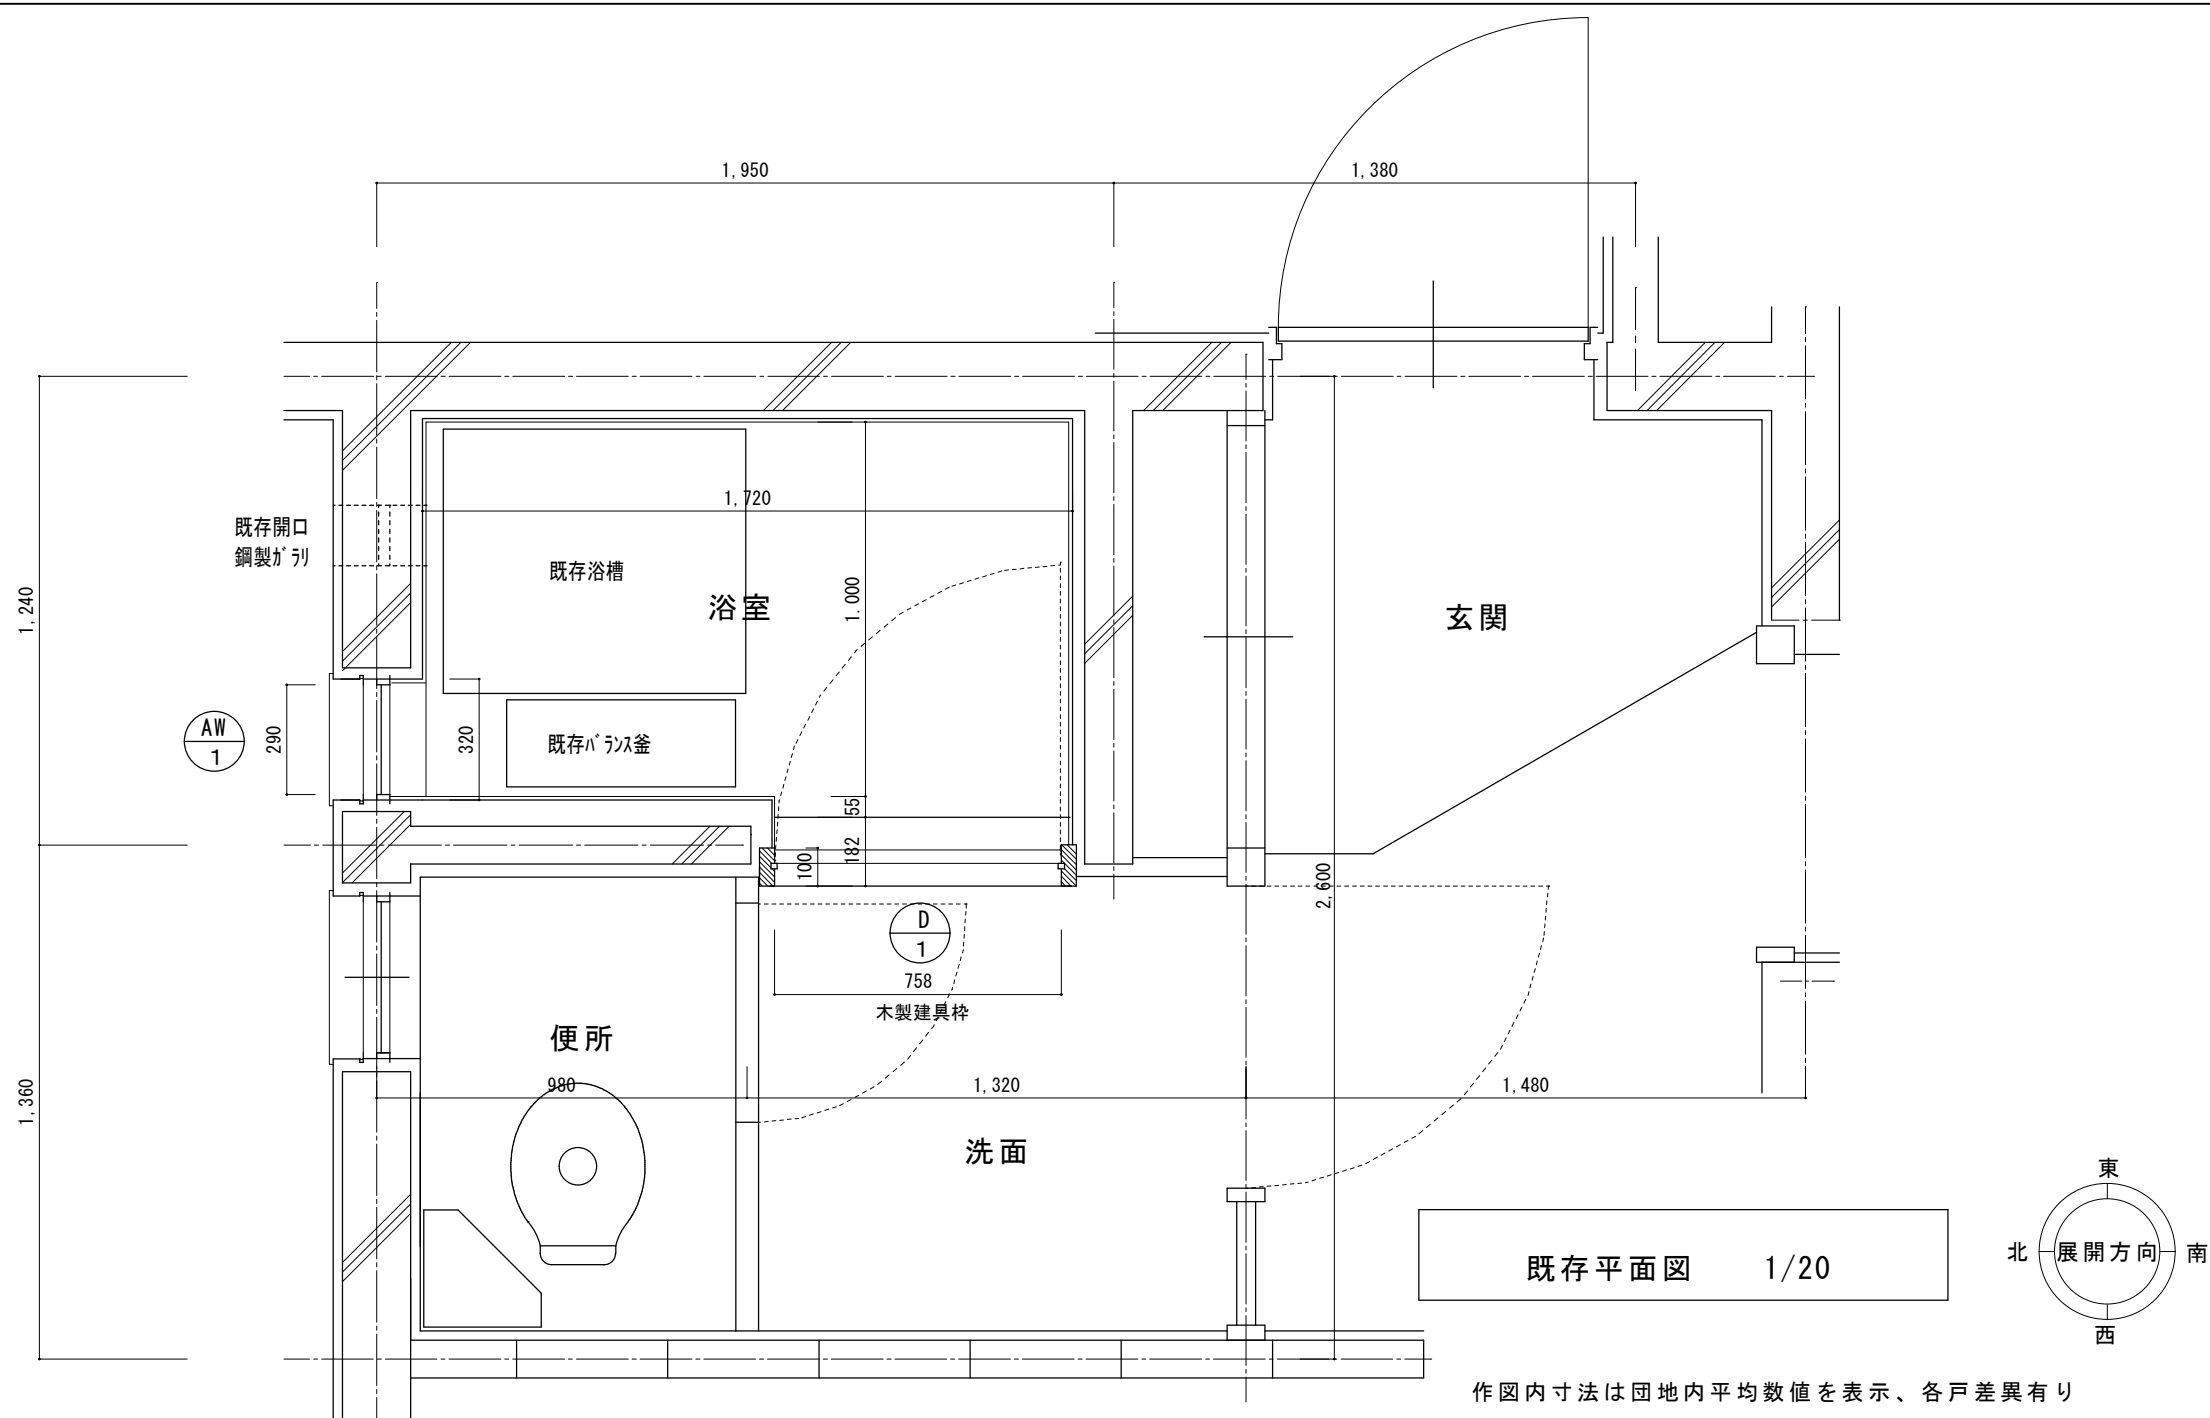

浴室		
部位	既存仕上	改修後仕上
床	モルタル下地	既存タイル下地調整、FRP防水の上
	磁器タイル貼 [清掃の上残置]	浴室用防滑塩ビシート<HS>貼 t=2.8
壁	モルタル下地	既存タイル及びモルタル面清掃下地調整の上
	腰:100角タイル貼 壁:モルタル塗VP [清掃の上残置]	浴室用フィルム貼<ホート>t=3.0接着貼
天井	木製バネ床下地	既存<ホート>面清掃下地調整
	フレキシブル<ホート>貼 t4 [清掃の上残置]	浴室用フィルム貼<ホート>t=3.0接着貼
備考	既存仕上りは原則清掃の上残置	—

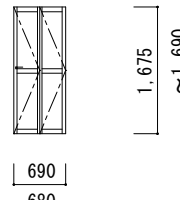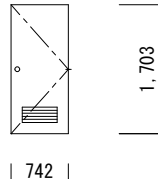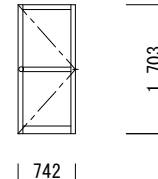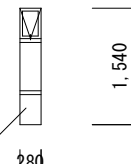記 号・名 称	AD 1 浴室用折れ戸	D 1 既存浴室戸撤去	AW 1 FIX部 既存のまま
形 状		木製ドア5カ所 	7mm製ドア10カ所   パナソニック取付開口
	製作前に現況実測確認 要	撤去処分	改修部支障部分シーリング撤去
室 名・数 量	浴室 実施室に 各1カ所	浴室 2. 4. 6. 8. 14. 18. 20. 22. 24. 26号室	浴室 10. 12. 16. 28. 30号室
材 質・仕 様	カーブミ	木製 合板フラッシュ戸	7mm製
ガラス・仕上	樹脂パネル t2	ガラリ付	アクリルパネル・型ガラス
金 物	付属金物 1式 枠共新設	-	-
備 考	額縁塩ビ製四角枠 D165、下枠198	ドアのみ撤去 枠損傷部は撤去改修	7mm枠共撤去 枠損傷部は撤去改修
			下部パナソニック取付開口部枠、補修

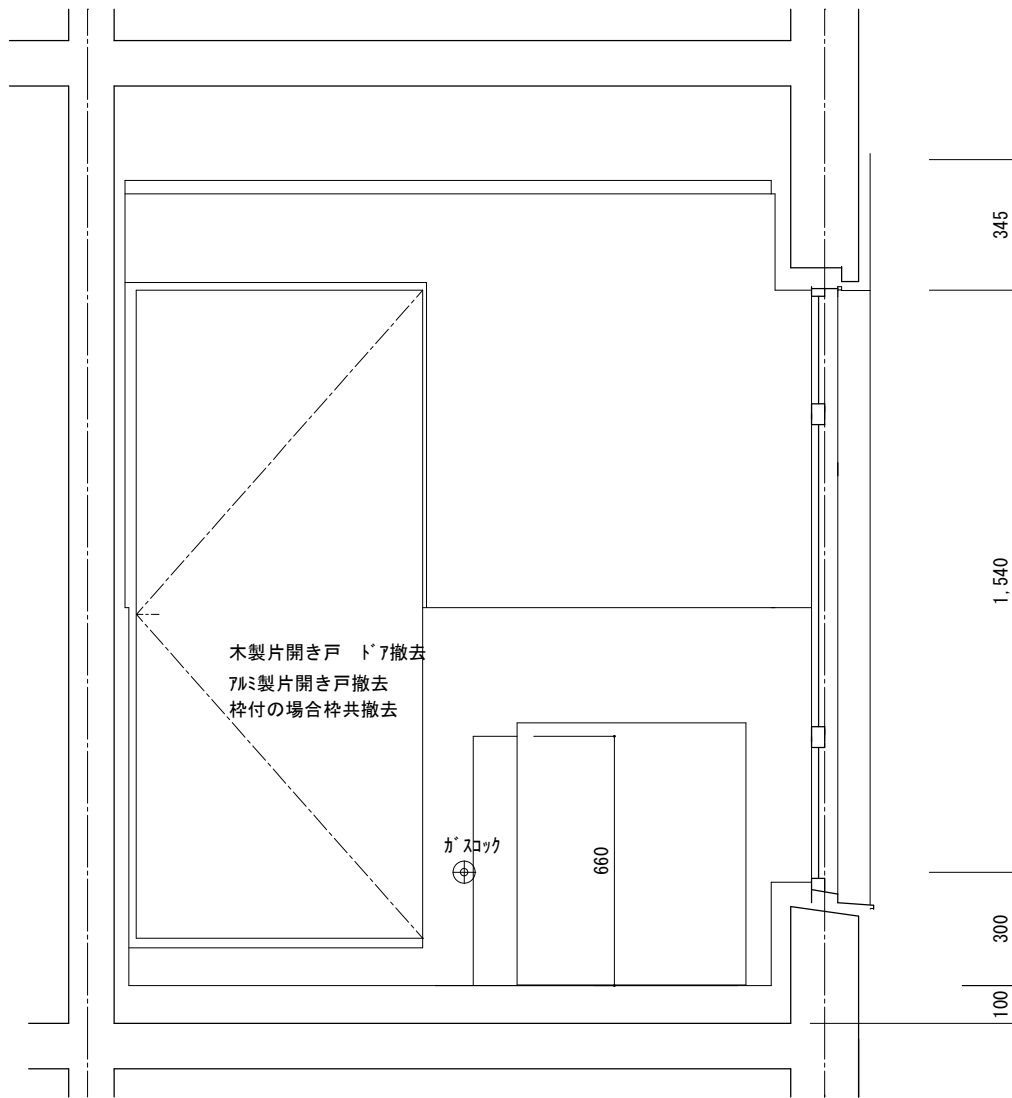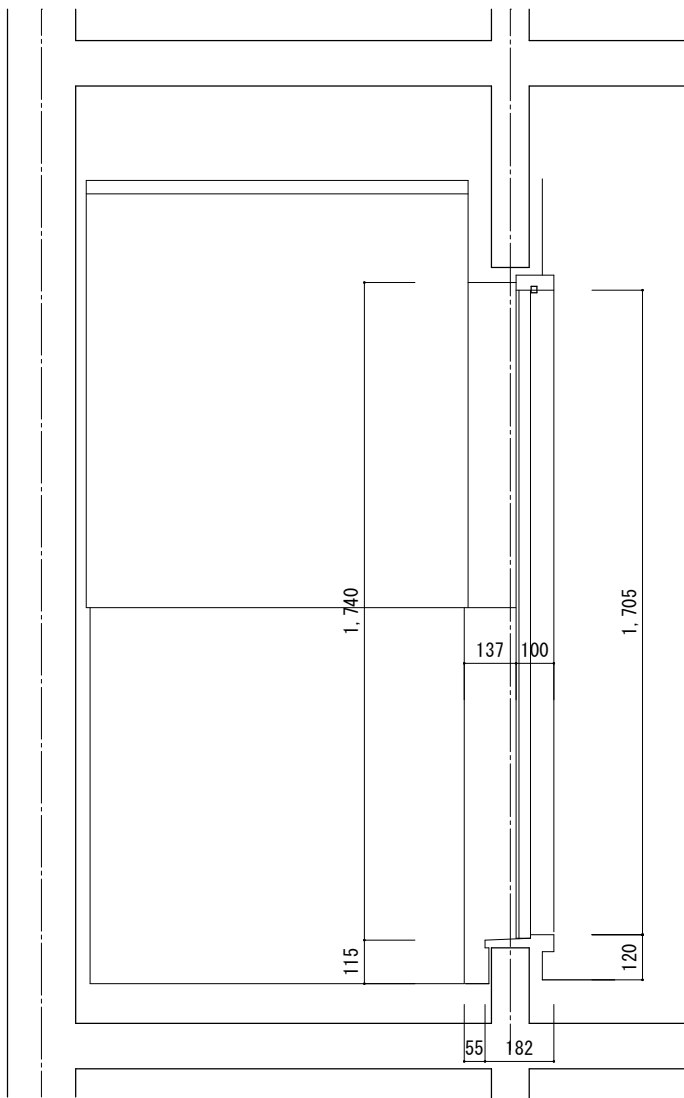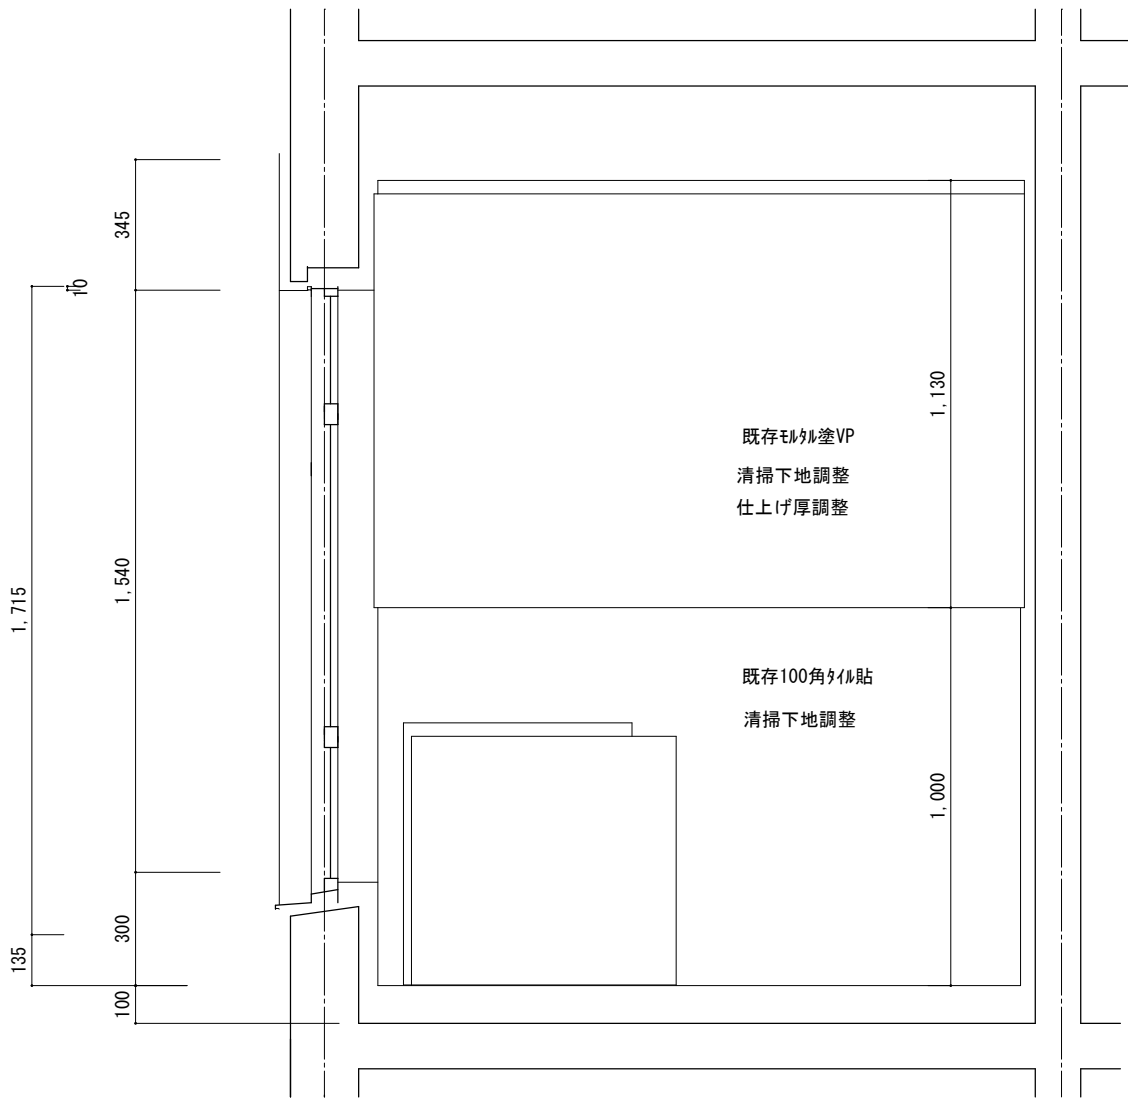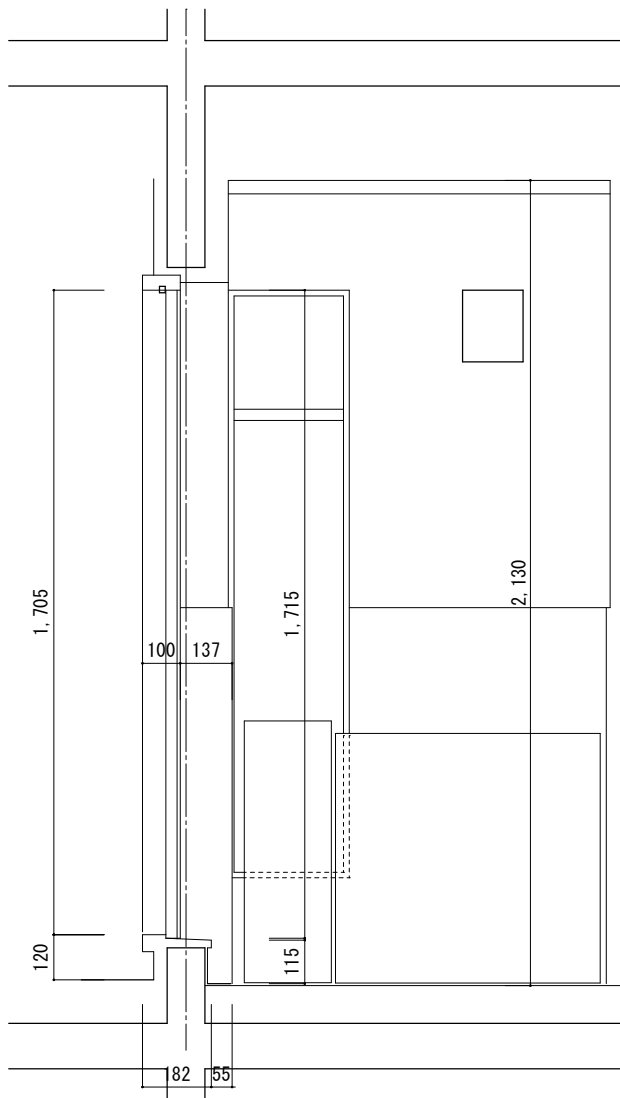


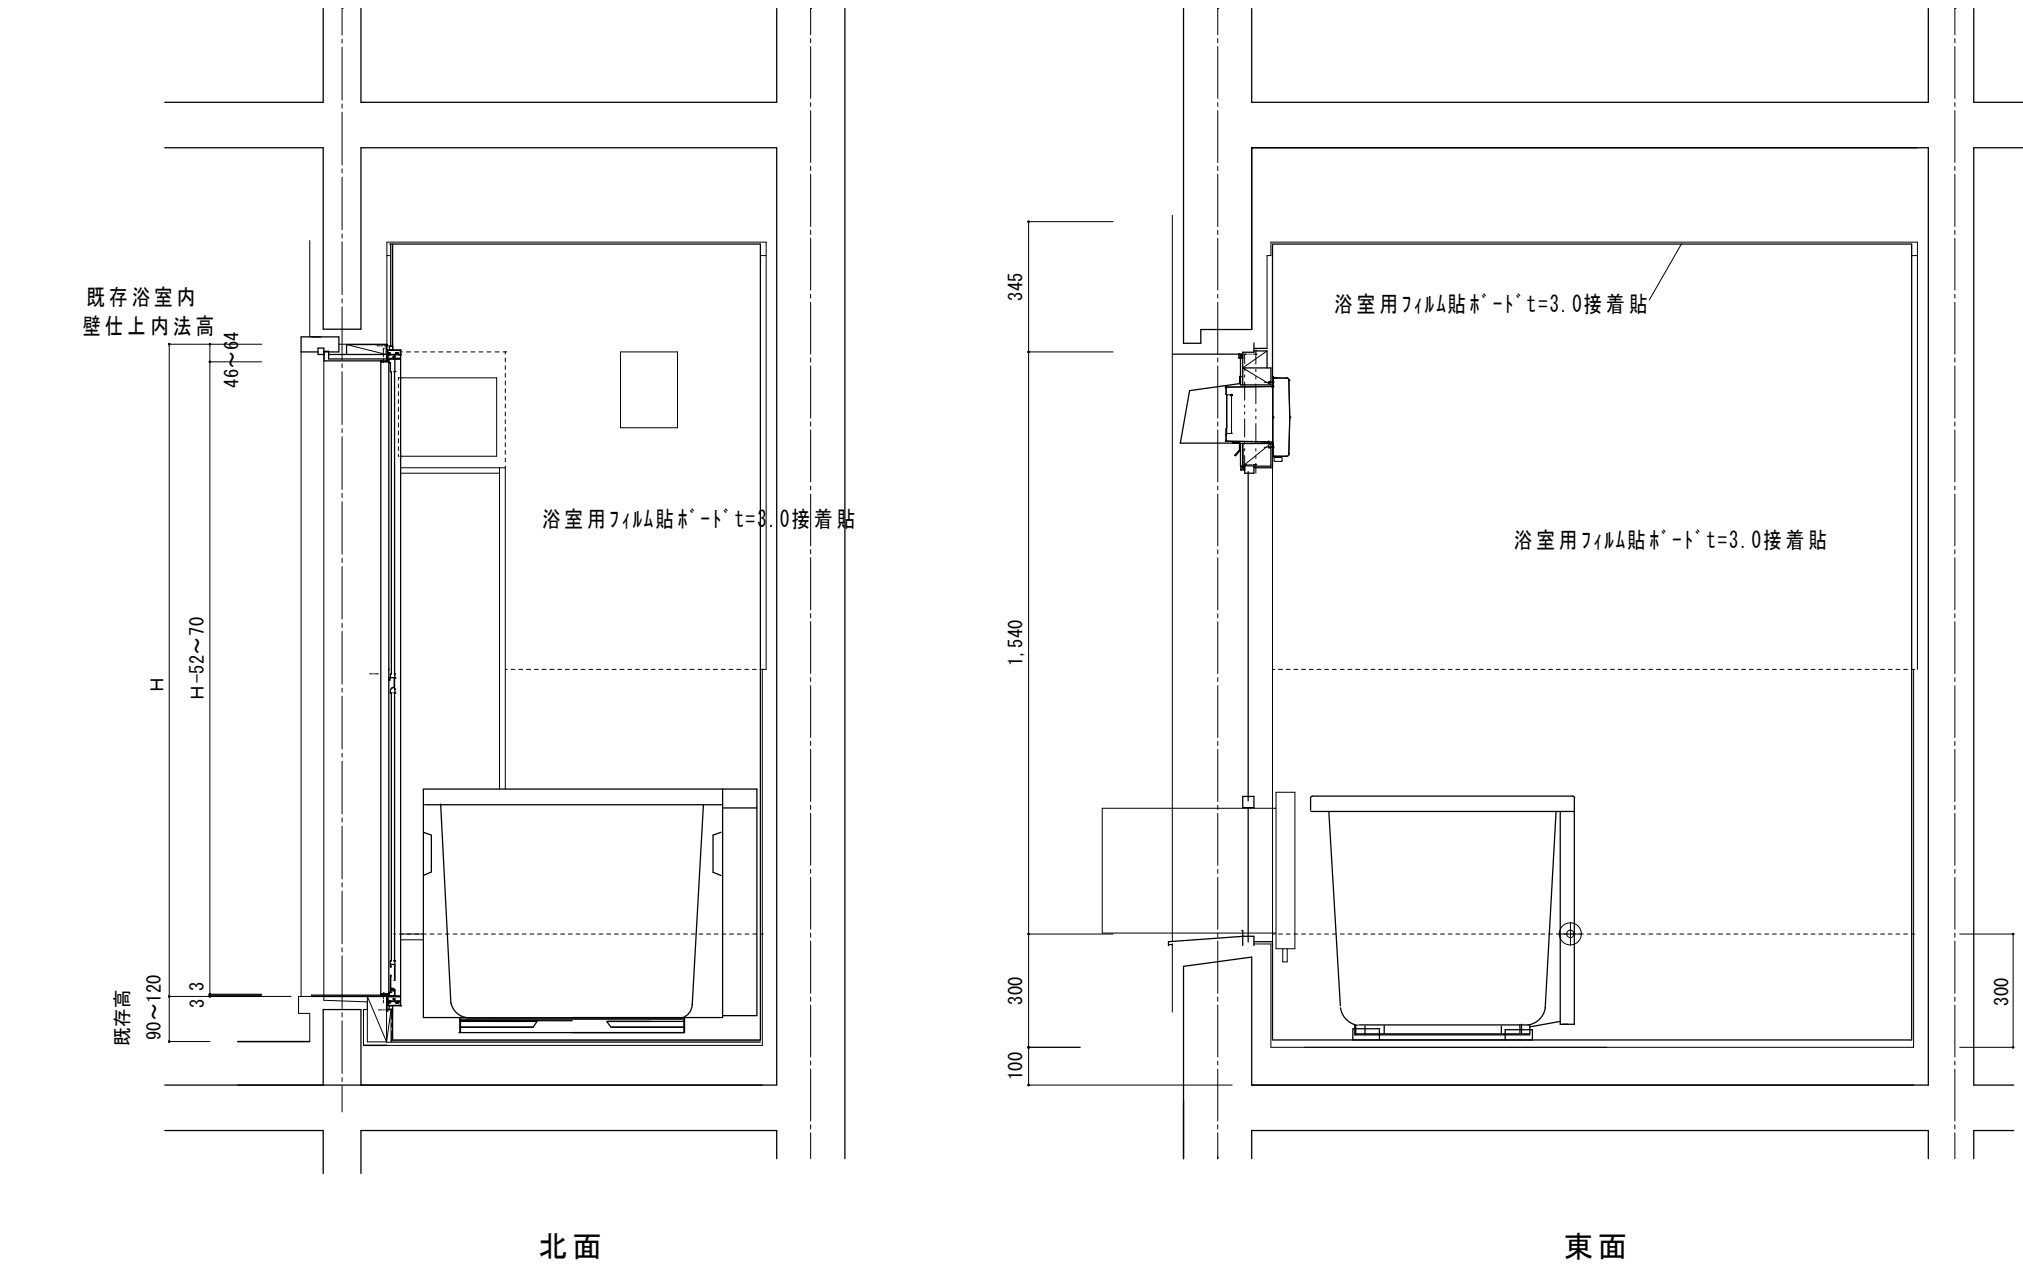




鳴門市都市建設部まちづくり課





図面 No. A-07

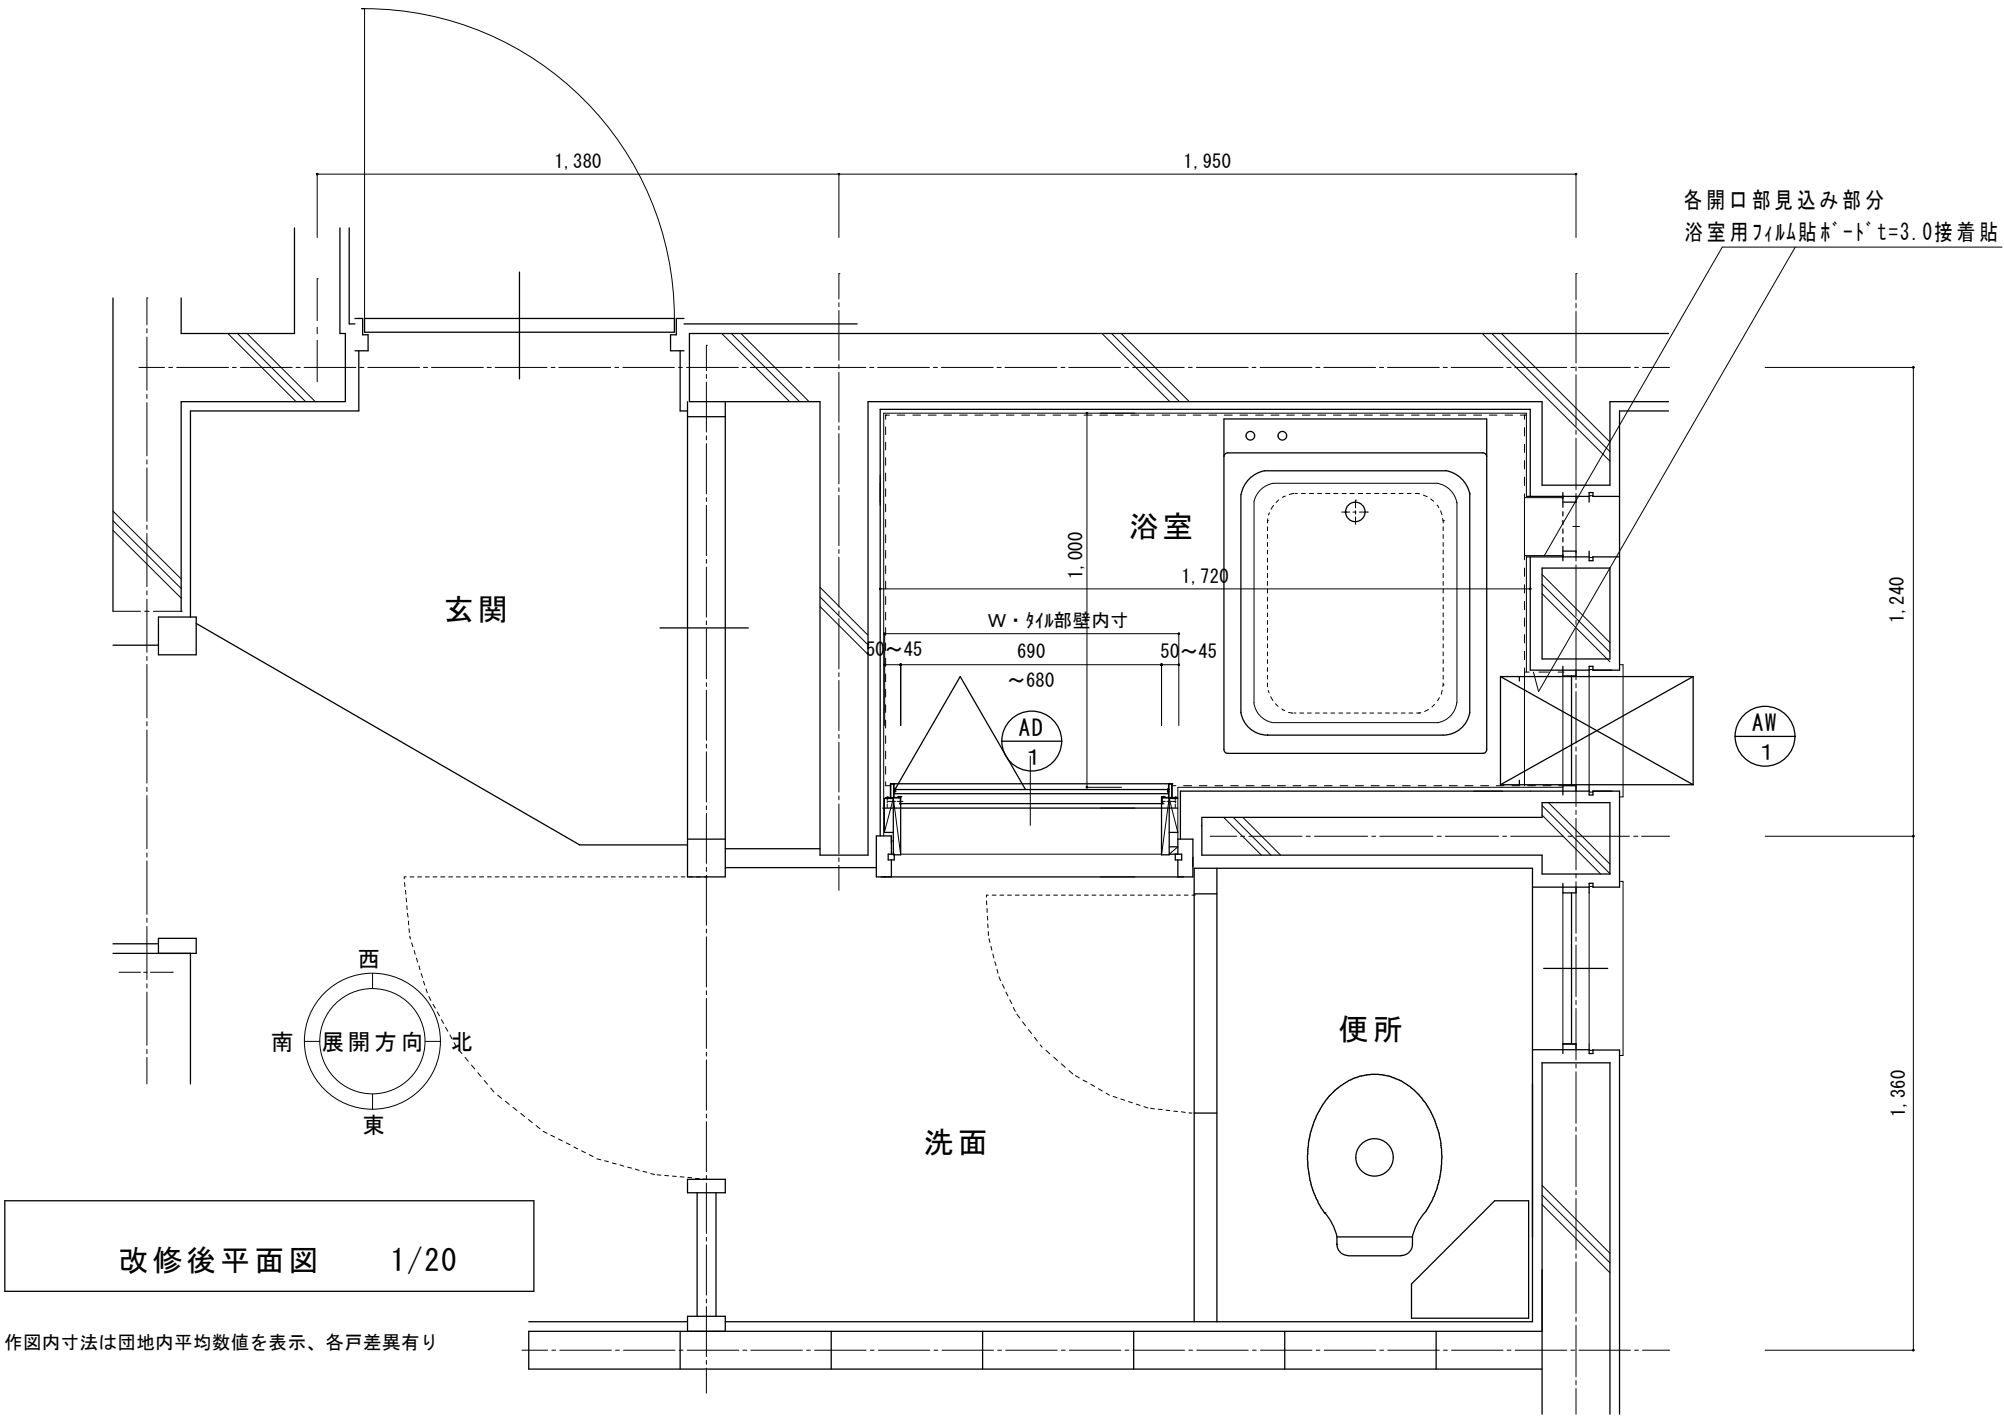



作図内寸法は団地内平均数値を表示、各戸差異有り

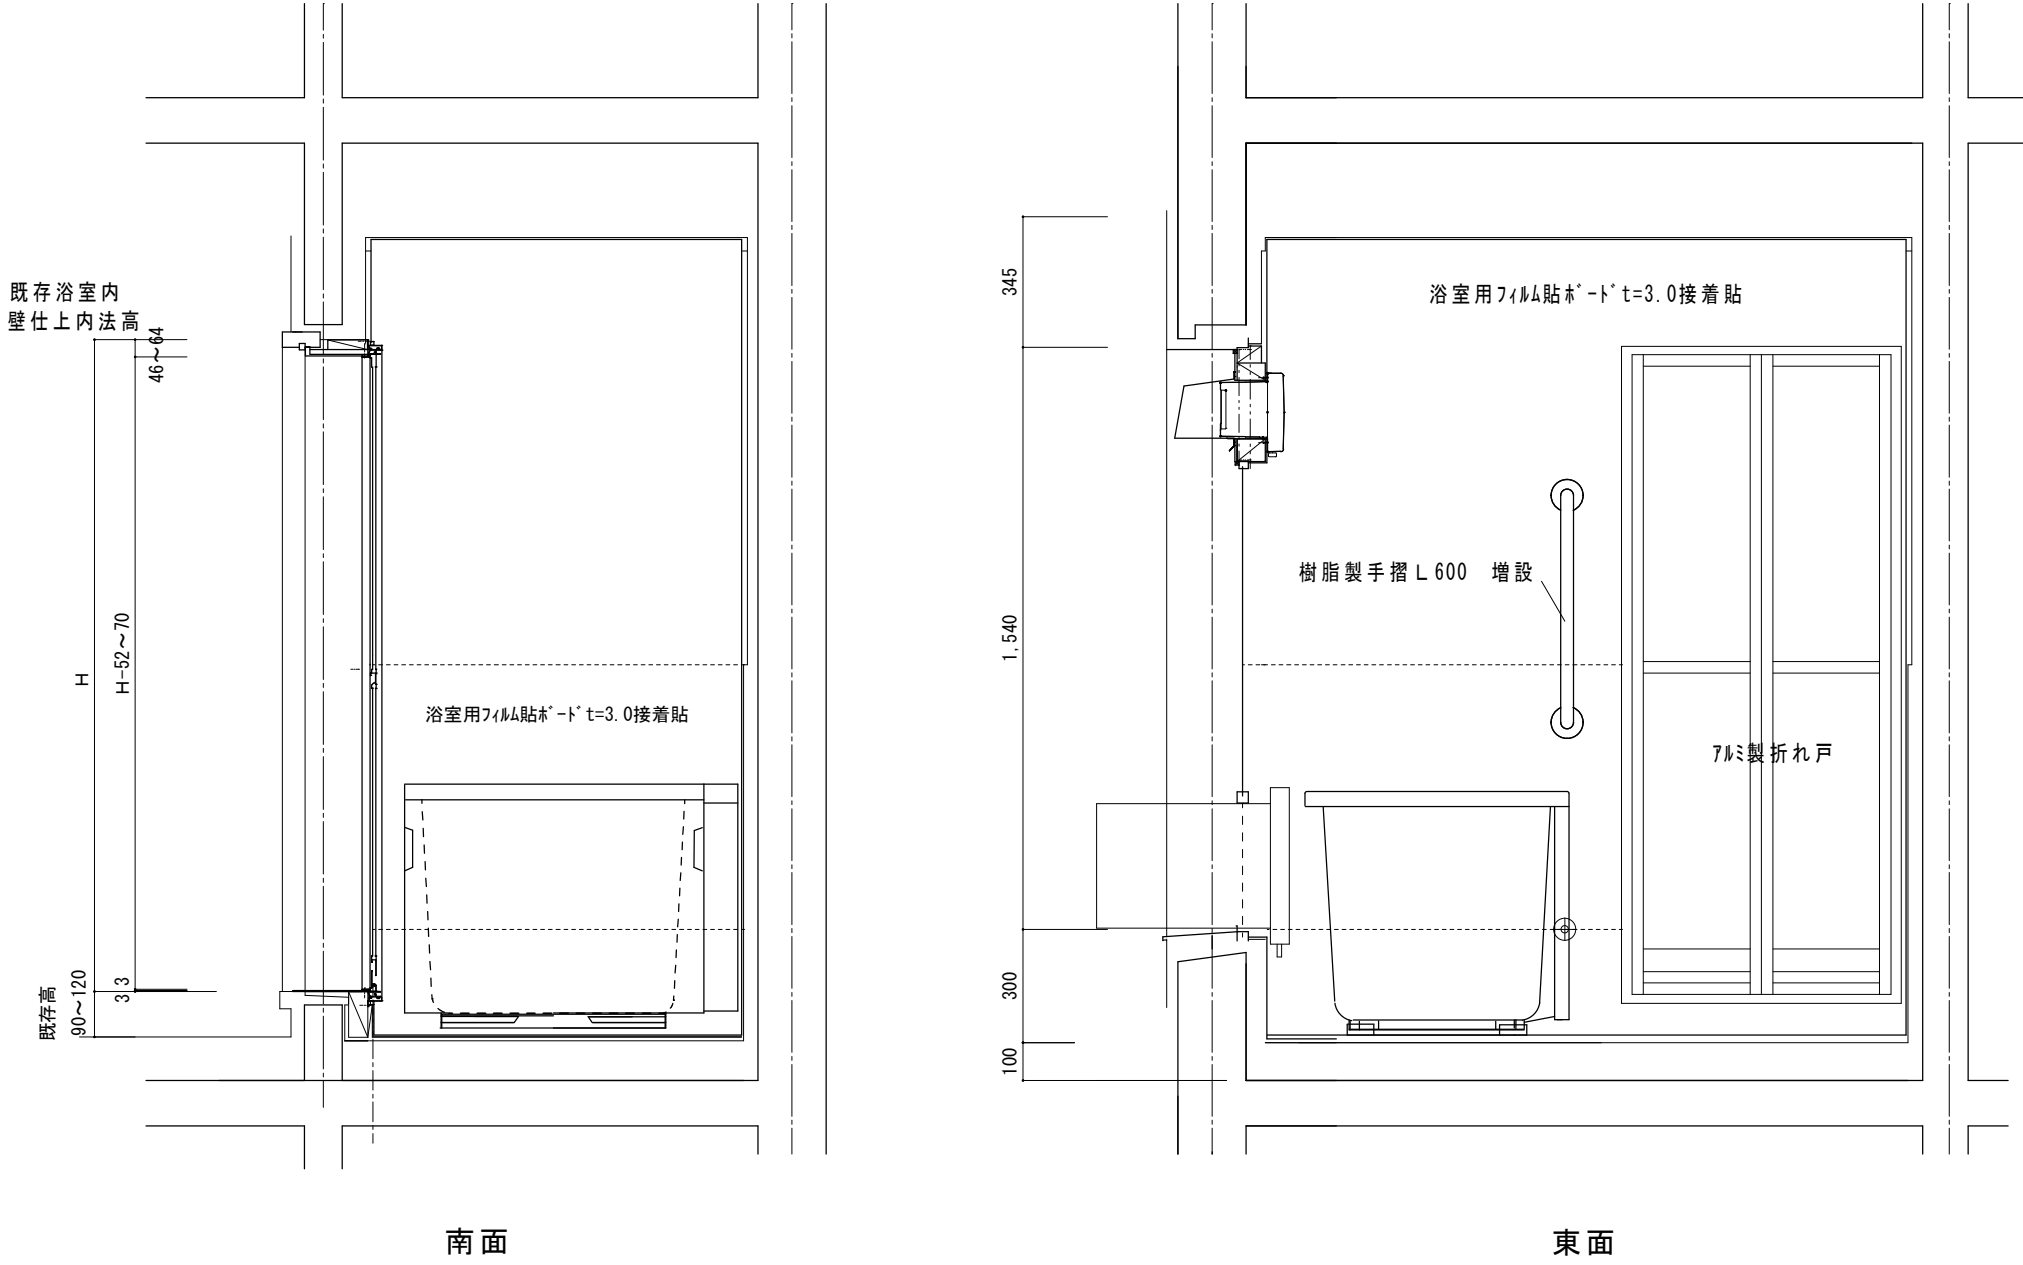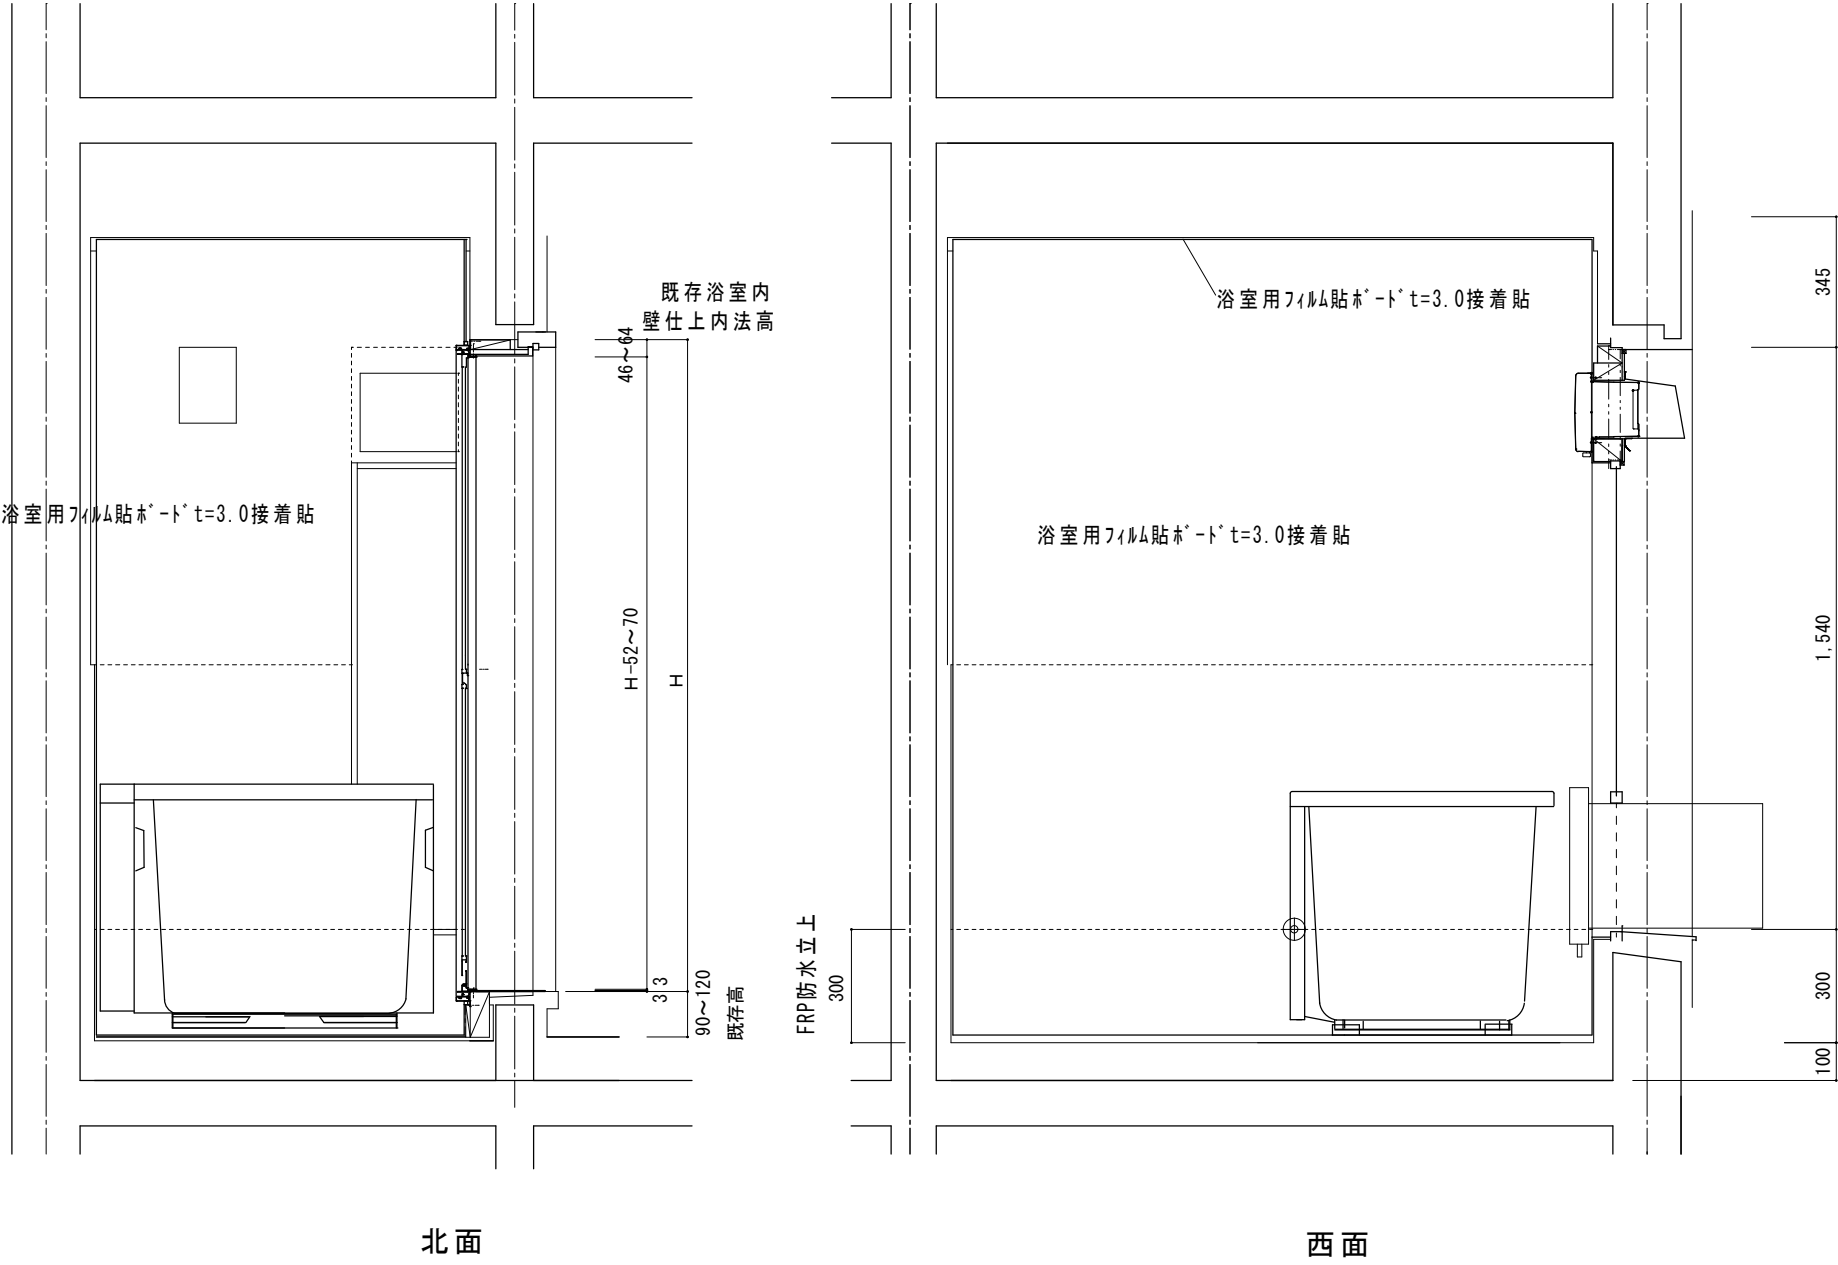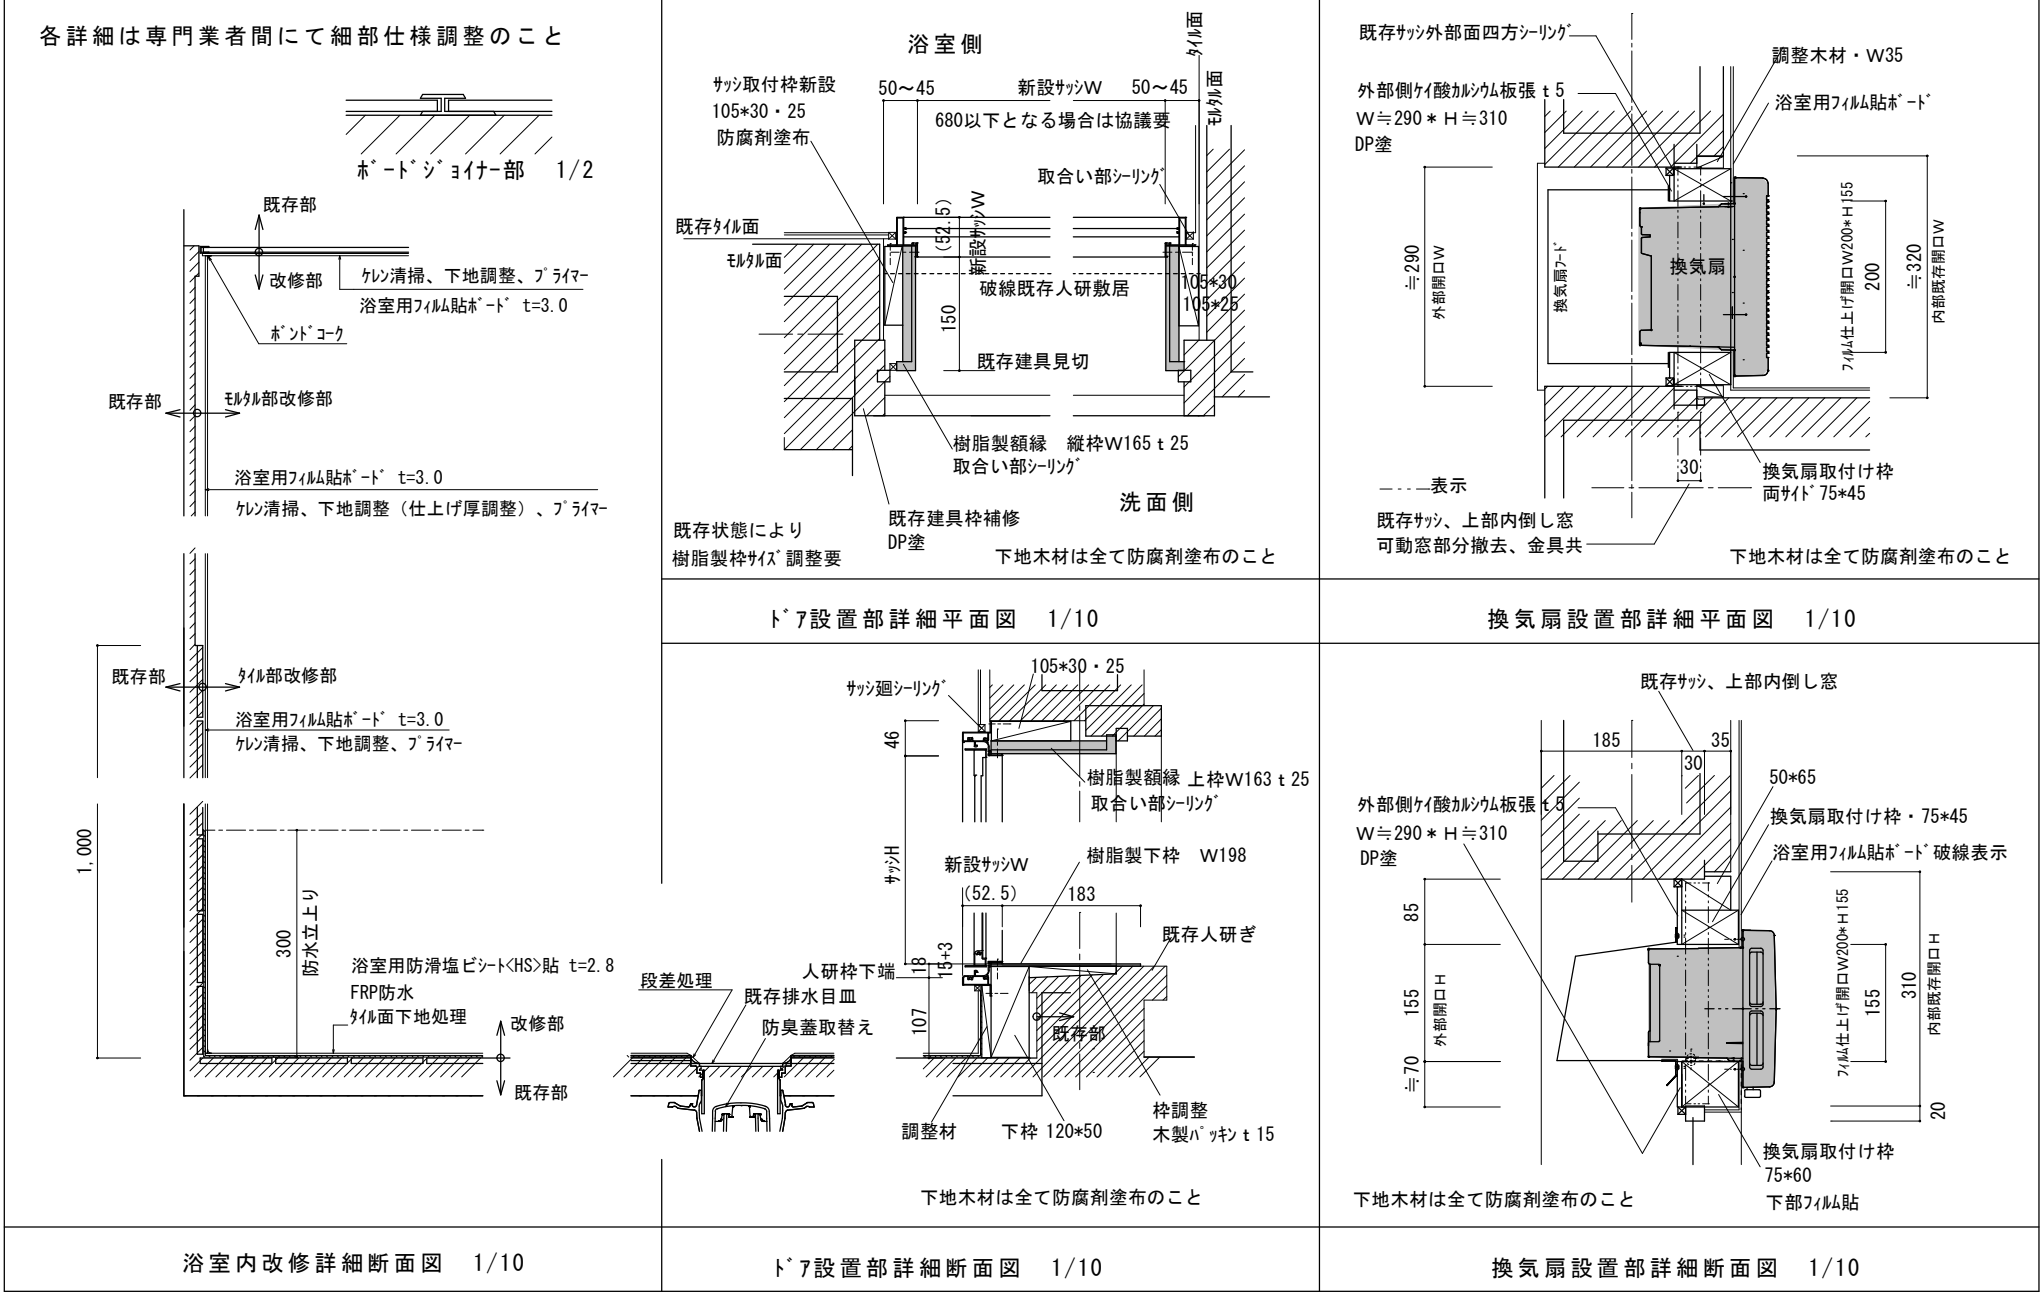

改修前
1号室

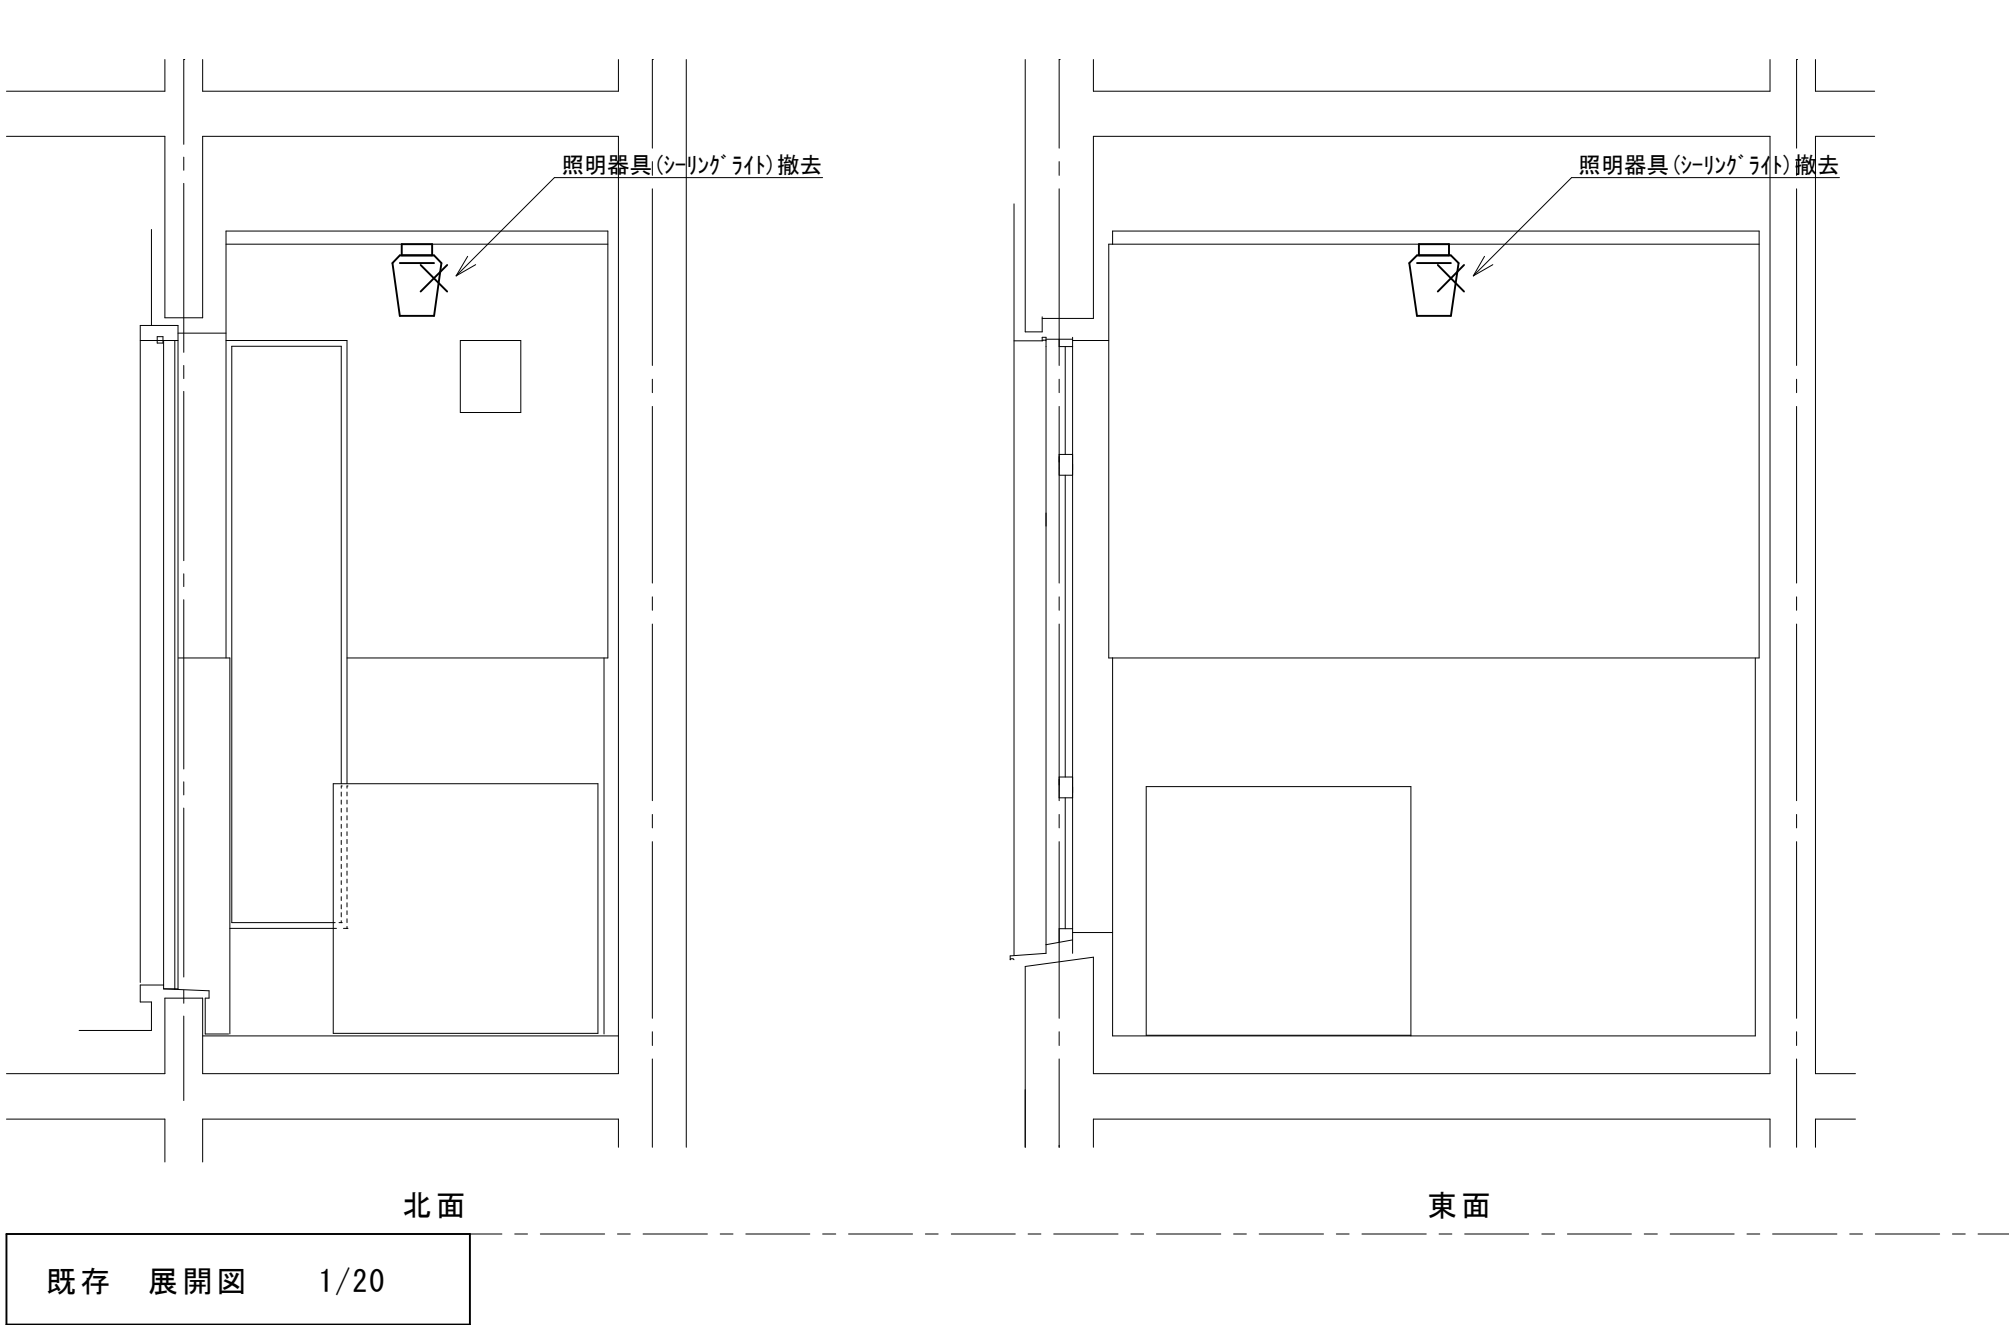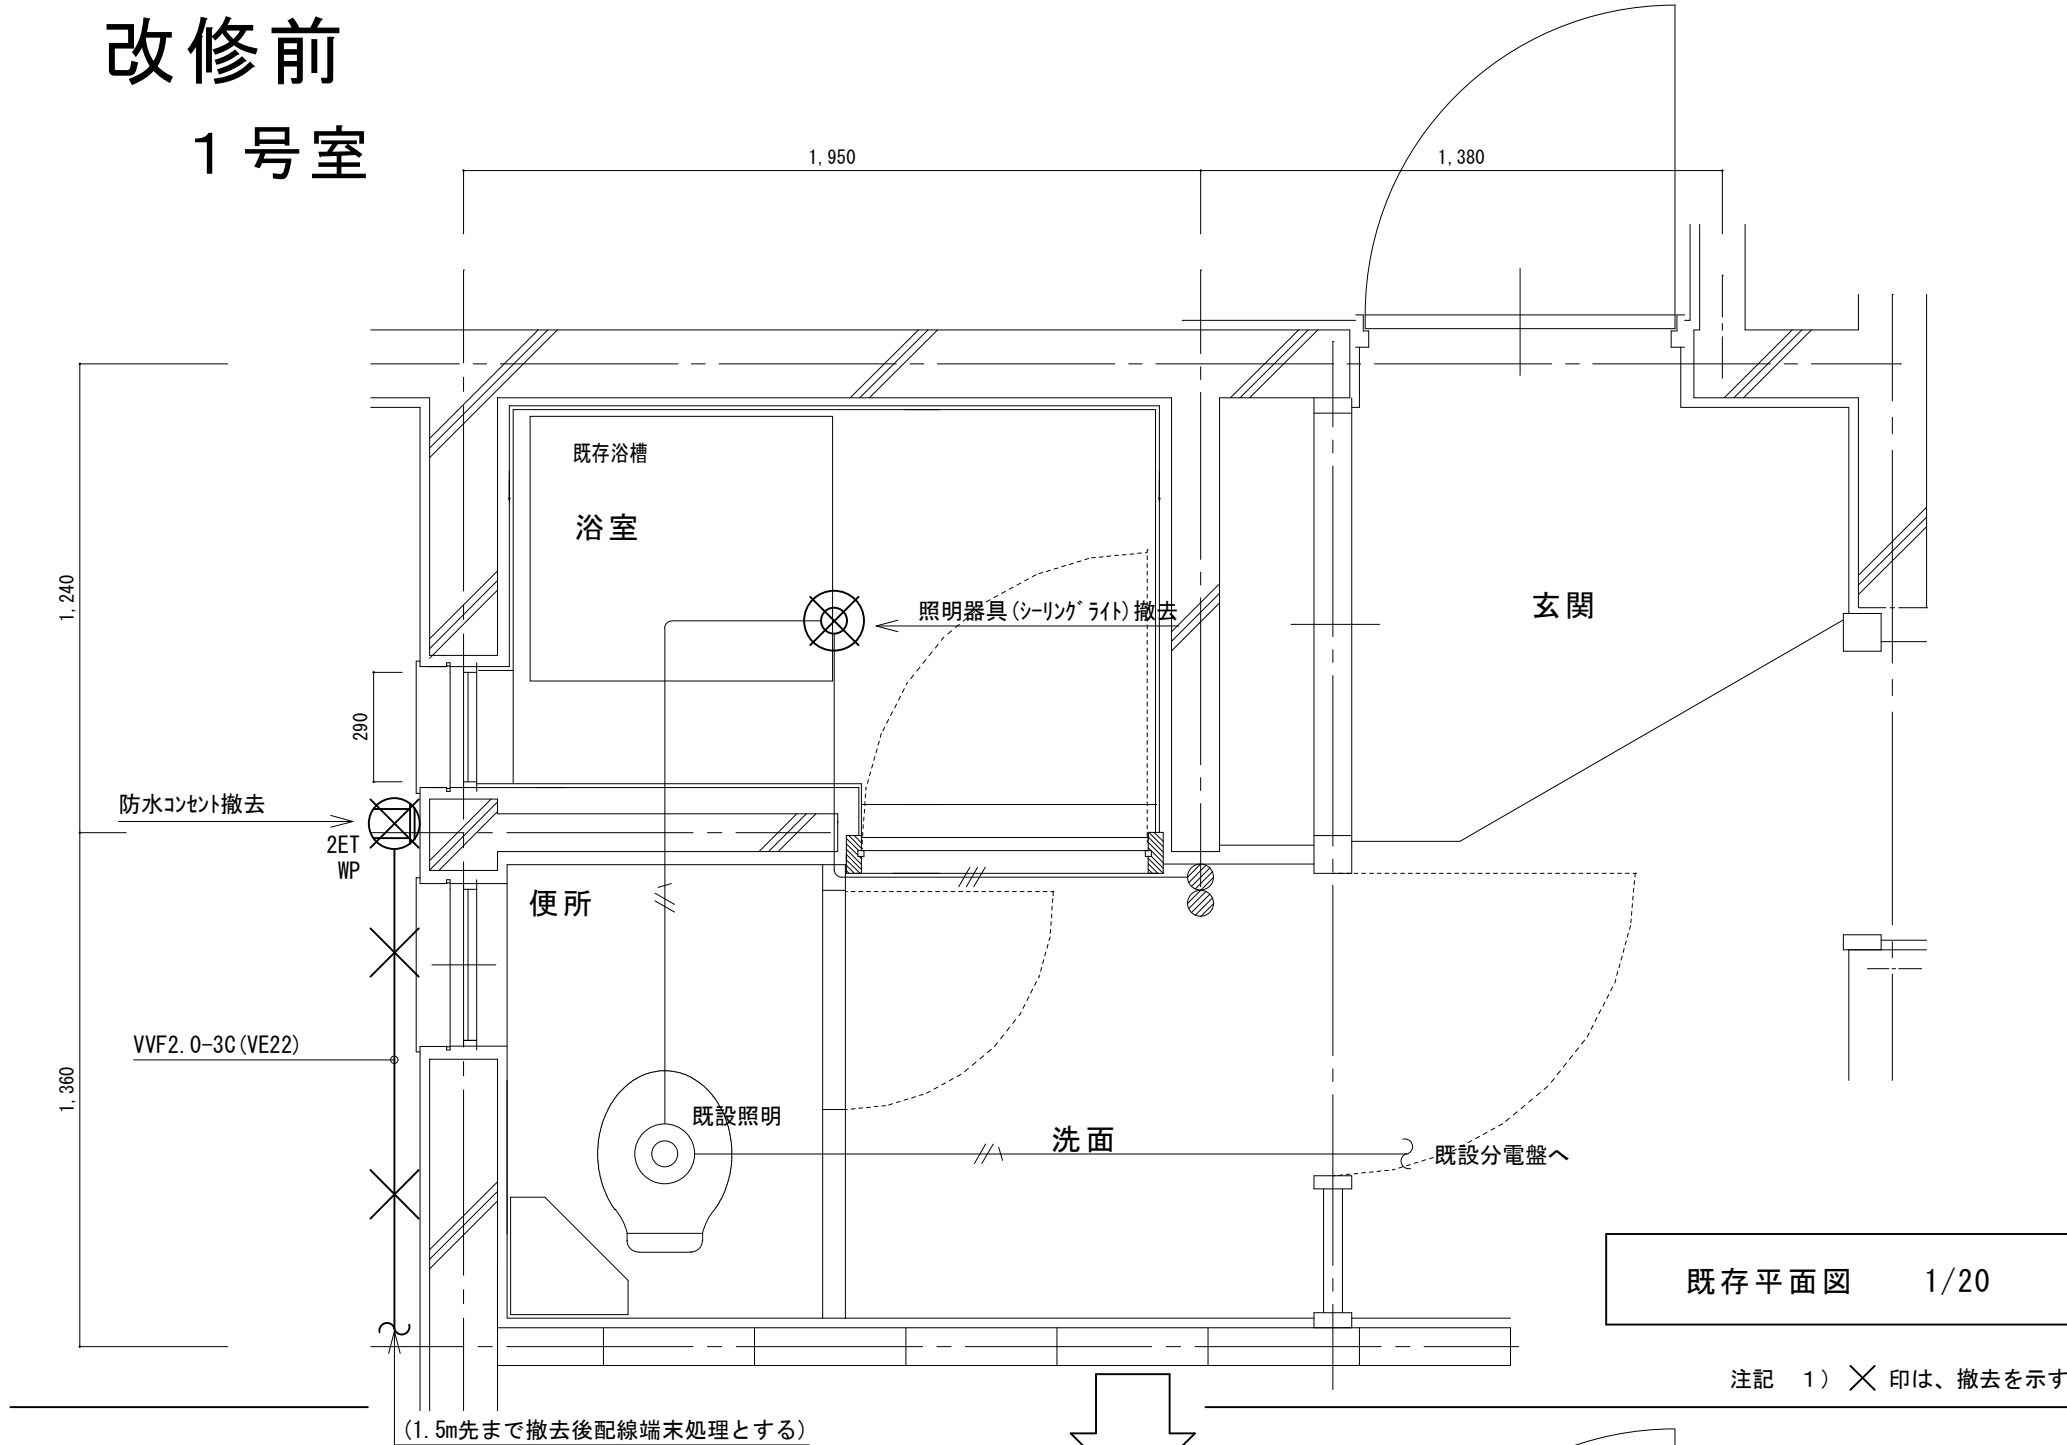


改修後
1号室

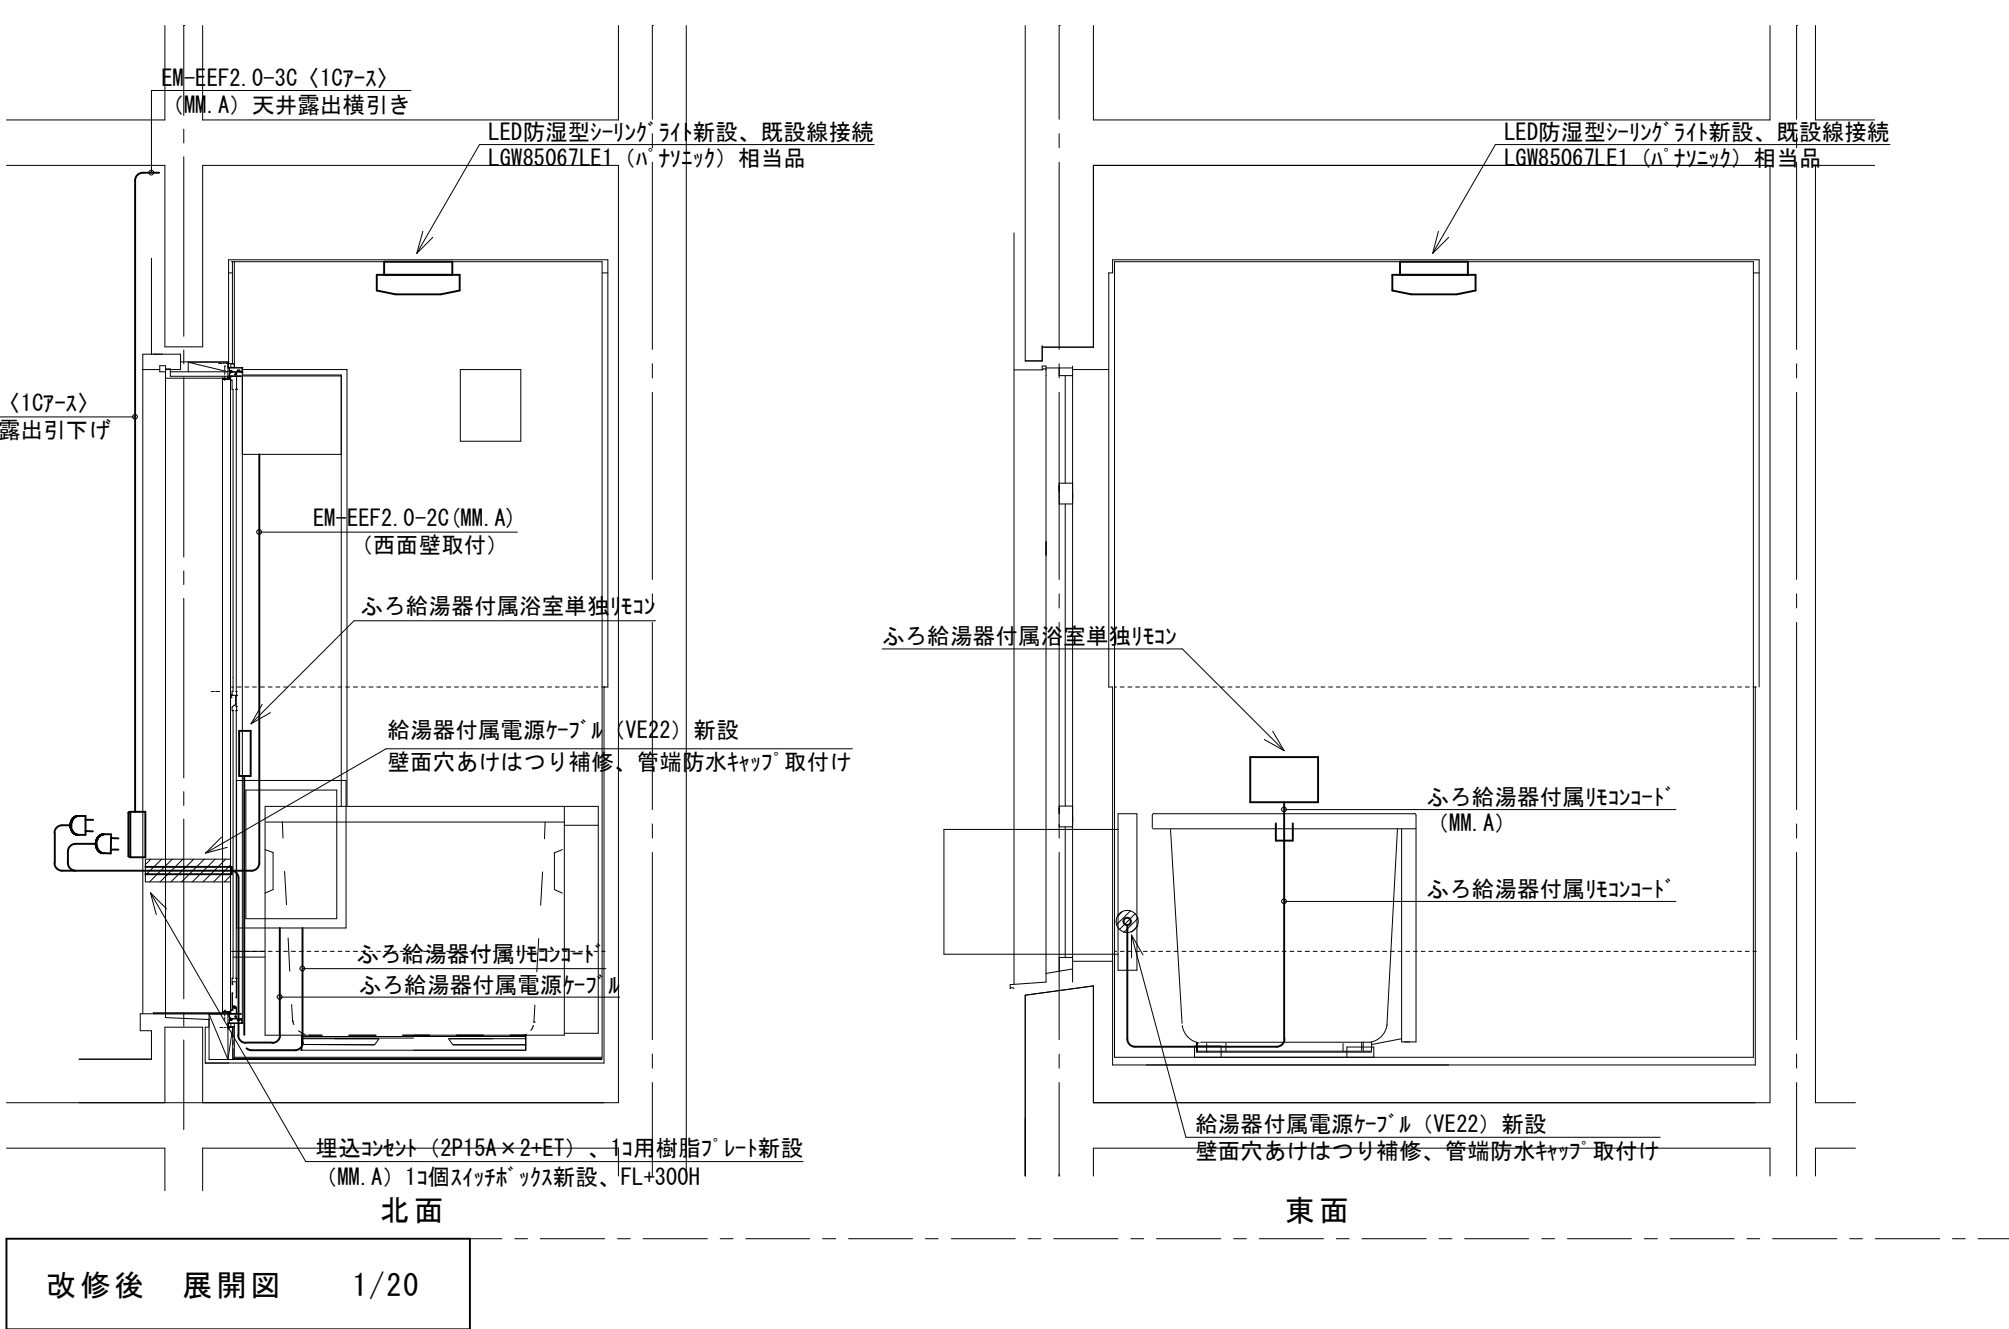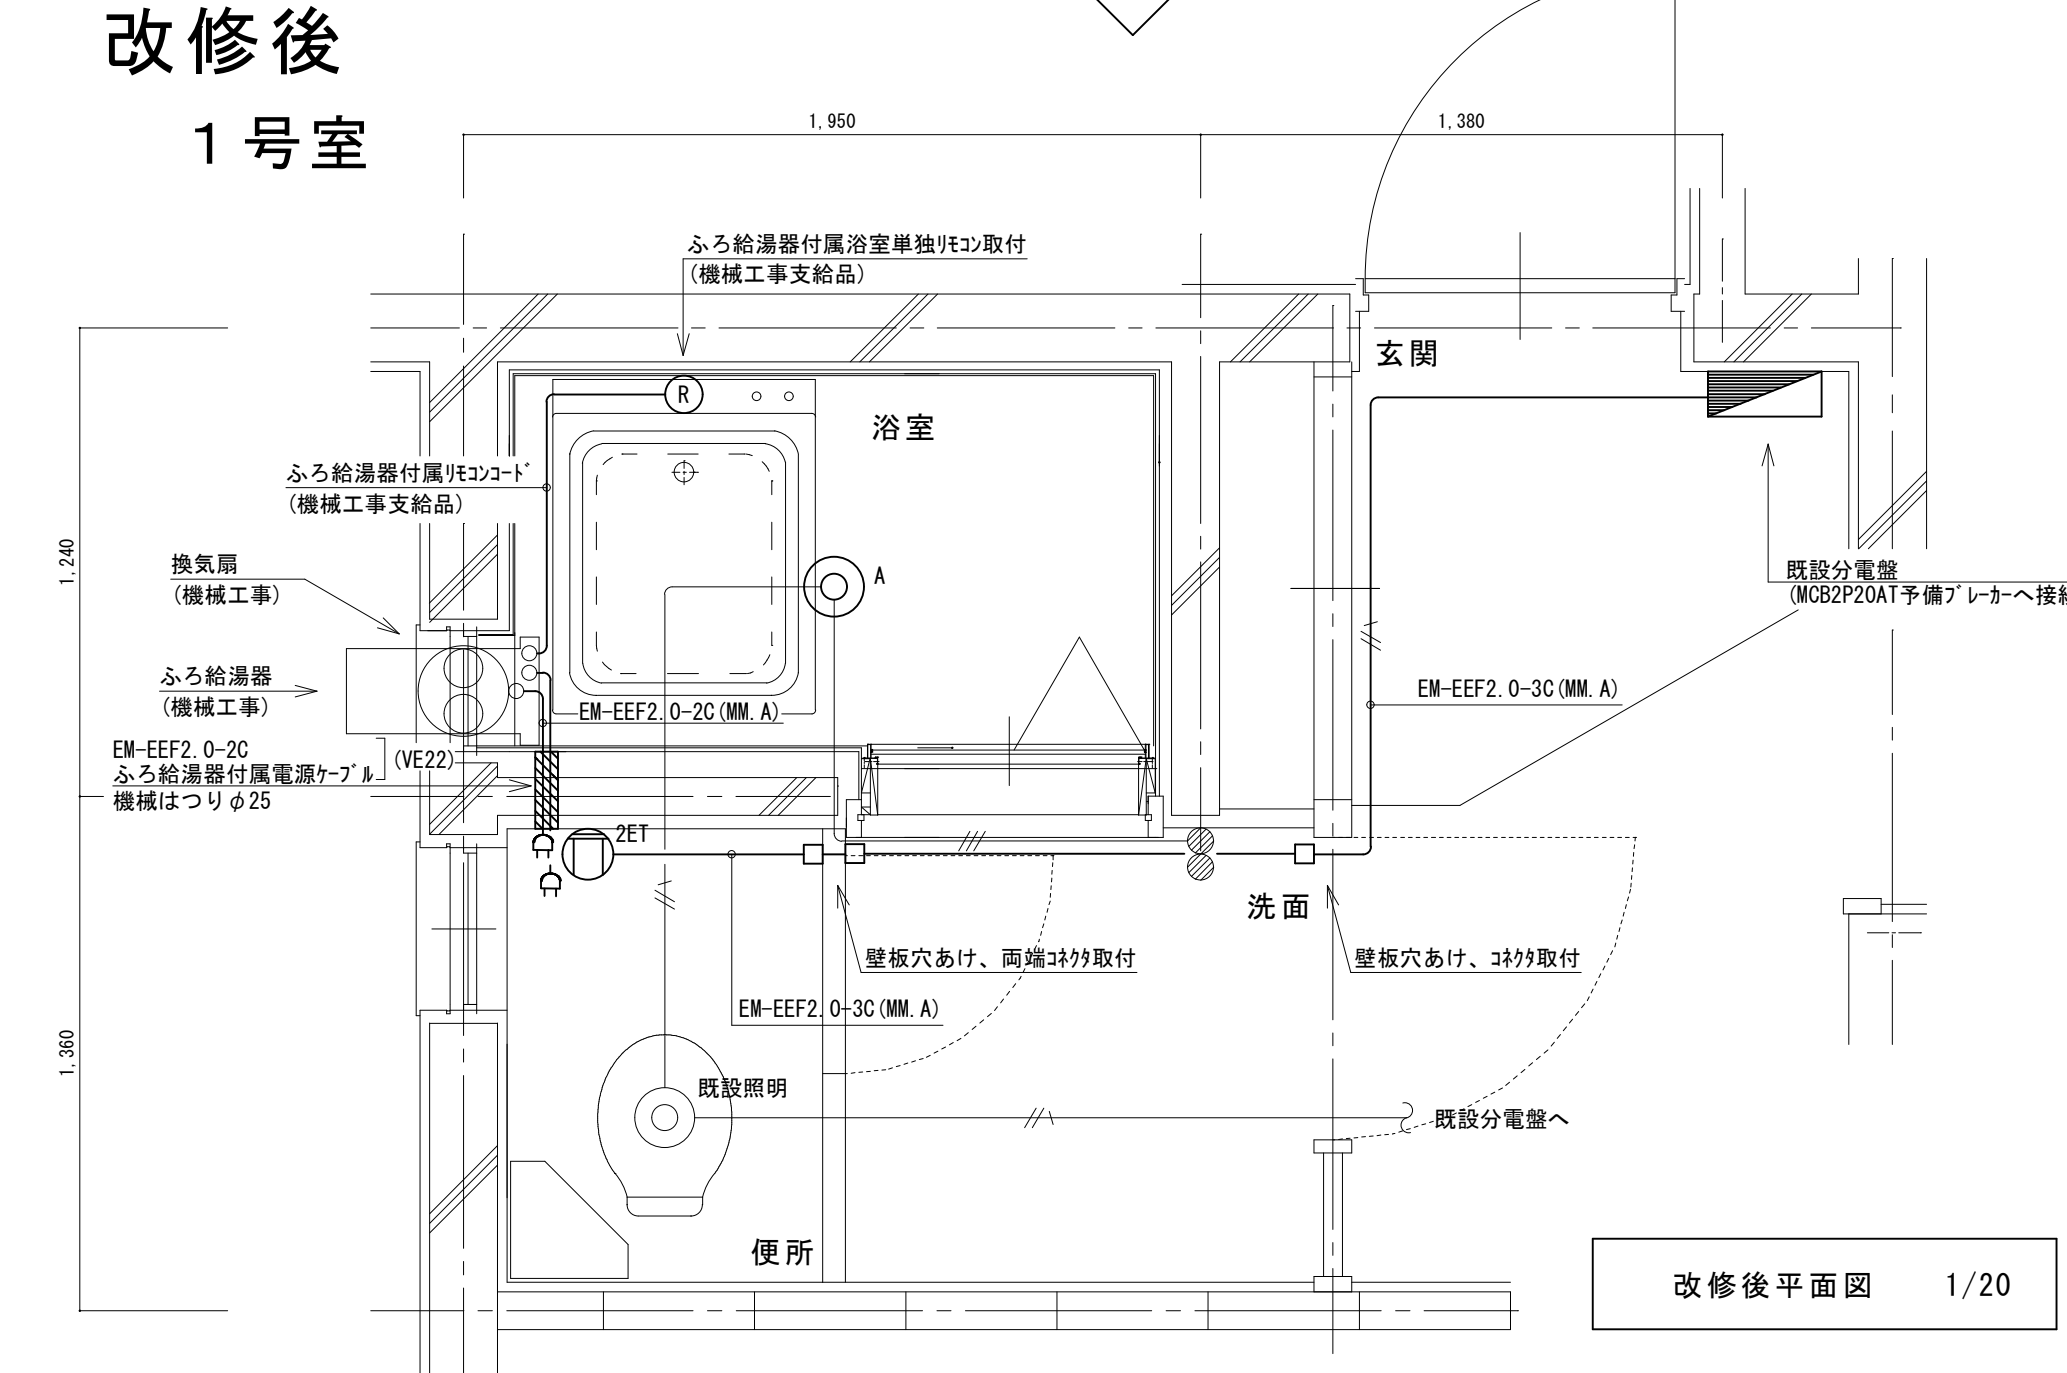

鳴門市都市建設部まちづくり課	工事名	鳴門市桑島第二団地A棟浴室ほか改修工事		記事	M. T. S. プラン 徳島県鳴門市大麻町萩原字川原/上38番地 1級建築士事務所 徳島県知事登録第21040号	図面 No. EM-02
	図面名	1号室電気改修図	縮尺 A2: 1/20 A3: 70%縮小			

改修前
1号室

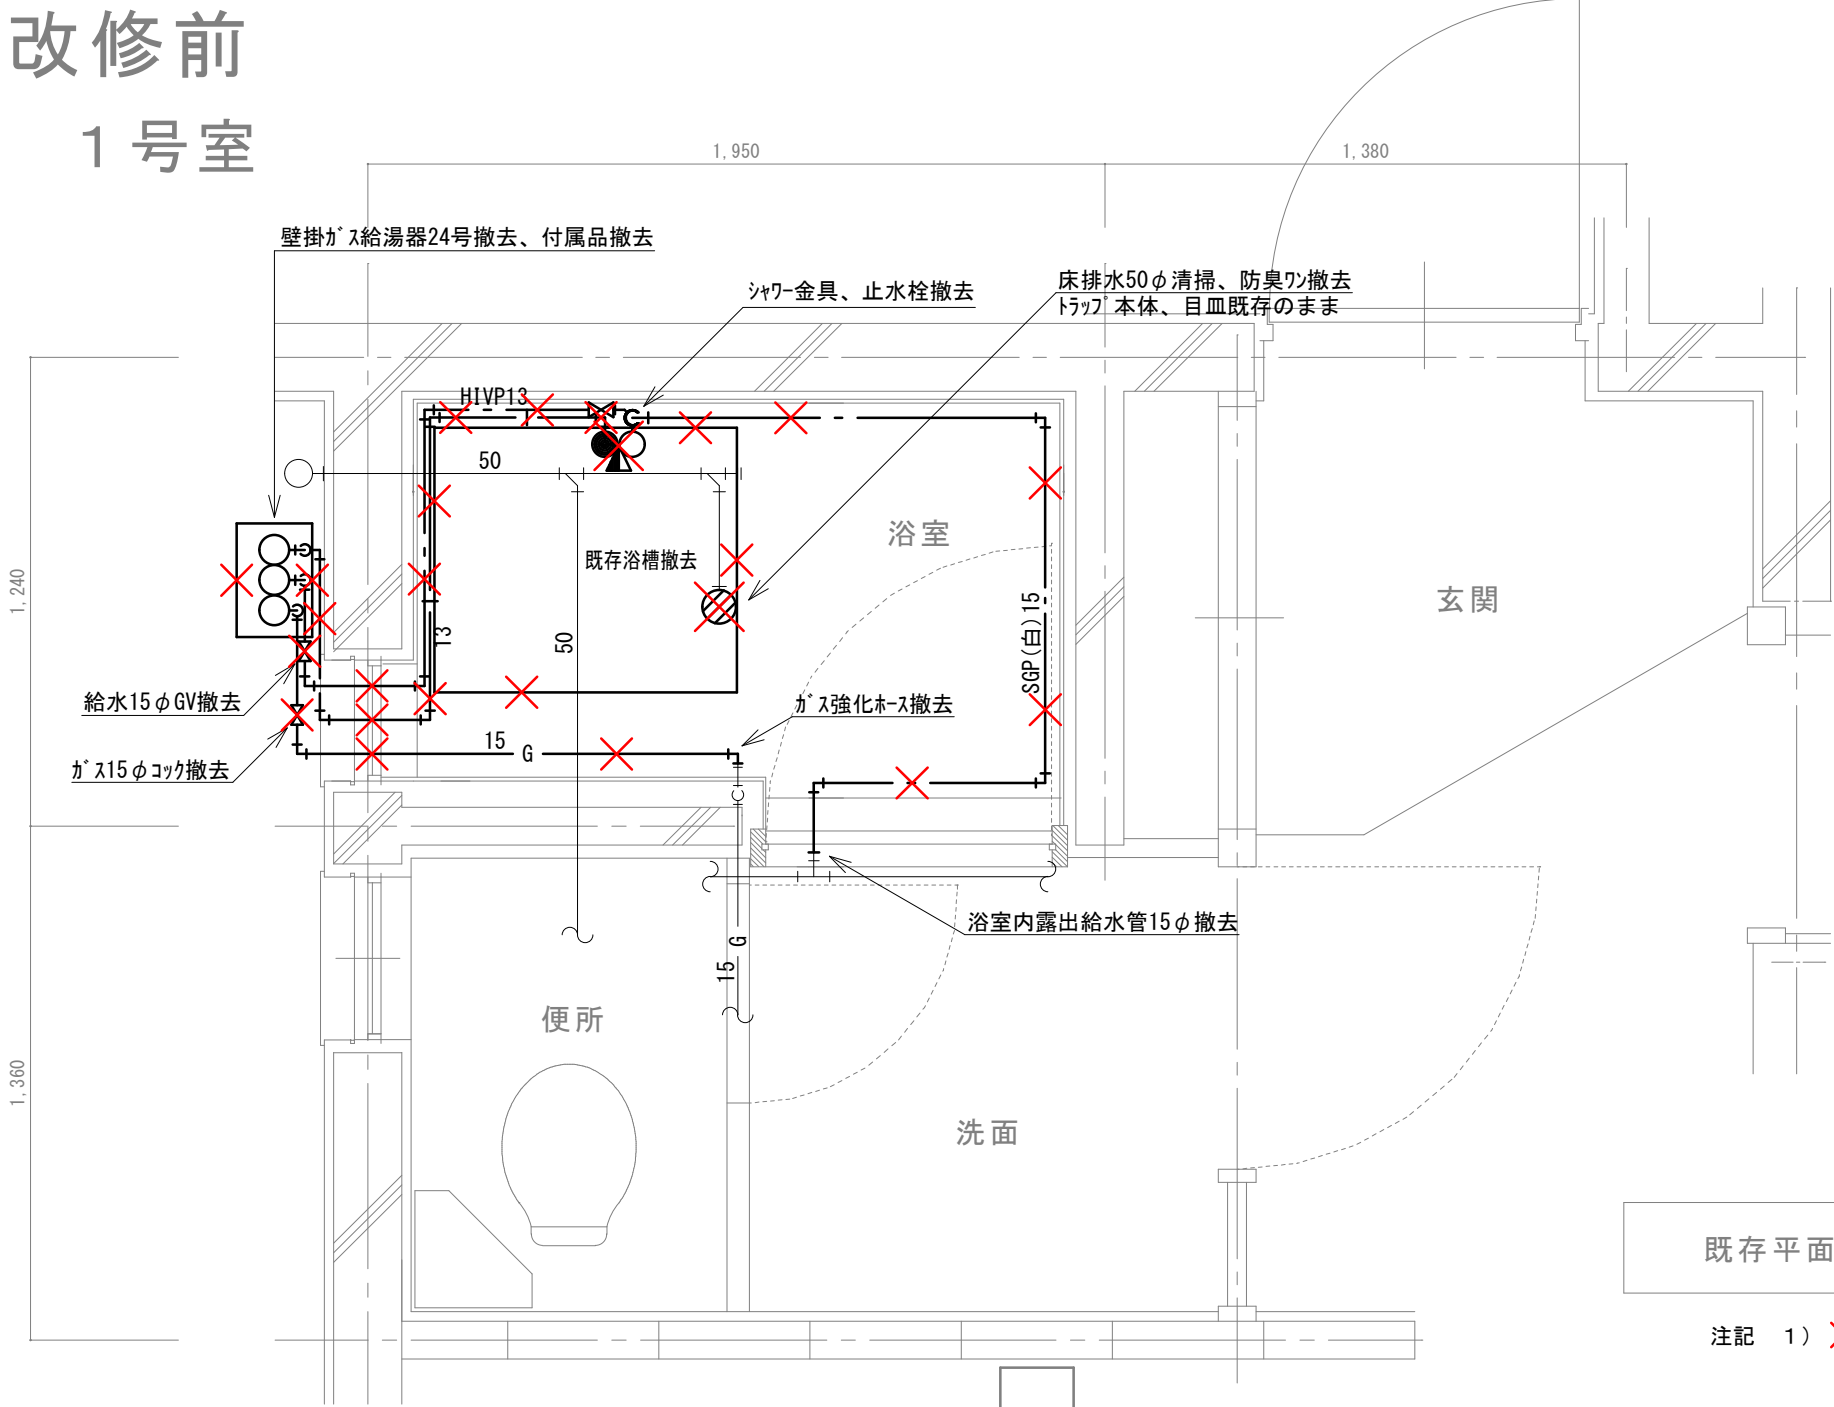

既存平面図 1/20

注記 1) X印は、撤去を示す


(新設)
機器表

記号	機器名称	台数	機器仕様・付属品	電源	備考
GH1	ガスふろ給湯器	30	壁貫通形(厚壁対応)16号、LPガス用、湯張り、追焚き、たし湯、排気カバー	1φ100V	既設開口周囲穴埋め調整含む
	(GTS-165ADBL)外相当品		給水15φ止水栓、給水フレキ管、給湯フレキ管、ガス15φコック、強化ホース接続管		
			浴室設置リモコン(電気工事支給)、リモコンコード(電気工事支給)、電源コード(電気工事支給)		
			追炊き循環金具、循環ホース×2、シャワーカウンター(CS-20)、水栓金具(MS-7C)		
			付属品共		
DBL	浴槽	30	据置き型(1方全エプロン)、FRP製、795×695×645H、満水量230L		ずれ防止壁面固定金具取付×4(SUS製ビス止め)
	(KFR-810SF)外相当品		循環金具孔付、専用ふろ蓋、据付け高さ調整脚、排水共栓、付属品共		
EF1	換気扇	30	浴室用換気扇、換気風量130m³/h(OPa)、消費電力4.1w	1φ100V	
	(V-13BS7)三菱相当品		風圧式シャッター、ゴムブラグ、引きひもスイッチ式		
			SUS製ウェザーカー(金網付) その他付属品一式共		


凡 例

記 号	名 称	規 格
— — —	給水管	硬質塩化ビニルライニング鋼管 SGP-VA
— —	給湯管	一般配管用ステンレス鋼管 SU
— G —	ガス管	外面塩化ビニル被覆鋼管 SGP-VG
— — —	既設配管	
— X — X —	撤去配管	給水:SGP(白)、HIVP、給湯:HTVP
⊗	給水栓	
⊙	シャワー金具	デッキタイプ2バルブ
●	ガス栓	単口ヒューズコック
⊕	弁	給水:止水栓、ガス:コック
⊗	床排水トラップ	防臭ワン取替え、トラップ内清掃 目皿清掃


改修後
1号室

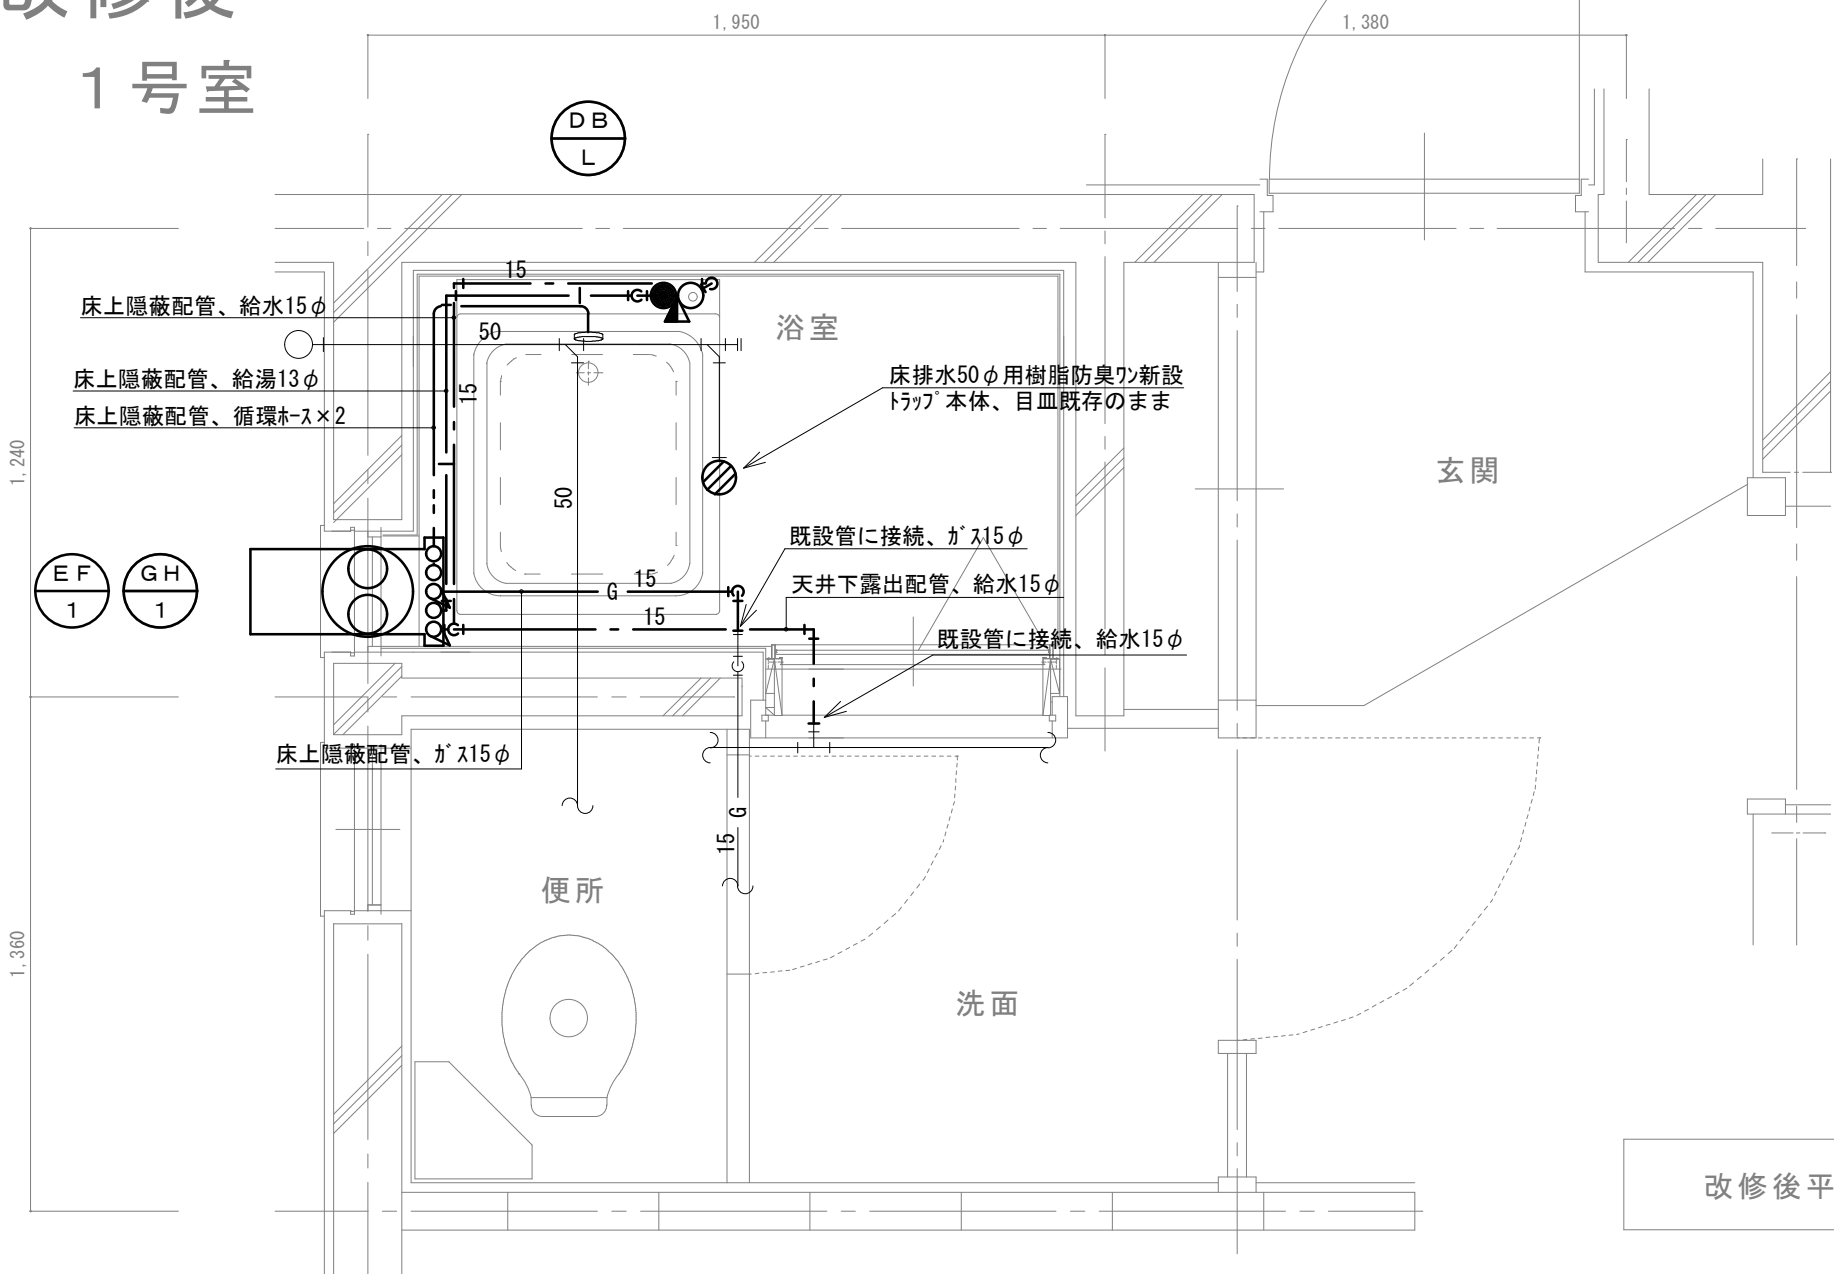

改修後平面図 1/20

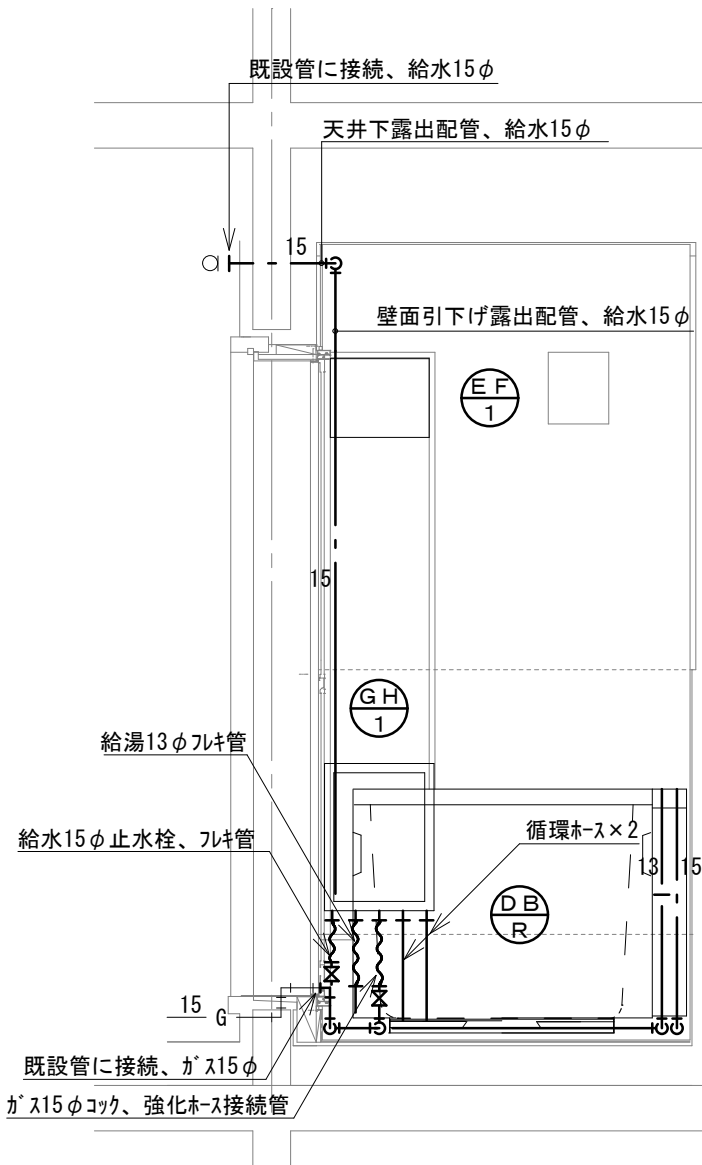


北面

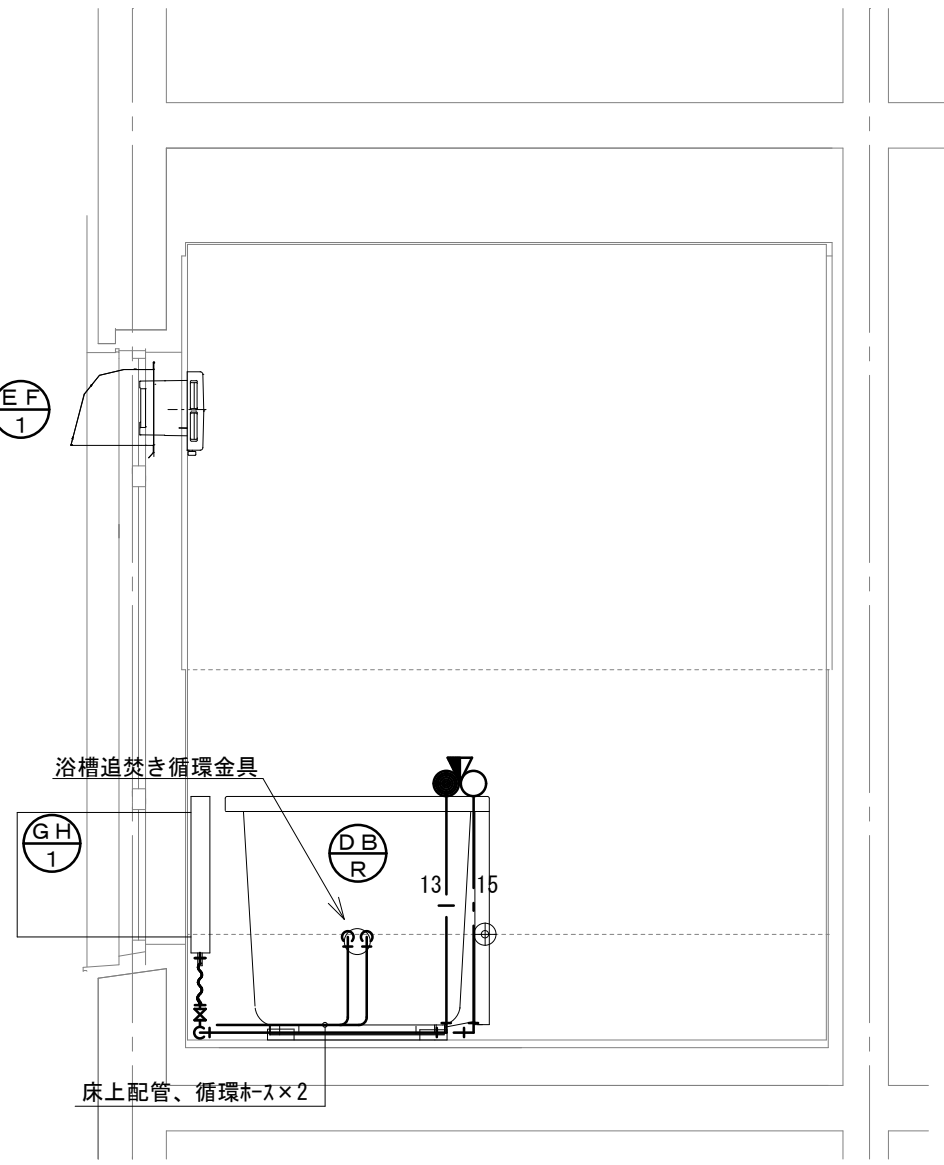

東面

改修後 展開図 1/20


改修前
2号室

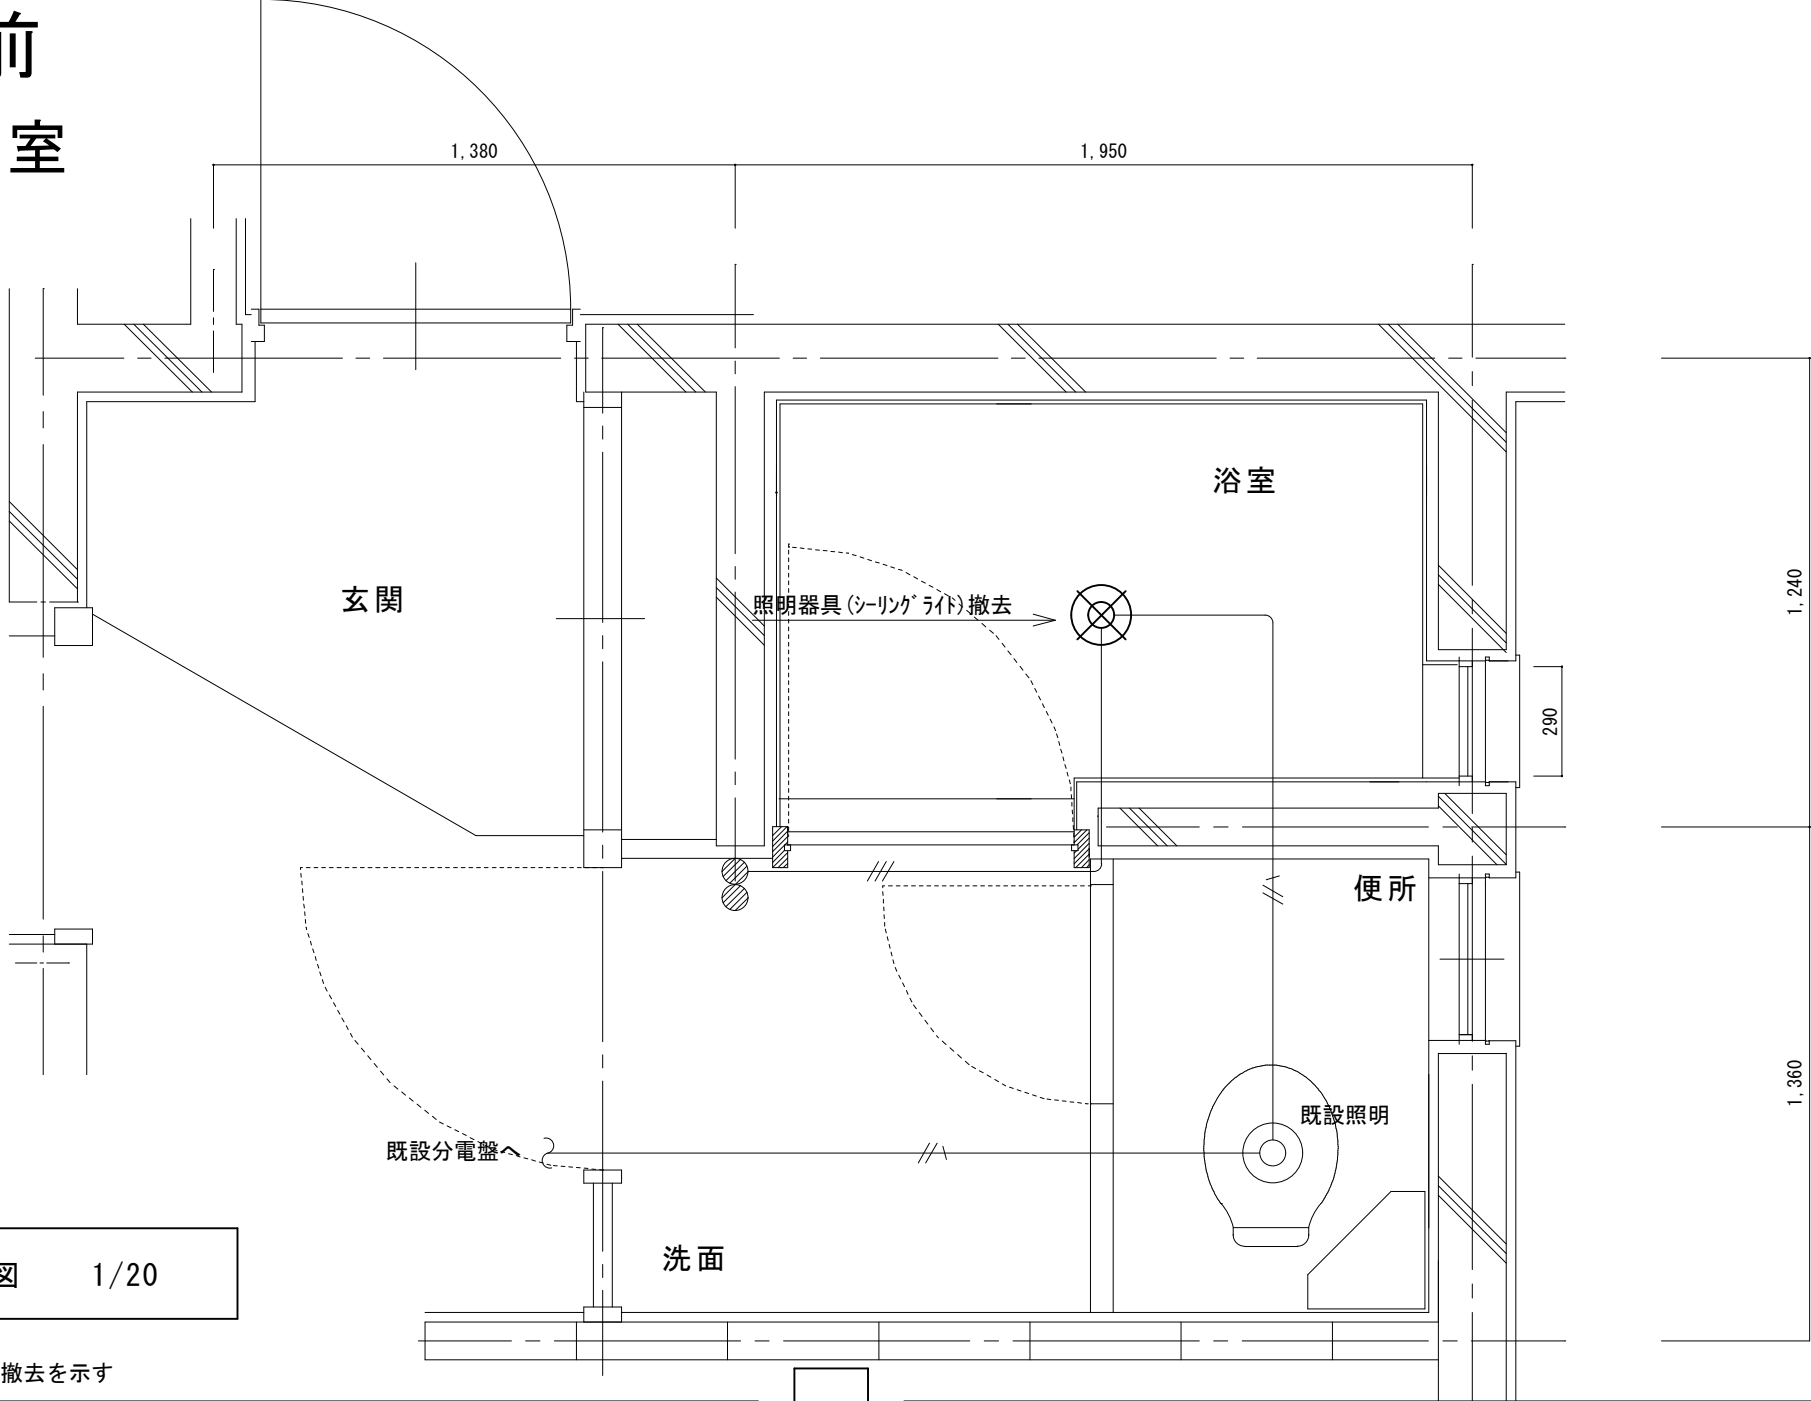


既存平面図 1/20

注記 1) ×印は、撤去を示す

改修後
2号室

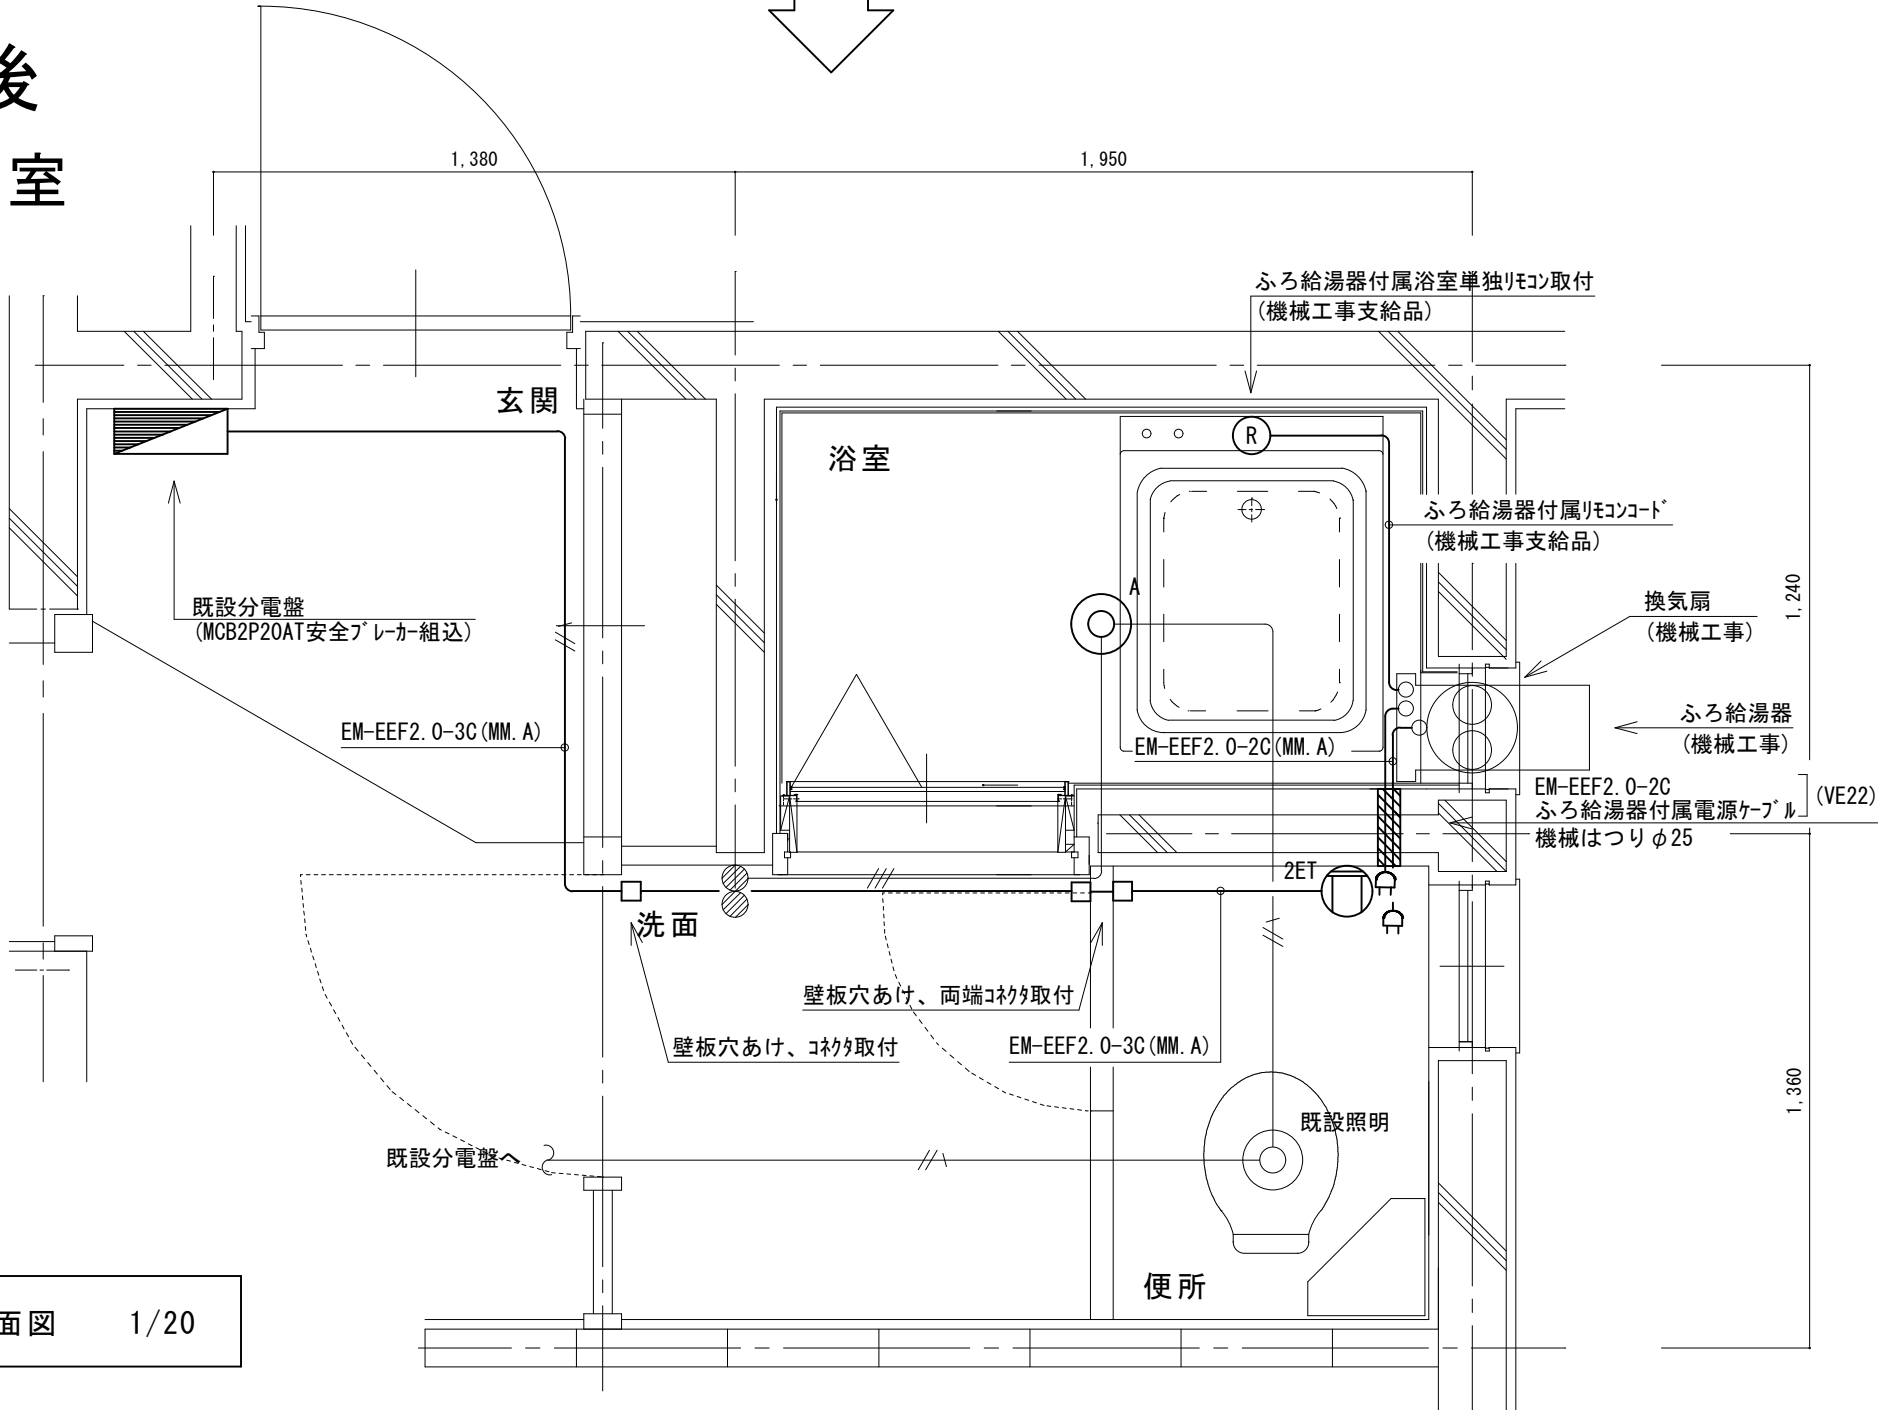


改修後平面図 1/20

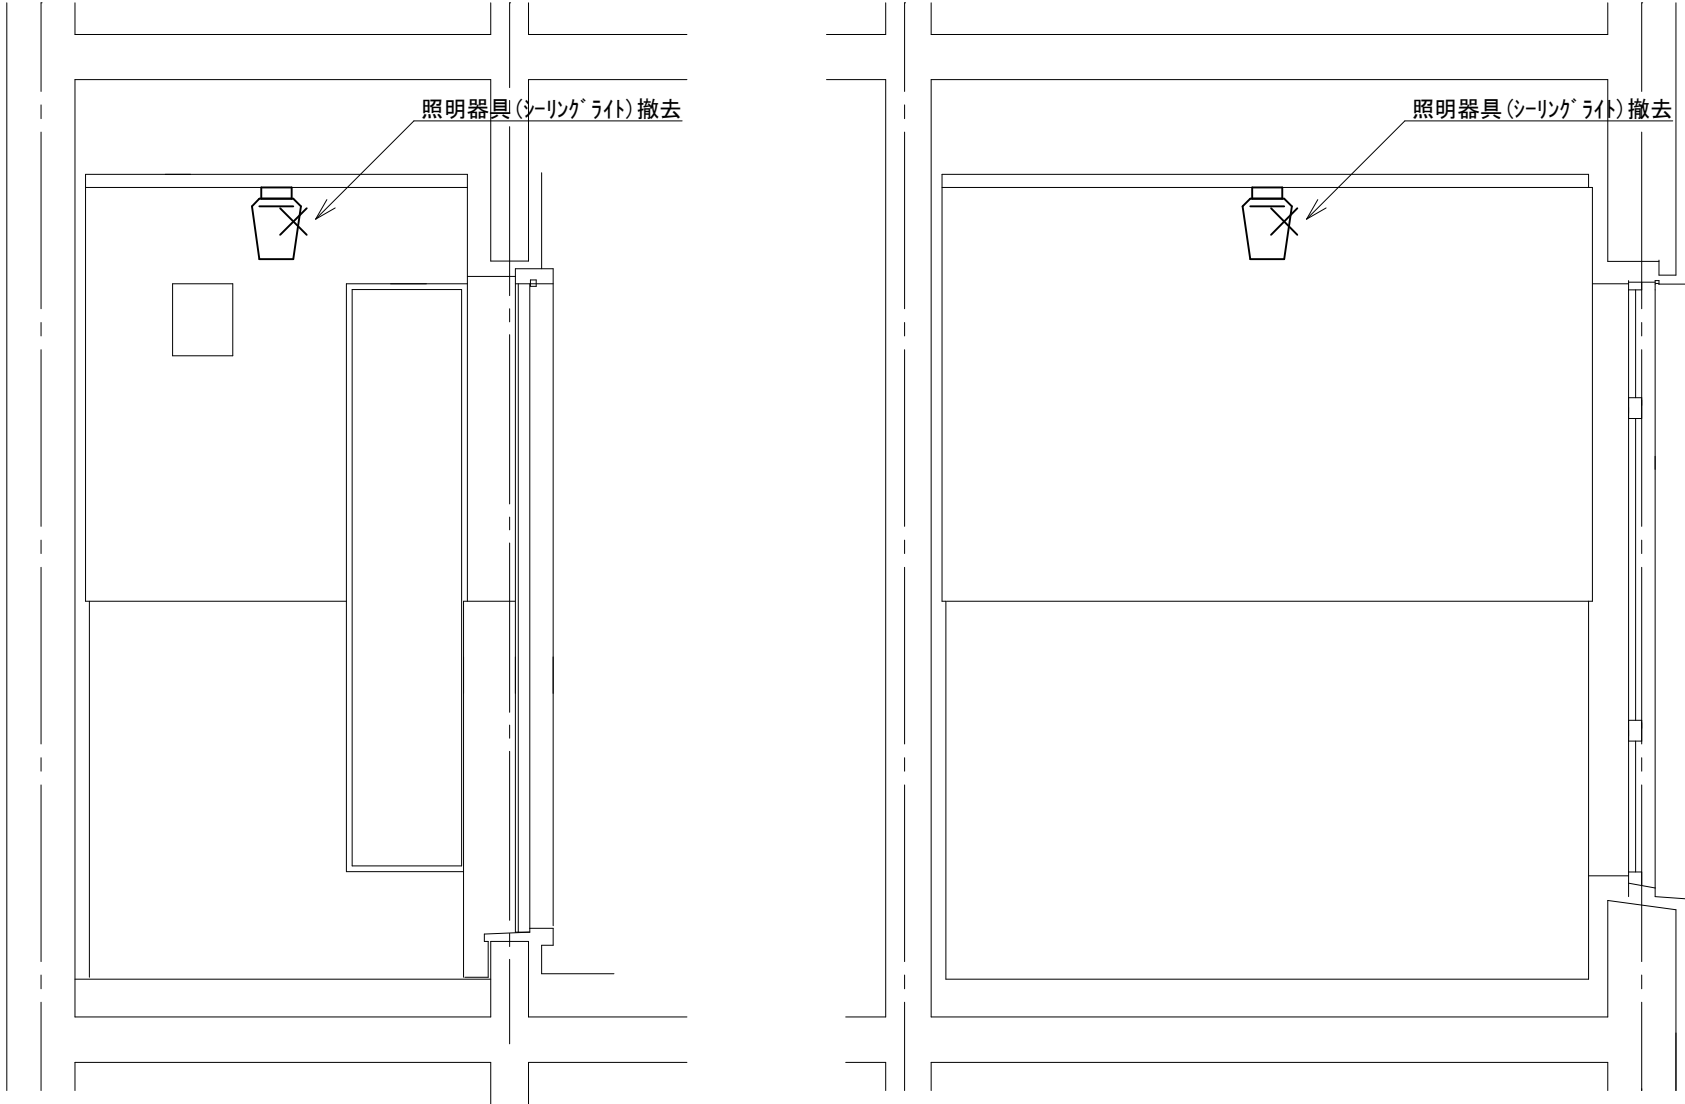

北面

西面

既存 展開図 1/20

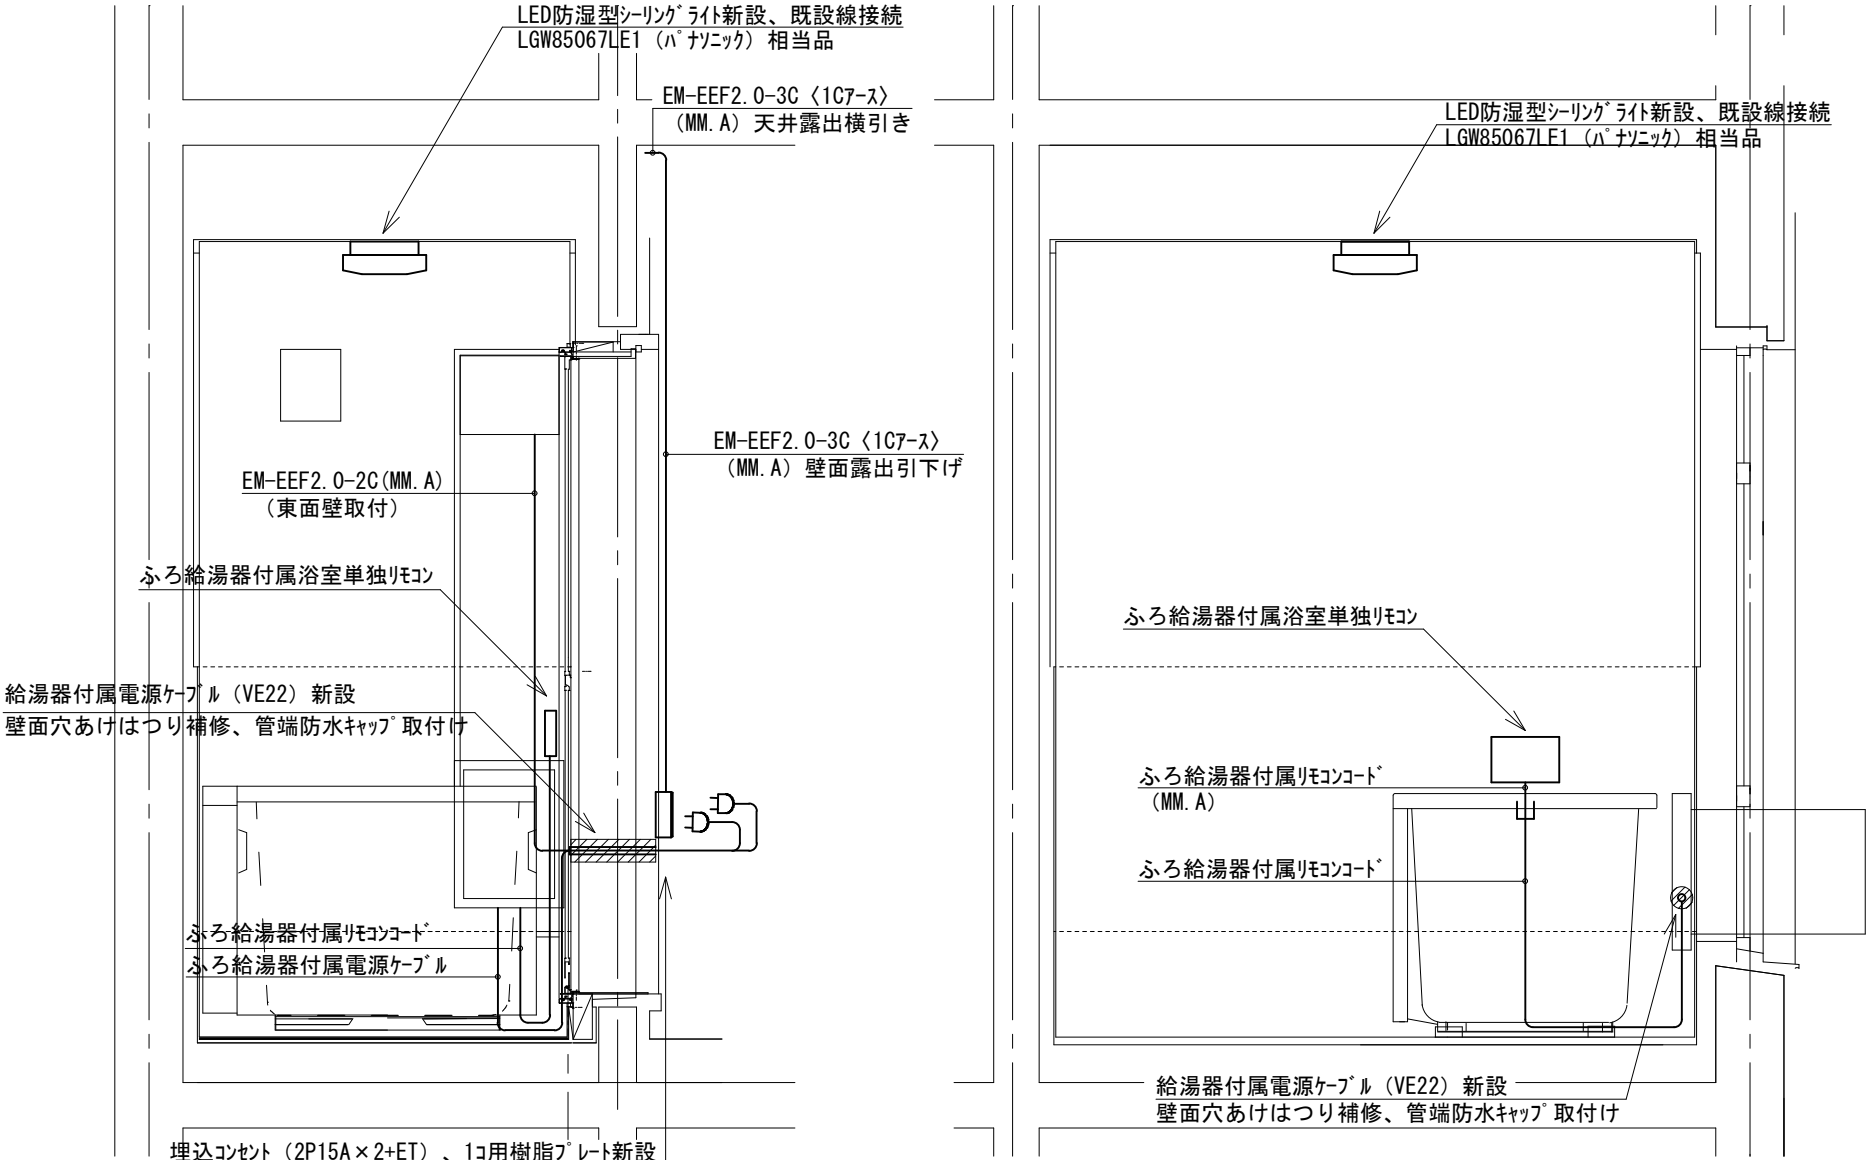


北面


西面

改修後 展開図 1/20

改修前
2号室

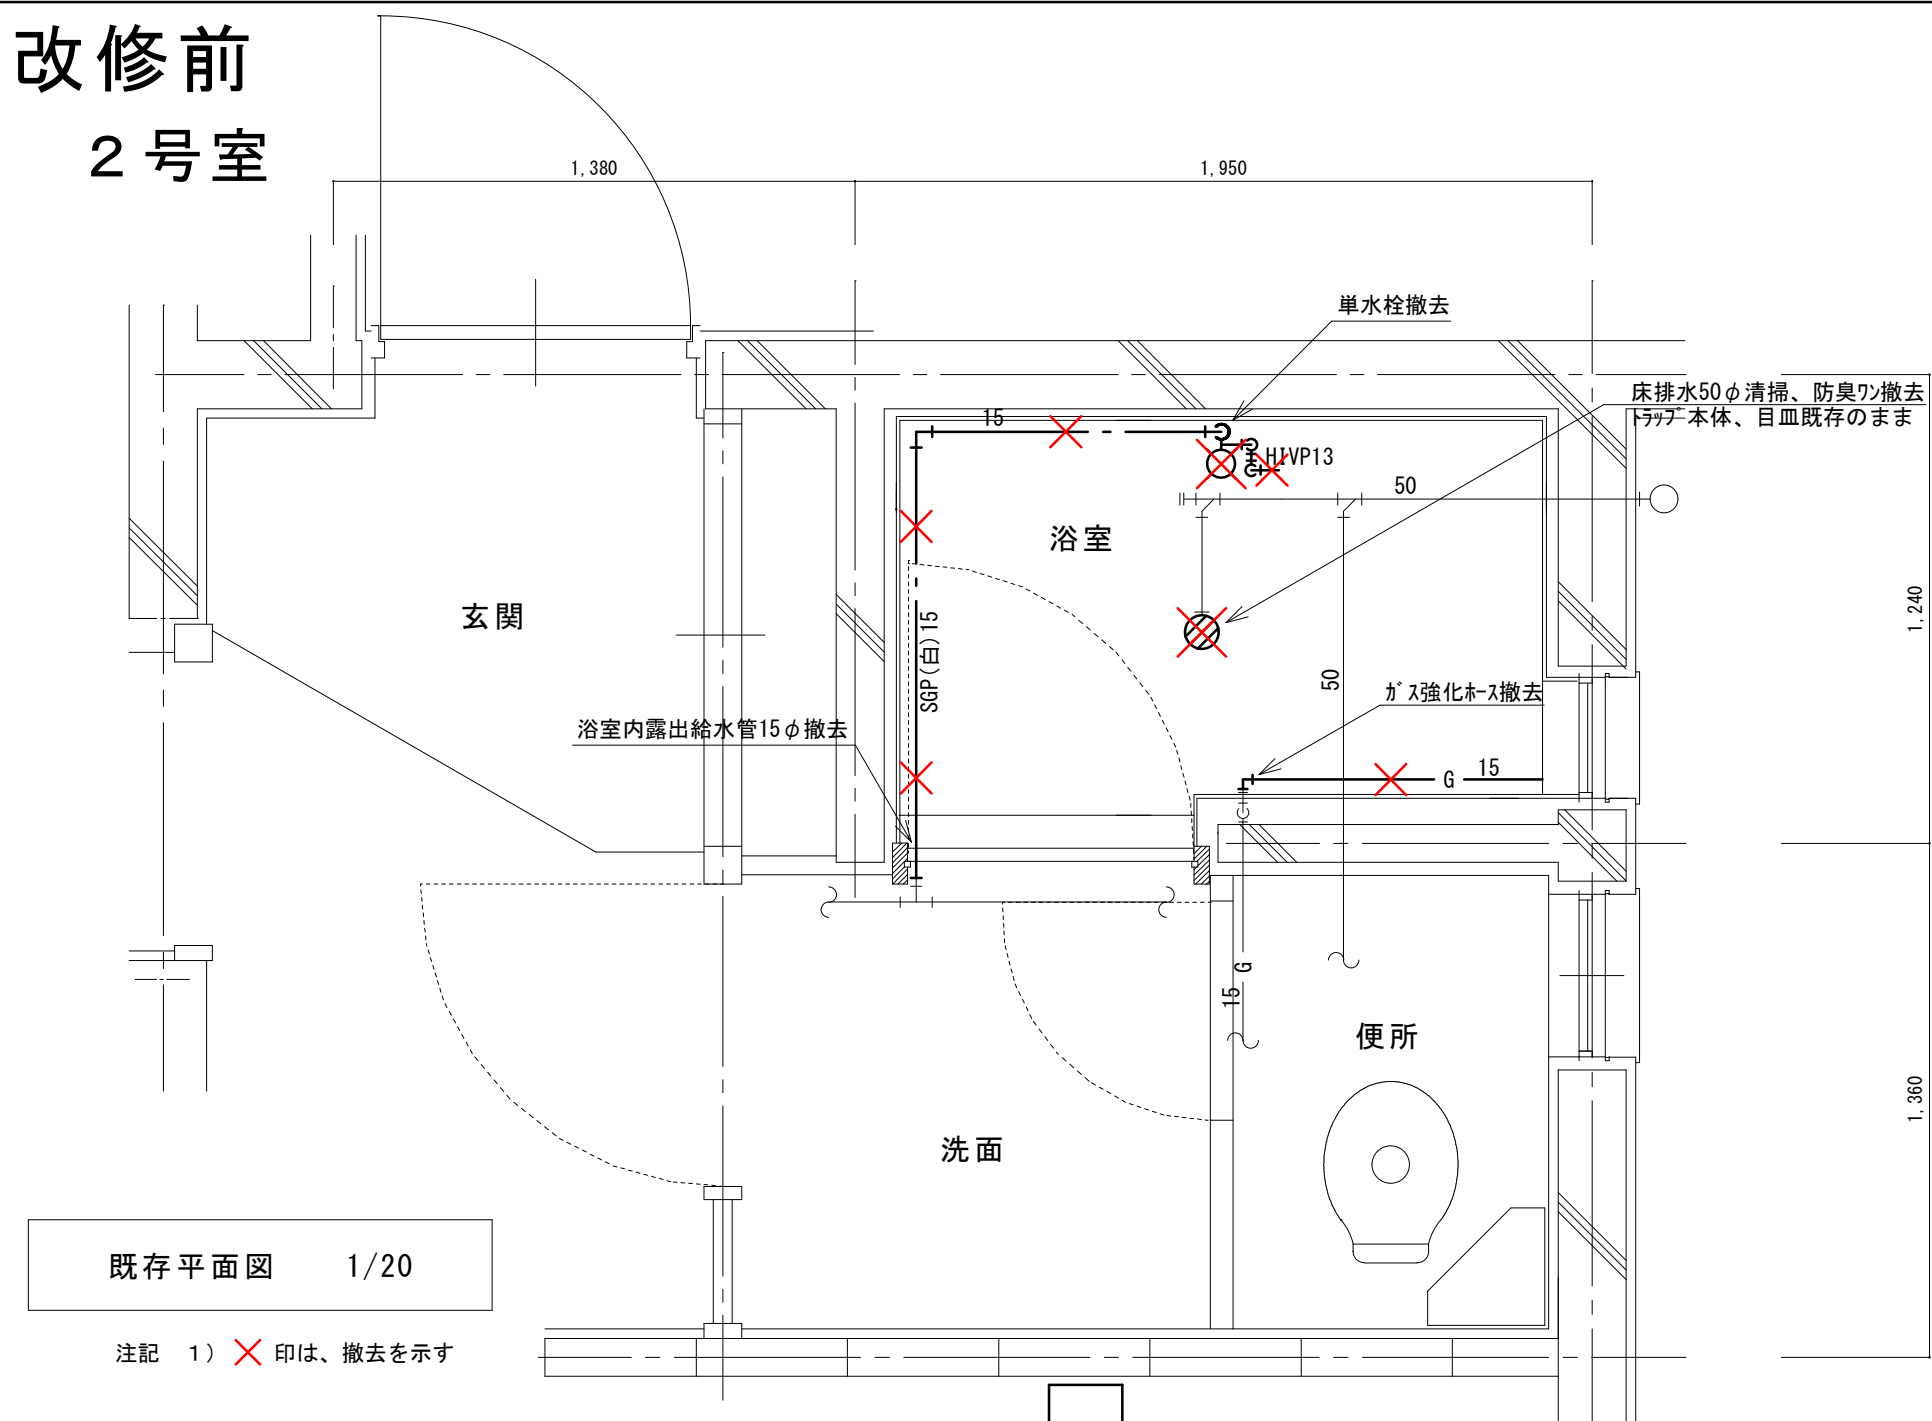

改修後
2号室

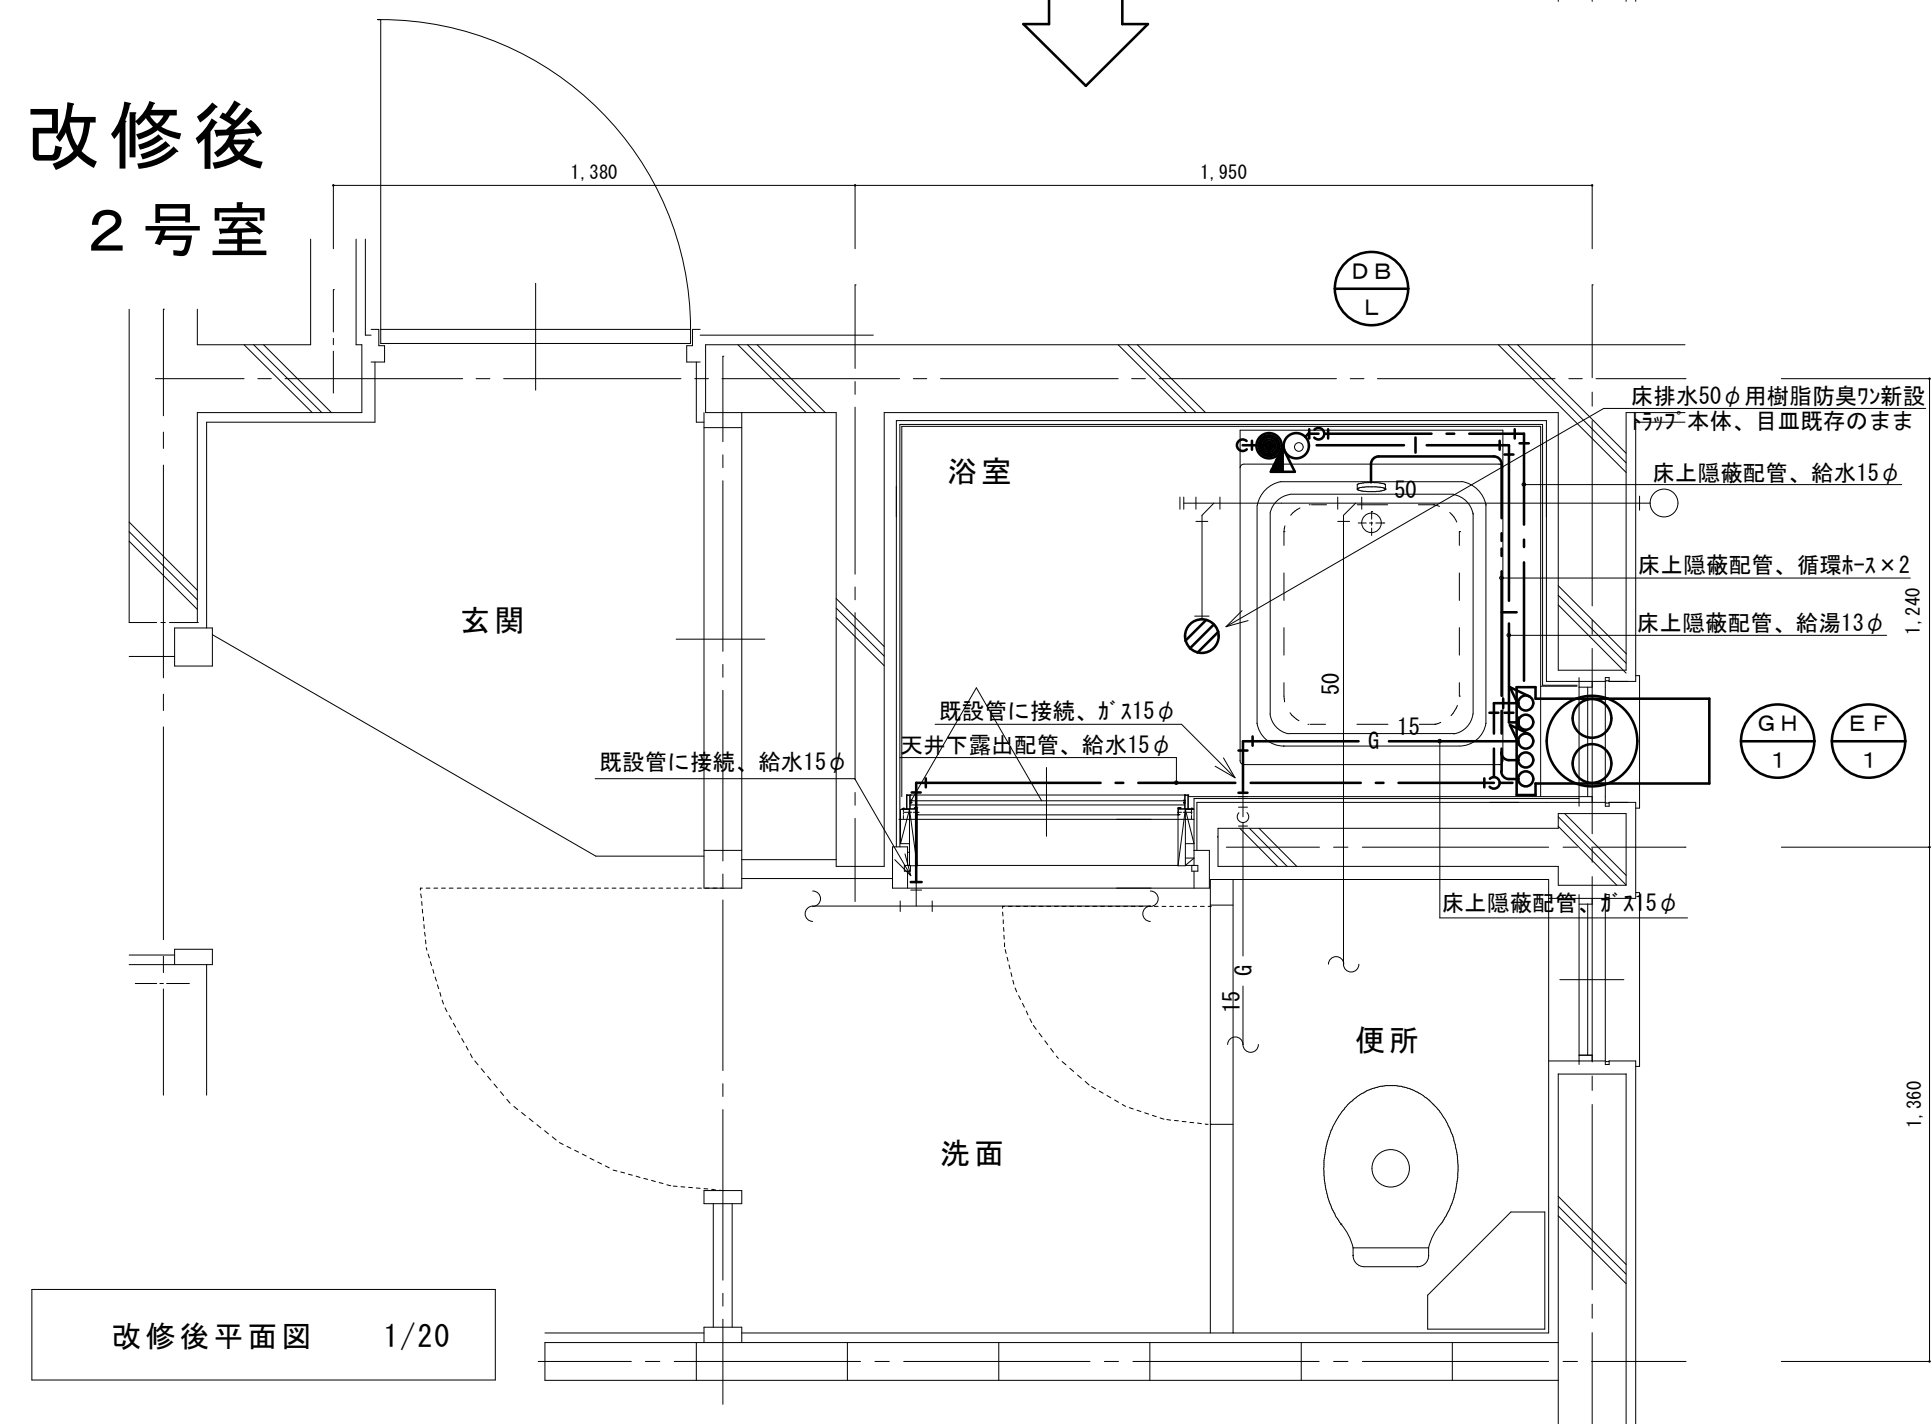


(新設)
機 器 表

記号	機器名称	台数	機器仕様・付属品	電源	備考
GH1	ガスふろ給湯器 (GTS-165ADBL)ノリツ相当品	30	壁貫通形(厚壁対応)16号、LPガス用、湯張り、追焚き、たし湯、排気カバー 給水15φ止水栓、給水フレキ管、給湯フレキ管、ガス15φコック、強化ホース接続管 浴室設置リモコン(電気工事支給)、リモコンコード(電気工事支給)、電源コード(電気工事支給) 追焚き循環金具、循環ホース×2、シャワーカウンター(CS-20)、水栓金具(MS-7C) 付属品共	1φ100V	既設開口周囲穴埋め調整含む
DBL	浴槽 (KF-810S-F)ナリツ相当品	30	据置き型(1方全エプロン)、FRP製、795×695×645H、満水量230L 循環金具付、専用ふろ蓋、据付け高さ調整脚、排水共栓、付属品共		ずれ防止壁面固定金具取付×4(SUS製ビス止め)
EF1	換気扇 (V-13BS)三菱相当品	30	浴室用換気扇、換気風量130m³/h(OPa)、消費電力4.1w 風圧式シャッター、ゴムブラグ、引きひもスイッチ式 SUS製ウェザーカバー(金網付) その他付属品一式共	1φ100V	


凡 例

記 号	名 称	規 格
———	給水管	硬質塩化ビニルライニング鋼管 SGP-VA
—— ——	給湯管	一般配管用ステンレス鋼管 SU
——G——	ガス管	外面塩化ビニル被覆鋼管 SGP-VG
——	既設配管	
—X—X—	撤去配管	給水:SGP(白)、H1VP、給湯:HTVP
○	給水栓	
●	シャワー金具	デッキタイプ2バルブ
+●	ガス栓	単口ヒューズコック
⌘	弁	給水:止水栓、ガス:コック
⊙	床排水トラップ	防臭ワン取替え、トラップ内清掃 目皿清掃



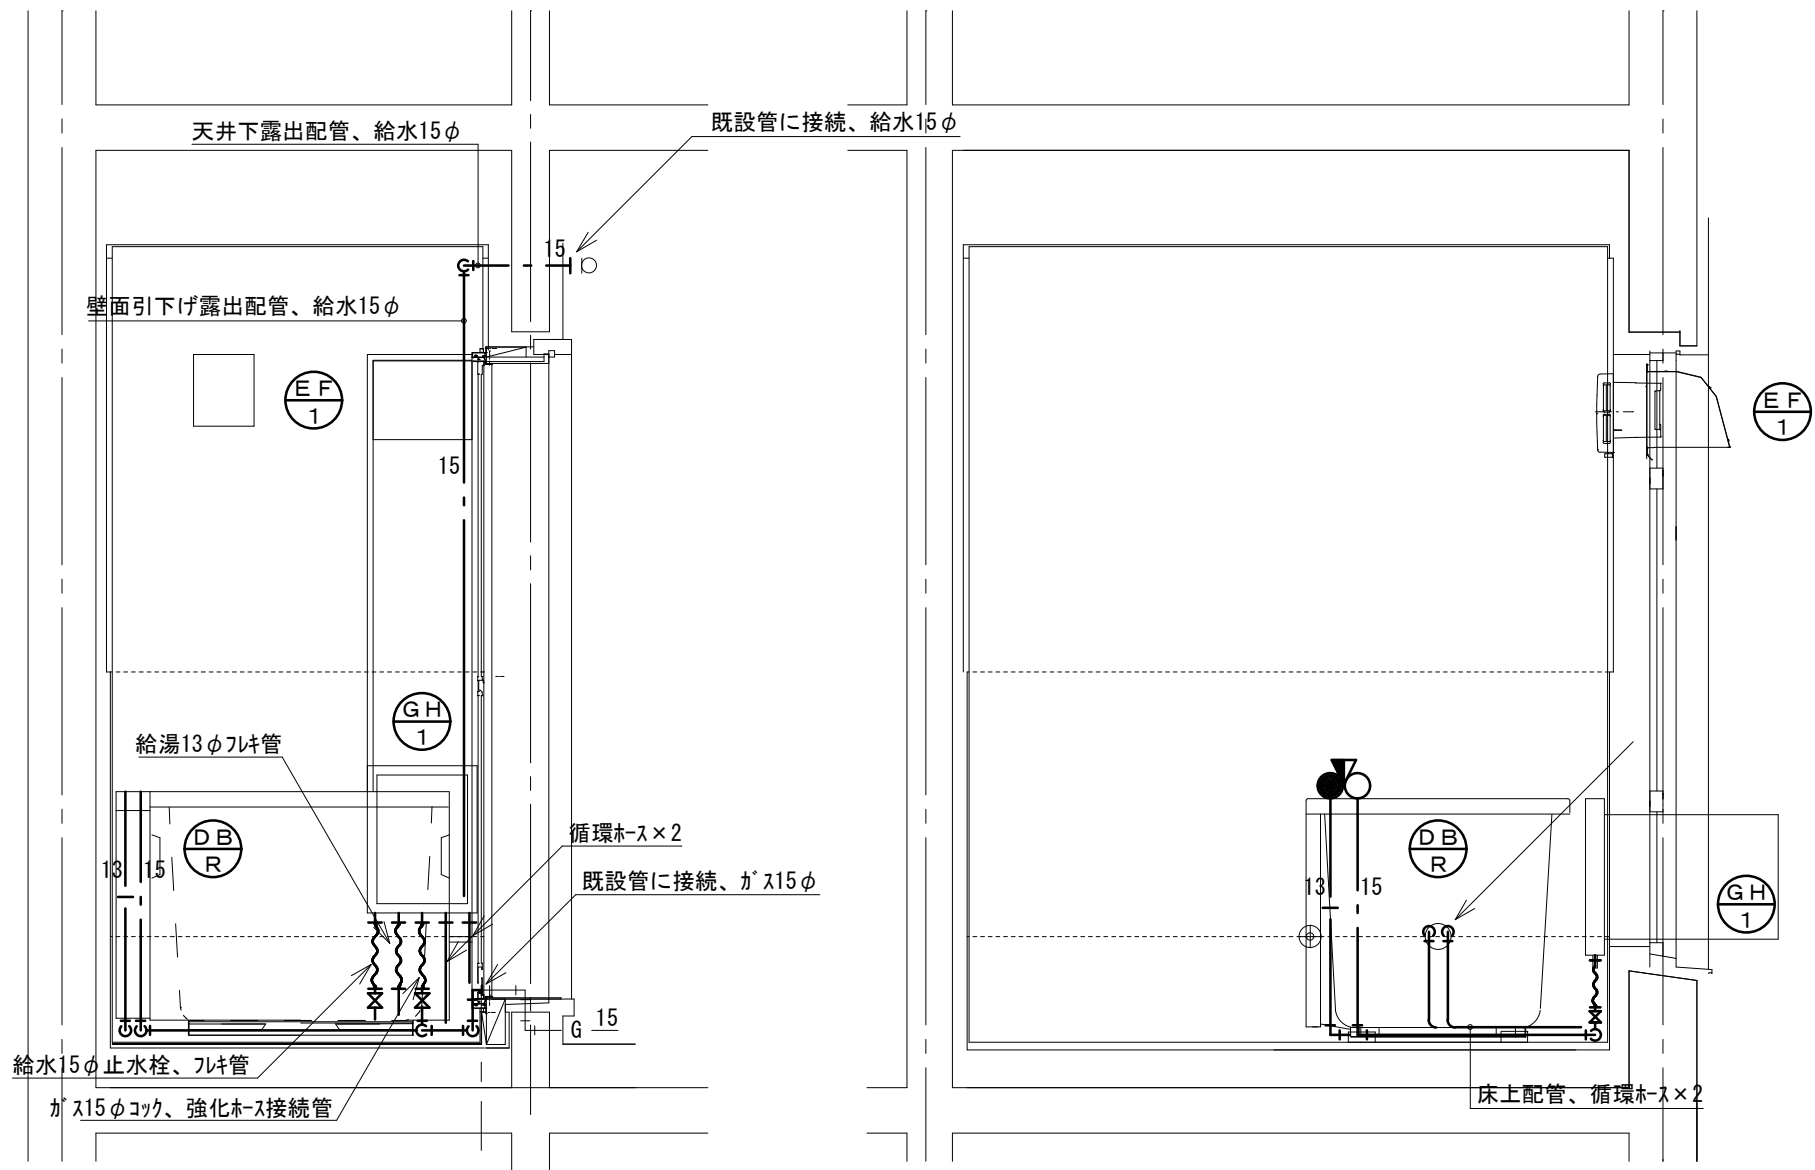


改修後 展開図 1/20


改修前
3号室

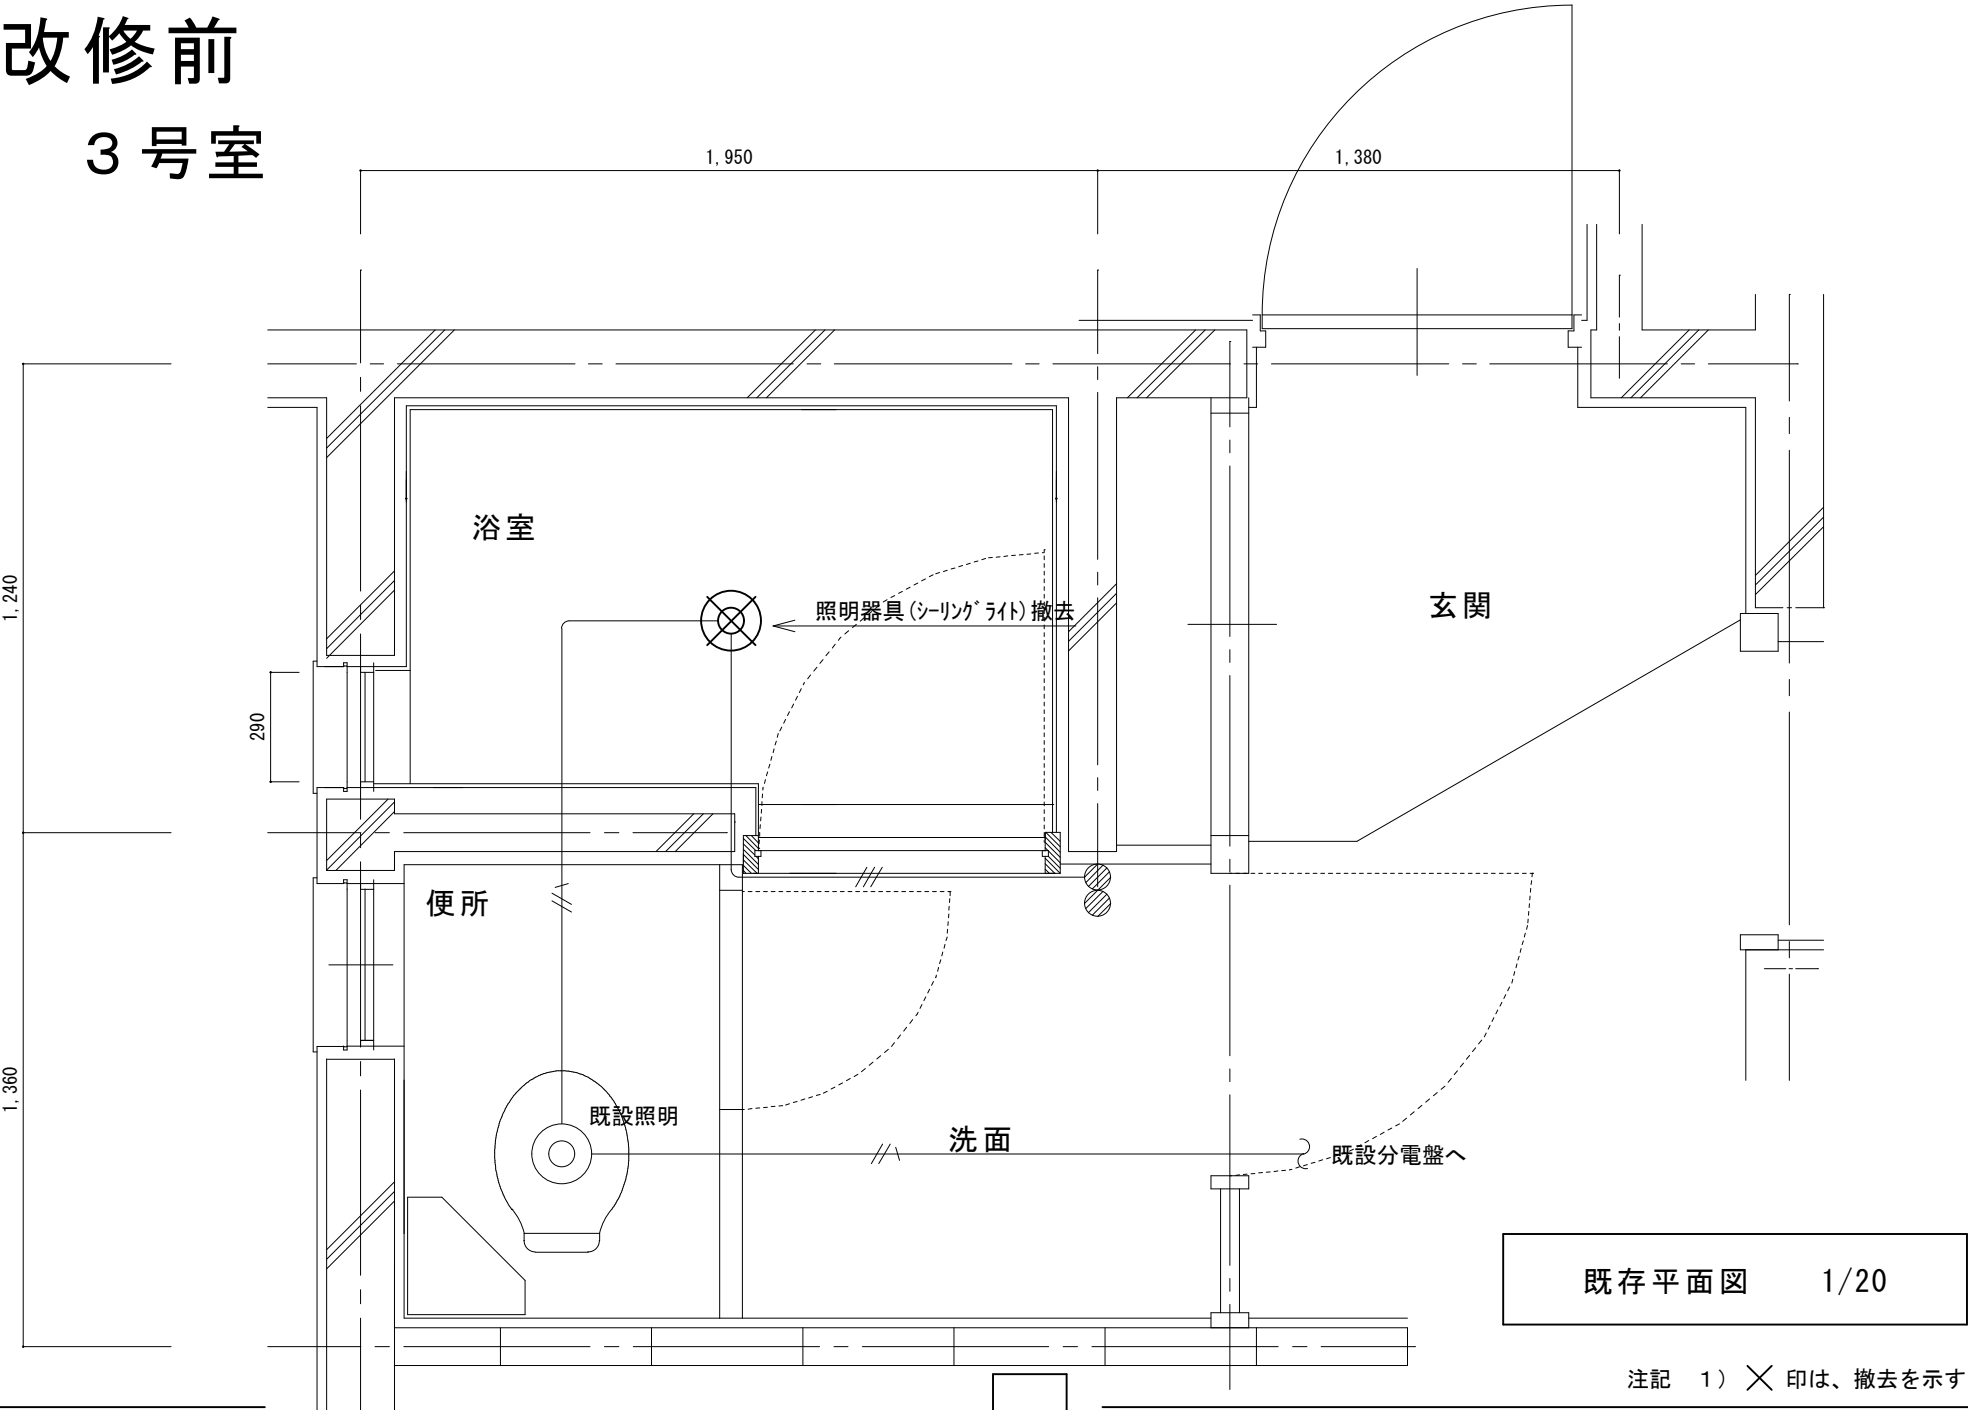

改修後
3号室

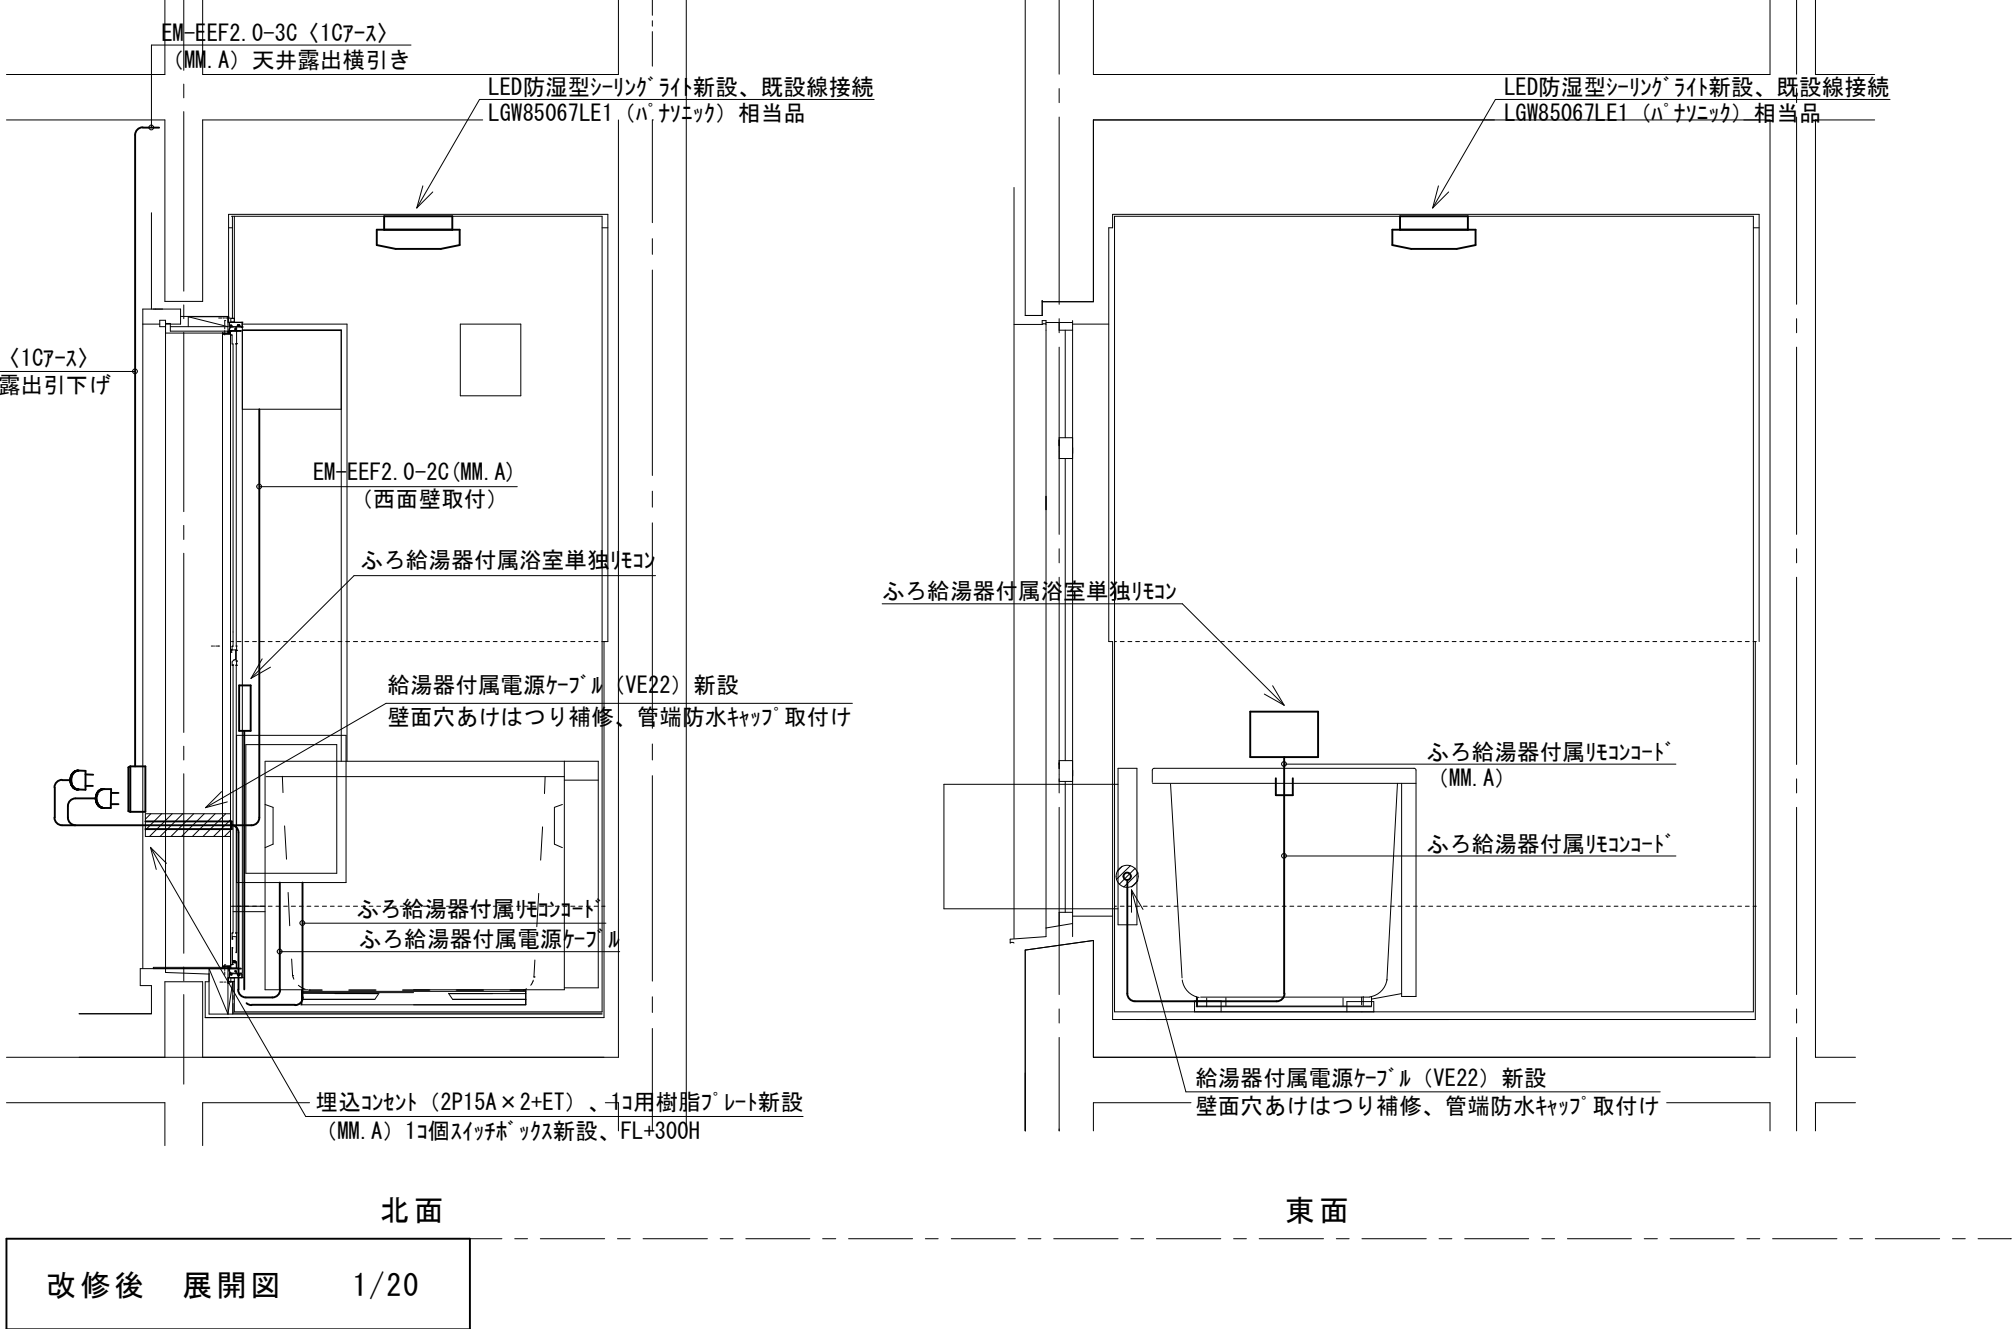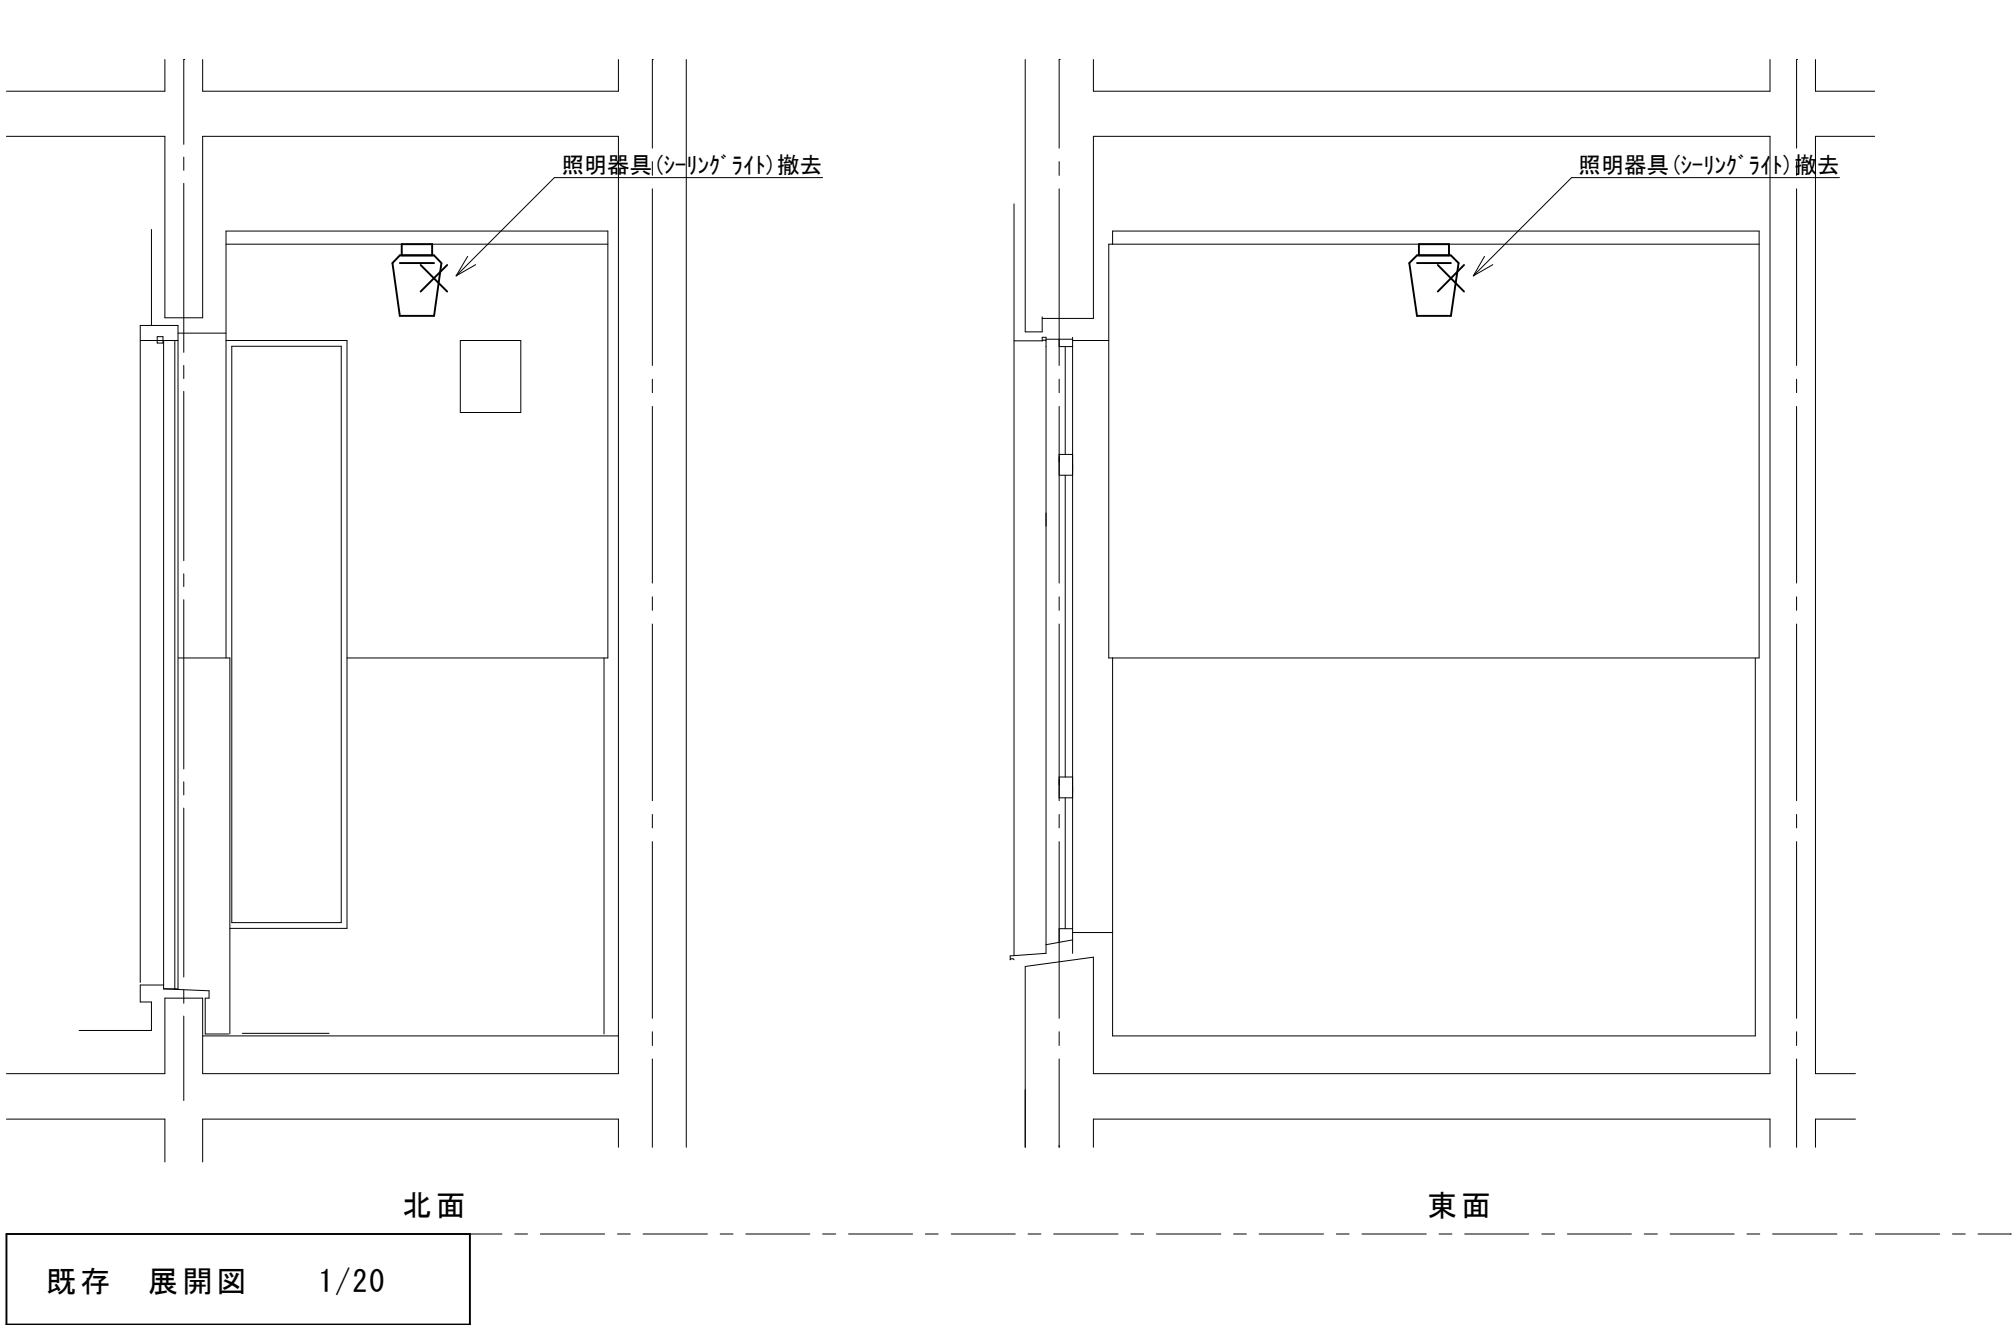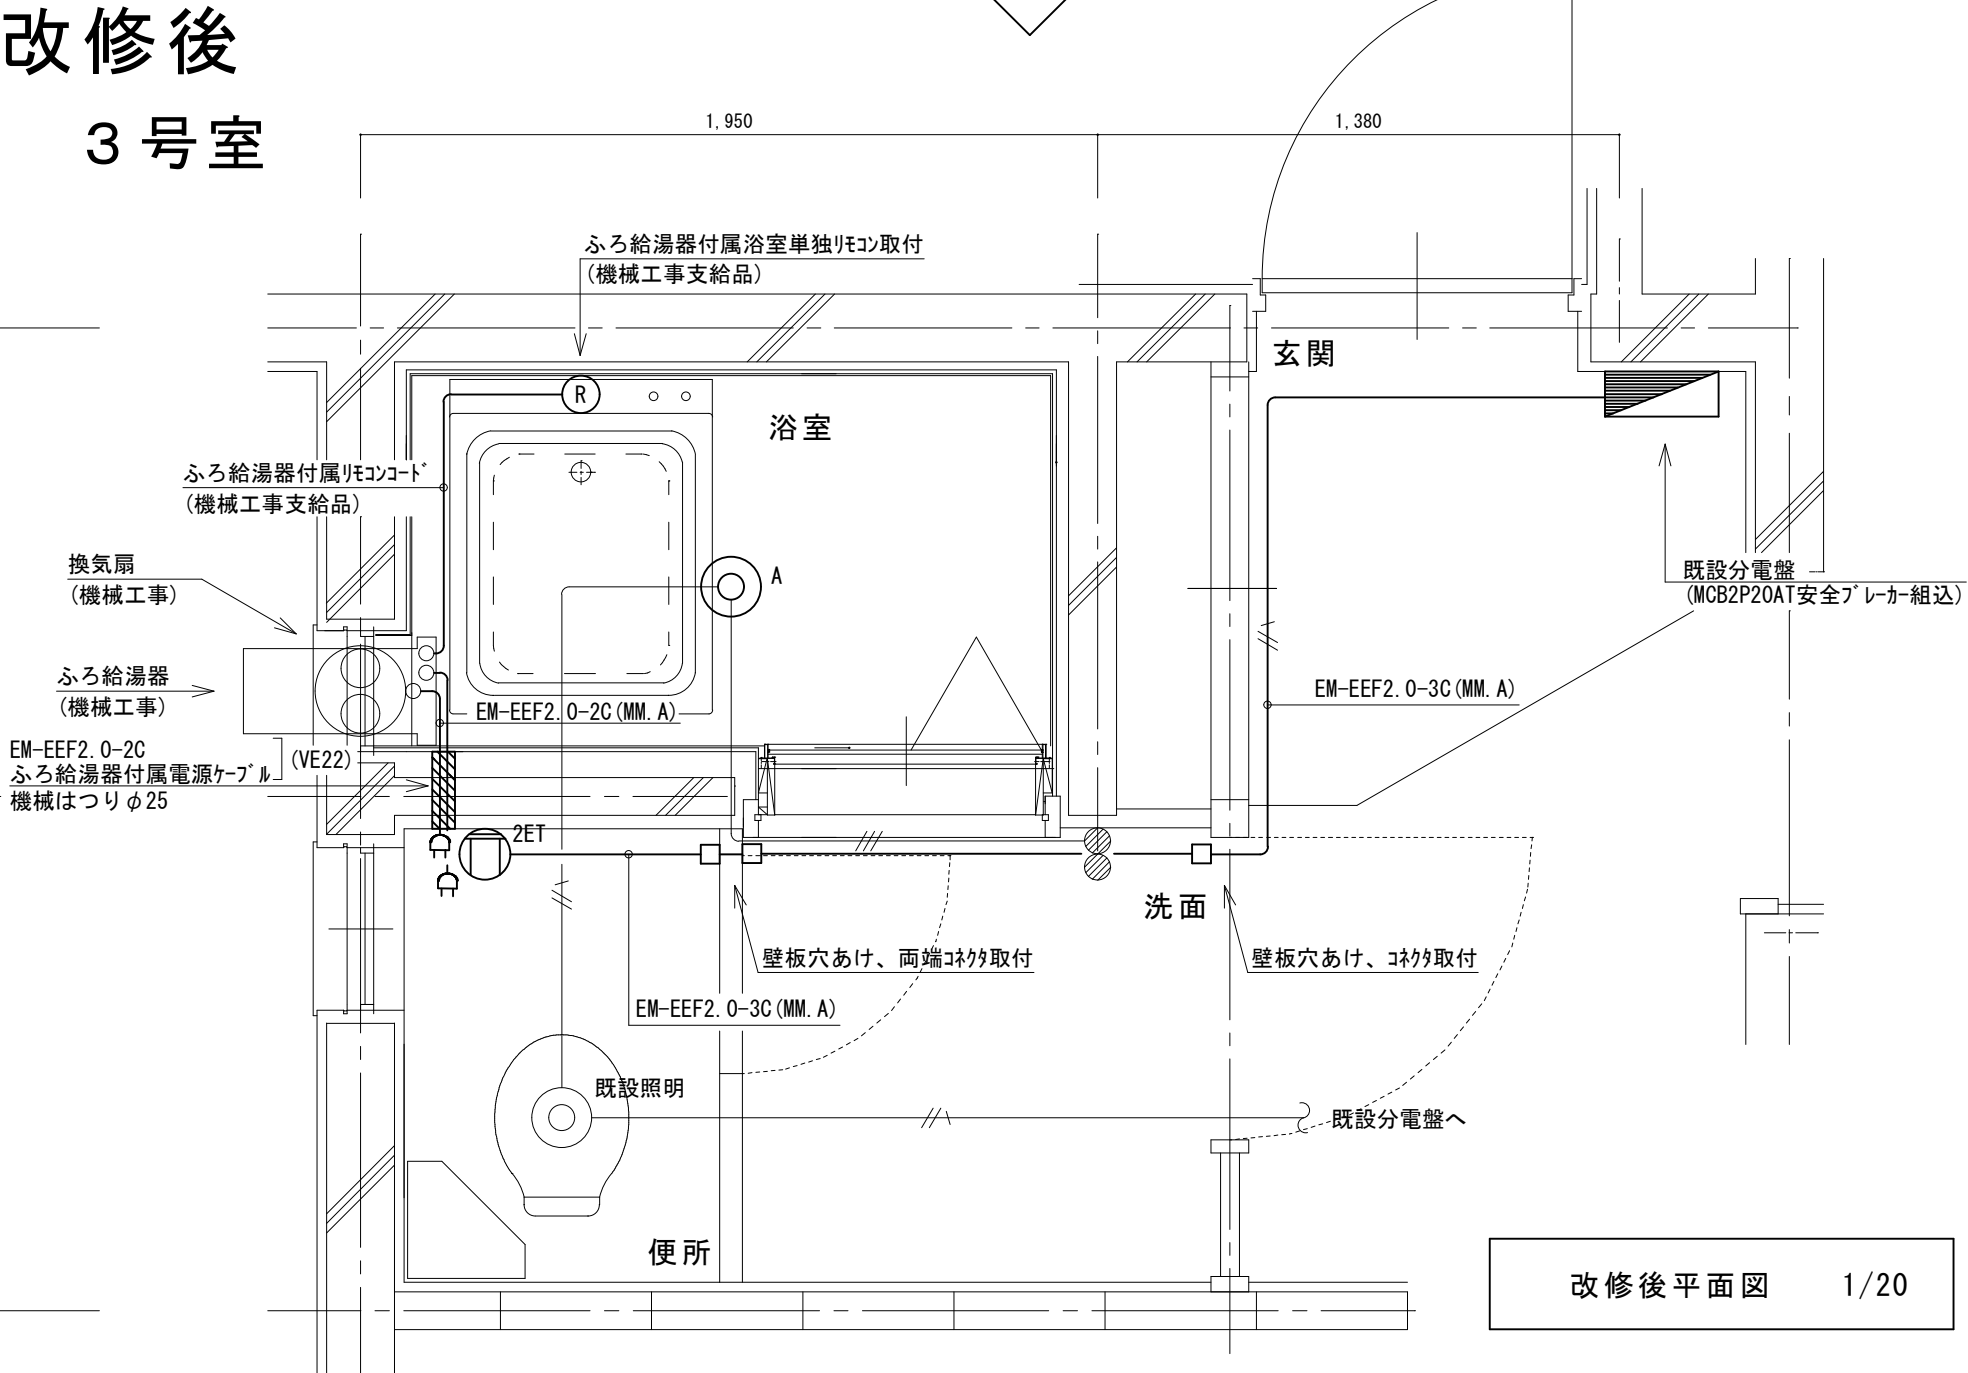

改修前
3号室

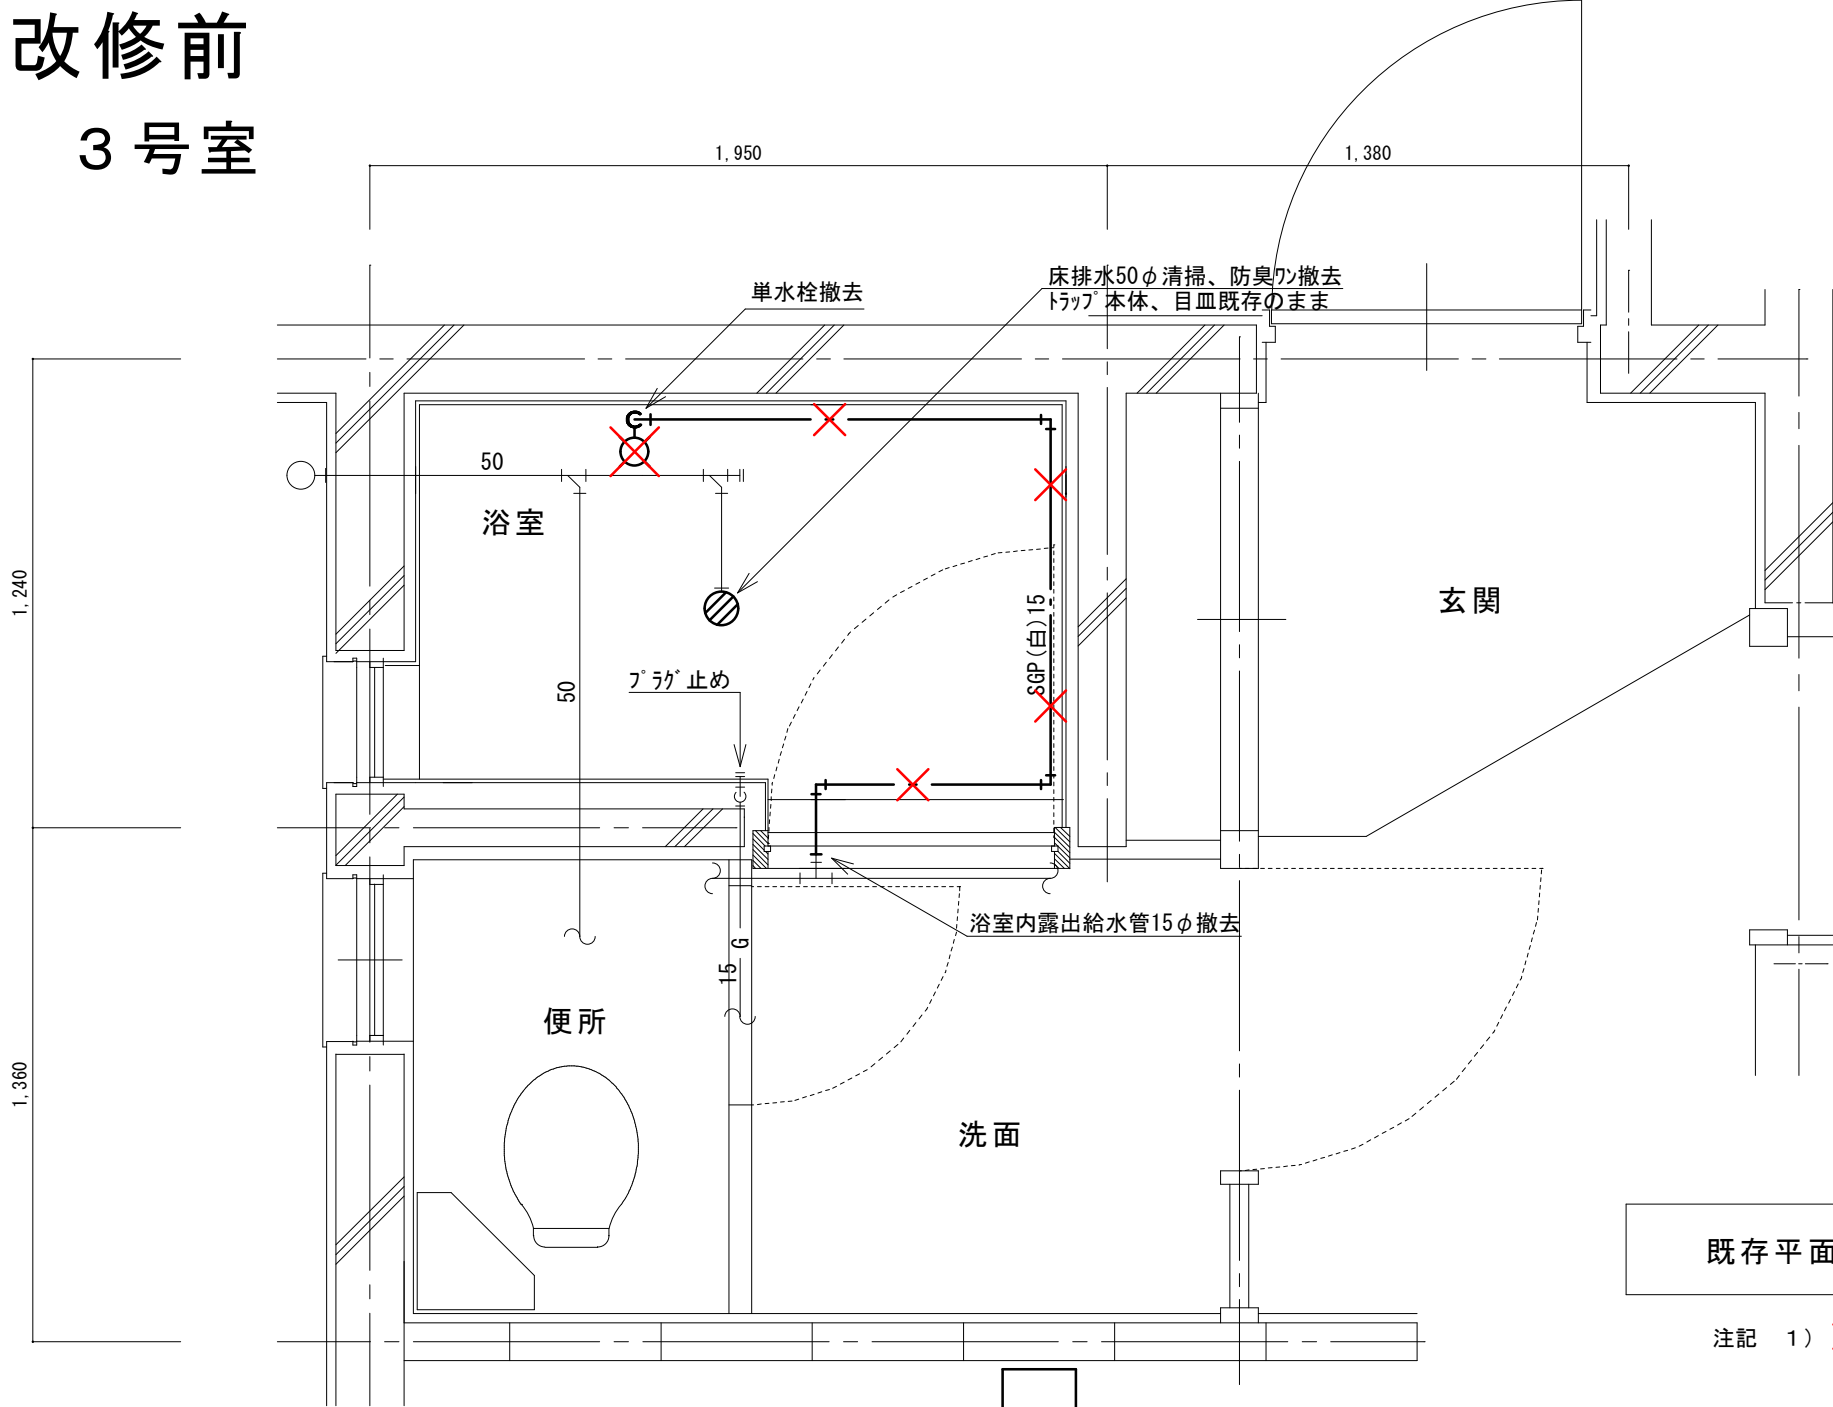

既存平面図 1/20

注記 1) ×印は、撤去を示す


(新設)
機器表

記号	機器名称	台数	機器仕様・付属品	電源	備考
GH1	ガスふろ給湯器	30	壁貫通形(厚壁対応)16号、LPガス用、湯張り、追焚き、たし湯、排気カバー	1φ100V	既設開口周囲穴埋め調整含む
	(GTS-165AD-BL)のり相当品		給水15φ止水栓、給水フレキ管、給湯フレキ管、ガス15φコック、強化ホース接続管		
			浴室設置リモコン(電気工事支給)、リモコンコード(電気工事支給)、電源コード(電気工事支給)		
			追炊き循環金具、循環ホース×2、シャワーカウンター(CS-20)、水栓金具(MS-7C)		
			付属品共		
DBL	浴槽	30	据置き型(1方全エブロン)、FRP製、795×695×645H、満水量230L		ずれ防止壁面固定金具取付×4(SUS製ビス止め)
	(KF-810S-F)のり相当品		循環金具孔付、専用ふろ蓋、据付け高さ調整脚、排水共栓、付属品共		
EF1	換気扇	30	浴室用換気扇、換気風量130m³/h(OPa)、消費電力4.1w	1φ100V	
	(V-13BS)三菱相当品		風圧式シャッター、ゴムプラグ、引きひもスイッチ式		
			SUS製ウェザーカバー(金網付) その他付属品一式共		


凡例

記号	名称	規格
——	給水管	硬質塩化ビニルライニング鋼管 SGP-VA
—— ——	給湯管	一般配管用ステンレス鋼管 SU
——G——	ガス管	外面塩化ビニル被覆鋼管 SGP-VG
——	既設配管	
× ×	撤去配管	給水:SGP(白)、HIVP、給湯:HTVP
⊗	給水栓	
⊙	シャワー金具	デッキタイプ2バルブ
+●	ガス栓	単口ヒューズコック
⊕	井	給水:止水栓、ガス:コック
⊗	床排水トラップ	防臭ワン取替え、トラップ内清掃 目皿清掃


改修後
3号室

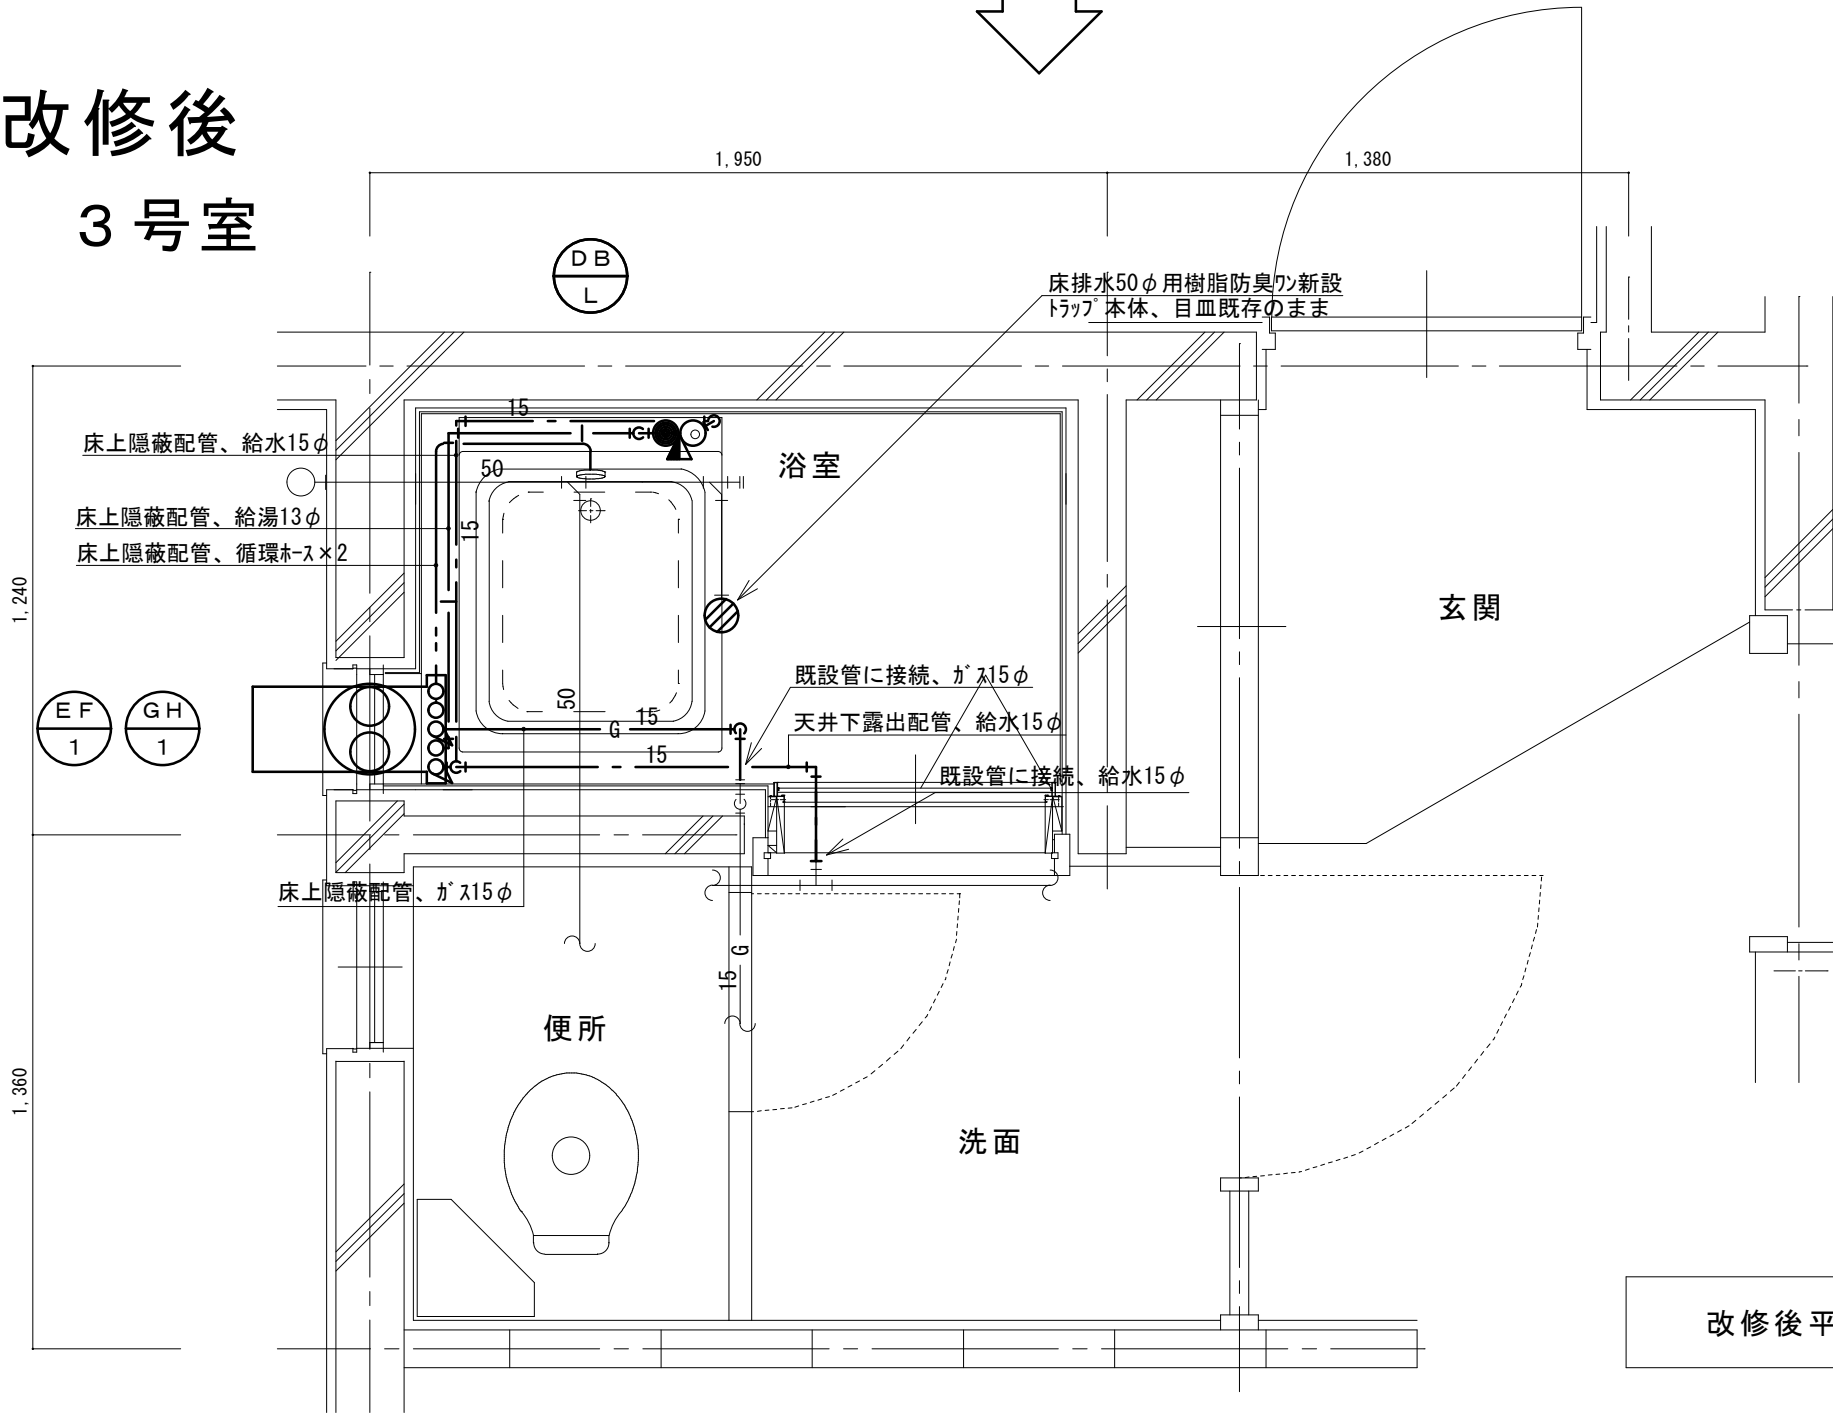

改修後平面図 1/20

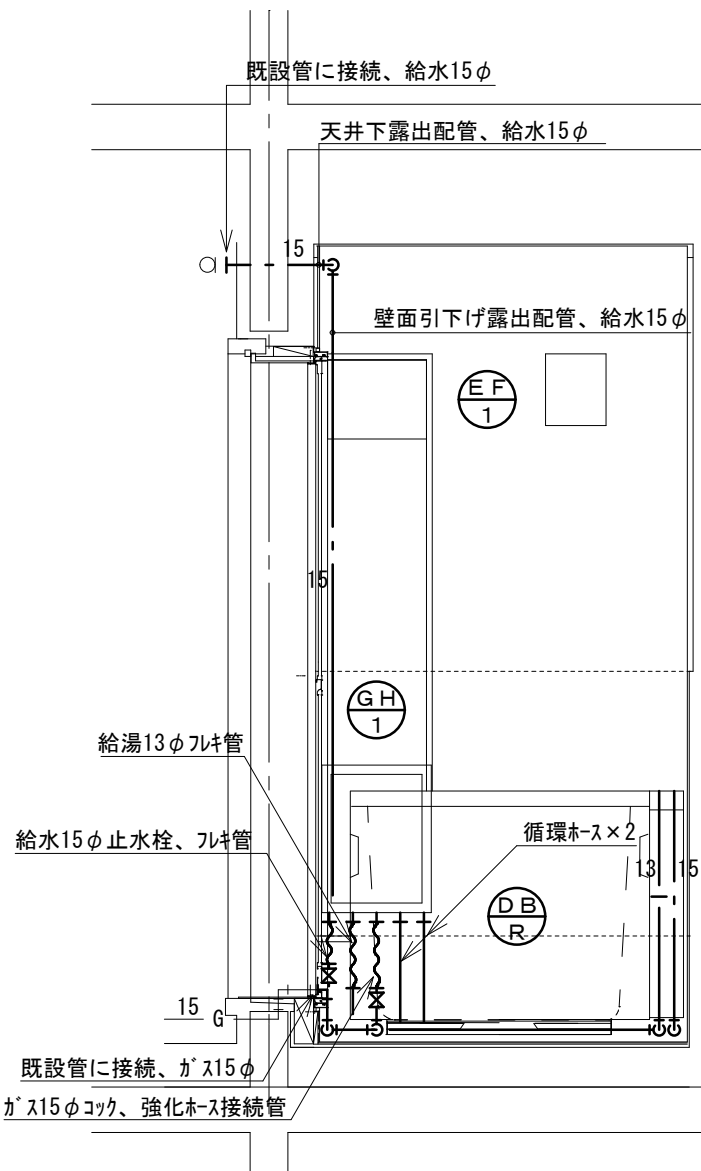

北面

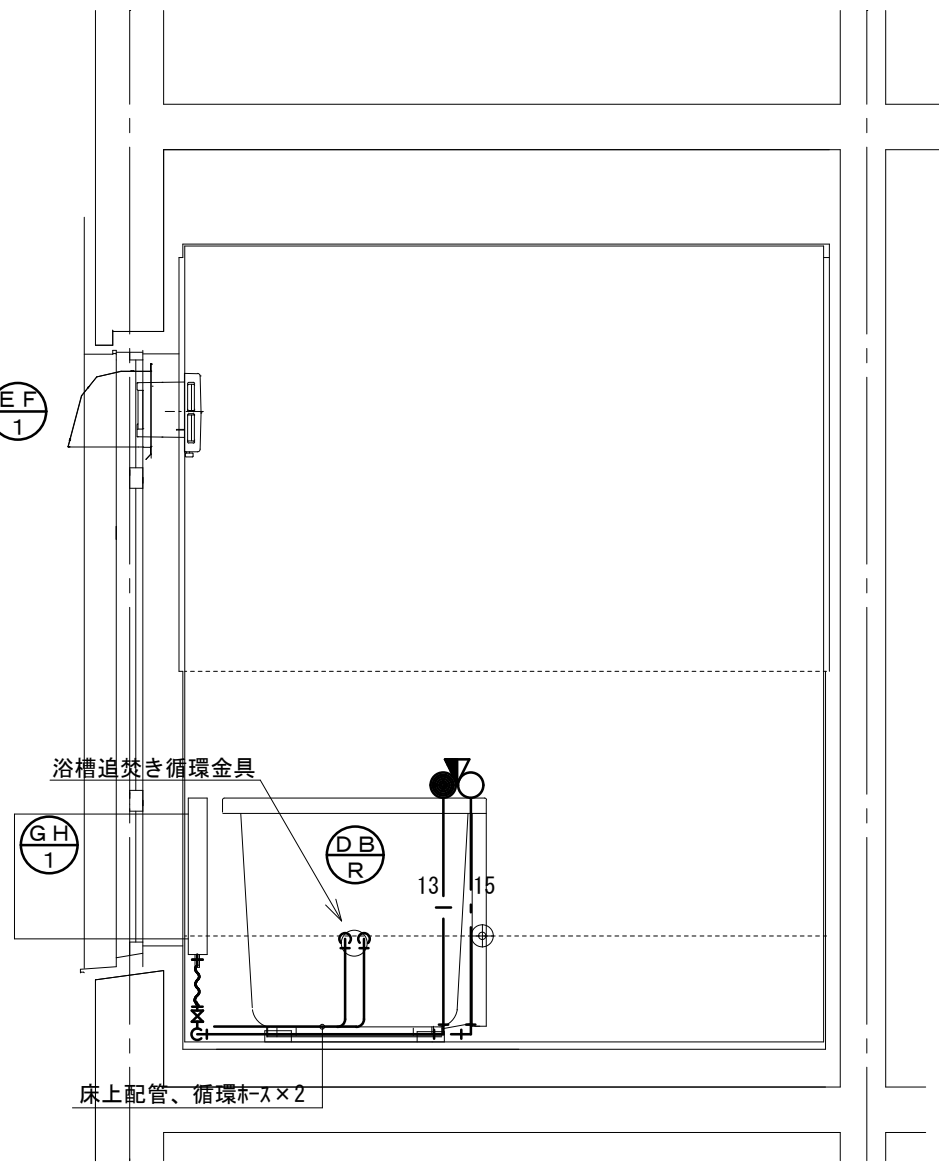

東面

鳴門市都市建設部まちづくり課

工事名	鳴門市桑島第二団地A棟浴室ほか改修工事
図面名	3号室給排水改修図

縮尺 A2: 1/20
A3: 70%縮小

記事

M.T.S.プラン

 
徳島県鳴門市大麻町萩原字川原/上38番地
1級建築士事務所 徳島県知事登録第21040号

TEL & FAX (088) 689-3832
一級建築士 森 茂代 第188857号


図面 No.

EM-07



4 号室



注記 1) ×印は、撤去を示す

 


4 号室

  

鳴門市都市建設部まちづくり課	工 事 名	鳴門市桑島第二団地 A 棟浴室ほか改修工事		記事	M.T.S. プラン 徳島県鳴門市大麻町萩原字川原/上38番地 TEL & FAX (088) 689-3832 1 級建築士事務所 徳島県知事登録第21040号 一級建築士 森 茂代 第188857号	図面 No. EM-08
	図 面 名	4 号室電気改修図	縮 尺 A2 : 1/20 A3 : 70%縮小			


改修前
4号室

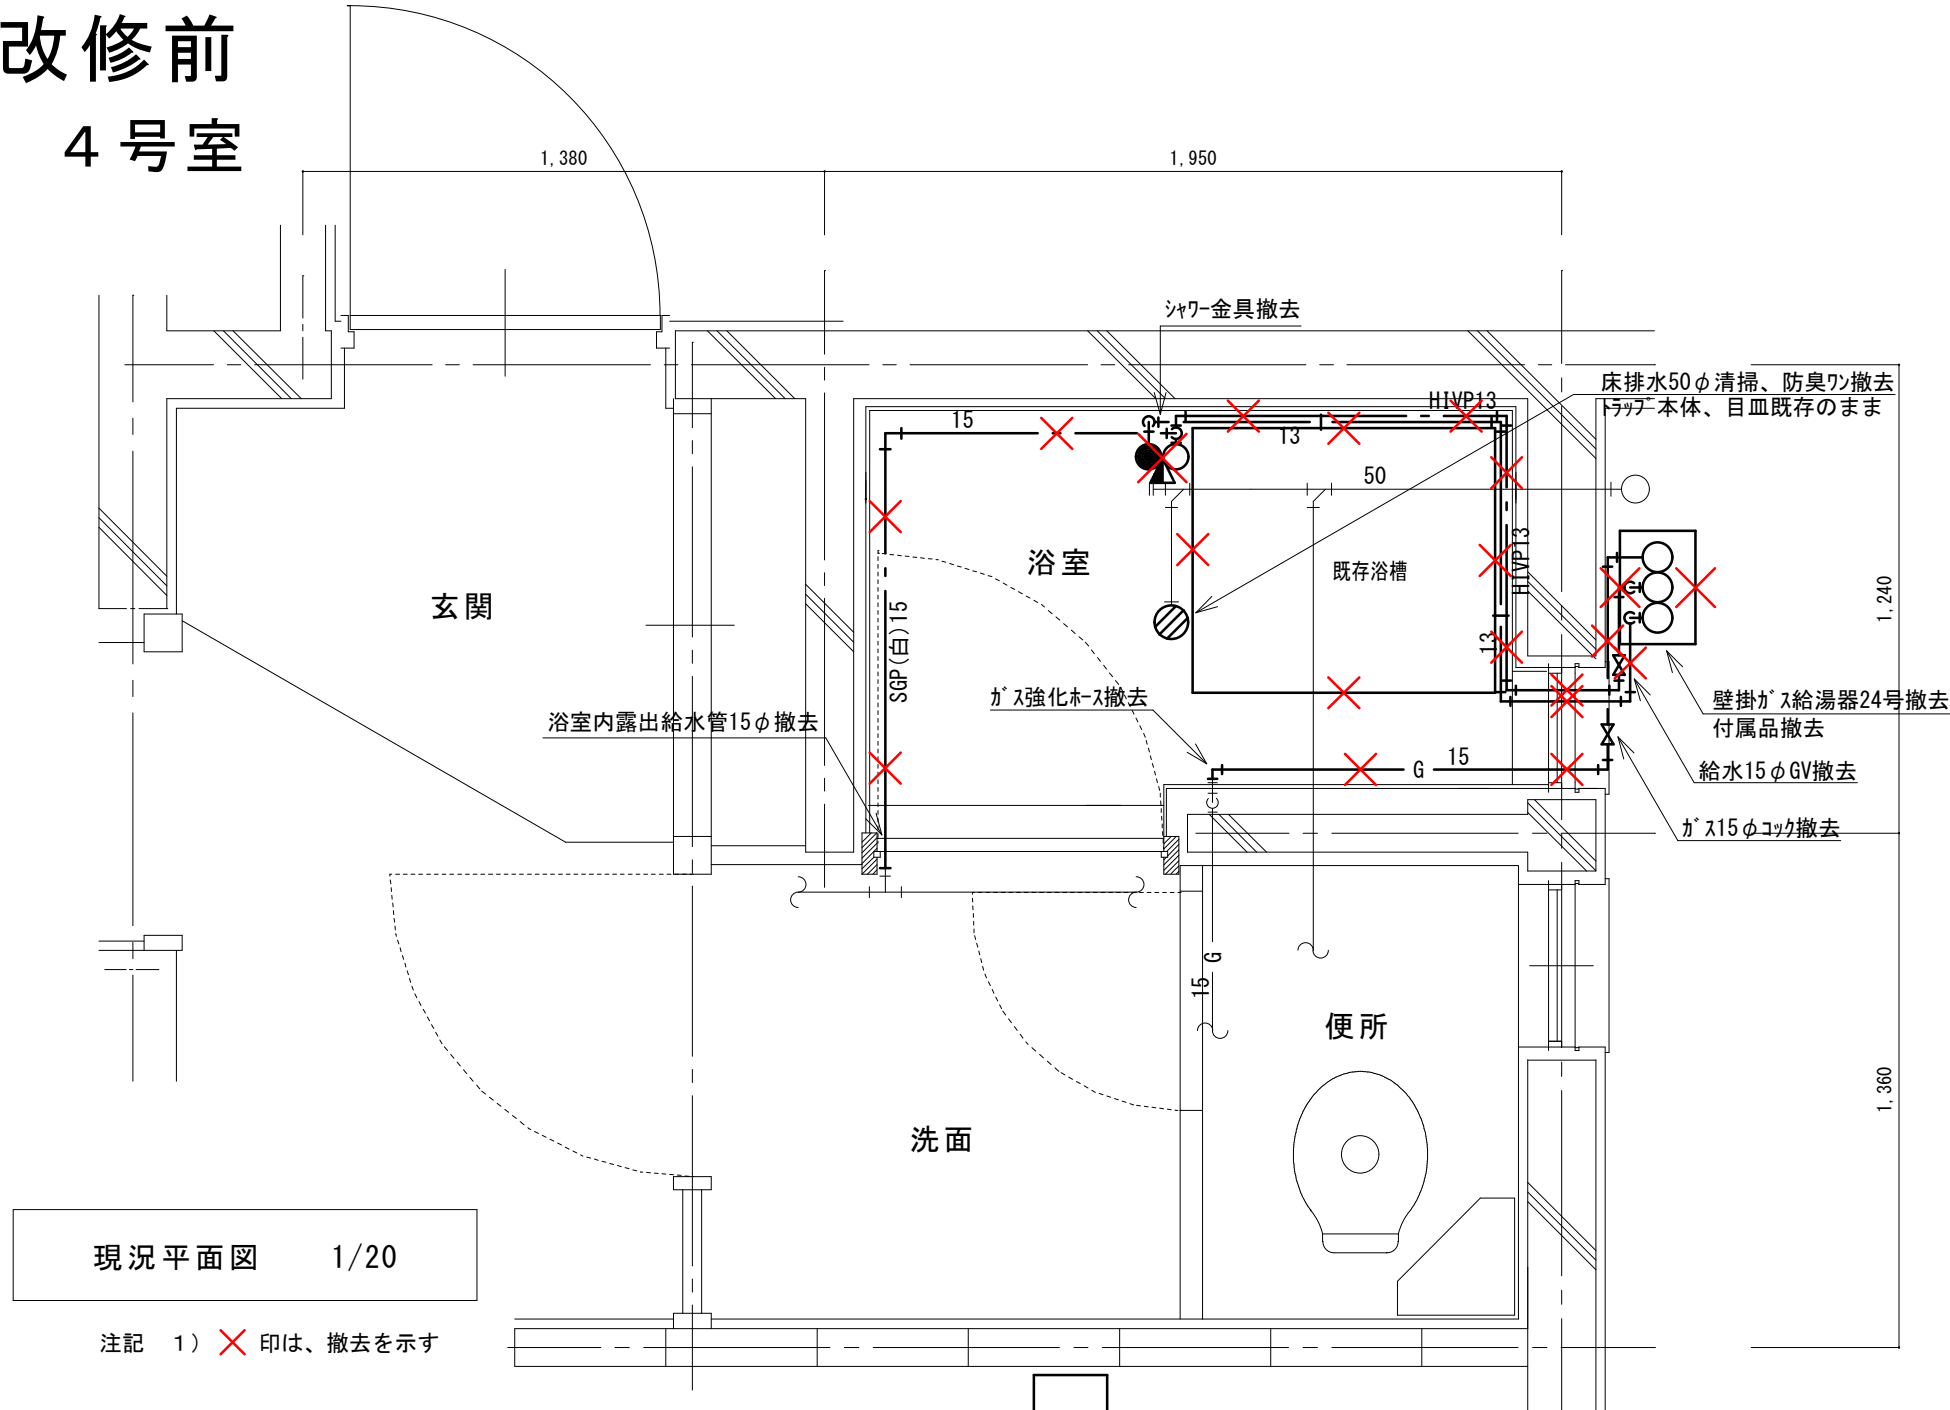

現況平面図 1/20

注記 1) ×印は、撤去を示す

改修後
4号室

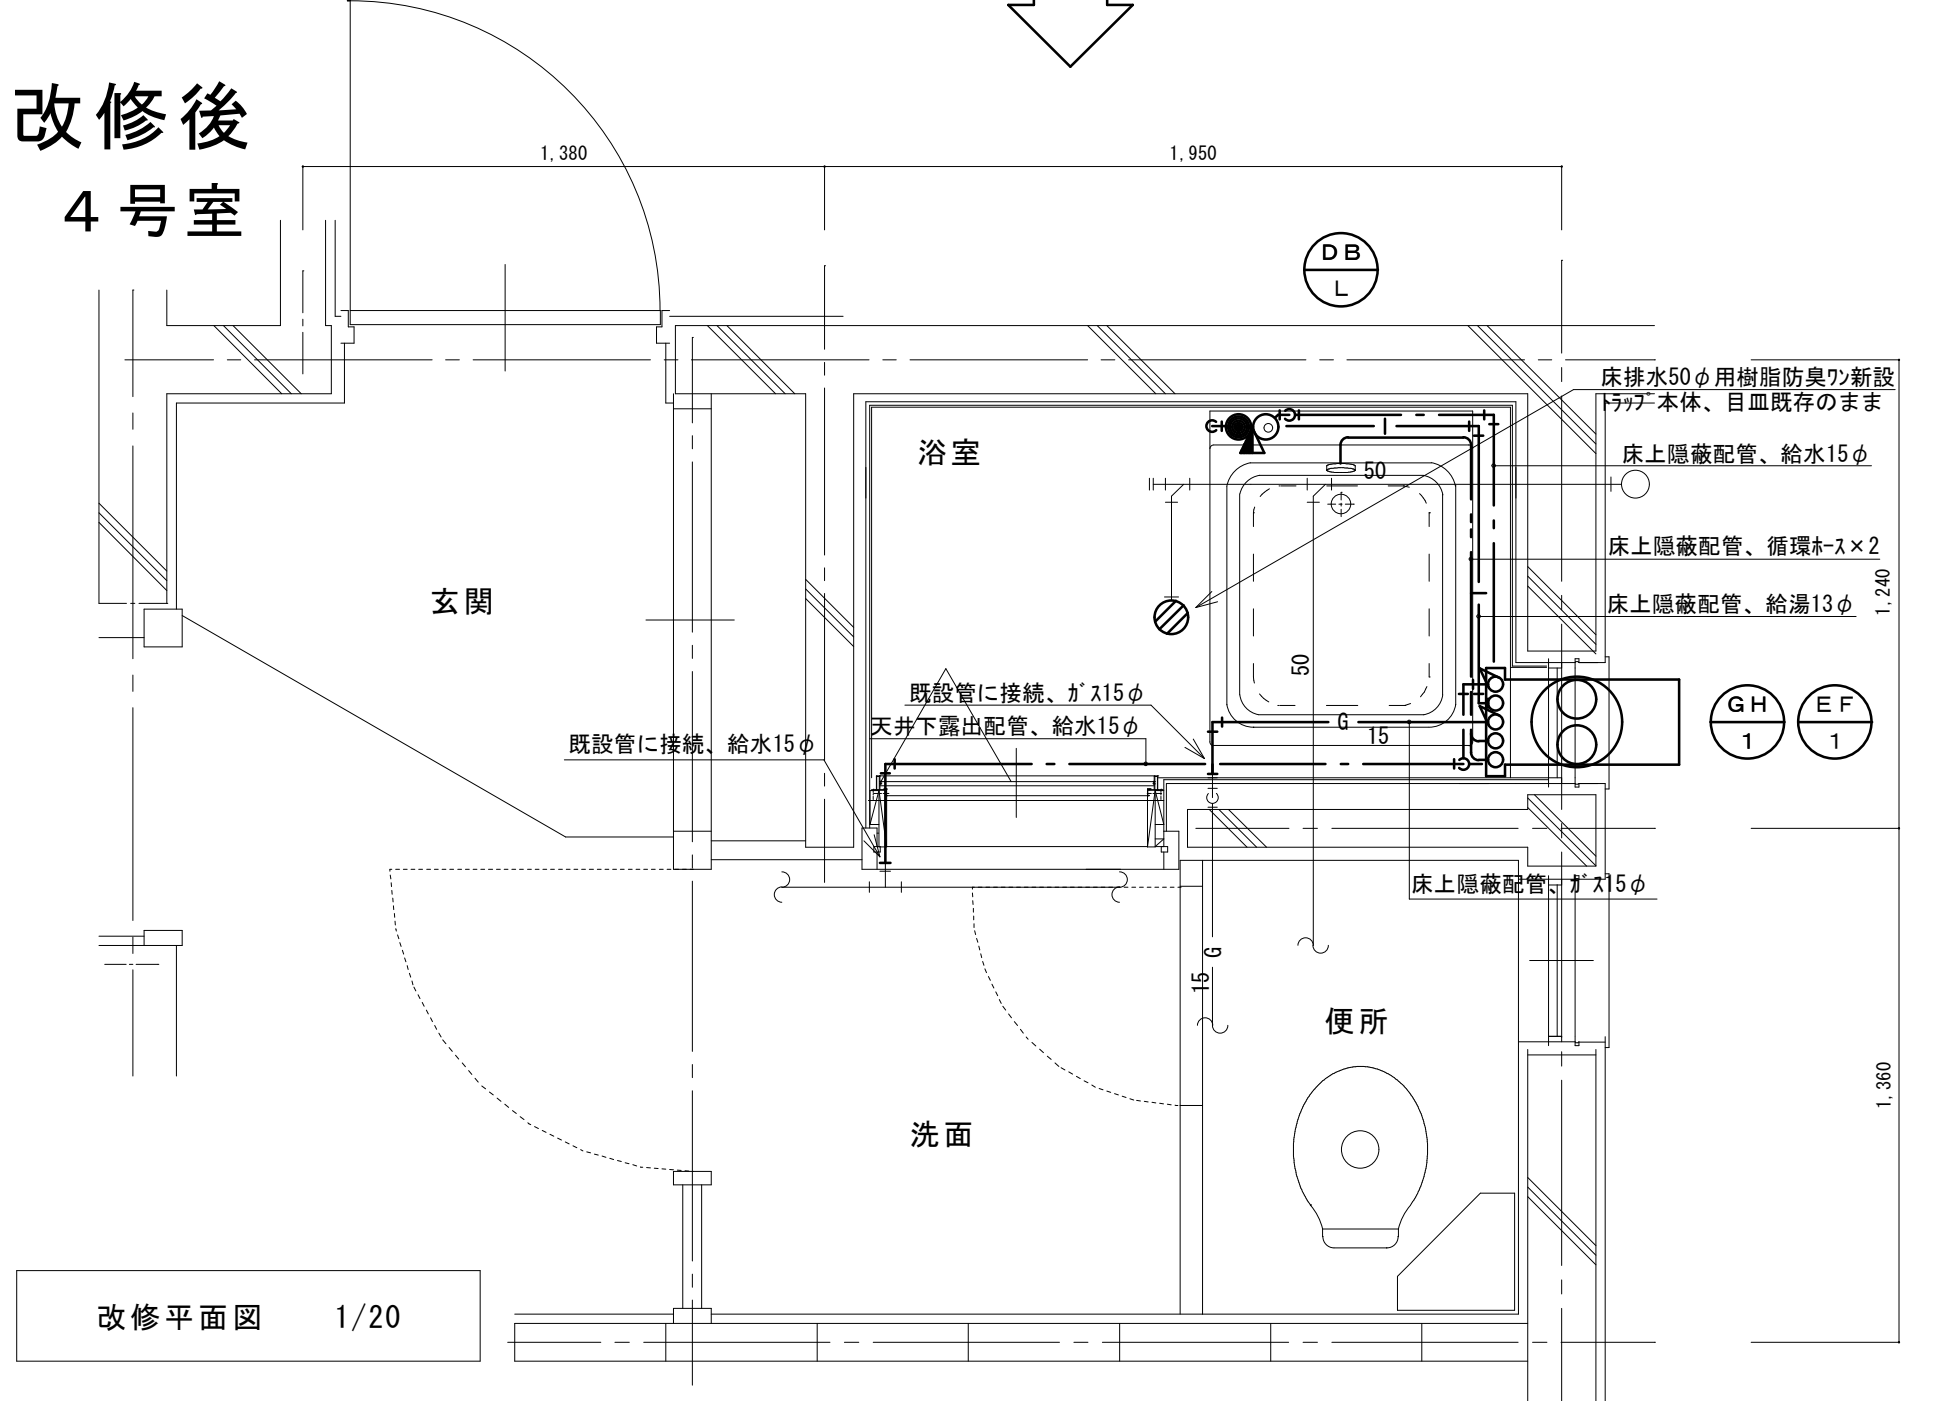


改修平面図 1/20

(新設)
機器表

記号	機器名称	台数	機器仕様・付属品	電源	備考
GH1	ガスふろ給湯器	30	壁貫通形(厚壁対応)16号、LPガス用、湯張り、追焚き、たし湯、捺気カバー	1φ100V	既設開口周囲穴埋め調整含む
	(GTS-165ADBL)ノリ相当品		給水15φ止水栓、給水フレキ管、給湯フレキ管、ガス15φコック、強化ホース接続管		
			浴室設置リモコン(電気工事支給)、リモコンコード(電気工事支給)、電源コード(電気工事支給)		
			追炊き循環金具、循環ホース×2、シャワーカウンター(CS-20)、水栓金具(MS-7C)		
			付属品共		
DBL	浴槽	30	据置き型(1方全エプロン)、FRP製、795×695×645H、満水量230L		ずれ防止壁面固定金具取付×4(SUS製ビス止め)
	(KF-810S-F)ノリ相当品		循環金具孔付、専用ふろ蓋、据付け高さ調整脚、排水共栓、付属品共		
EF1	換気扇	30	浴室用換気扇、換気風量130m³/h(OPa)、消費電力4.1w	1φ100V	
	(V-13BS)三菱相当品		風圧式シャッター、ゴムプラグ、引きひもスイッチ式		
			SUS製ウェザーカバー(金網付) その他付属品一式共		


凡 例

記 号	名 称	規 格
— — — —	給水管	硬質塩化ビニルライニング鋼管 SGP-VA
— — —	給湯管	一般配管用ステンレス鋼鋼管 SU
— G — —	ガス管	外面塩化ビニル被覆鋼管 SGP-VG
— — — —	既設配管	
× ×	撤去配管	給水:SGP(白)、HIVP、給湯:HTVP
○	給水栓	
○	シャワー金具	デッキタイプ2バルブ
+	ガス栓	単口ヒューズコック
×	弁	給水:止水栓、ガス:コック
○	床排水トラップ	防臭ワン取替え、トラップ内清掃 目皿清掃



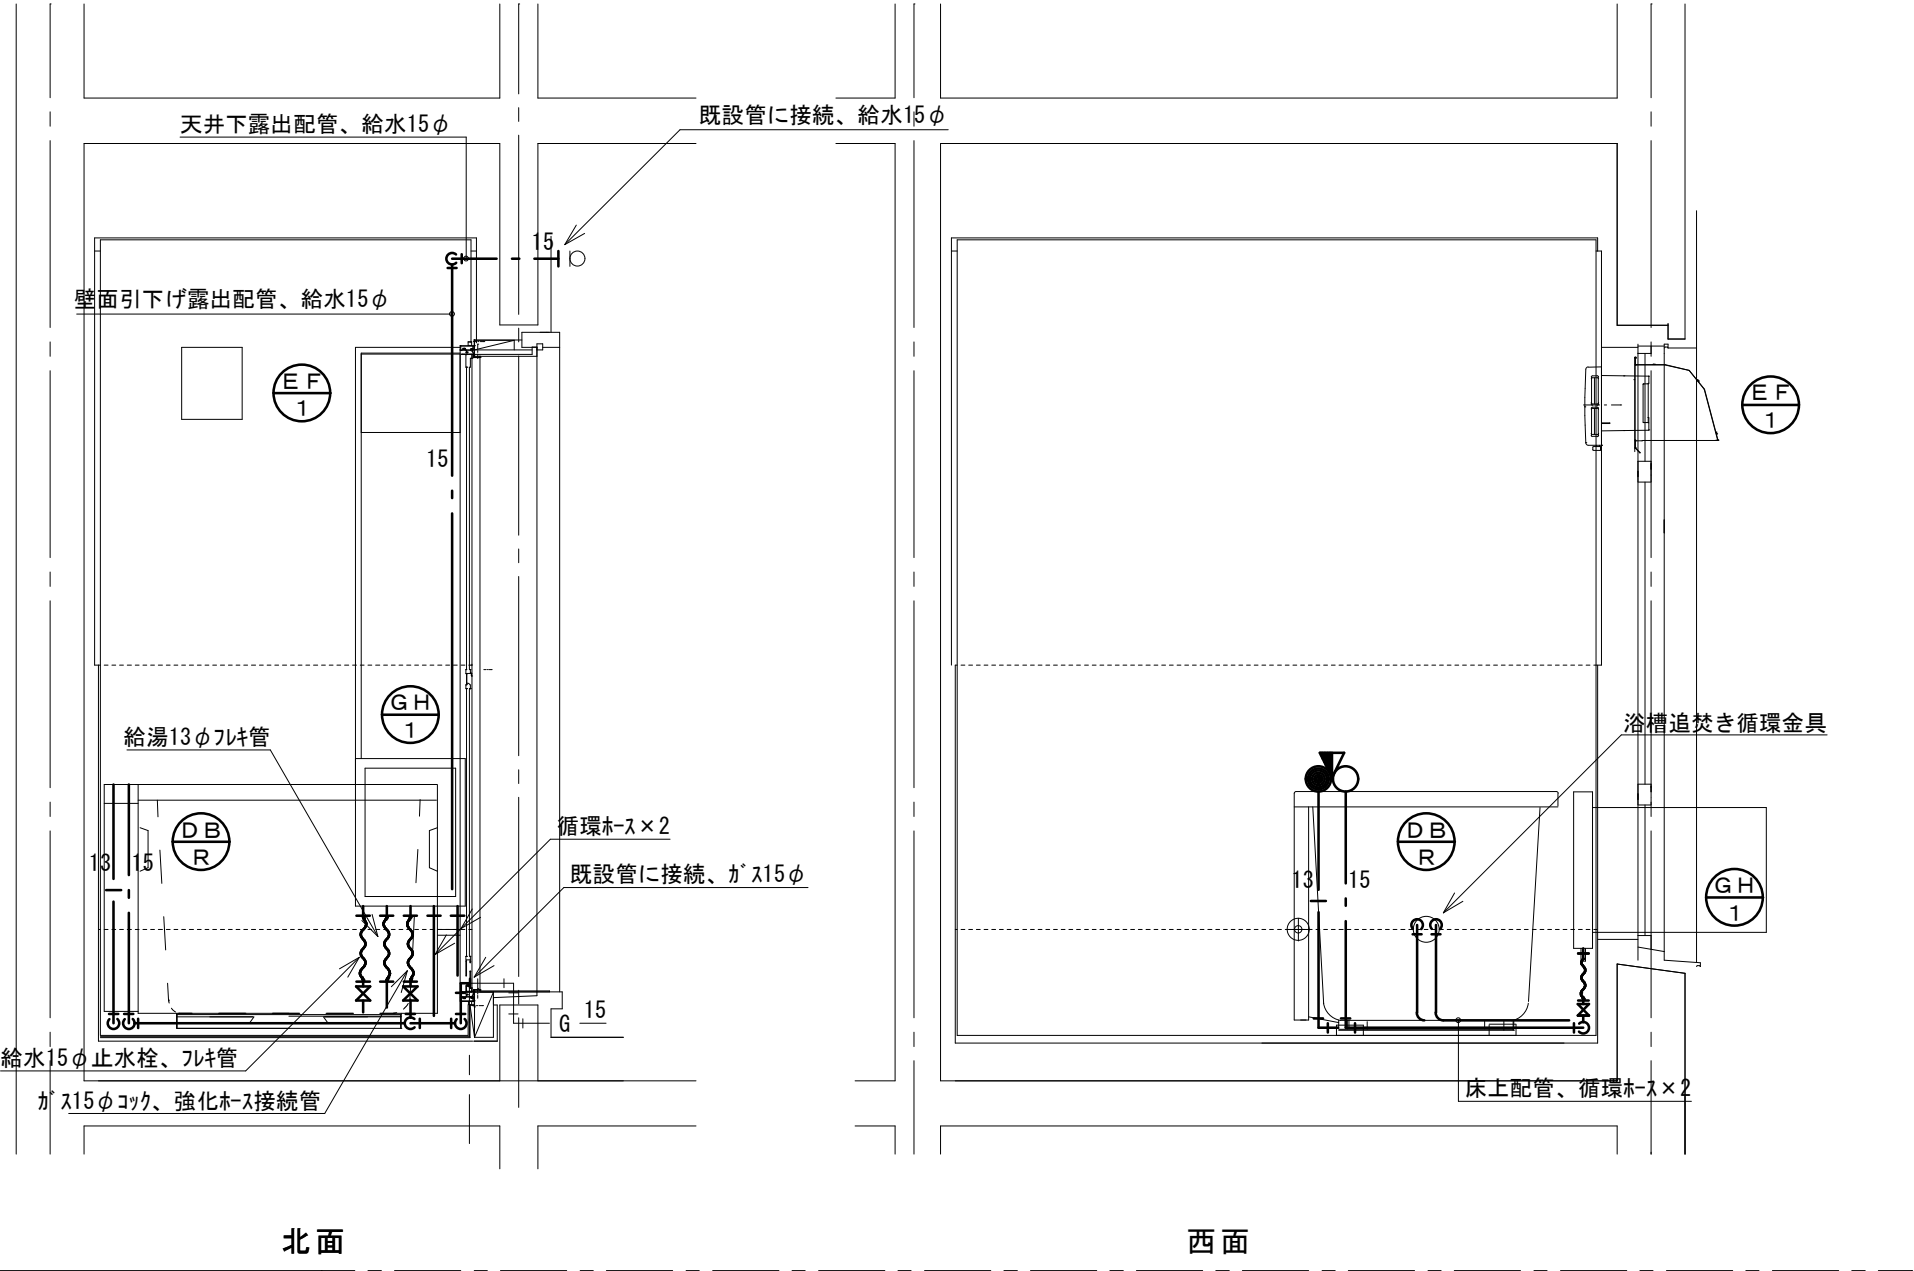


改修後 展開図 1/20

改修前
5号室

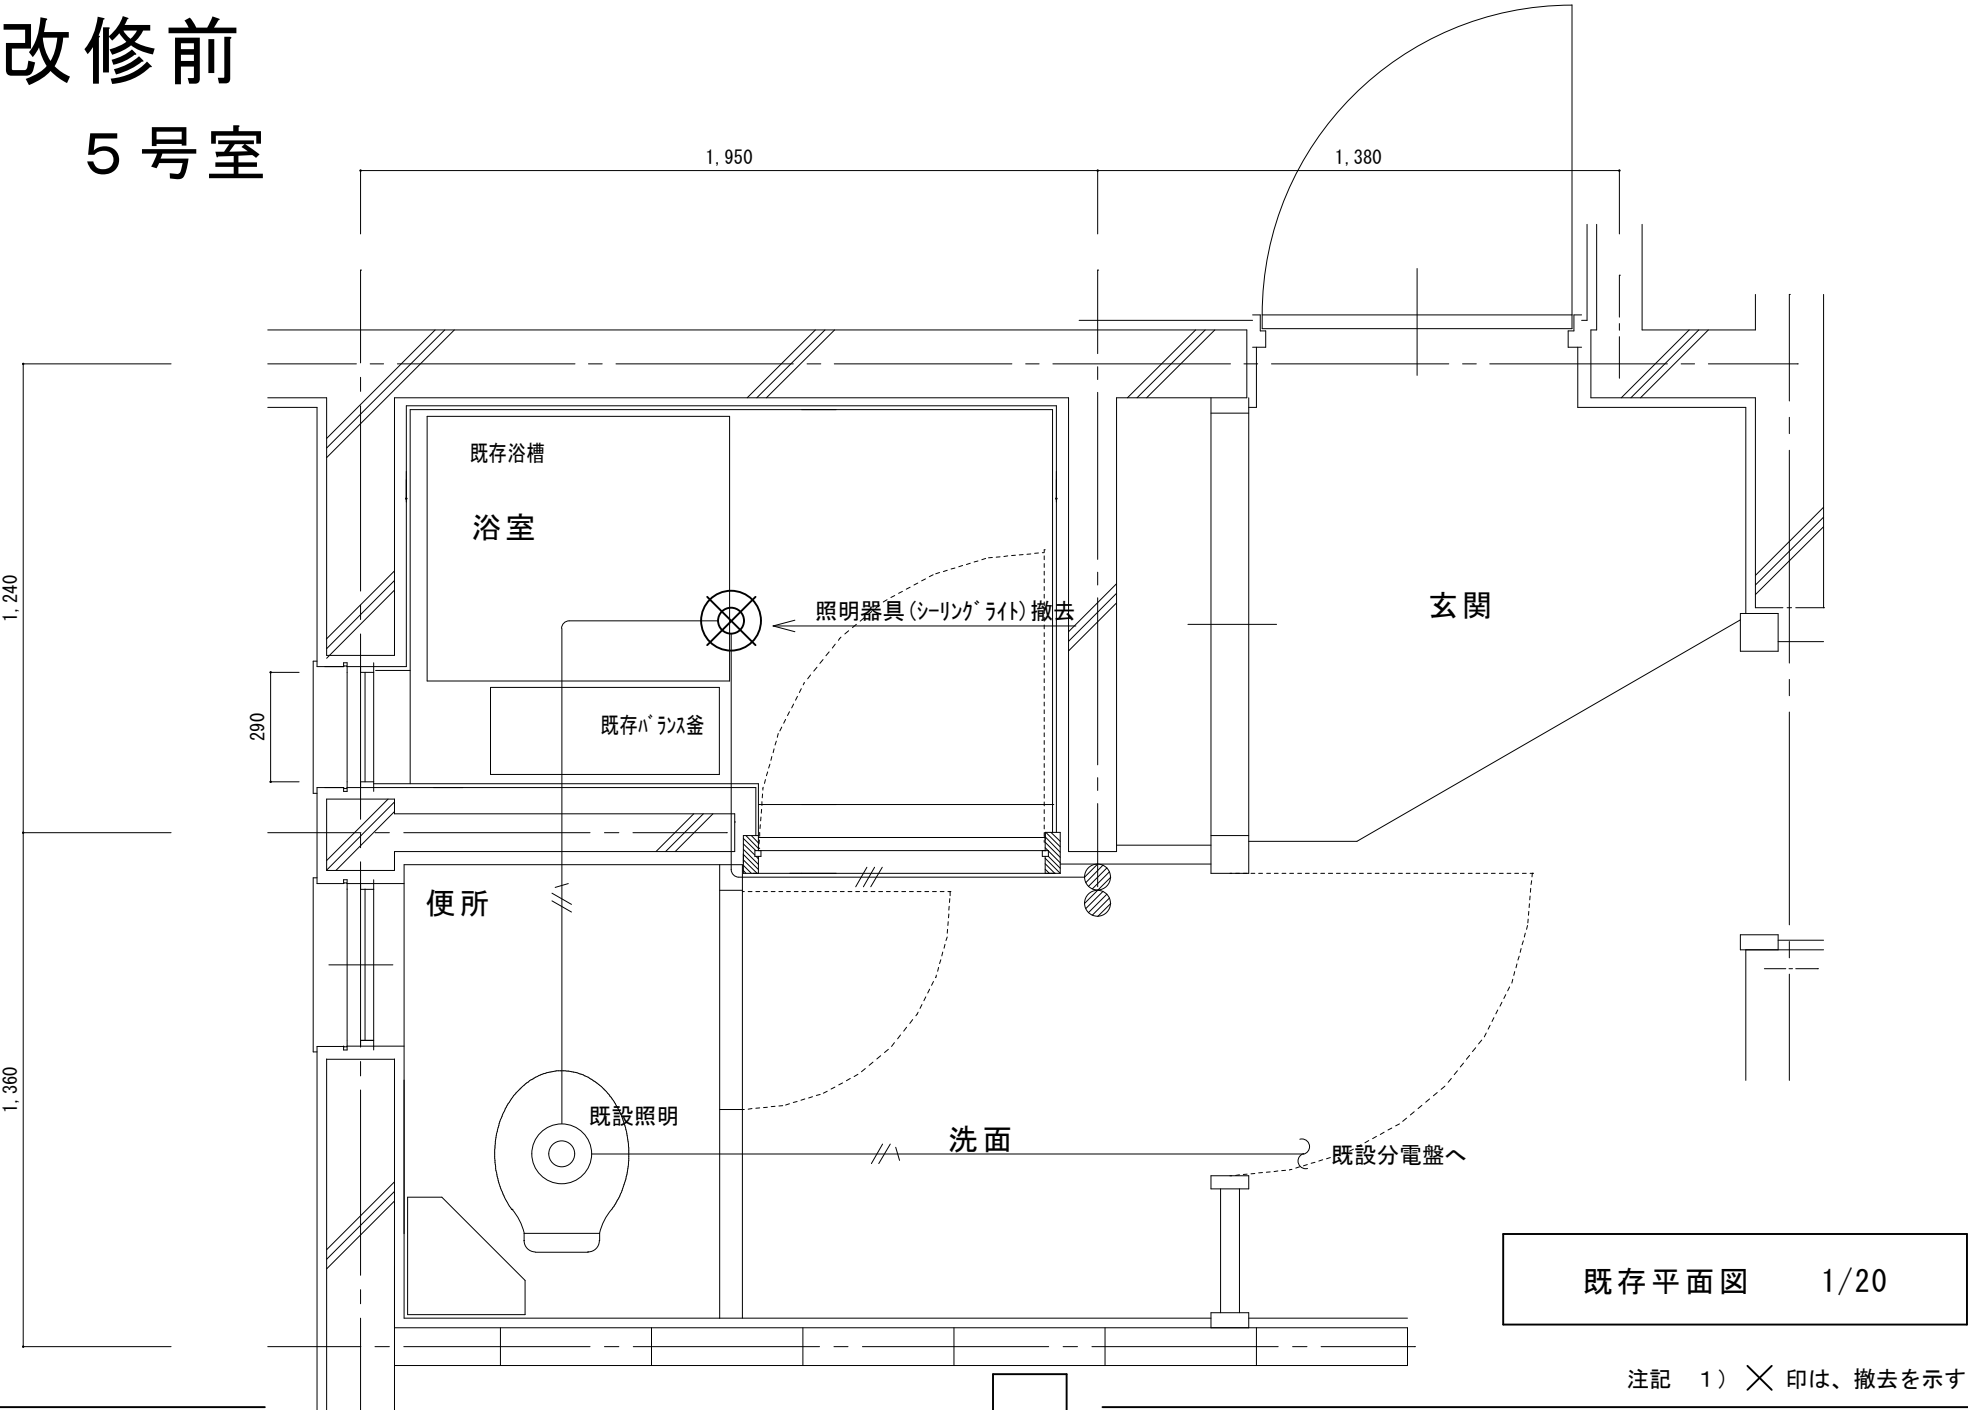


改修後
5号室

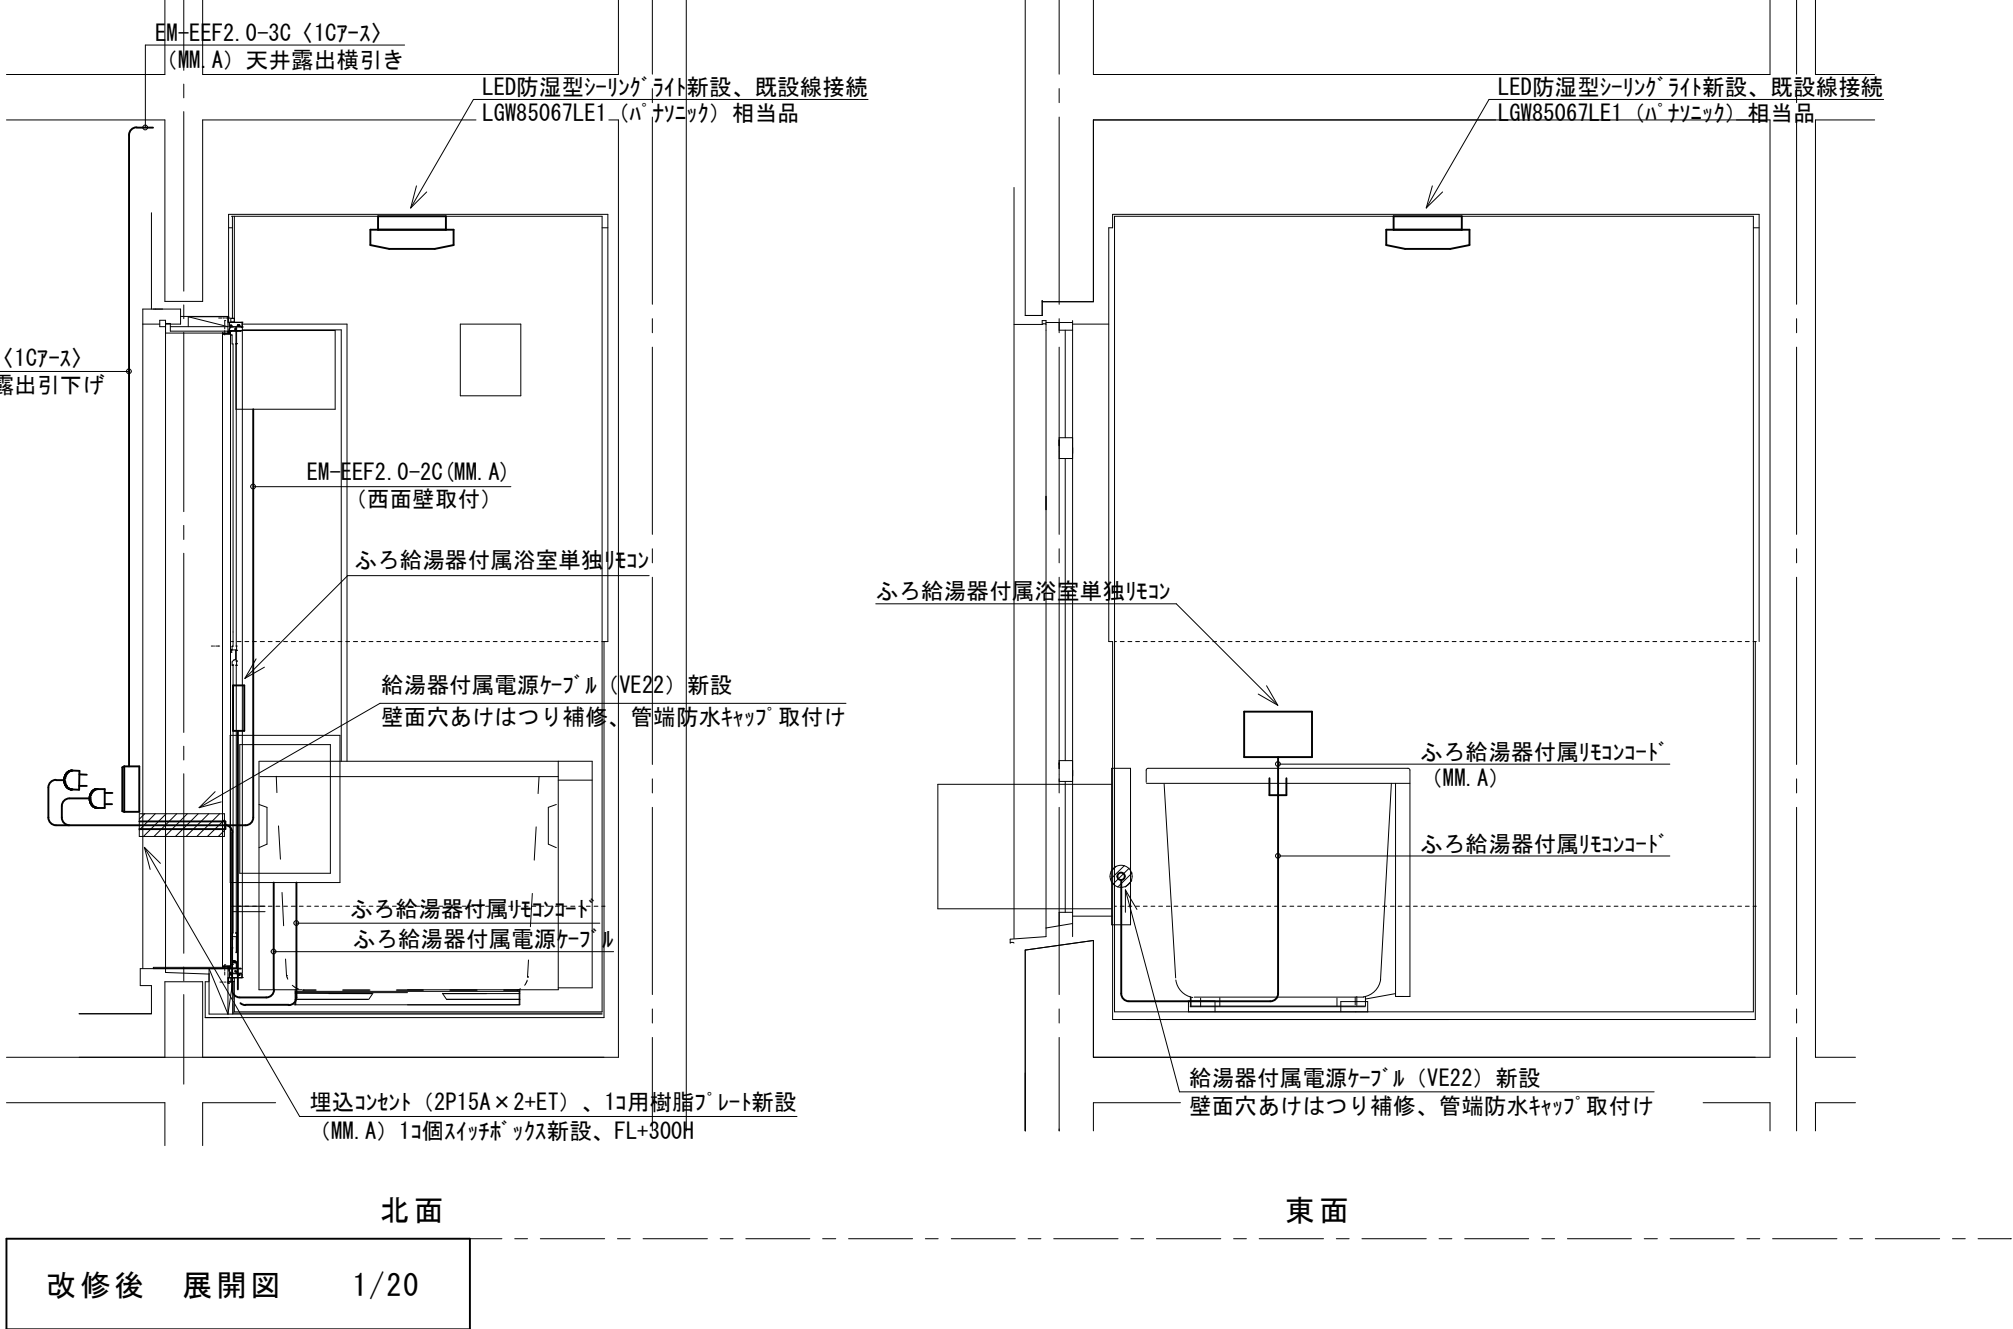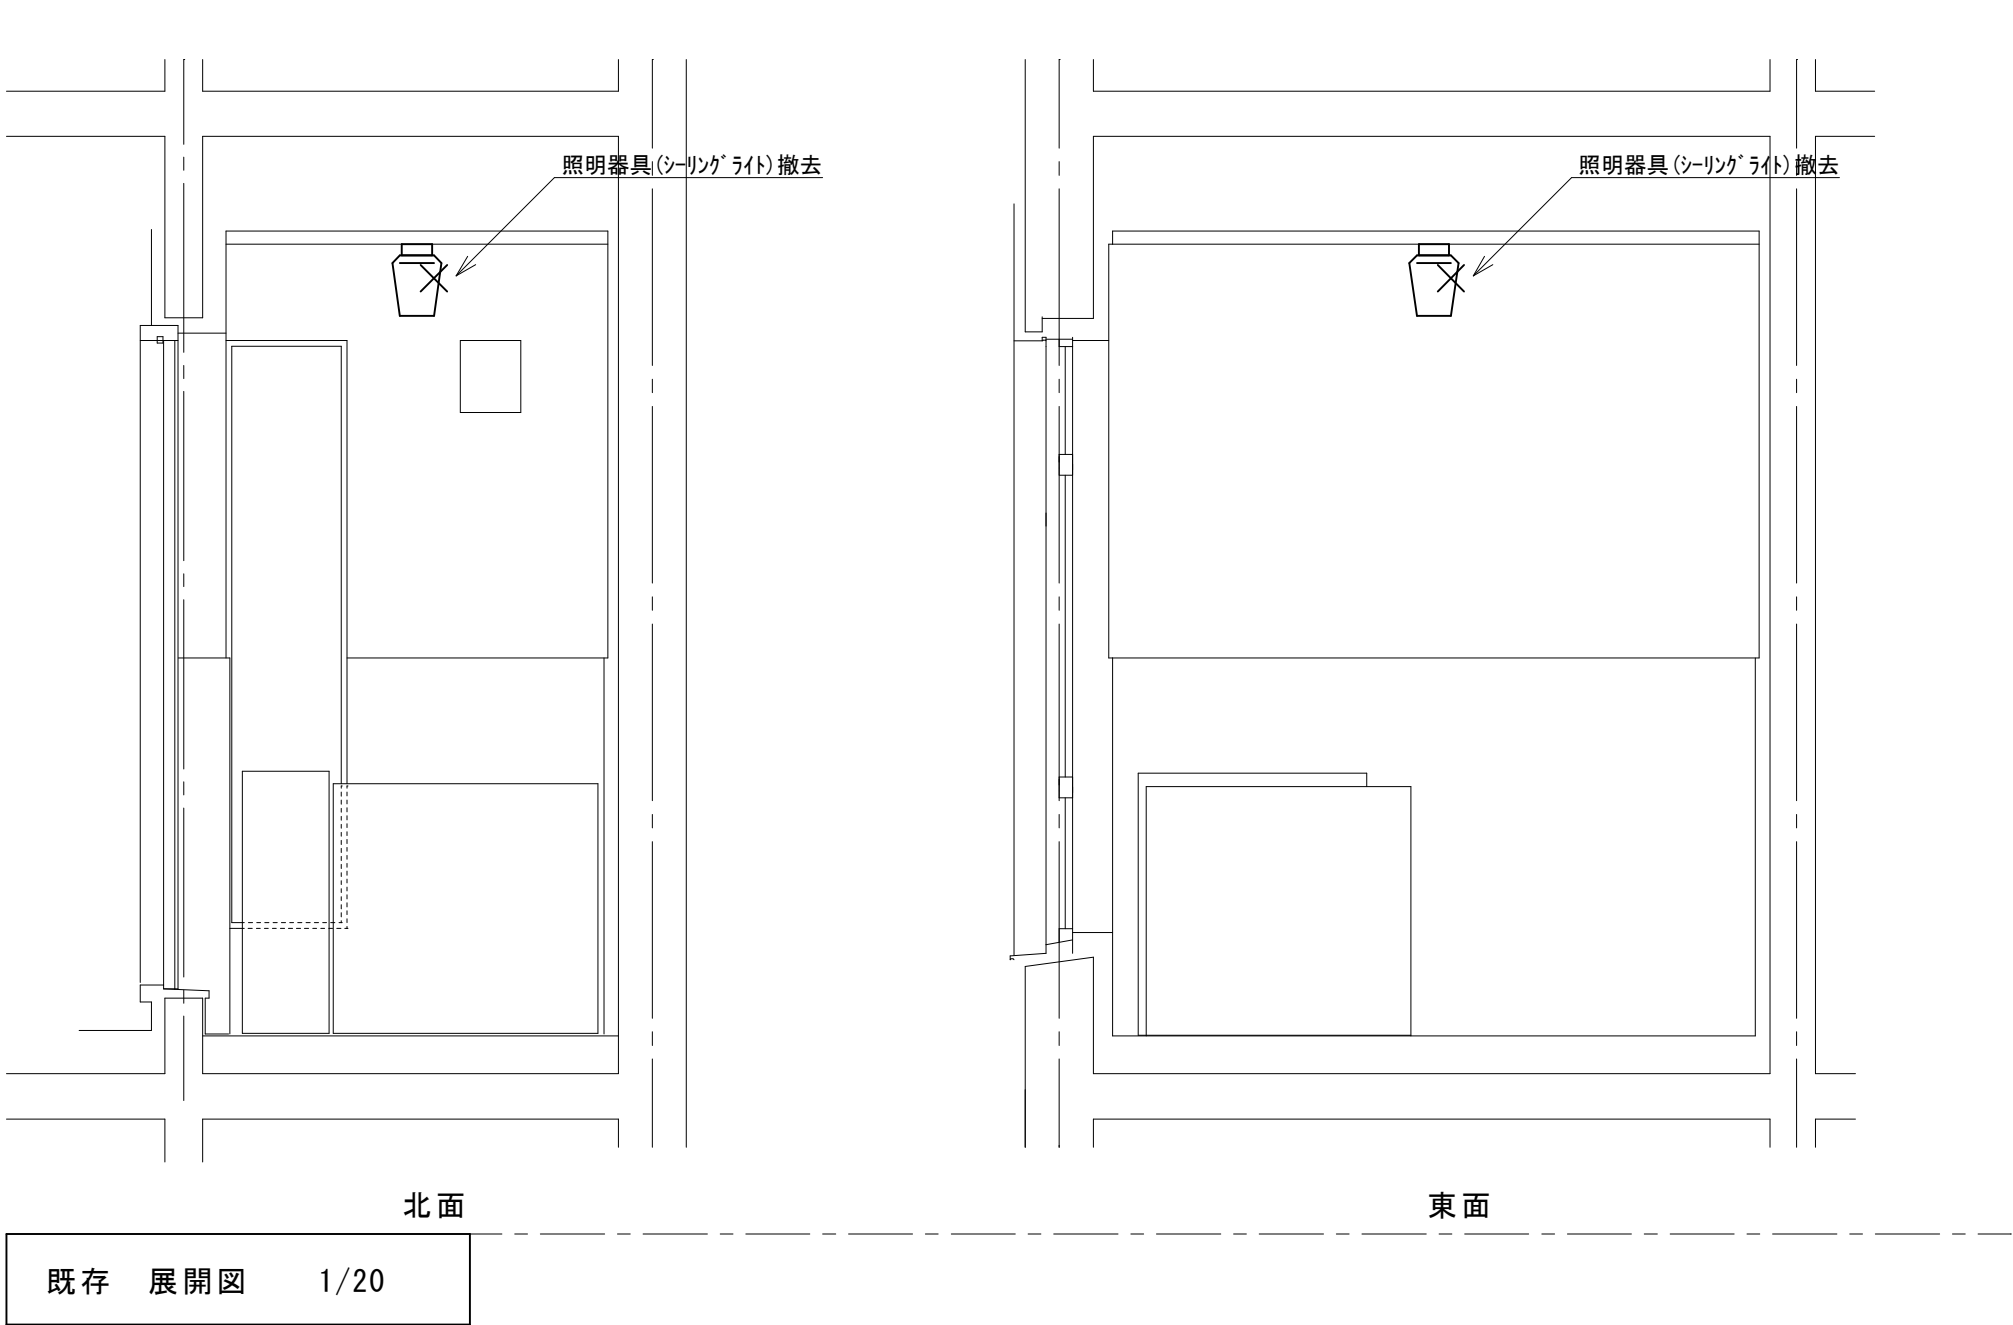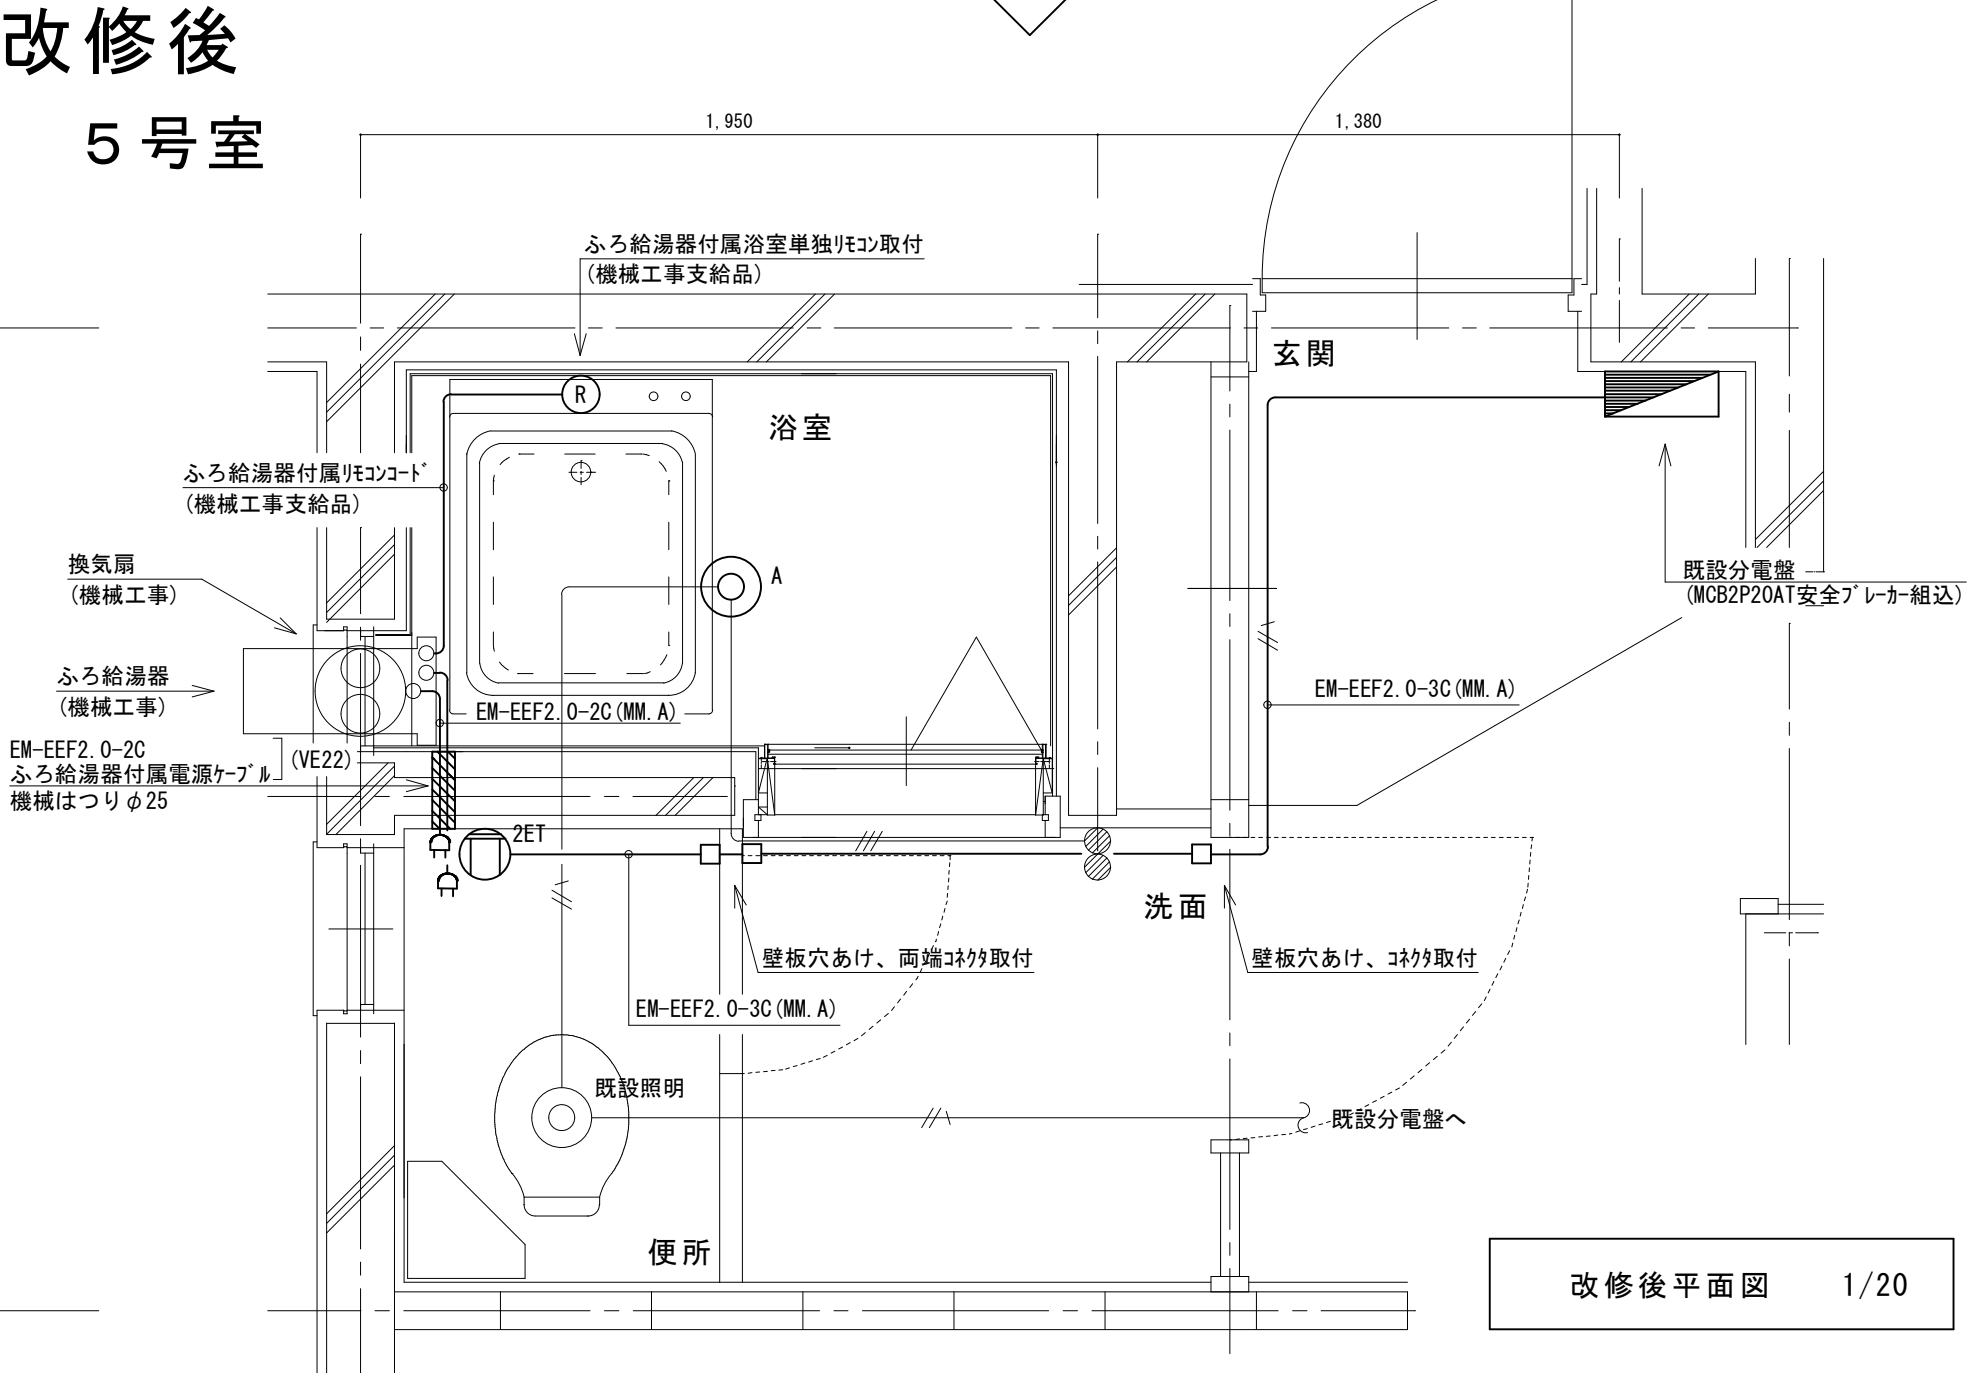

鳴門市都市建設部まちづくり課	工事名	鳴門市桑島第二団地A棟浴室ほか改修工事		記事	M. T. S. プラン 徳島県鳴門市大麻町萩原字川原/上38番地 1級建築士事務所 徳島県知事登録第21040号	図面 No. EM-10
	図面名	5号室電気改修図	縮尺 A2 : 1/20 A3 : 70%縮小			

改修前

5 号室

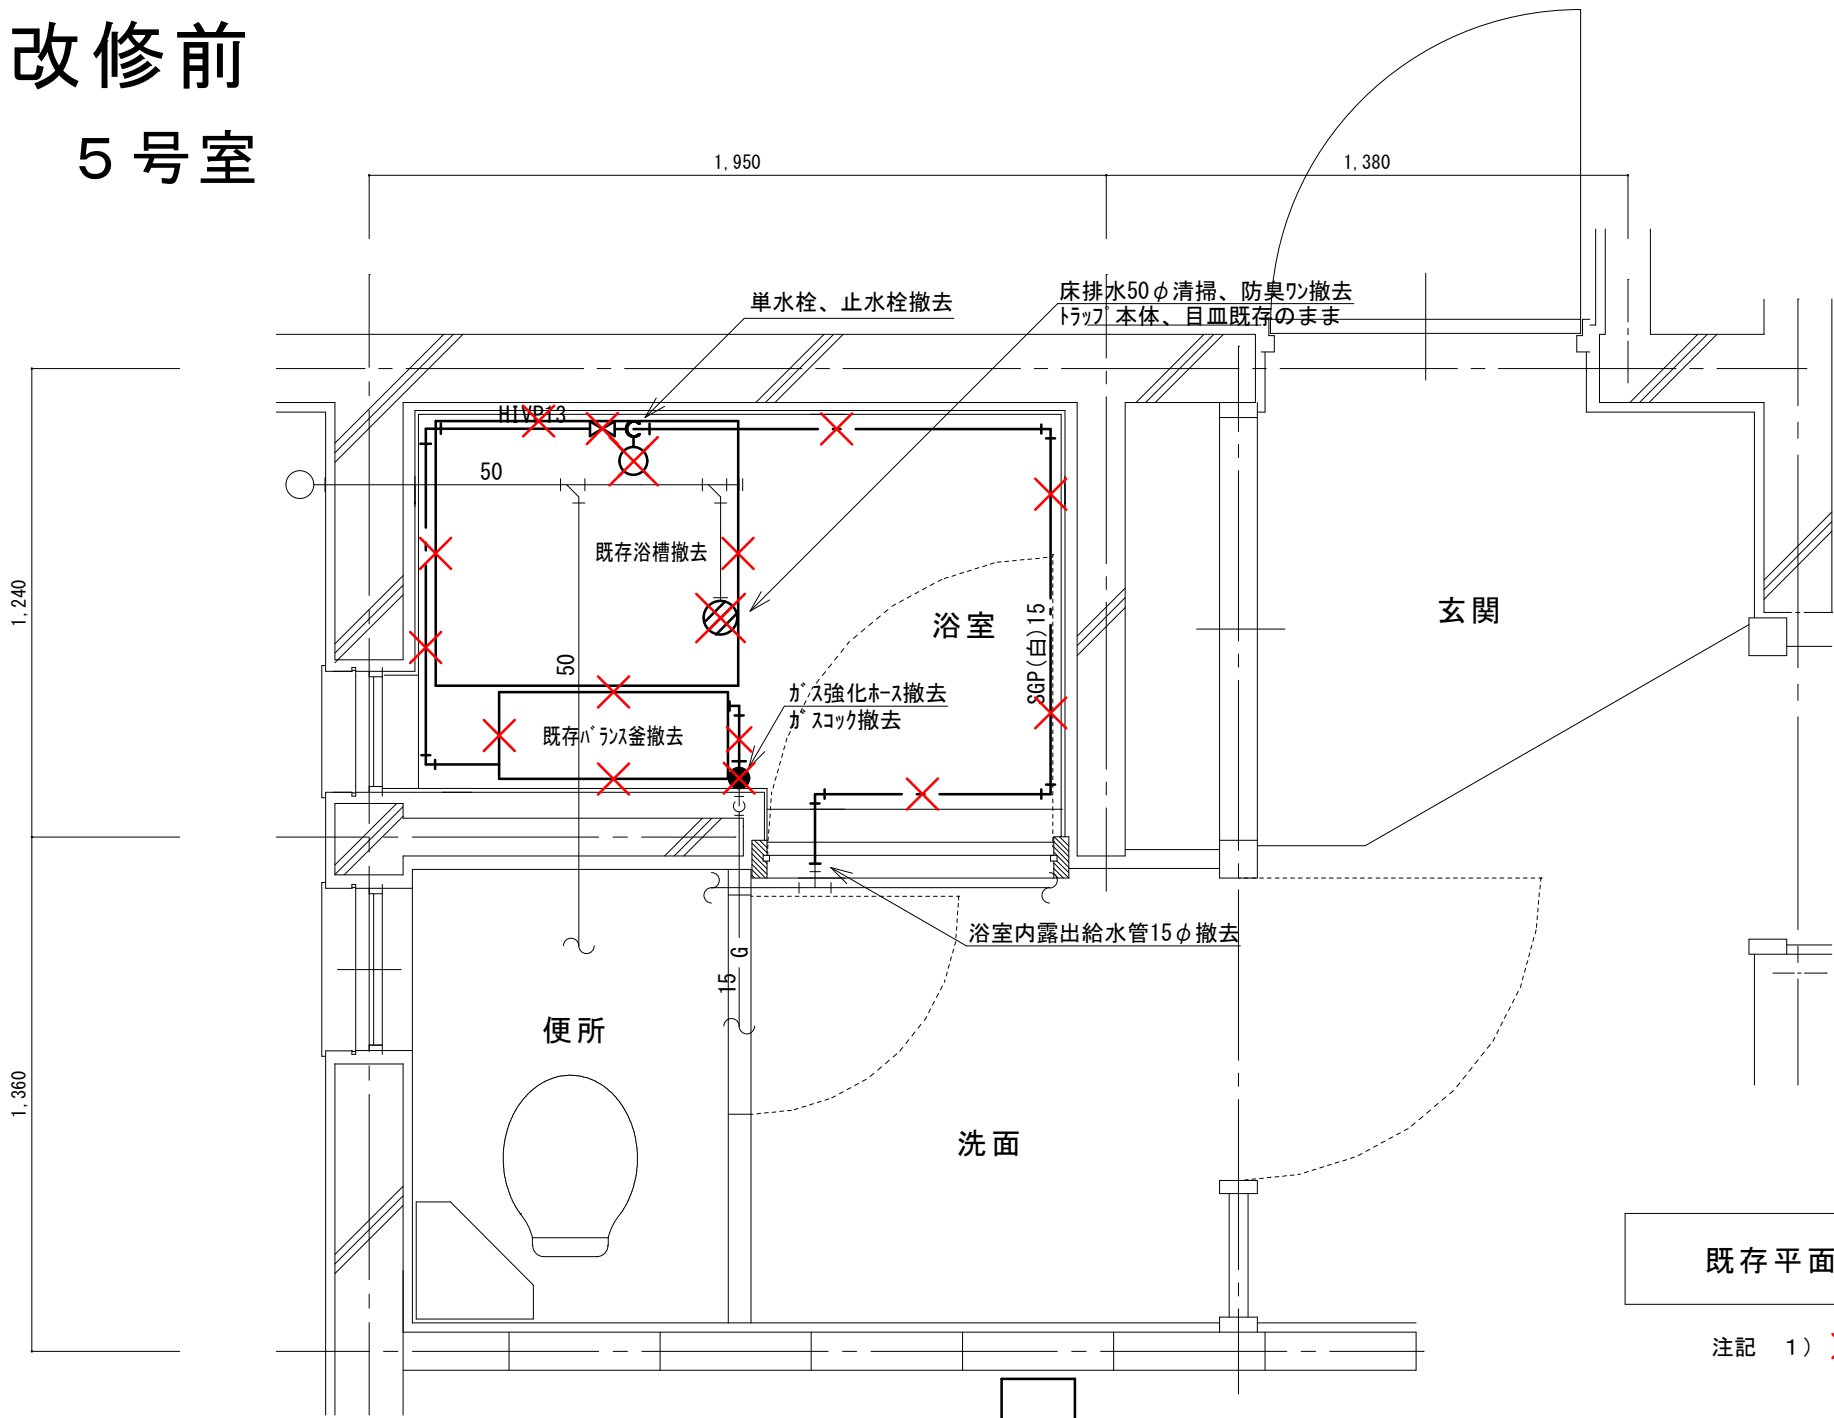

(新設)

機 器 表




記号	機器名称	台数	機器仕様・付属品	電源	備考
GH1	ガスふろ給湯器	30	壁貫通形(厚壁対応)16号、LPガス用、湯張り、追焚き、たし湯、排気カバー	1φ100V	既設開口周囲穴埋め調整含む
	(GTS-165AD-BL)ノリ相当品		給水15φ止水栓、給水フレキ管、給湯フレキ管、ガス15φコック、強化ホース接続管		
			浴室設置リモコン(電気工事支給)、リモコンコード(電気工事支給)、電源コード(電気工事支給)		
			追炊き循環金具、循環ホース×2、シャワーカウンター(CS-20)、水栓金具(MS-7C)		
			付属品共		
DBL	浴槽	30	据置き型(1方全エブロン)、FRP製、795×695×645H、満水量230L		ずれ防止壁面固定金具取付×4(SUS製ビス止め)
	(KF-810S-F)ノリ相当品		循環金具孔付、専用ふろ蓋、据付け高さ調整脚、排水共栓、付属品共		
EF1	換気扇	30	浴室用換気扇、換気風量130m³/h(OPa)、消費電力4.1w	1φ100V	
	(V-13BS)三菱相当品		風圧式シャッター、ゴムブラグ、引きひもスイッチ式		
			SUS製ウェザーカバー(金網付) その他付属品一式共		

凡 例


記 号	名 称	規 格
— — —	給水管	硬質塩化ビニルライニング鋼管 SGP-VA
— I —	給湯管	一般配管用ステンレス鋼鋼管 SU
— G —	ガス管	外面塩化ビニル被覆鋼管 SGP-VG
— — —	既設配管	
— × — × —	撤去配管	給水:SGP(白)、HIVP、給湯:HTVP
⊗	給水栓	
⊙	シャワー金具	デッキタイプ2バルブ
●	ガス栓	単口ヒューズコック
⊕	弁	給水:止水栓、ガス:コック
⊗	床排水トラップ	防臭ワン取替え、トラップ内清掃 目皿清掃

改修後

5 号室



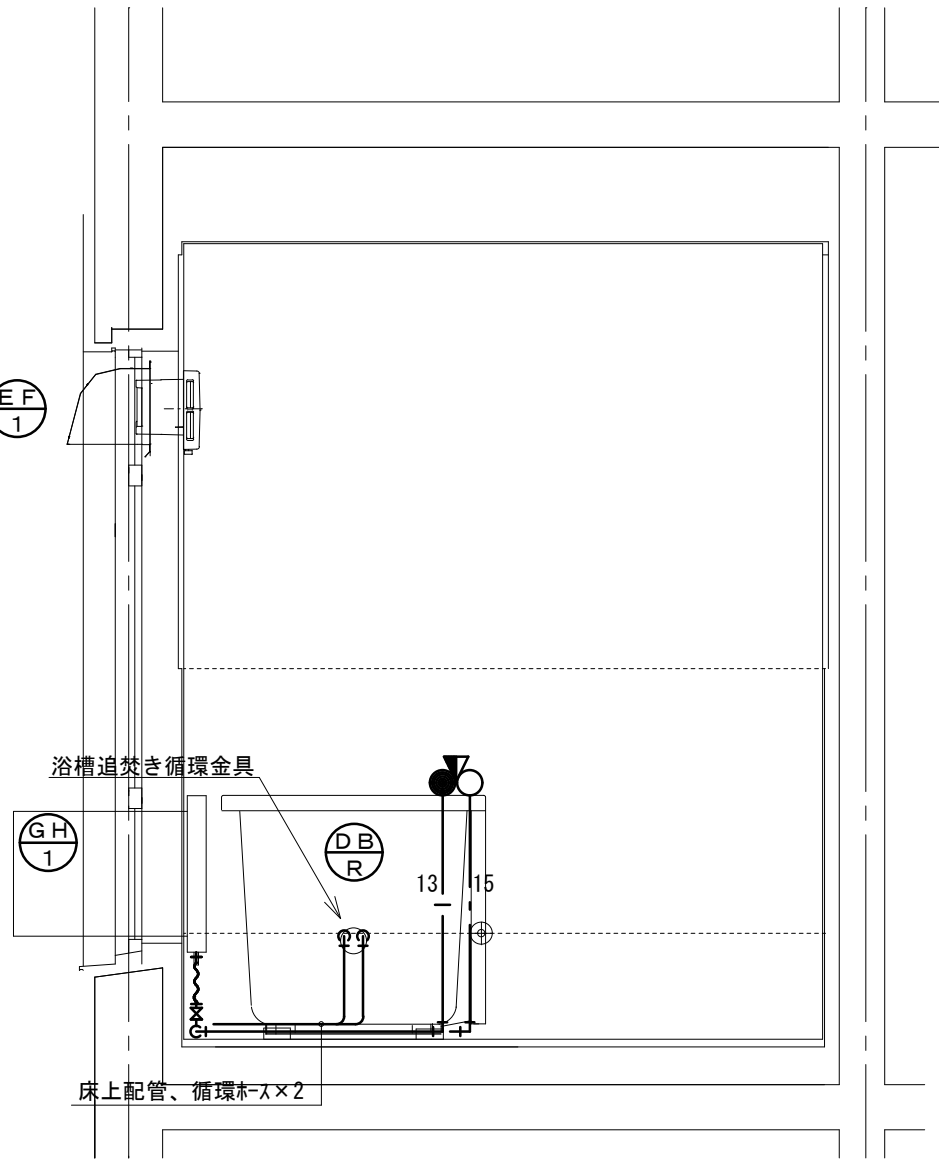
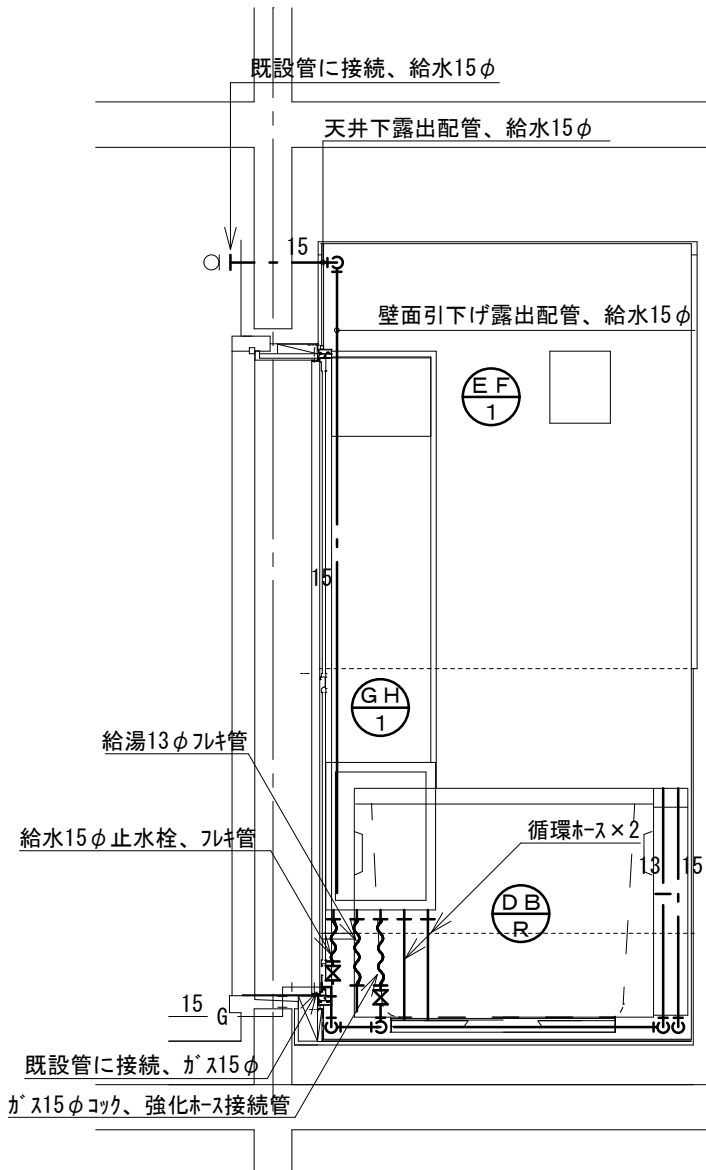
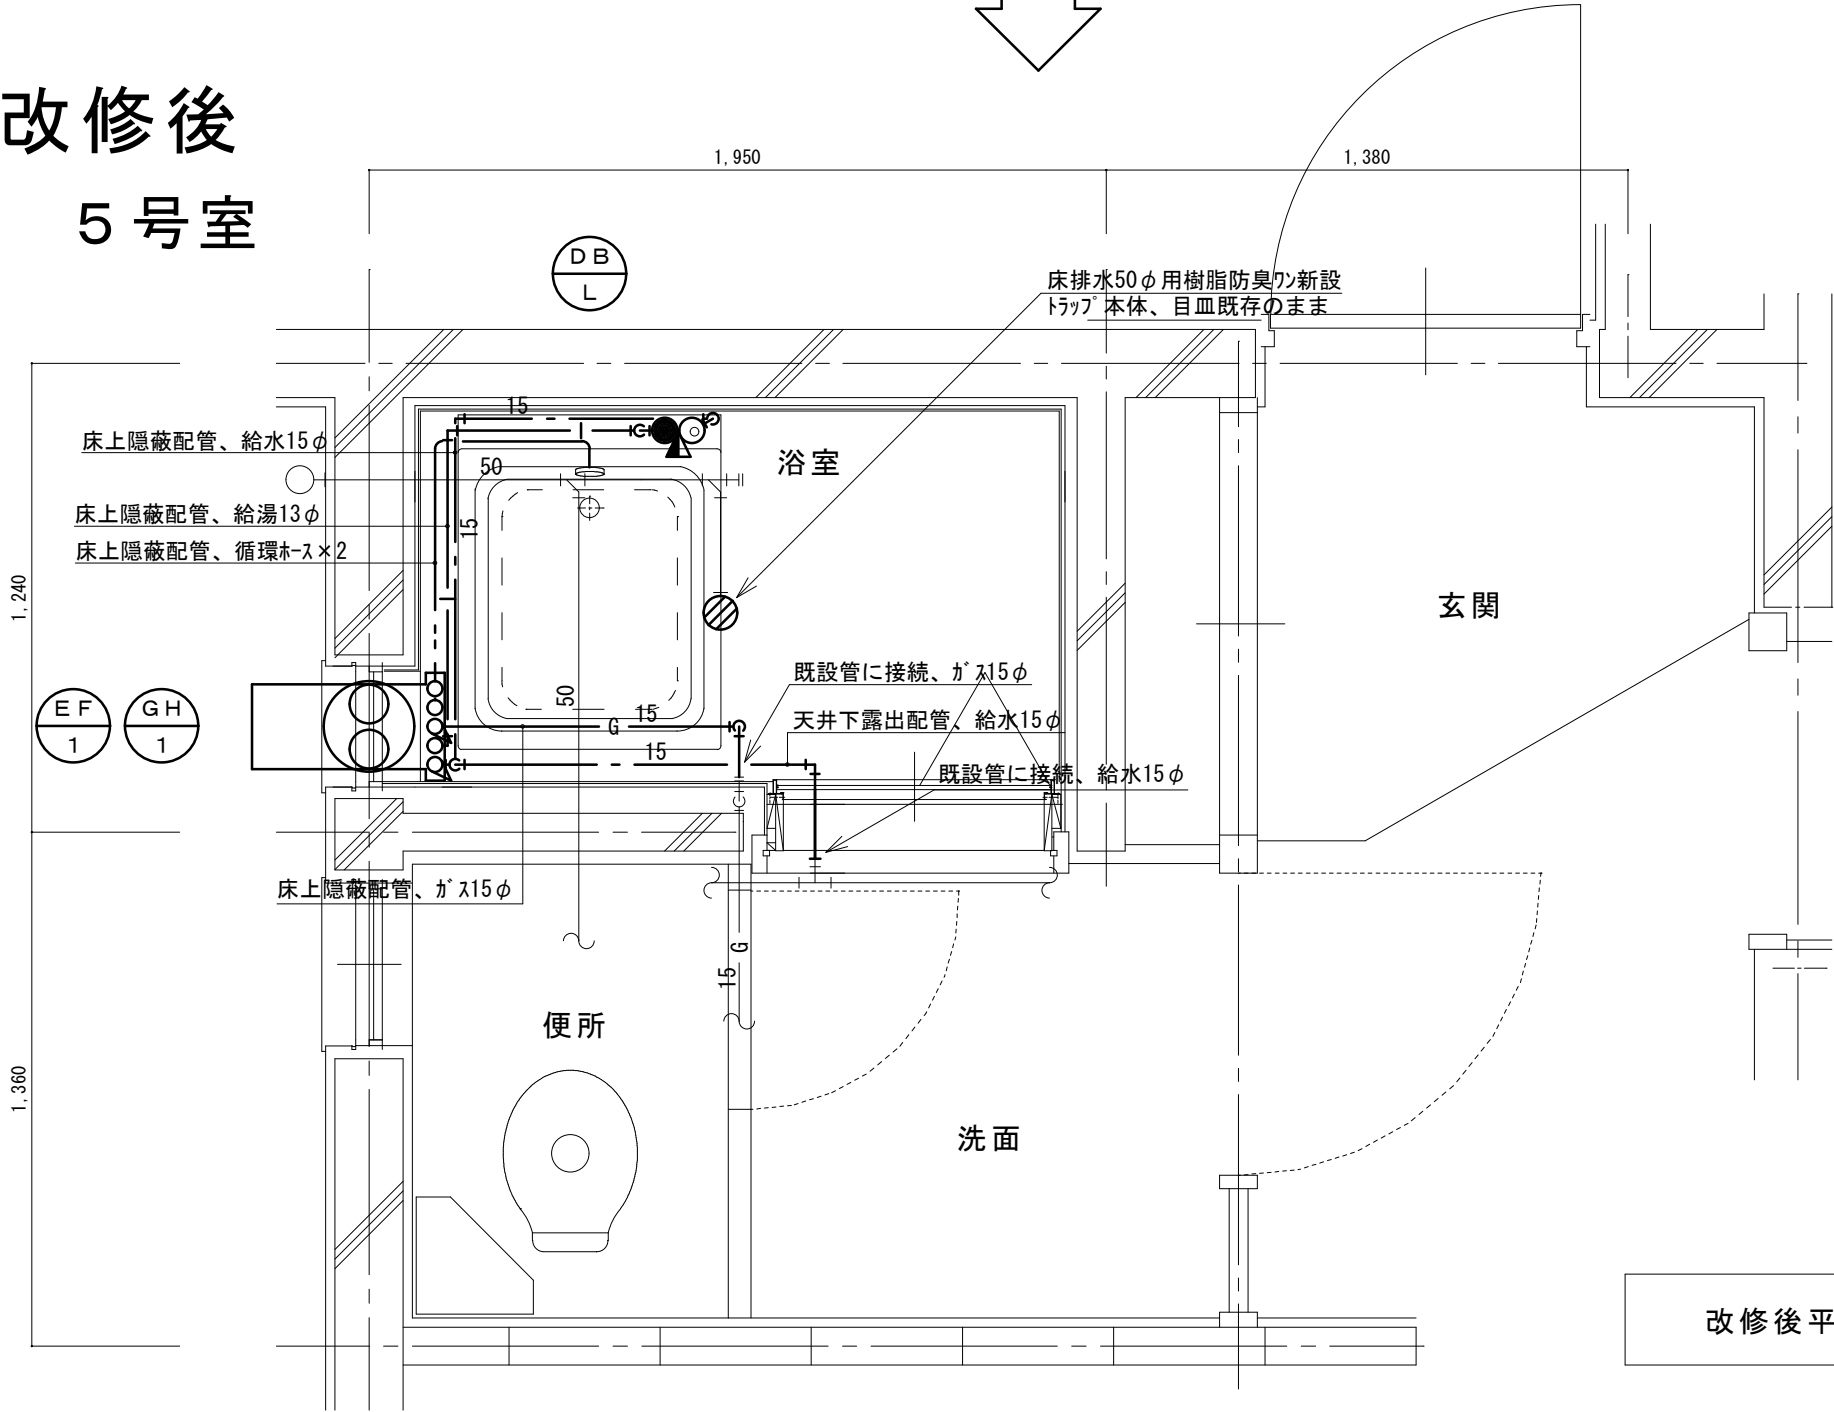


改修前
6号室


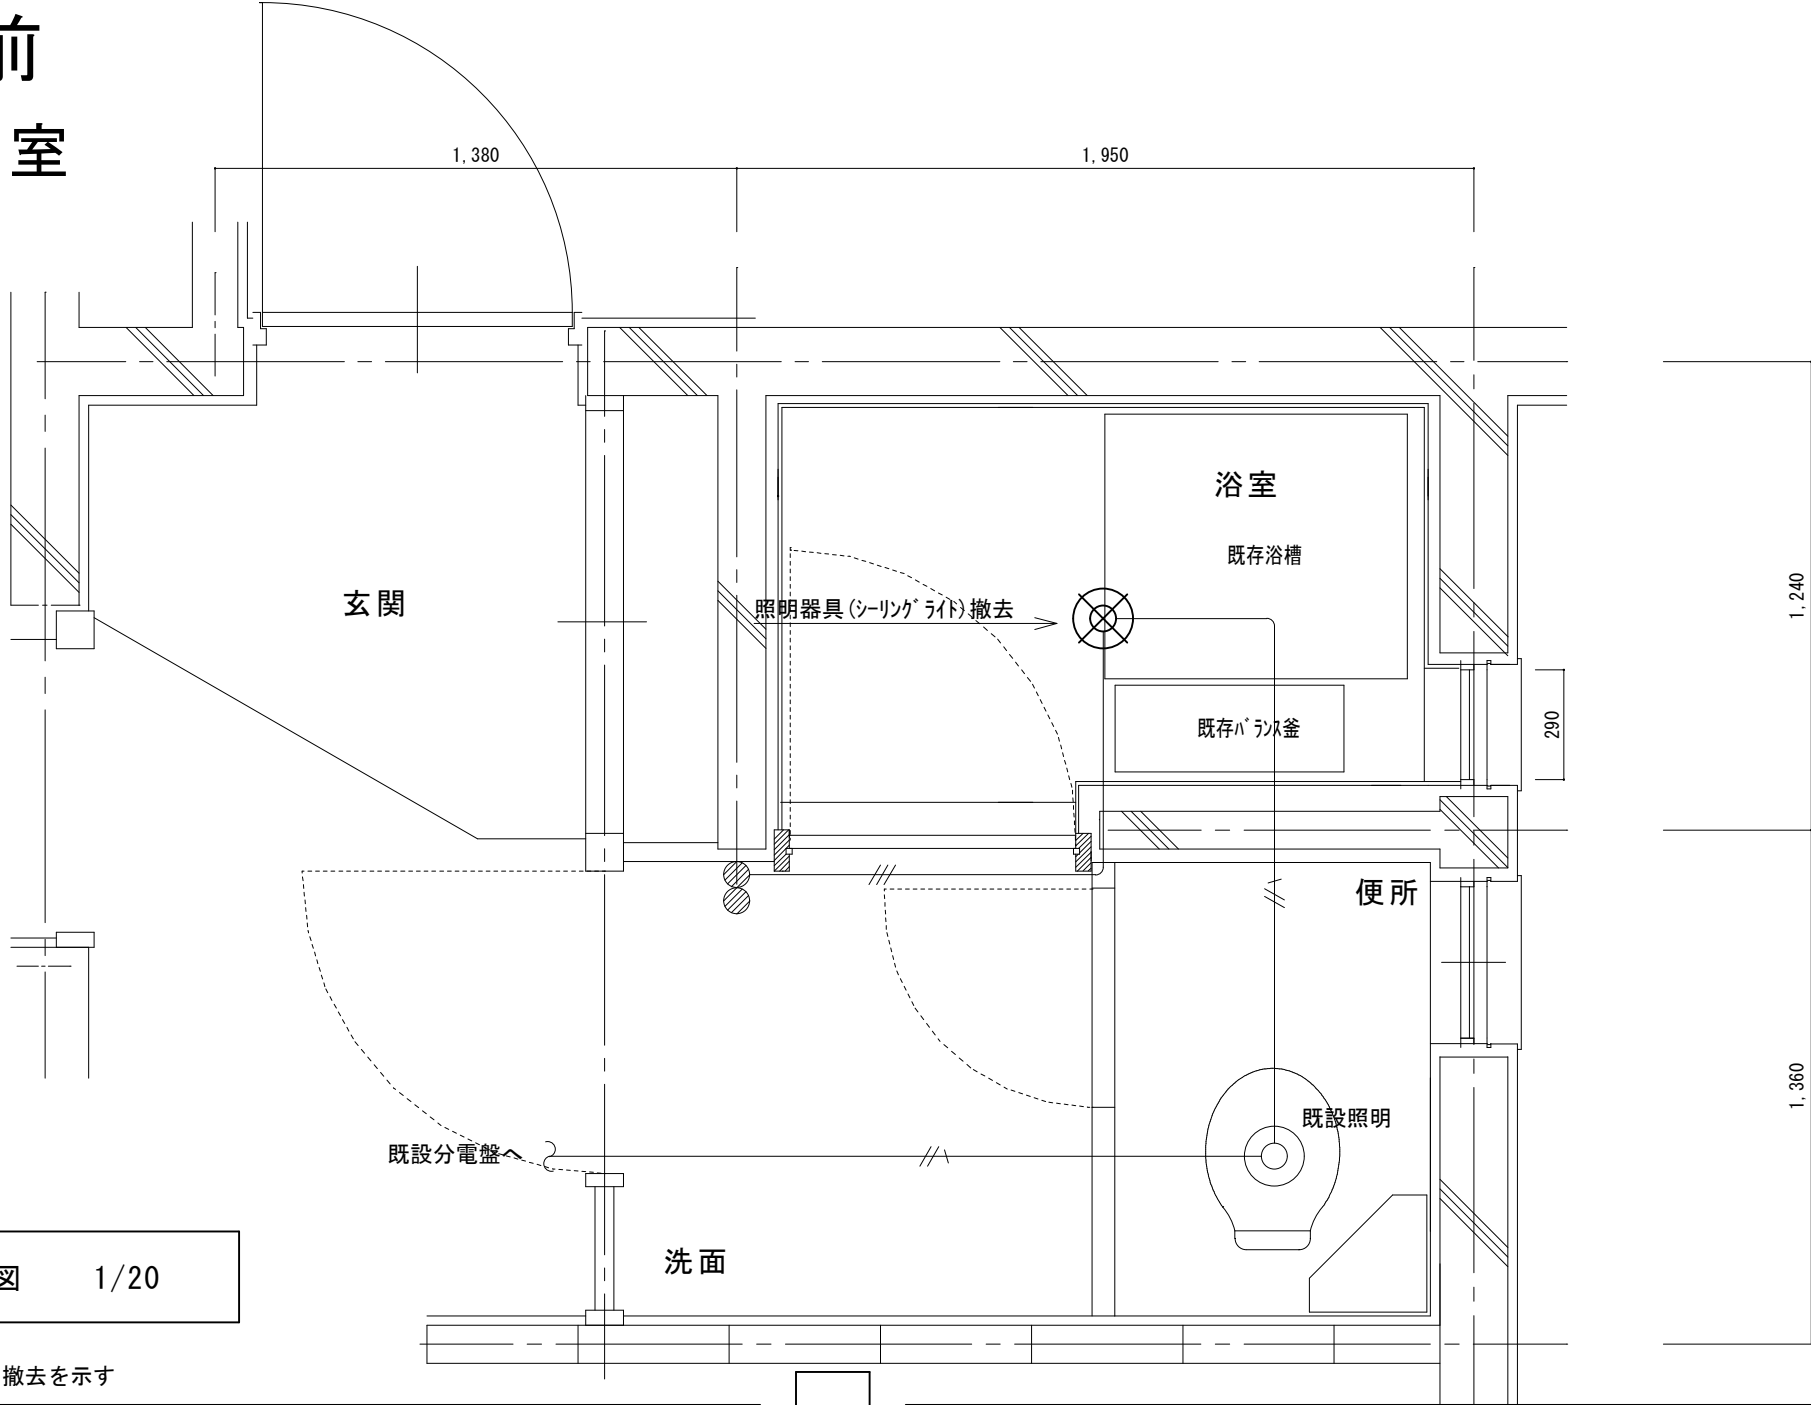


注記 1) ×印は、撤去を示す

改修後
6号室

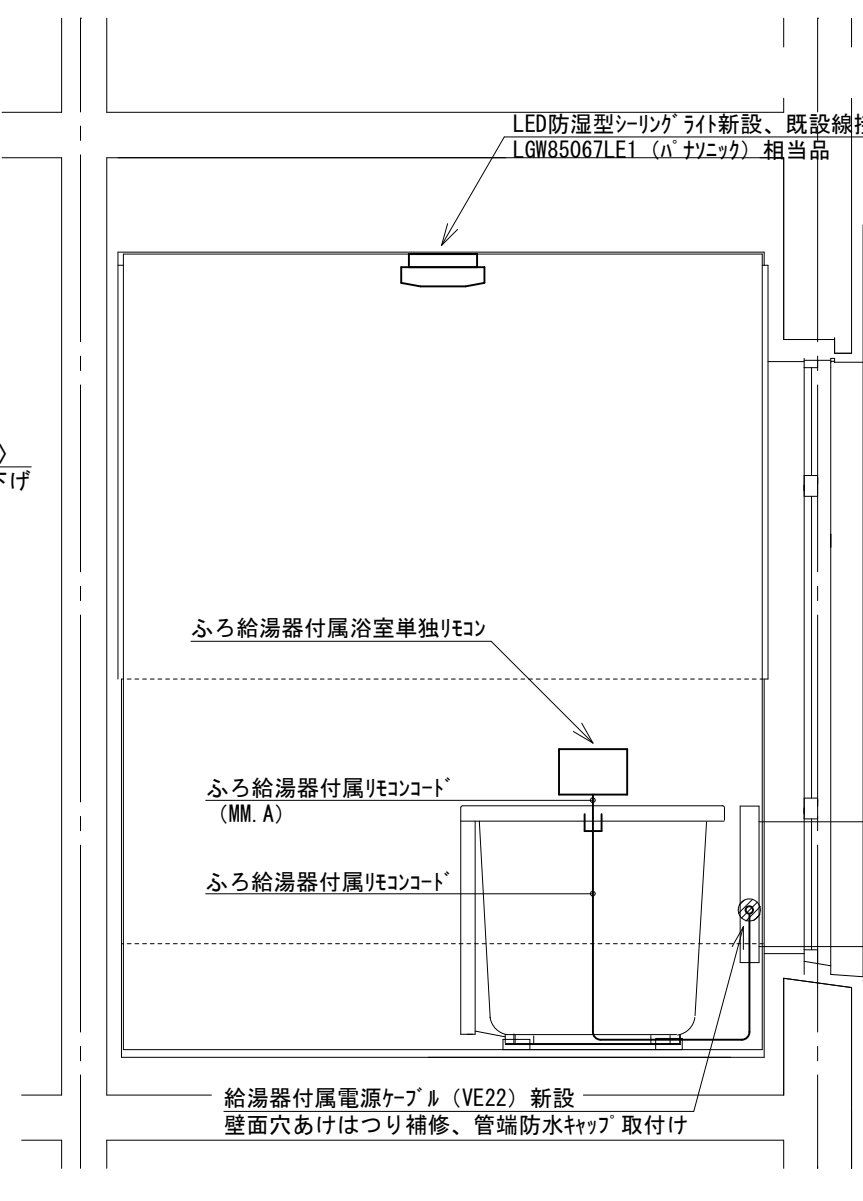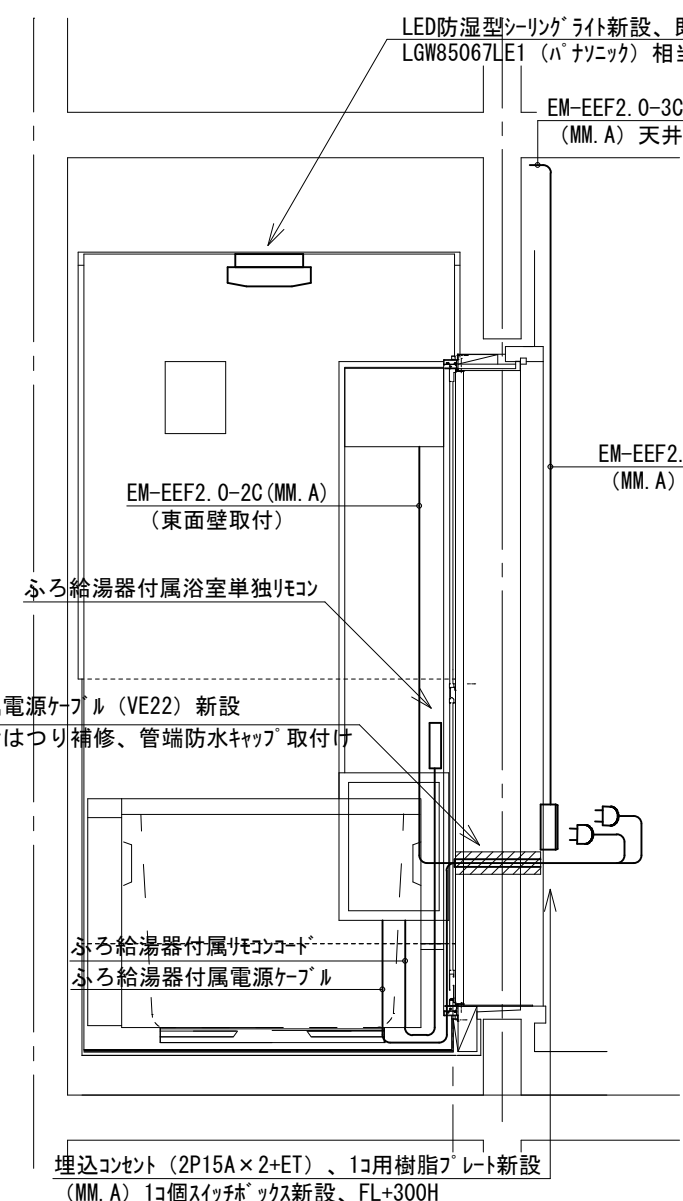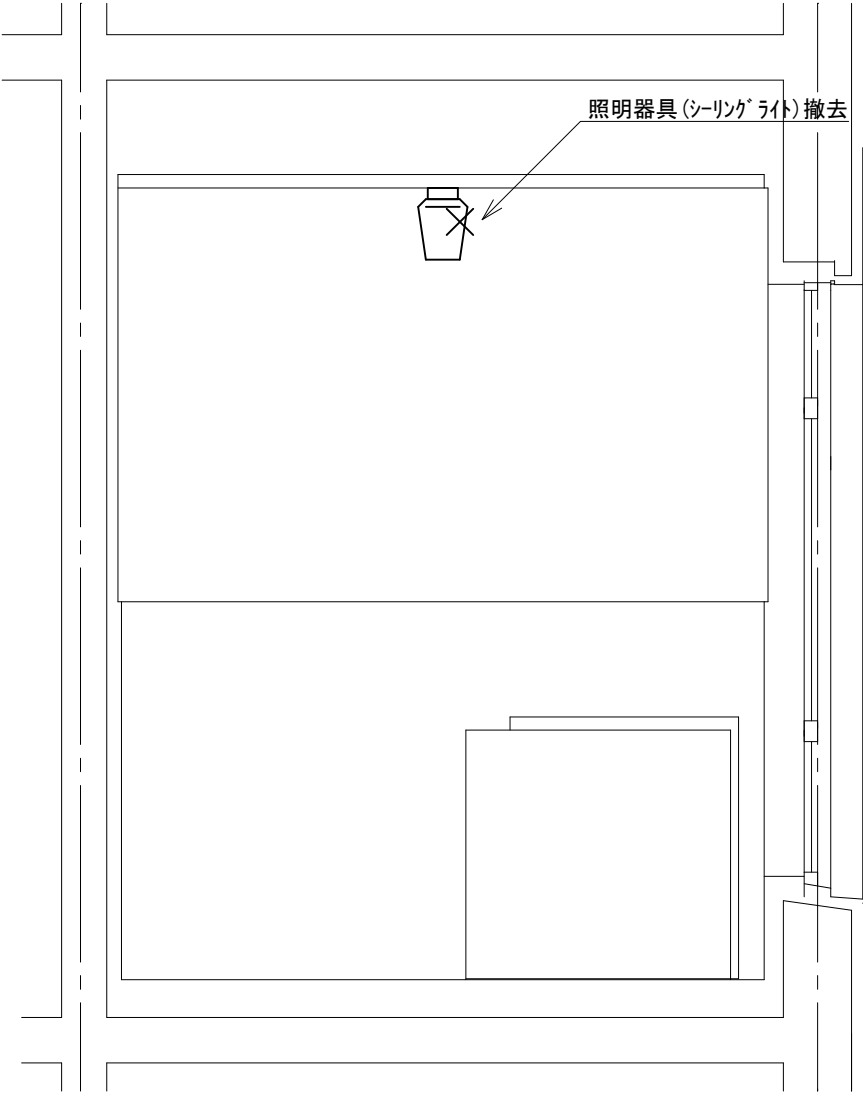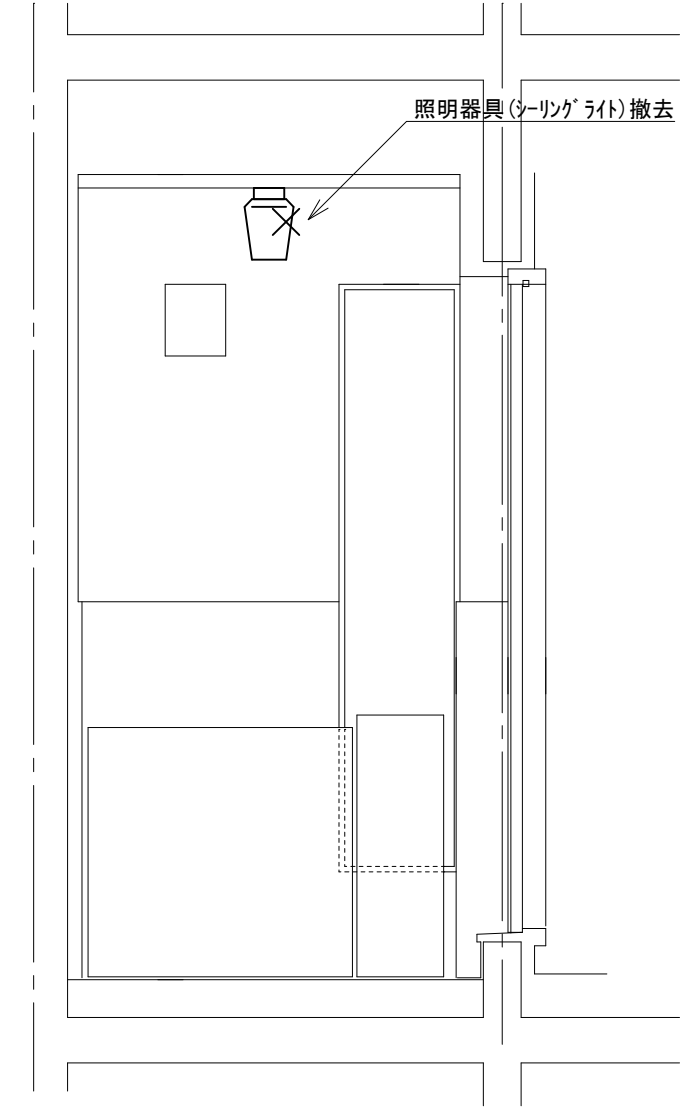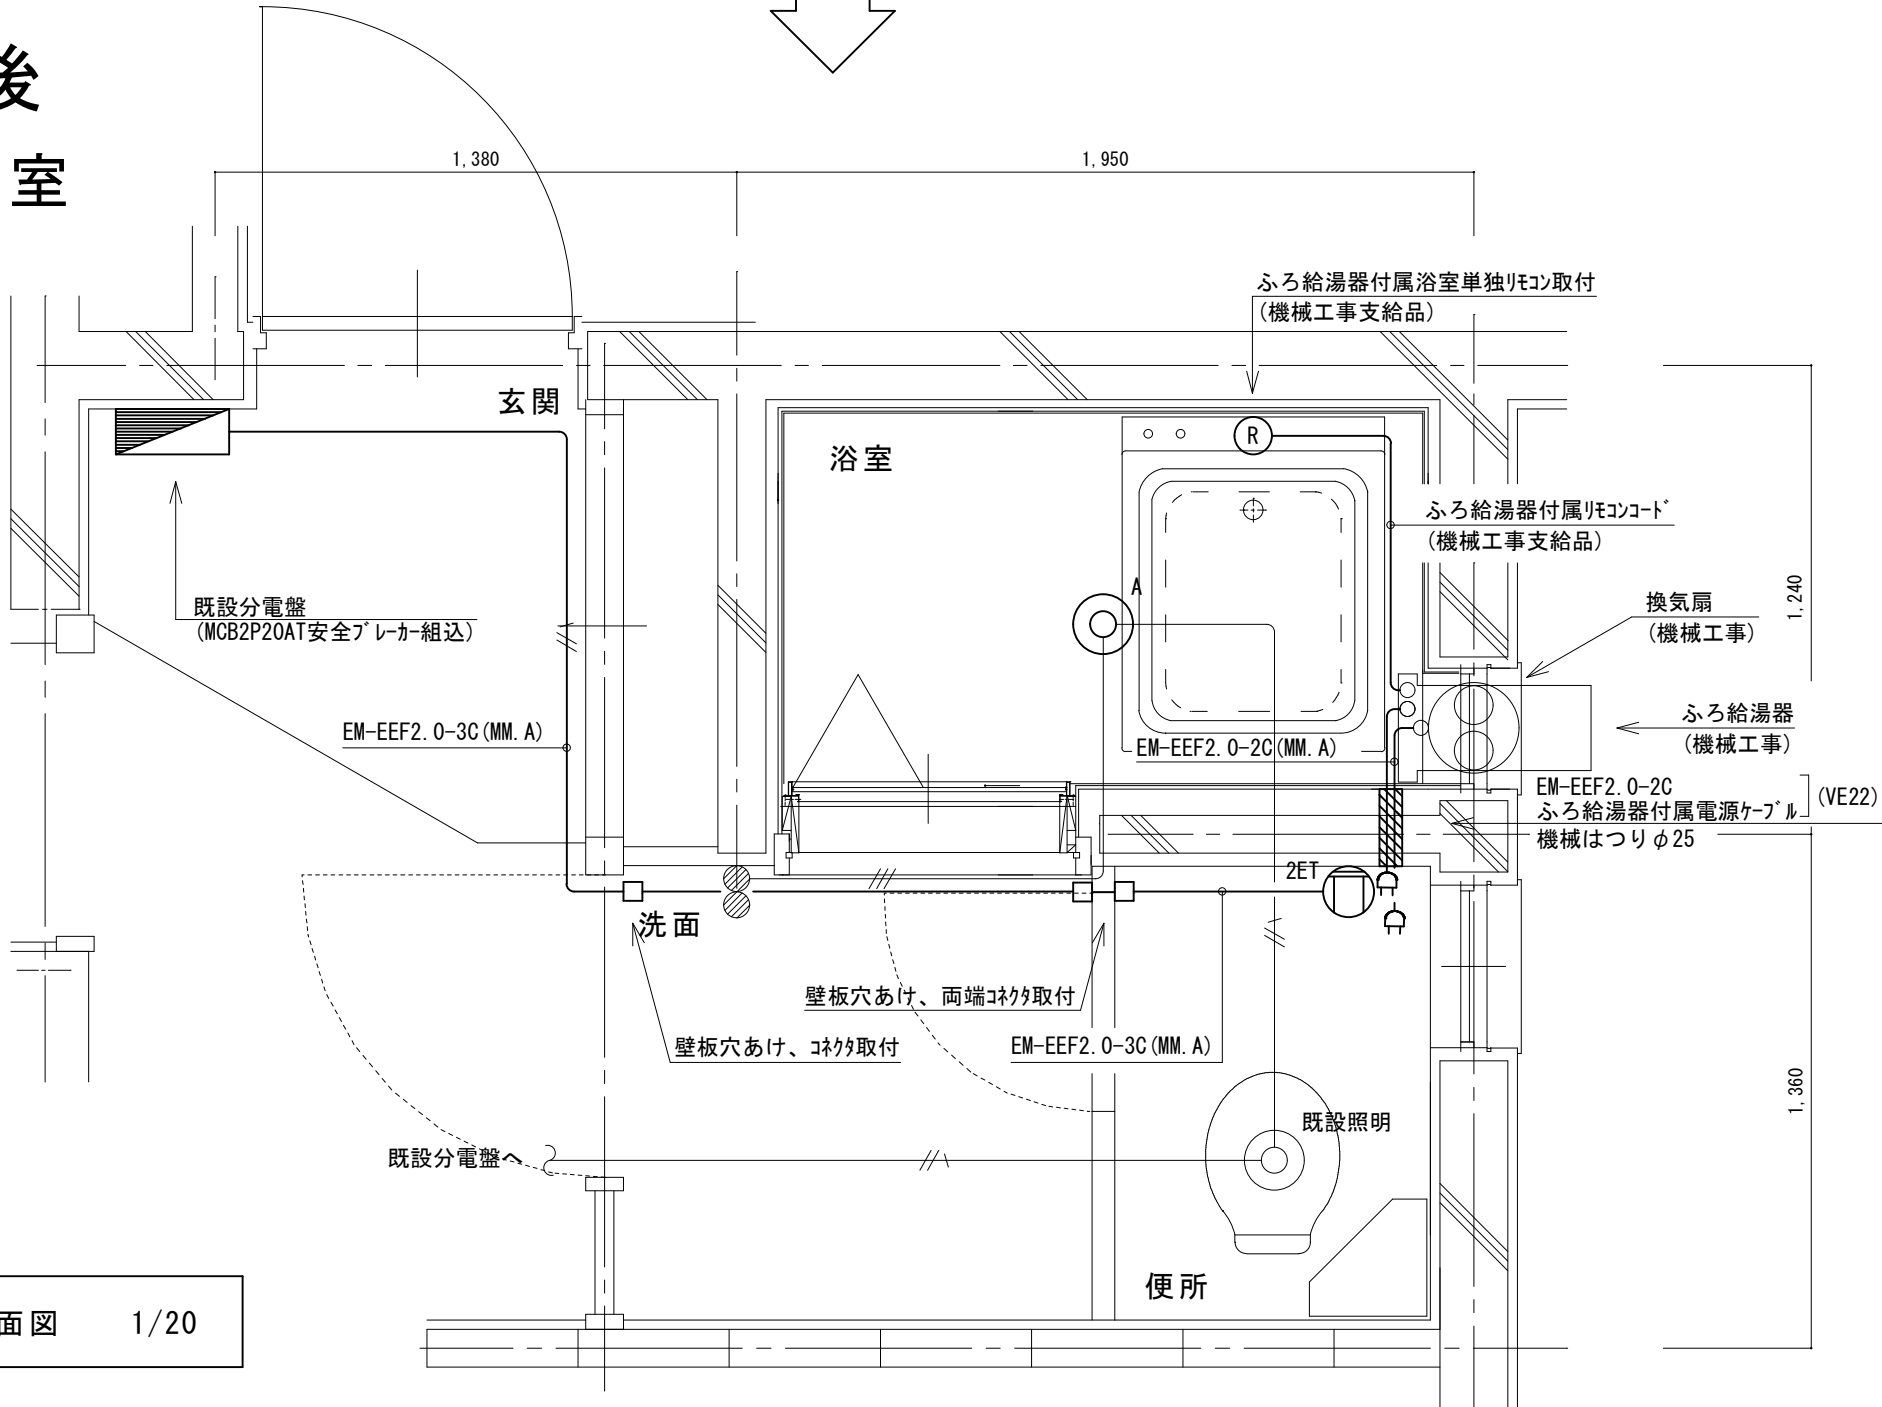

改修前
6号室

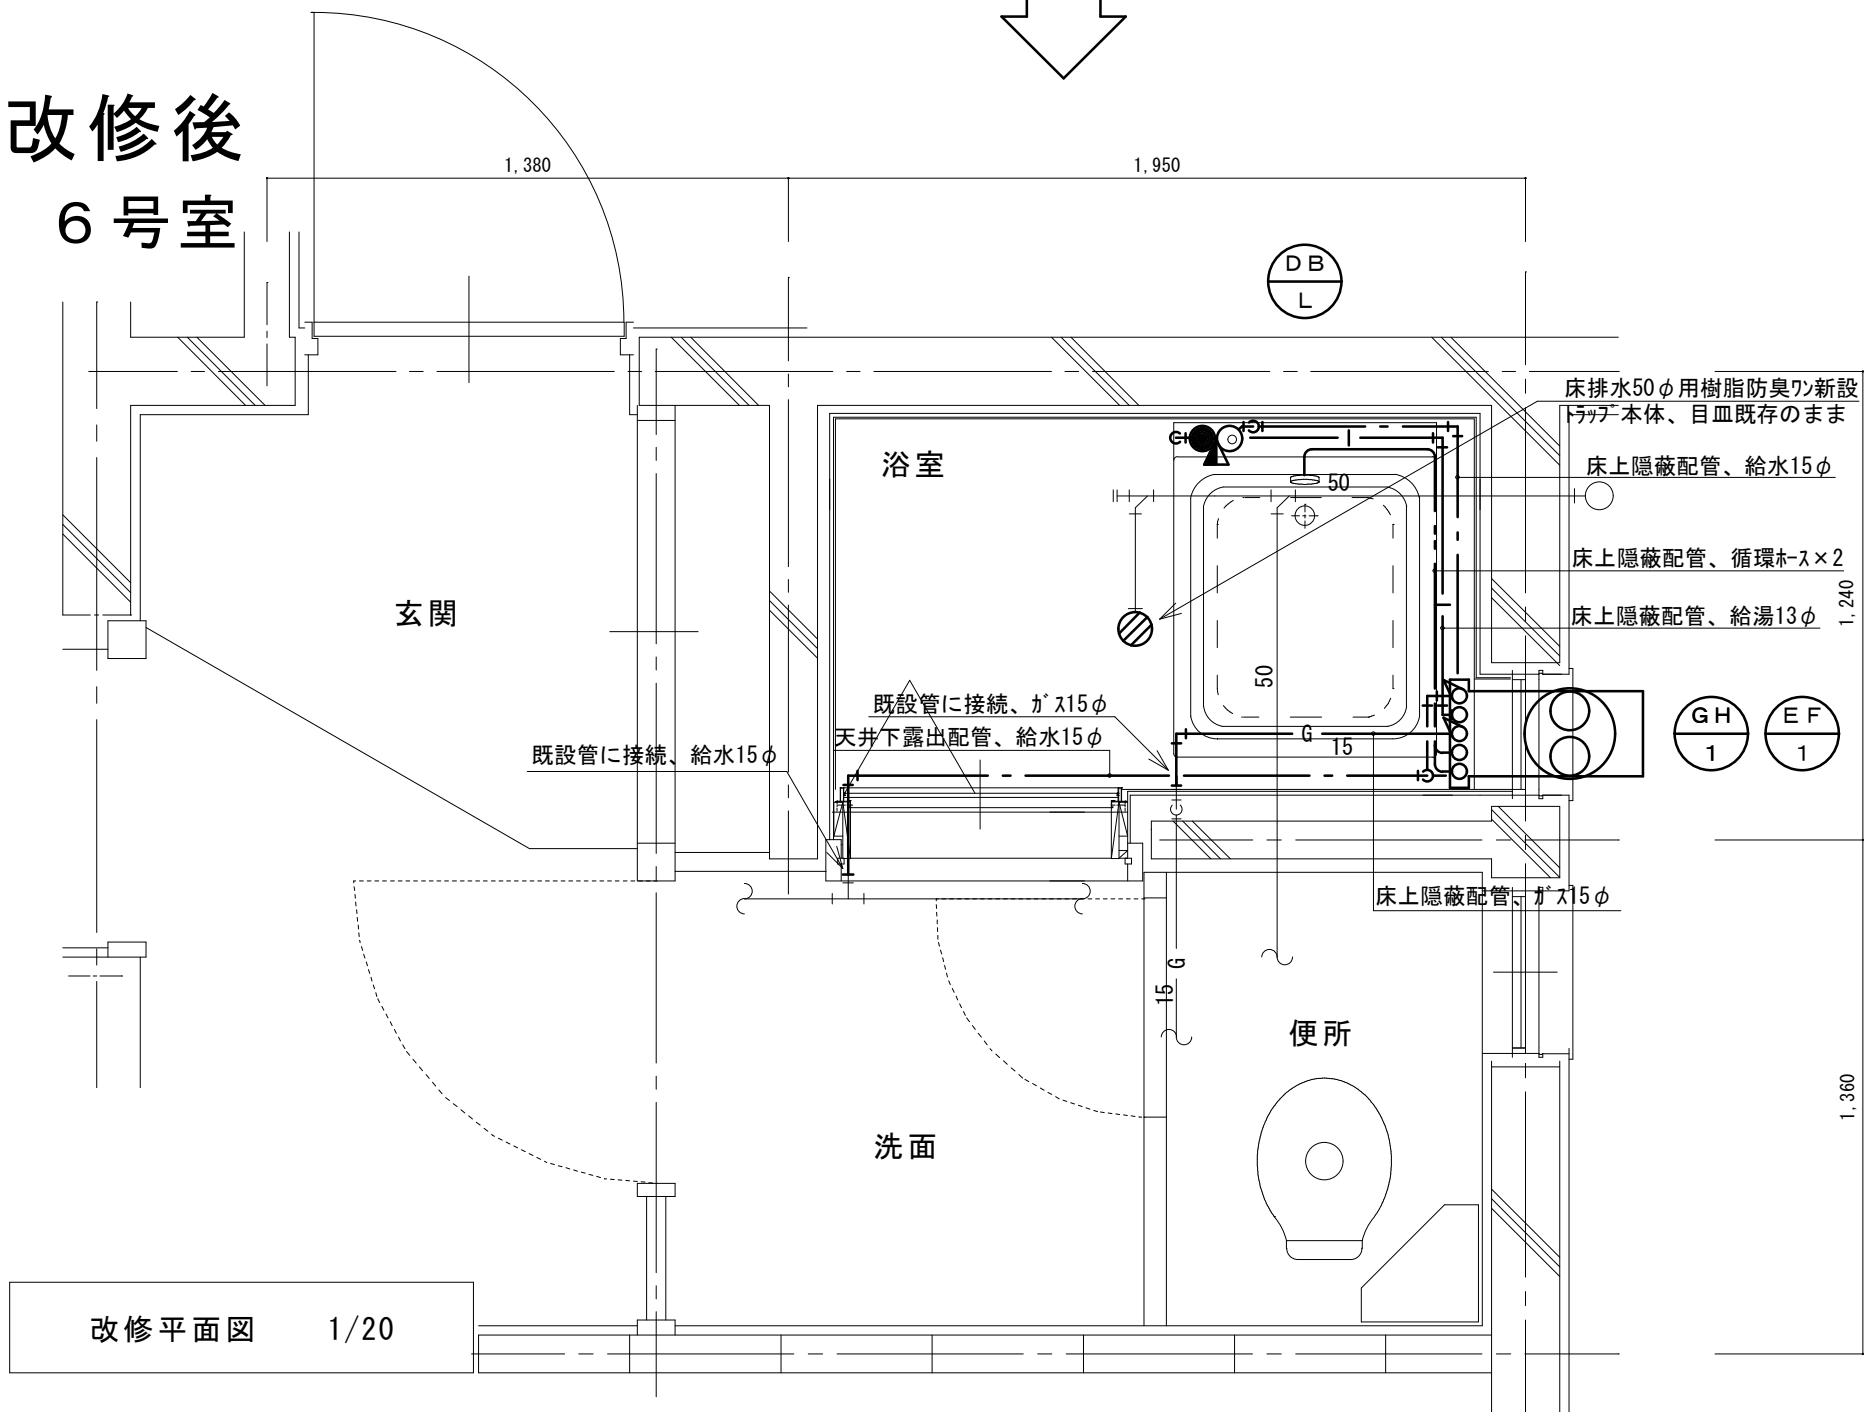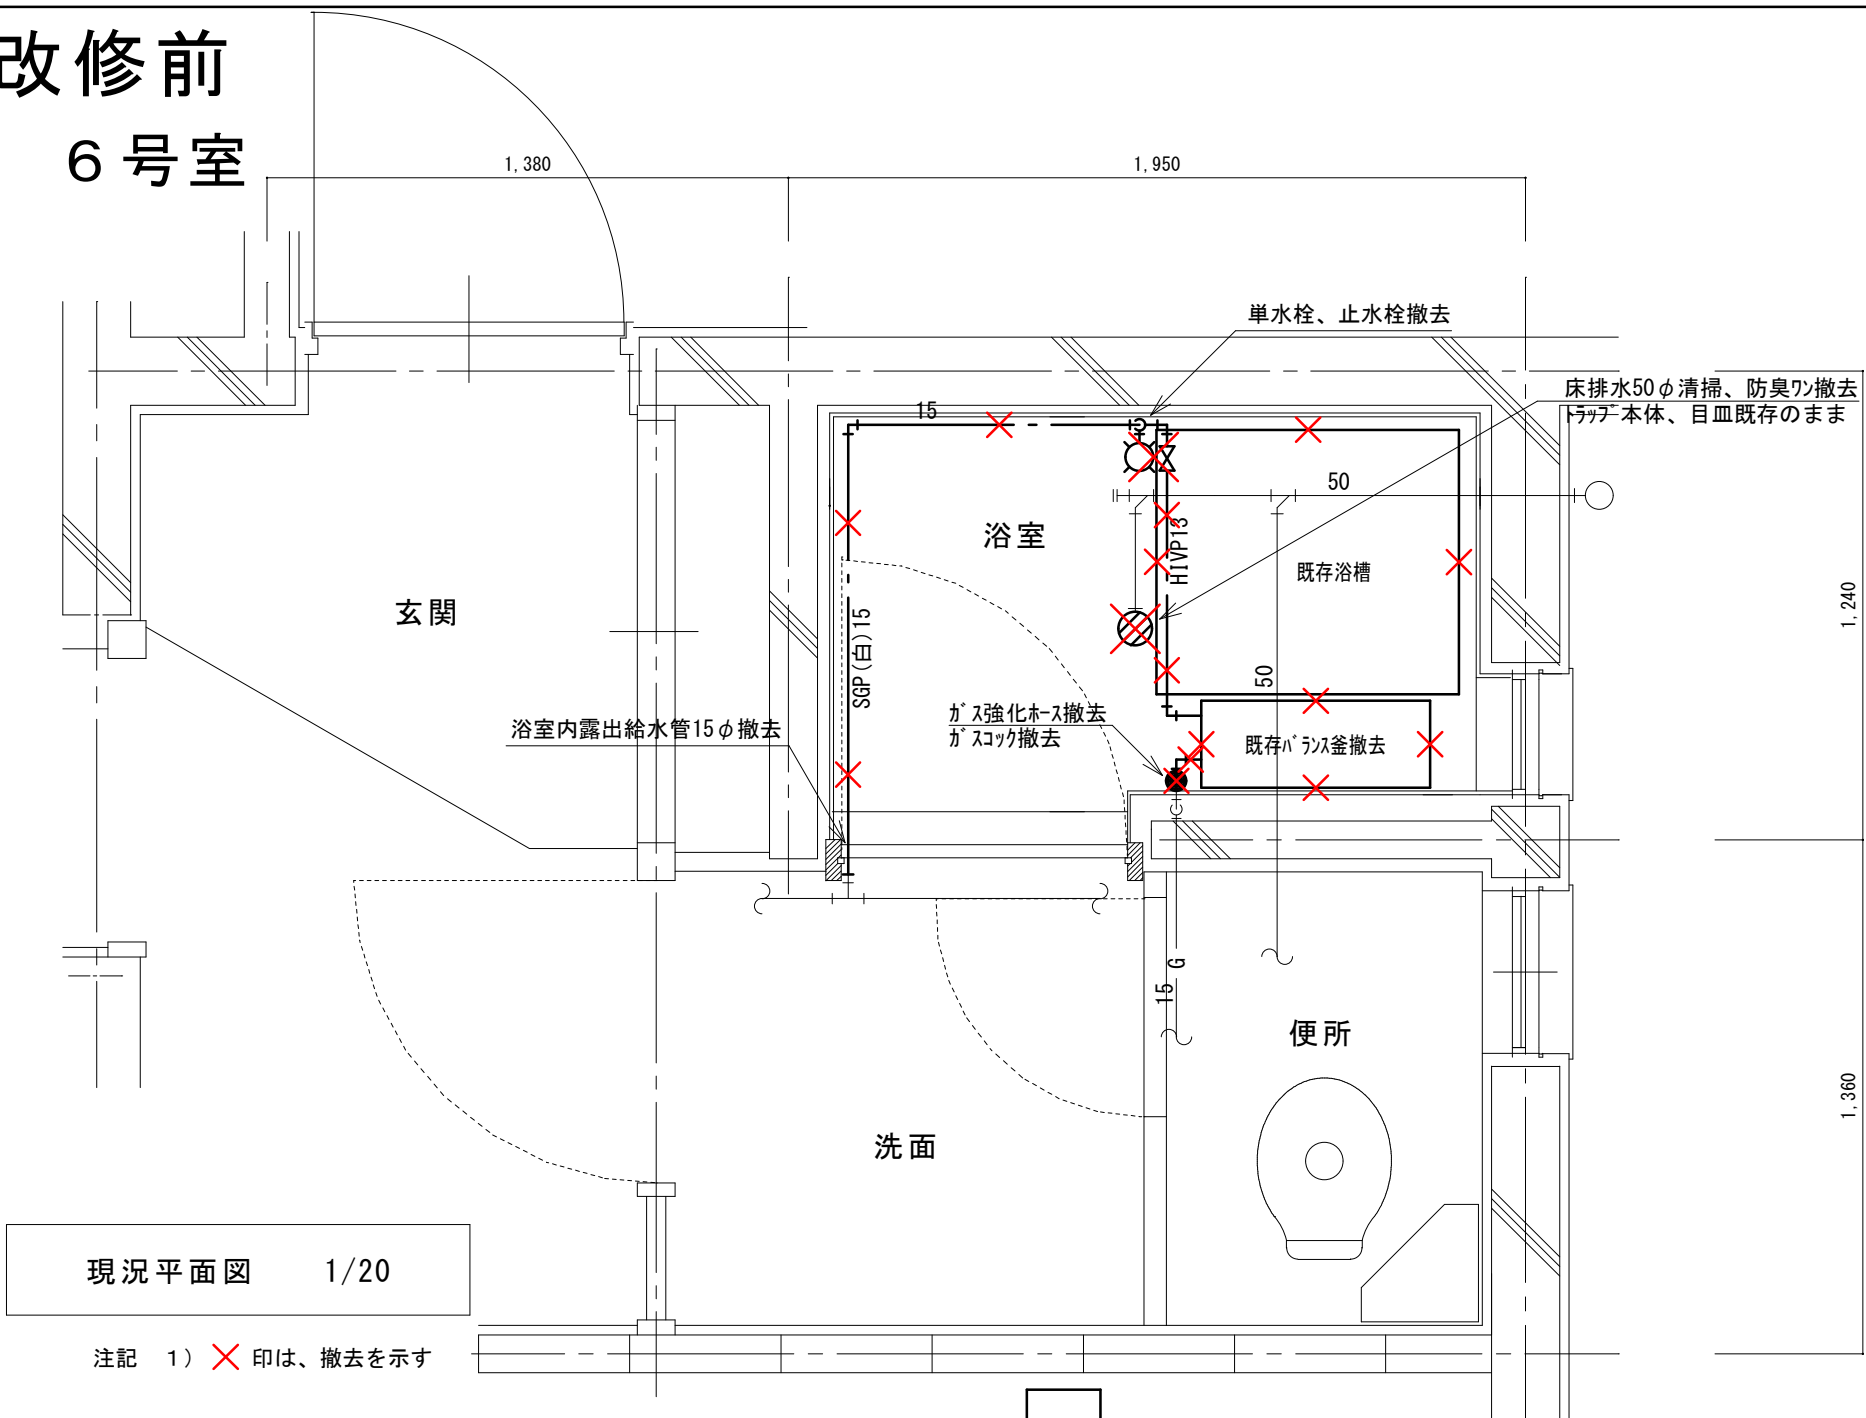


(新設)
機 器 表


記号	機器名称	台数	機器仕様・付属品	電源	備考
GH 1	ガスふろ給湯器	30	壁貫通形(厚壁対応) 16号、LPガス用、湯張り、追焚き、たし湯、排気カバー	1φ100V	既設開口周囲穴埋め調整含む
	(GTS-165ADBL)ノリ相当品		給水15φ止水栓、給水フレキ管、給湯フレキ管、ガス15φコック、強化ホース接続管		
			浴室設置リモコン(電気工事支給)、リモコンコード(電気工事支給)、電源コード(電気工事支給)		
			追焚き循環金具、循環ホース×2、シャワーカウンター(CS-20)、水栓金具(MS-7C)		
			付属品共		
DB L	浴槽	30	据置き型(1方全エプロン)、FRP製、795×695×645H、満水量230L		ずれ防止壁面固定金具取付×4(SUS製ビス止め)
	(KF-810S-F)ノリ相当品		循環金具孔付、専用ふろ蓋、据付け高さ調整脚、排水共栓、付属品共		
EF 1	換気扇	30	浴室用換気扇、換気風量130m³/h(OPa)、消費電力4.1w	1φ100V	
	(V-13BS)三菱相当品		風圧式シャッター、ゴムブラグ、引きひもスイッチ式		
			SUS製ウェザーカバー(金網付) その他付属品一式共		

凡 例




記 号	名 称	規 格
—	給水管	硬質塩化ビニルライニング鋼管 SGP-VA
— —	給湯管	一般配管用ステンレス鋼鋼管 SU
—G—	ガス管	外面塩化ビニル被覆鋼管 SGP-VG
—	既設配管	
✕✕	撤去配管	給水:SGP(白)、HIVP、給湯:HTVP
⊗	給水栓	
⊙	シャワー金具	デッキタイプ2バルブ
●	ガス栓	単口ヒューズコック
⊠	弁	給水:止水栓、ガス:コック
⊙	床排水トラップ	防臭ワン取替え、トラップ内清掃 目皿清掃

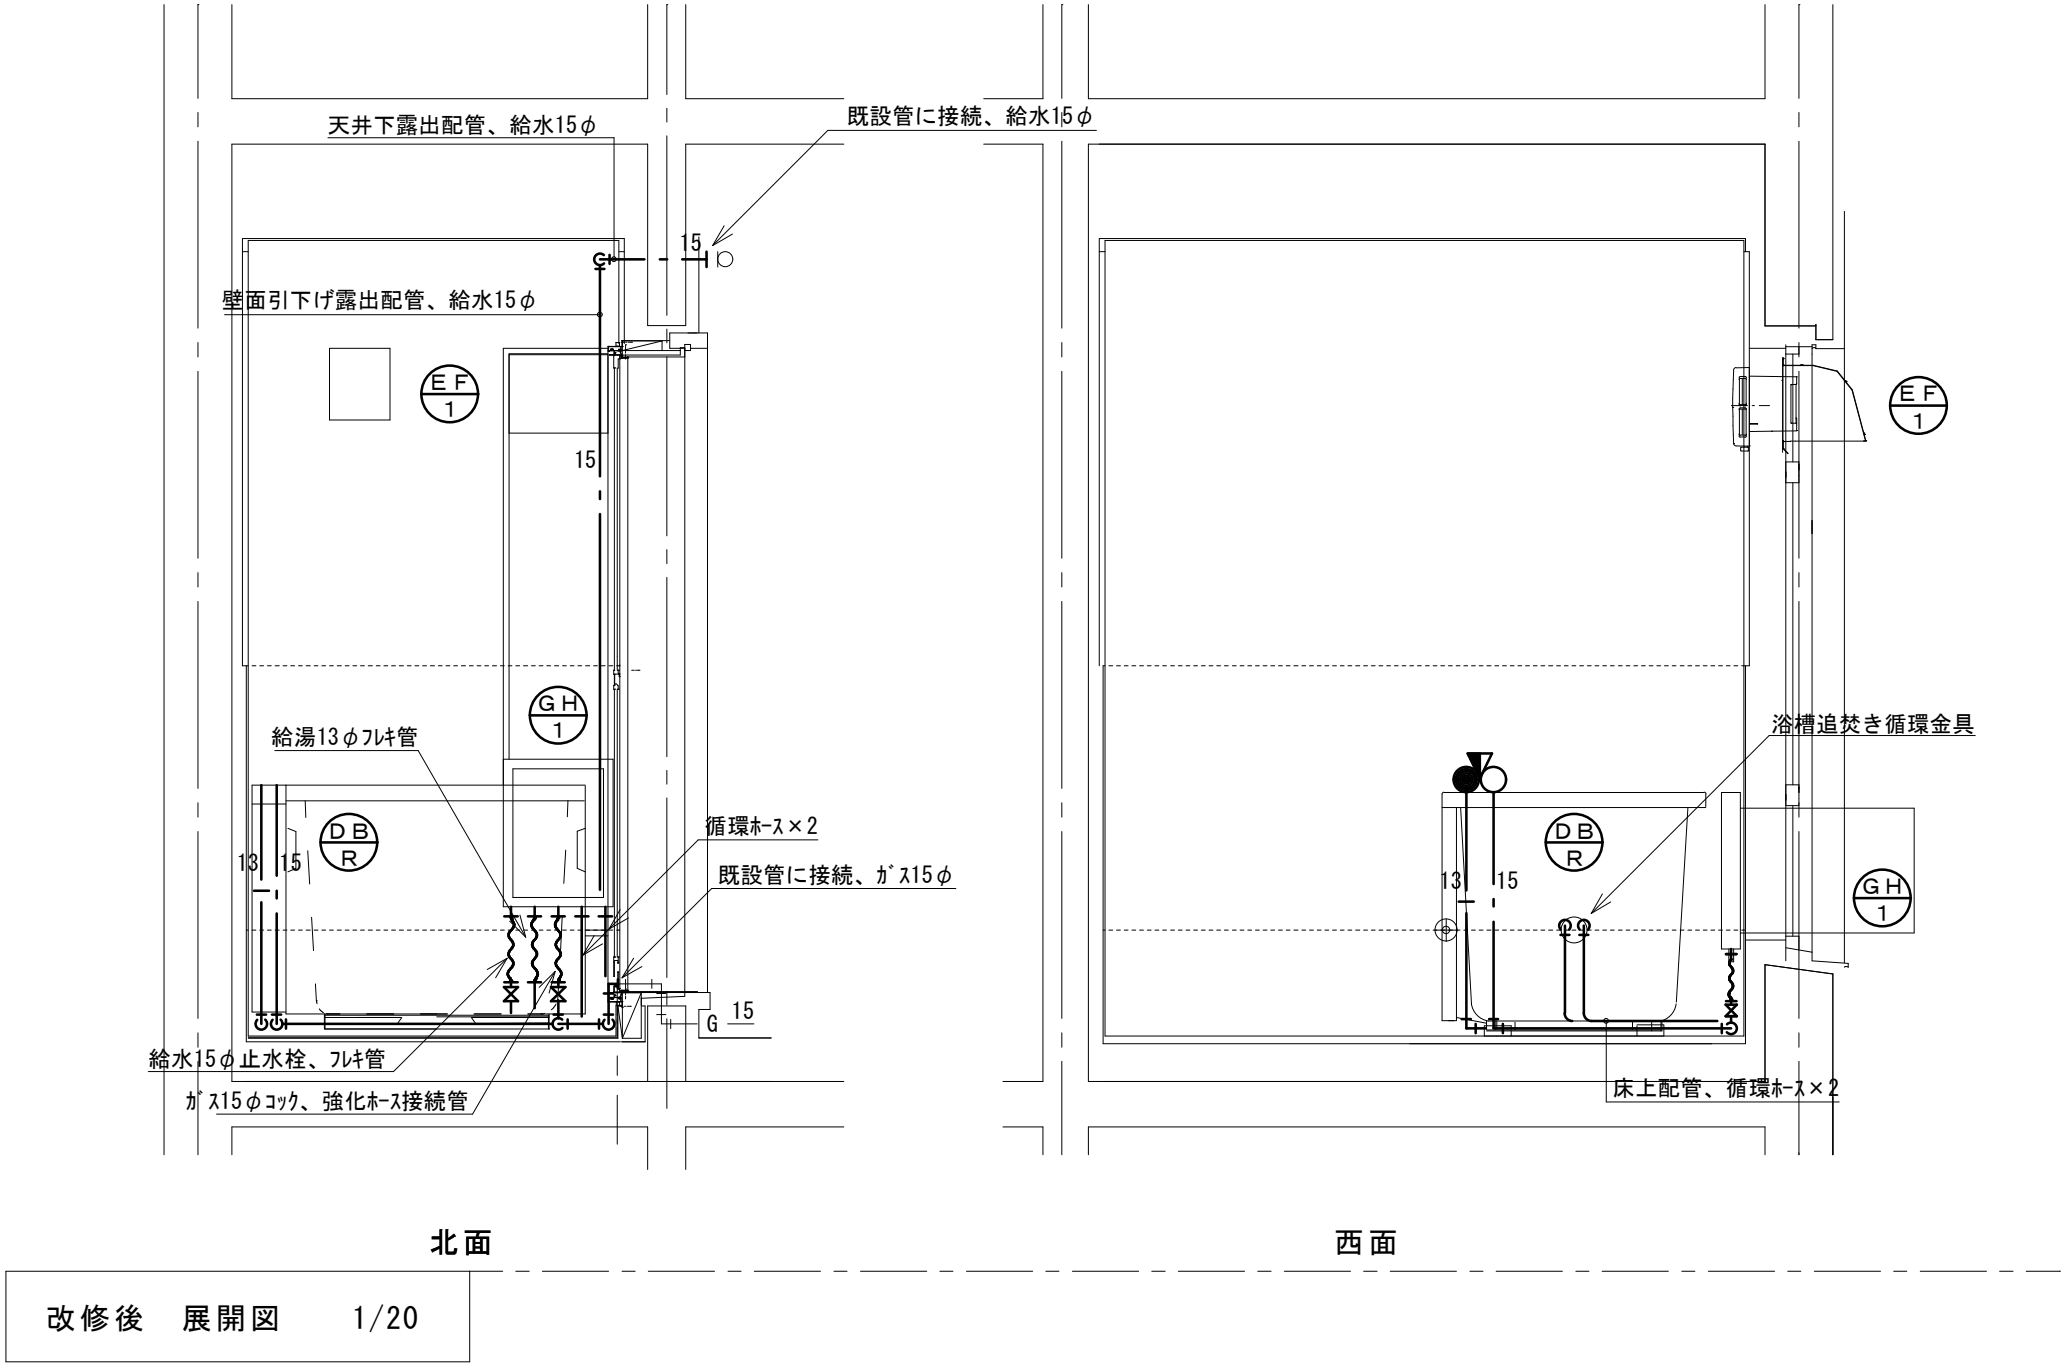


改修前
7号室

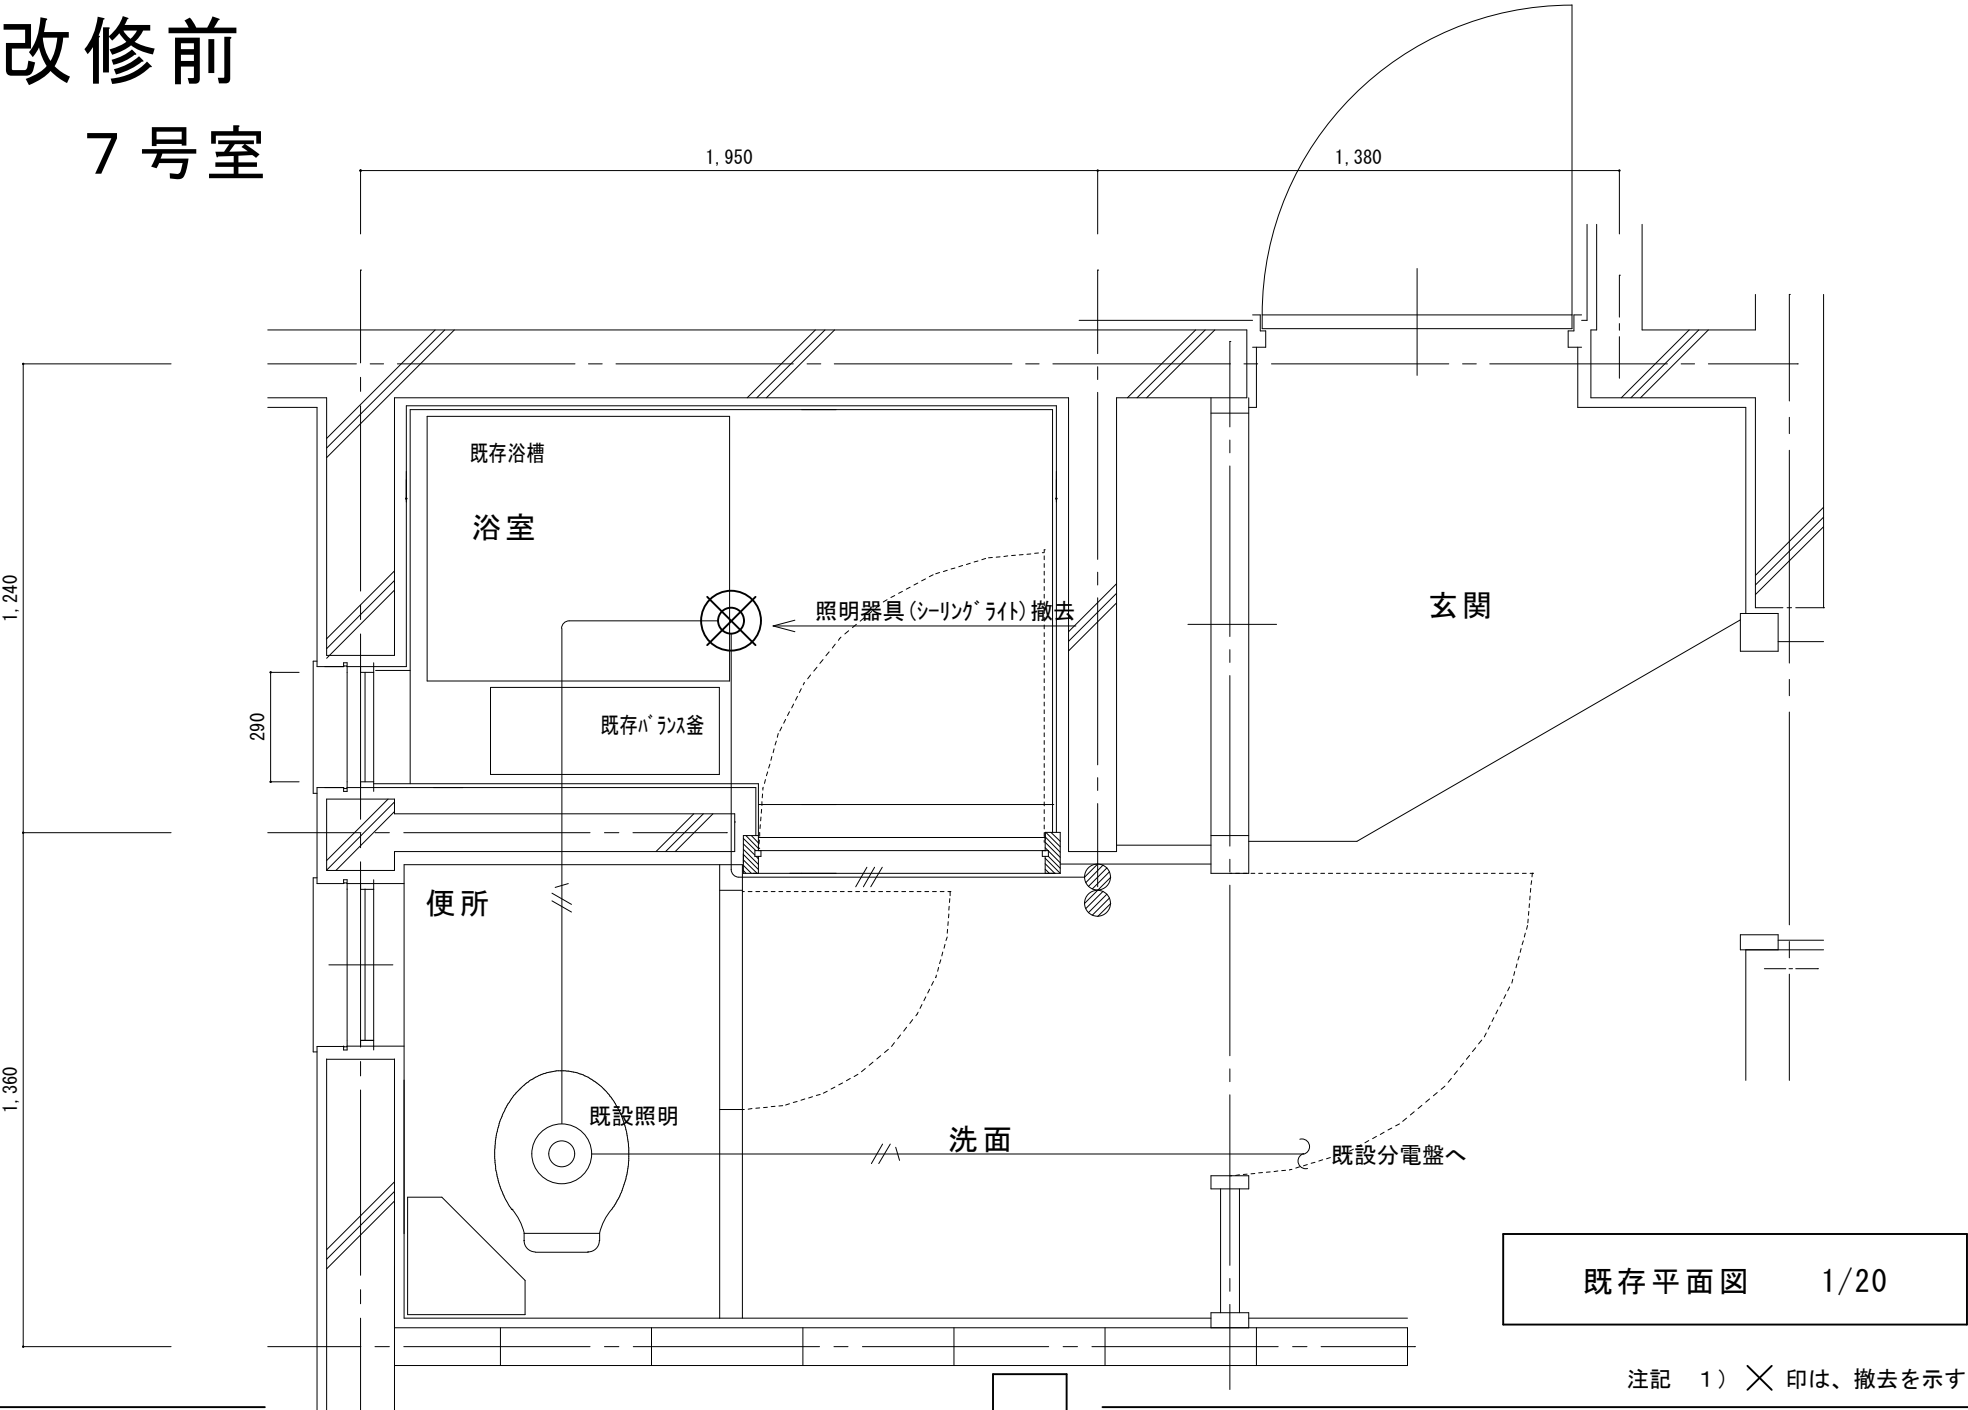

改修後
7号室

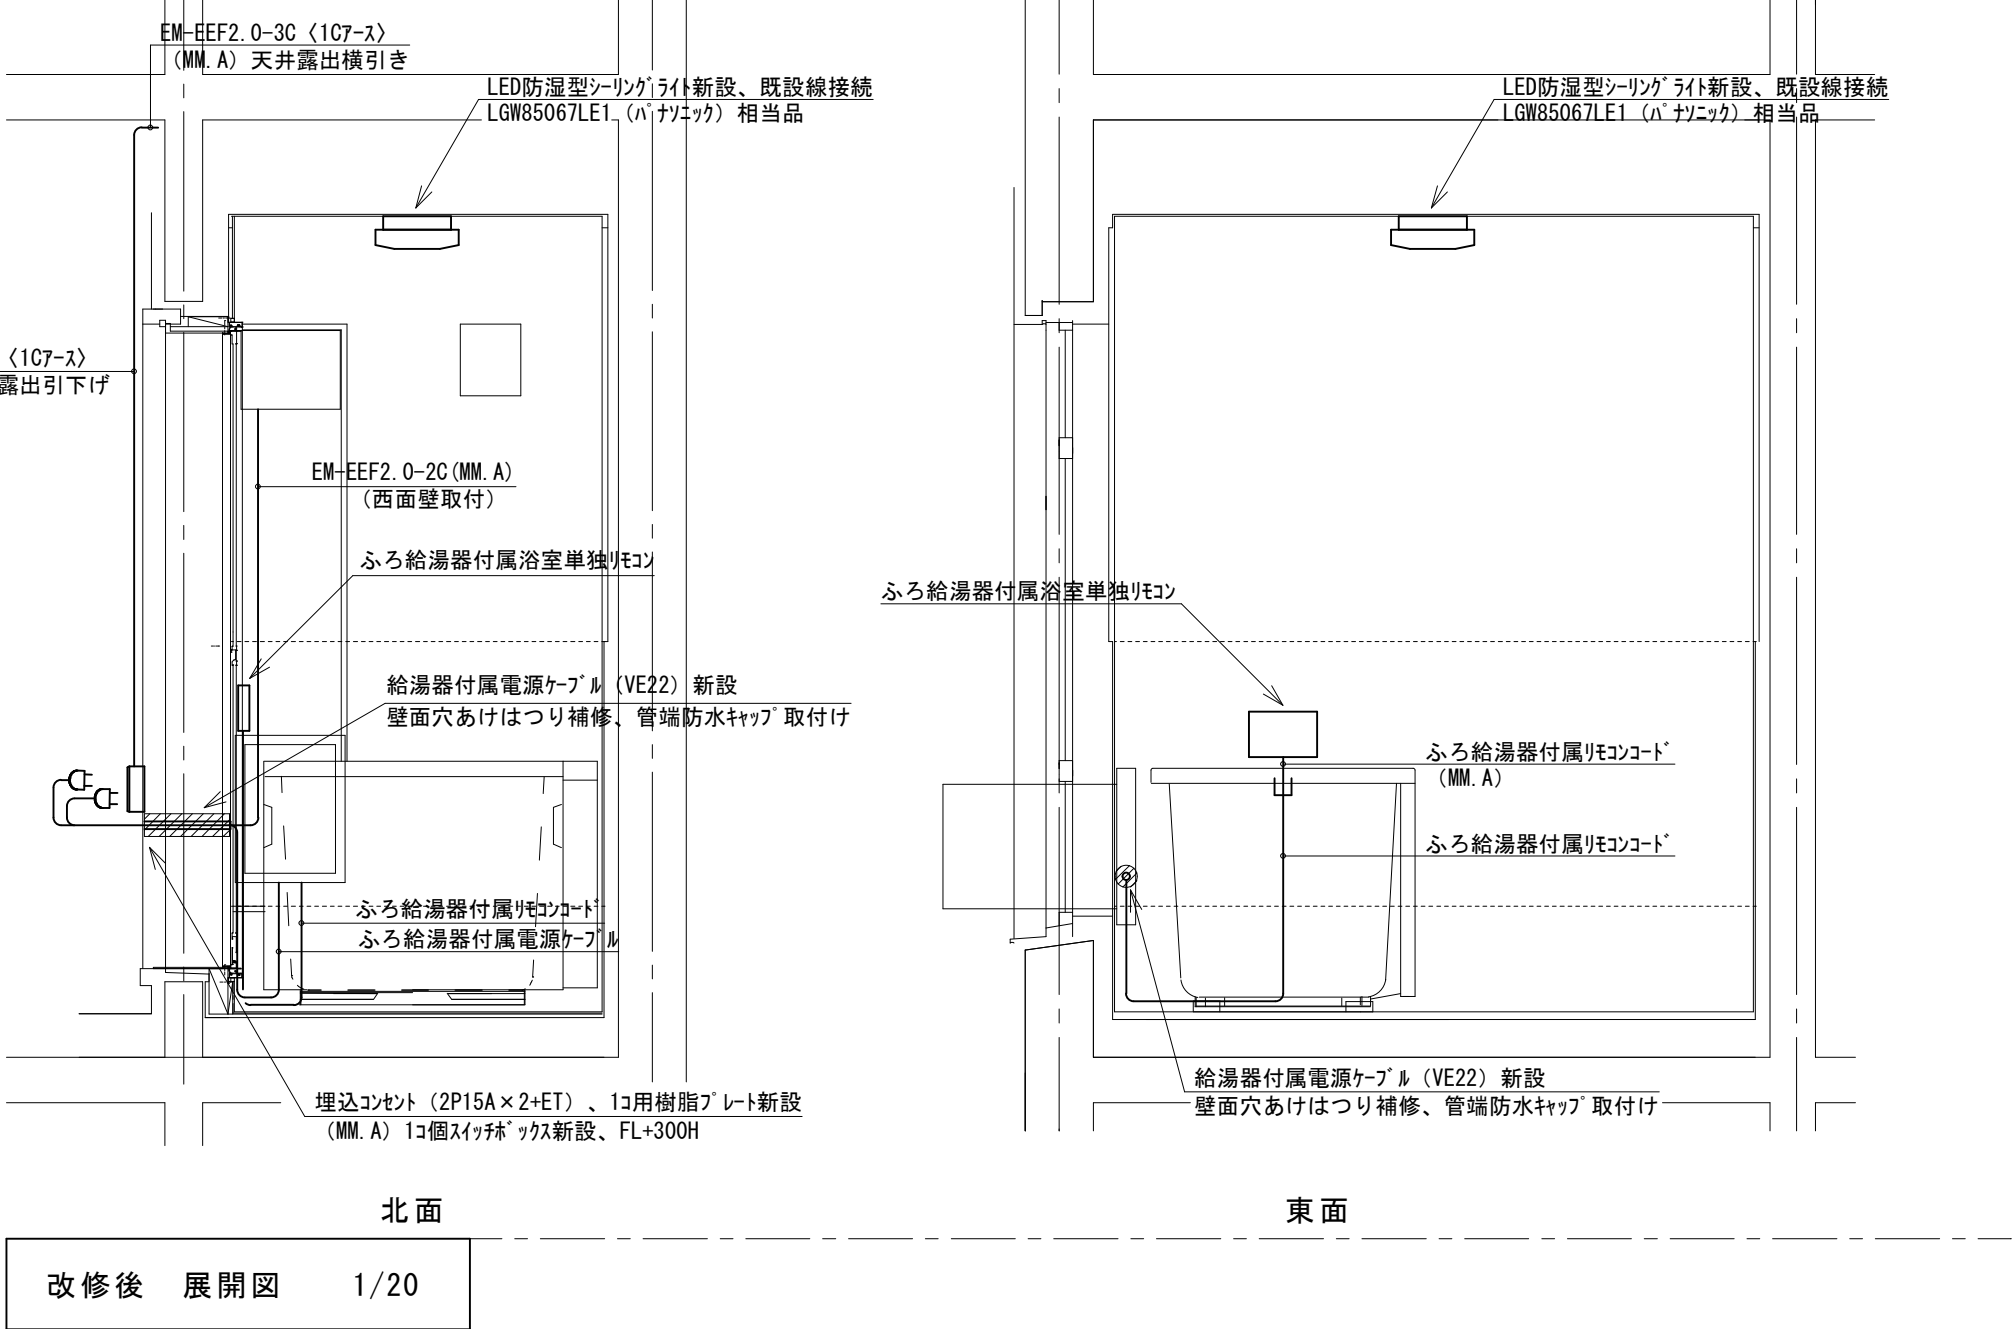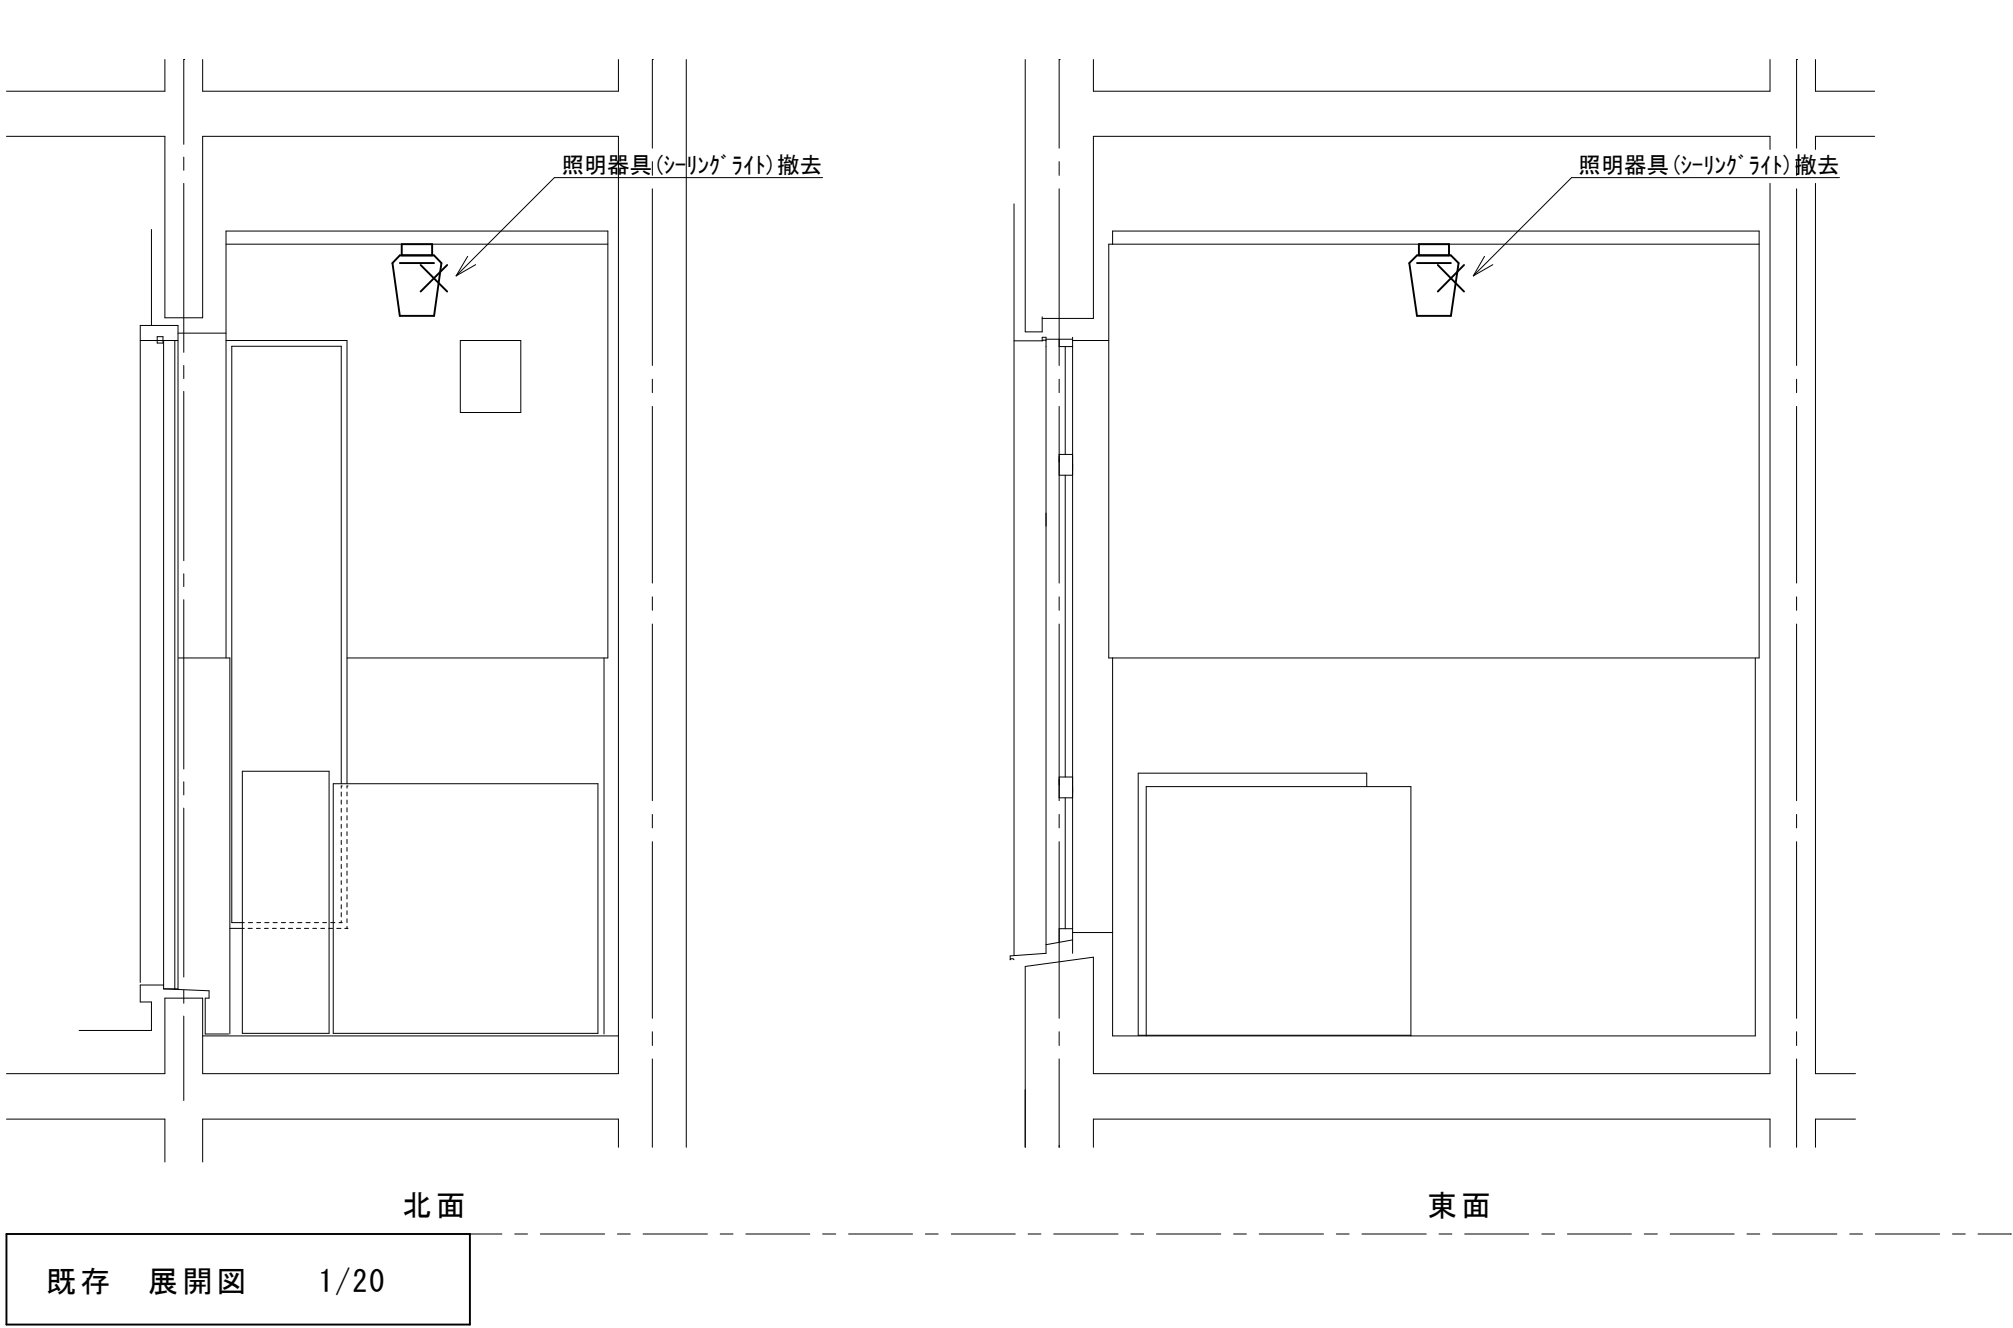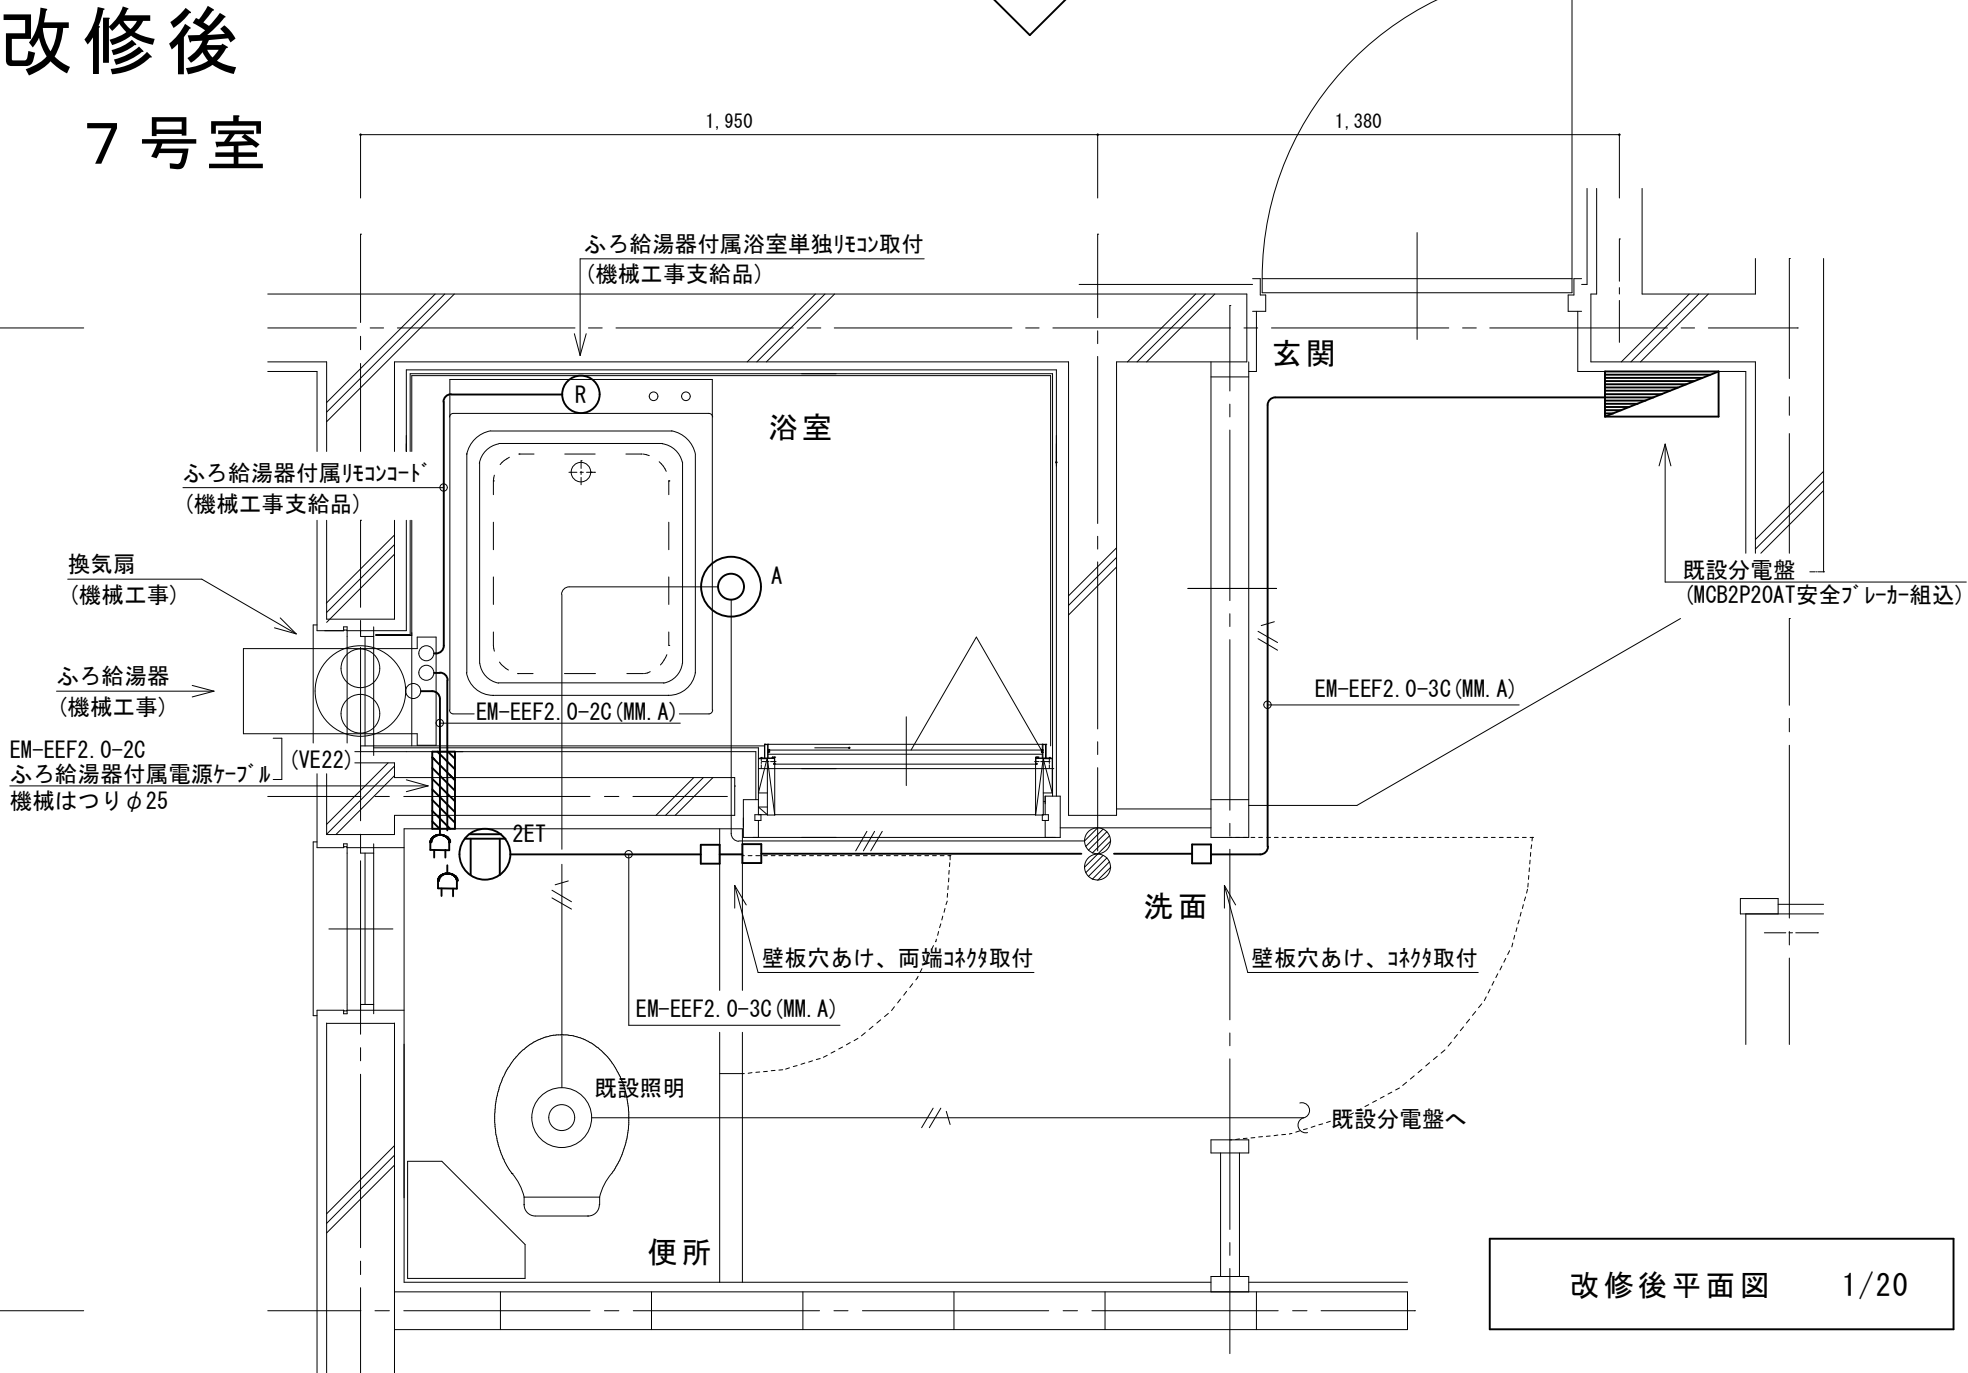

改修前
7号室

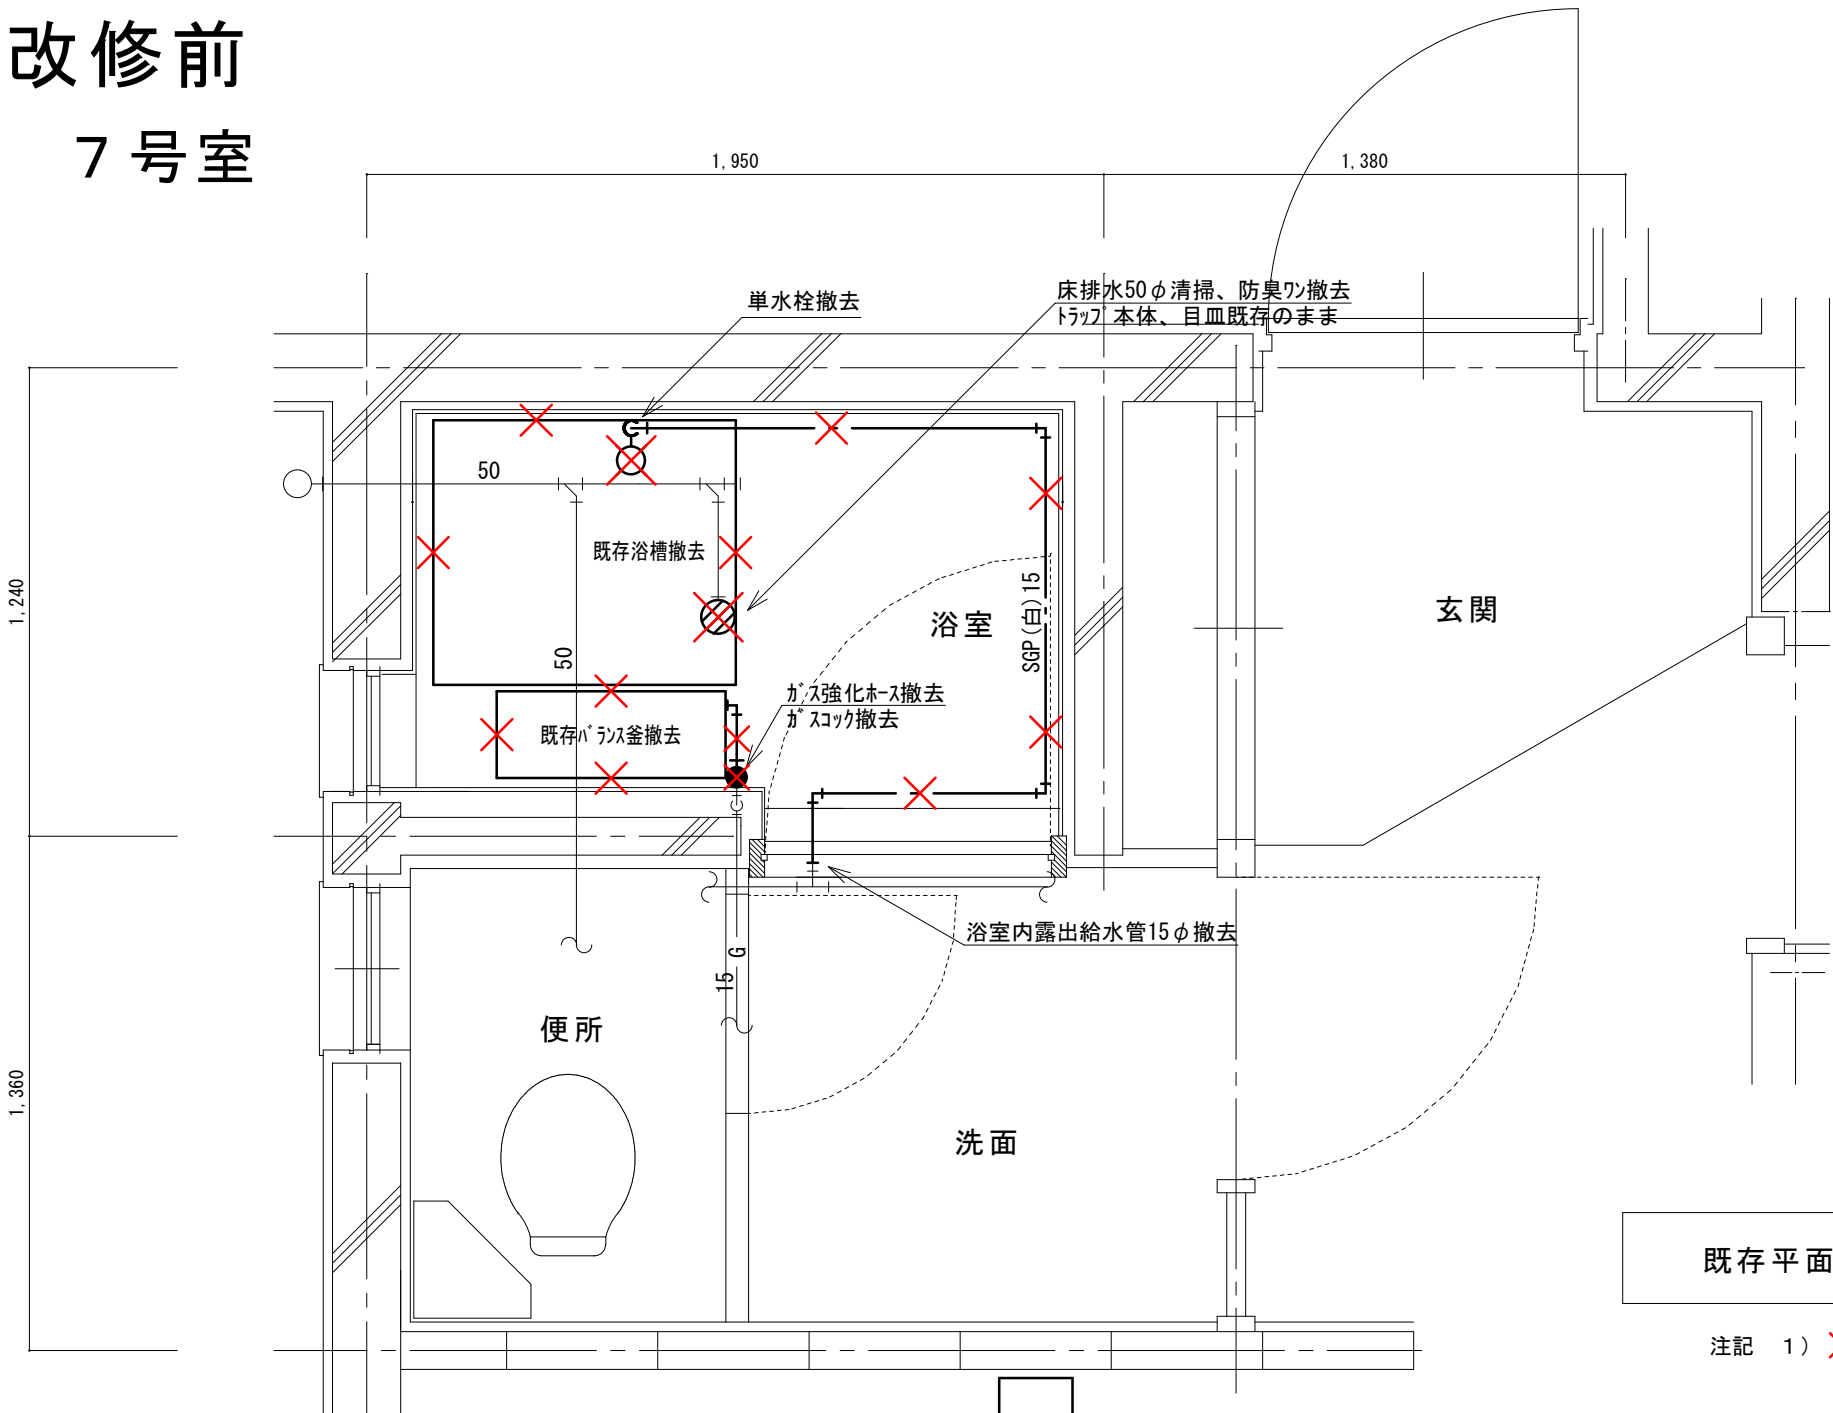

既存平面図 1/20

注記 1) ×印は、撤去を示す


(新設)
機器表

記号	機器名称	台数	機器仕様・付属品	電源	備考
GH1	ガスふろ給湯器	30	壁貫通形(厚壁対応)16号、LPガス用、湯張り、追焚き、たし湯、排気カバー	1φ100V	既設開口周囲穴埋め調整含む
	(GTS-165ADBL)/メーカー相当品		給水15φ止水栓、給水フレキ管、給湯フレキ管、ガス15φコック、強化ホース接続管		
			浴室設置リモコン(電気工事支給)、リモコンコード(電気工事支給)、電源コード(電気工事支給)		
			追焚き循環金具、循環ホース×2、シャワーカウンター(CS-20)、水栓金具(MS-7C)		
			付属品共		
DBL	浴槽	30	据置き型(1方全エプロン)、FRP製、795×695×645H、満水量230L		ずれ防止壁面固定金具取付×4(SUS製ビス止め)
	(KF-810S-F)/メーカー相当品		循環金具孔付、専用ふろ蓋、据付け高さ調整脚、排水共栓、付属品共		
EF1	換気扇	30	浴室用換気扇、換気風量130m³/h(OPa)、消費電力4.1w	1φ100V	
	(V-13BS)/三菱相当品		風圧式シャッター、ゴムブラグ、引きひもスイッチ式		
			SUS製ウェザーカバー(金網付) その他付属品一式共		


凡例

記号	名称	規格
—	給水管	硬質塩化ビニルライニング鋼管 SGP-VA
— —	給湯管	一般配管用ステンレス鋼管 SU
—G—	ガス管	外面塩化ビニル被覆鋼管 SGP-VG
—	既設配管	
× ×	撤去配管	給水:SGP(白)、HIVP、給湯:HTVP
⊗	給水栓	
⊙	シャワー金具	デッキタイプ2バルブ
+●	ガス栓	単口ヒューズコック
⊠	弁	給水:止水栓、ガス:コック
⊗	床排水トラップ	防臭ワン取替え、トラップ内清掃 目皿清掃


改修後
7号室

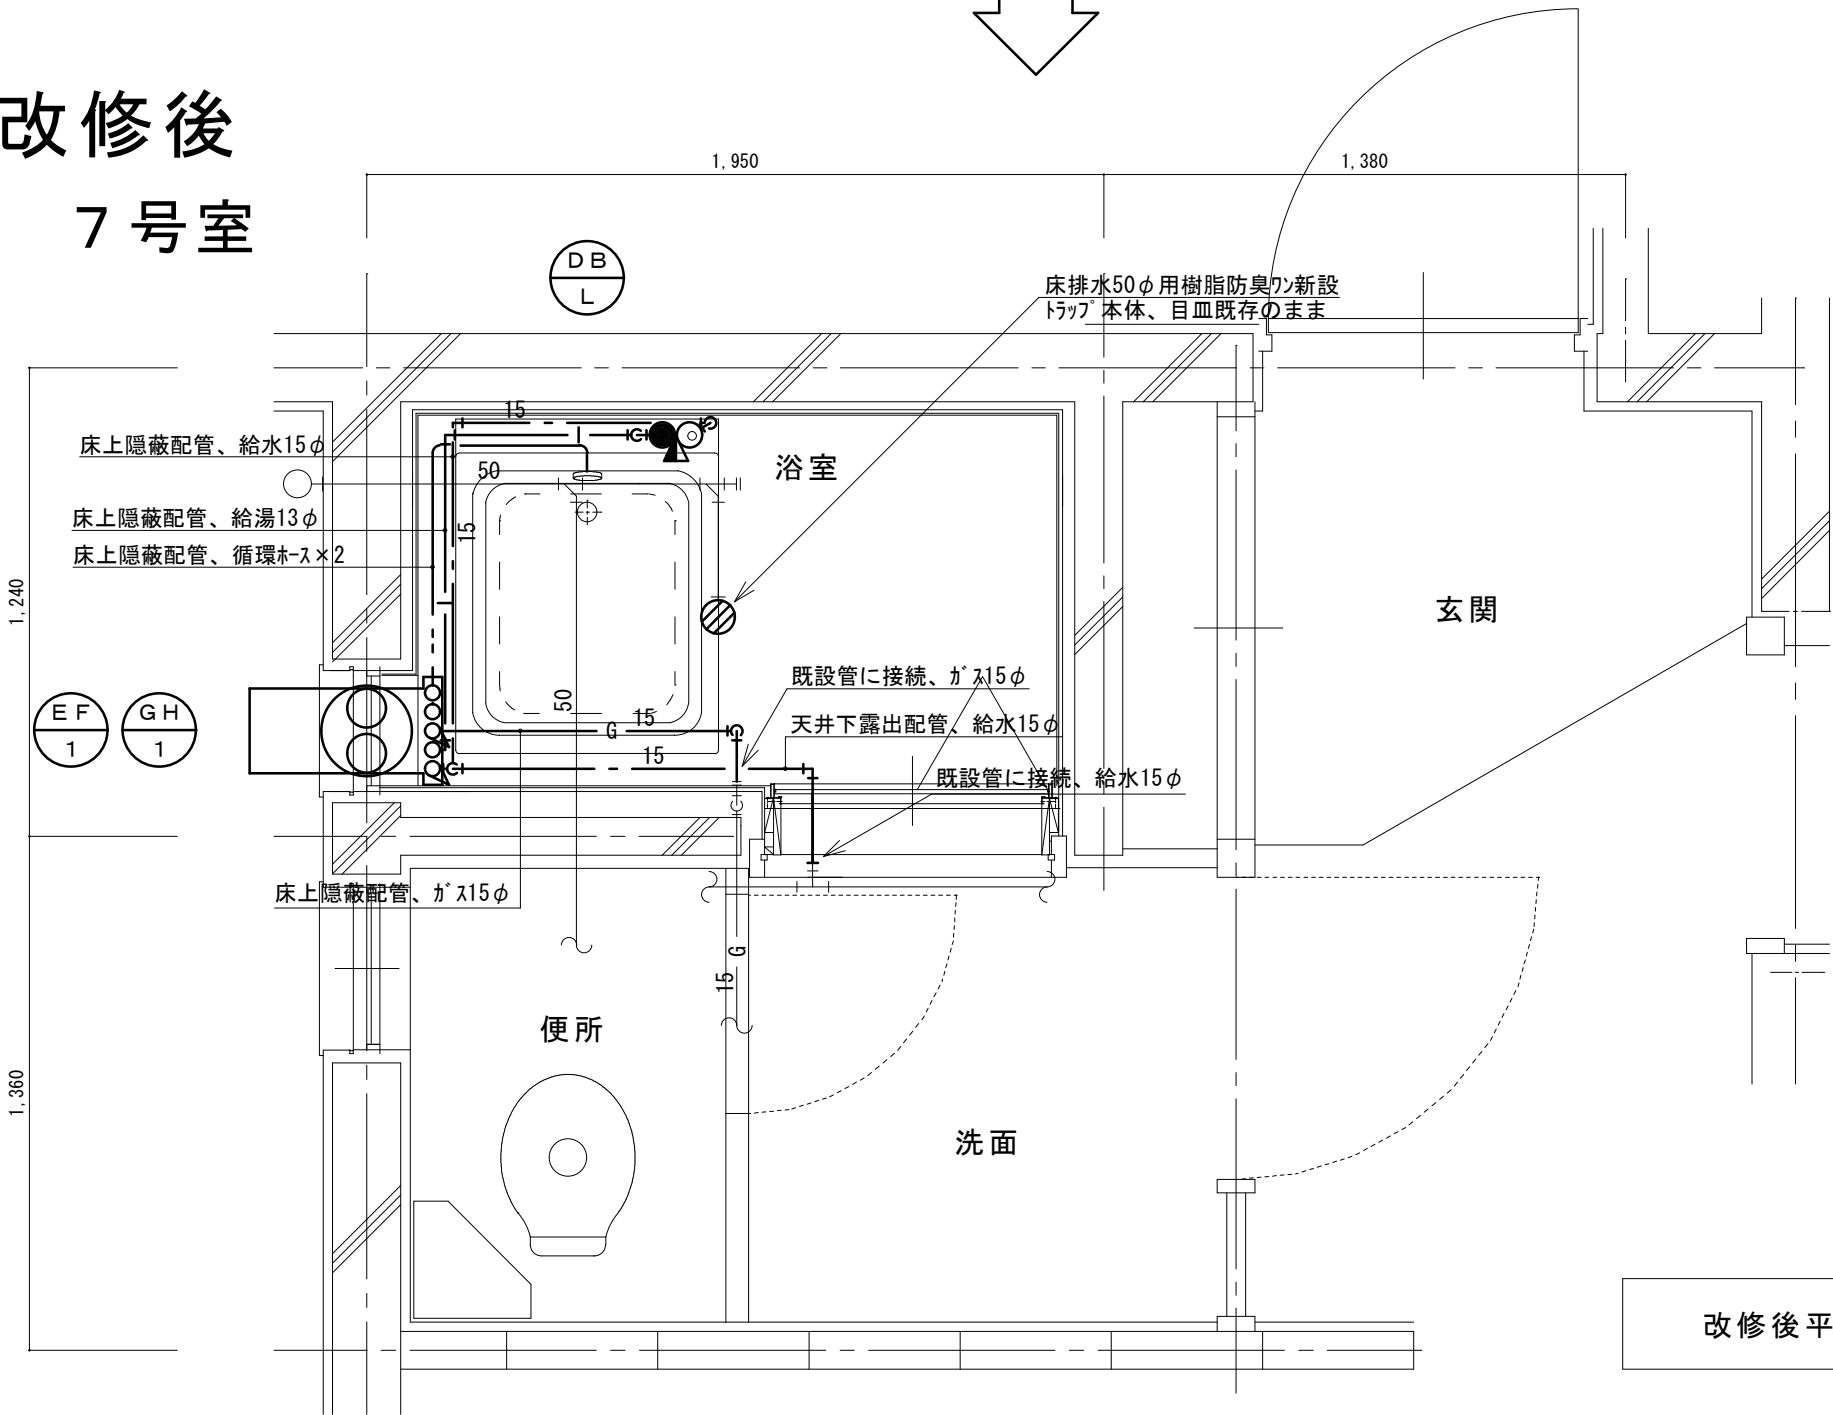

改修後平面図 1/20

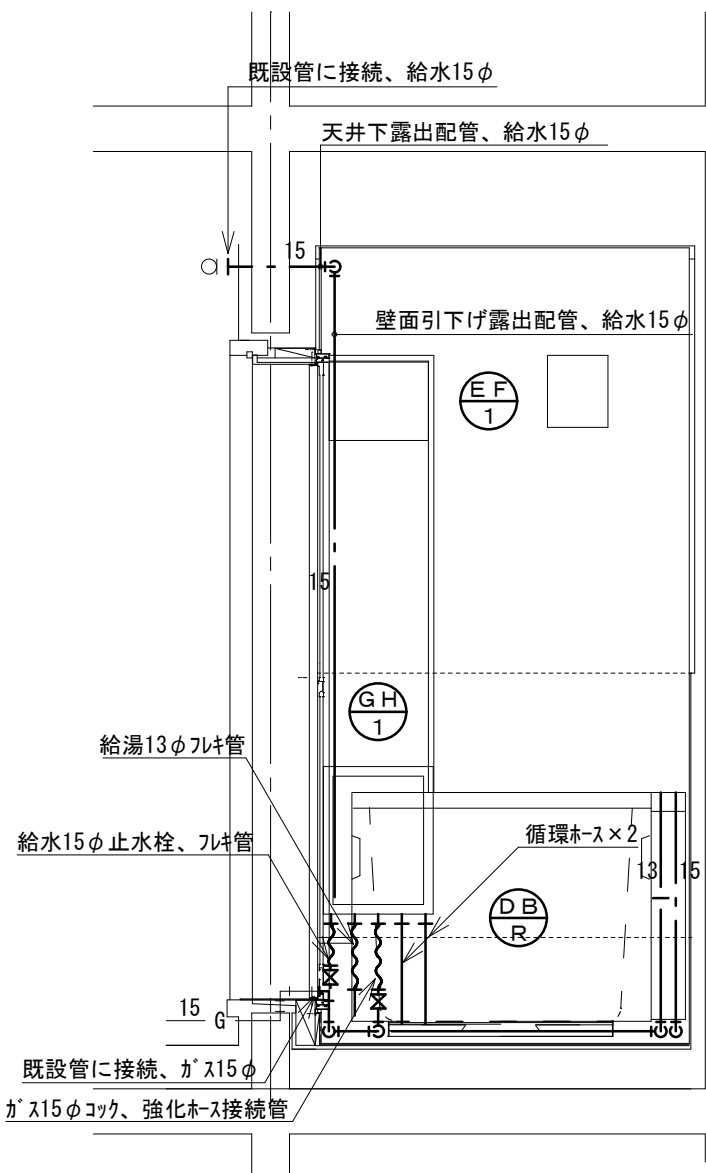


北面

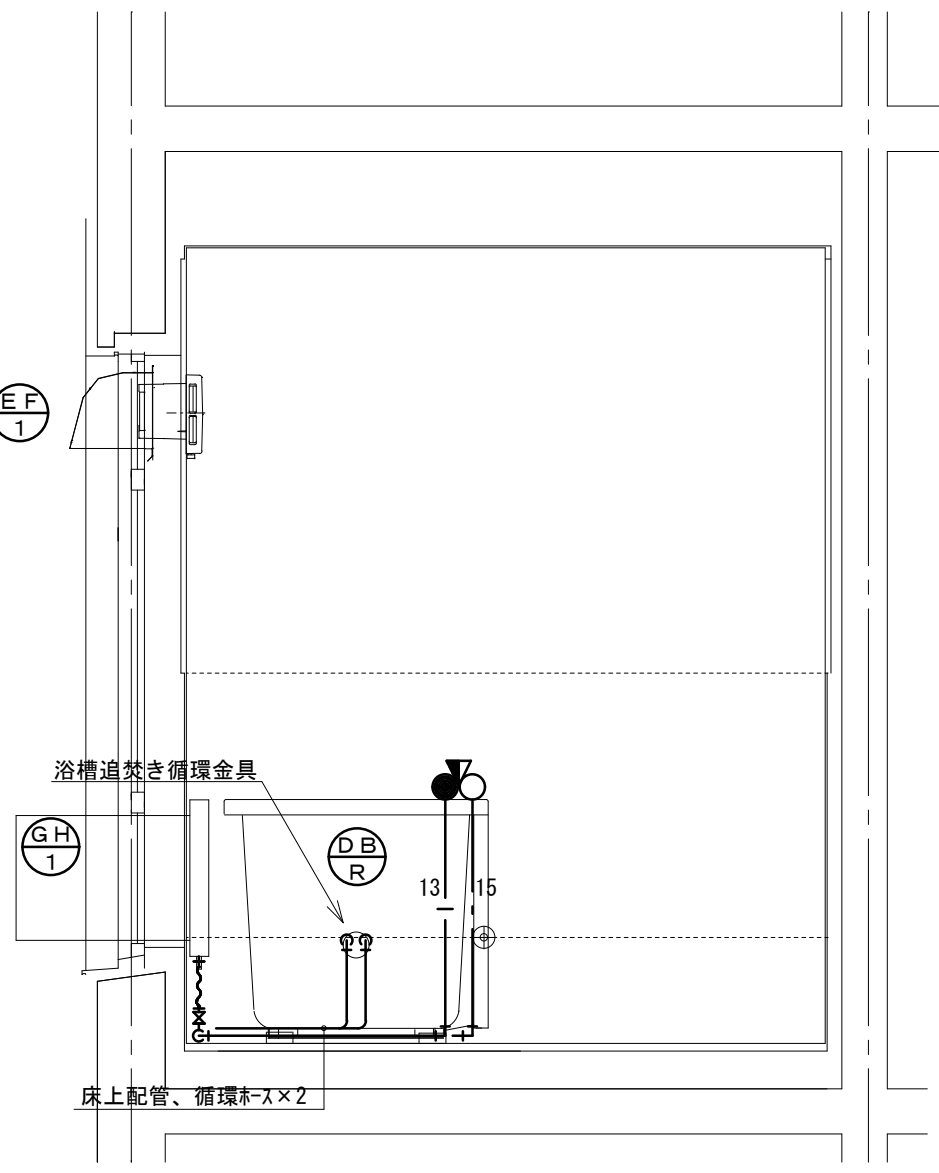



東面

改修前
8 号室

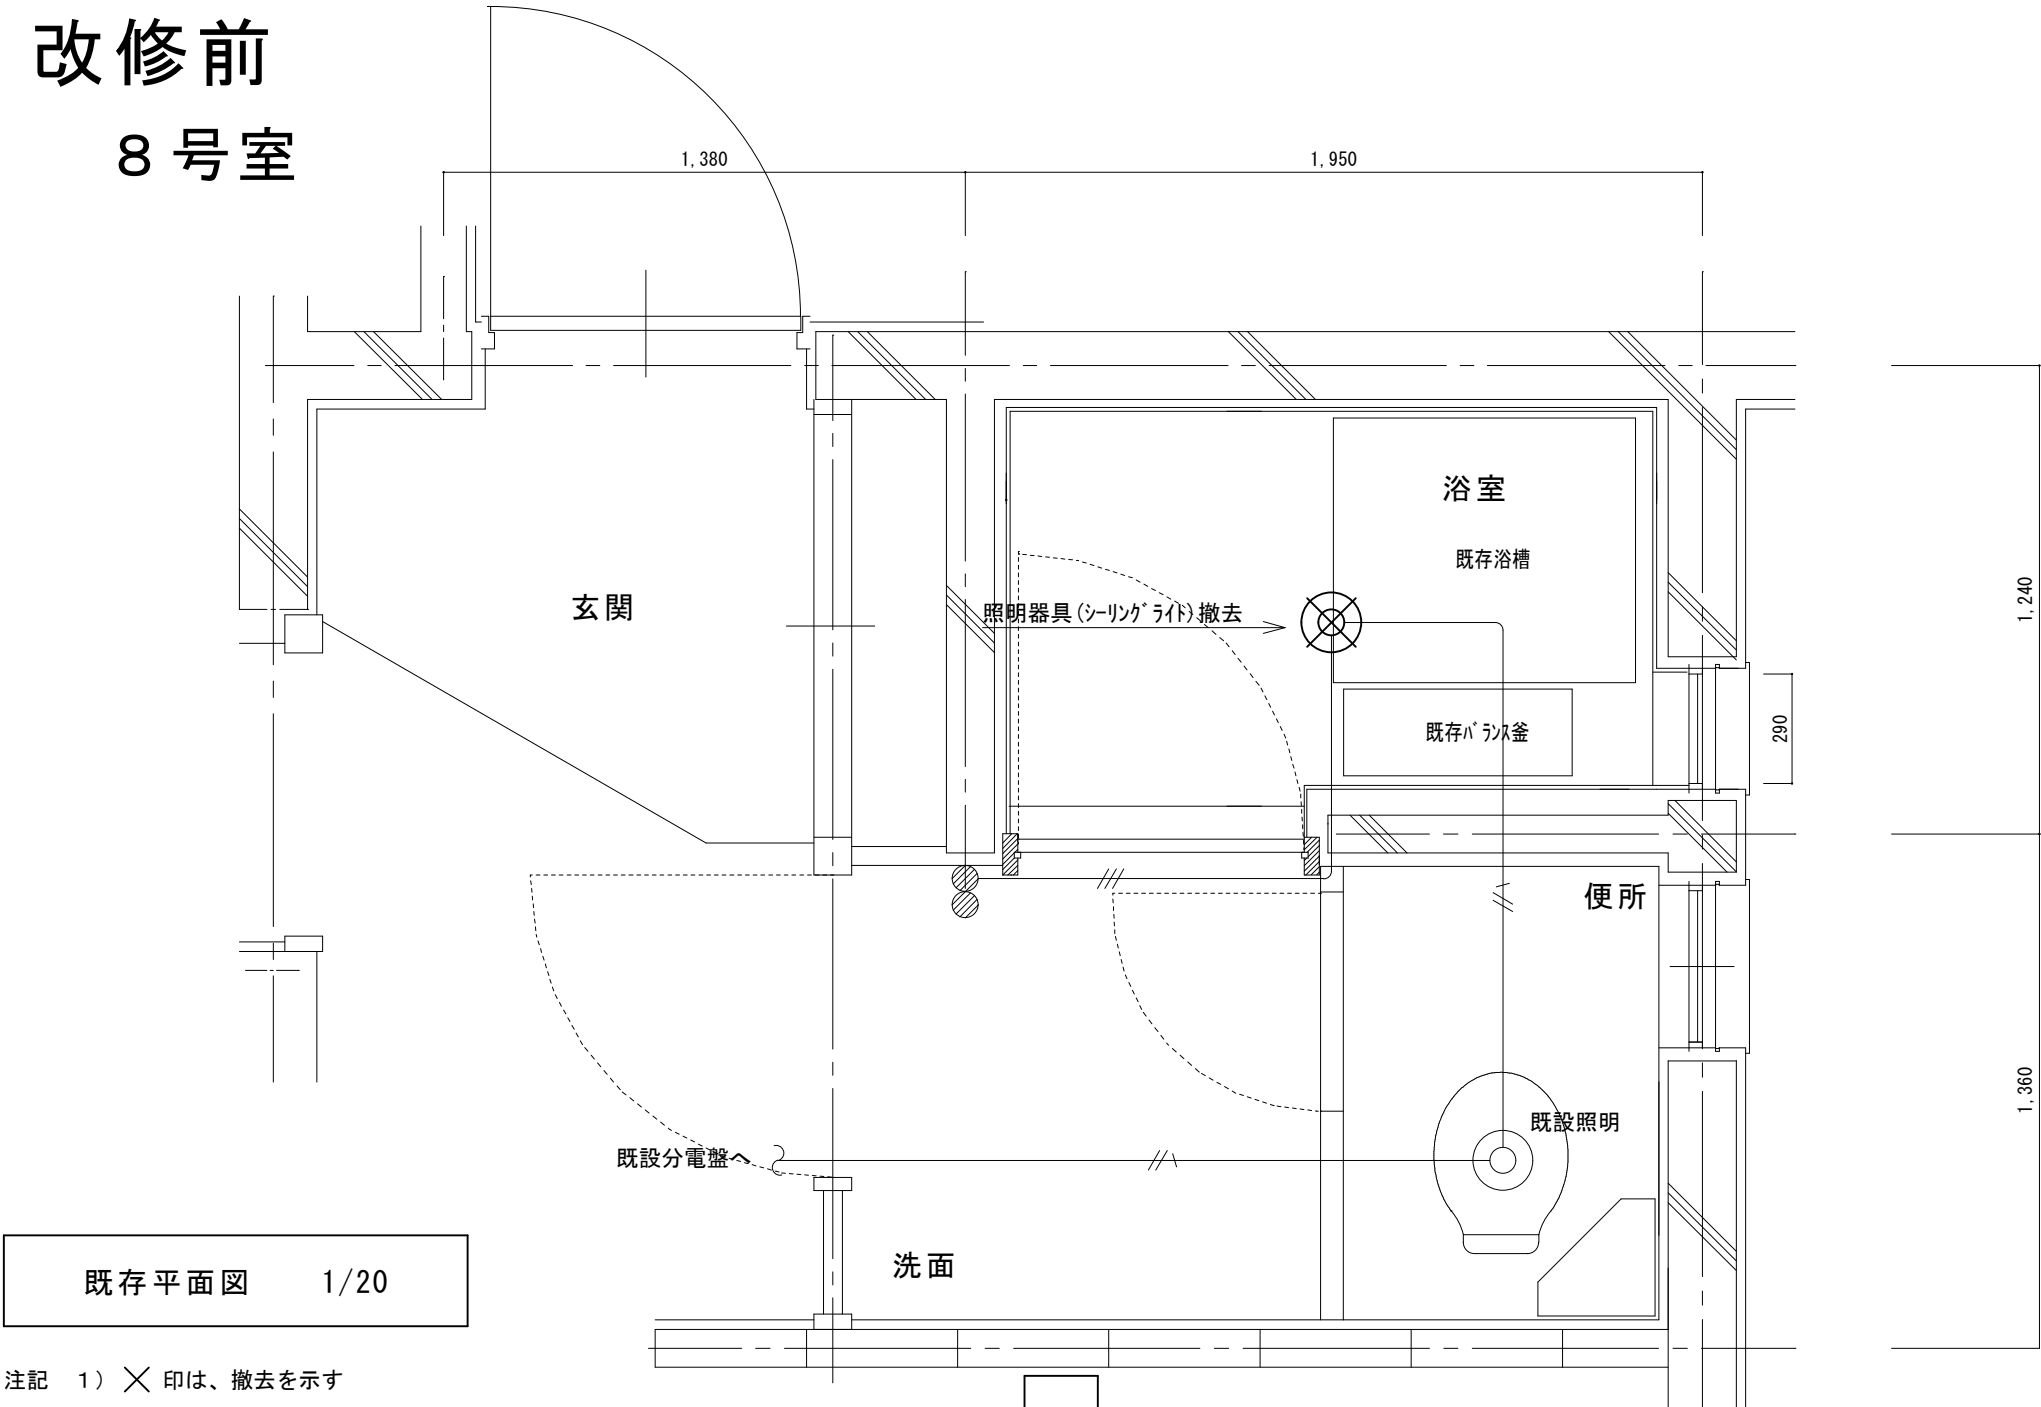


注記 1) ×印は、撤去を示す

改修後
8 号室

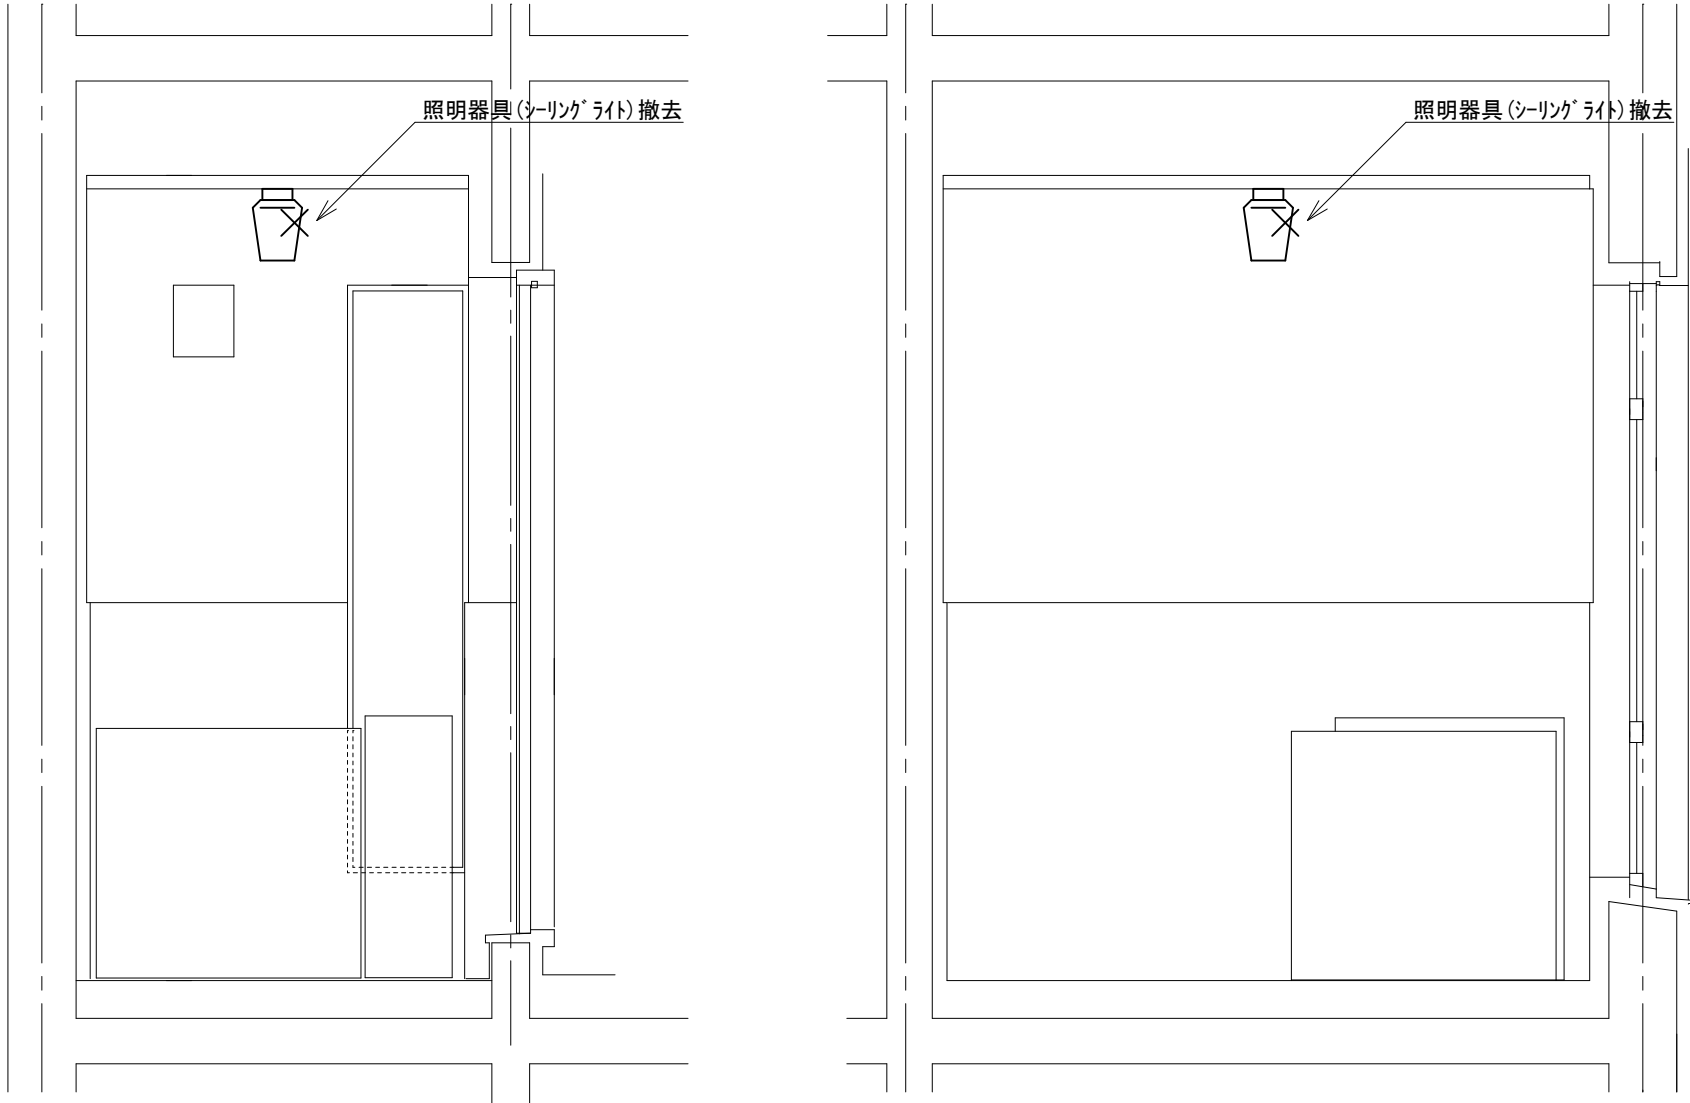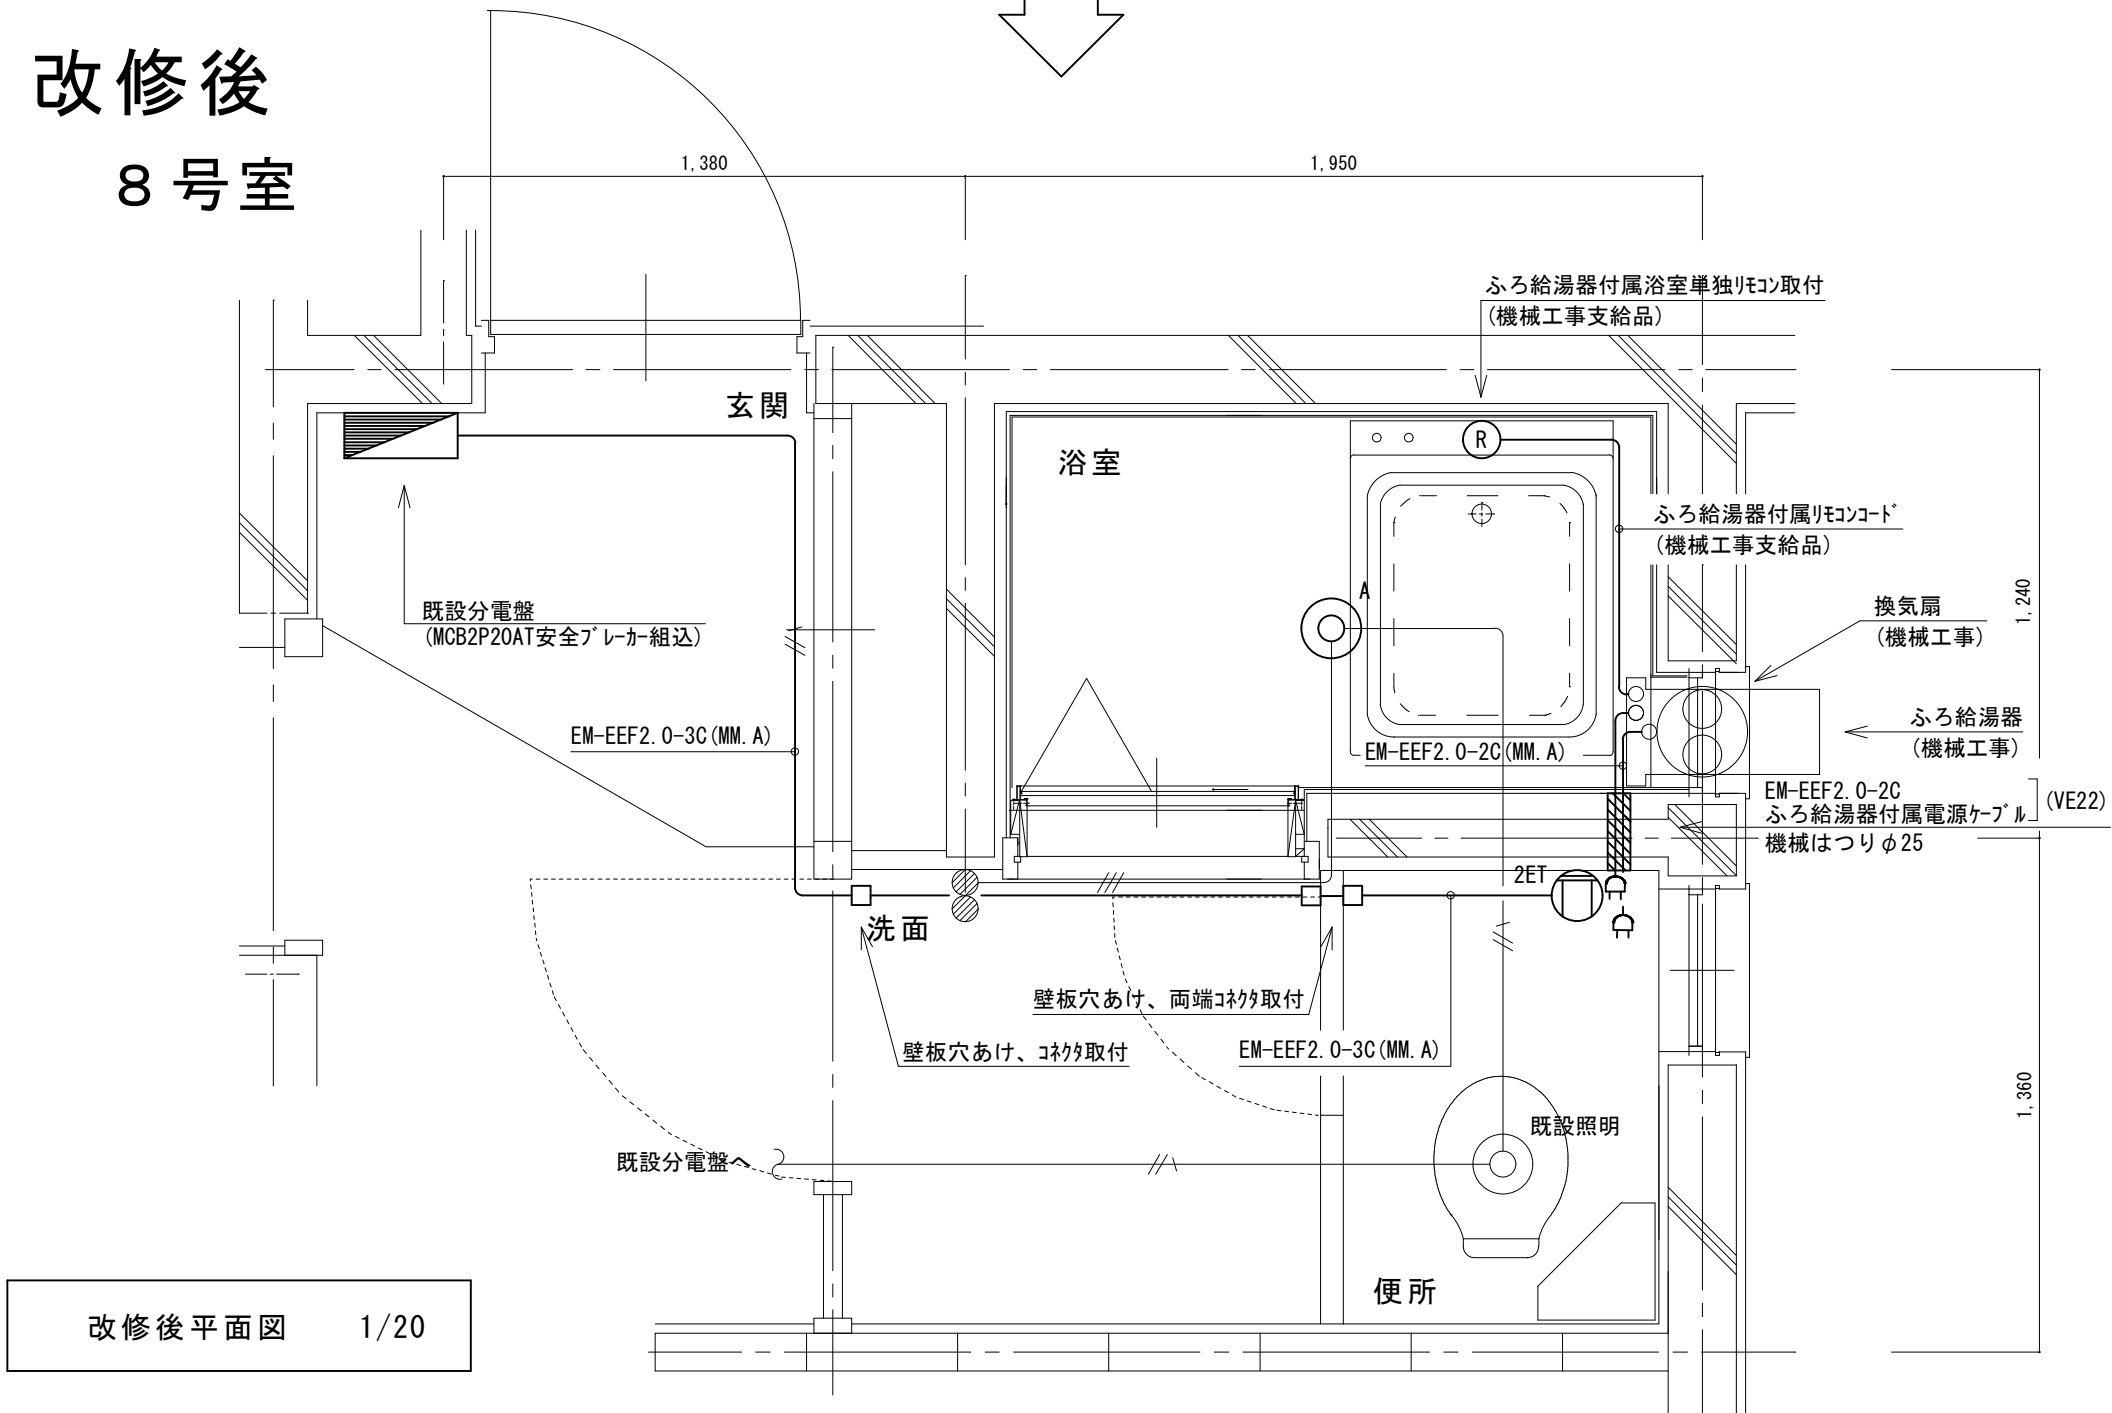


既存 展開図 1/20

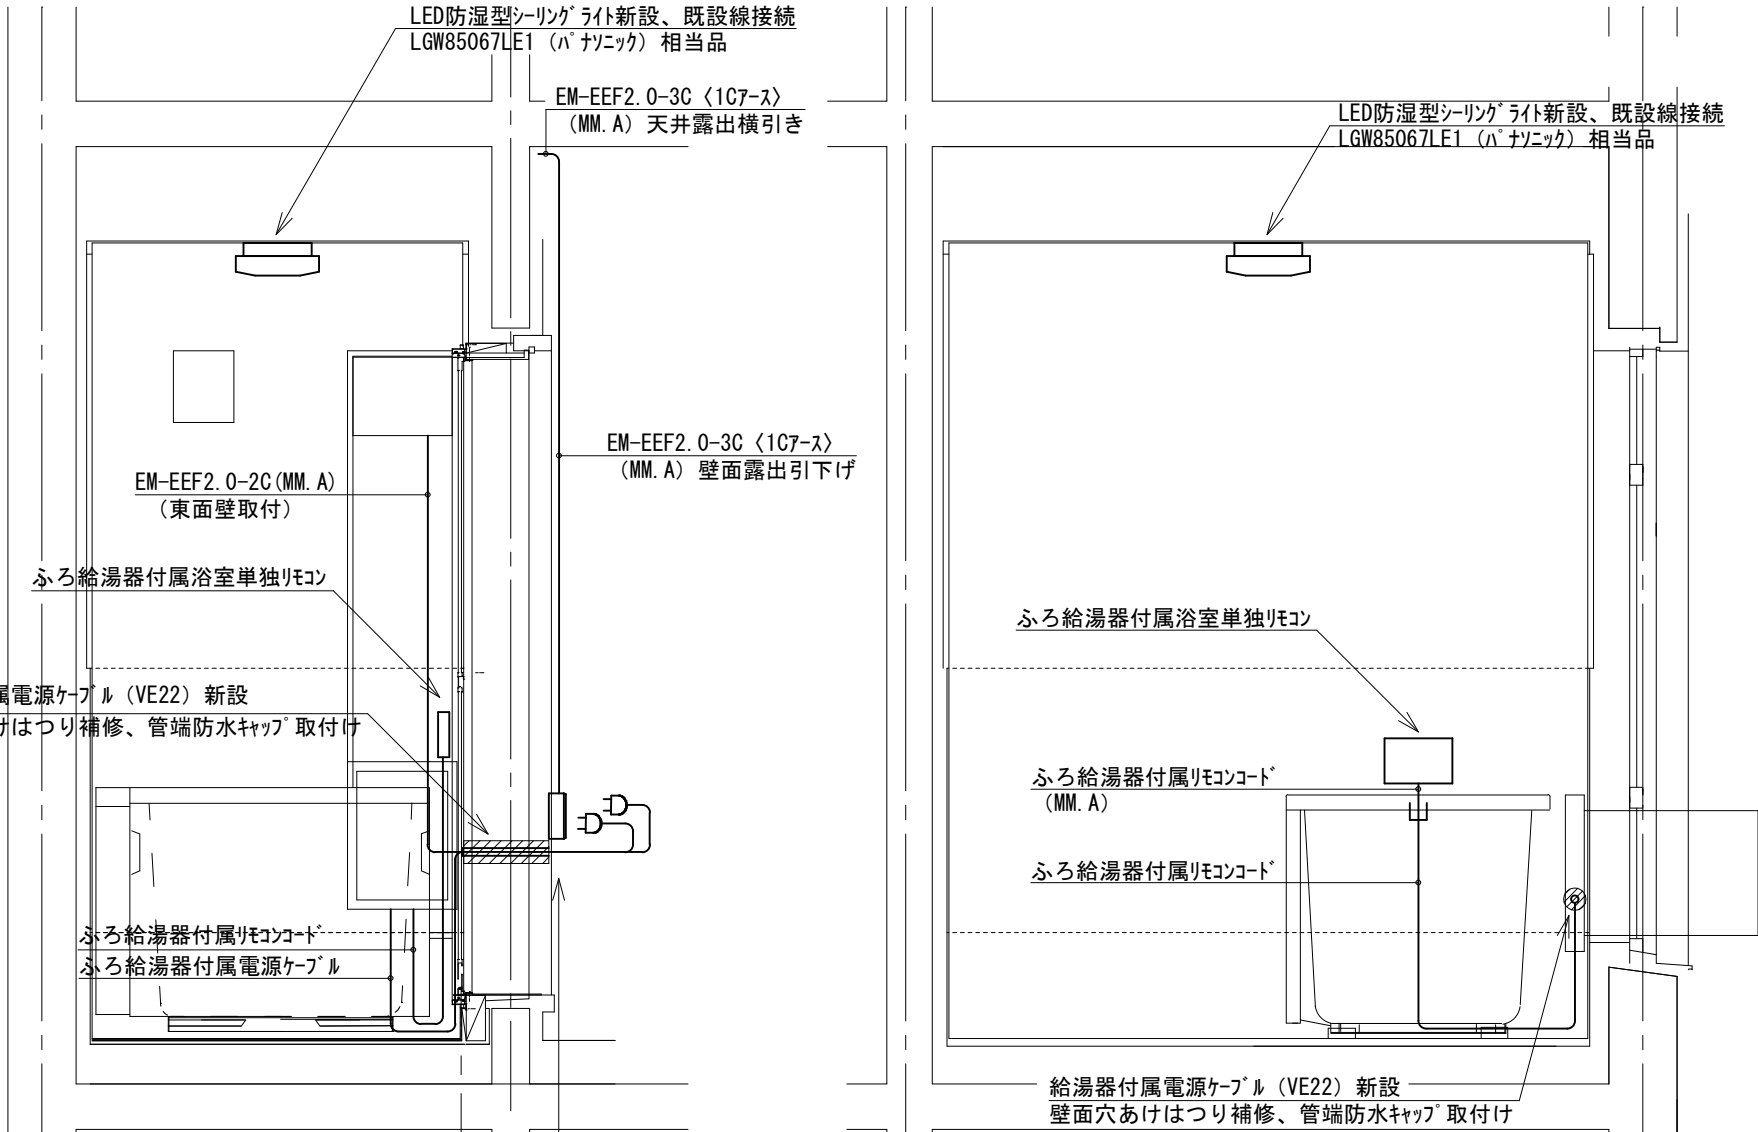


改修後 展開図 1/20

鳴門市都市建設部まちづくり課	工 事 名	鳴門市桑島第二団地 A 棟浴室ほか改修工事		記事	M.T.S.プラン 徳島県鳴門市大麻町萩原字川原ノ上38番地 1級建築士事務所 徳島県知事登録第21040号 TEL & FAX (088) 689-3832 一級建築士 森 茂代 第188857号	図面 No. EM-16
	図 面 名	8 号室電気改修図	縮 尺 A2 : 1/20 A3 : 70%縮小			

改修前
8号室

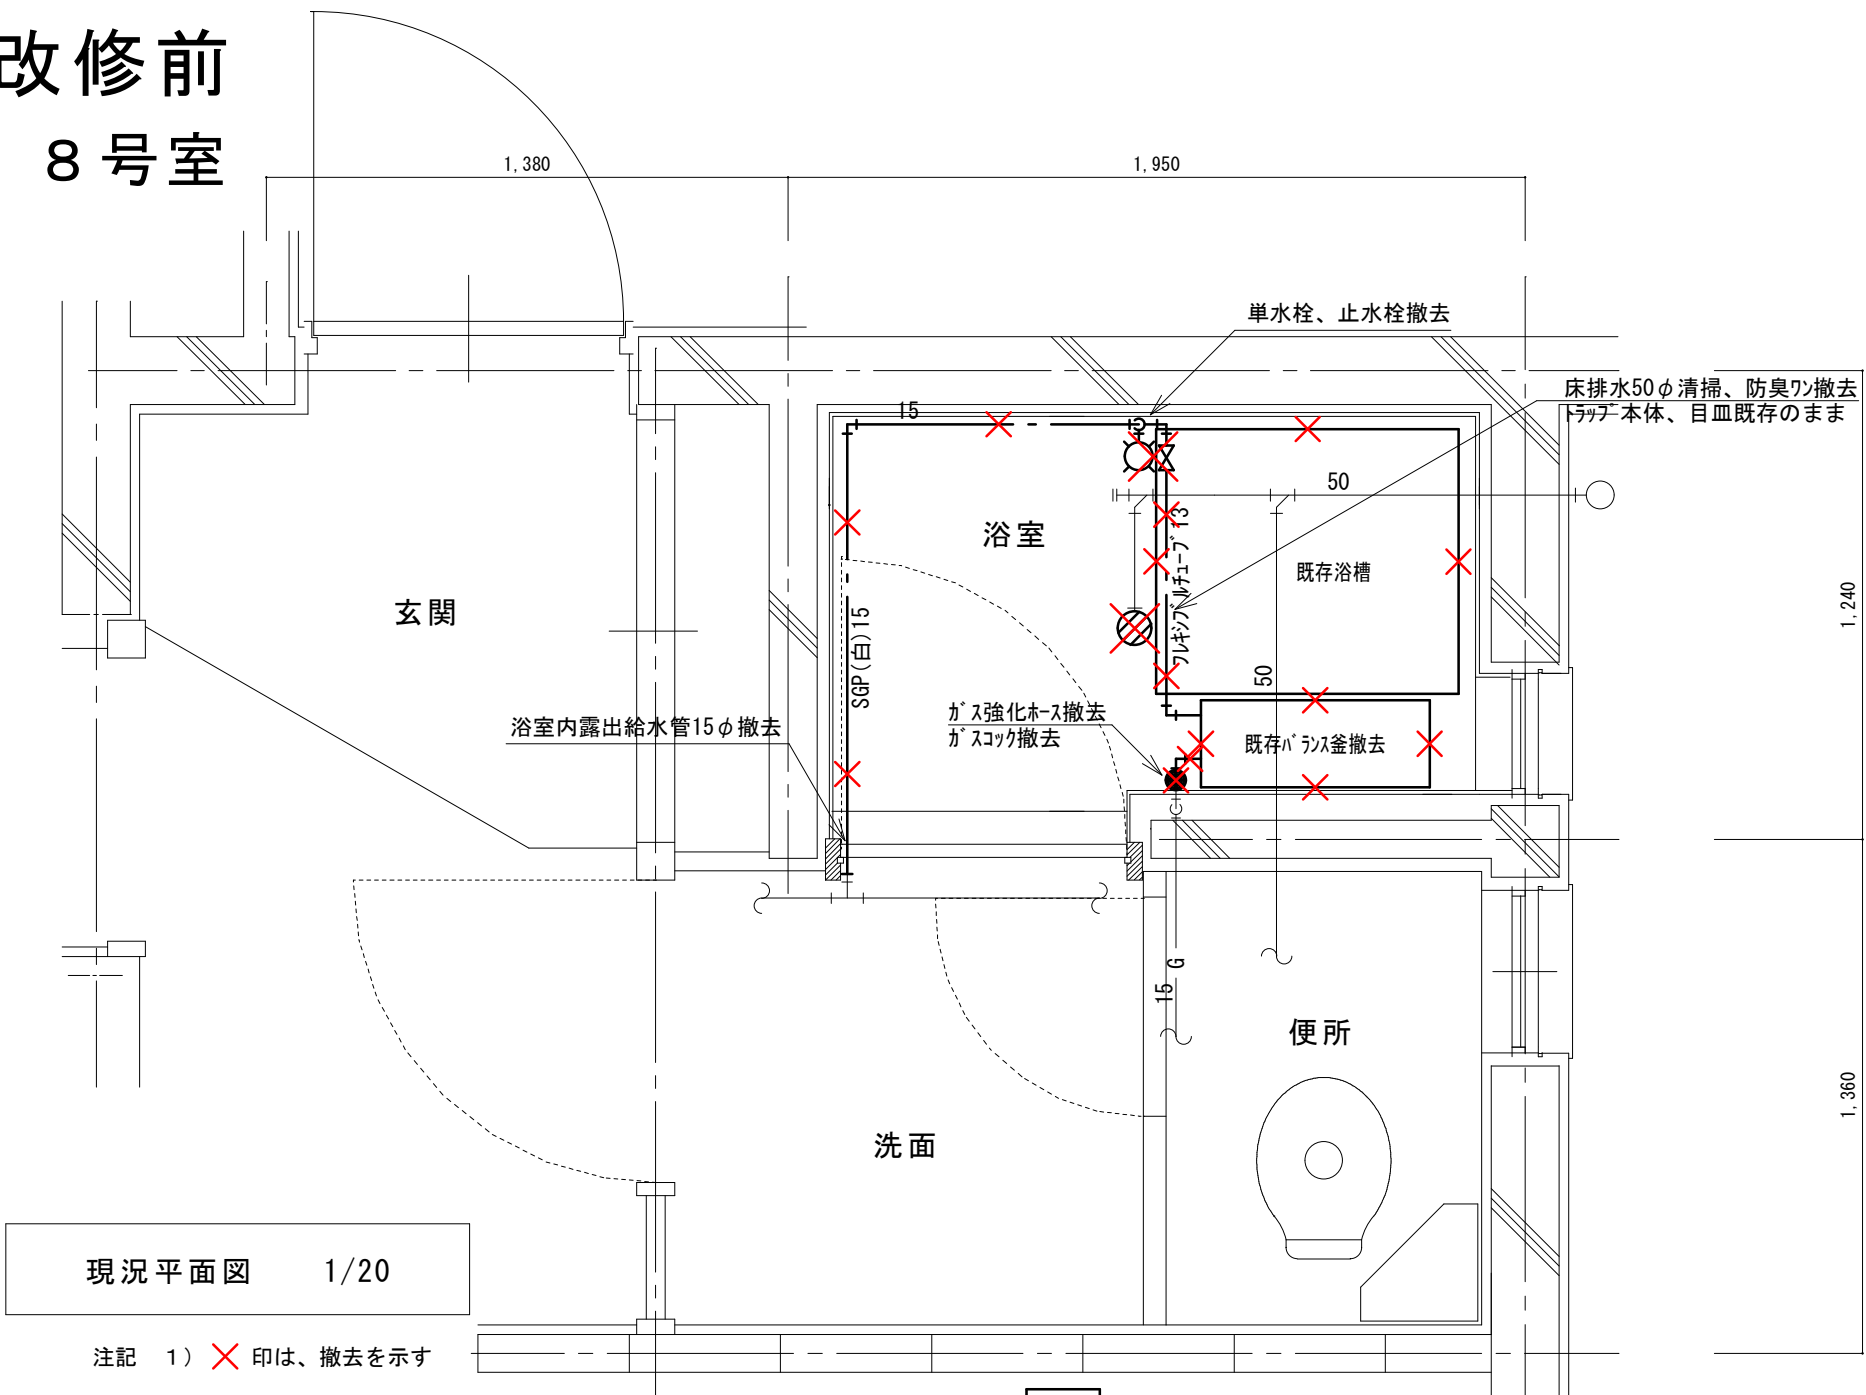

改修後
8号室

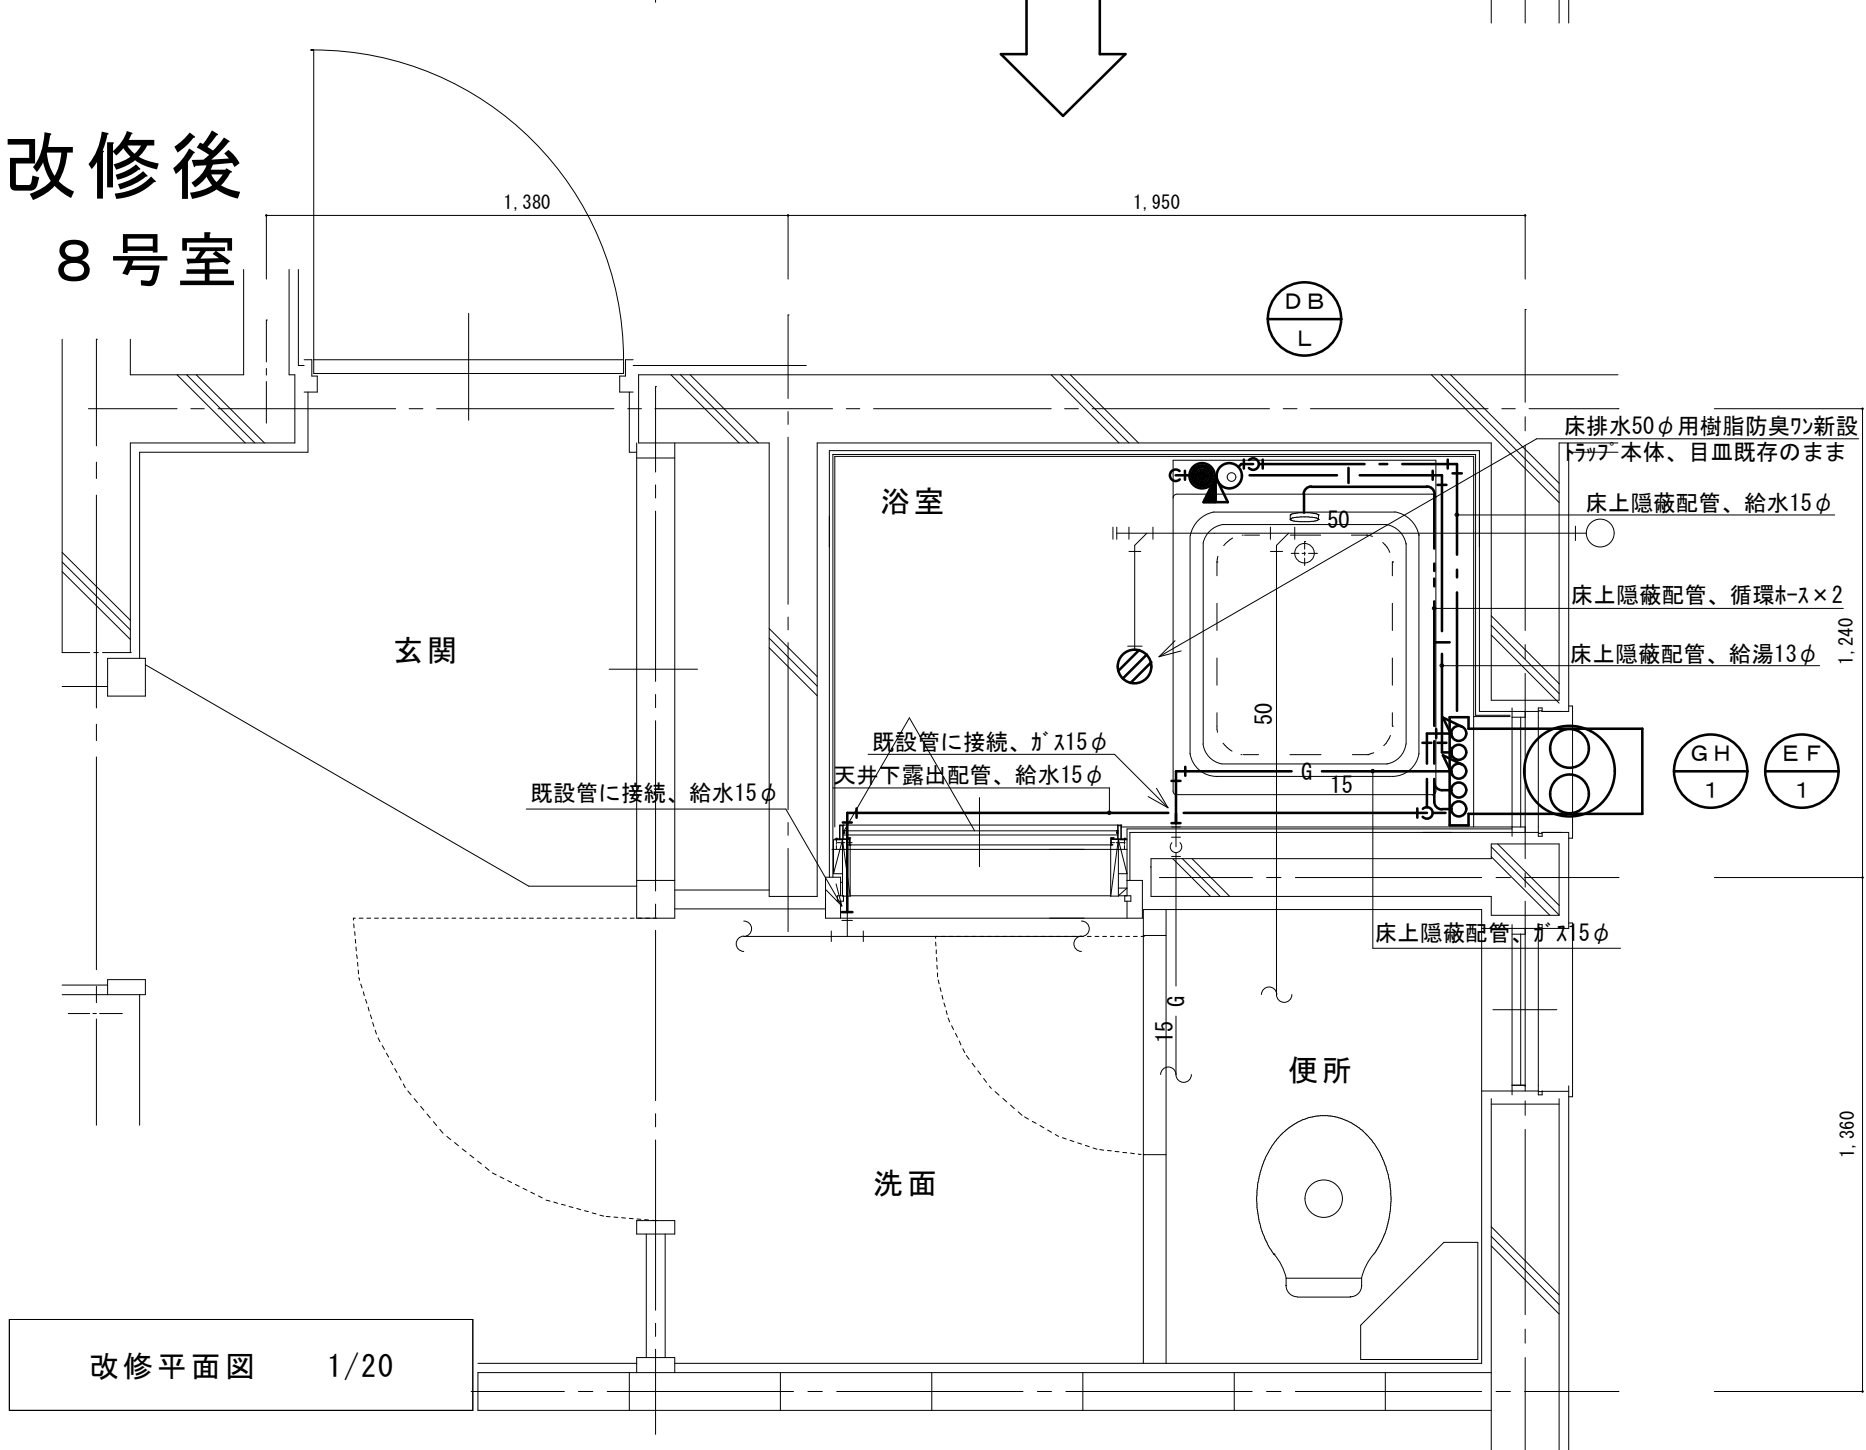


(新設)
機 器 表

記号	機器名称	台数	機器仕様・付属品	電源	備考
GH1	ガスふろ給湯器 (GTS-165ADBL)ノリツ相当品	30	壁貫通形(厚壁対応)16号、LPガス用、湯張り、追焚き、たし湯、排気カバー 給水15φ止水栓、給水フレキ管、給湯フレキ管、ガス15φコック、強化ホース接続管	1φ100V	既設開口周囲穴埋め調整含む
			浴室設置リモコン(電気工事支給)、リモコンコード(電気工事支給)、電源コード(電気工事支給)		
			追焚き循環金具、循環ホース×2、シャワーカウンター(CS-20)、水栓金具(MS-7C)		
			付属品共		
DBL	浴槽 (KF-810S-F)ノリツ相当品	30	据置き型(1方全エプロン)、FRP製、795×695×645H、満水量230L 循環金具孔付、専用ふろ蓋、据付け高さ調整脚、排水共栓、付属品共		ずれ防止壁面固定金具取付×4(SUS製ビス止め)
EF1	換気扇 (V-13BS)三菱相当品	30	浴室用換気扇、換気風量130m³/h(OPa)、消費電力4.1w 風圧式シャッター、ゴムプラグ、引きひもスイッチ式 SUS製ウェザーカバー(金網付) その他付属品一式共	1φ100V	

凡 例



記 号	名 称	規 格
—VA—	給水管	硬質塩化ビニルライニング鋼管 SGP-VA
—SU—	給湯管	一般配管用ステンレス鋼管 SU
—VG—	ガス管	外面塩化ビニル被覆鋼管 SGP-VG
—	既設配管	
—X—	撤去配管	給水:SGP(白)、HIVP、給湯:HTVP
○	給水栓	
●	シャワー金具	デッキタイプ2バルブ
+	ガス栓	単口ヒューズコック
⌘	弁	給水:止水栓、ガス:コック
⊗	床排水トラップ	防臭ワン取替え、トラップ内清掃 目皿清掃

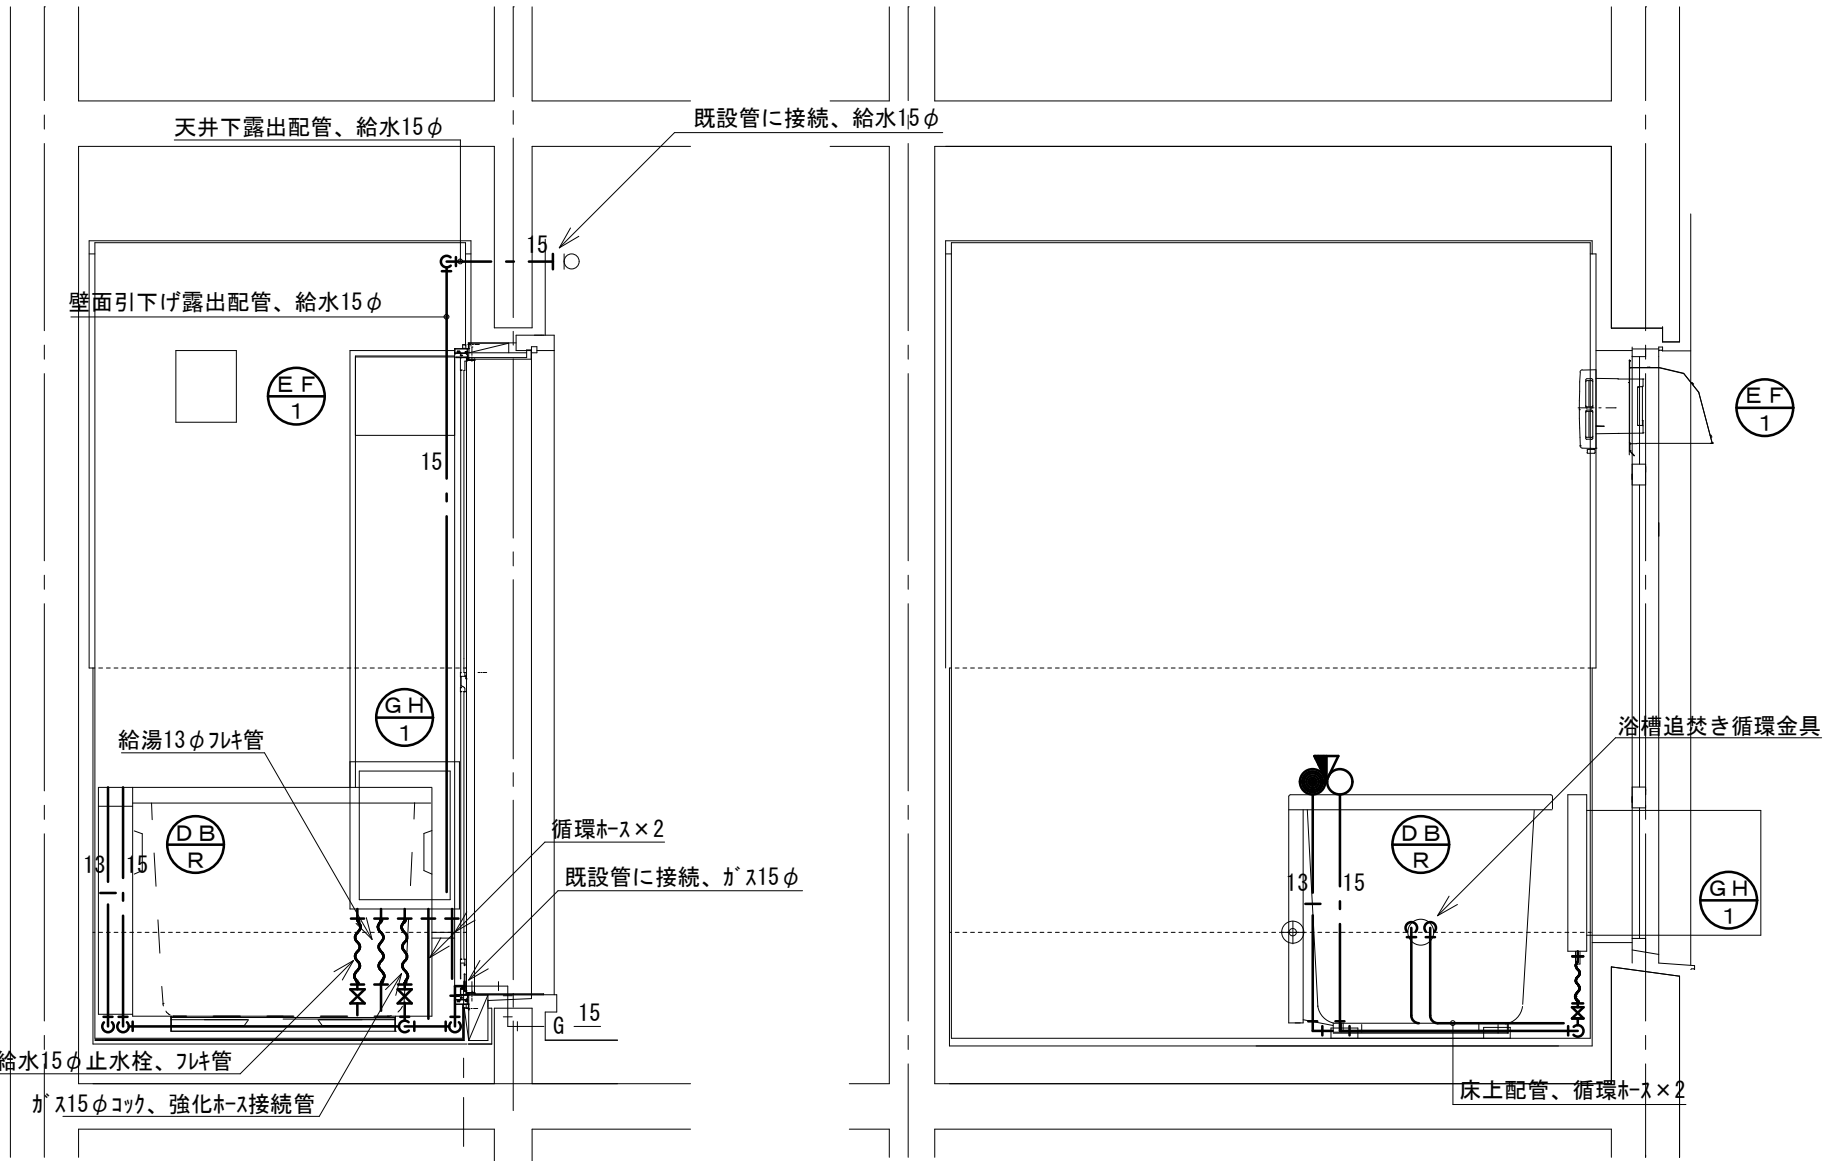



北面

西面


改修前
9号室

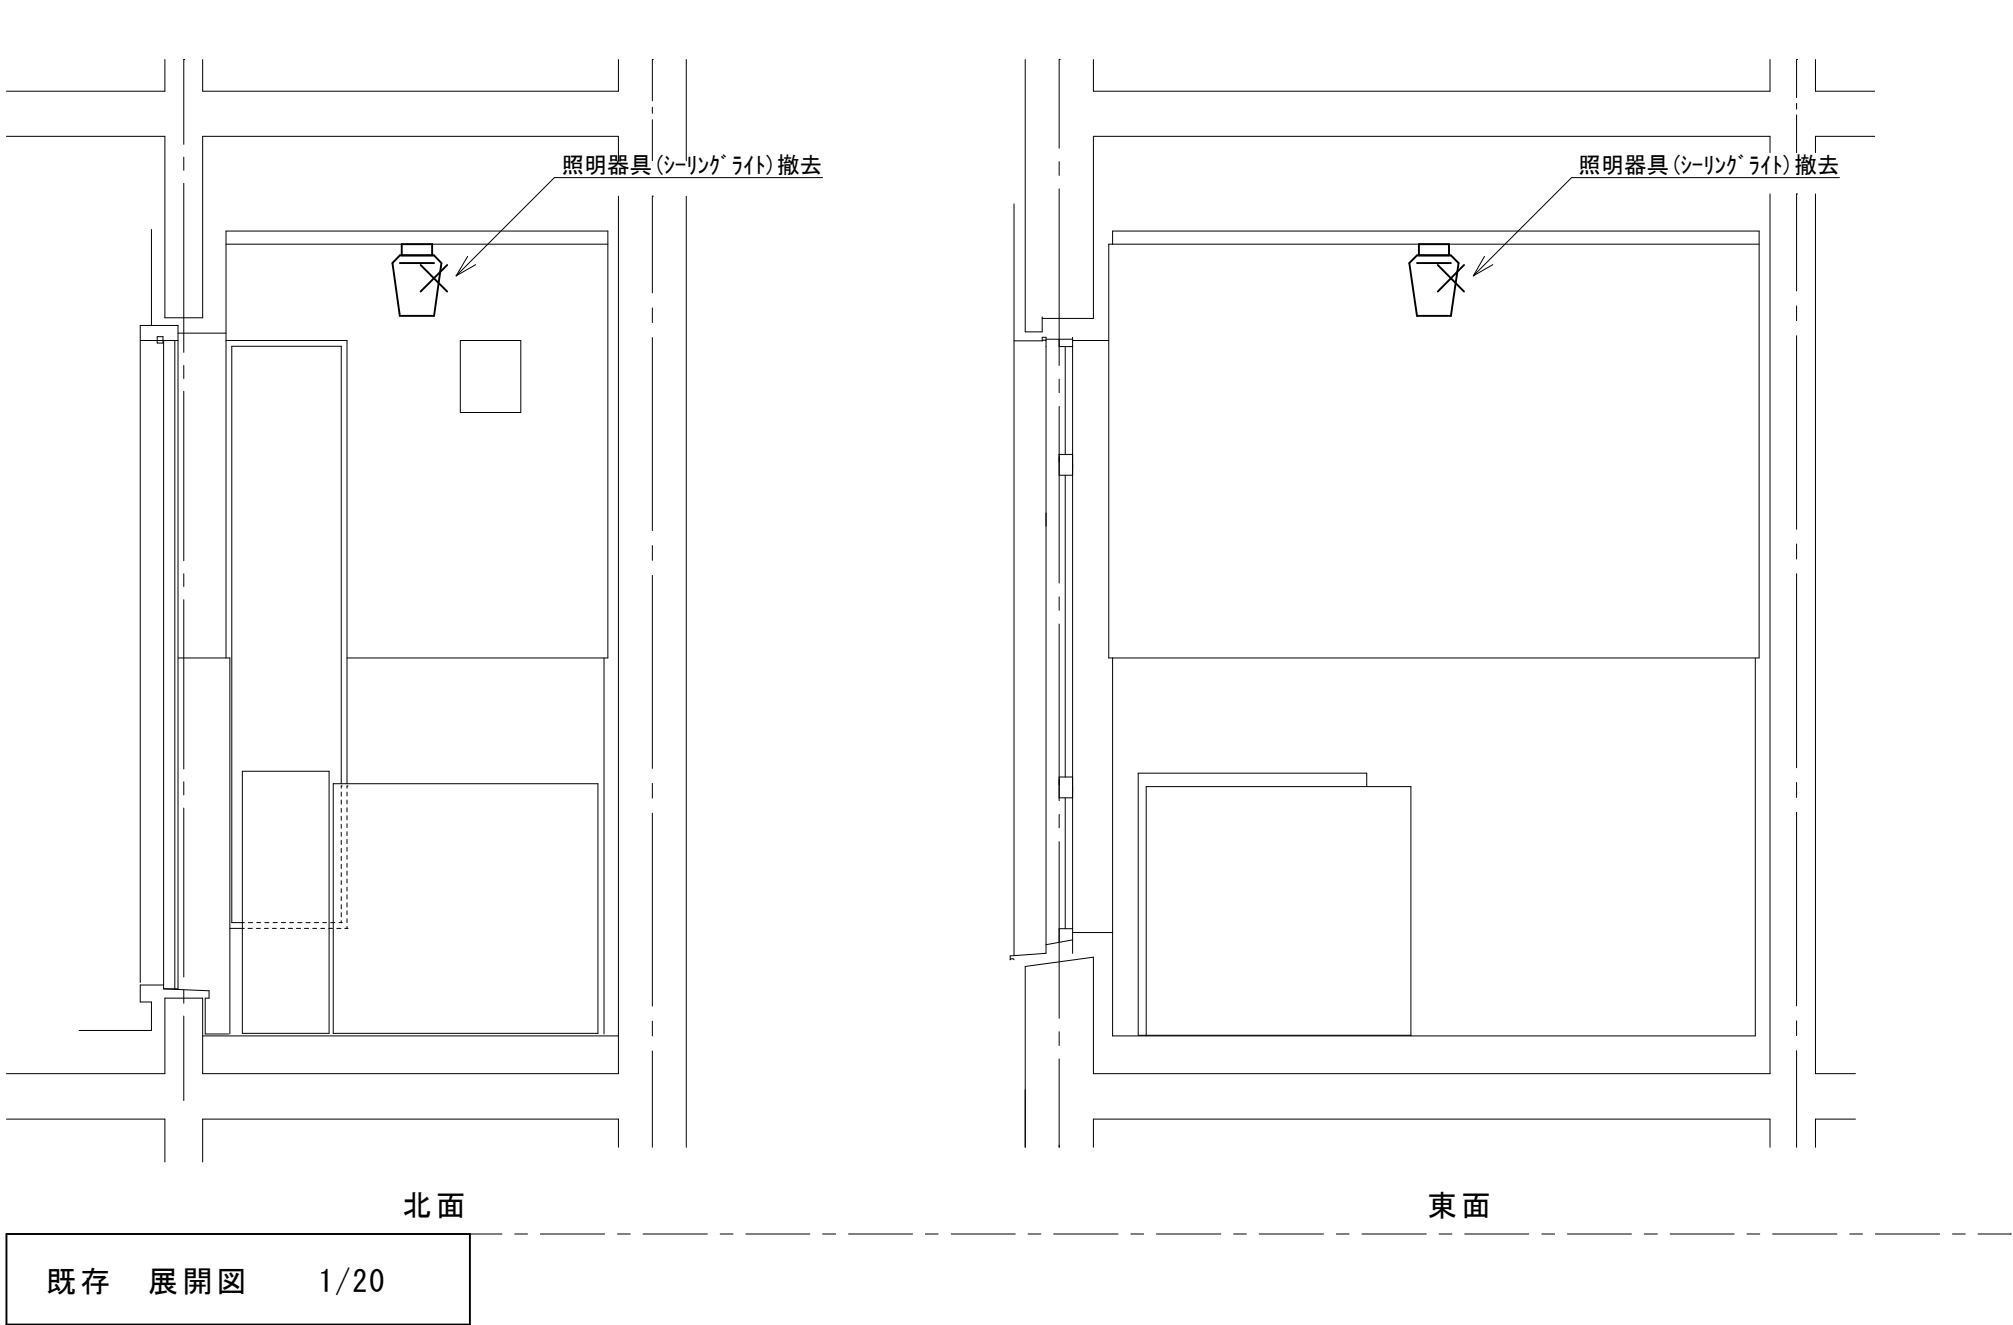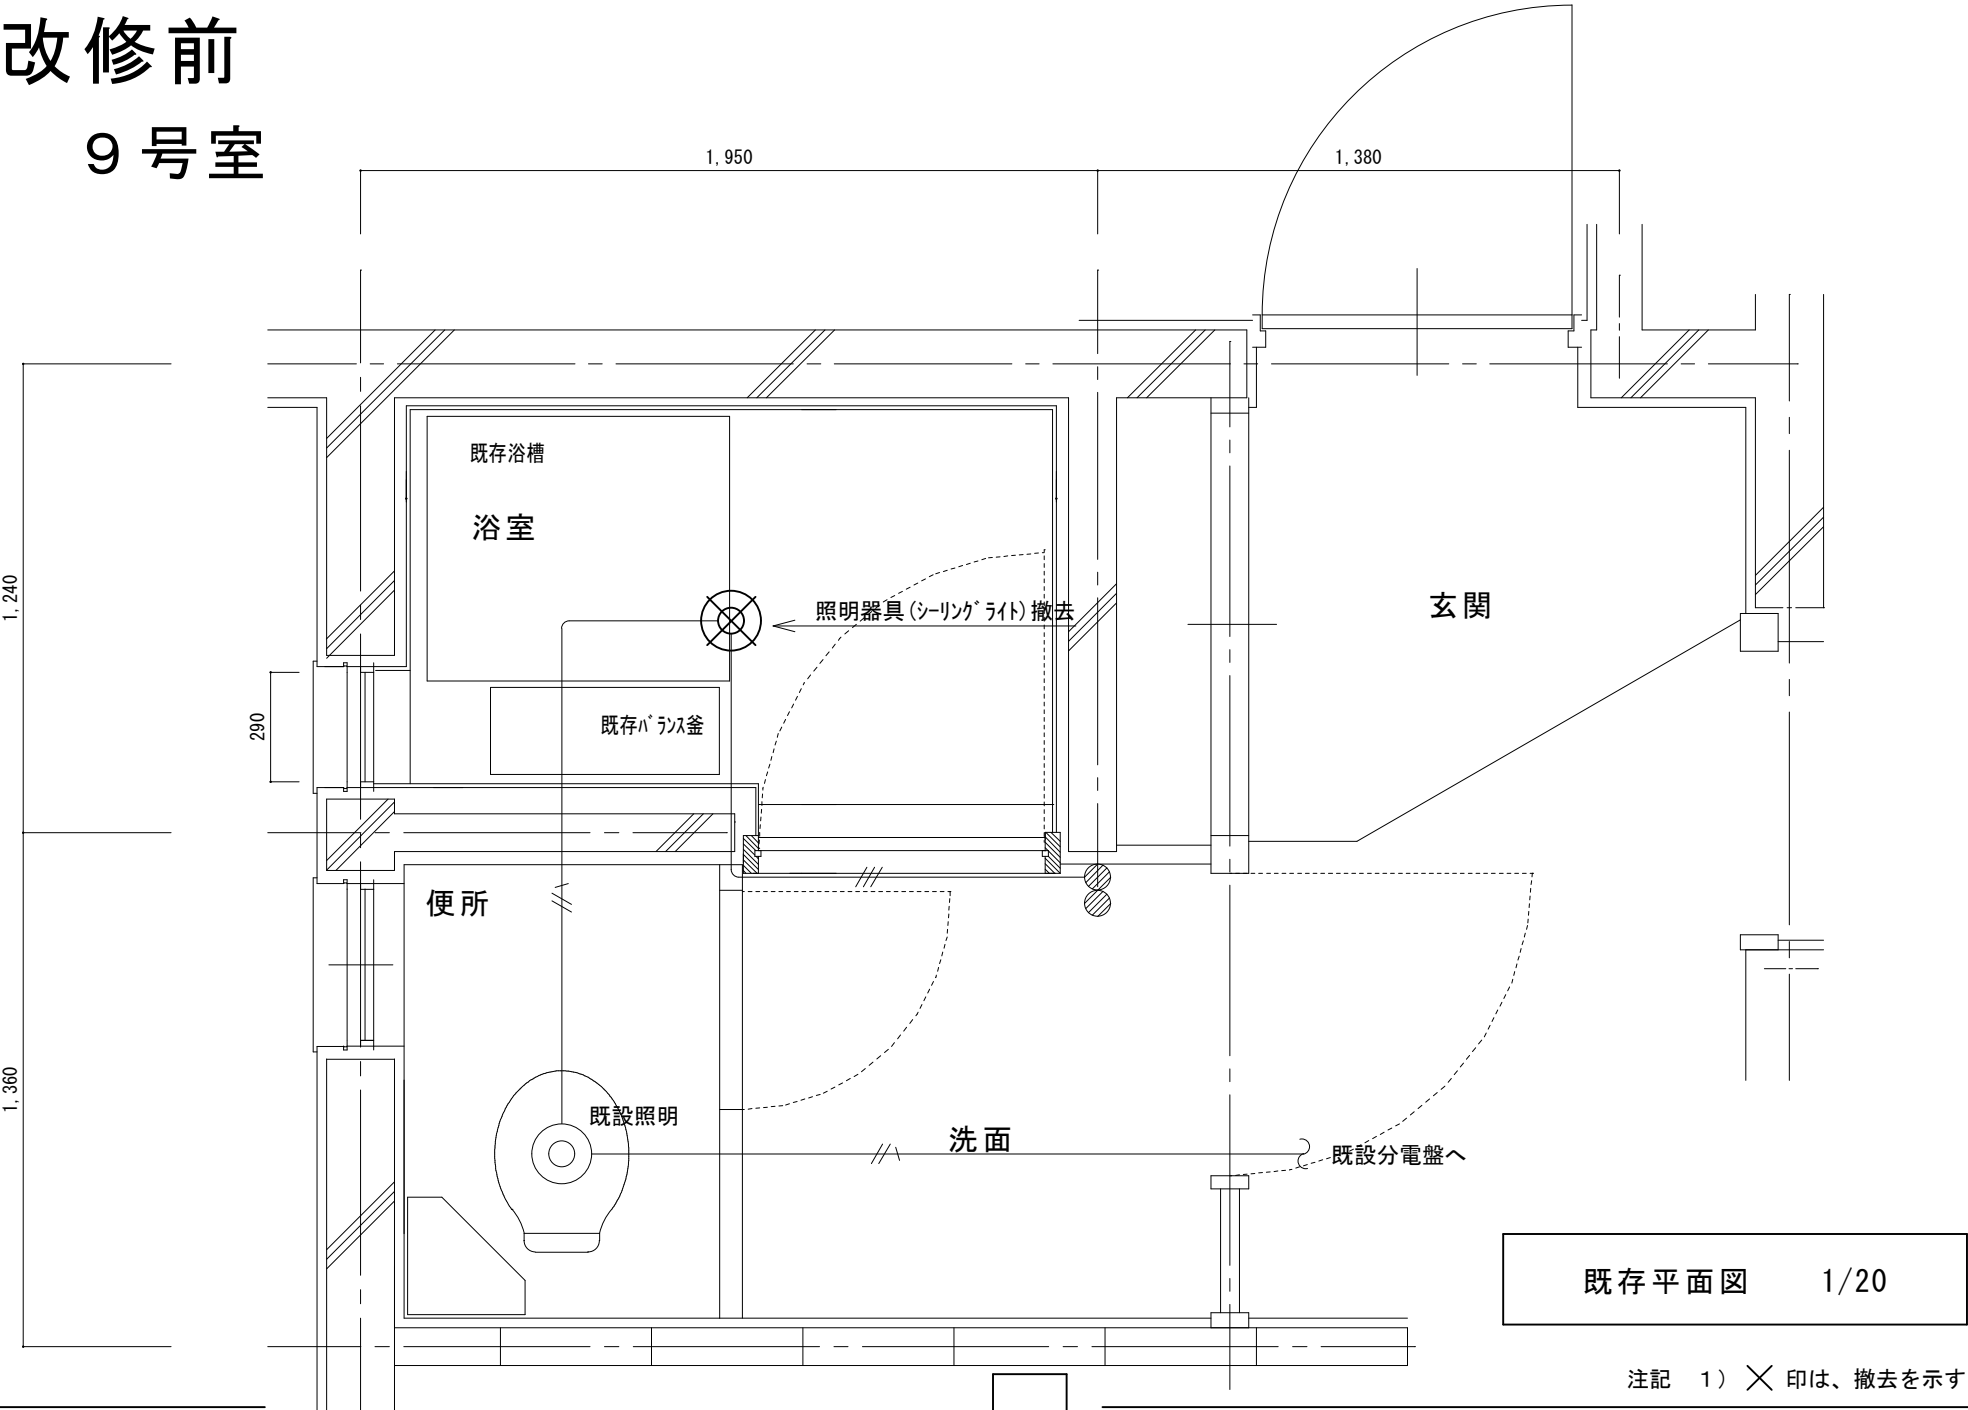

改修後
9号室

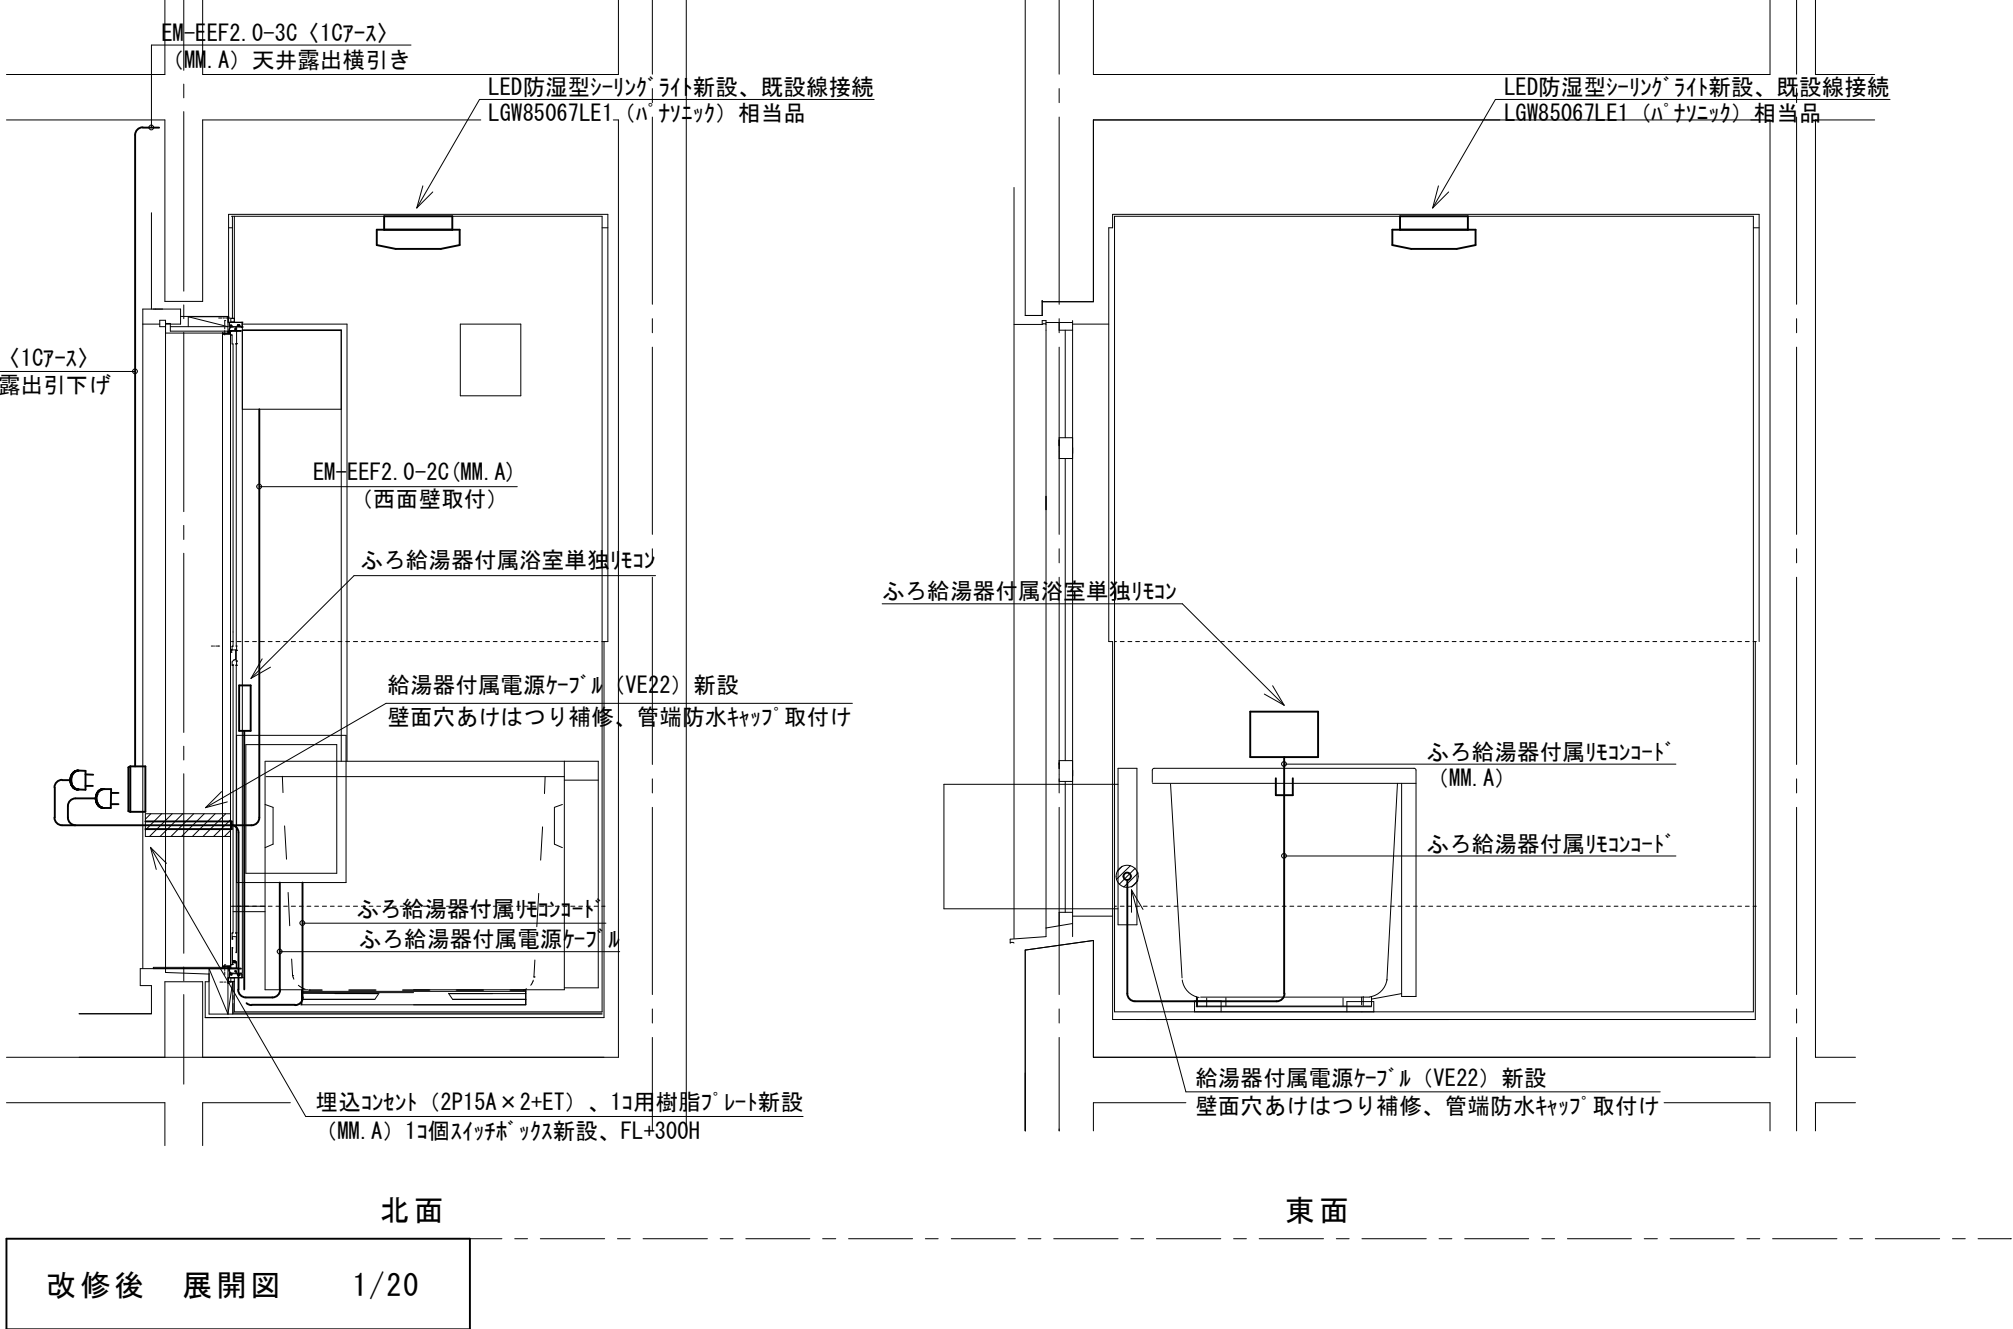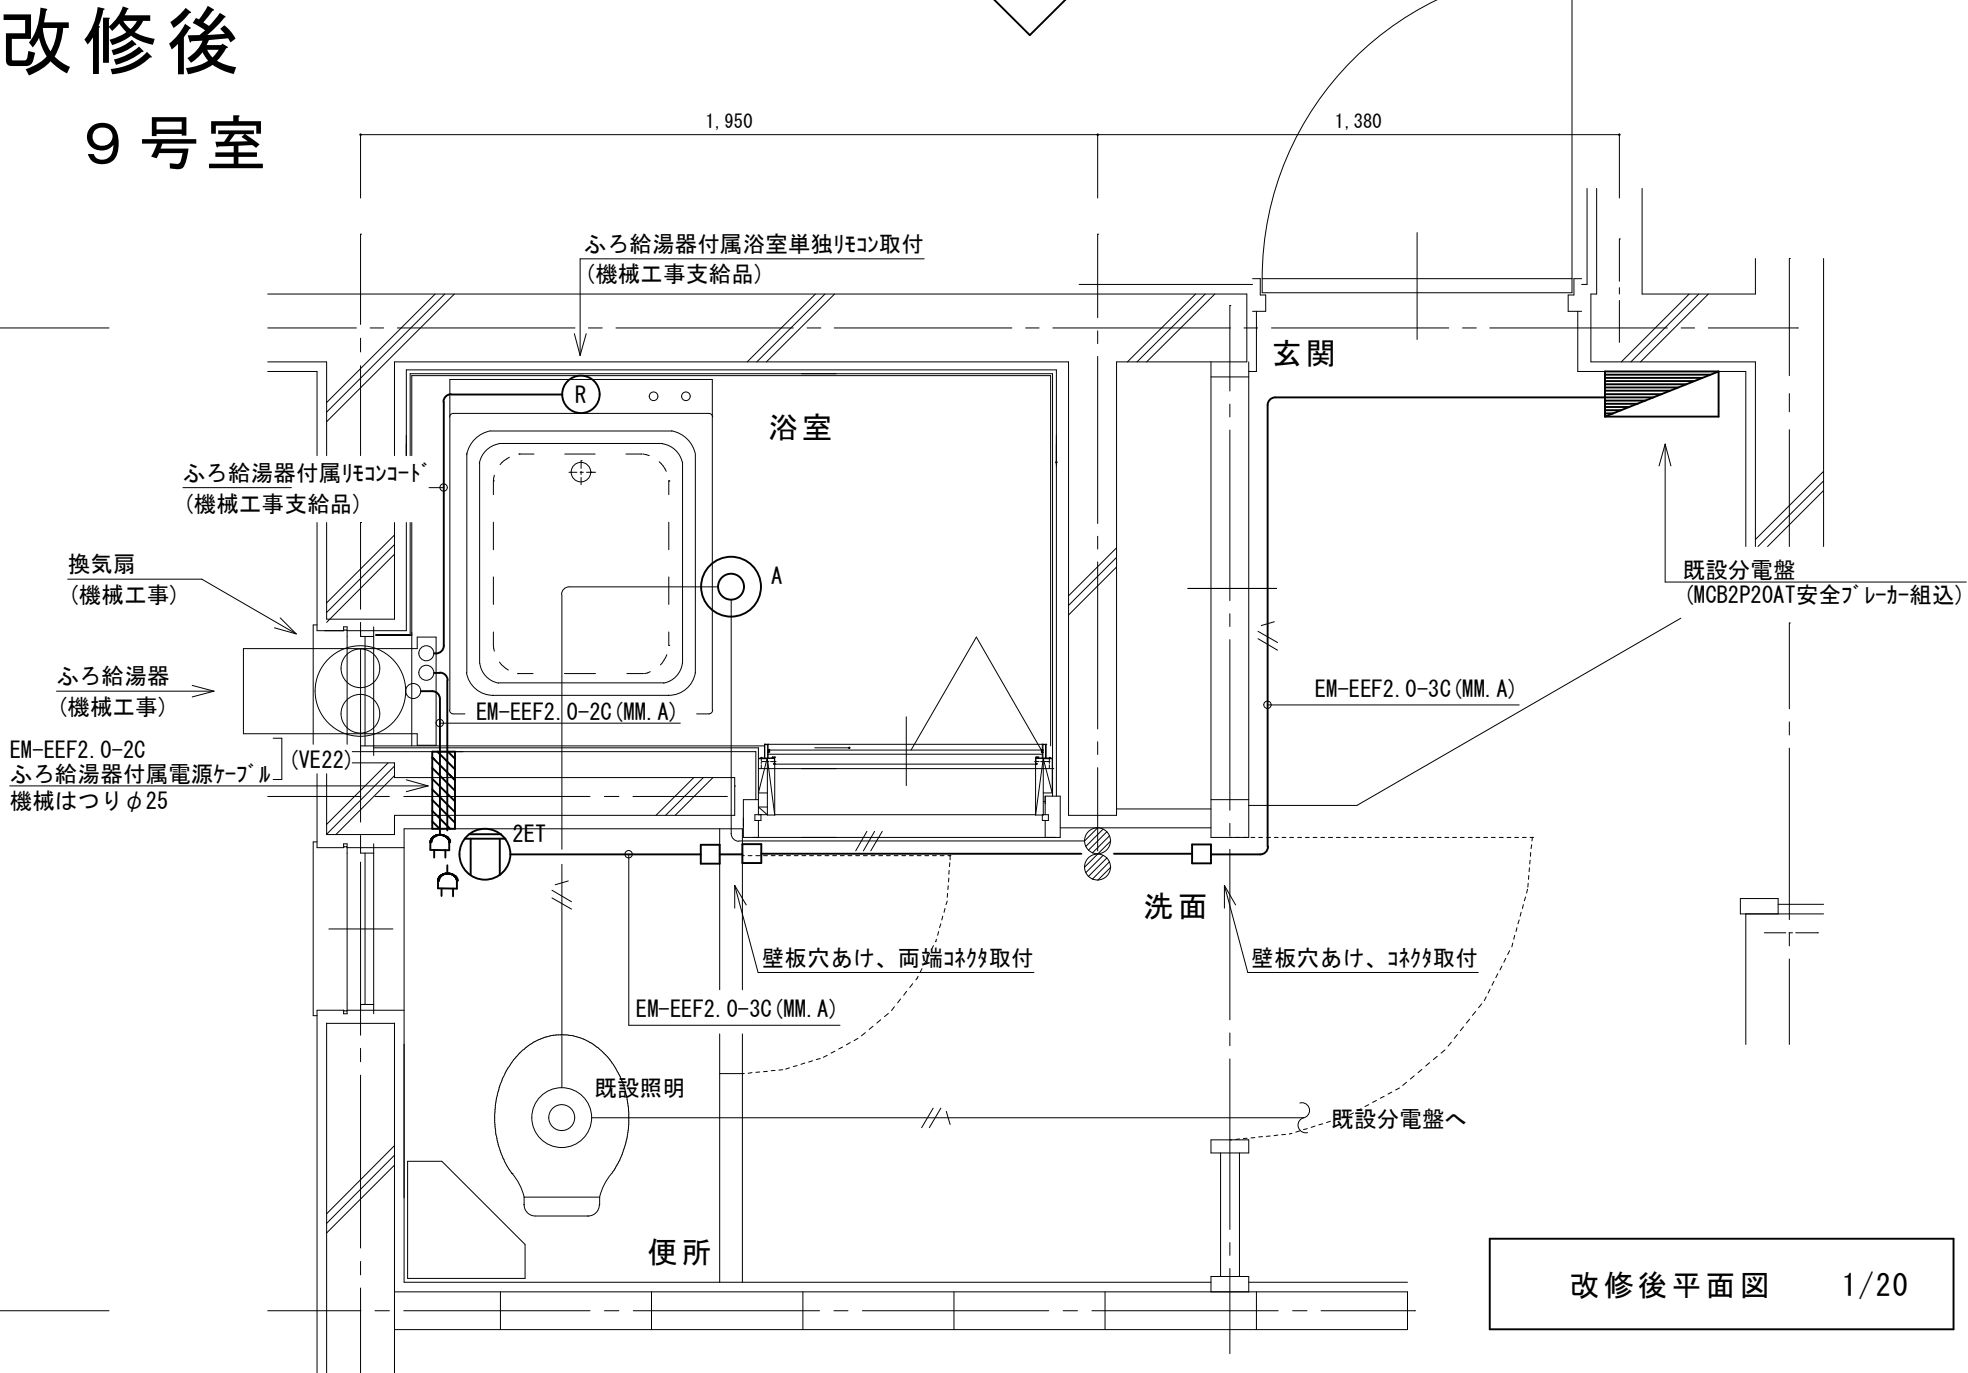

改修前
9号室

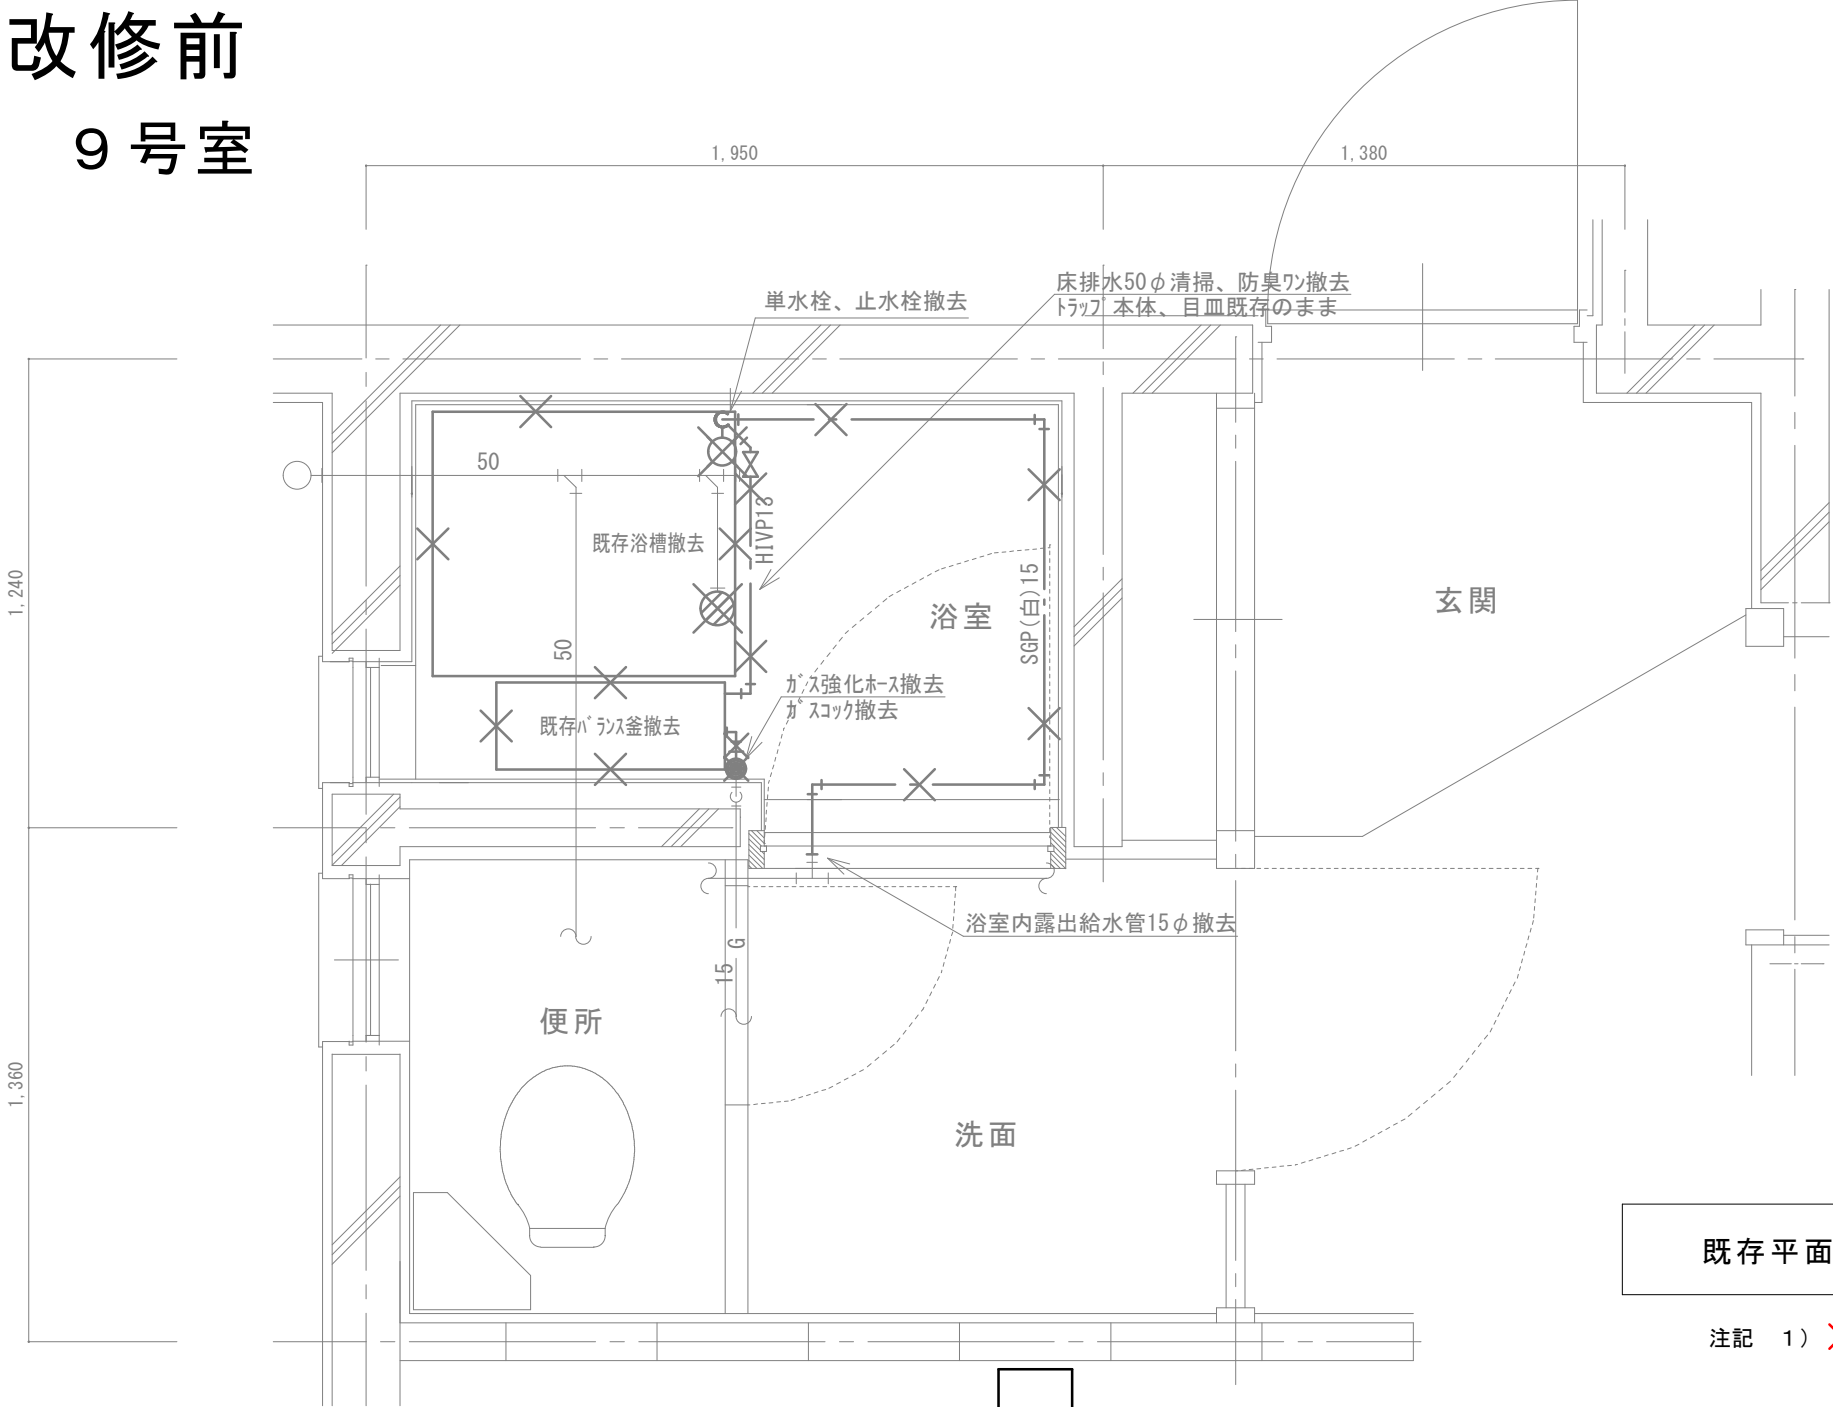

既存平面図 1/20

注記 1) ×印は、撤去を示す


(新設)
機器表

記号	機器名称	台数	機器仕様・付属品	電源	備考
GH 1	ガスふろ給湯器	30	壁貫通形(厚壁対応)16号、LPガス用、湯張り、追焚き、たし湯、排気カバー	1φ100V	既設開口周囲穴埋め調整含む
	(GTS-165AD BL)の相当品		給水15φ止水栓、給水フレキ管、給湯フレキ管、ガス15φコック、強化ホース接続管		
			浴室設置リモコン(電気工事支給)、リモコンコード(電気工事支給)、電源コード(電気工事支給)		
			追炊き循環金具、循環ホース×2、シャワーカウンター(CS-20)、水栓金具(MS-7C)		
			付属品共		
DB L	浴槽	30	据置き型(1方全エプロン)、FRP製、795×695×645H、満水量230L		ずれ防止壁面固定金具取付×4(SUS製ビス止め)
	(KF-810S-F)の相当品		循環金具孔付、専用ふろ蓋、据付け高さ調整脚、排水共栓、付属品共		
EF 1	換気扇	30	浴室用換気扇、換気風量130m³/h(OPa)、消費電力4.1w	1φ100V	
	(V-13BS)の相当品		風圧式シャッター、ゴムプラグ、引きひもスイッチ式		
			SUS製ウェザーカーパー(金網付) その他付属品一式共		


凡 例

記 号	名 称	規 格
—	給水管	硬質塩化ビニルライニング鋼管 SGP-VA
— —	給湯管	一般配管用ステンレス鋼鋼管 SU
—G—	ガス管	外面塩化ビニル被覆鋼管 SGP-VG
—	既設配管	
—X—X—	撤去配管	給水:SGP(白)、HIVP、給湯:HTVP
○	給水栓	
⊗	シャワー金具	デッキタイプ2バルブ
●	ガス栓	単口ヒューズコック
⊠	弁	給水:止水栓、ガス:コック
⊙	床排水トラップ	防臭ワン取替え、トラップ内清掃 目皿清掃


改修後
9号室

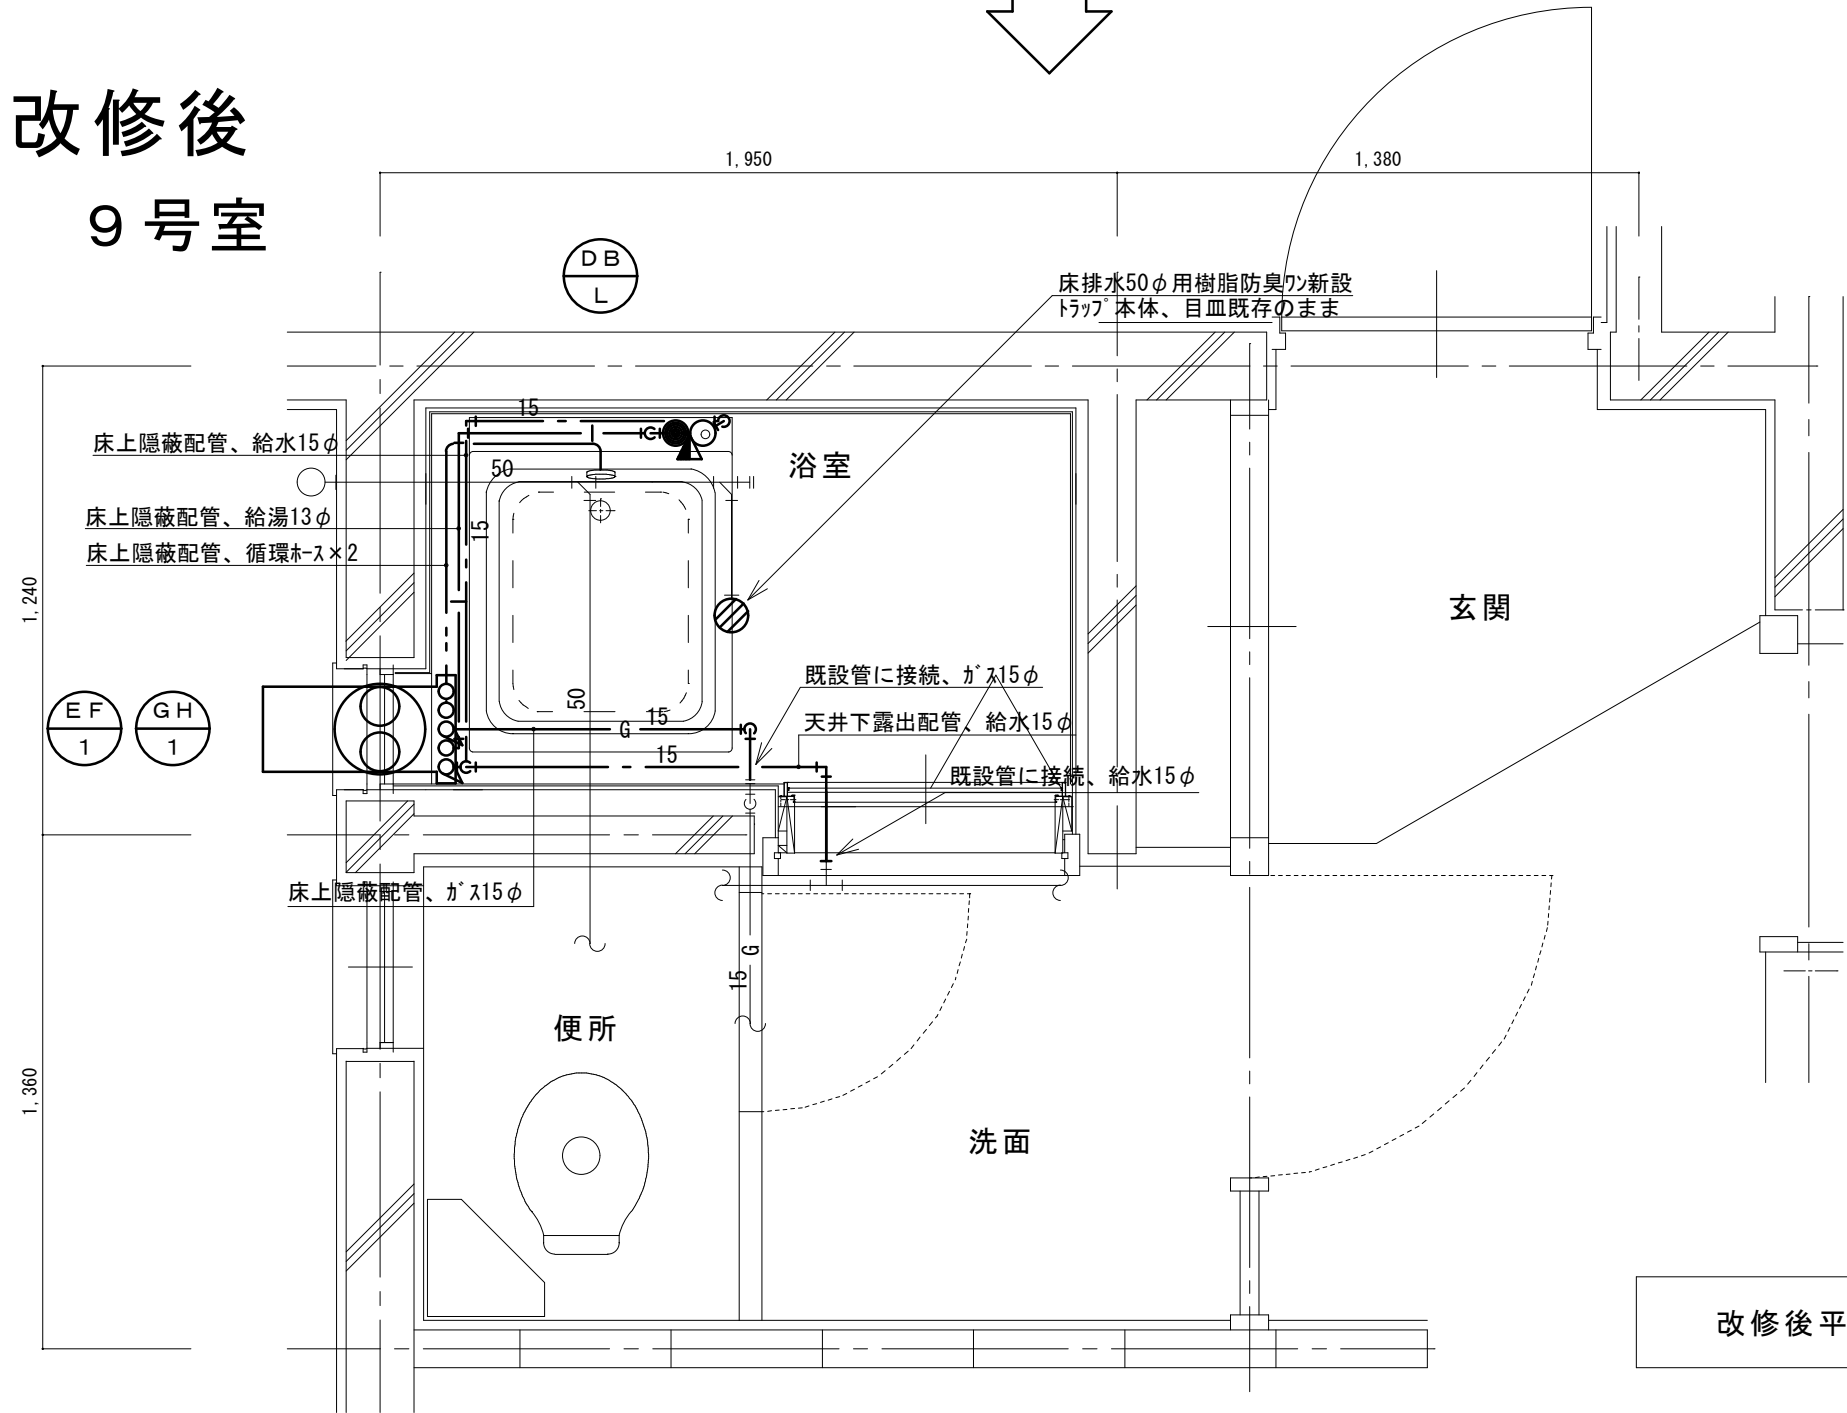

改修後平面図 1/20

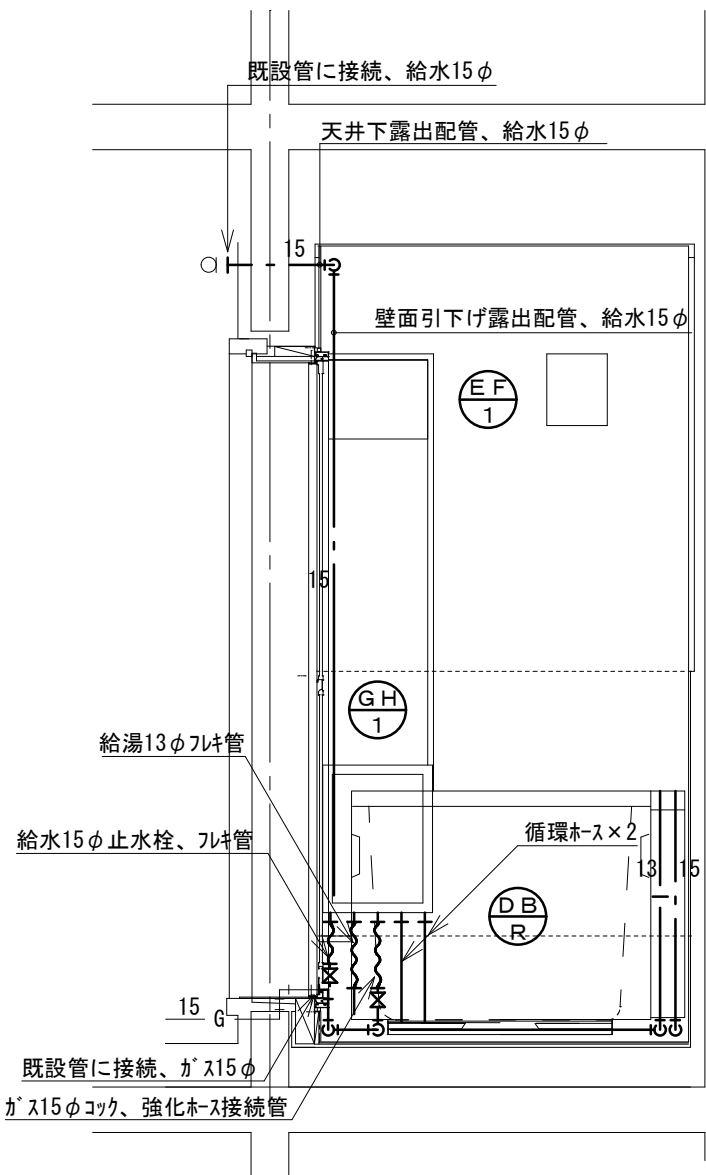


北面

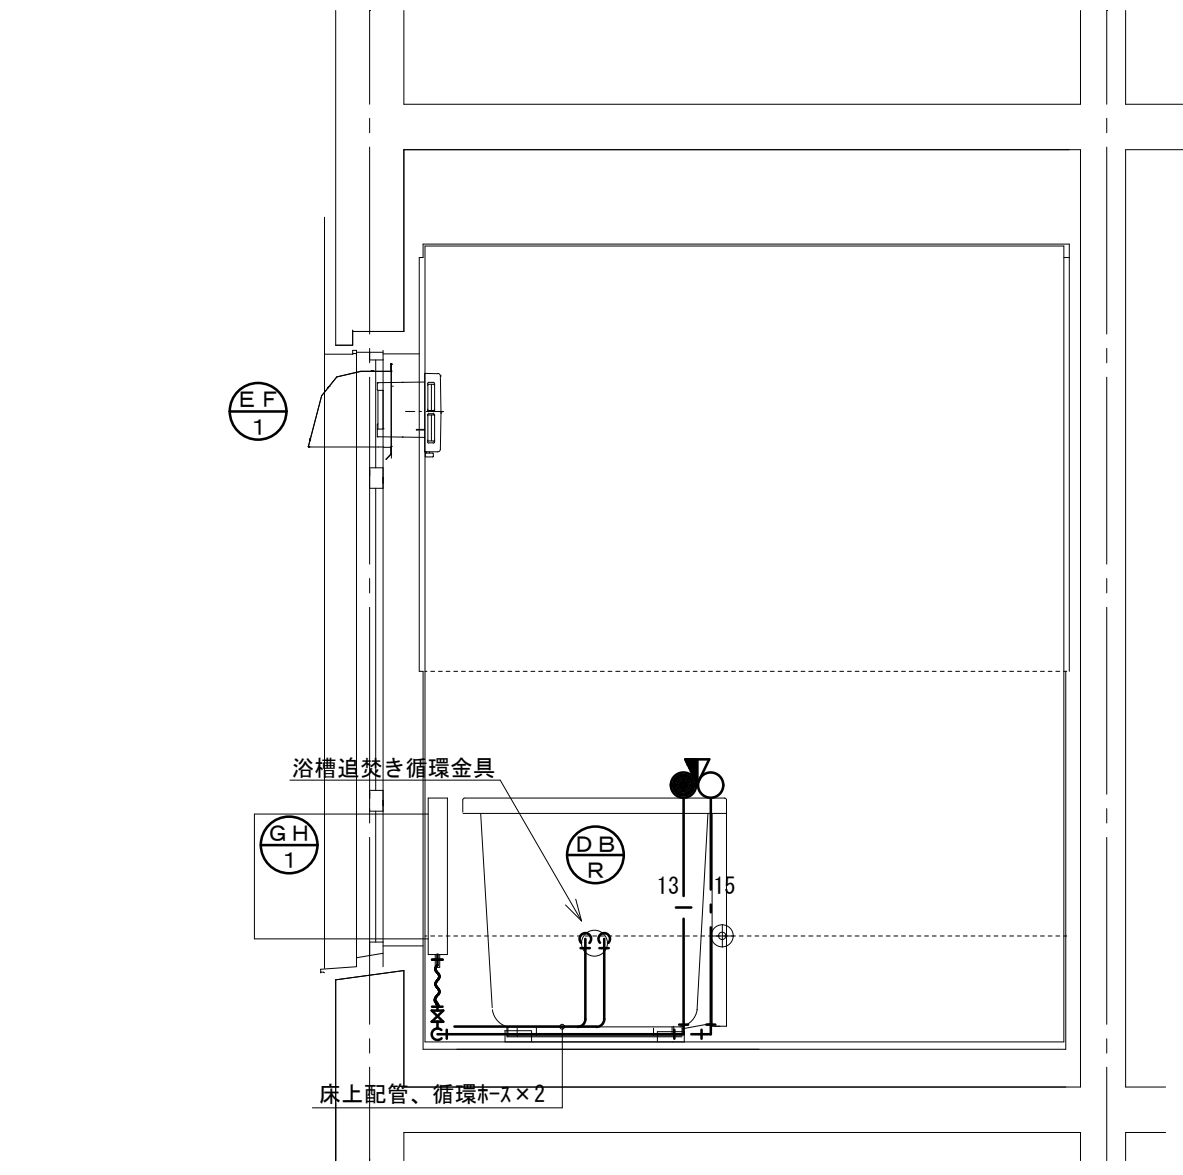

東面



改修後 展開図 1/20

改修前
10号室

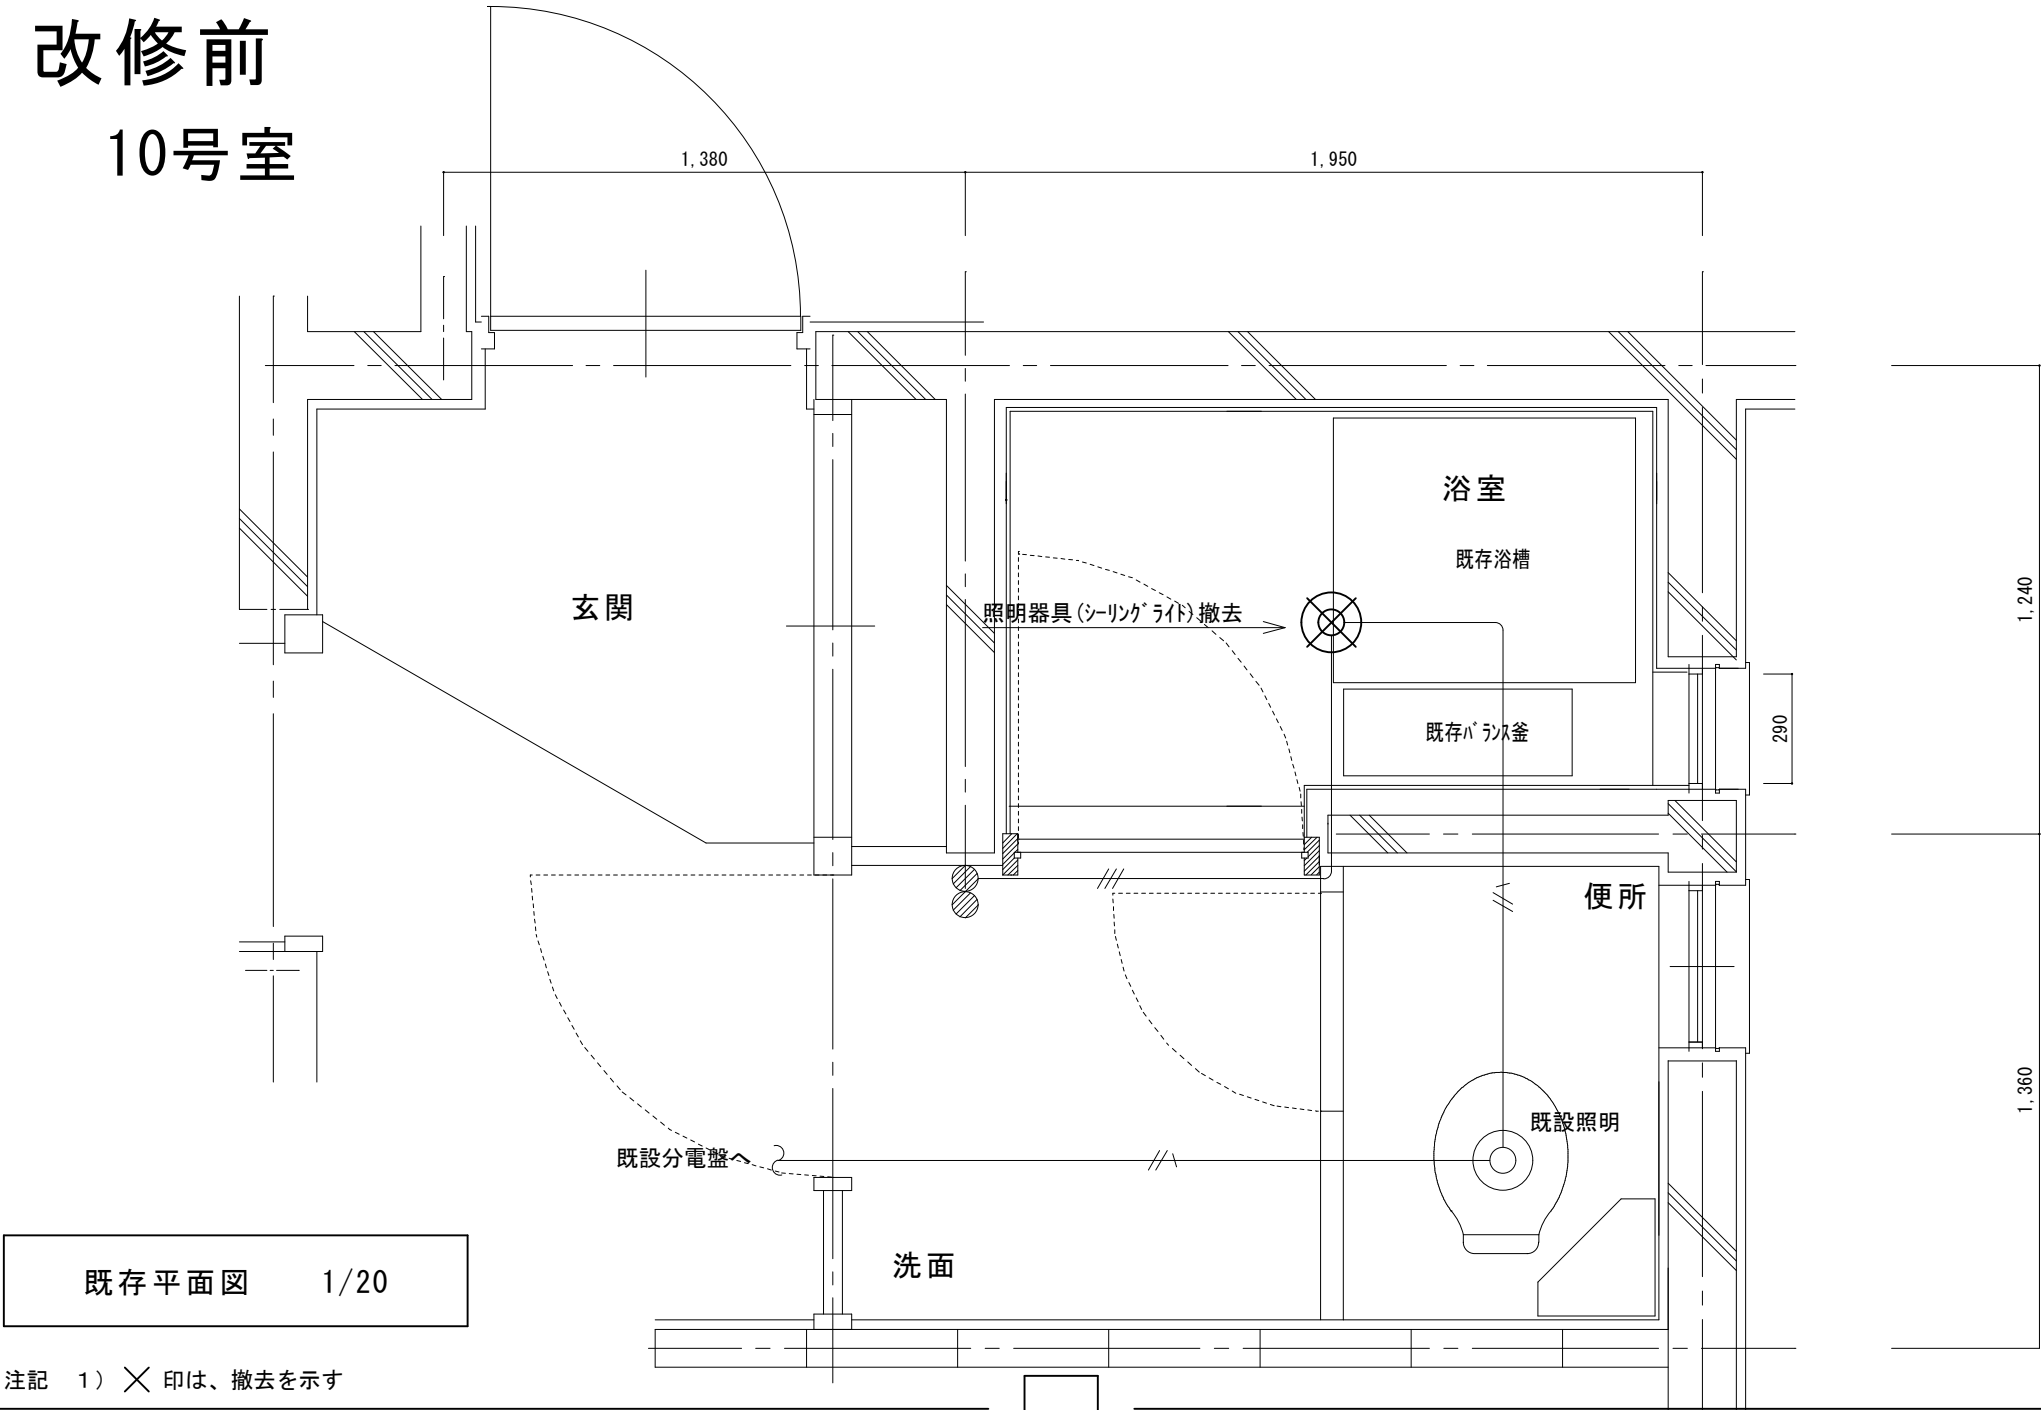


注記 1) ×印は、撤去を示す

改修後
10号室

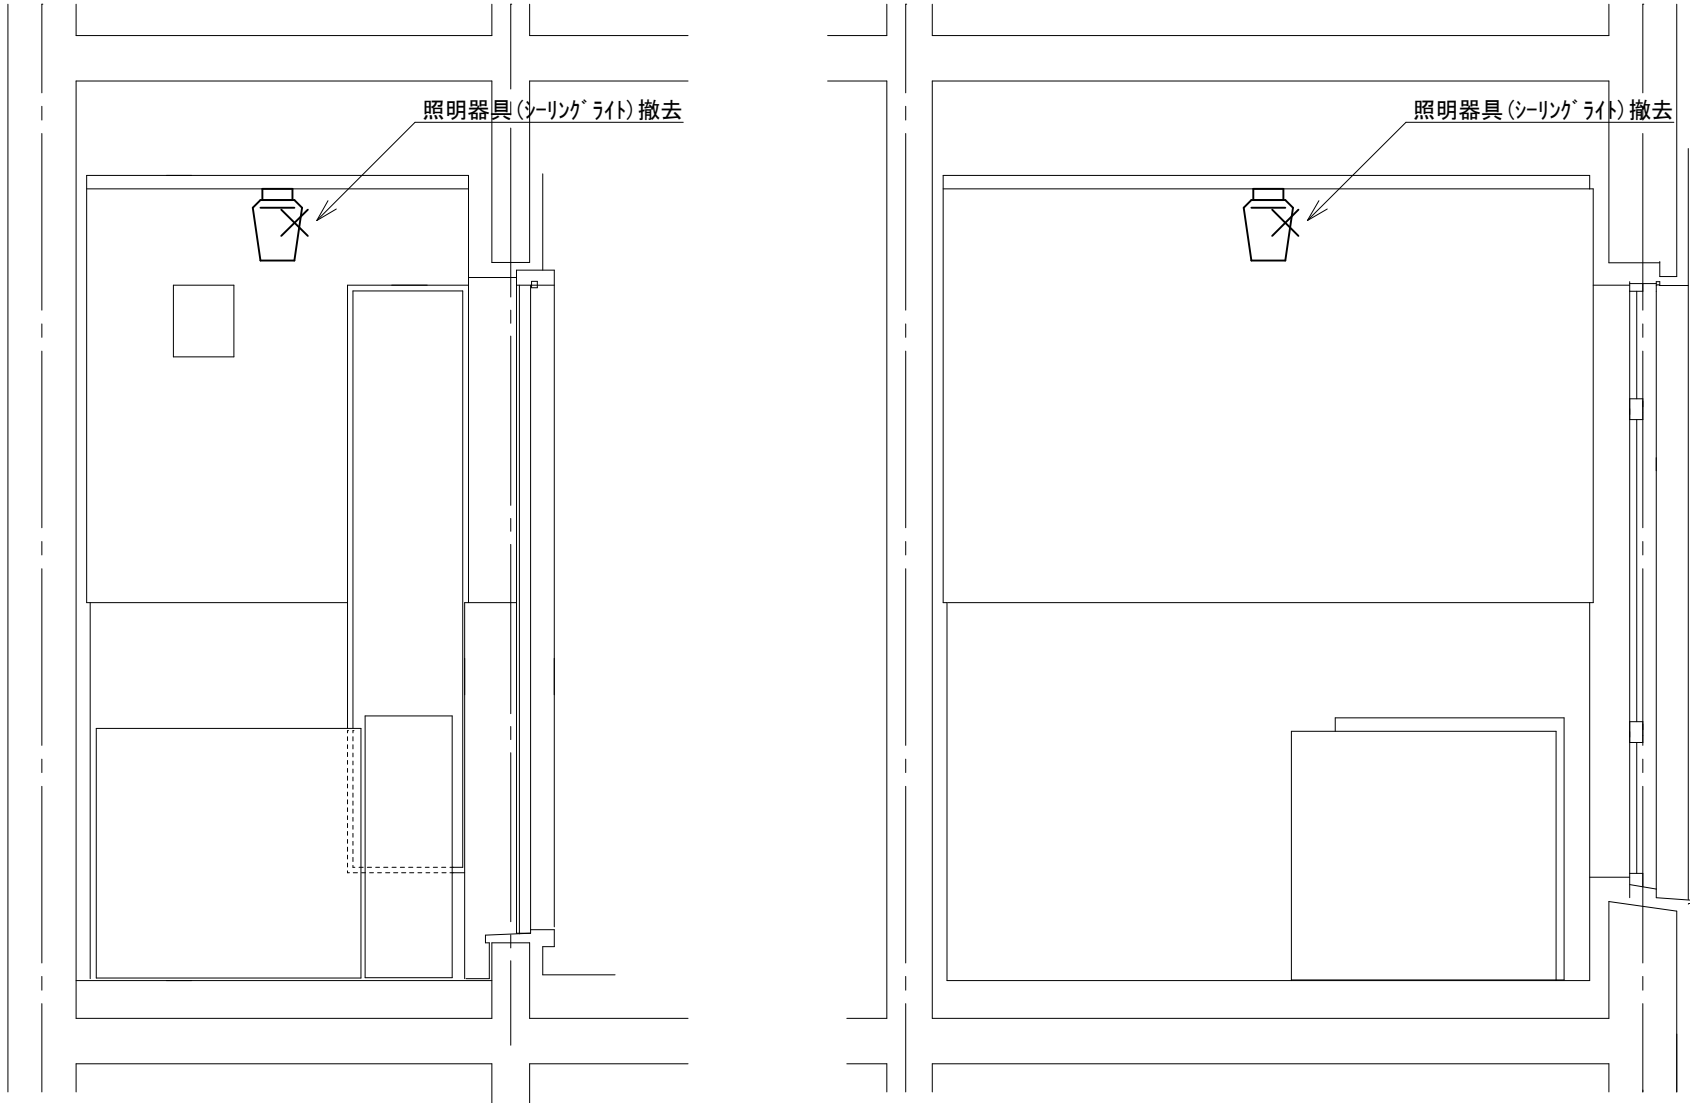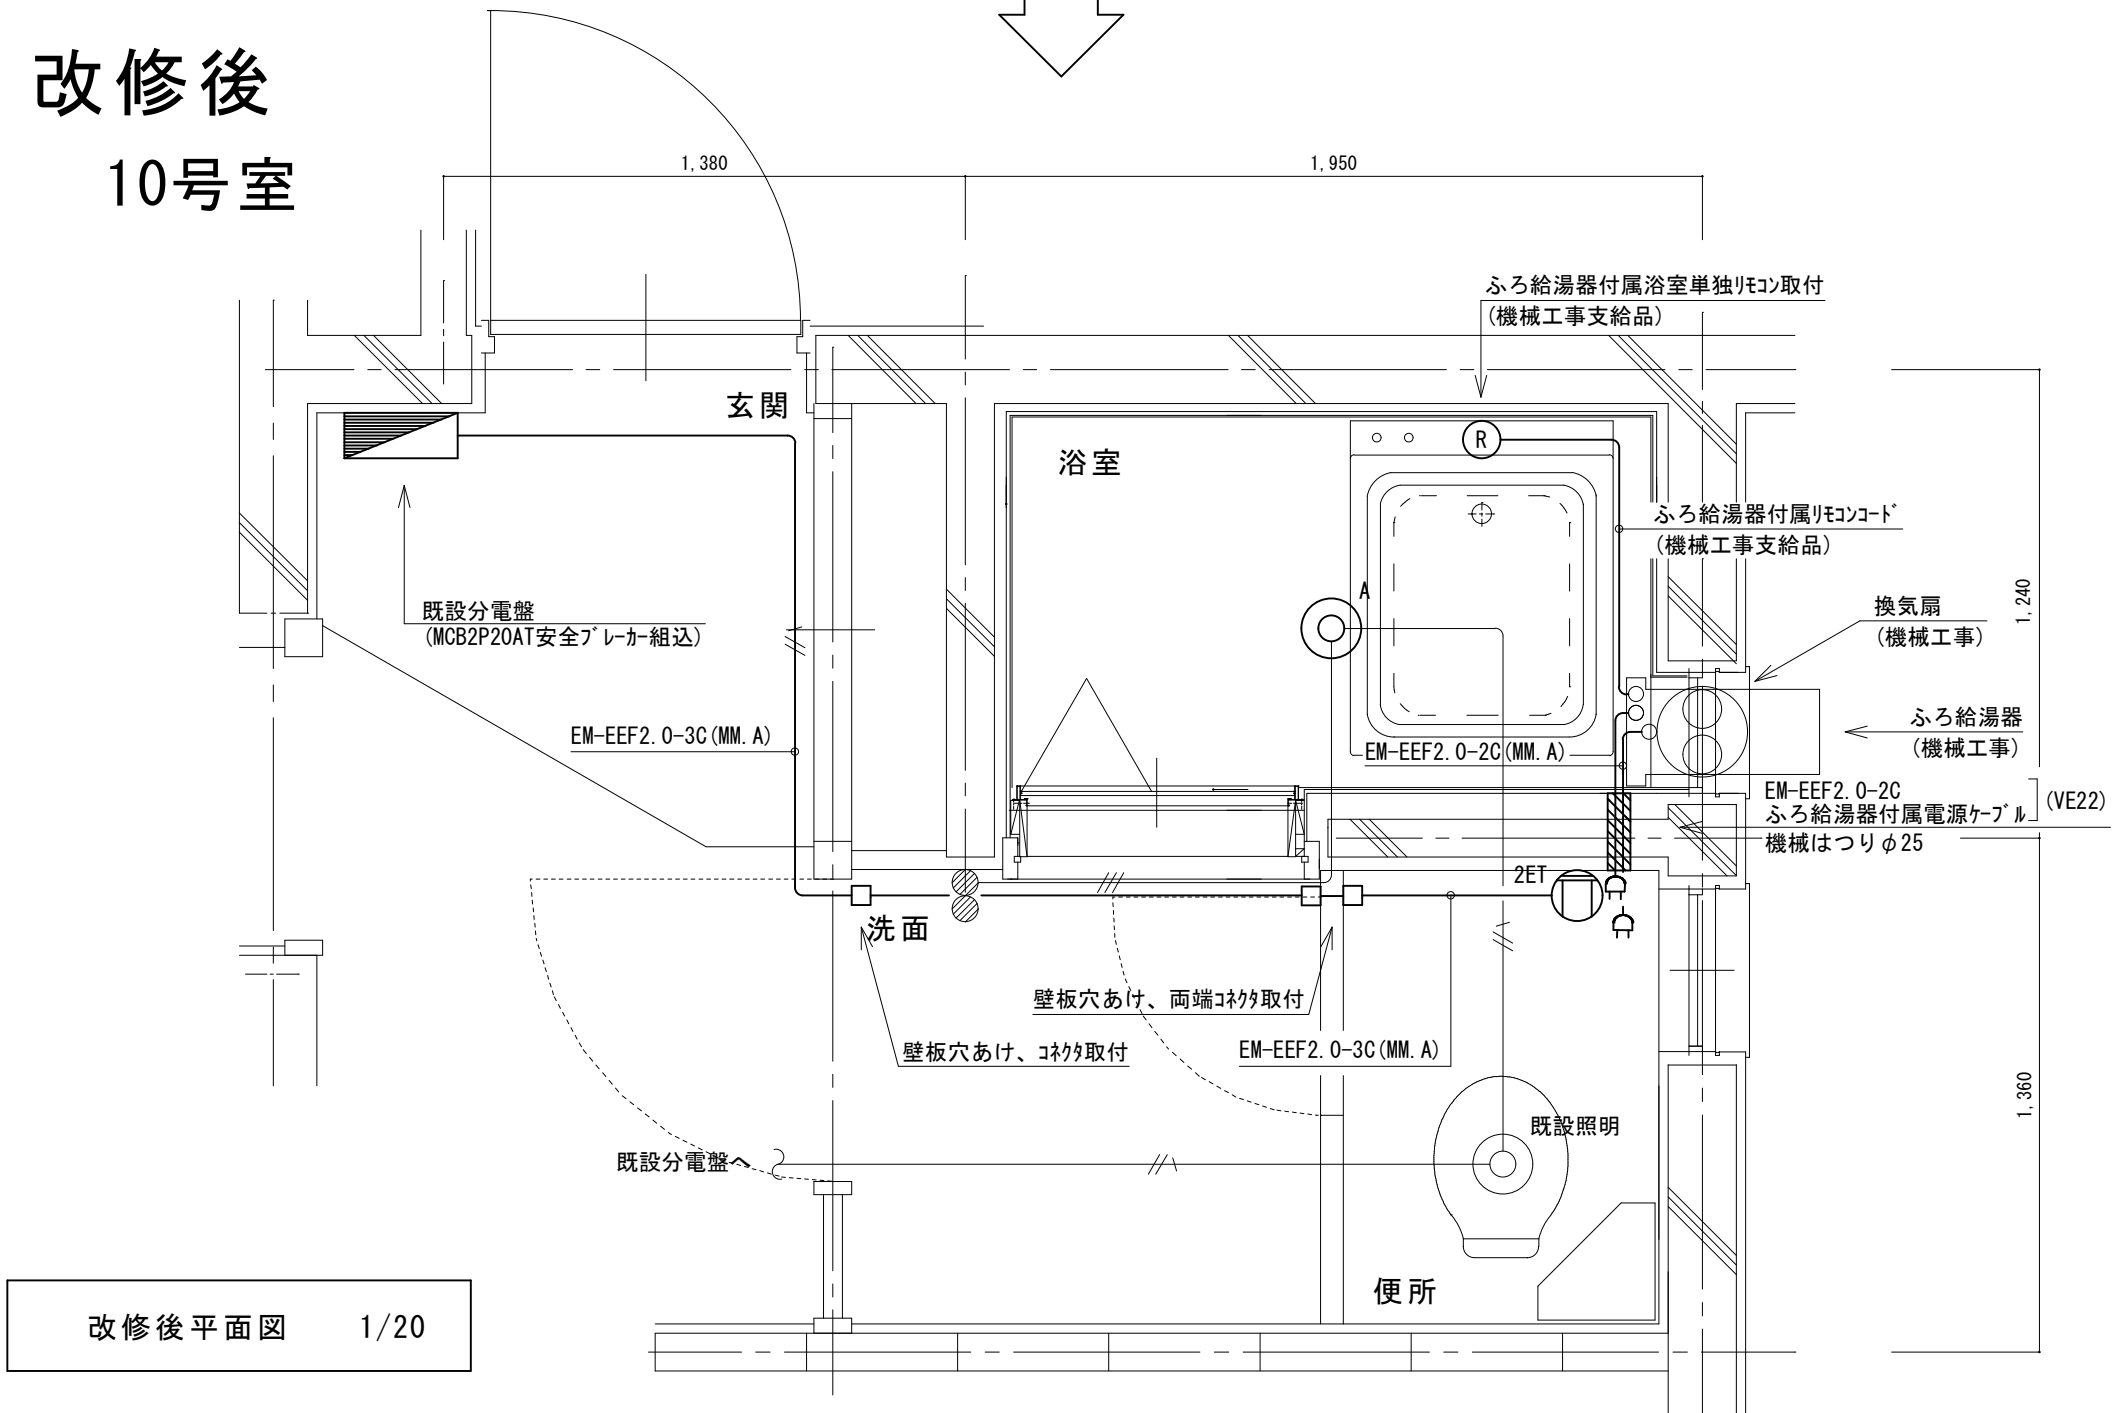


既存 展開図 1/20

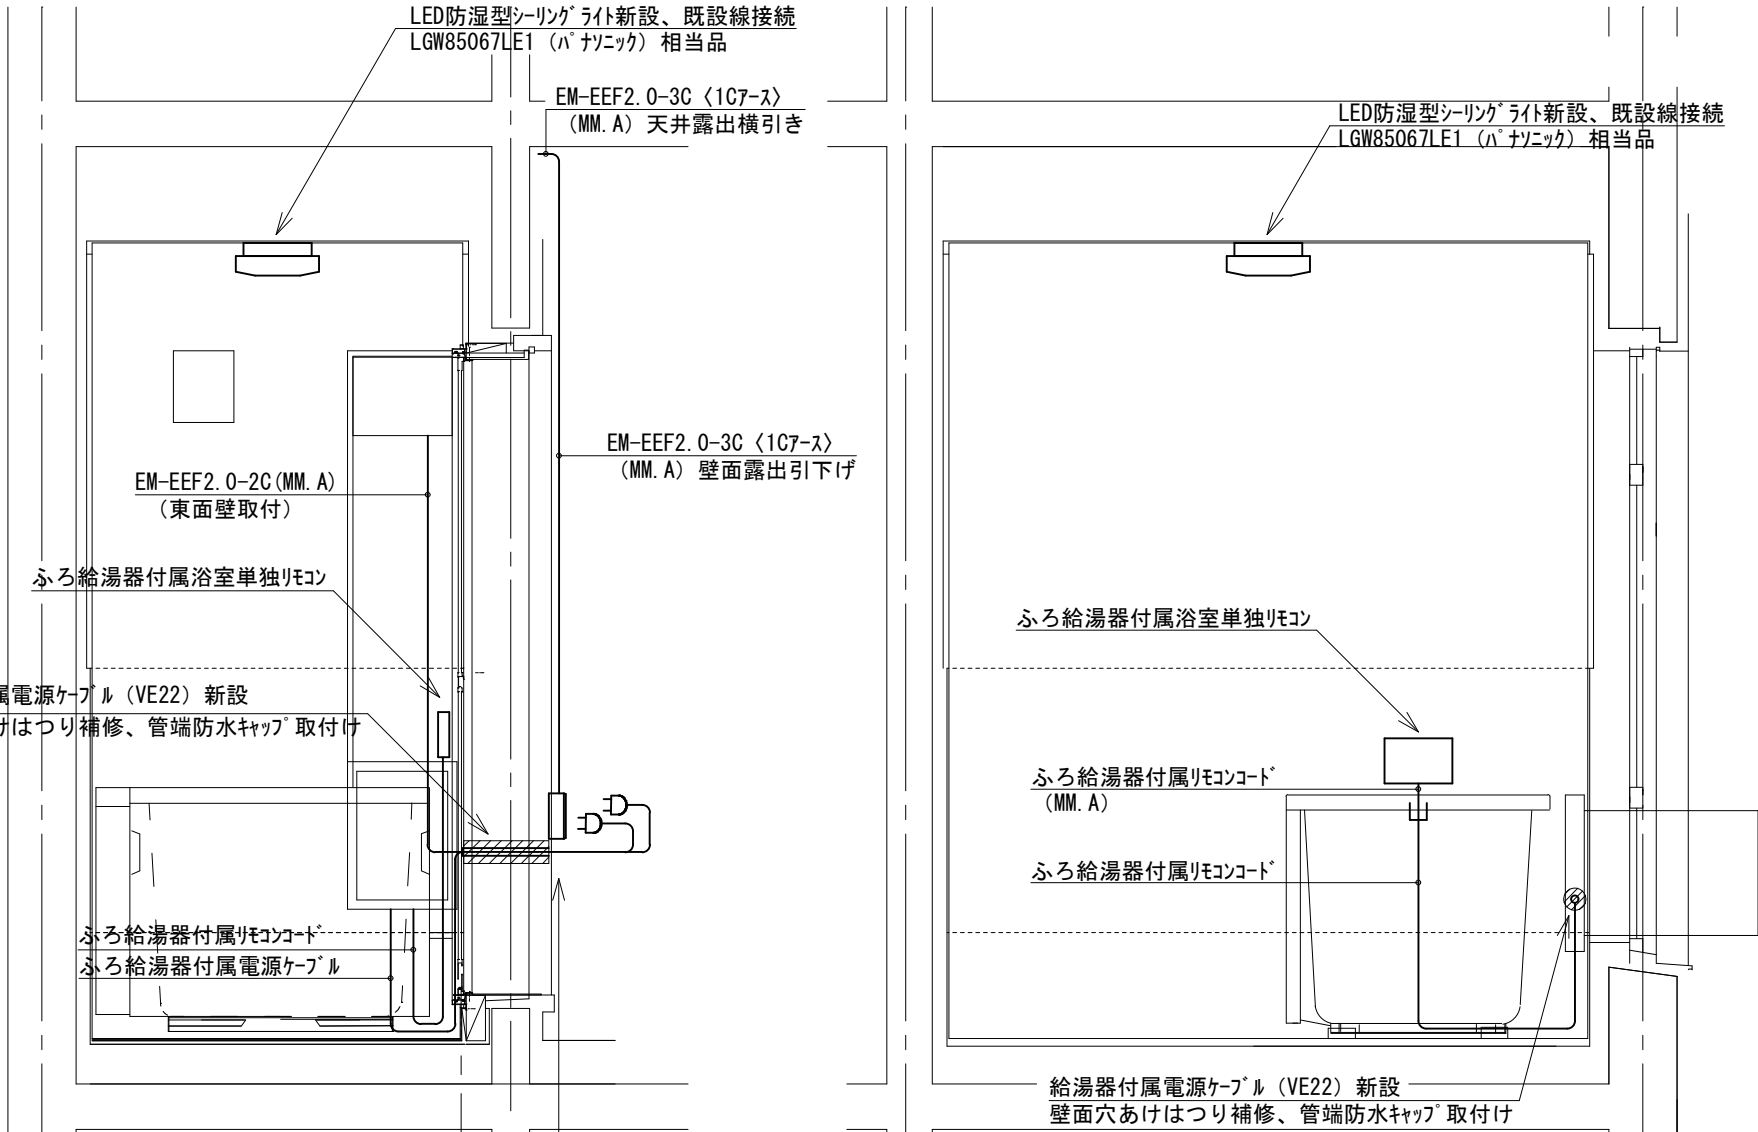


改修後 展開図 1/20

鳴門市都市建設部まちづくり課	工 事 名	鳴門市桑島第二団地 A 棟浴室ほか改修工事		記事	M.T.S.プラン 徳島県鳴門市大麻町萩原字川原ノ上38番地 TEL & FAX (088)689-3832 1級建築士事務所 徳島県知事登録第21040号 一般建築士 森 茂代 第188857号	図面 No. EM-20
	図 面 名	10号室電気改修図	縮 尺 A2 : 1/20 A3 : 70%縮小			

改修前
10号室

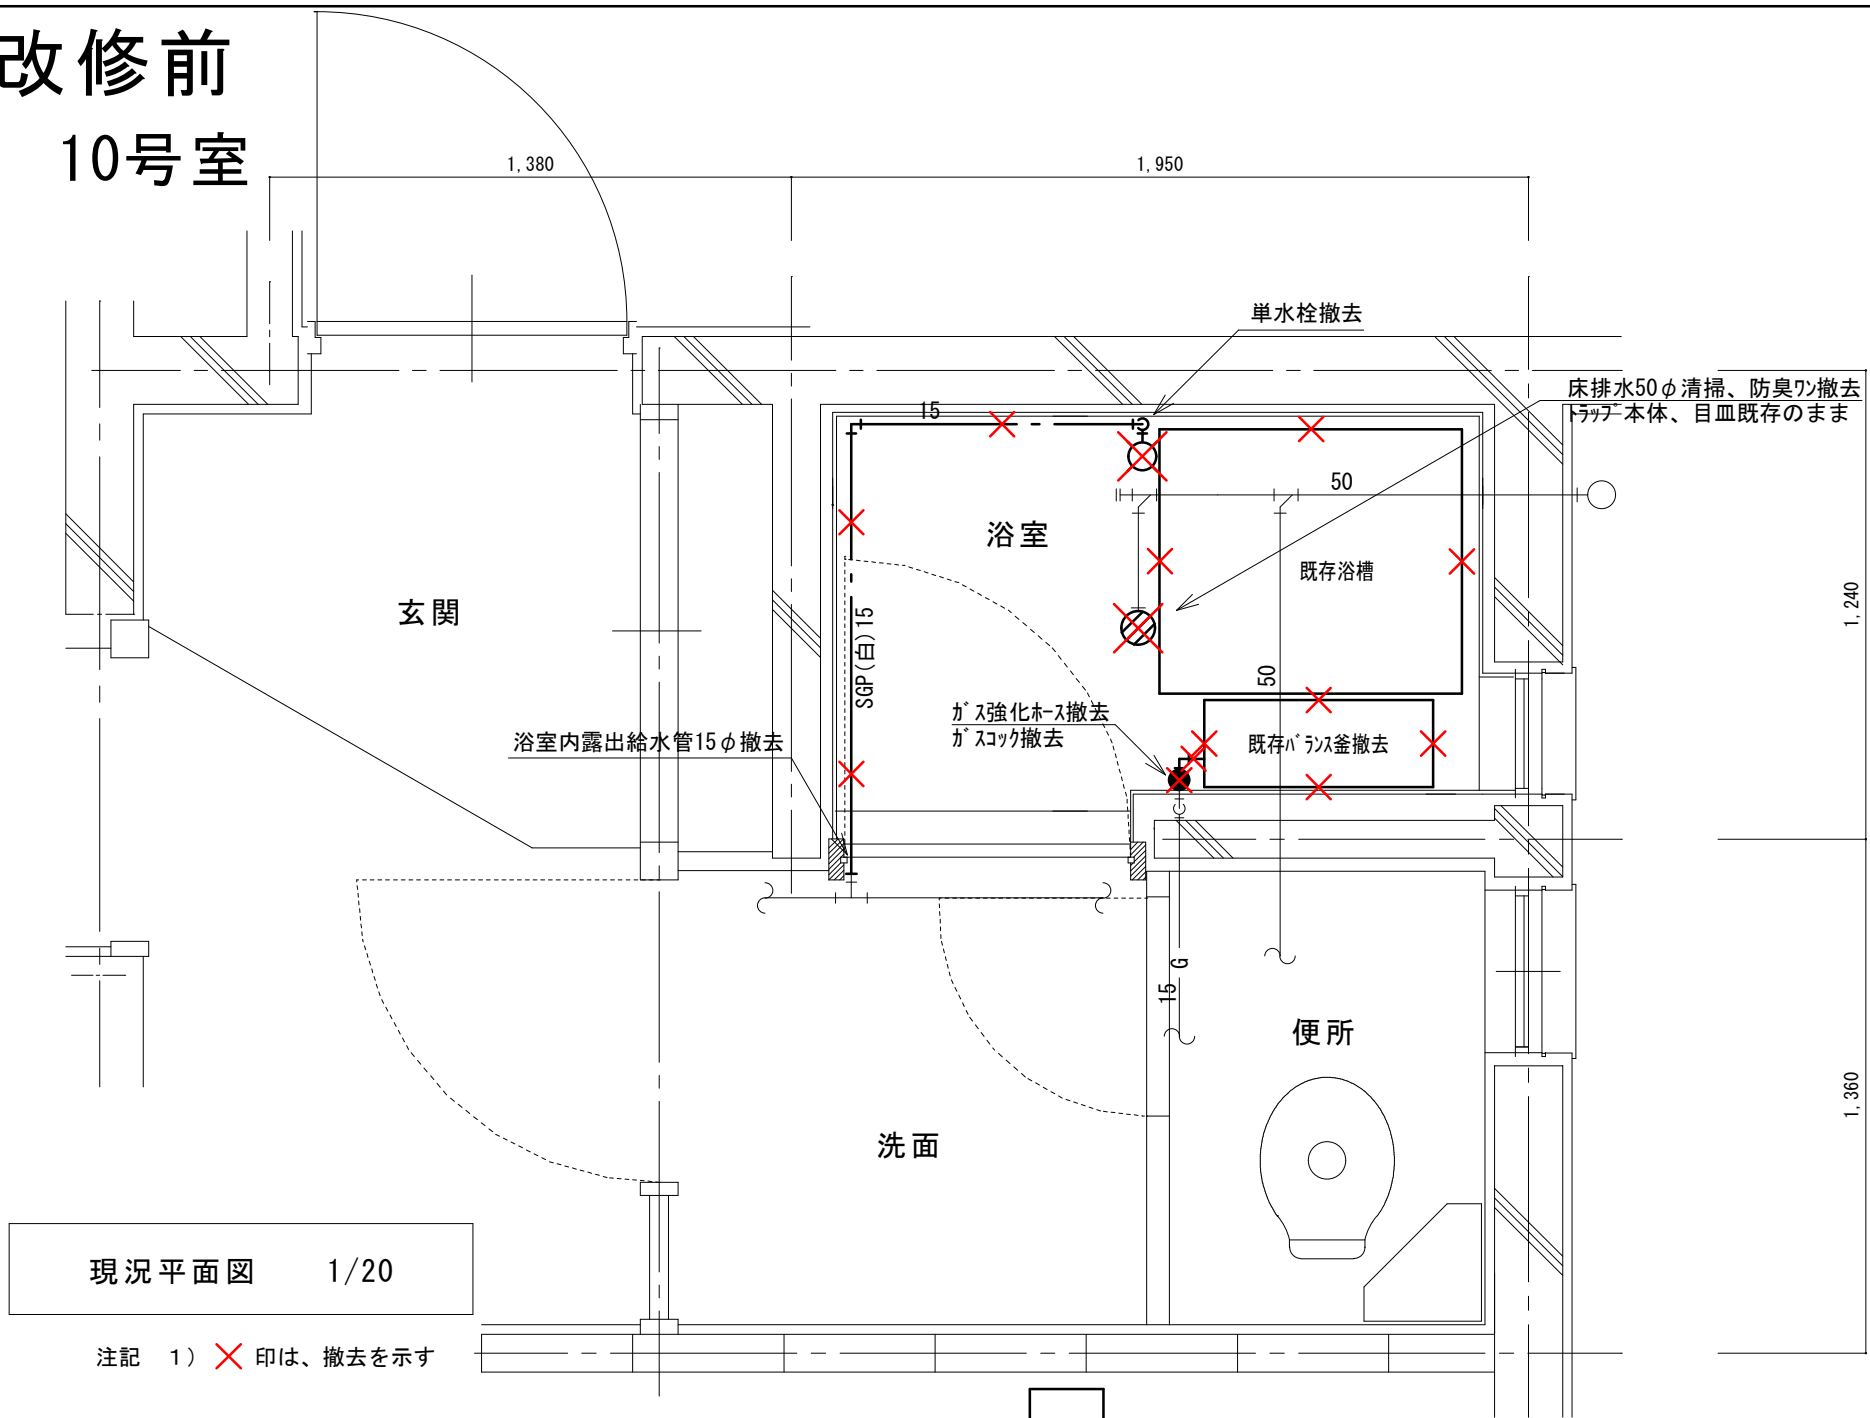

改修後
10号室

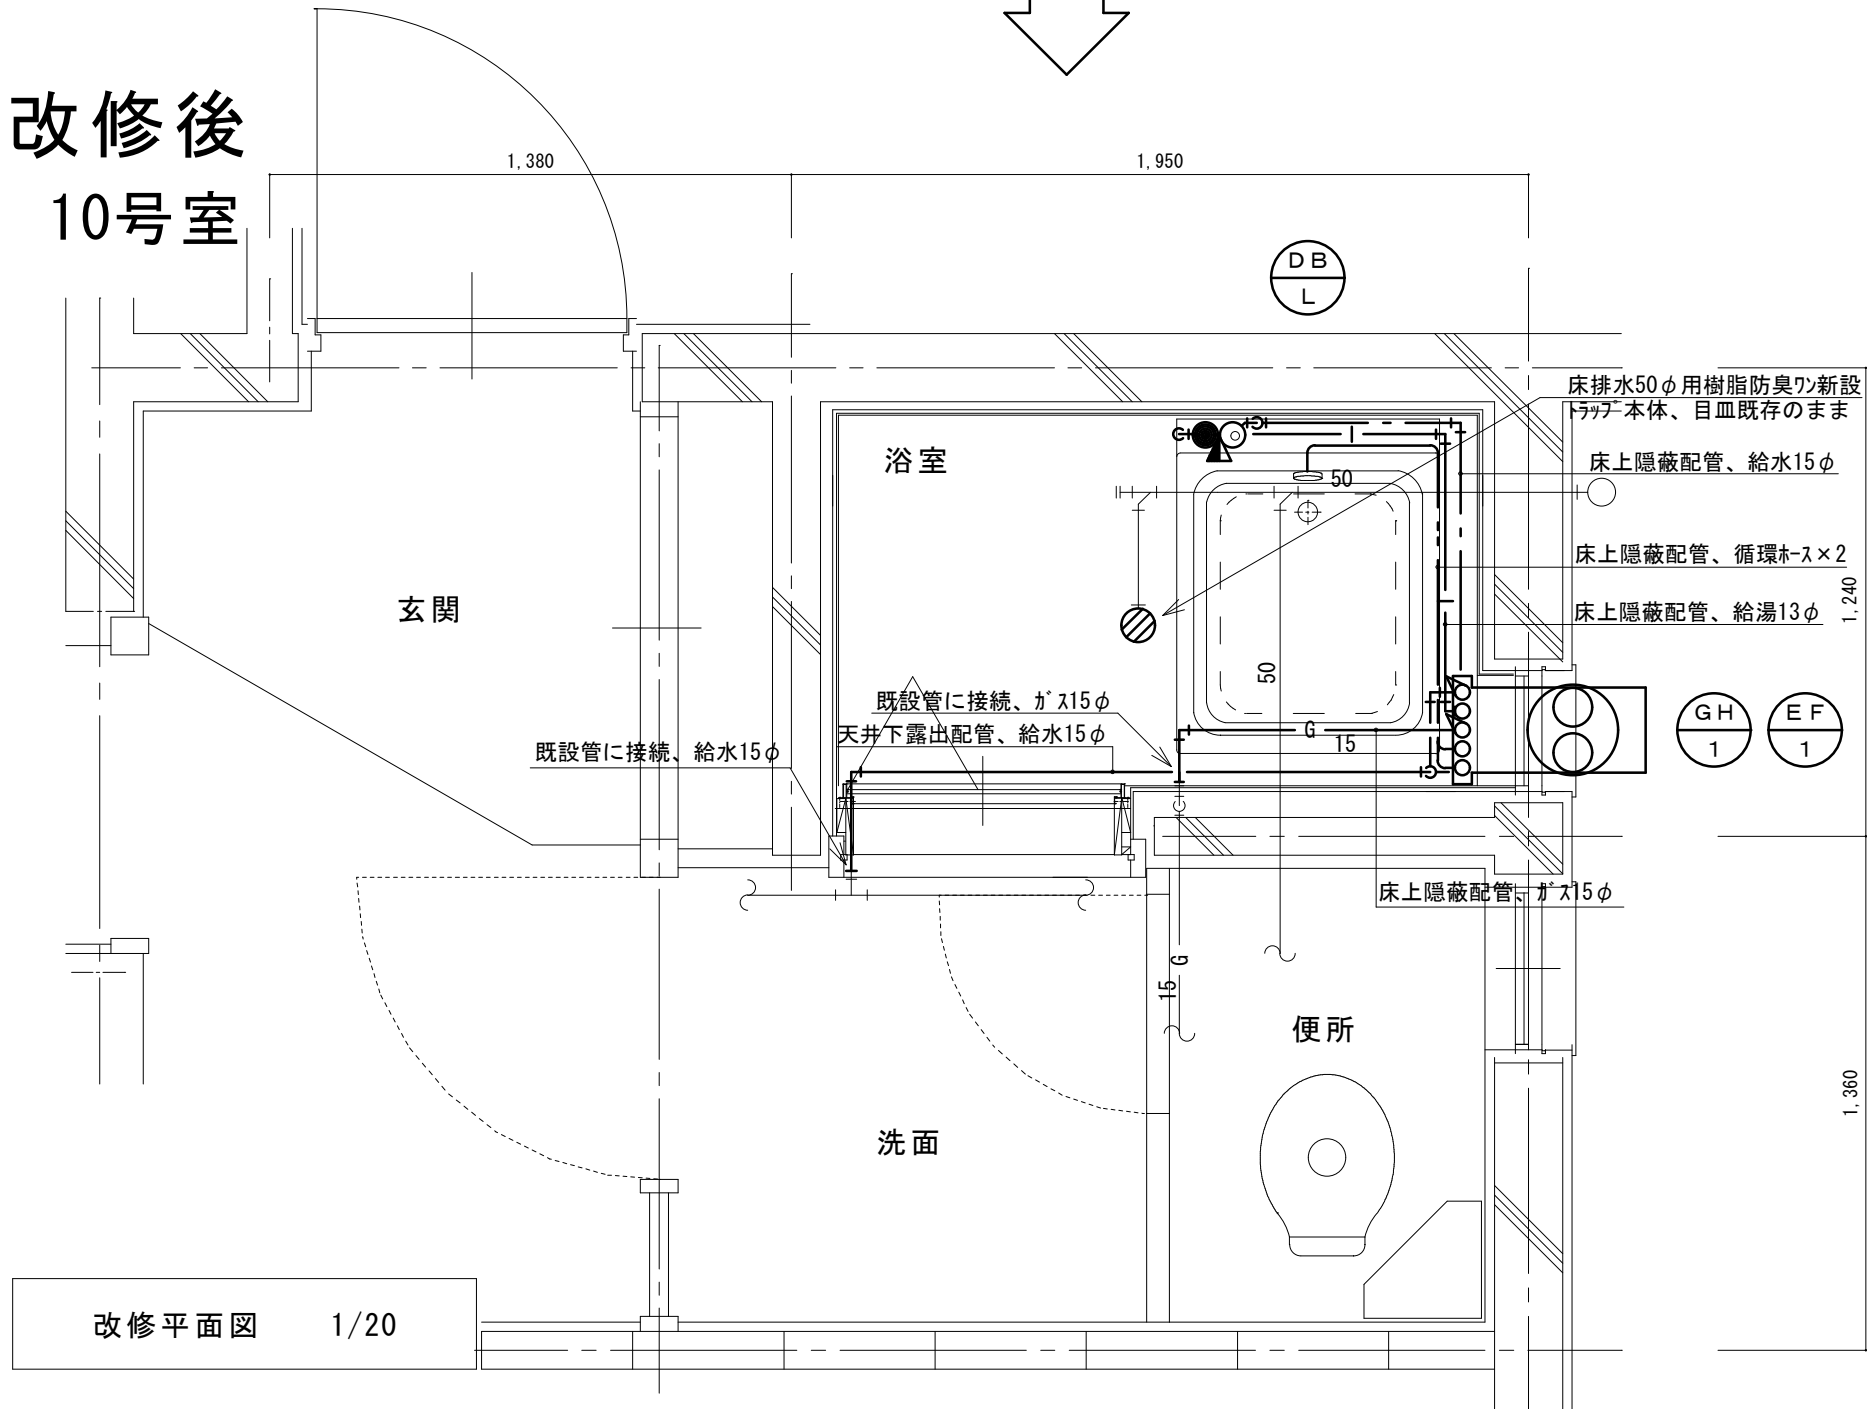


(新設)
機器表

記号	機器名称	台数	機器仕様・付属品	電源	備考
GH1	ガスふろ給湯器	30	壁貫通形(厚壁対応)16号、LPガス用、湯張り、追焚き、たし湯、排気カバー	1φ100V	既設開口周囲穴埋め調整含む
	(GTS-165ADBL)ノリ相当品		給水15φ止水栓、給水フレキ管、給湯フレキ管、ガス15φコック、強化ホース接続管		
			浴室設置リモコン(電気工事支給)、リモコンコード(電気工事支給)、電源コード(電気工事支給)		
			追炊き循環金具、循環ホース×2、シャワーカウンター(CS-20)、水栓金具(MS-7C)		
			付属品共		
DBL	浴槽	30	据置き型(1方全エプロン)、FRP製、795×695×645H、満水量230L		ずれ防止壁面固定金具取付×4(SUS製ビス止め)
	(KF-810SF)ノリ相当品		循環金具孔付、専用ふろ蓋、据付け高さ調整脚、排水共栓、付属品共		
EF1	換気扇	30	浴室用換気扇、換気風量130m³/h(OPa)、消費電力4.1w	1φ100V	
	(V-13BS)三菱相当品		風圧式シャッター、ゴムプラグ、引きひもスイッチ式		
			SUS製ウェザーカーパ(金網付)		
			その他付属品一式共		


凡 例

記 号	名 称	規 格
—	給水管	硬質塩化ビニルライニング鋼管 SGP-VA
— —	給湯管	一般配管用ステンレス鋼管 SU
—G—	ガス管	外面塩化ビニル被覆鋼管 SGP-VG
—	既設配管	
—X—X—	撤去配管	給水:SGP(白)、HIVP、給湯:HTVP
⊗	給水栓	
⊙	シャワー金具	デッキタイプ2バルブ
●	ガス栓	単口ヒューズコック
⋈	弁	給水:止水栓、ガス:コック
⊗	床排水トラップ	防臭ワン取替え、トラップ内清掃 目皿清掃

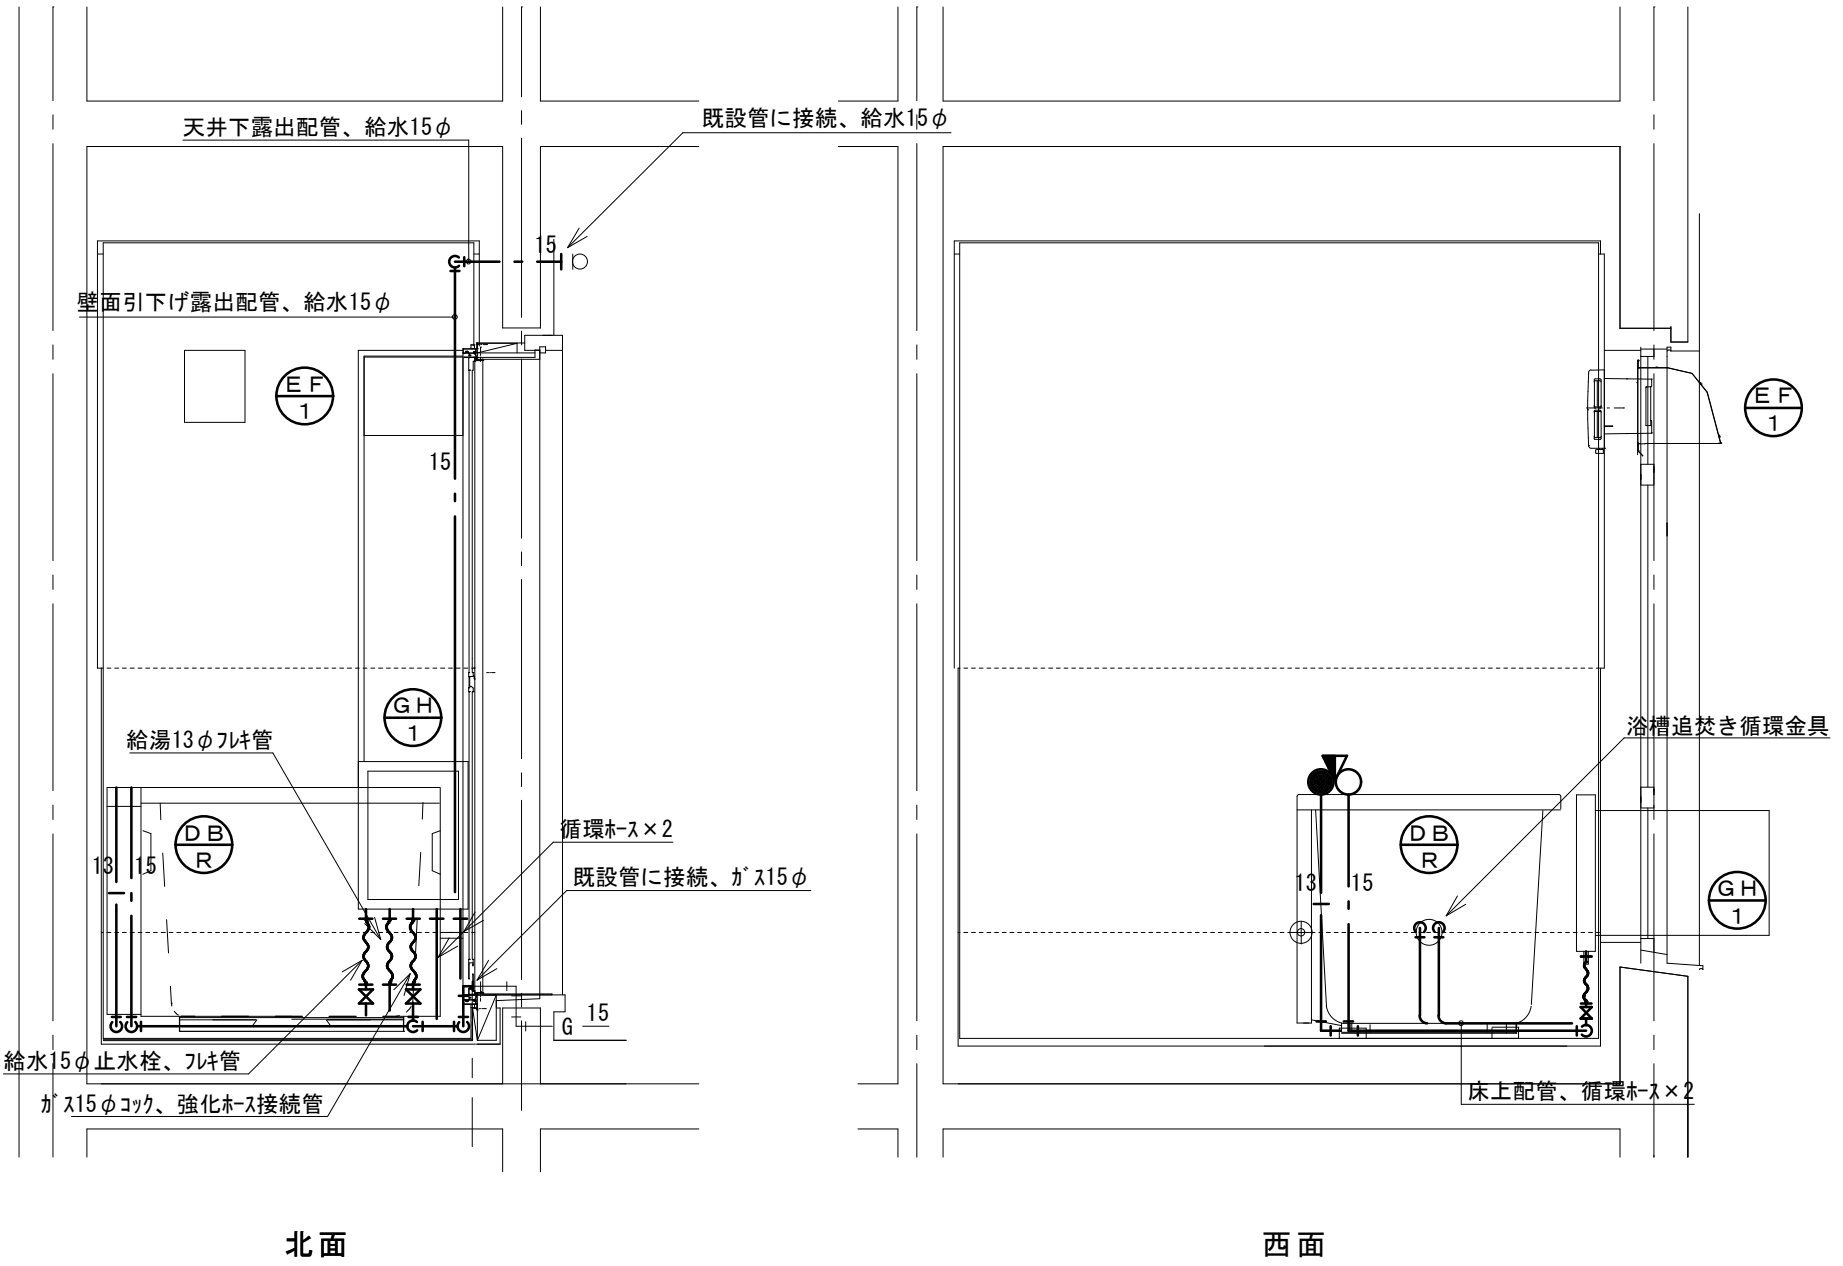


改修後 展開図 1/20

改修前
12号室

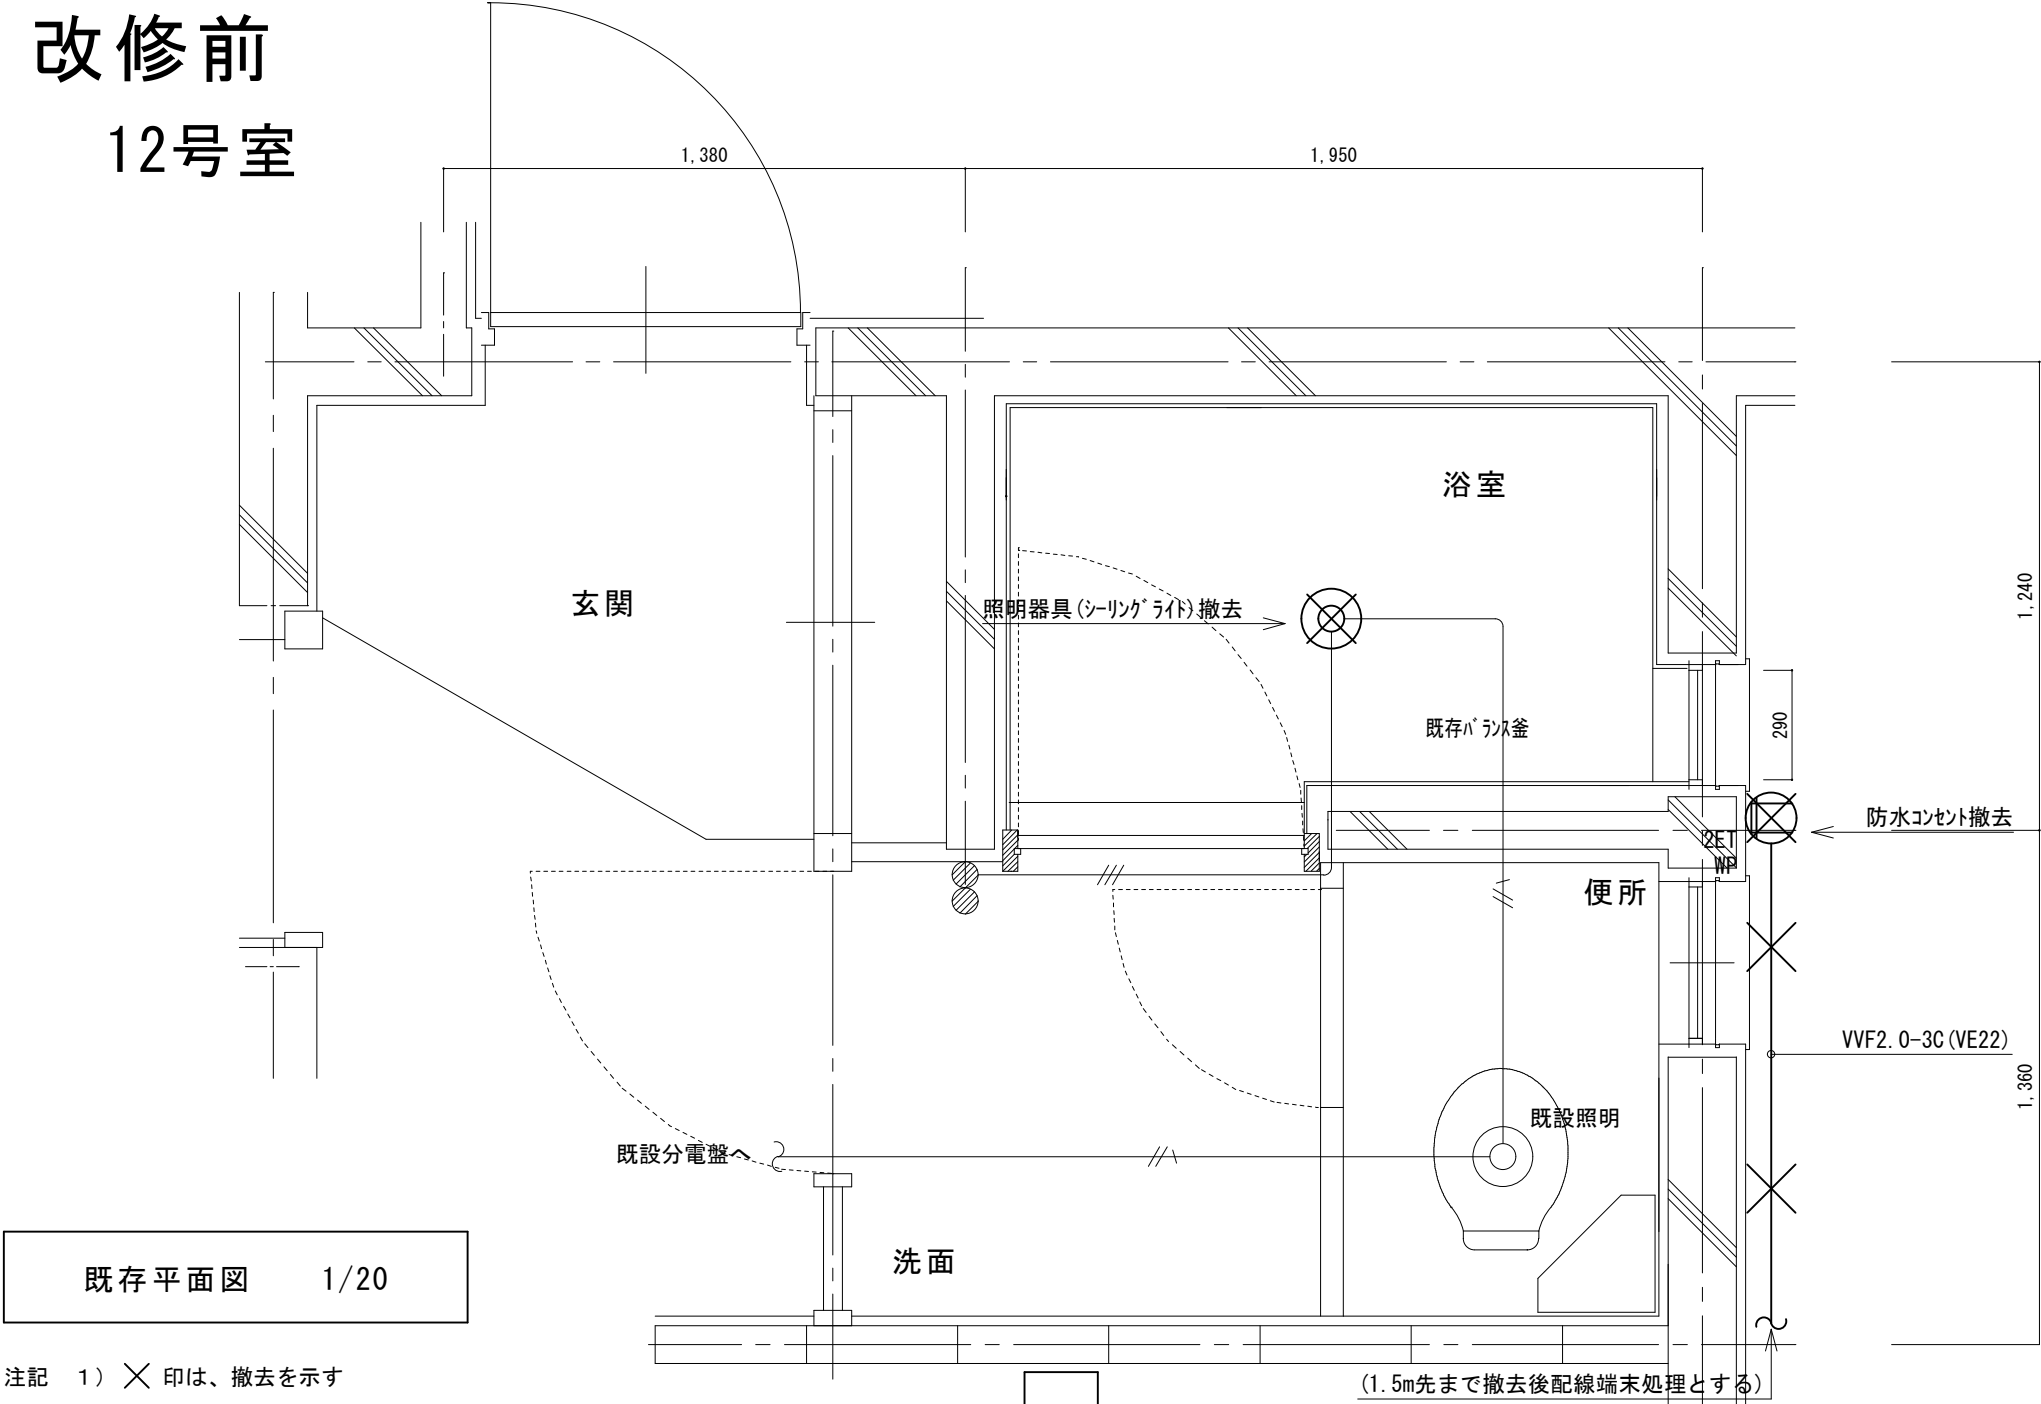


既存平面図 1/20


改修後
12号室

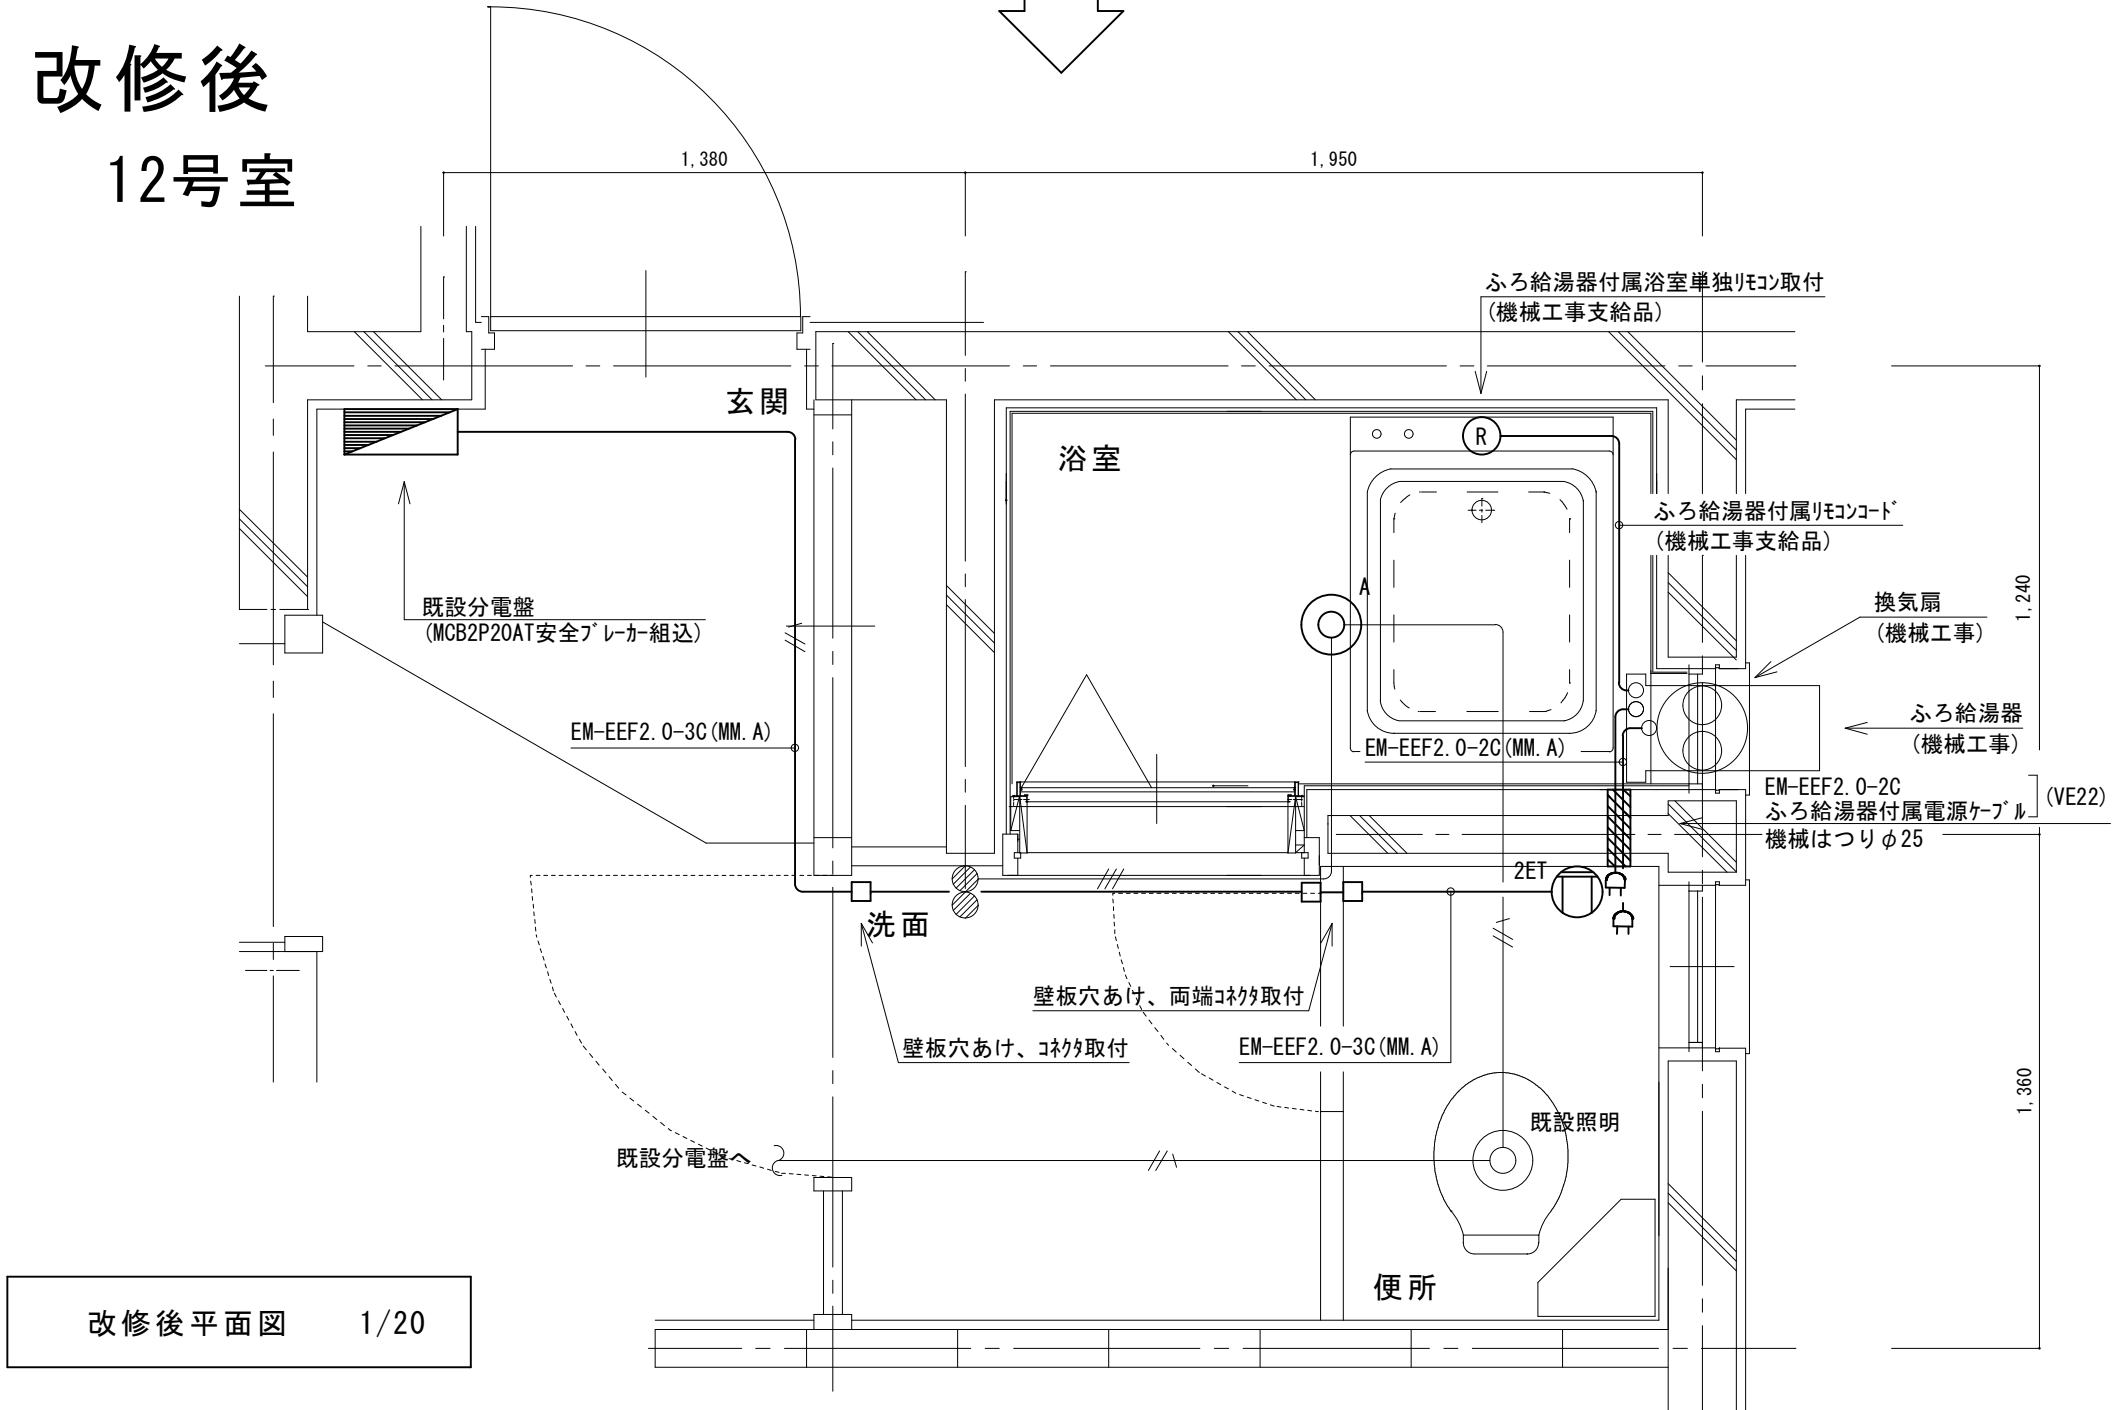

改修後平面図 1/20

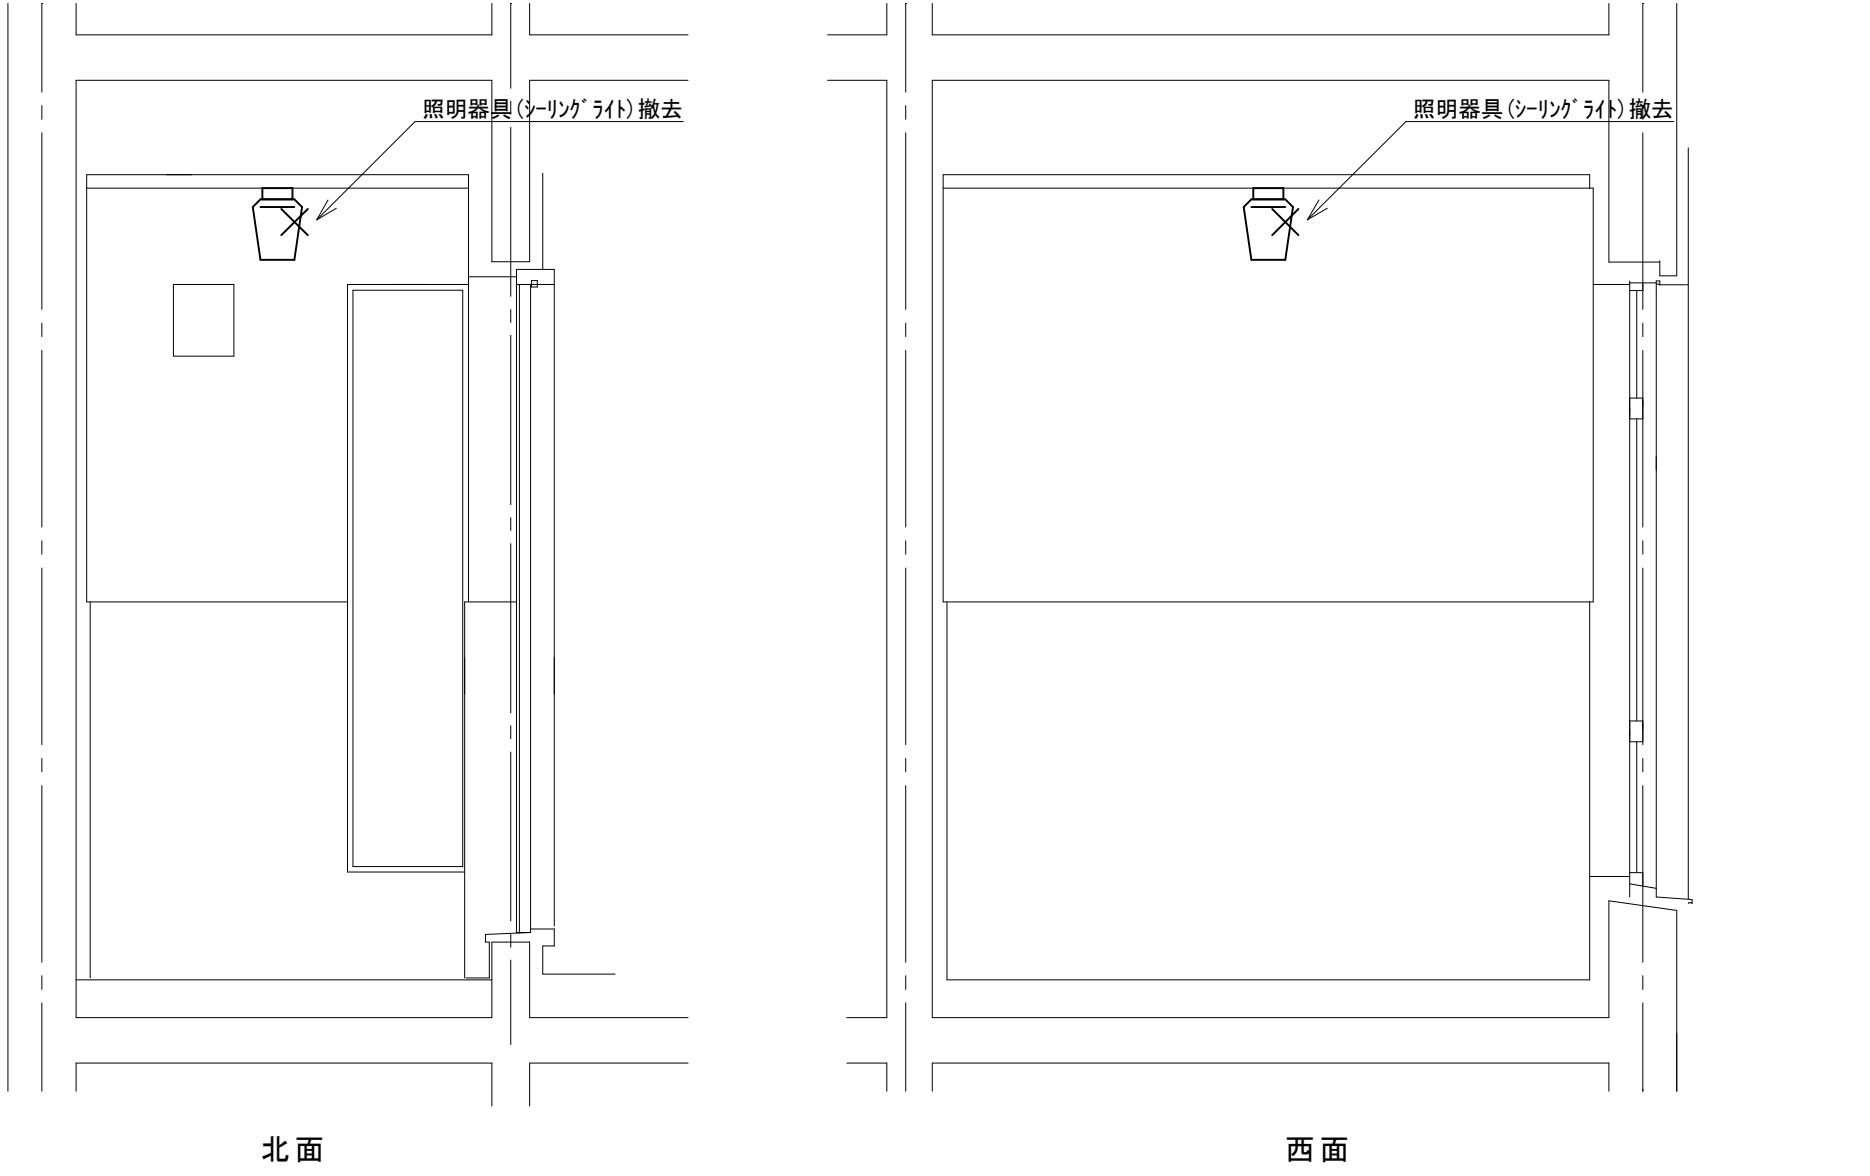


既存 展開図 1/20

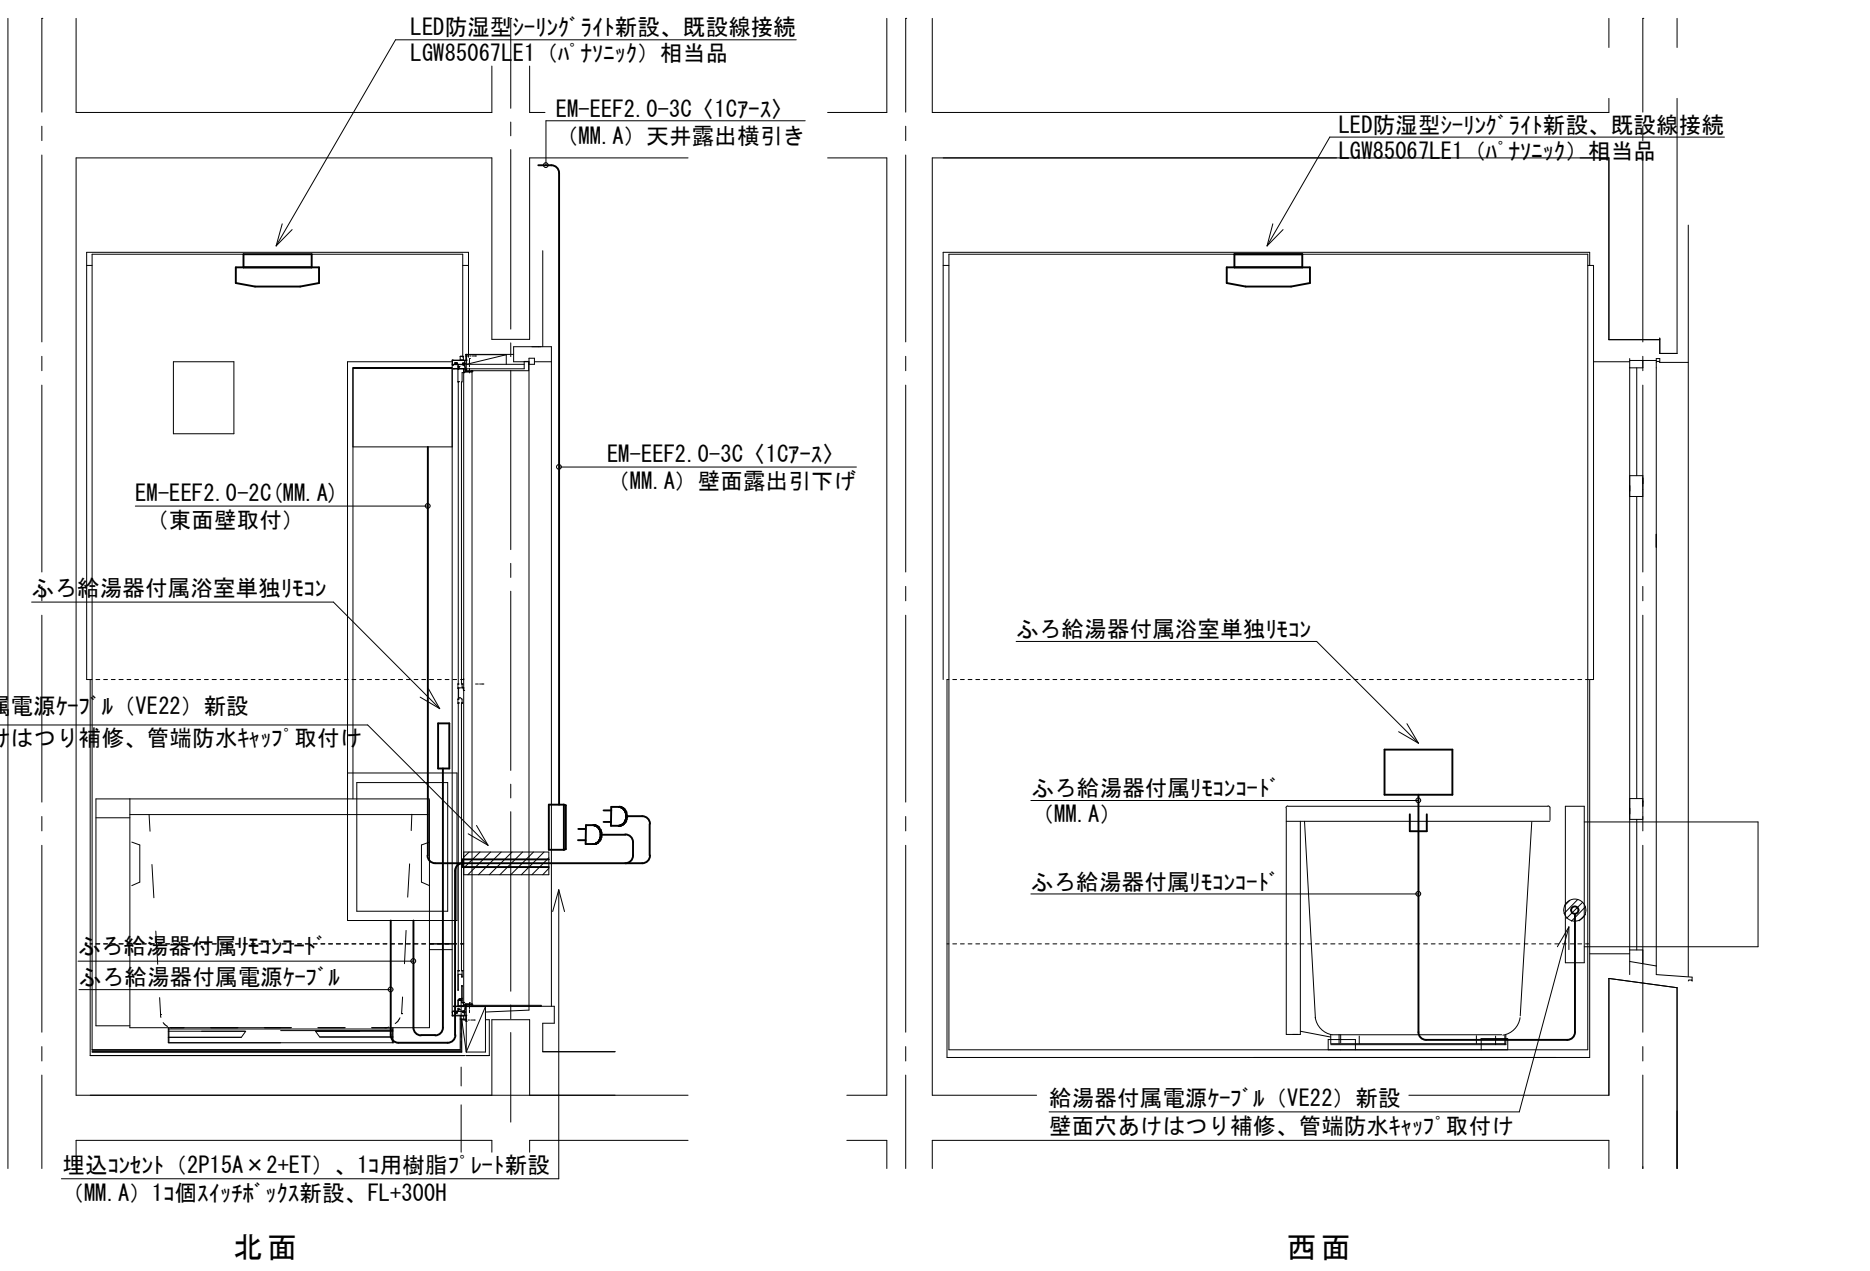


改修後 展開図 1/20

改修前
12号室

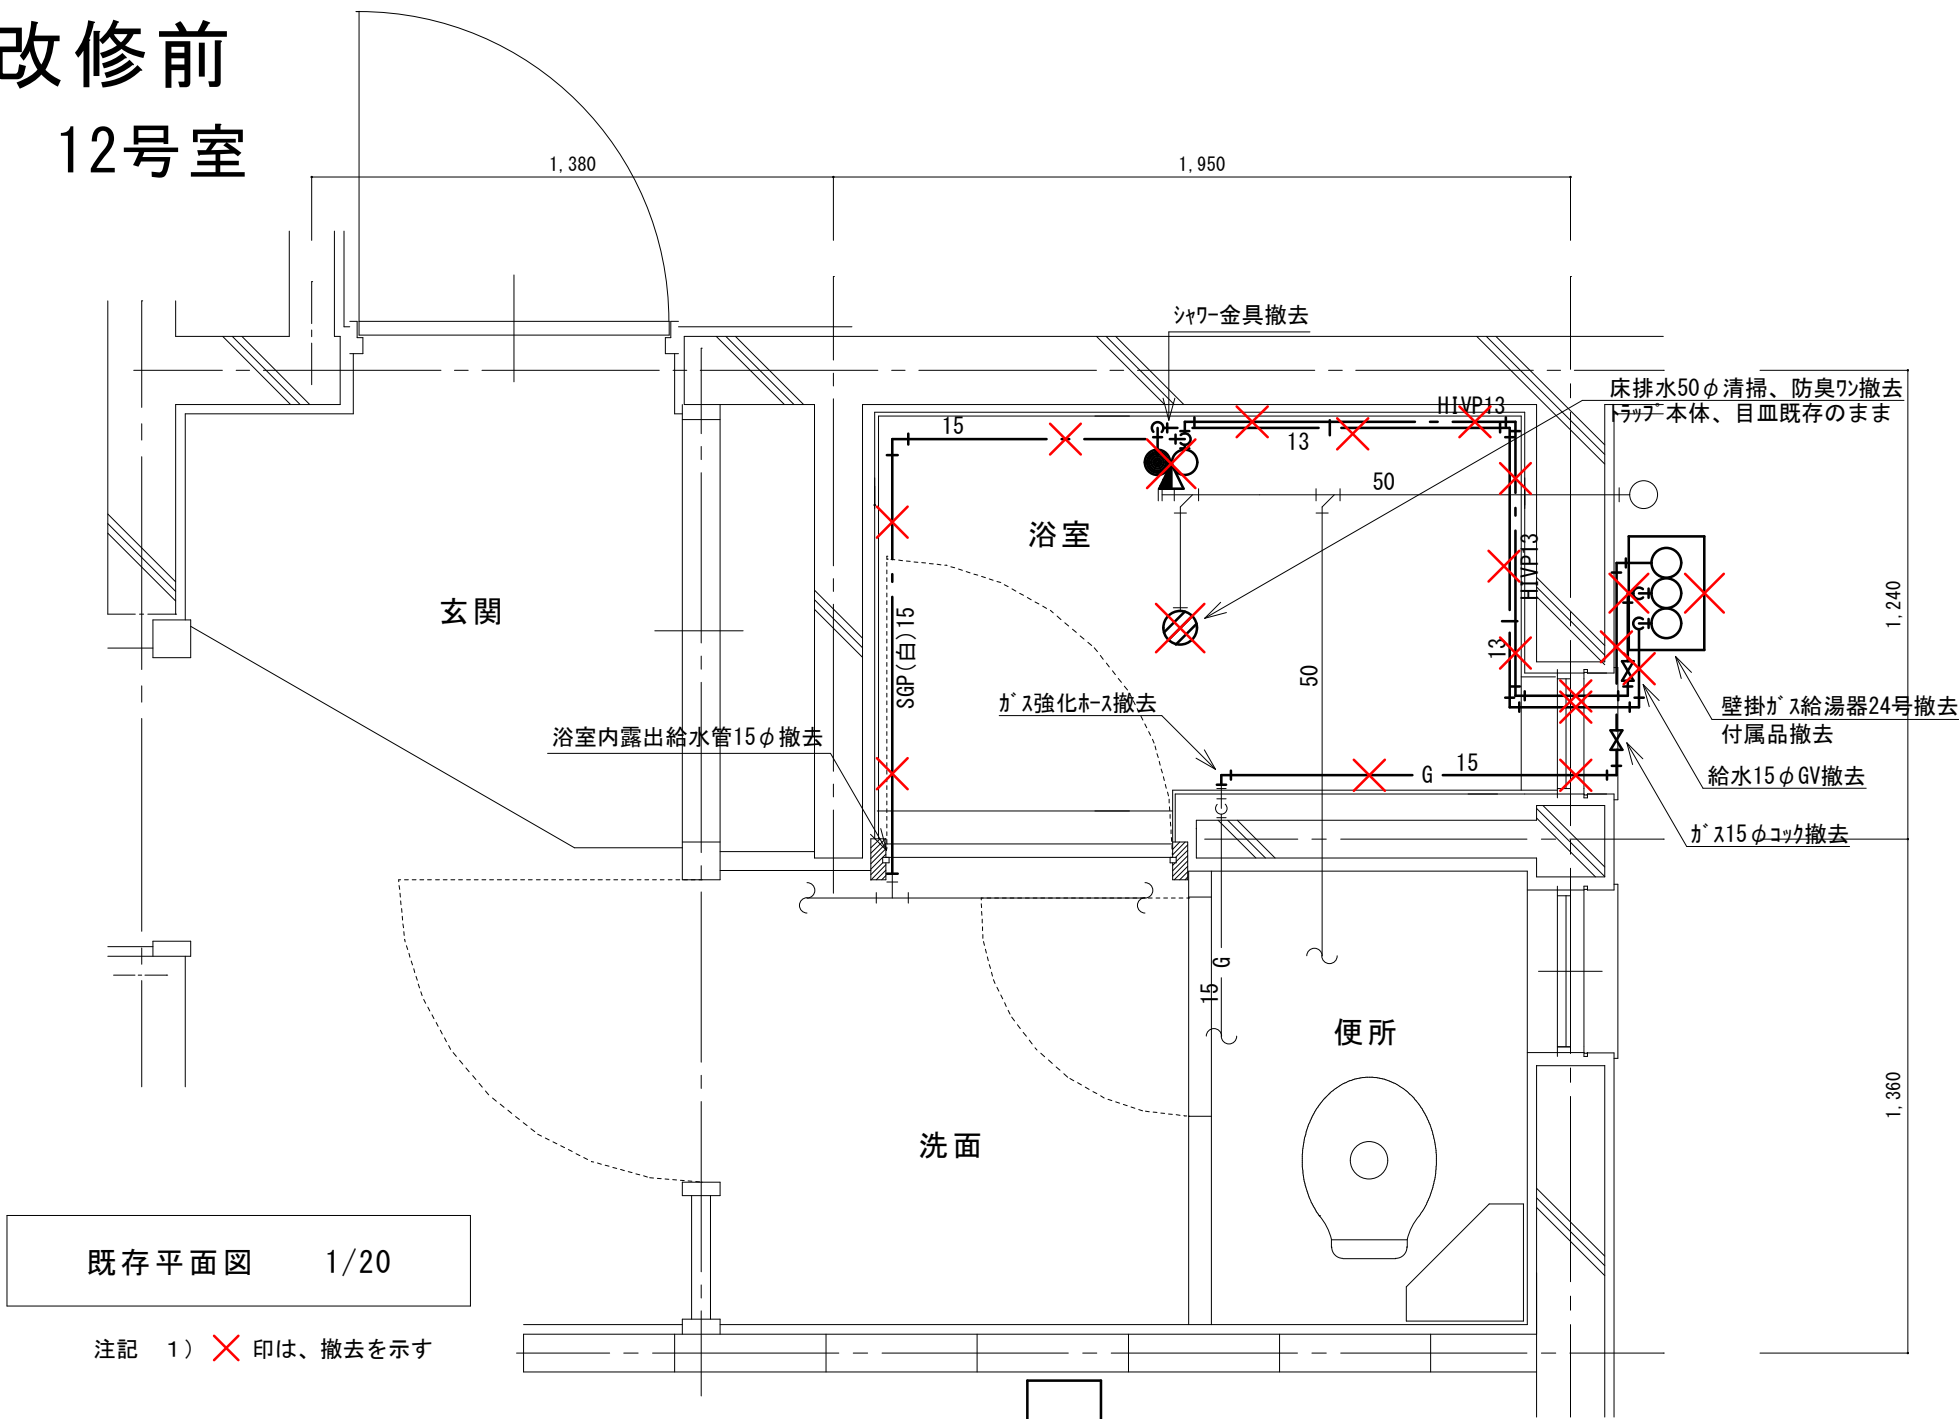

改修後
12号室

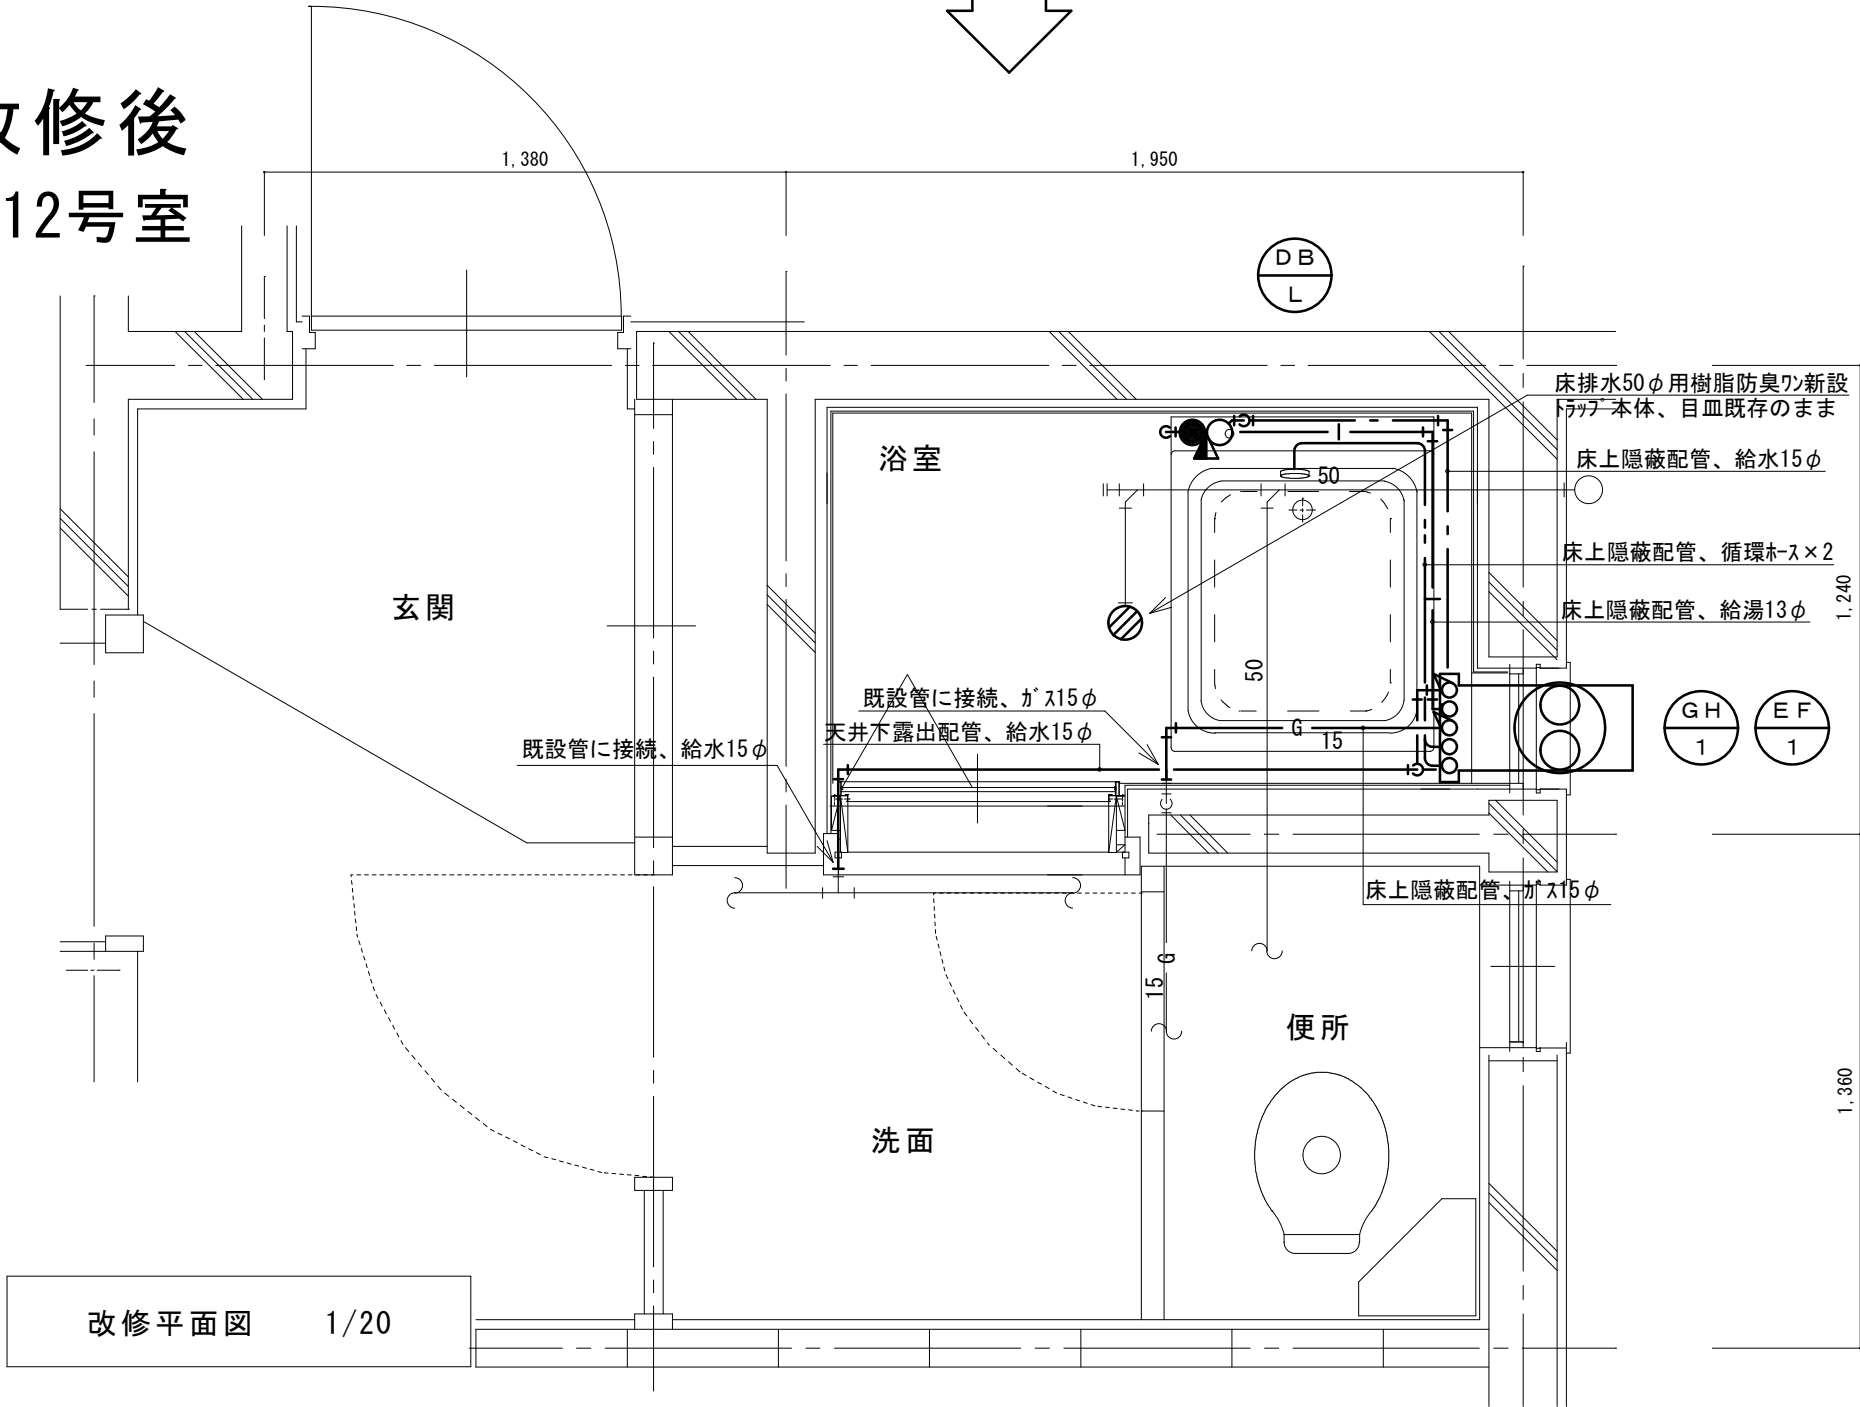


(新設)
機器表

記号	機器名称	台数	機器仕様・付属品	電源	備考
GH1	ガスふろ給湯器	30	壁貫通形(厚壁対応)16号、LPガス用、湯張り、追焚き、たし湯、排気カバー	1φ100V	既設開口周囲穴埋め調整含む
	(GTS-165ADBL)の7相当品		給水15φ止水栓、給水フレキ管、給湯フレキ管、ガス15φコック、強化ホース接続管		
			浴室設置リモコン(電気工事支給)、リモコンコード(電気工事支給)、電源コード(電気工事支給)		
			追炊き循環金具、循環ホース×2、シャワーカウンター(CS-20)、水栓金具(MS-7C)		
			付属品共		
DBL	浴槽	30	据置き型(1方全エプロン)、FRP製、795×695×645H、満水量230L		ずれ防止壁面固定金具取付×4(SUS製ビス止め)
	(KF-810S-F)の7相当品		循環金具孔付、専用ふろ蓋、据付け高さ調整脚、排水共栓、付属品共		
EF1	換気扇	30	浴室用換気扇、換気風量130m³/h(0Pa)、消費電力4.1w	1φ100V	
	(V-13BS)の三菱相当品		風圧式シャッター、ゴムプラグ、引きひもスイッチ式		
			SUS製ウェザーカバー(金網付) その他付属品一式共		

凡 例

記 号	名 称	規 格
—VA—	給水管	硬質塩化ビニルライニング鋼管 SGP-VA
—SU—	給湯管	一般配管用ステンレス鋼鋼管 SU
—VG—	ガス管	外面塩化ビニル被覆鋼管 SGP-VG
—	既設配管	
—X—X—	撤去配管	給水:SGP(白)、HIVP、給湯:HTVP
○	給水栓	
●	シャワー金具	デッキタイプ2バルブ
+	ガス栓	単口ヒューズコック
×	弁	給水:止水栓、ガス:コック
⊗	床排水トラップ	防臭ワン取替え、トラップ内清掃 目皿清掃

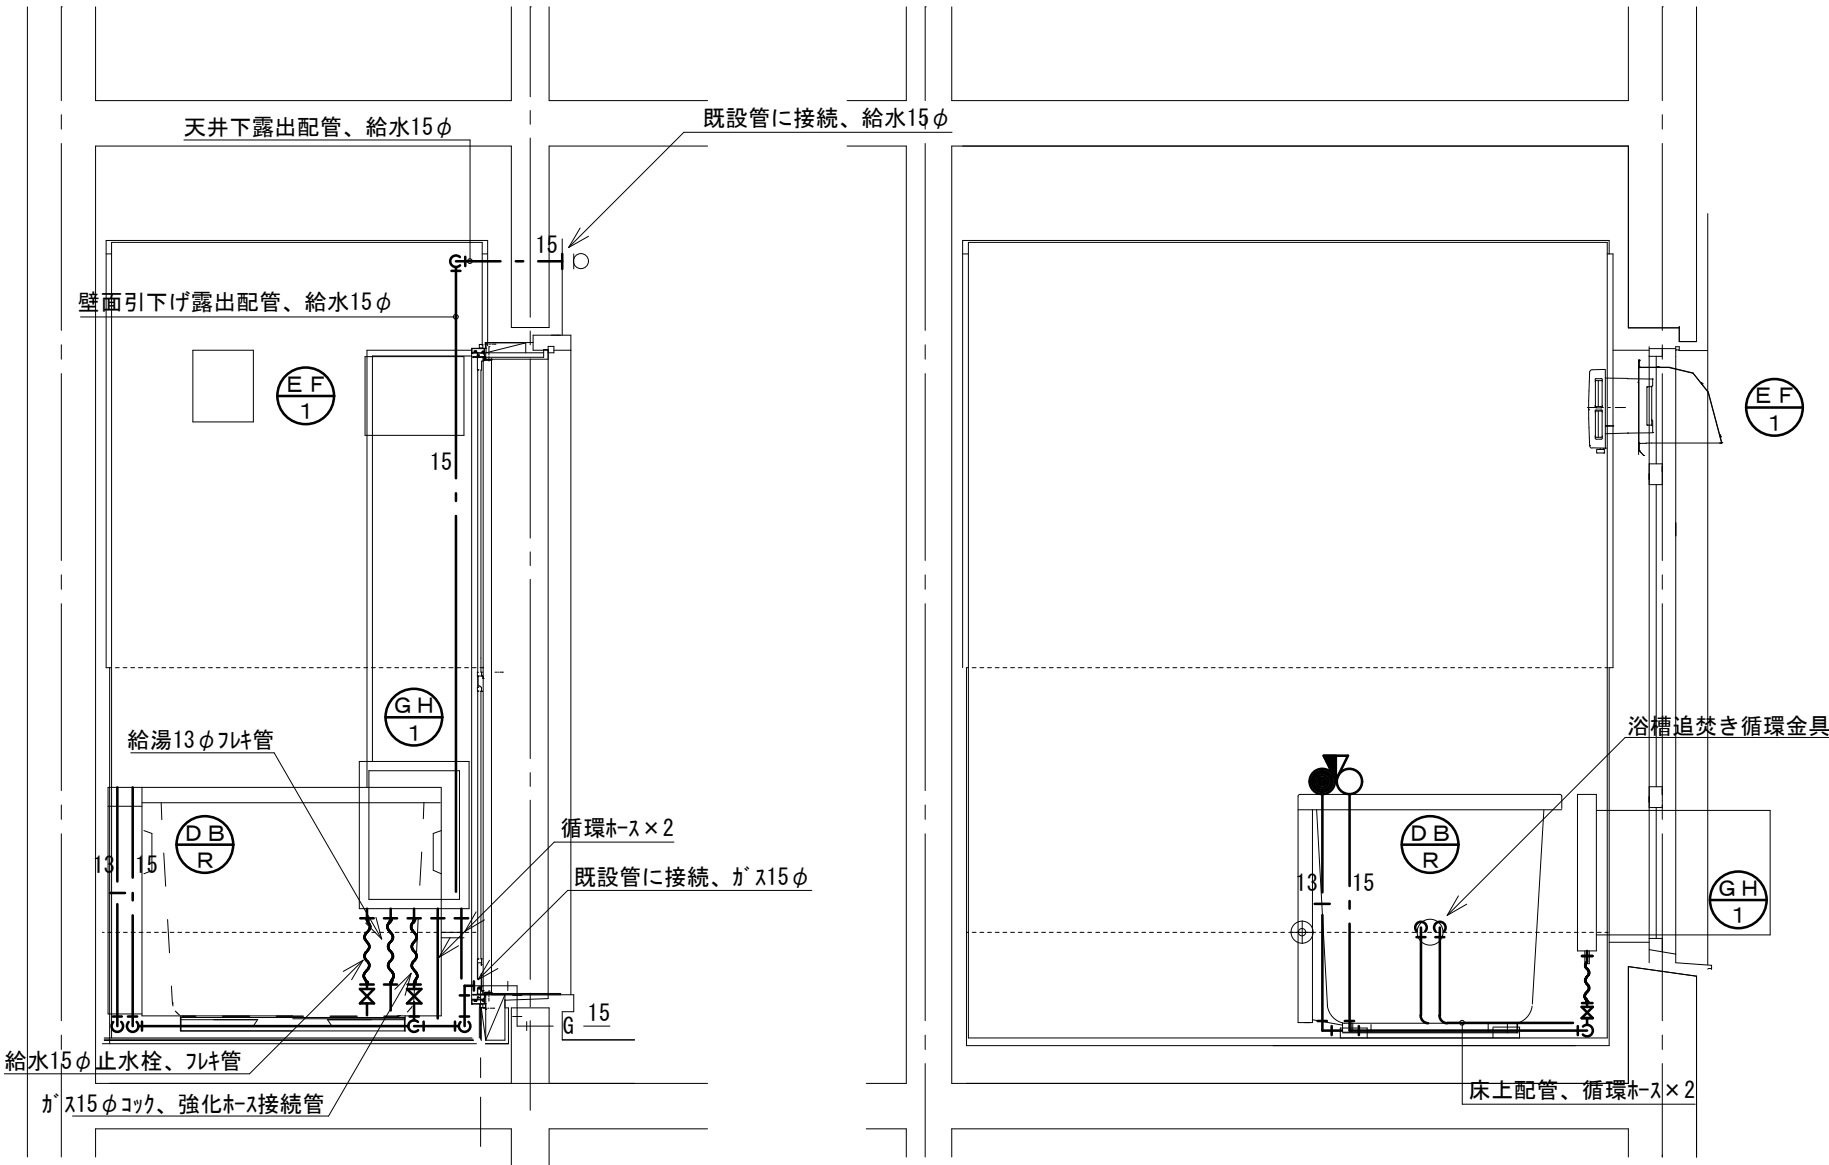


北面

西面



改修後 展開図 1/20

改修前
16号室

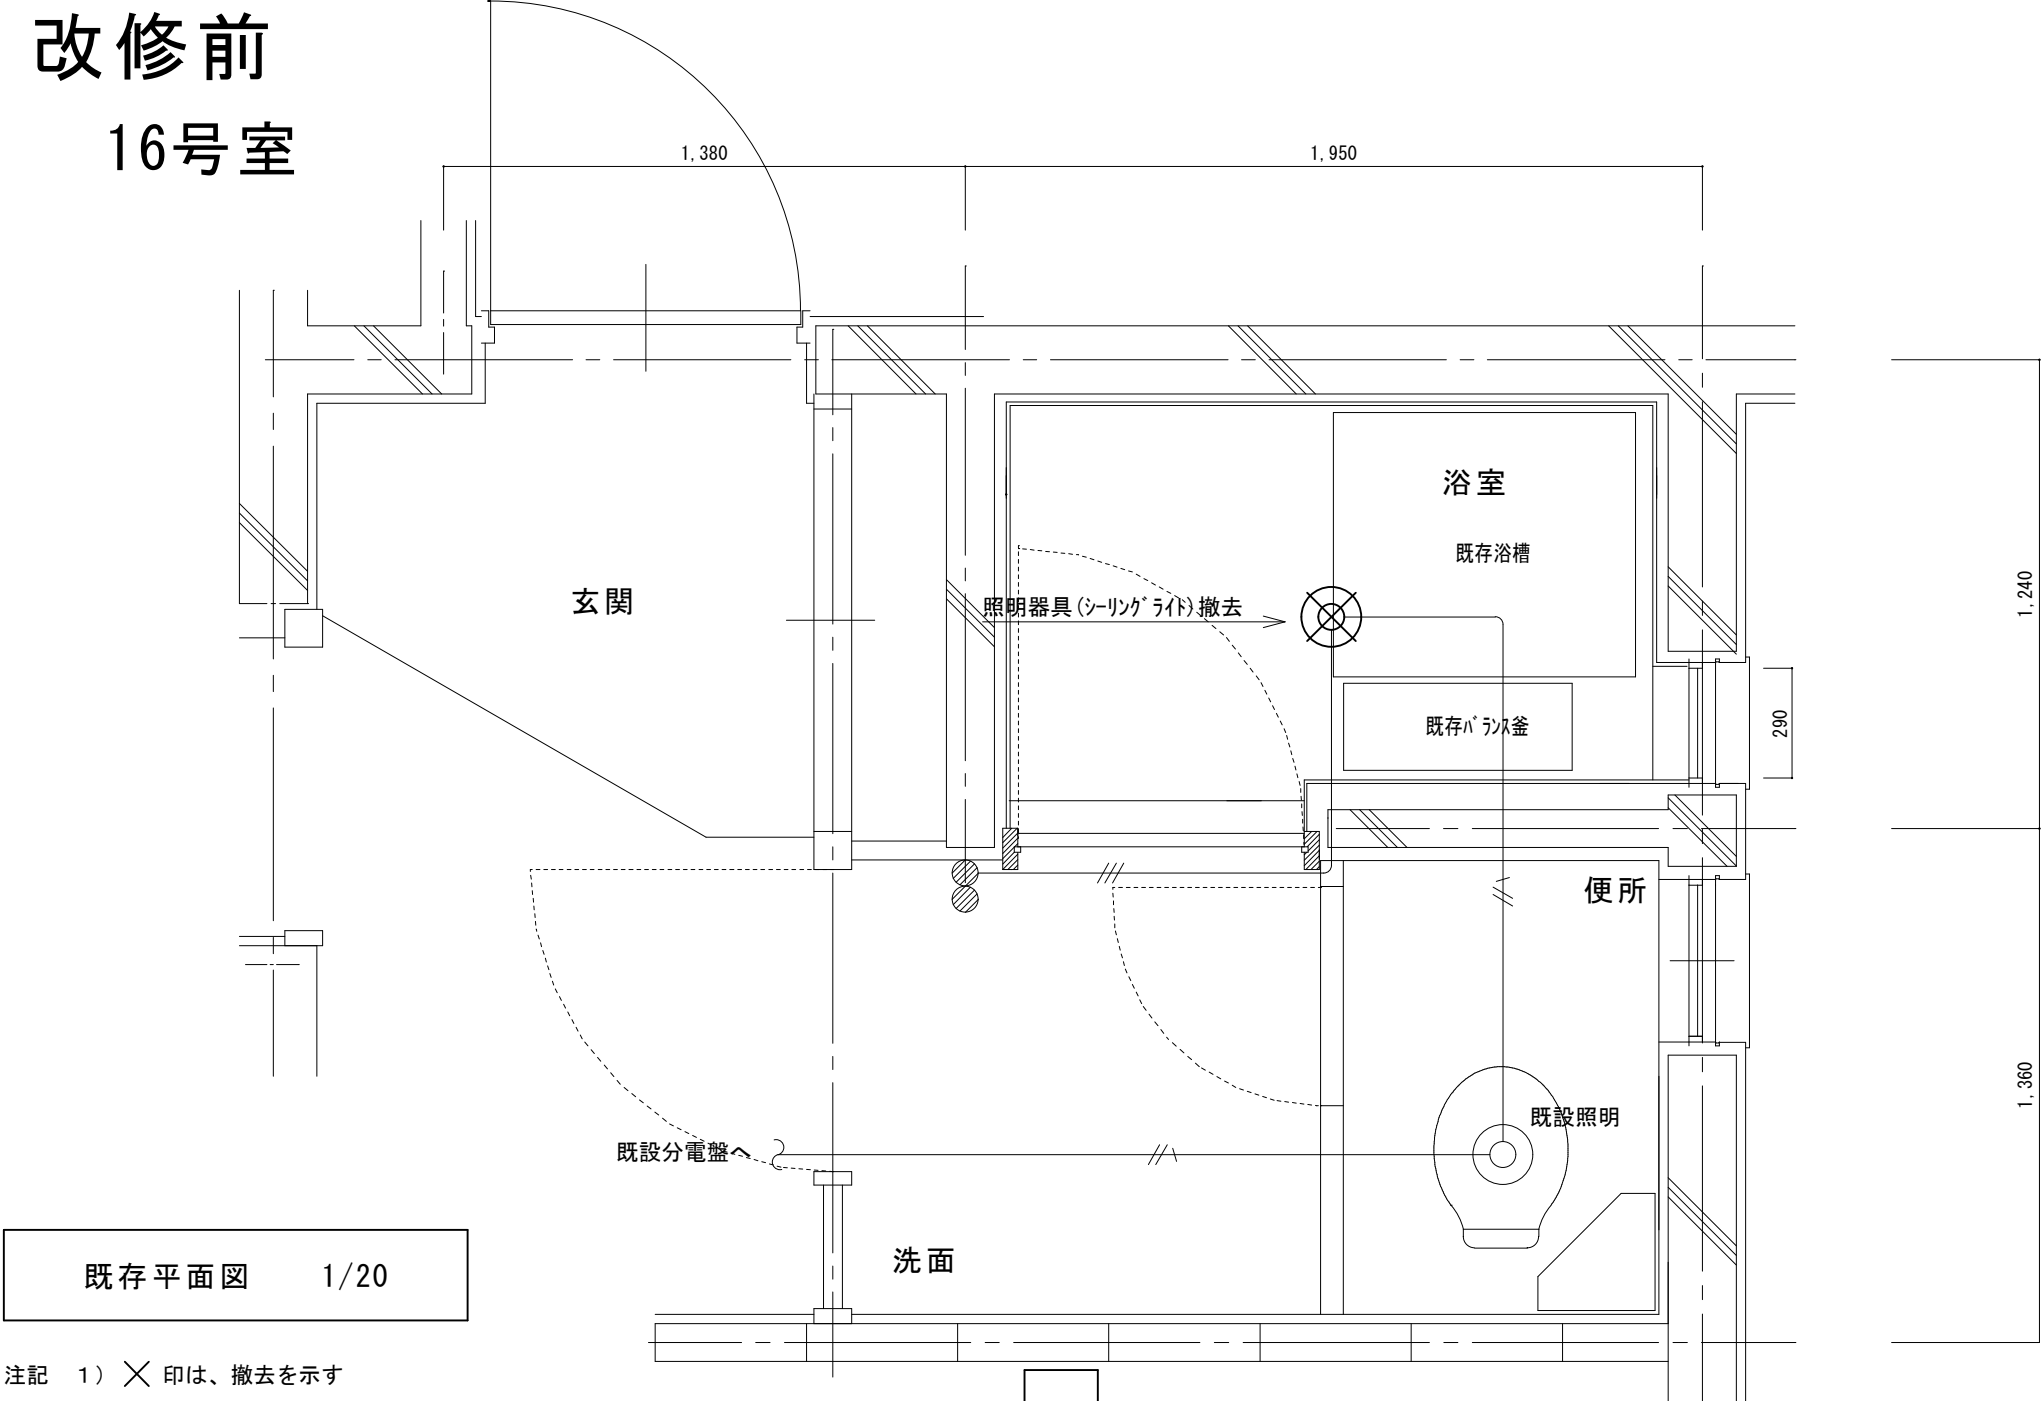


注記 1) ×印は、撤去を示す

改修後
16号室

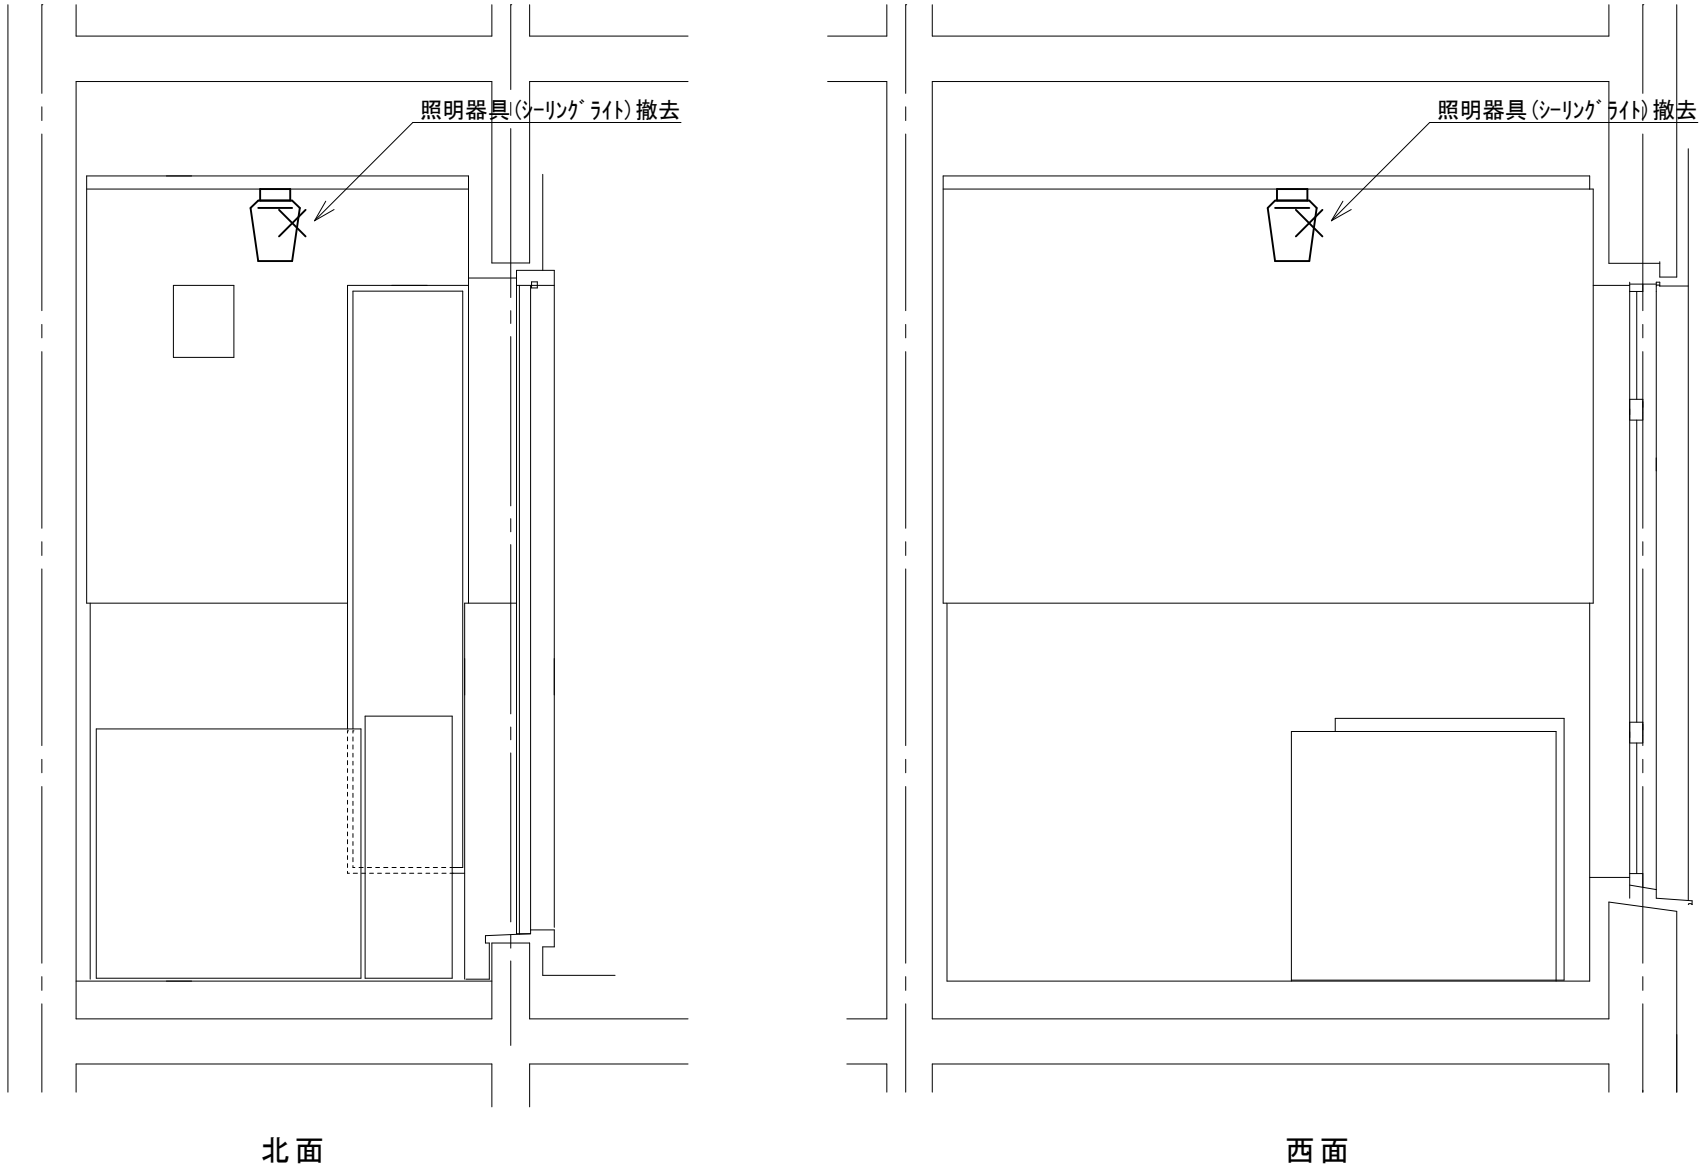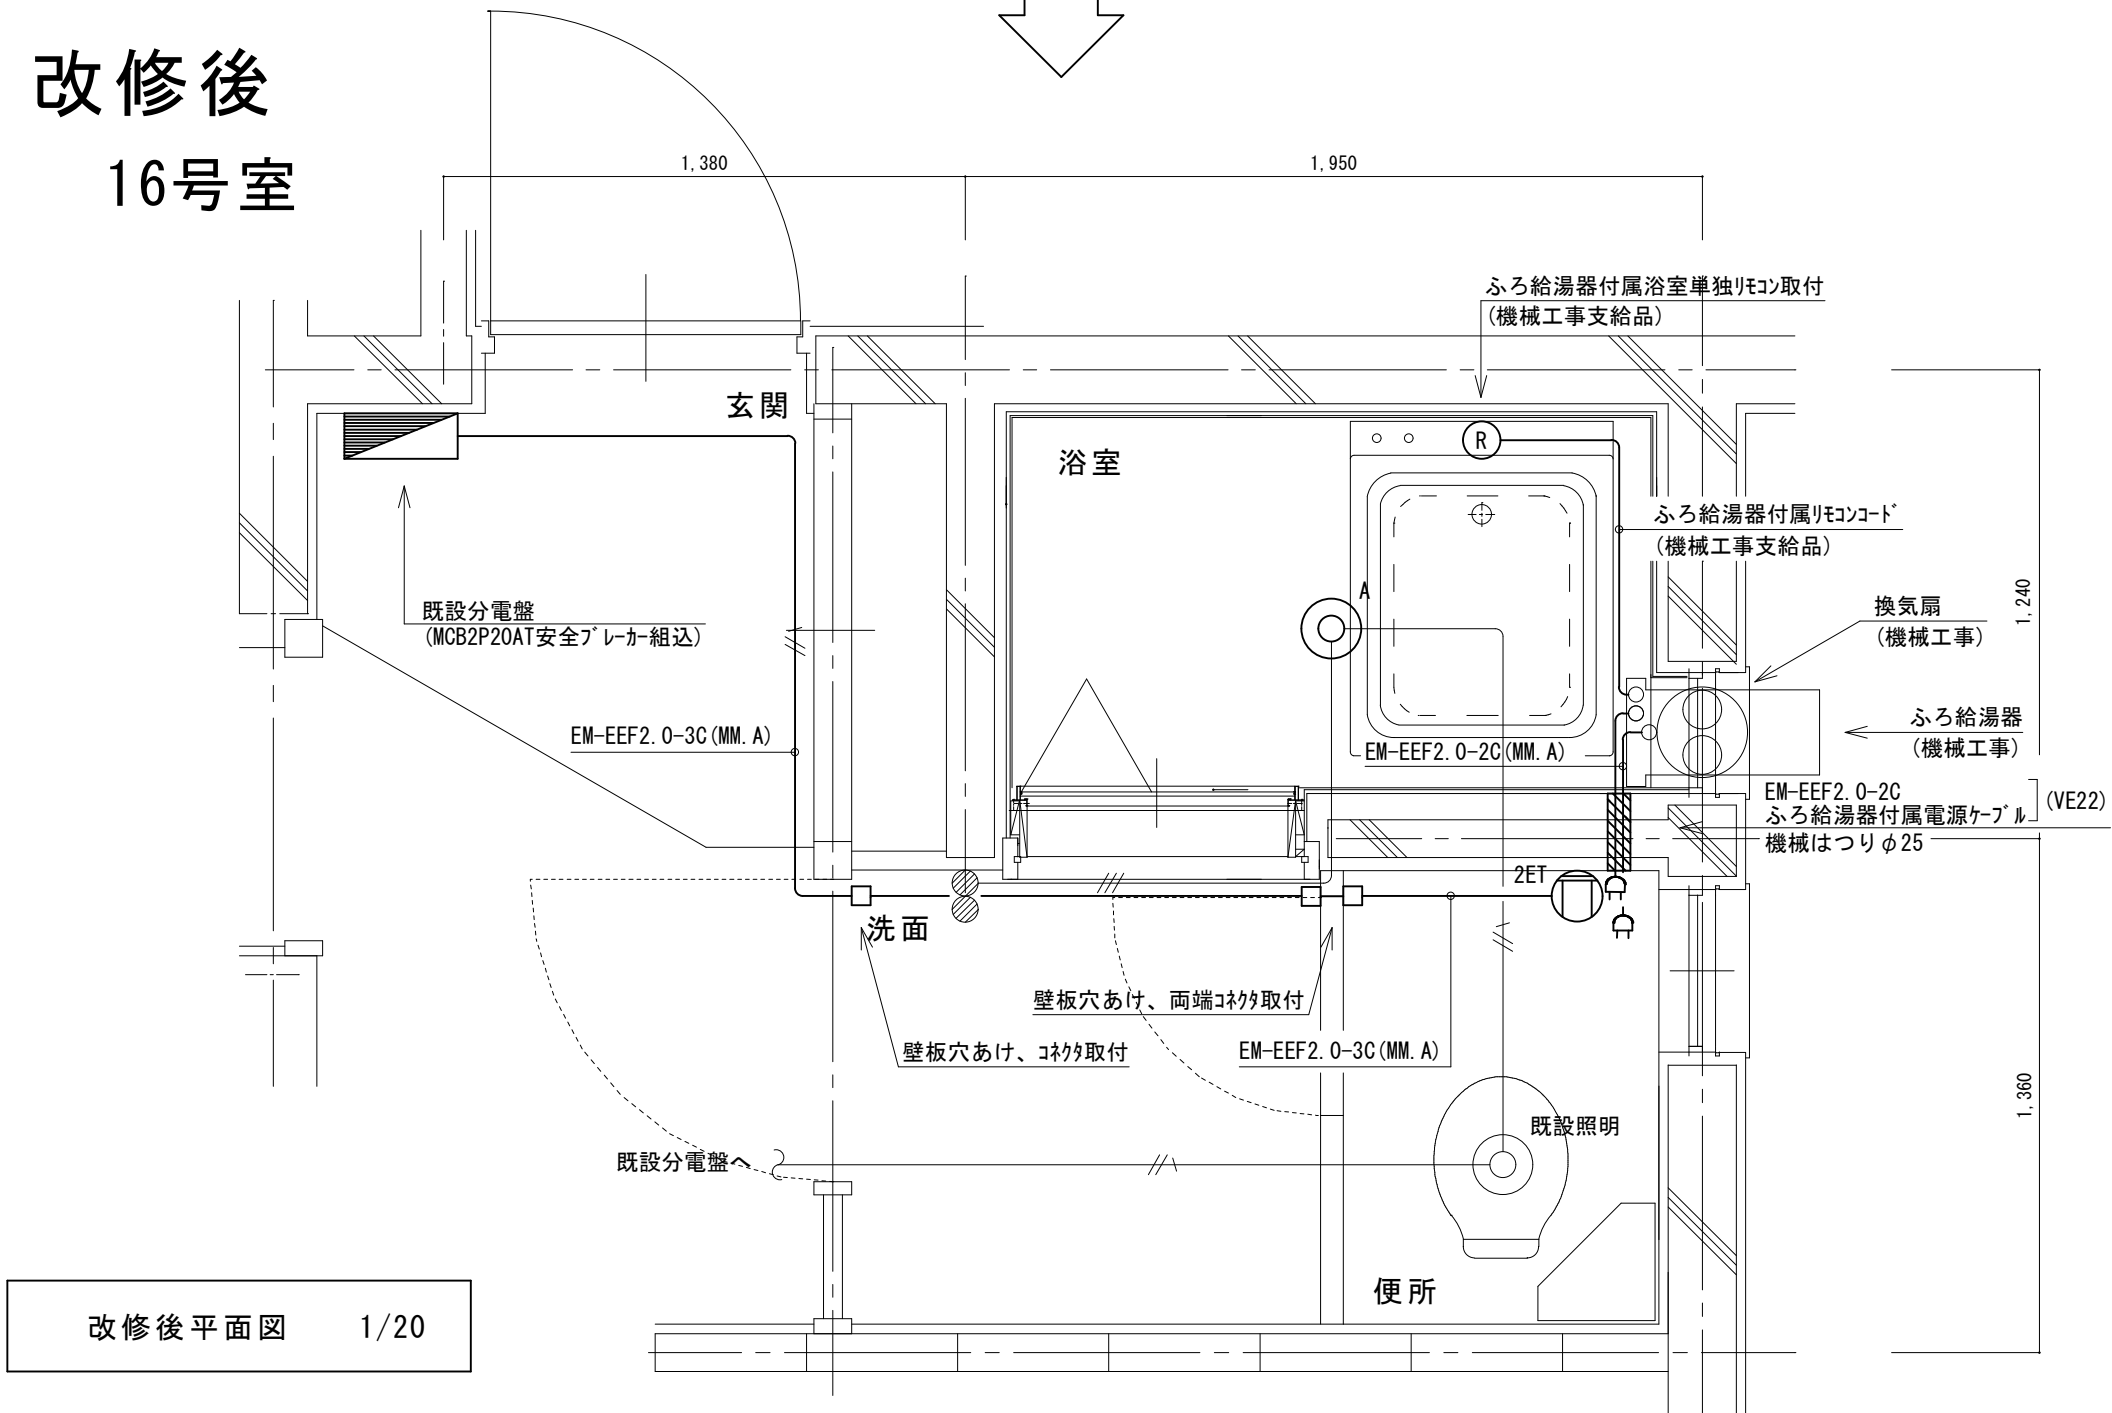


既存 展開図 1/20

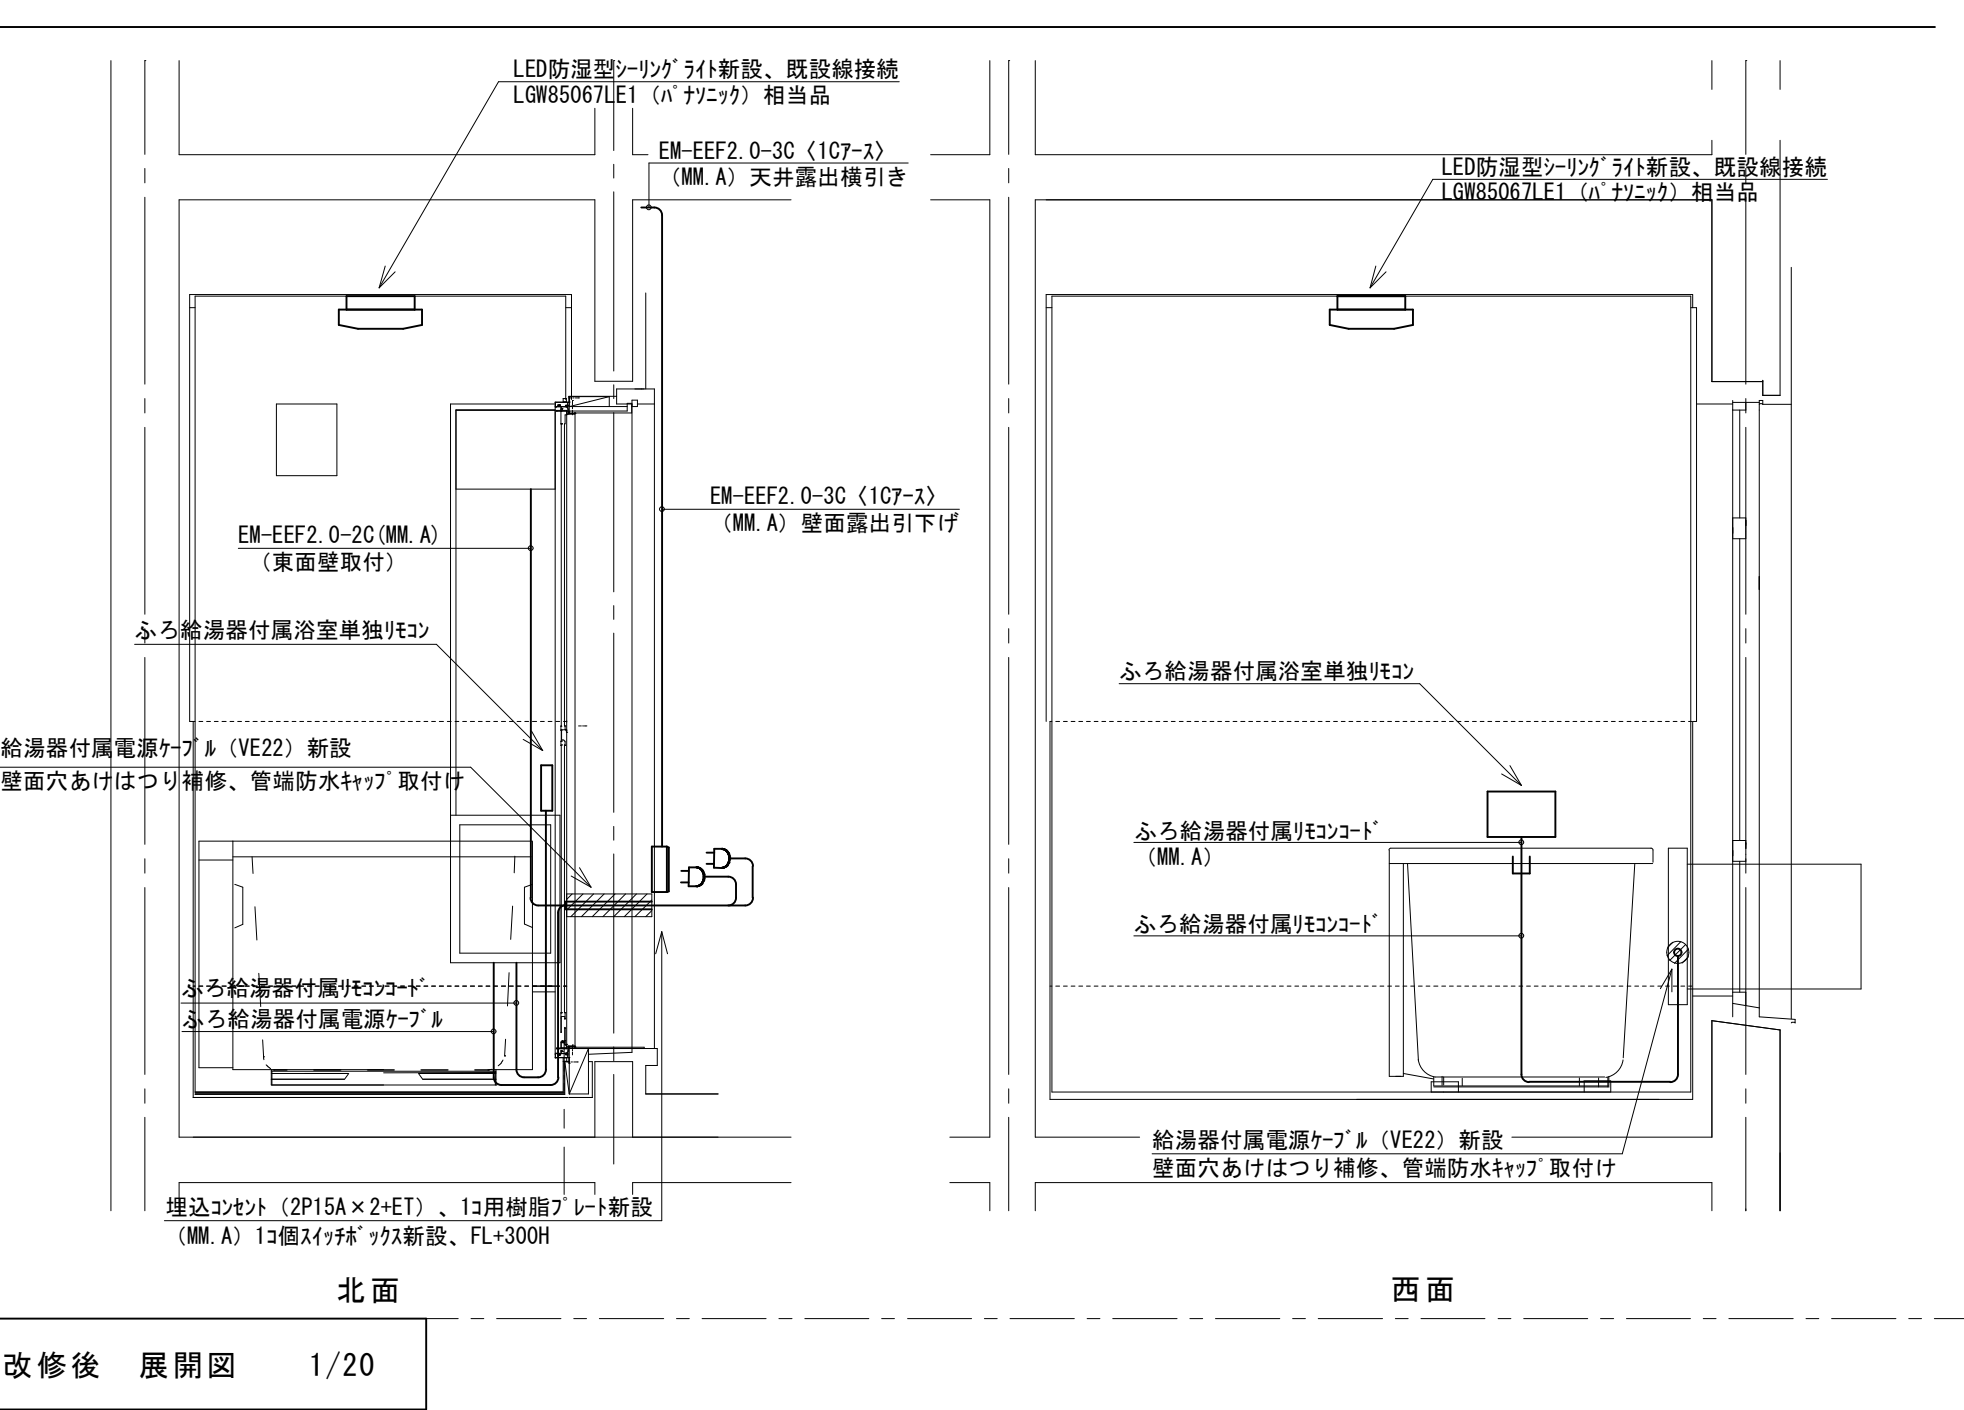


改修後 展開図 1/20

鳴門市都市建設部まちづくり課	工 事 名	鳴門市桑島第二団地 A 棟浴室ほか改修工事		記事	M. T. S. プラン 徳島県鳴門市大麻町萩原字川原ノ上38番地 1級建築士事務所 徳島県知事登録第21040号 TEL & FAX (088) 689-3832 一級建築士 森 茂代 第188857号	図面 No. EM-24
	図 面 名	16号室電気改修図	縮 尺 A2 : 1/20 A3 : 70%縮小			

改修前
16号室

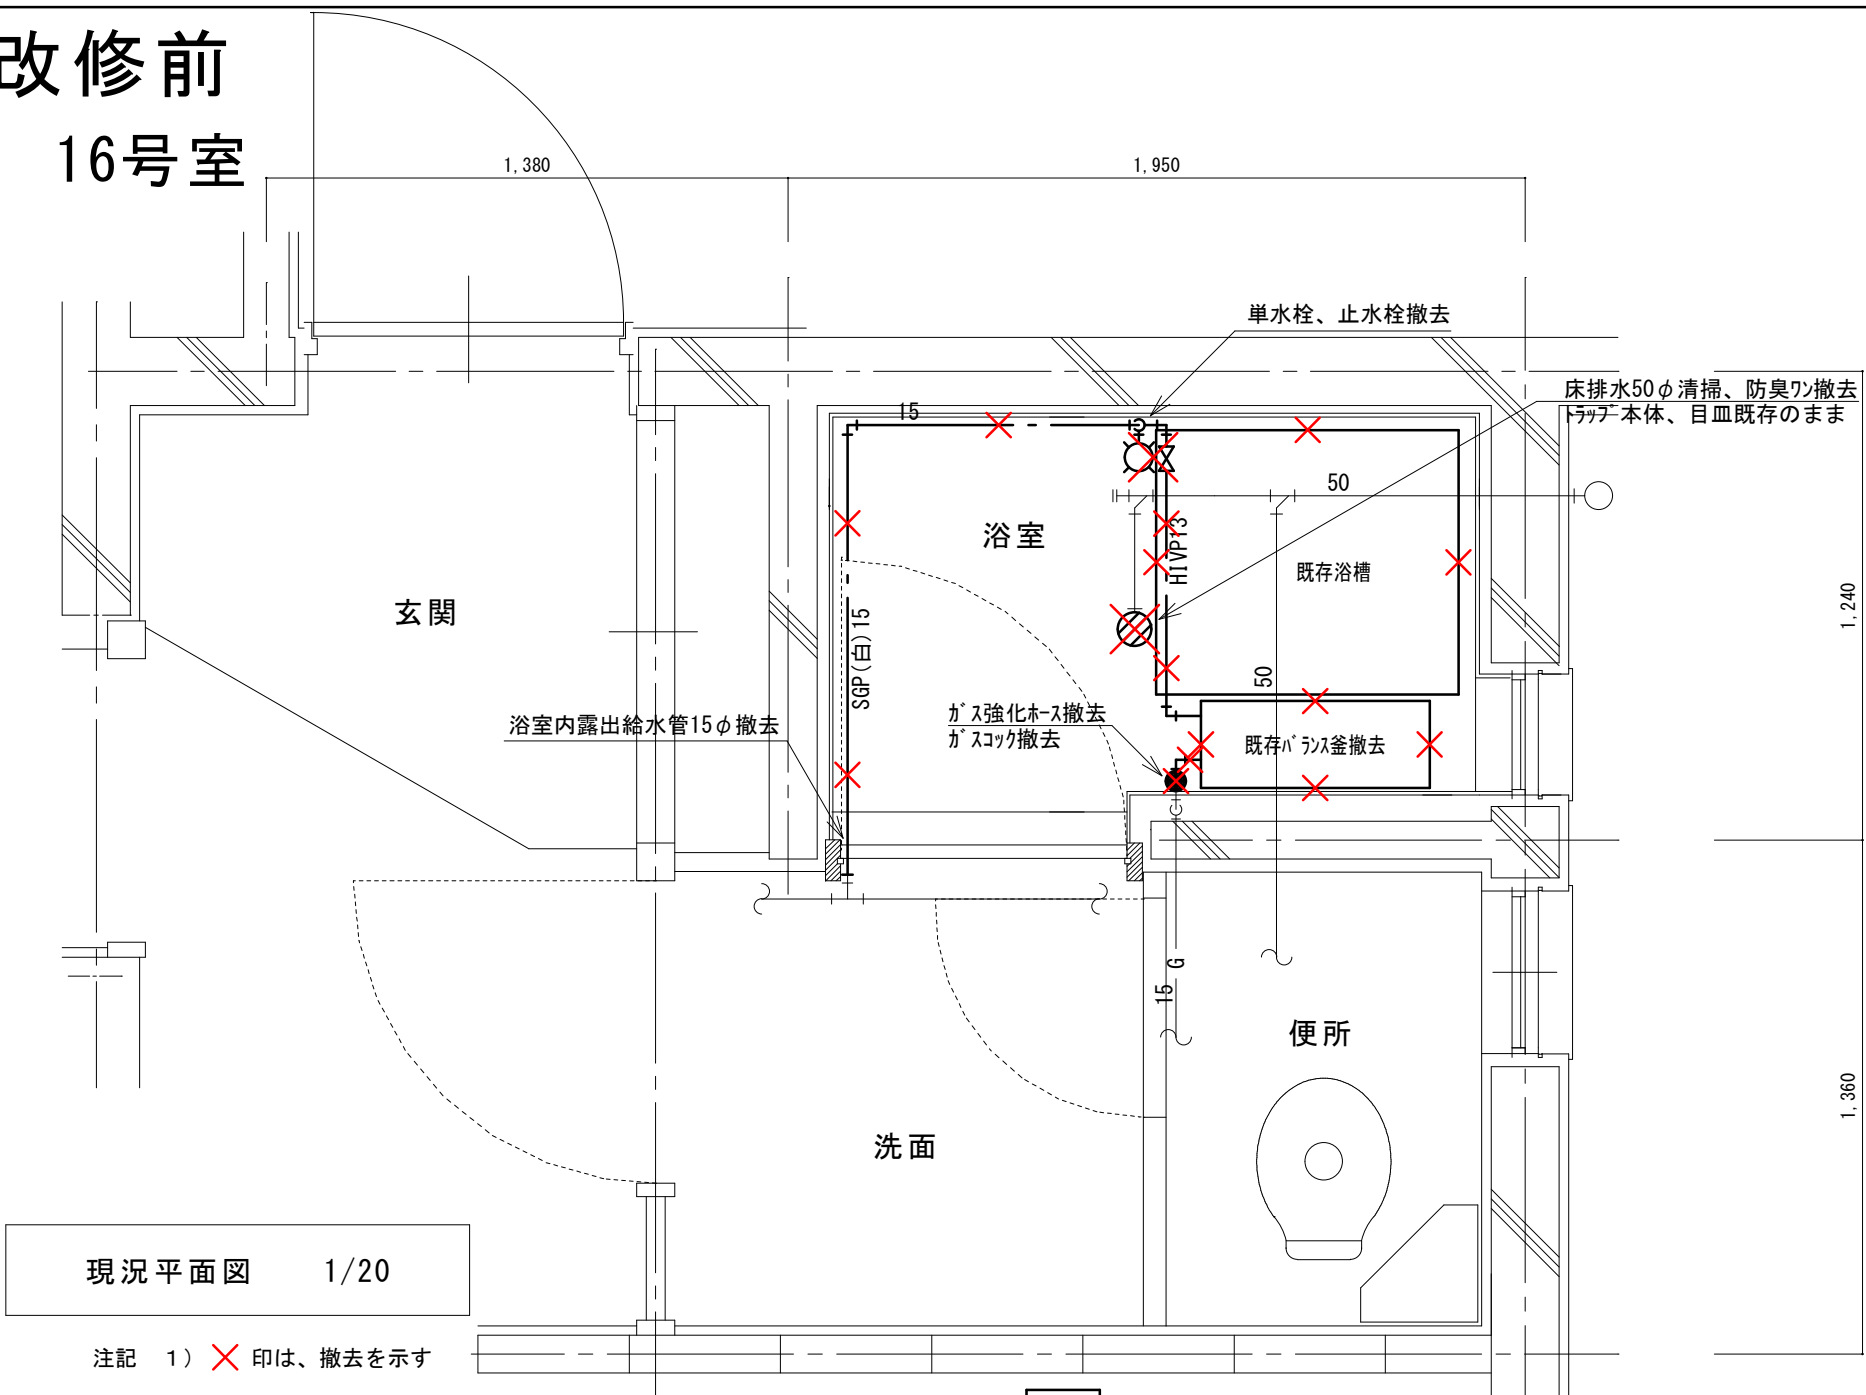

改修後
16号室

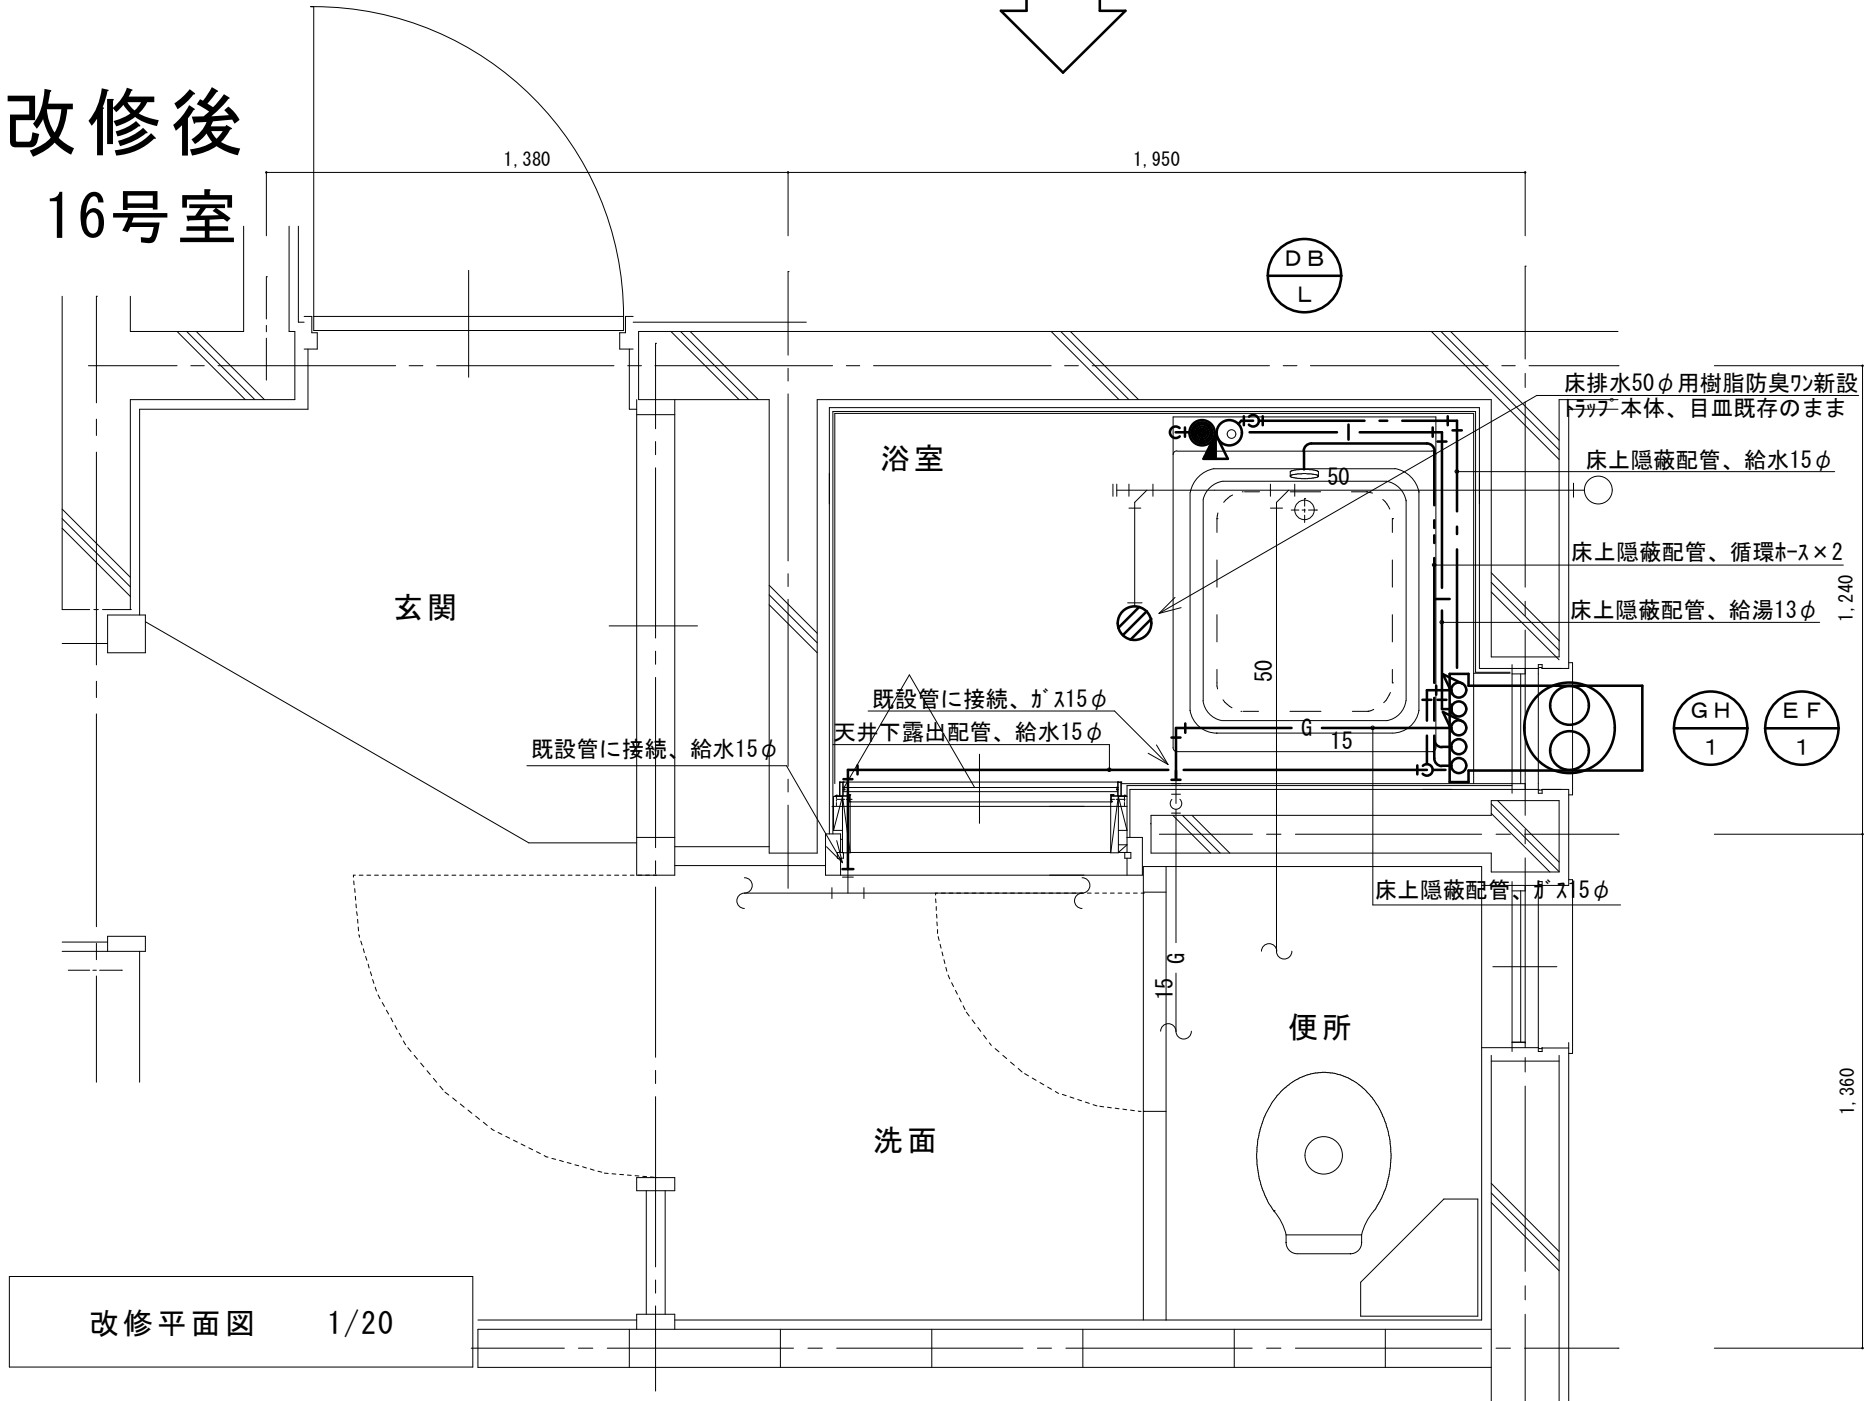


(新設)
機 器 表

記号	機器名称	台数	機器仕様・付属品	電源	備考
GH1	ガスふろ給湯器 (GTS-165ADBL)ノリツ相当品	30	壁貫通形(厚壁対応)16号、LPガス用、湯張り、追焚き、たし湯、排気カバー 給水15φ止水栓、給水フレキ管、給湯フレキ管、ガス15φコック、強化ホース接続管	1φ100V	既設開口周囲穴埋め調整含む
			浴室設置リモコン(電気工事支給)、リモコンコード(電気工事支給)、電源コード(電気工事支給)		
			追焚き循環金具、循環ホース×2、シャワーカウンター(CS-20)、水栓金具(MS-7C)		
			付属品共		
DBL	浴槽 (KF-810S-F)タケノコ相当品	30	据置き型(1方全エプロン)、FRP製、795×695×645H、満水量230L 循環金具孔付、専用ふろ蓋、据付け高さ調整脚、排水共栓、付属品共		ずれ防止壁面固定金具取付×4(SUS製ビス止め)
EF1	換気扇 (V-13BS)三菱相当品	30	浴室用換気扇、換気風量130m³/h(OPa)、消費電力4.1w 風圧式シャッター、ゴムプラグ、引きひもスイッチ式 SUS製ウェザーカーバー(金網付) その他付属品一式共	1φ100V	



凡 例

記 号	名 称	規 格
— — —	給水管	硬質塩化ビニルライニング鋼管 SGP-VA
— —	給湯管	一般配管用ステンレス鋼鋼管 SU
— G —	ガス管	外面塩化ビニル被覆鋼管 SGP-VG
— — —	既設配管	
— X — X —	撤去配管	給水:SGP(白)、HIVP、給湯:HTVP
○	給水栓	
●	シャワー金具	デッキタイプ2バルブ
+	ガス栓	単口ヒューズコック
⊕	弁	給水:止水栓、ガス:コック
⊗	床排水トラップ	防臭ワン取替え、トラップ内清掃 目皿清掃


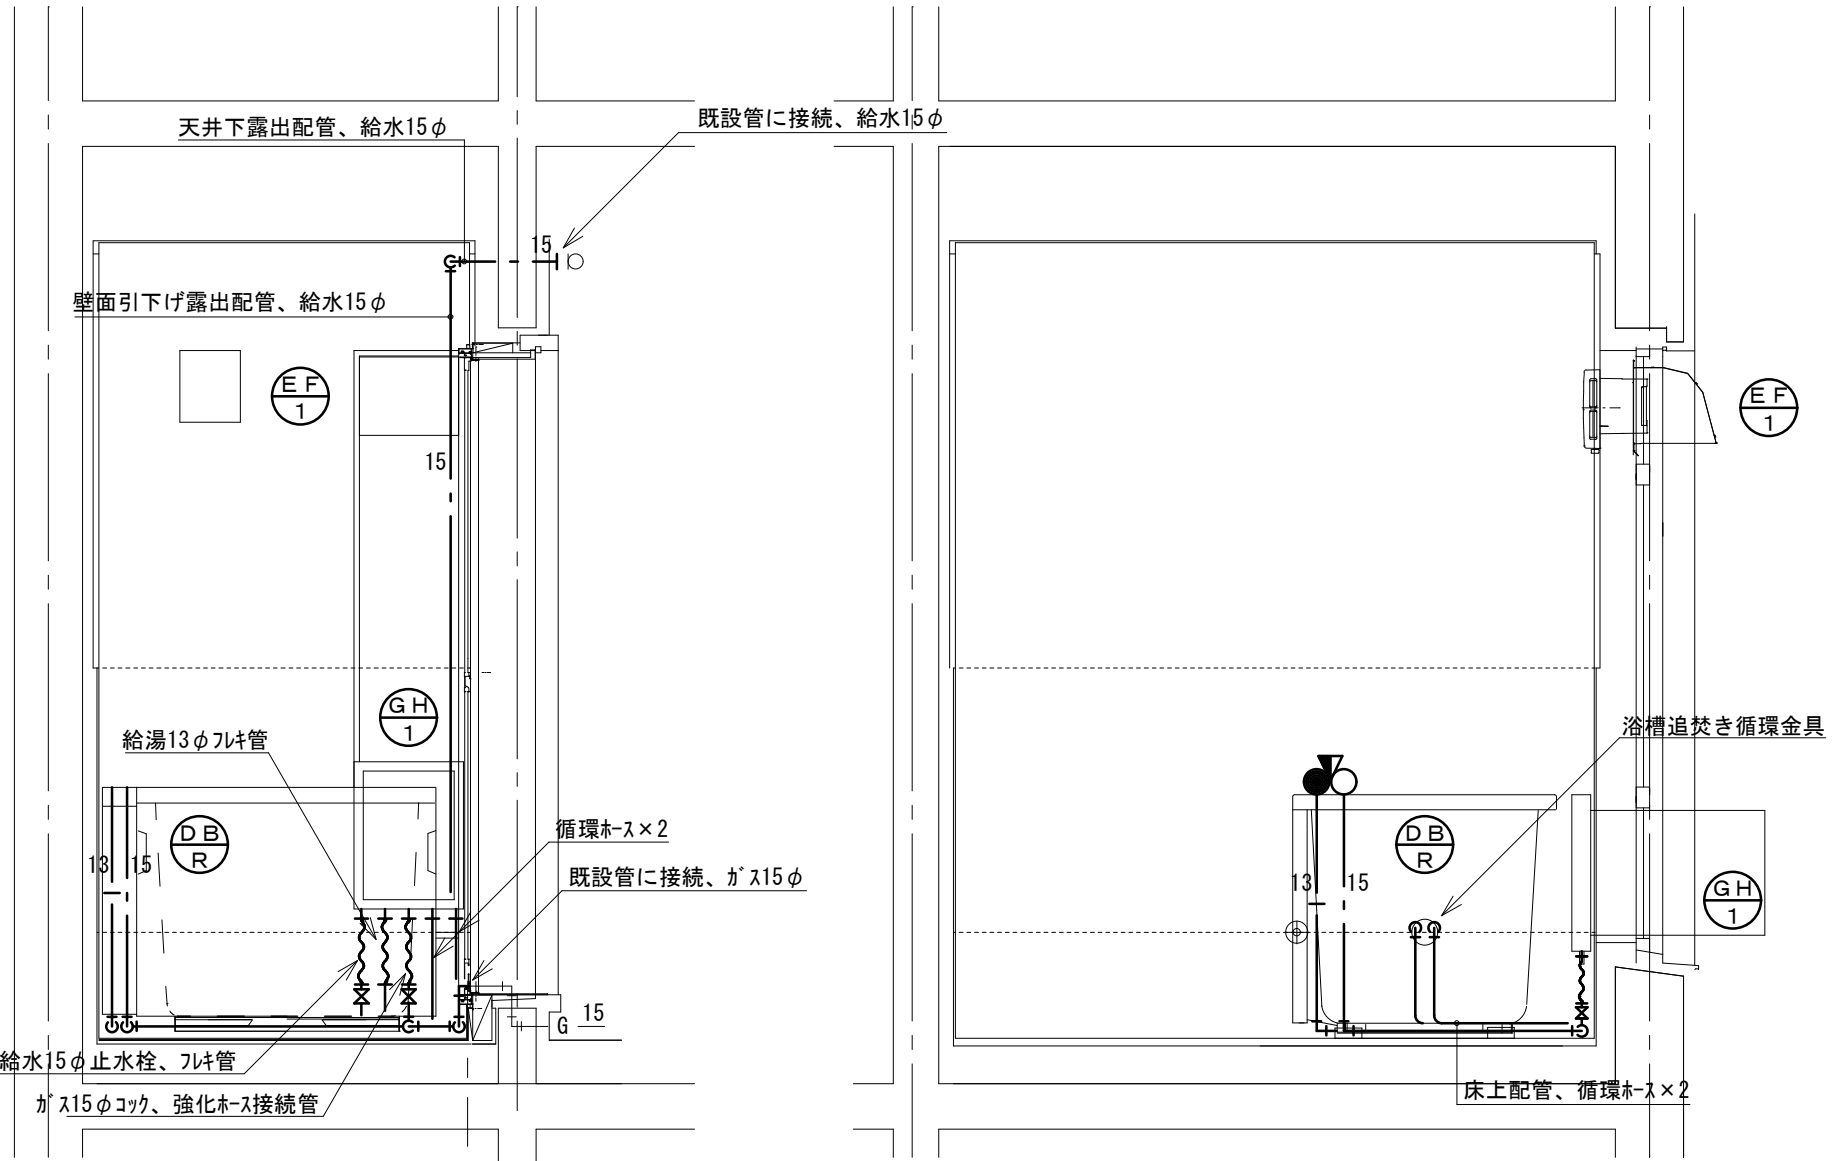


改修後 展開図 1/20

改修前
17号室

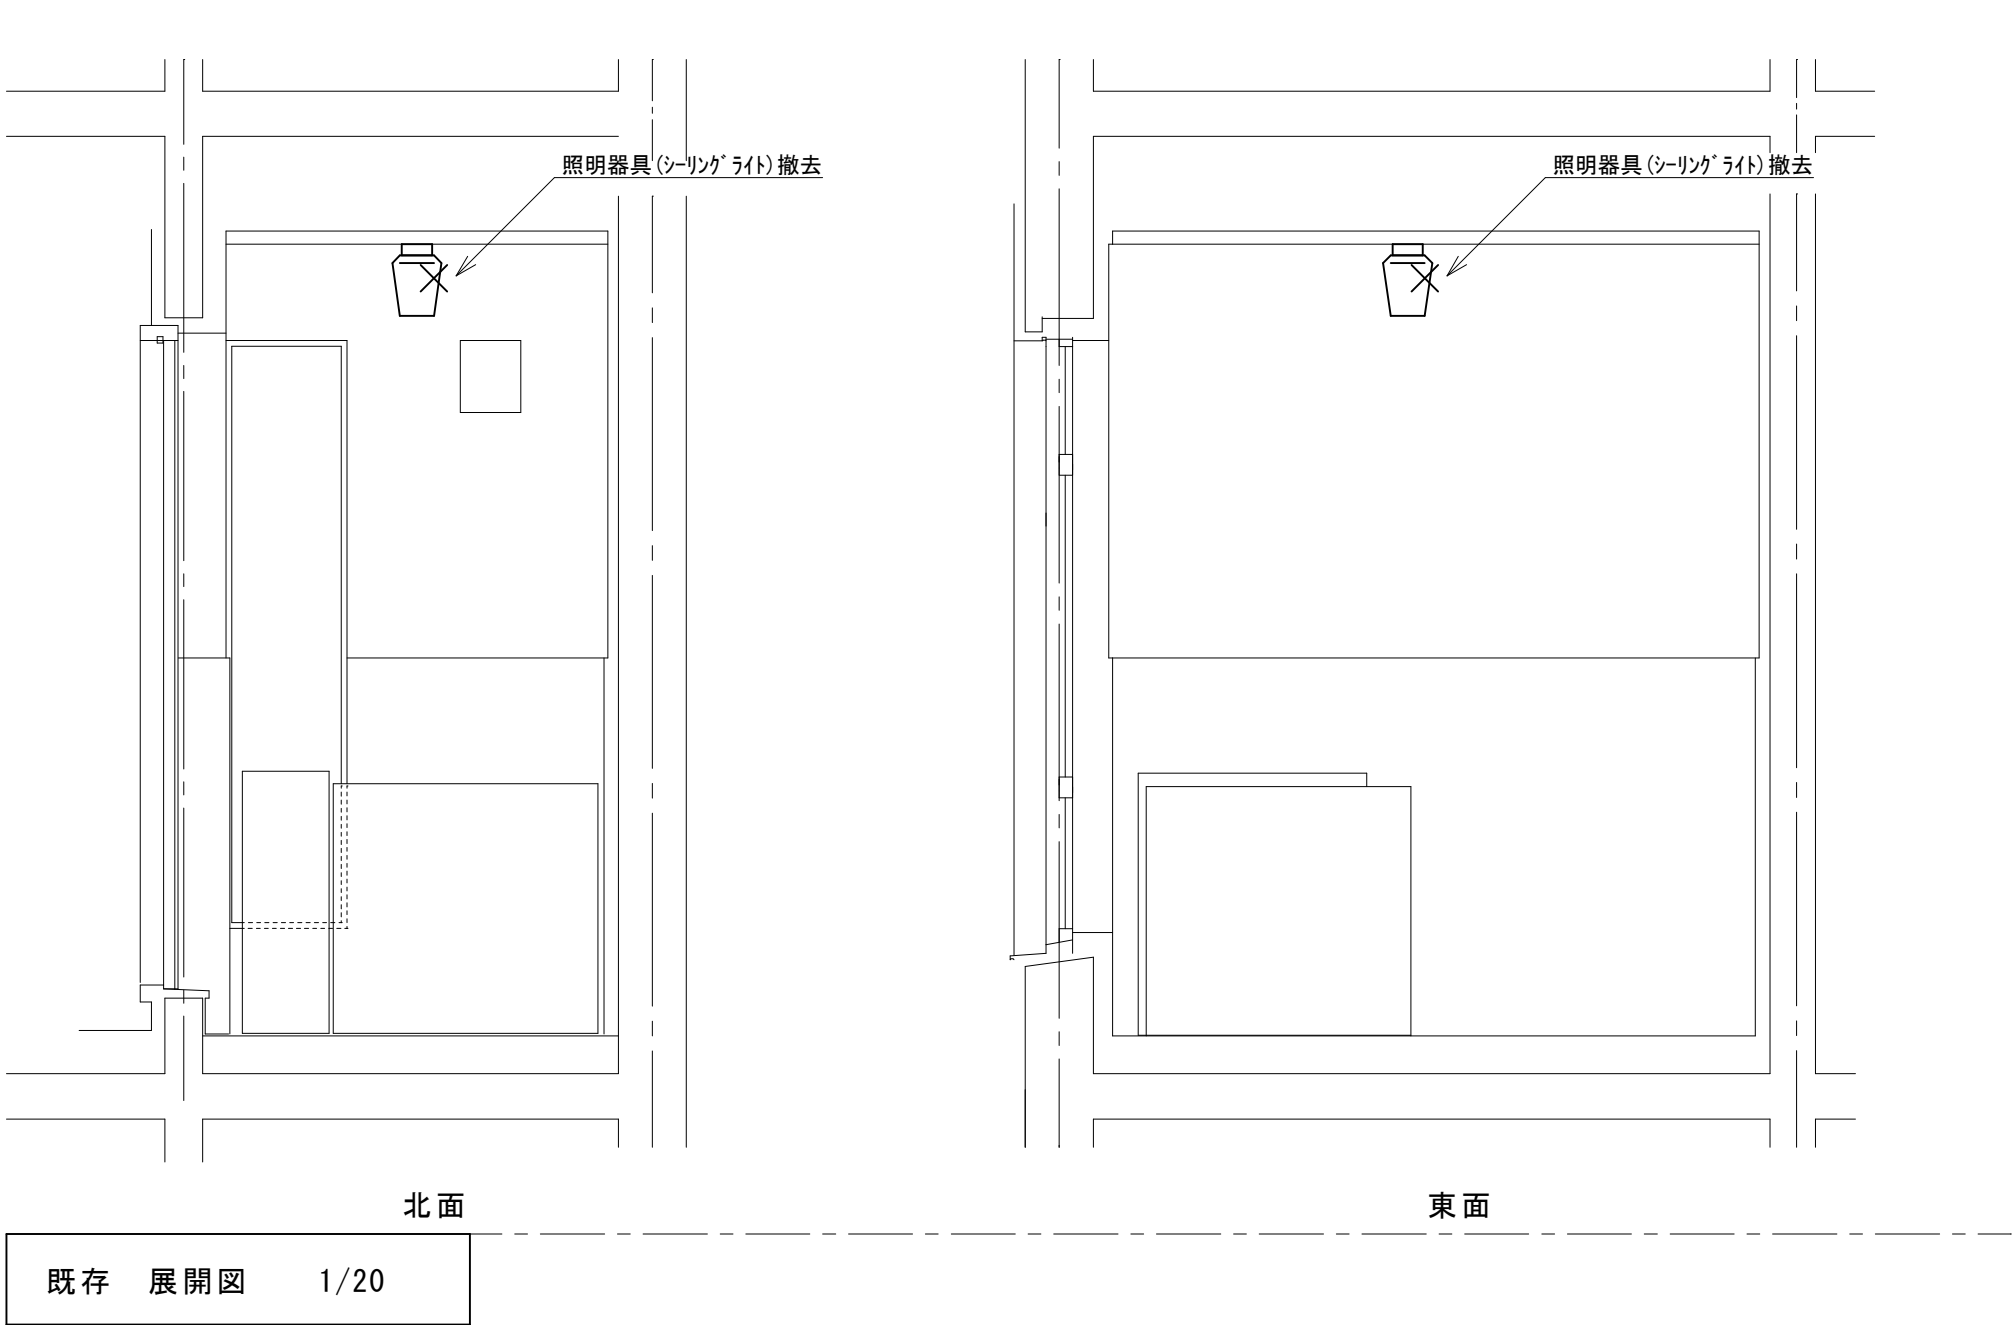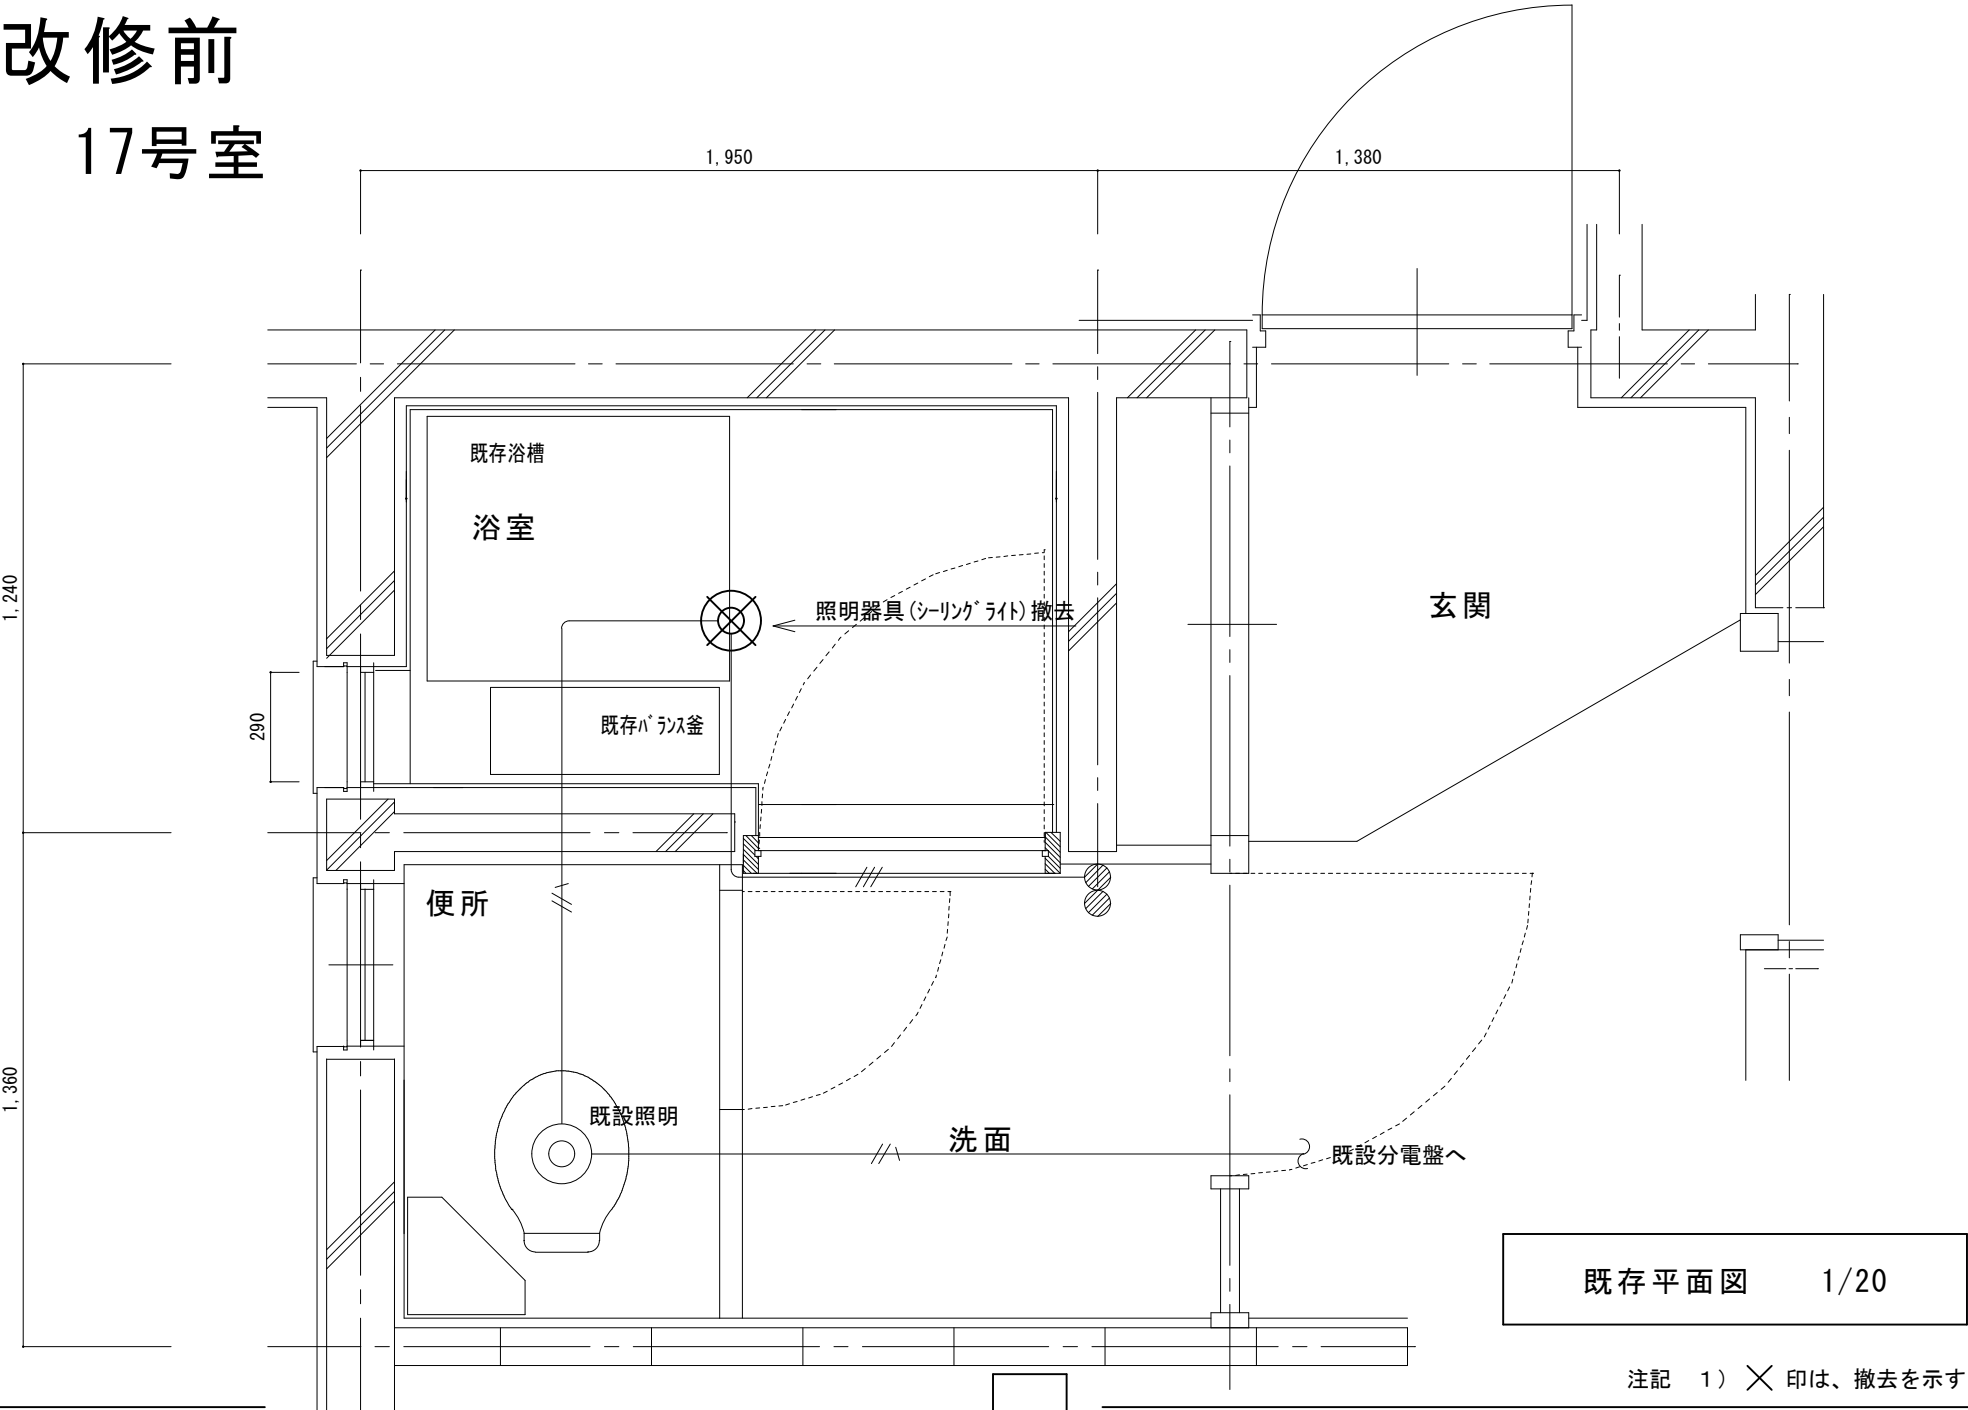


改修後
17号室

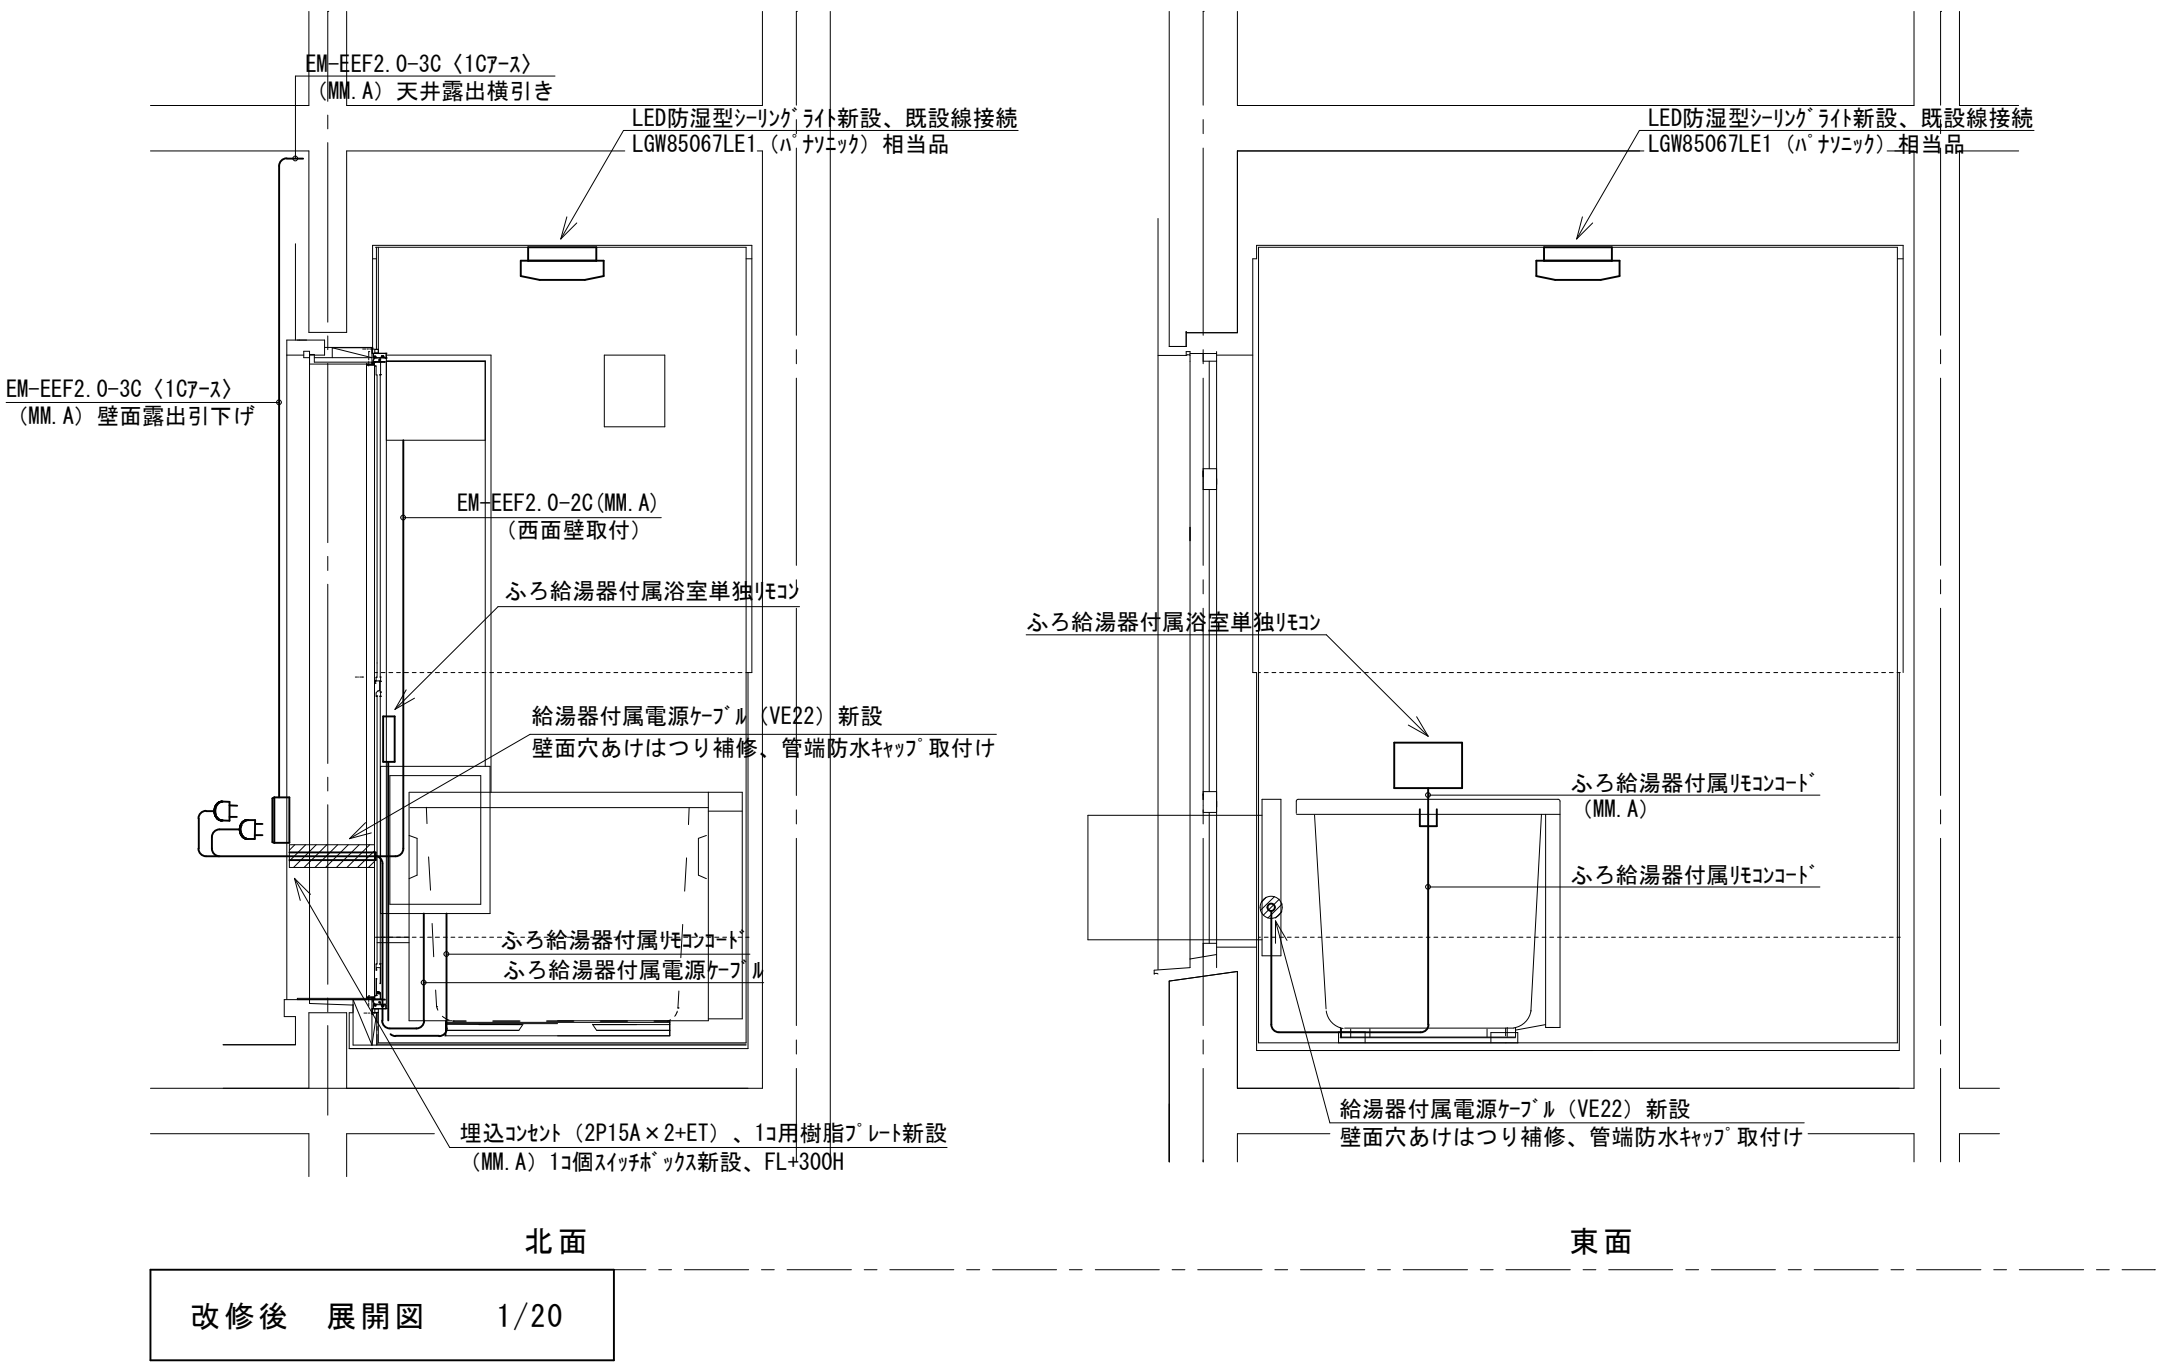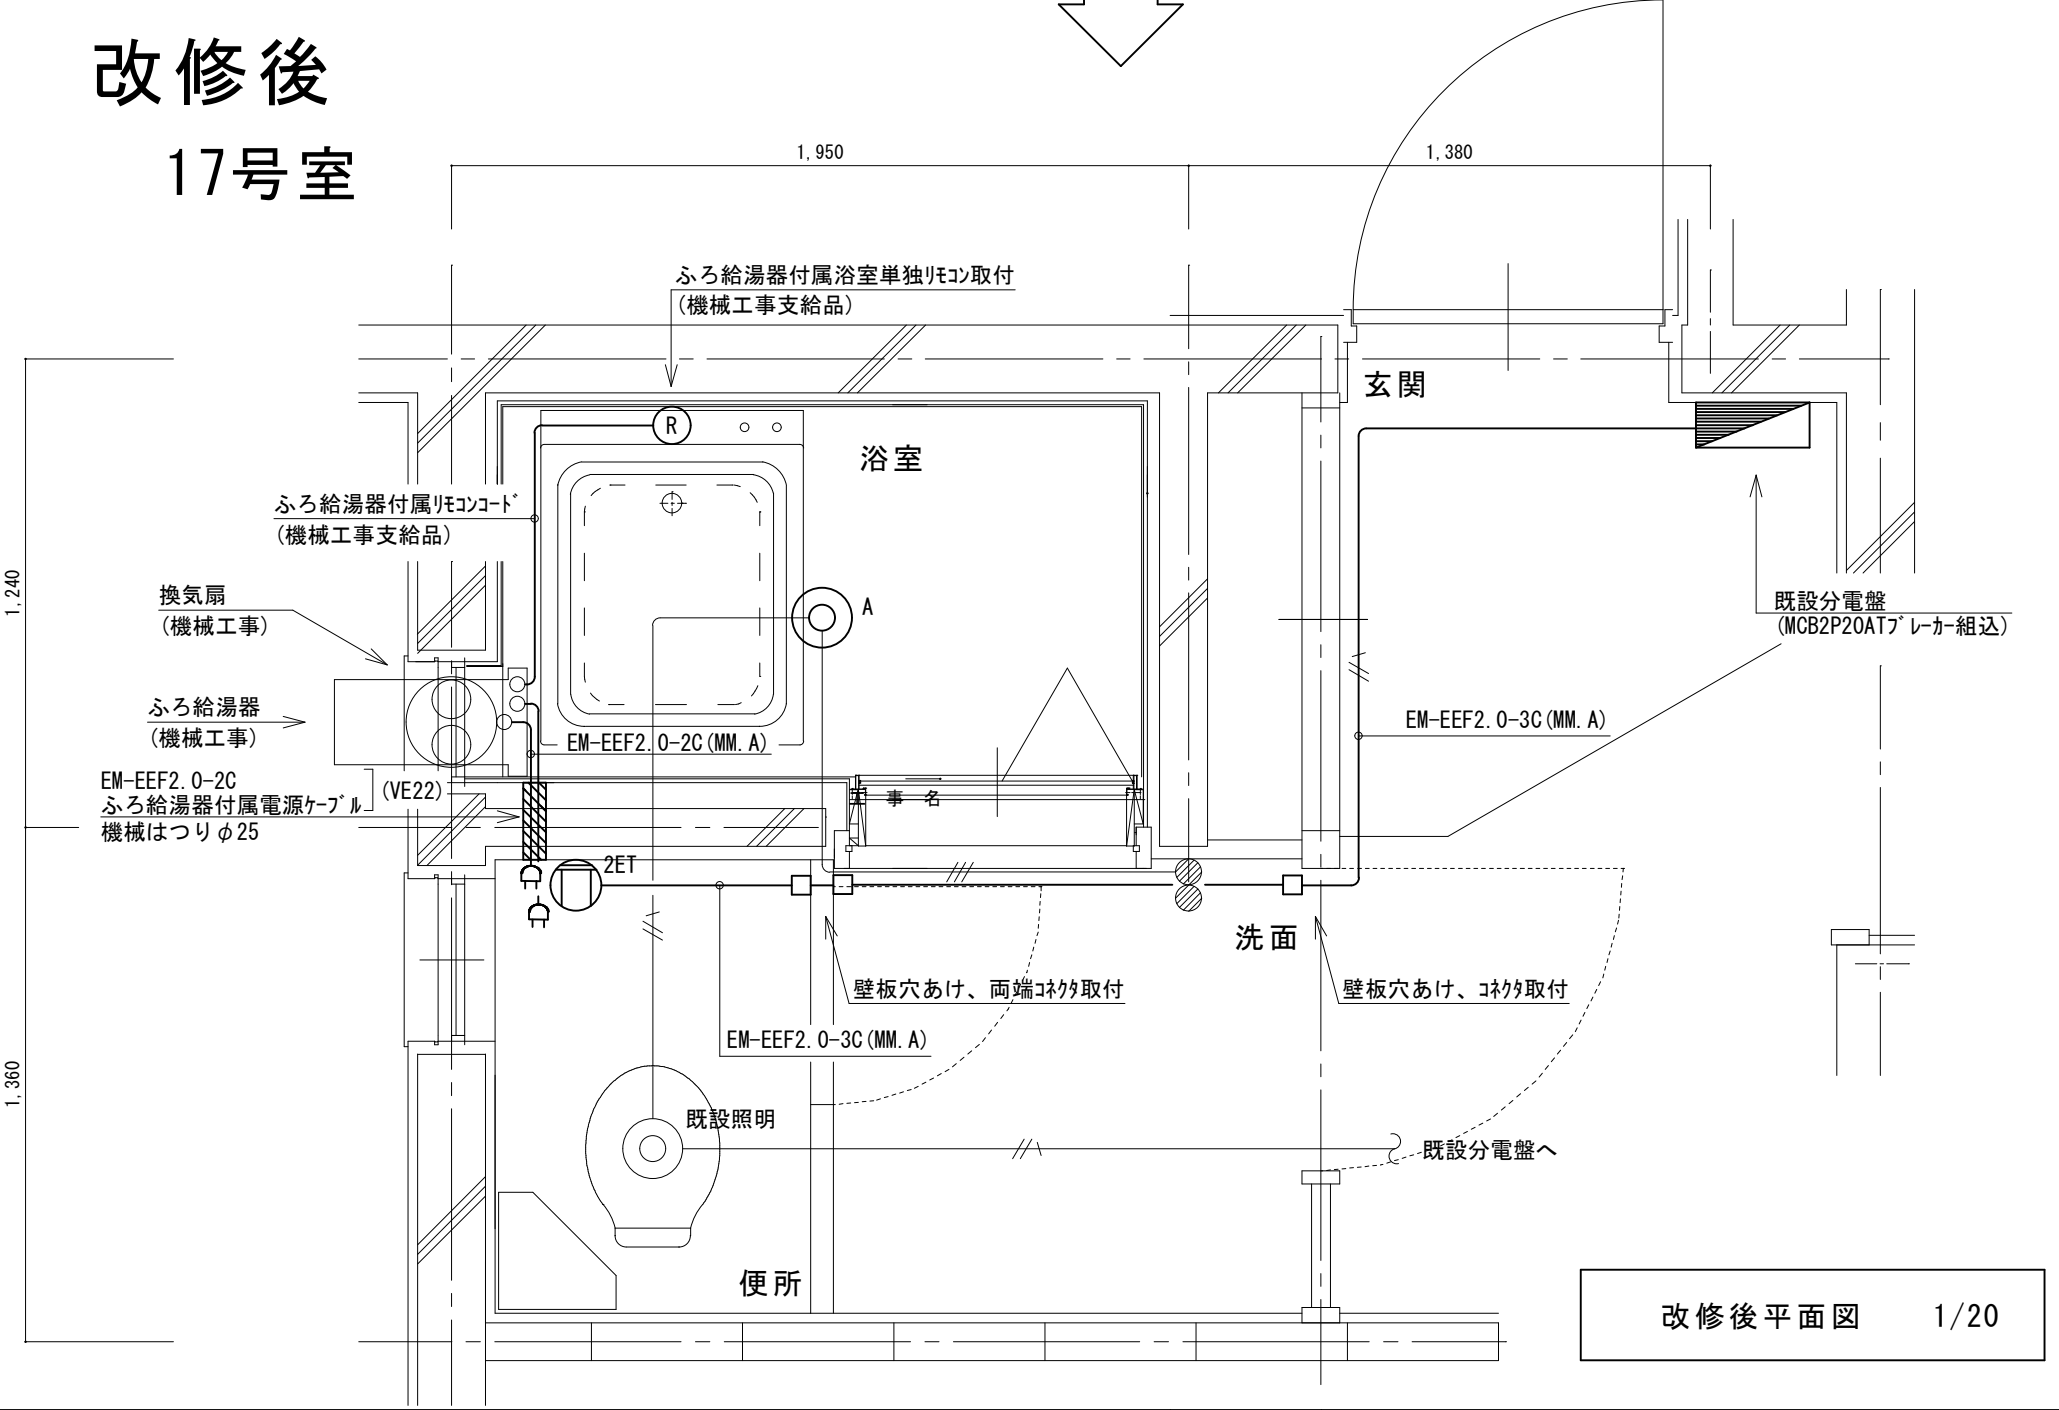

鳴門市都市建設部まちづくり課	工事名	鳴門市桑島第二団地A棟浴室ほか改修工事		記事	M. T. S. プラン 徳島県鳴門市大麻町萩原字川原/上38番地 1級建築士事務所 徳島県知事登録第21040号	TEL & FAX (088) 689-3832 一級建築士 森 茂代 第188857号	図面 No. EM-26
	図面名	17号室電気改修図	縮尺 A2 : 1/20 A3 : 70%縮小				

改修前
17号室

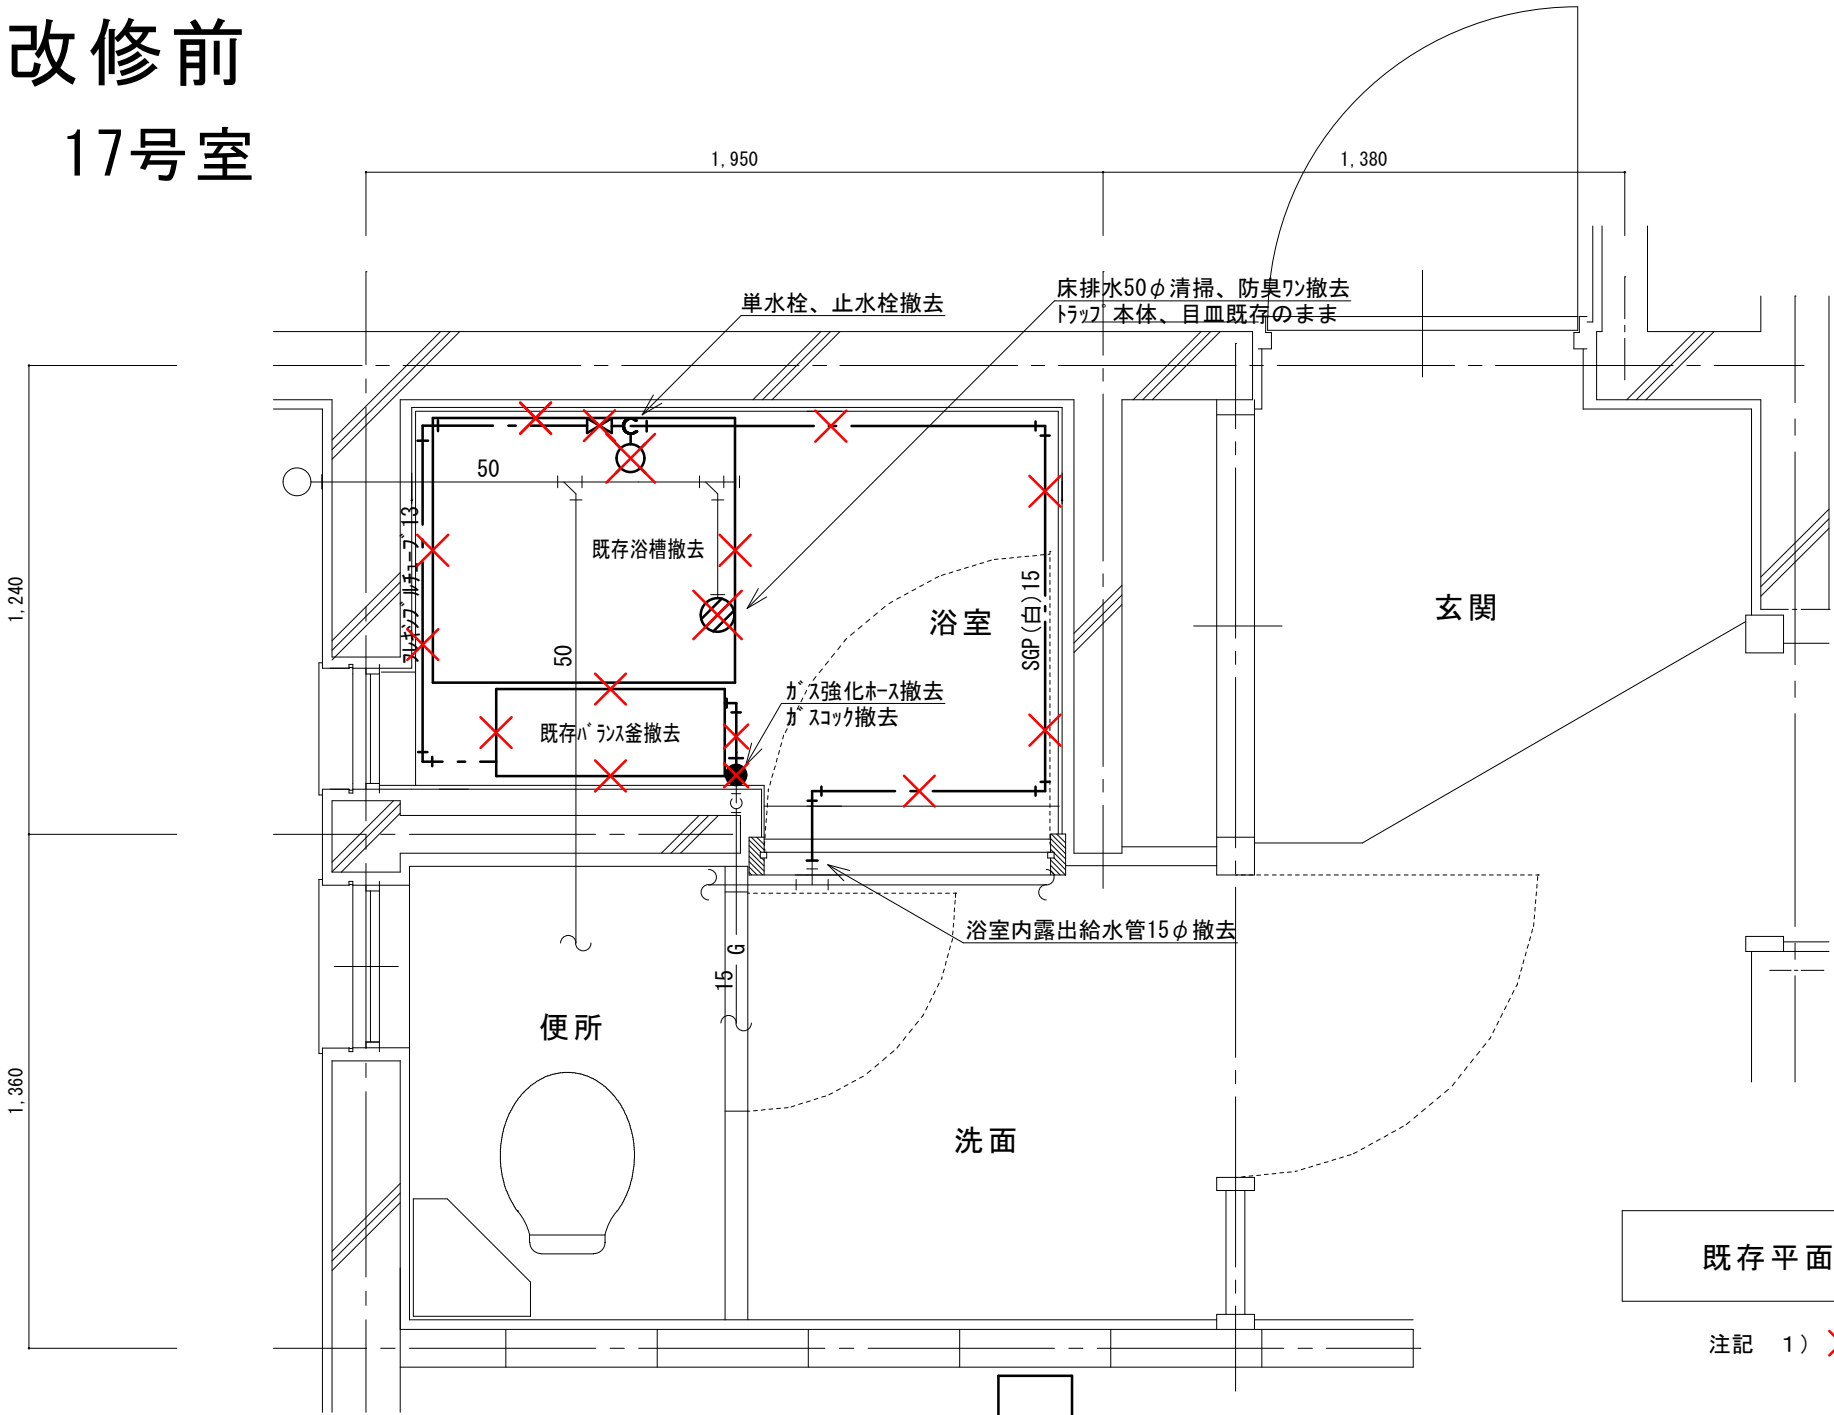

既存平面図 1/20

注記 1) X印は、撤去を示す


(新設)
機器表

記号	機器名称	台数	機器仕様・付属品	電源	備考
GH1	ガスふろ給湯器 (GTS-165ADBL)ノック相当品	30	壁貫通形(厚壁対応)16号、LPガス用、湯張り、追焚き、たし湯、排気カバー 給水15φ止水栓、給水フレキ管、給湯フレキ管、ガス15φコック、強化ホース接続管	1φ100V	既設開口周囲穴埋め調整含む
			浴室設置リモコン(電気工事支給)、リモコンコード(電気工事支給)、電源コード(電気工事支給) 追炊き循環金具、循環ホース×2、シャワーカウンター(CS-20)、水栓金具(MS-7C) 付属品共		
DBL	浴槽 (KF-810S-F)ノック相当品	30	据置き型(1方全エプロン)、FRP製、795×695×645H、満水量230L 循環金具孔付、専用ふろ蓋、据付け高さ調整脚、排水共栓、付属品共		ずれ防止壁面固定金具取付×4(SUS製ビス止め)
EF1	換気扇 (V-13BSγ)三菱相当品	30	浴室用換気扇、換気風量130m³/h(OPa)、消費電力4.1w 風圧式シャッター、ゴムプラグ、引きひもスイッチ式 SUS製ウェザーカバー(金網付) その他付属品一式共	1φ100V	


凡 例

記 号	名 称	規 格
— — —	給水管	硬質塩化ビニルライニング鋼管 SGP-VA
— —	給湯管	一般配管用ステンレス鋼管 SU
— G —	ガス管	外面塩化ビニル被覆鋼管 SGP-VG
— — —	既設配管	
— X —	撤去配管	給水:SGP(白)、HIVP、給湯:HTVP
○	給水栓	
⊗	シャワー金具	デッキタイプ2バルブ
●	ガス栓	単口ヒューズコック
⊠	弁	給水:止水栓、ガス:コック
⊙	床排水トラップ	防臭ワン取替え、トラップ内清掃 目皿清掃

改修後
17号室

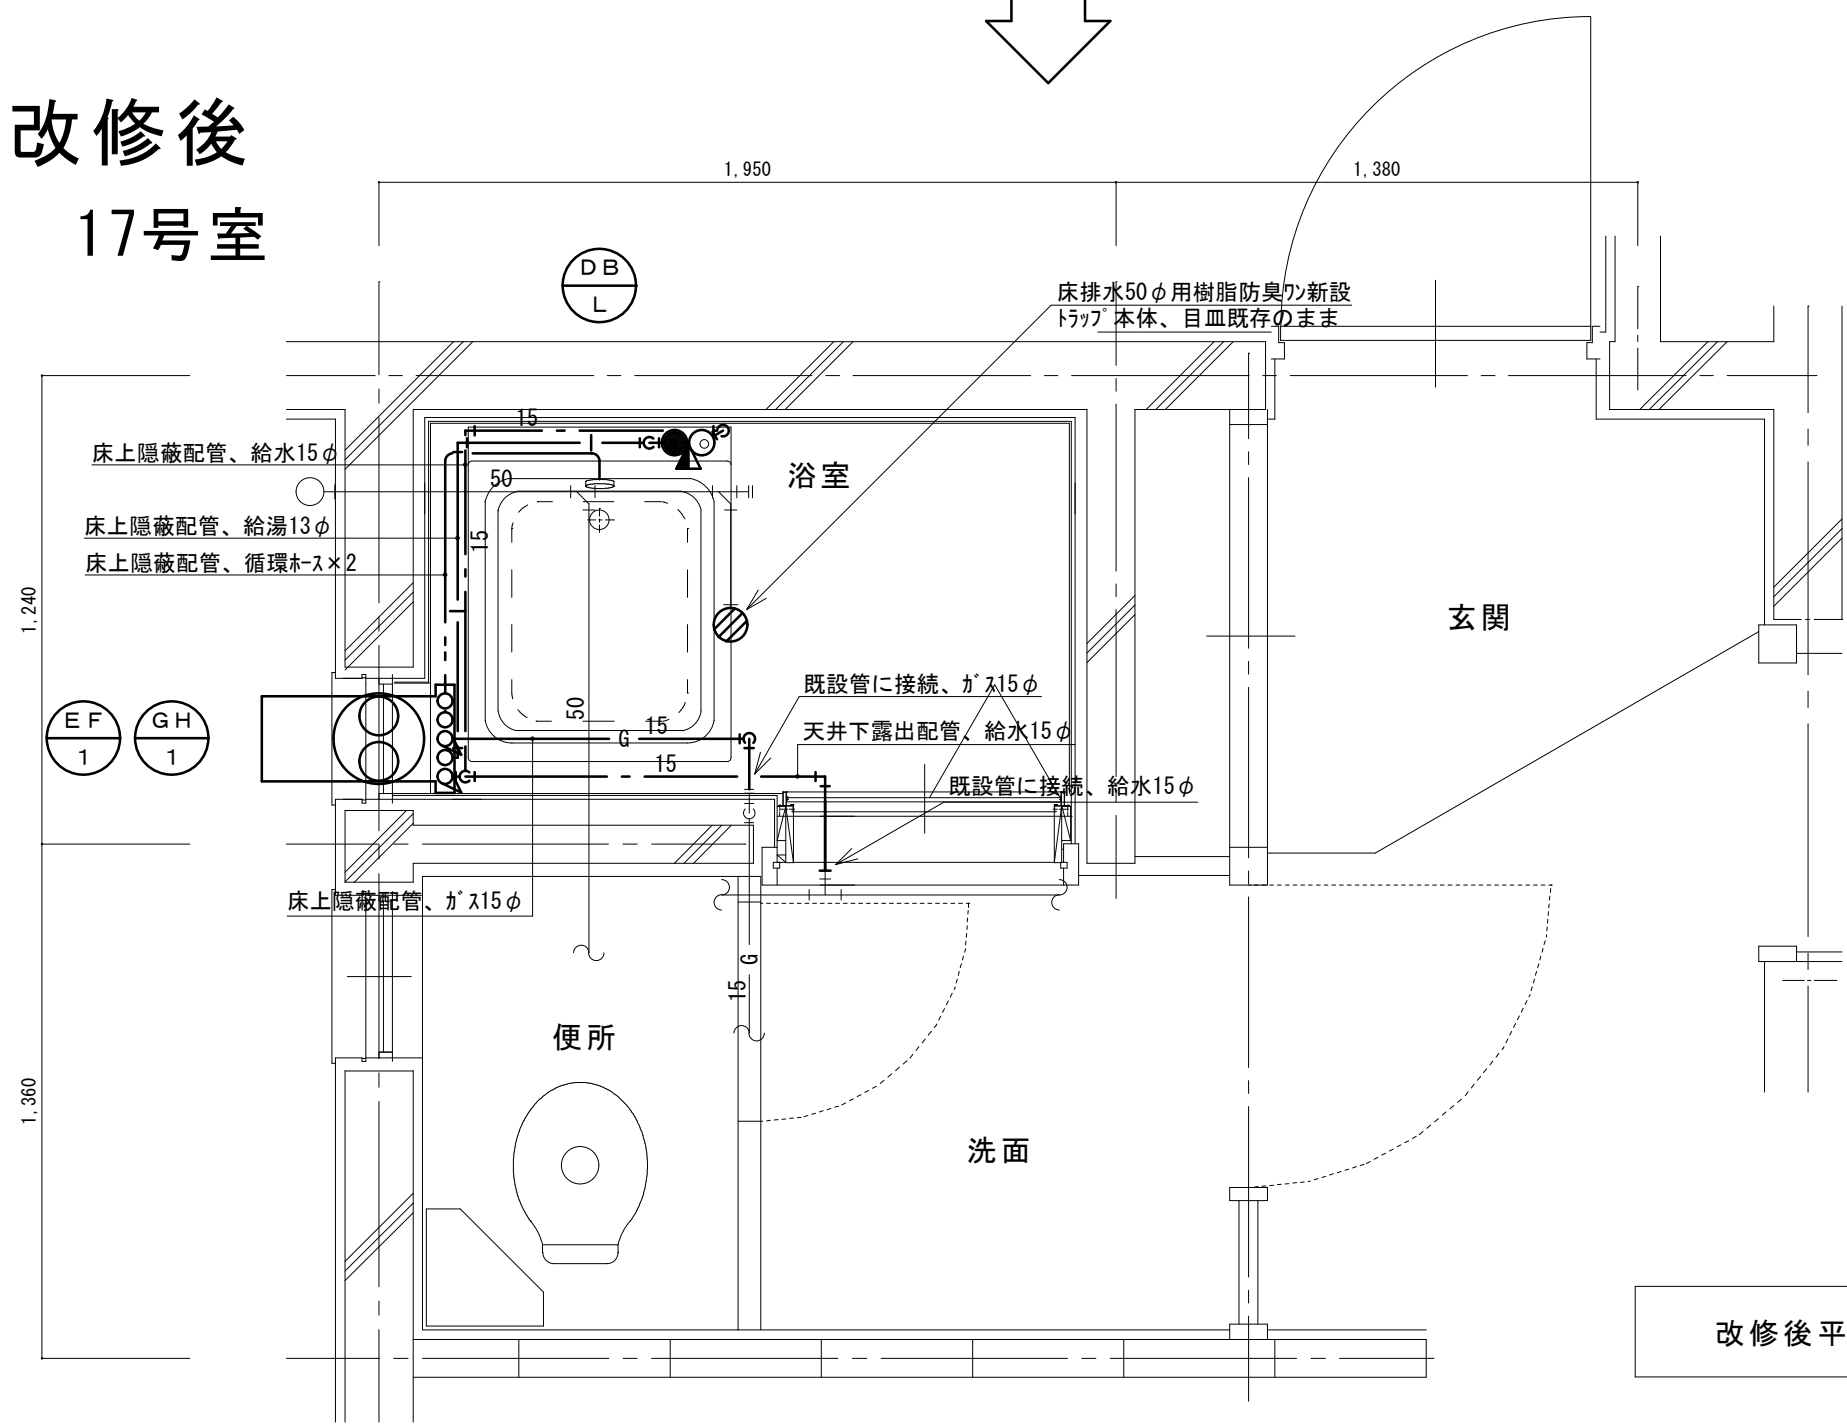


改修後平面図 1/20

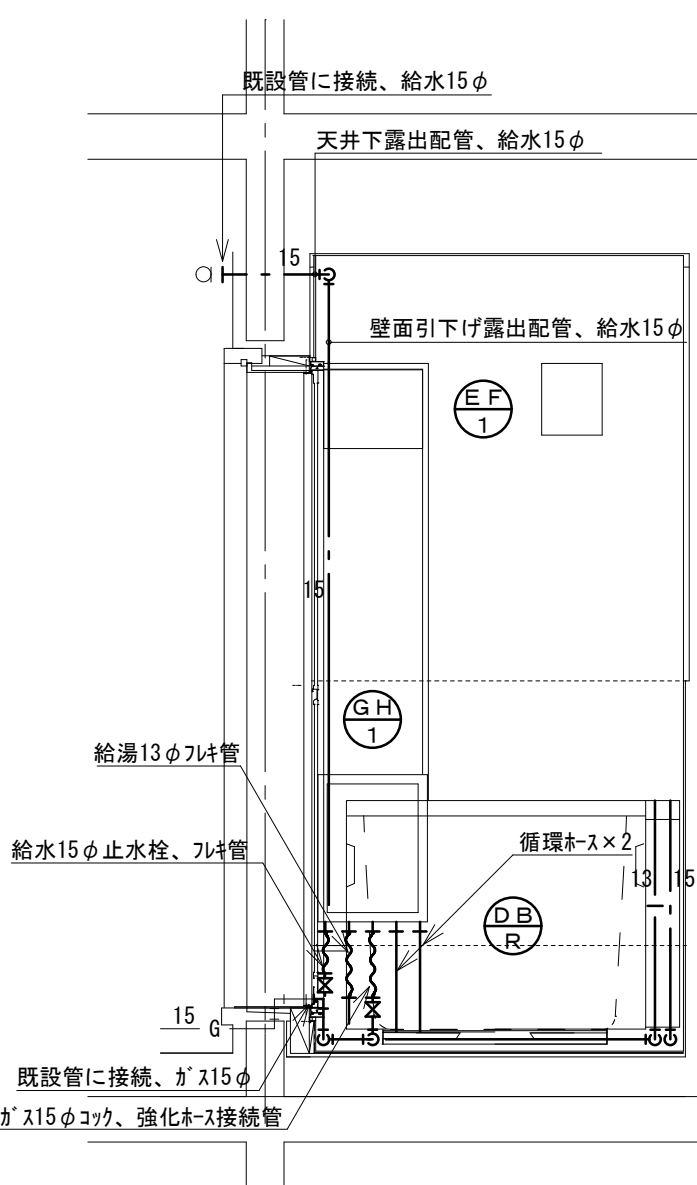


北面

改修後 展開図 1/20

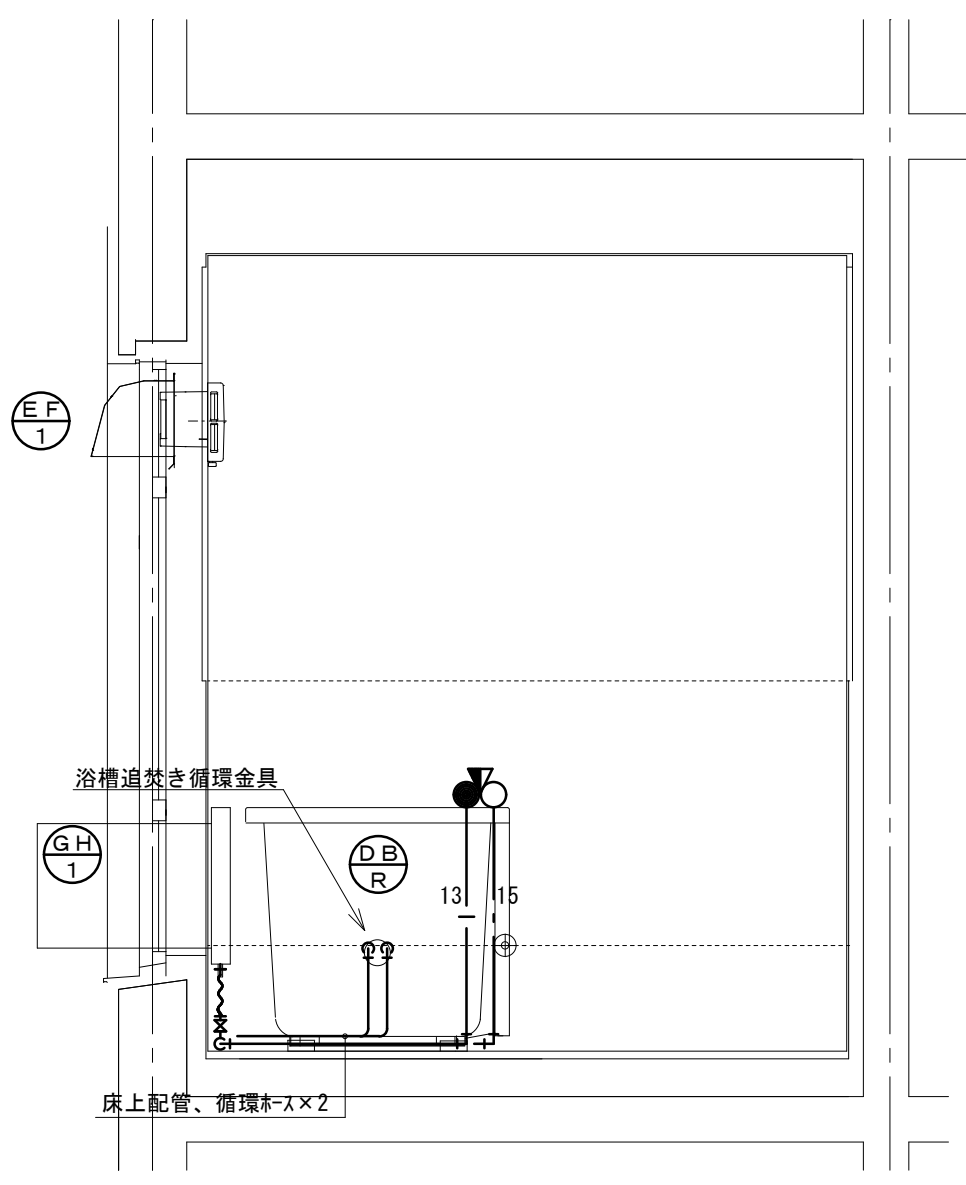




東面

改修前
18号室

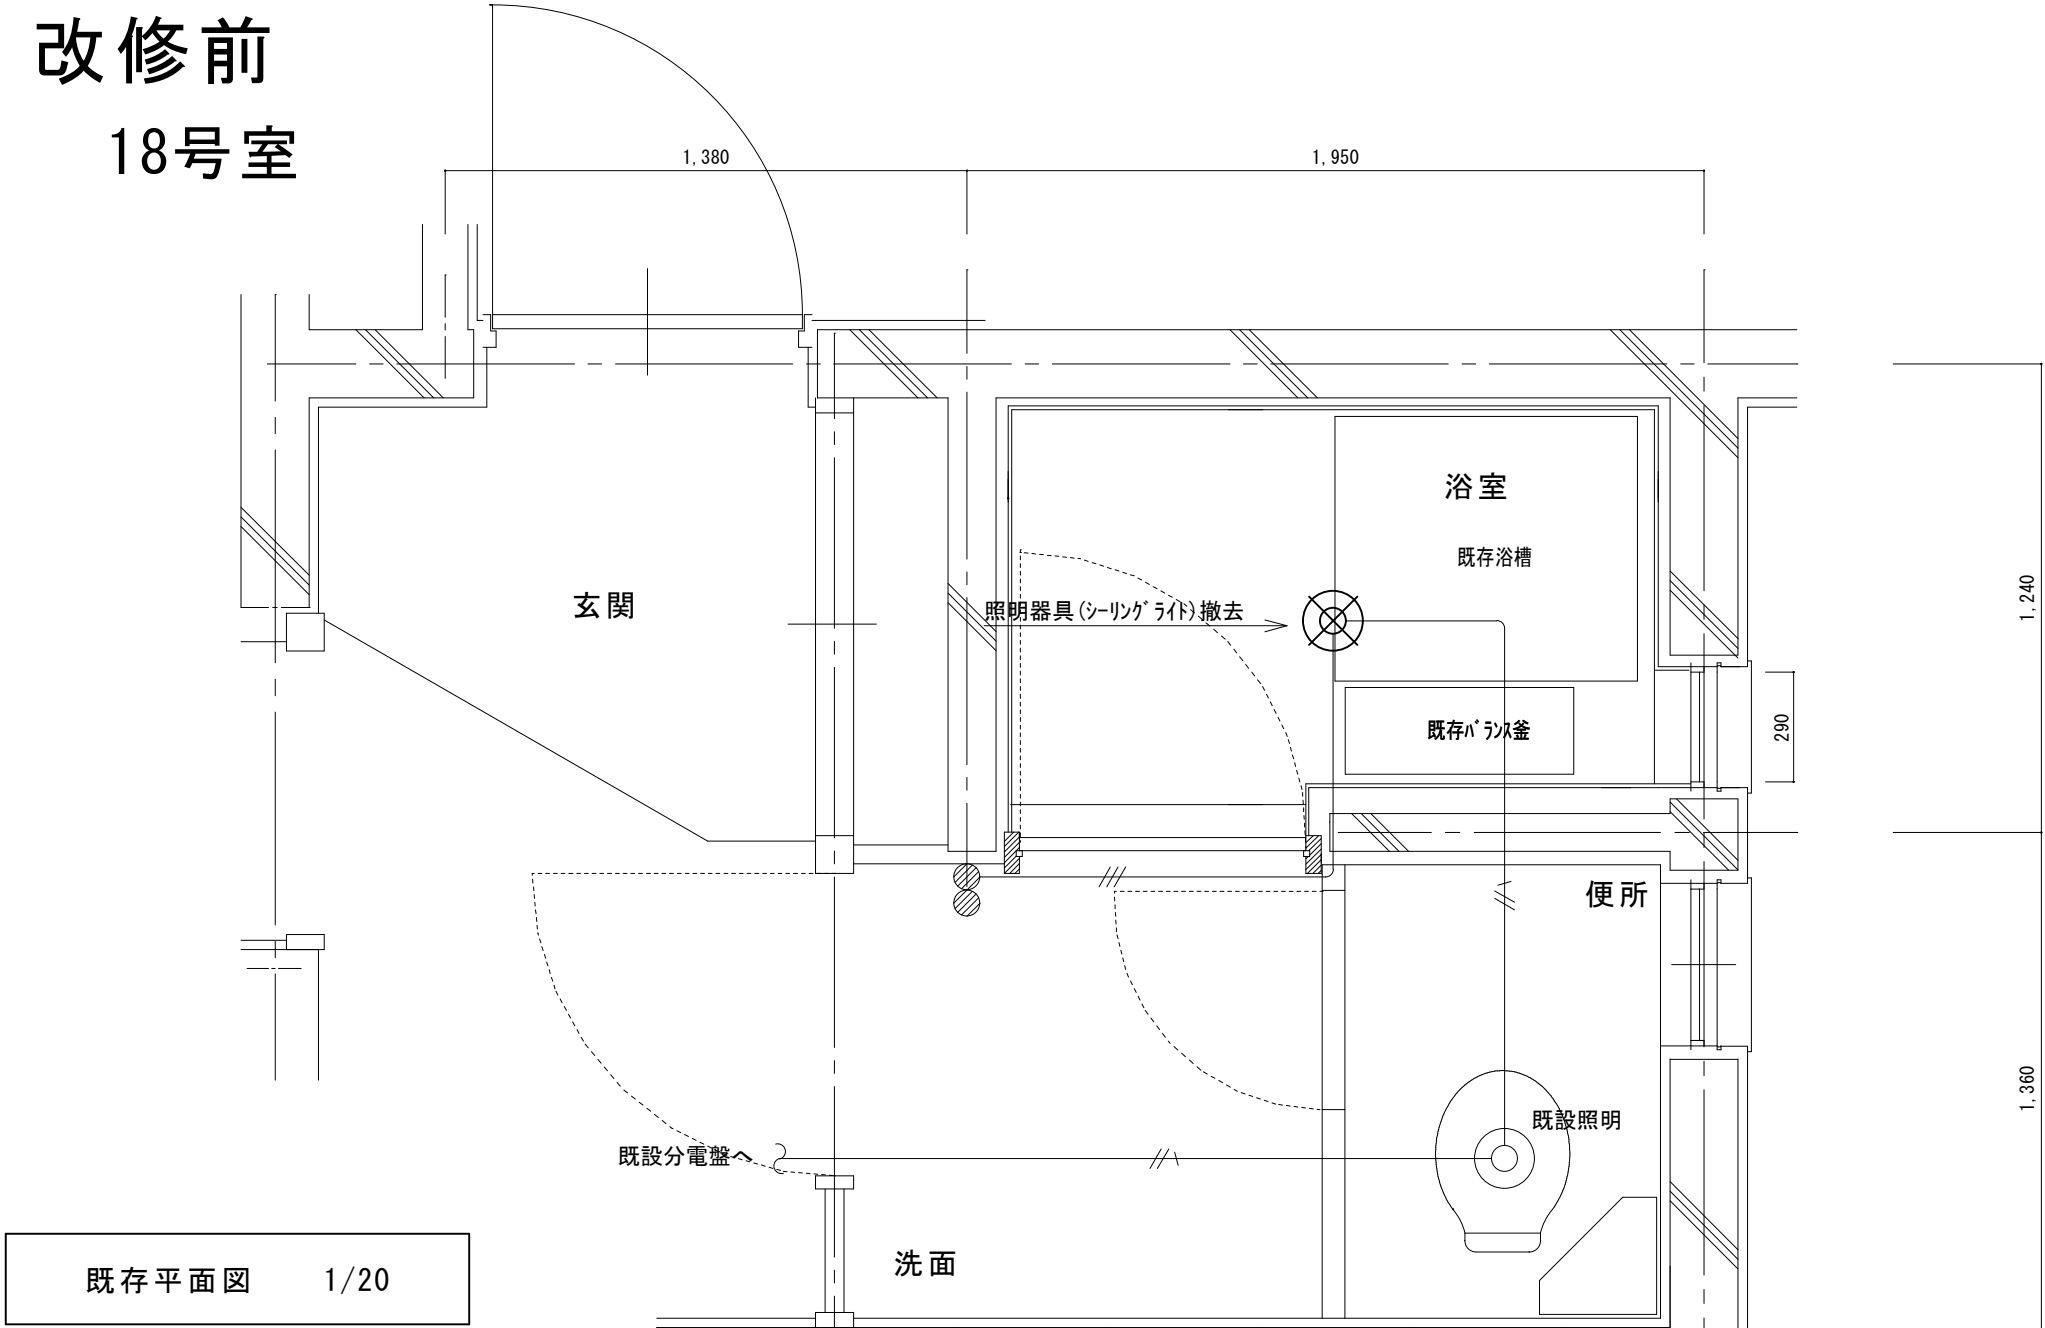


注記 1) ×印は、撤去を示す

改修後
18号室

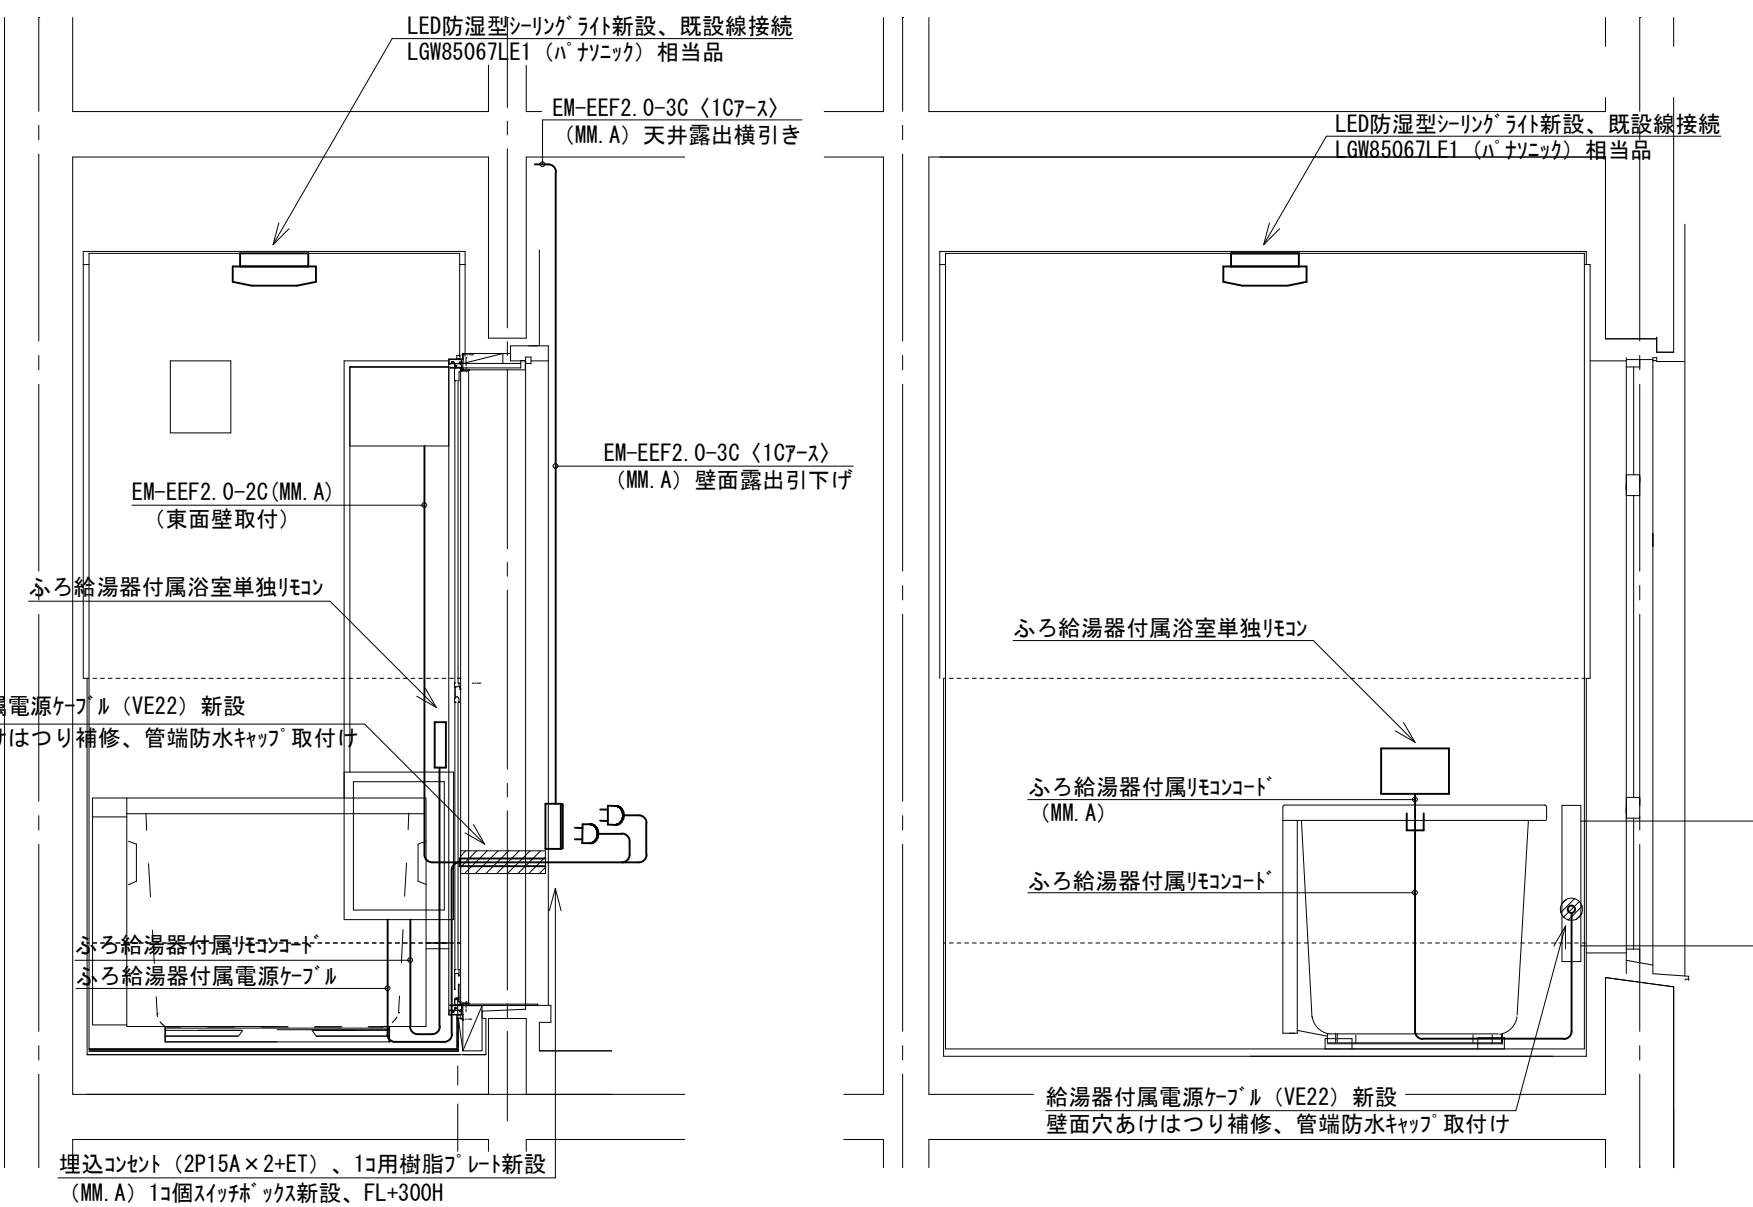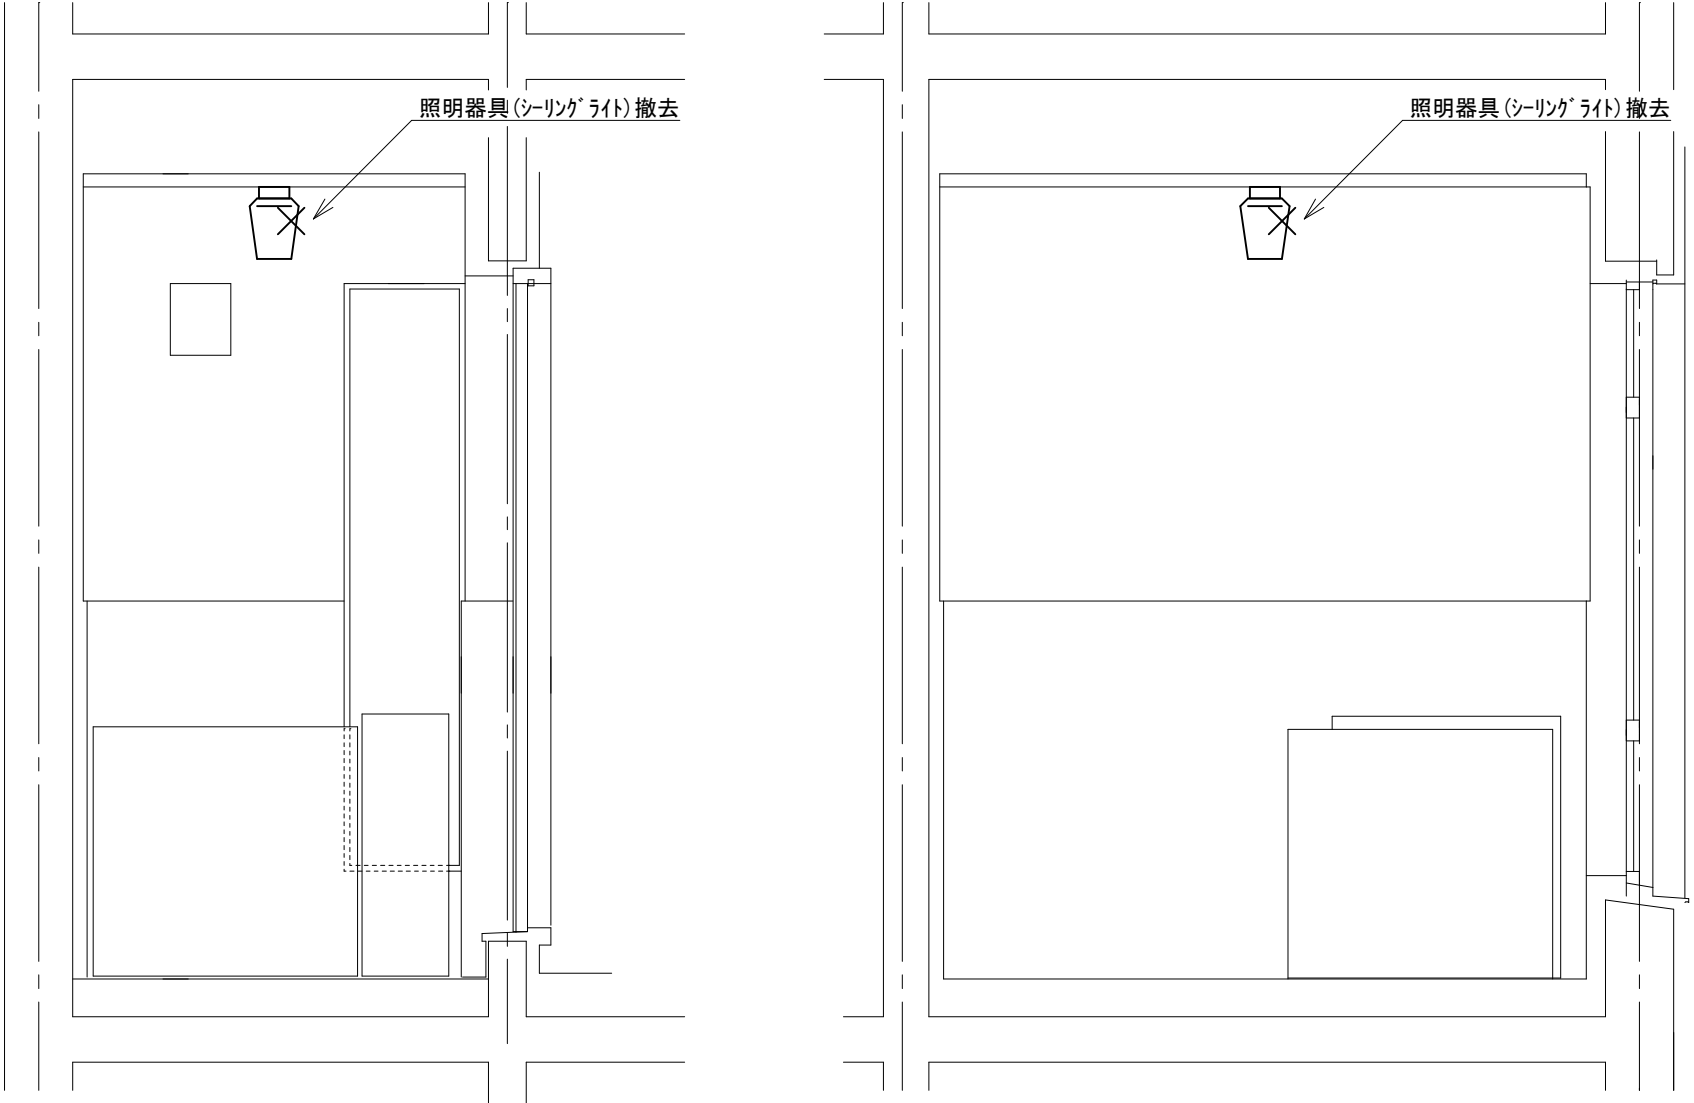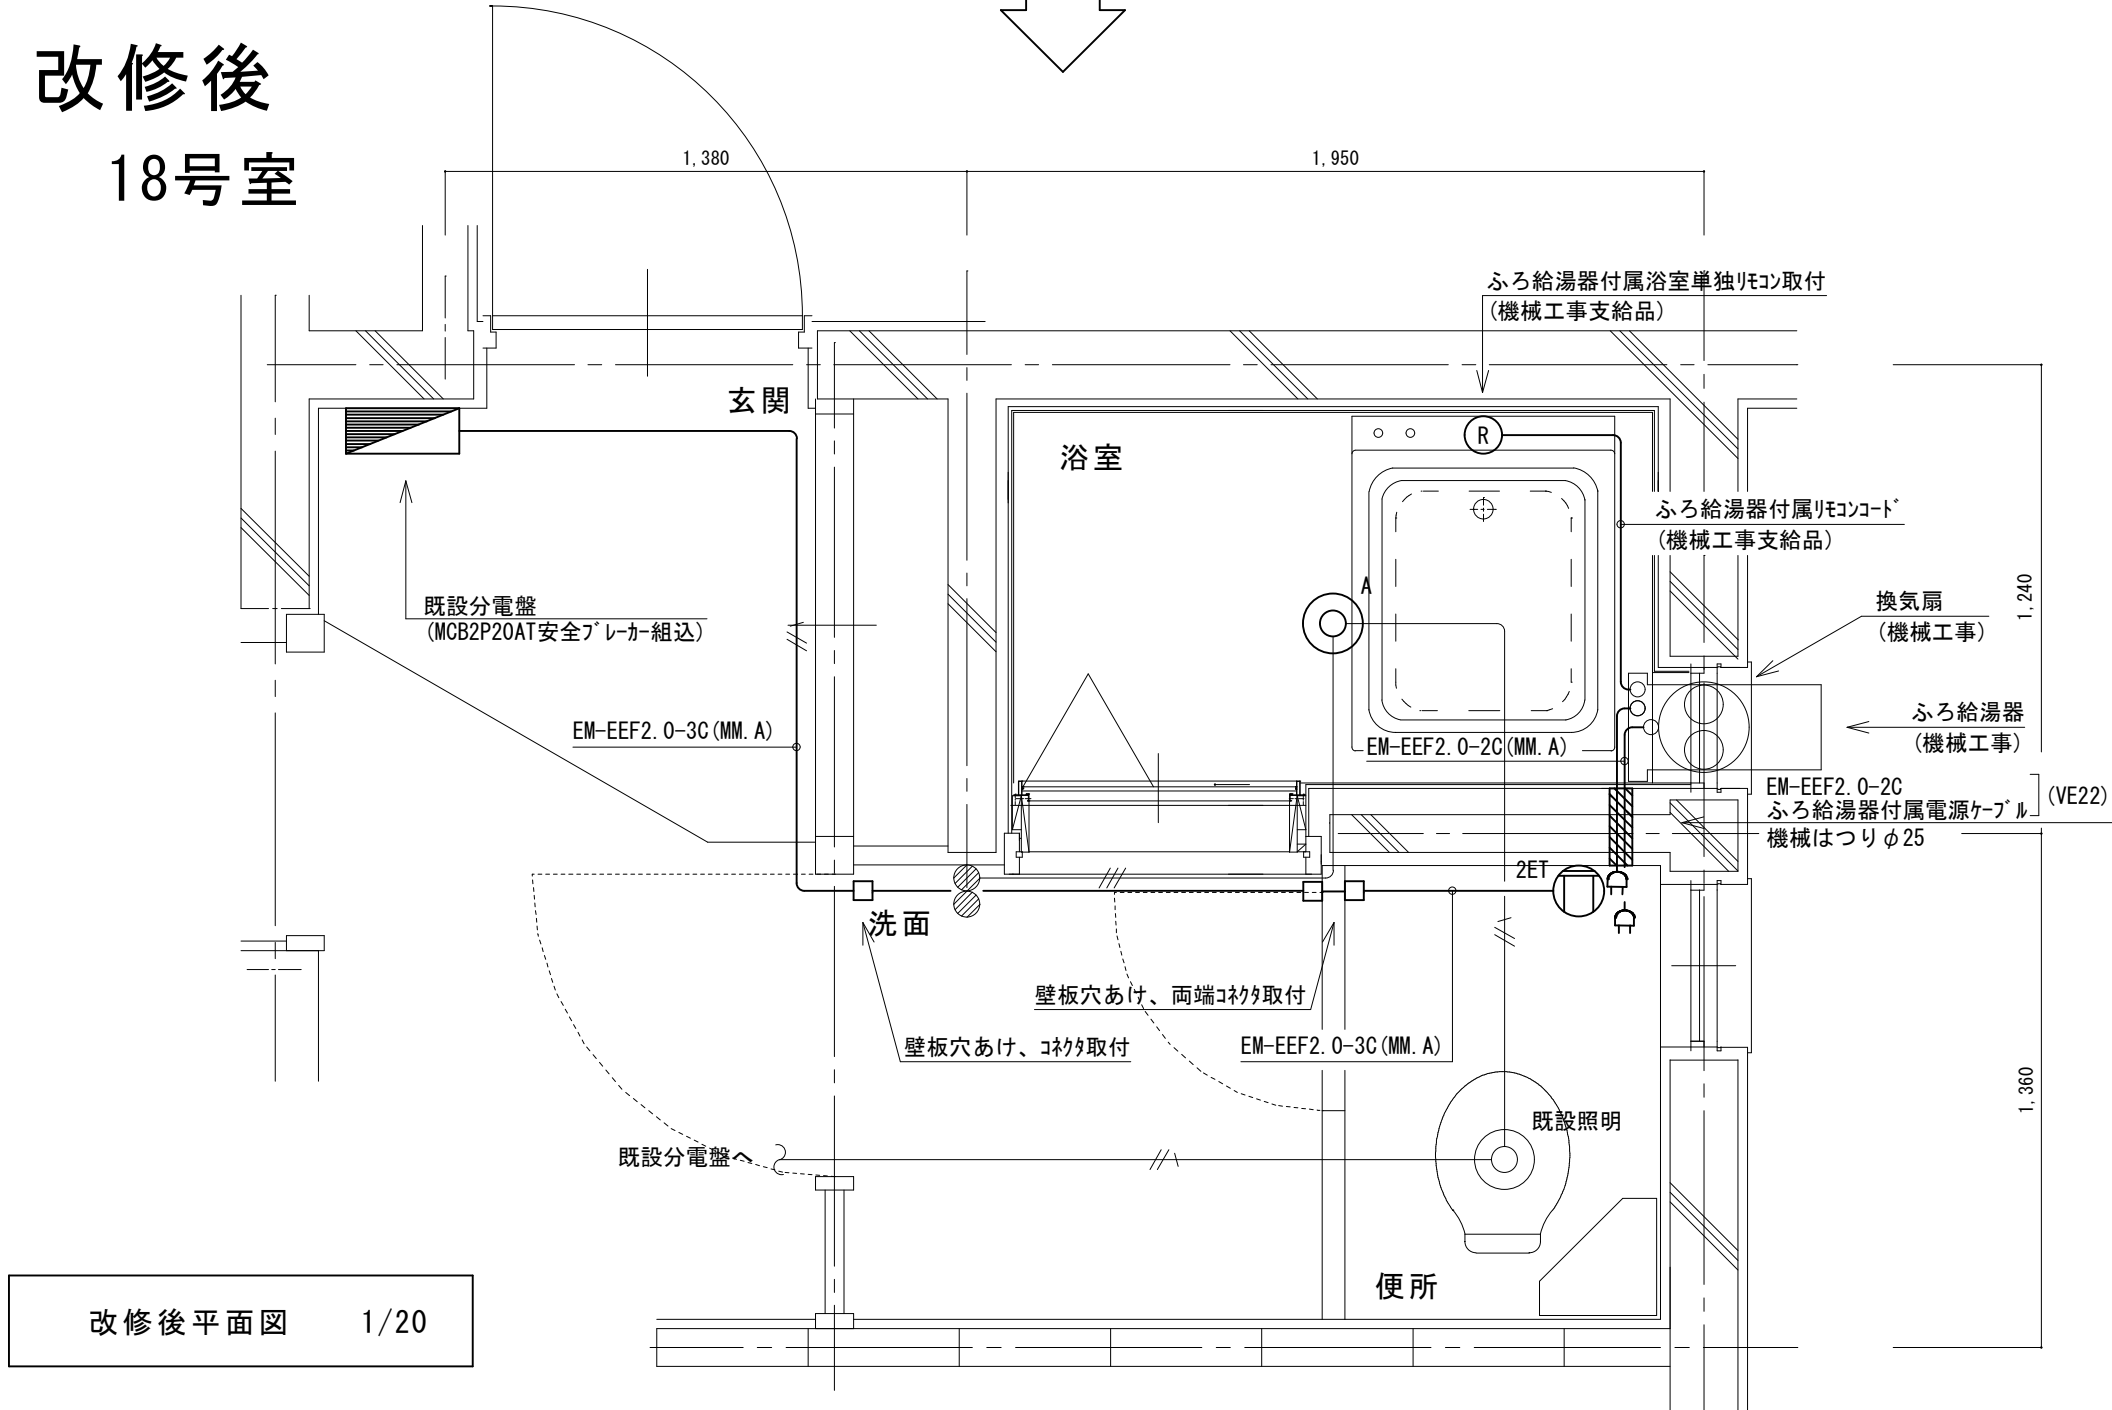


改修前

18号室

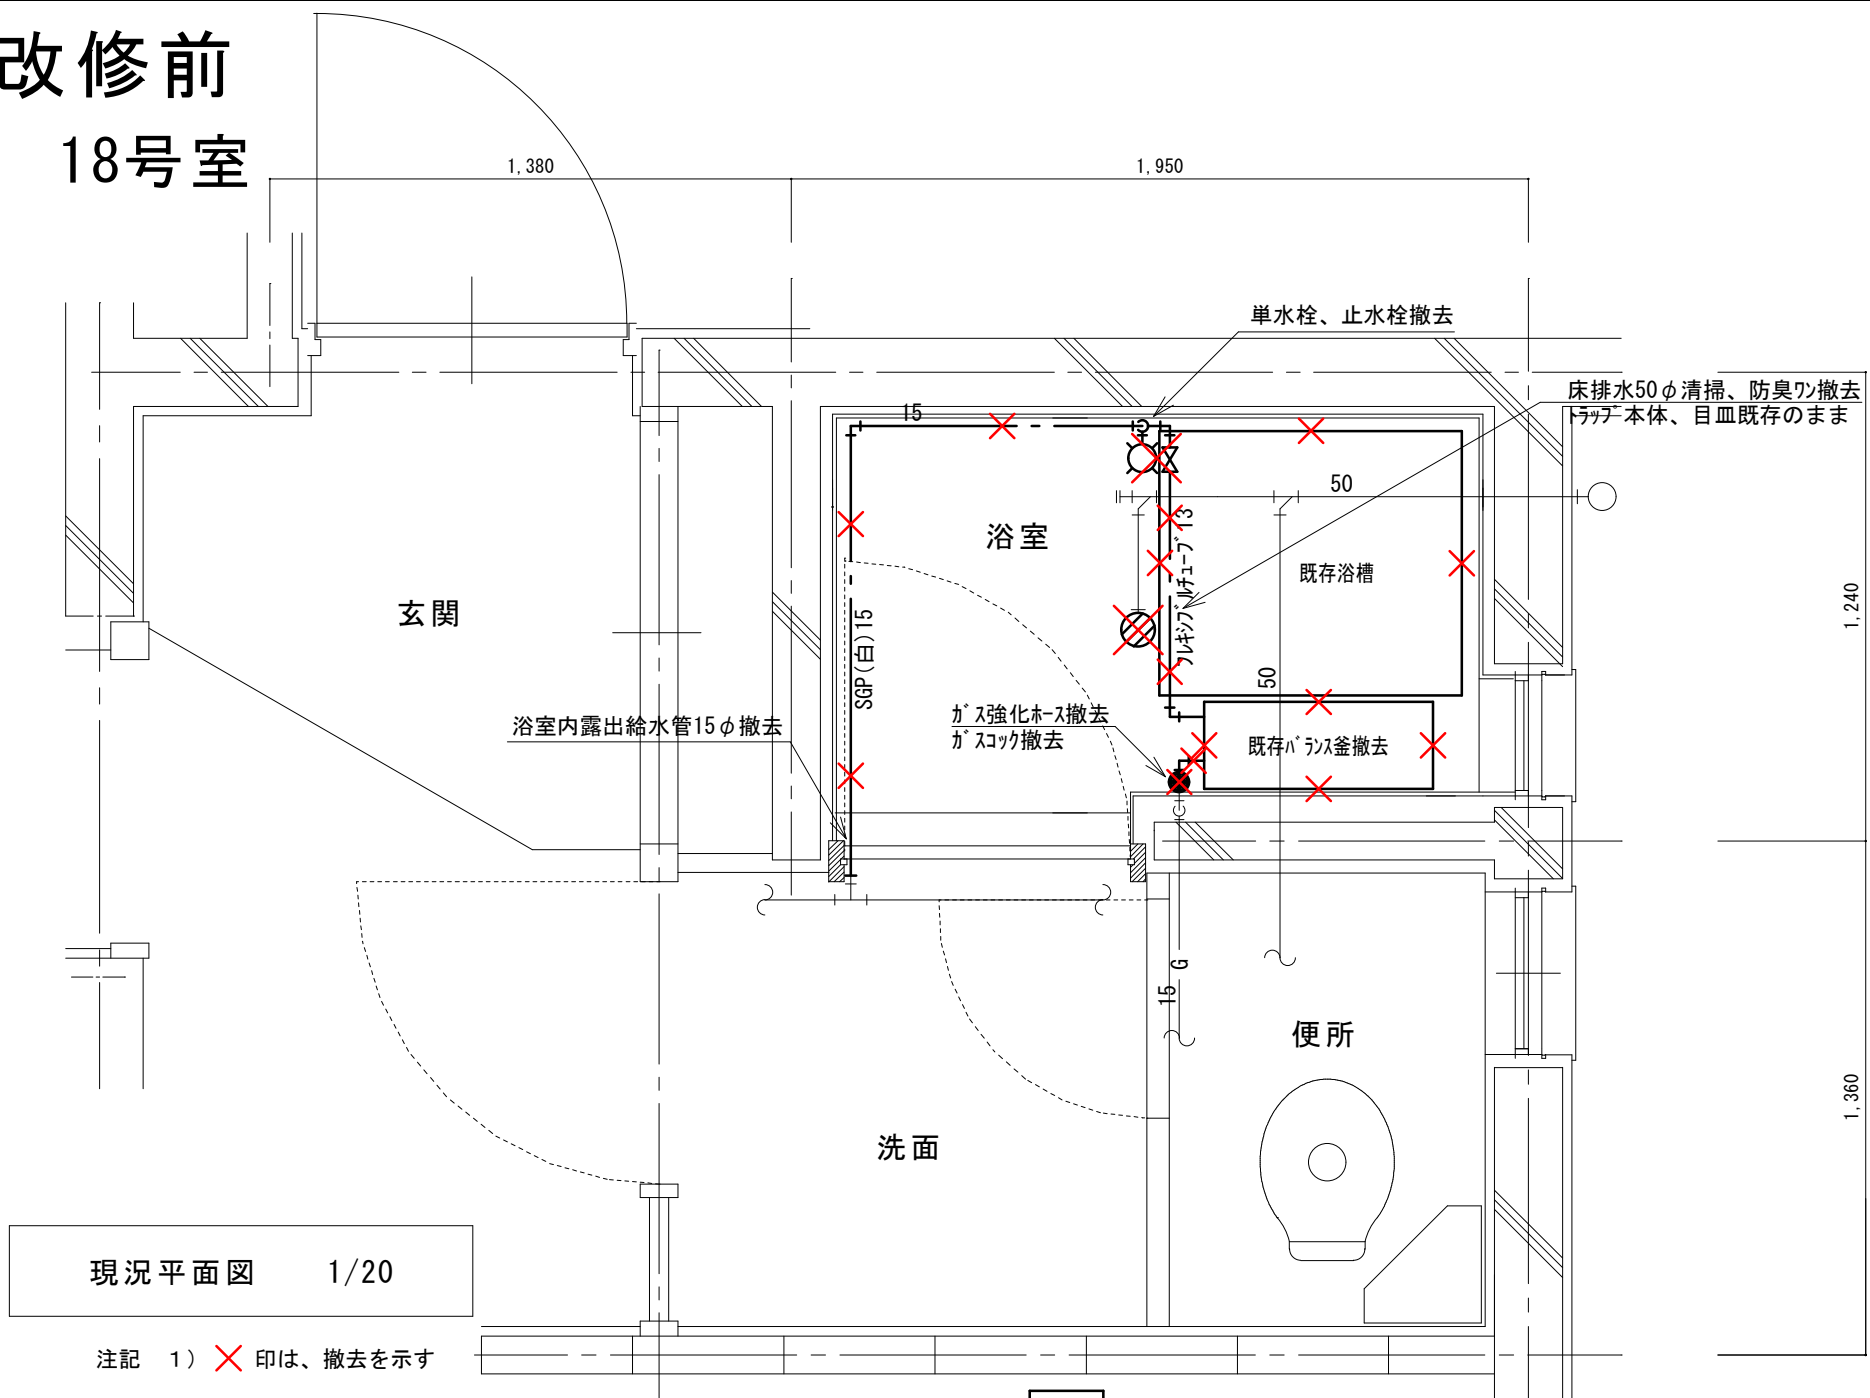

改修後

18号室

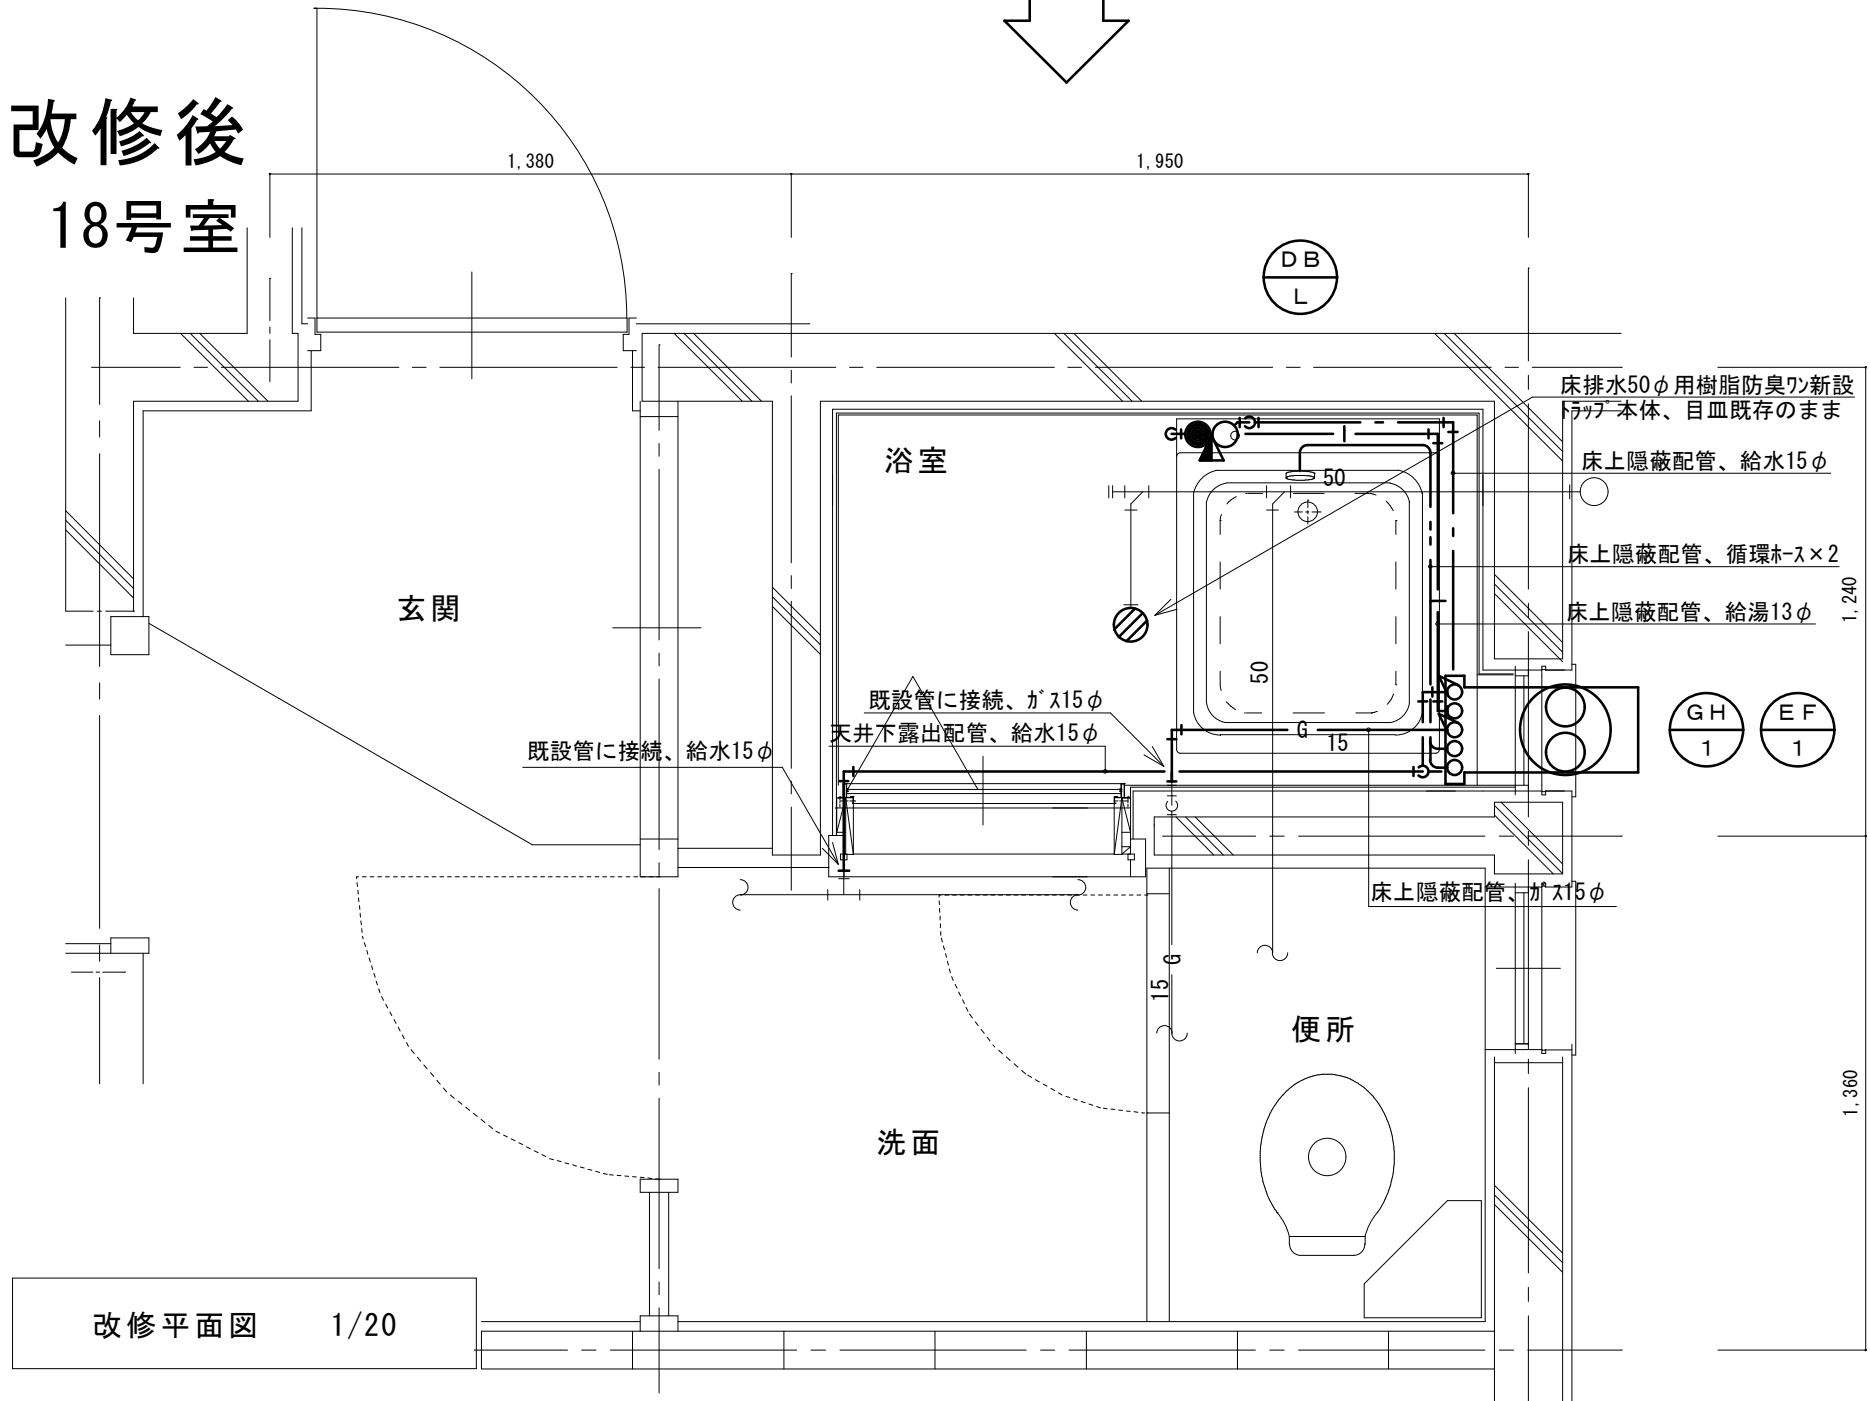


(新設)
機 器 表



記号	機器名称	台数	機器仕様・付属品	電源	備考
GH1	ガスふろ給湯器	30	壁貫通形(厚壁対応)16号、LPガス用、湯張り、追焚き、たし湯、排気カバー	1φ100V	既設開口周囲穴埋め調整含む
	(GTS-165AD-BL)ノリ相当品		給水15φ止水栓、給水フレキ管、給湯フレキ管、ガス15φコック、強化ホース接続管		
			浴室設置リモコン(電気工事支給)、リモコンコード(電気工事支給)、電源コード(電気工事支給)		
			追炊き循環金具、循環ホース×2、シャワーカウンター(CS-20)、水栓金具(MS-7C)		
			付属品共		
DBL	浴槽	30	据置き型(1方全エプロン)、FRP製、795×695×645H、満水量230L		ずれ防止壁面固定金具取付×4(SUS製ビス止め)
	(KF-810S-F)他ノリ相当品		循環金具孔付、専用ふろ蓋、据付け高さ調整脚、排水共栓、付属品共		
EF1	換気扇	30	浴室用換気扇、換気風量130m ³ /h(OPa)、消費電力4.1w	1φ100V	
	(V-13BS)三菱相当品		風圧式シャッター、ゴムブラグ、引きひもスイッチ式		
			SUS製ウェザーカバー(金網付) その他付属品一式共		

凡 例



記 号	名 称	規 格
— — —	給水管	硬質塩化ビニルライニング鋼管 SGP-VA
— —	給湯管	一般配管用ステンレス鋼鋼管 SU
— G —	ガス管	外面塩化ビニル被覆鋼管 SGP-VG
— — —	既設配管	
— X — X —	撤去配管	給水:SGP(白)、HIVP、給湯:HTVP
⊗	給水栓	
⊙	シャワー金具	デッキタイプ2バルブ
●	ガス栓	単口ヒューズコック
⊕	弁	給水:止水栓、ガス:コック
⊗	床排水トラップ	防臭ワン取替え、トラップ内清掃 目皿清掃

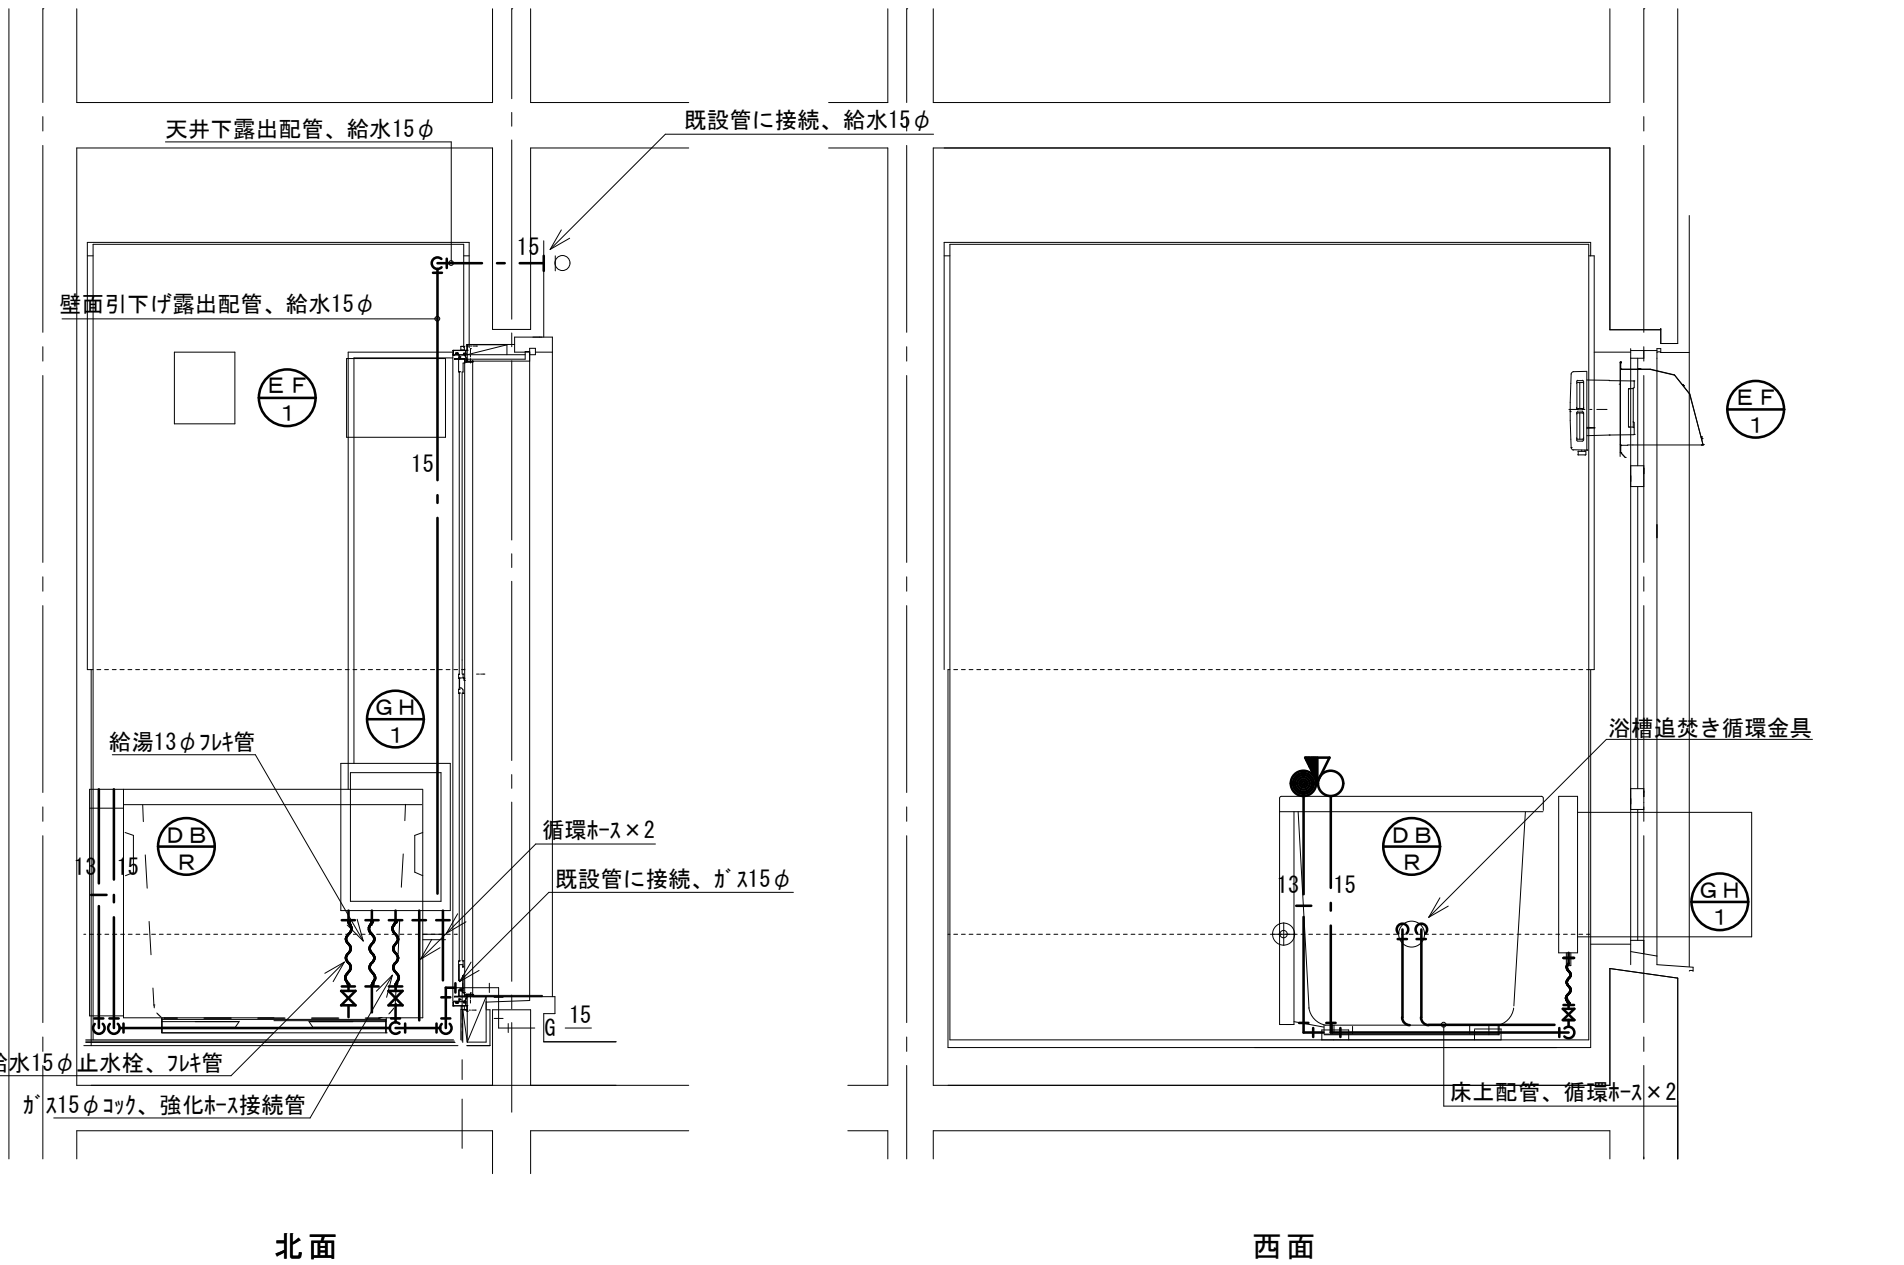


改修前
19号室

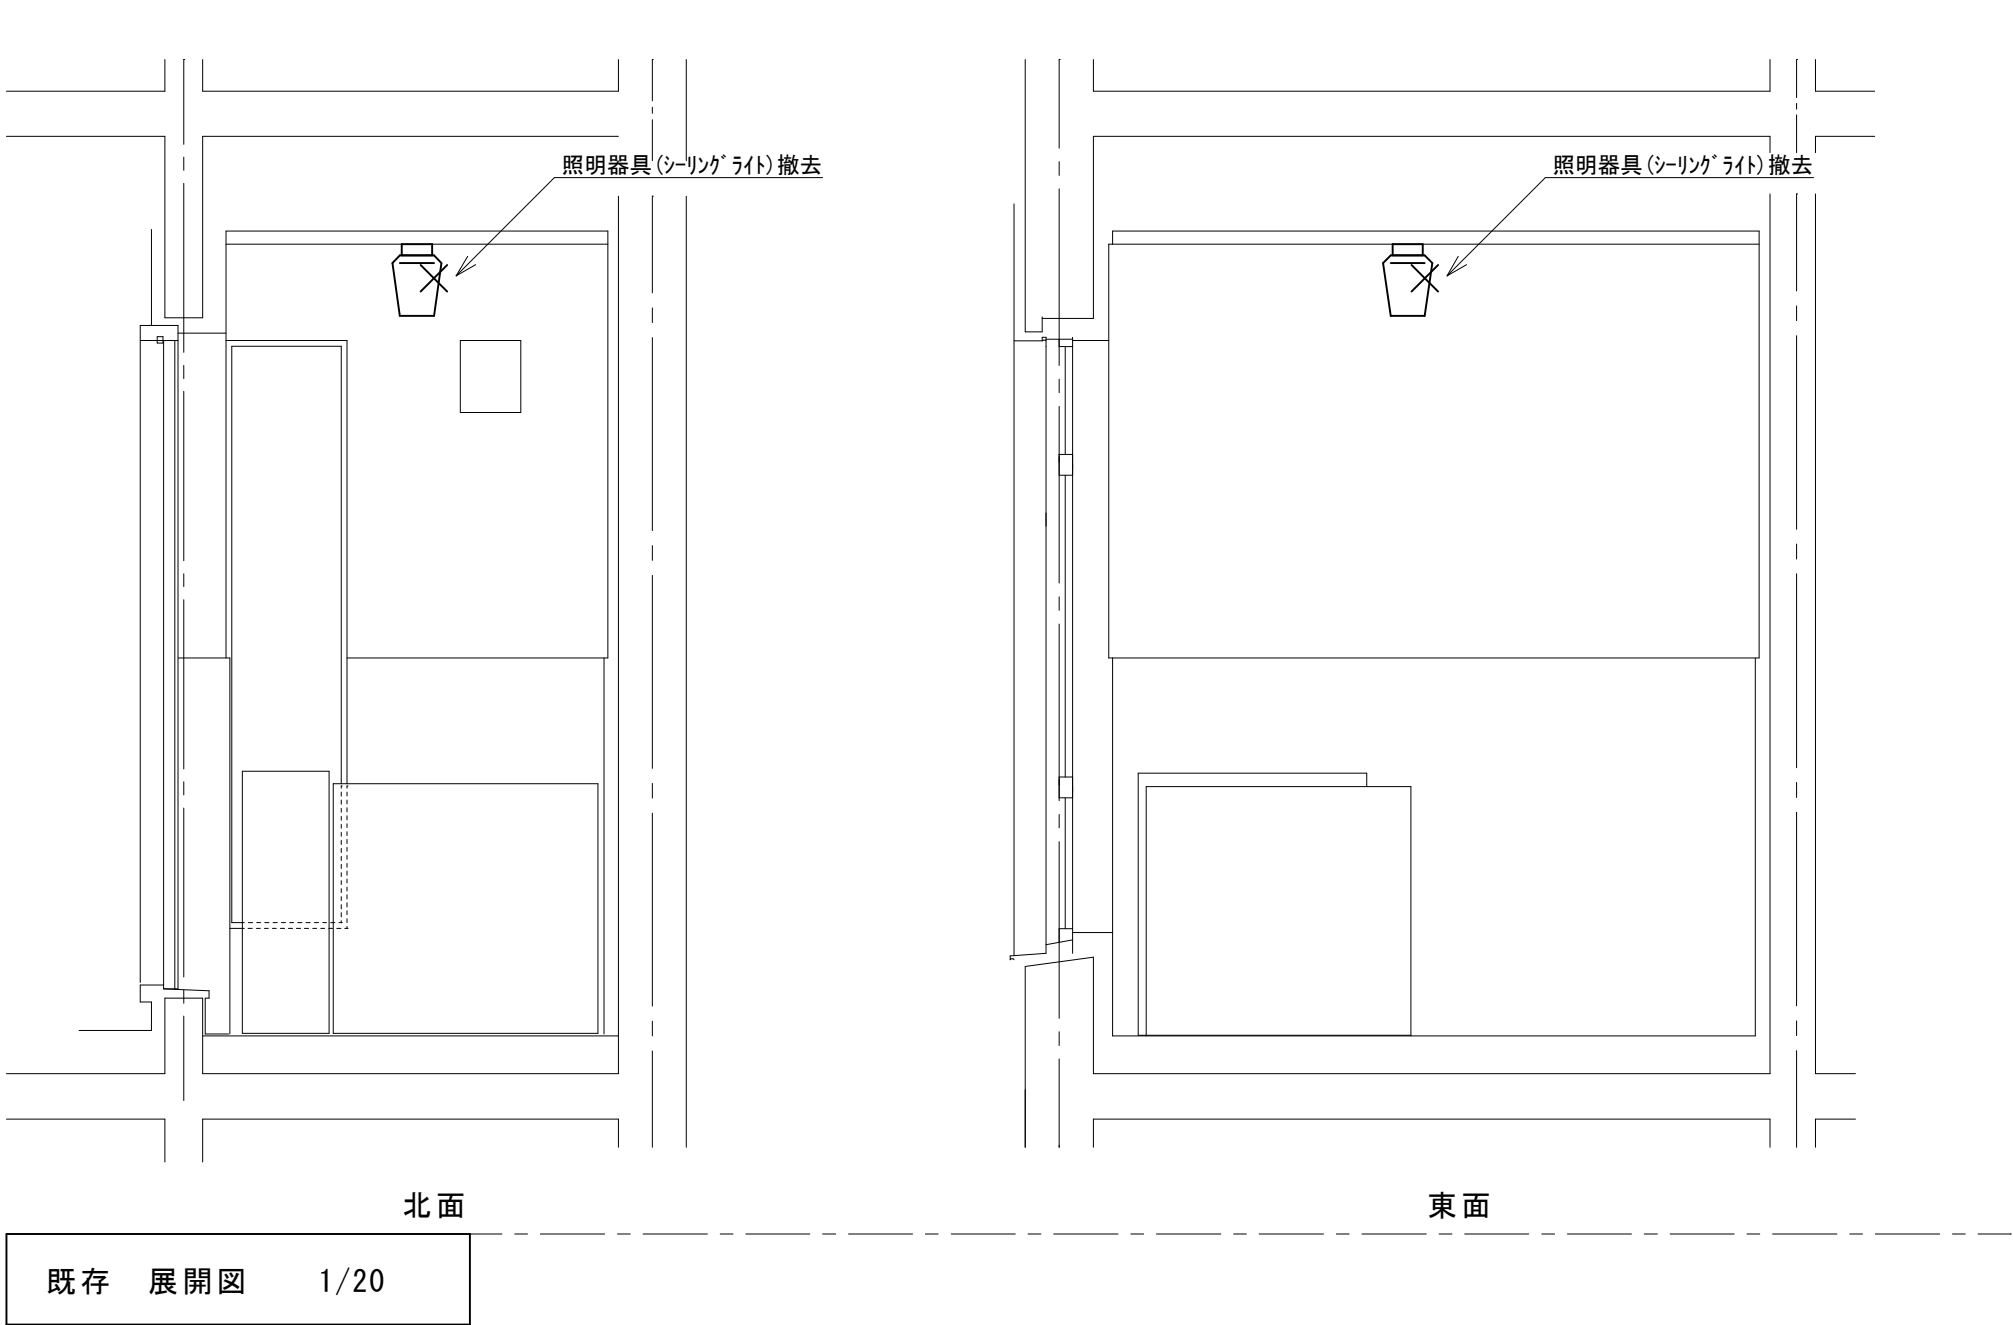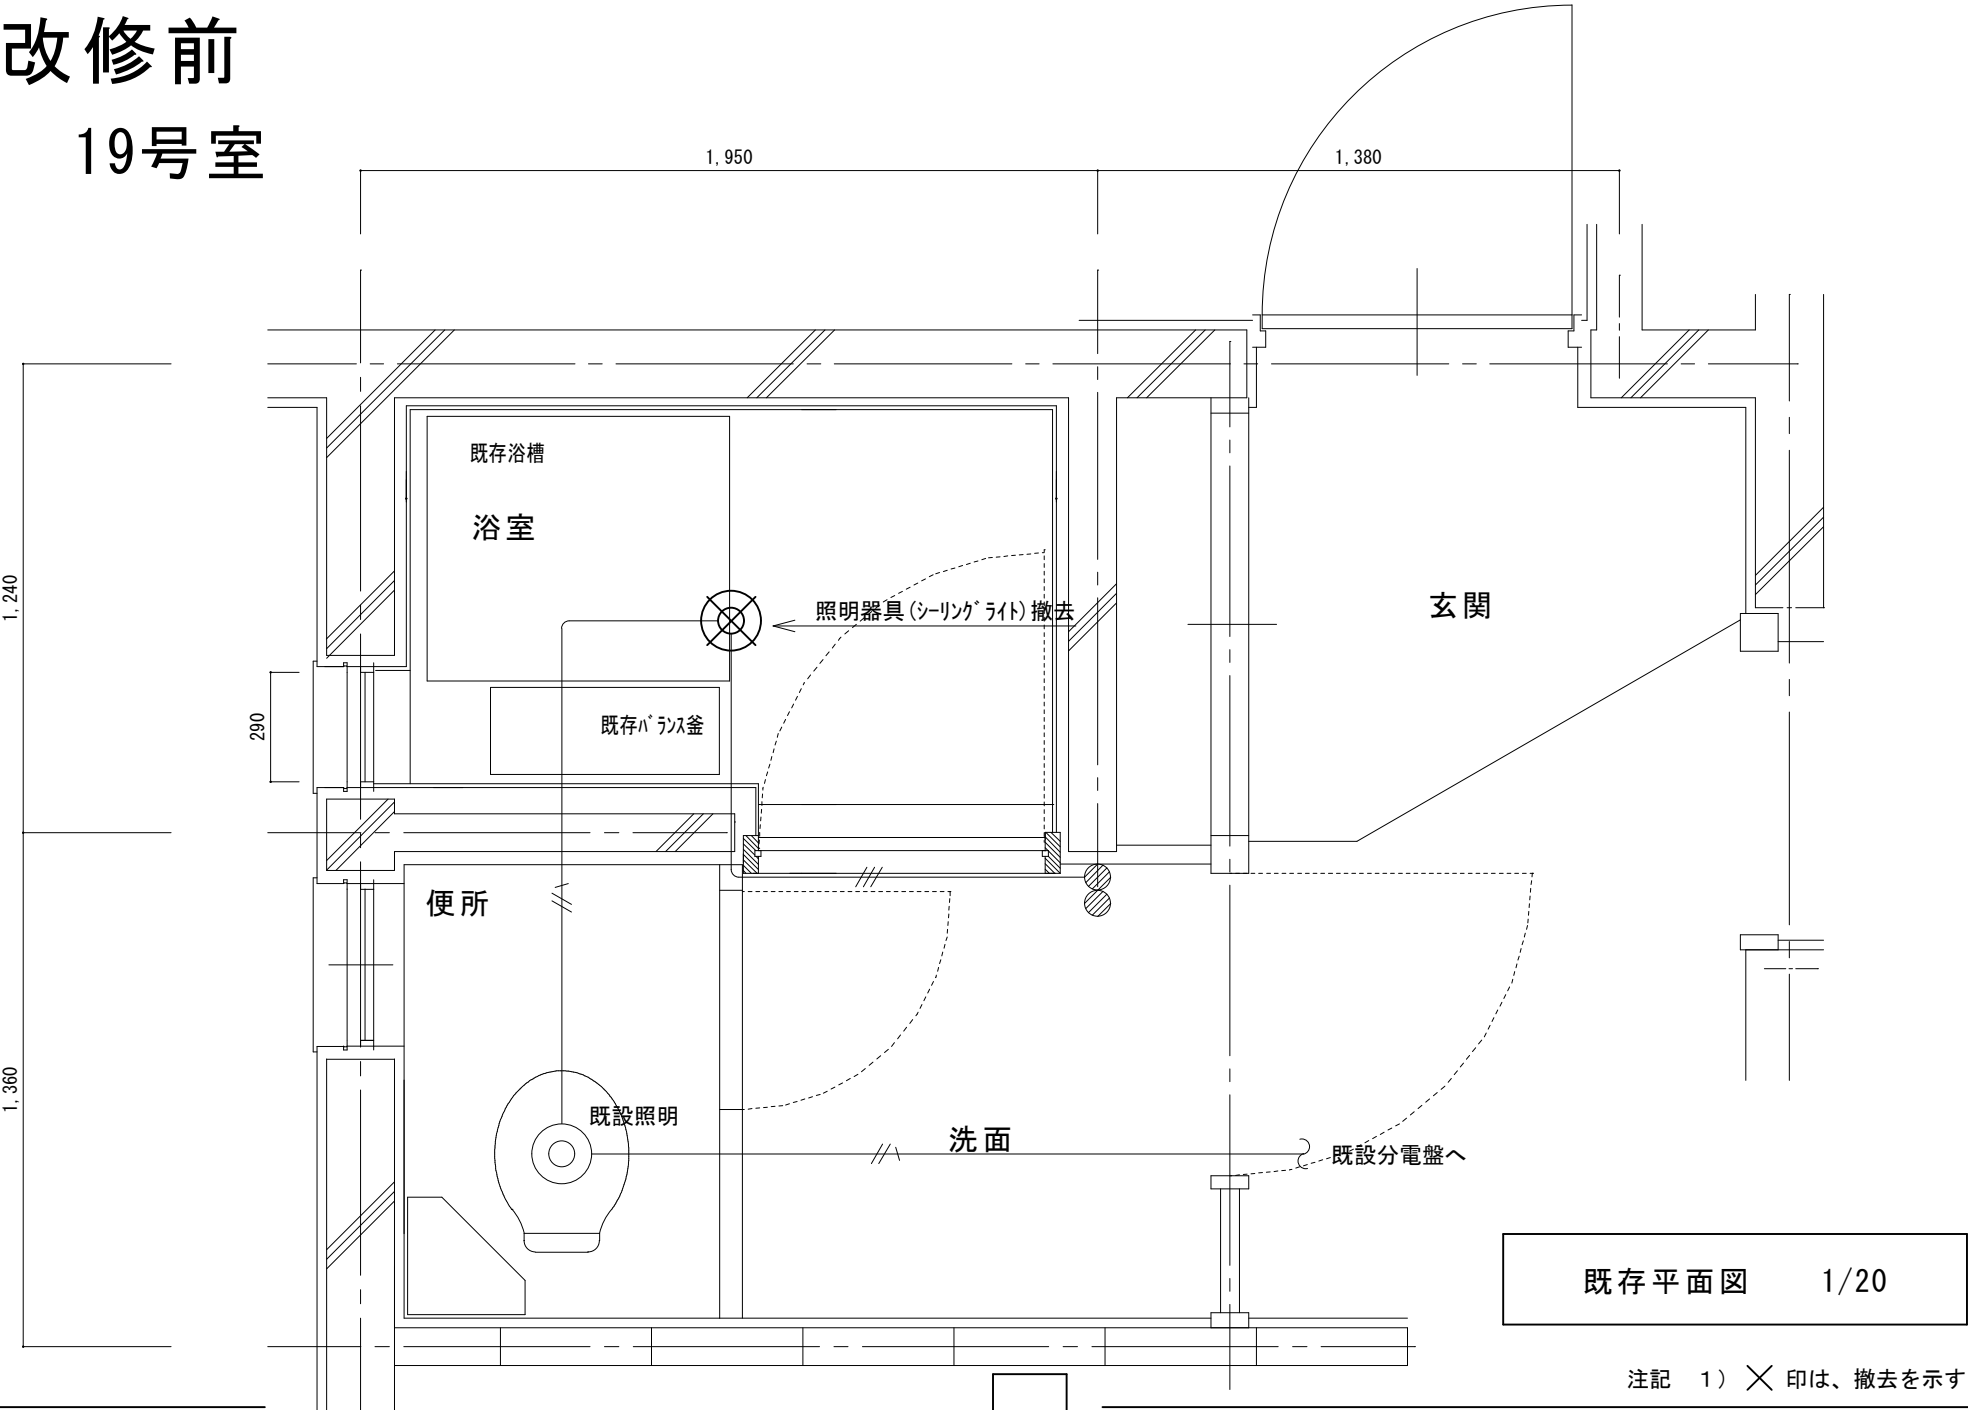

改修後
19号室

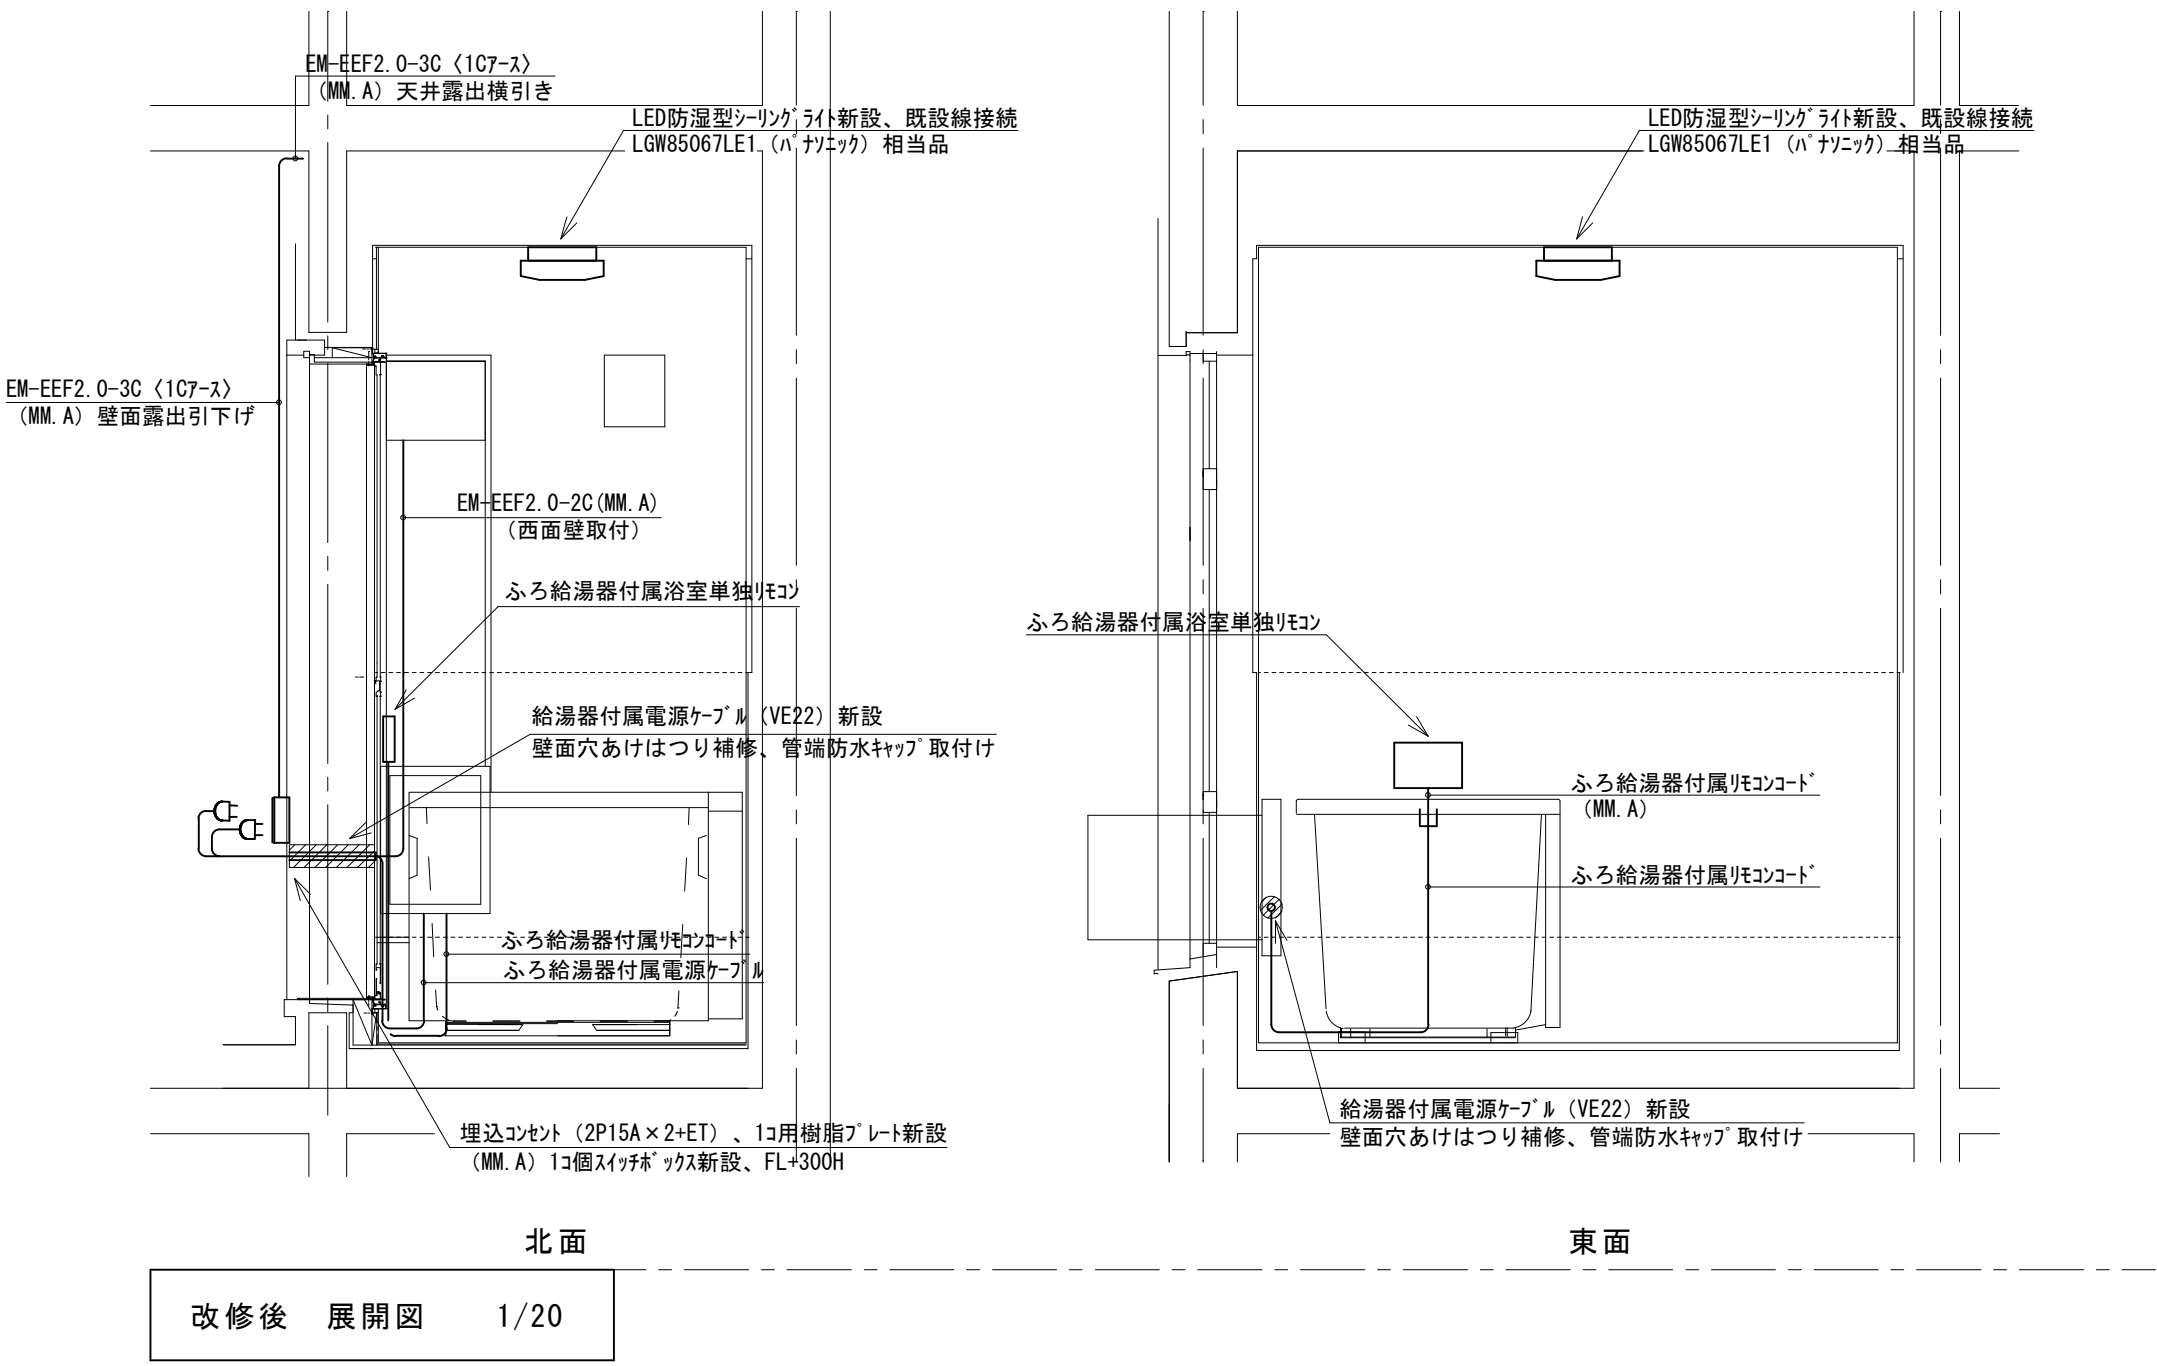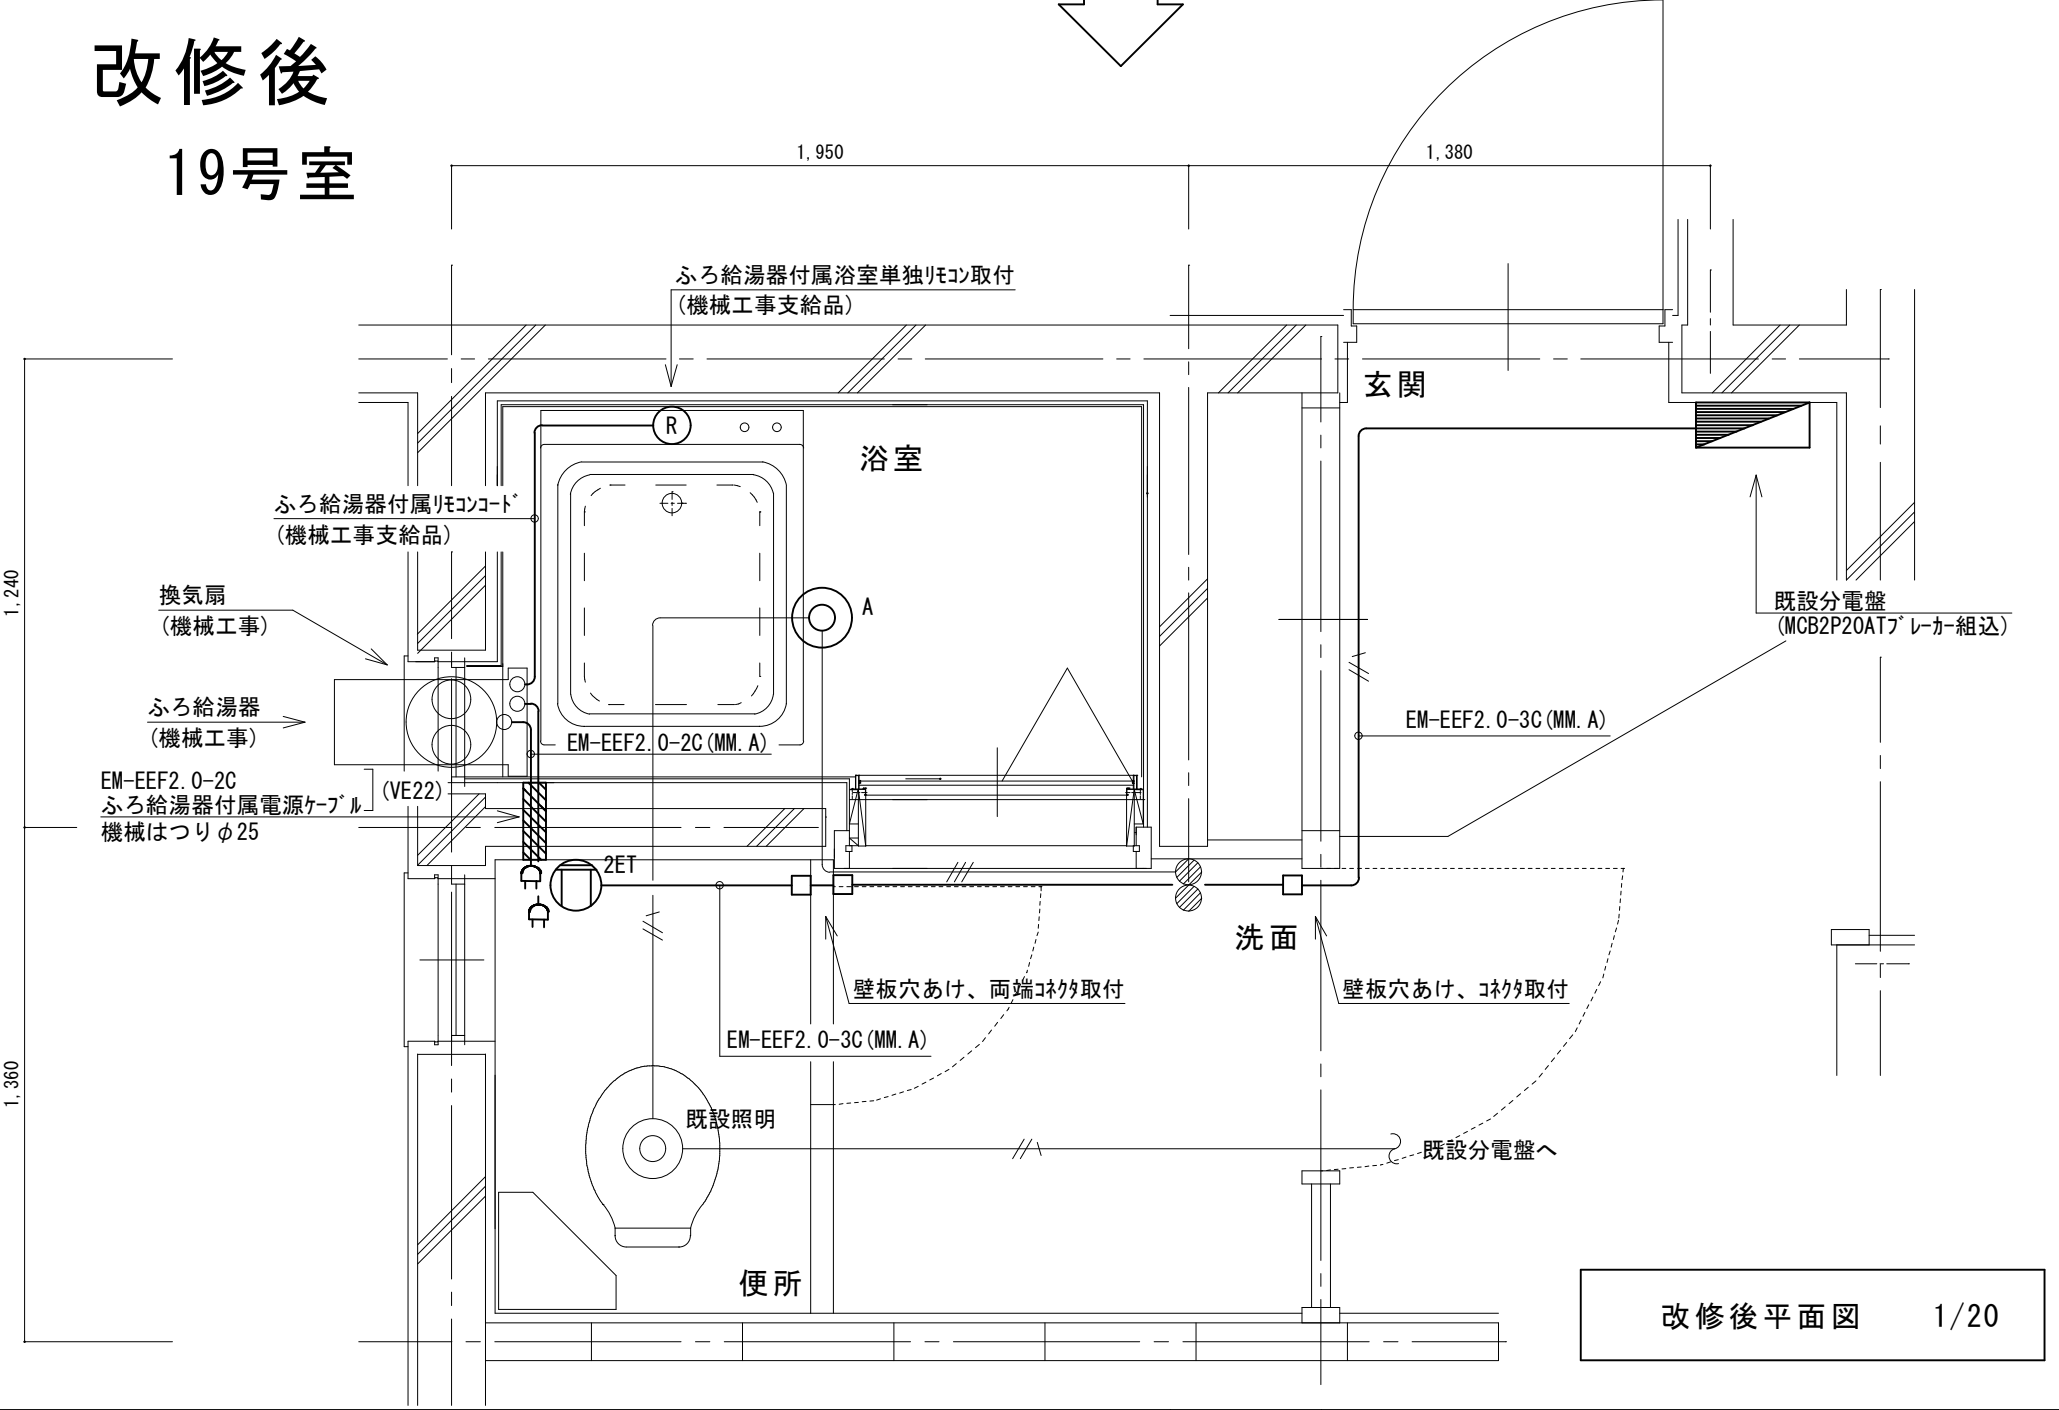

改修前
19号室

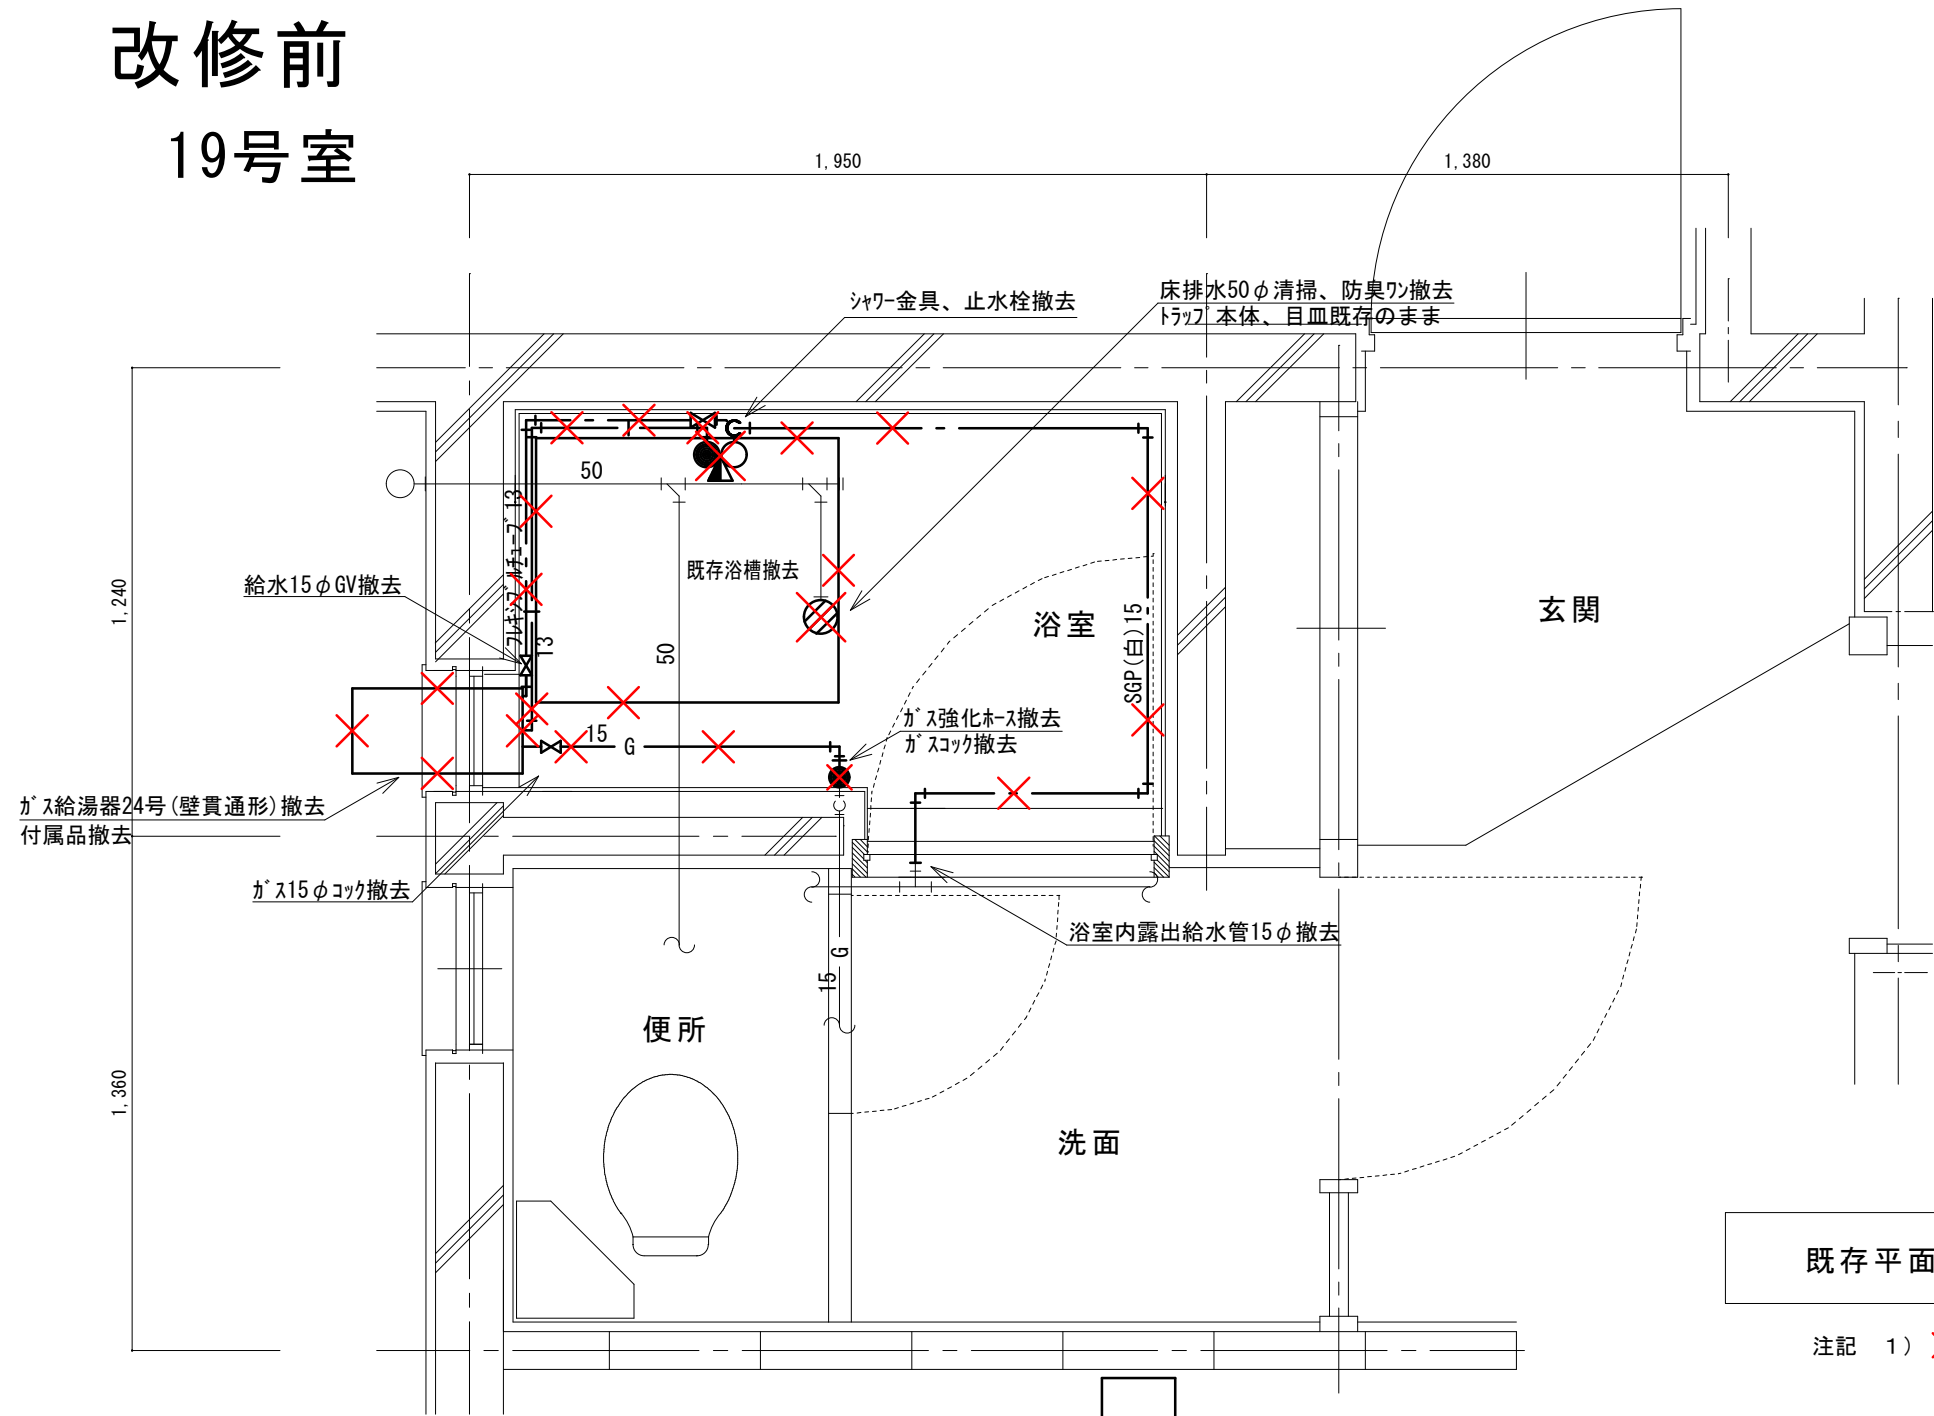

既存平面図 1/20

注記 1) ×印は、撤去を示す


(新設)
機 器 表

記号	機器名称	台数	機器仕様・付属品	電源	備考
GH1	ガスふろ給湯器	30	壁貫通形(厚壁対応)16号、LPガス用、湯張り、追焚き、たし湯、排気カバー	1φ100V	既設開口周囲穴埋め調整含む
	(GTS-165AD-BL)メーカー相当品		給水15φ止水栓、給水フレキ管、給湯フレキ管、ガス15φコック、強化ホース接続管		
			浴室設置リモコン(電気工事支給)、リモコンコード(電気工事支給)、電源コード(電気工事支給)		
			追炊き循環金具、循環ホース×2、シャワーカウンター(CS-20)、水栓金具(MS-7C)		
			付属品共		
DBL	浴槽	30	据置き型(1方全エプロン)、FRP製、795×695×645H、満水量230L		ずれ防止壁面固定金具取付×4(SUS製ビス止め)
	(KF-810S-F)メーカー相当品		循環金具孔付、専用ふろ蓋、据付け高さ調整脚、排水共栓、付属品共		
EF1	換気扇	30	浴室用換気扇、換気風量130m³/h(OPa)、消費電力4.1w	1φ100V	
	(V-13BS)三菱相当品		風圧式シャッター、ゴムブラグ、引きひもスイッチ式		
			SUS製ウェザーカー(金網付) その他付属品一式共		


凡 例

記 号	名 称	規 格
——	給水管	硬質塩化ビニルライニング鋼管 SGP-VA
—— ——	給湯管	一般配管用ステンレス鋼管 SU
——G——	ガス管	外面塩化ビニル被覆鋼管 SGP-VG
——	既設配管	
× ×	撤去配管	給水:SGP(白)、HIVP、給湯:HTVP
×	給水栓	
○	シャワー金具	デッキタイプ2バルブ
●	ガス栓	単口ヒューズコック
×	弁	給水:止水栓、ガス:コック
⊗	床排水トラップ	防臭ワンプ替え、トラップ内清掃 目皿清掃


改修後
19号室

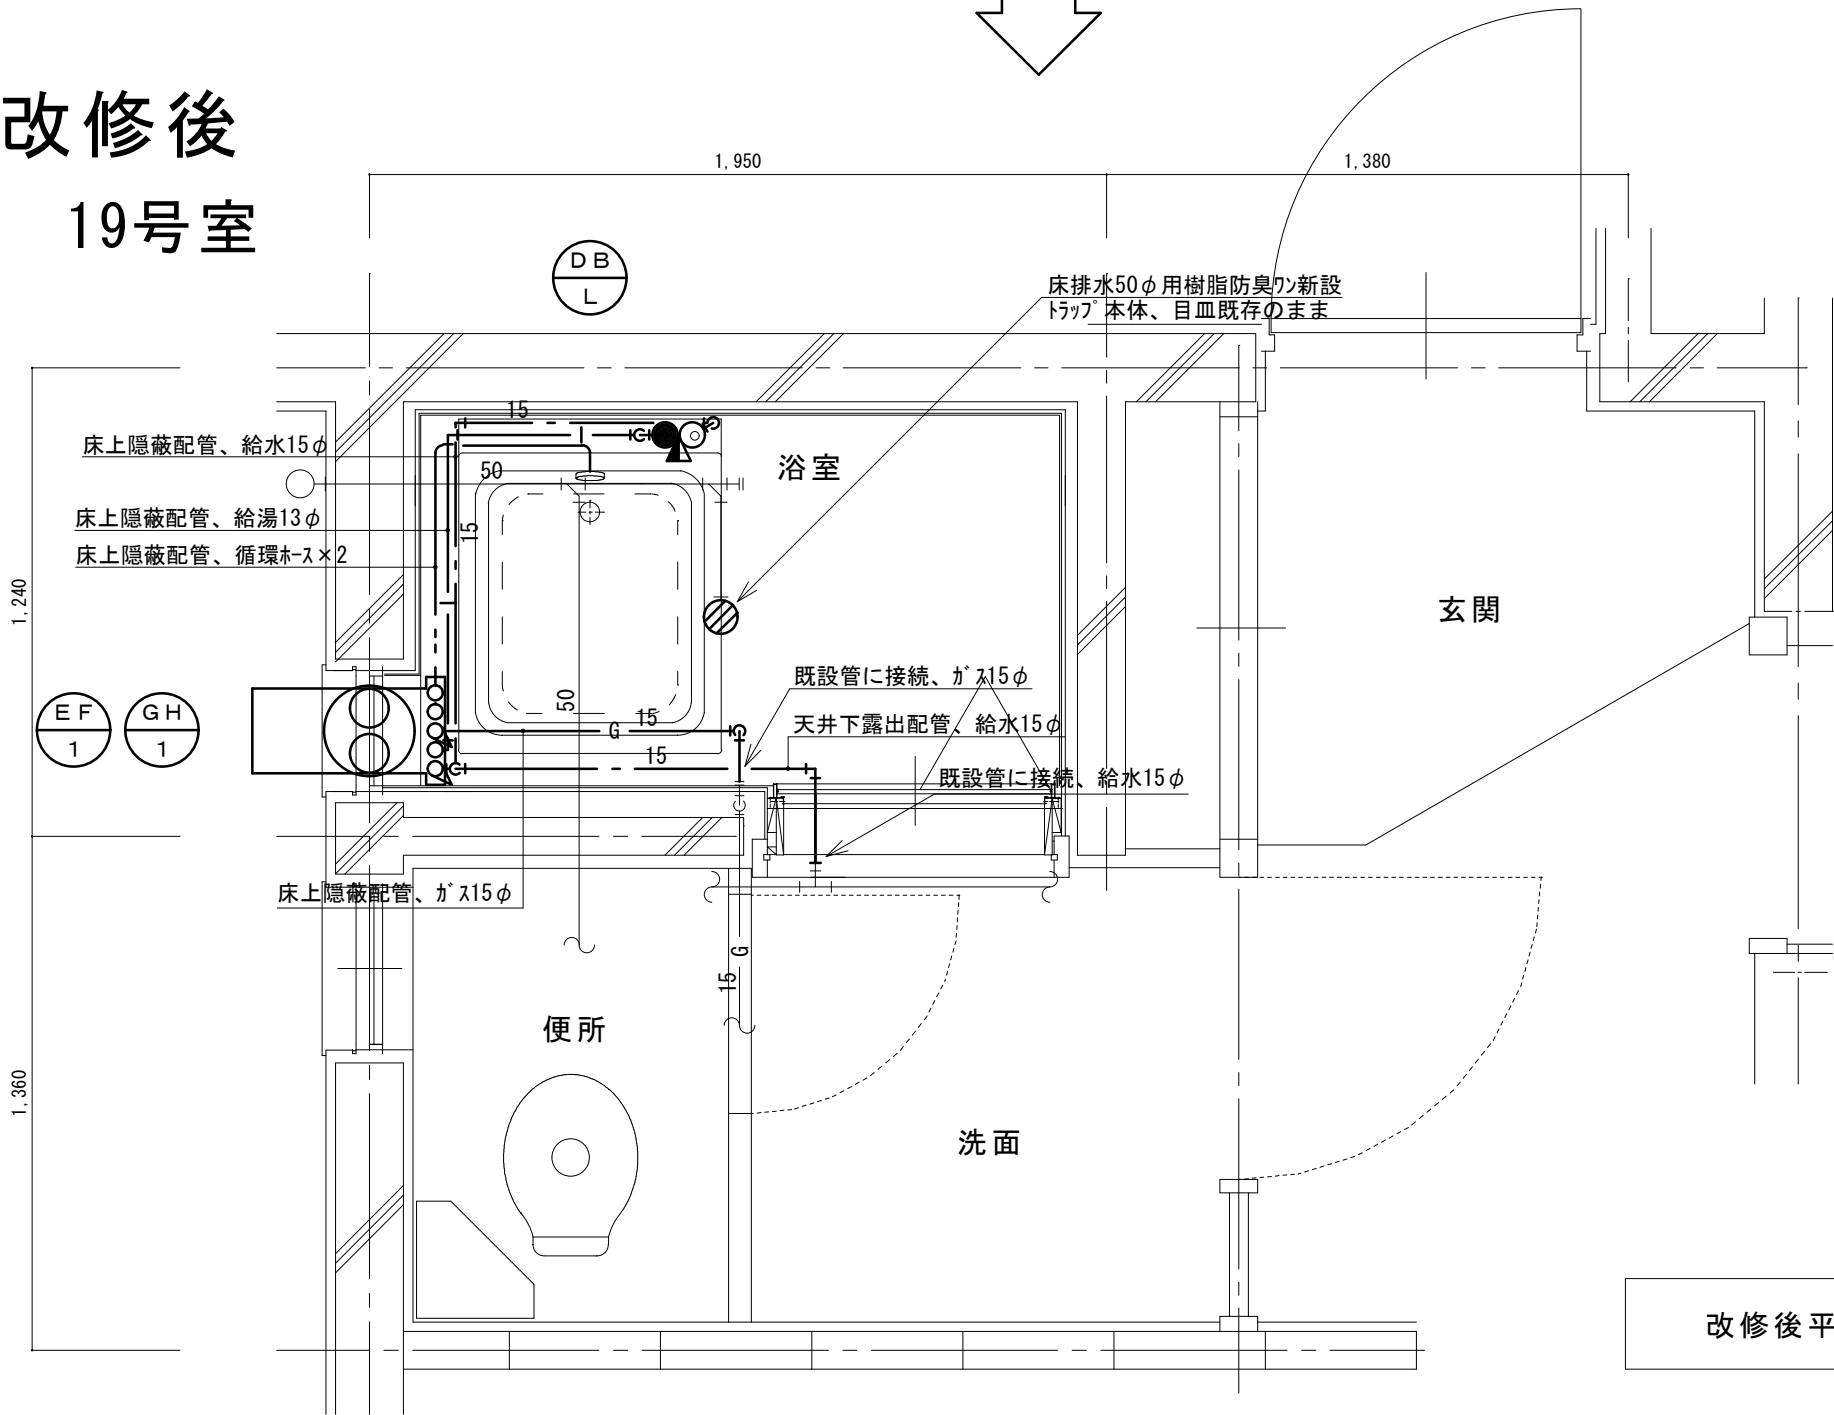

改修後平面図 1/20

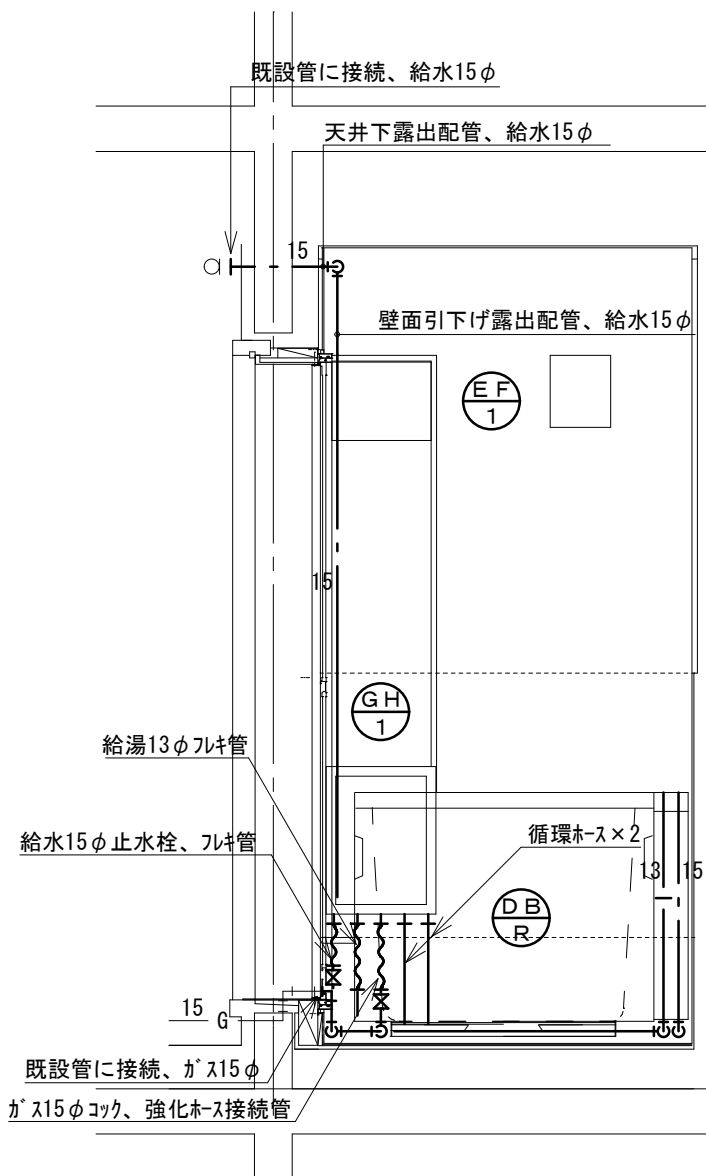



北面

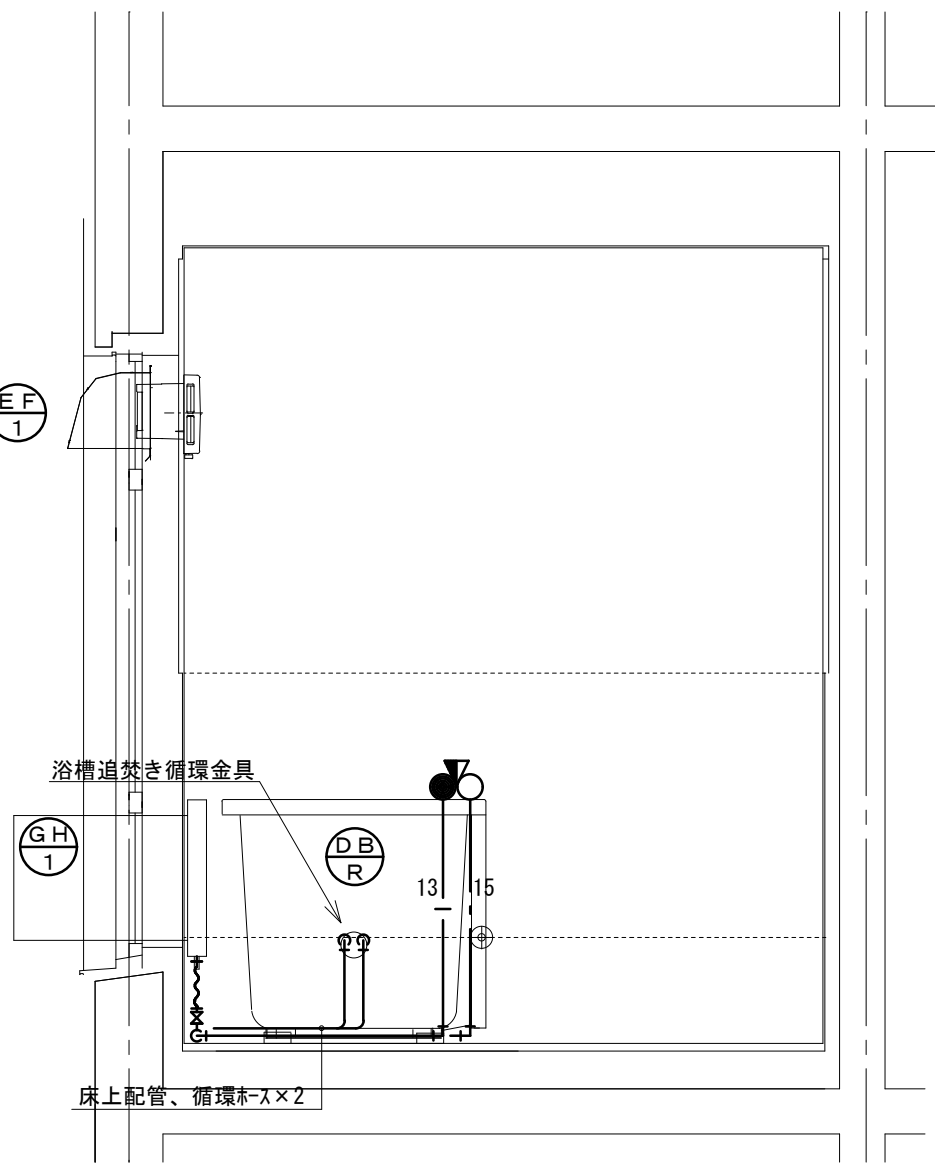



東面

改修後 展開図 1/20


改修前
21号室

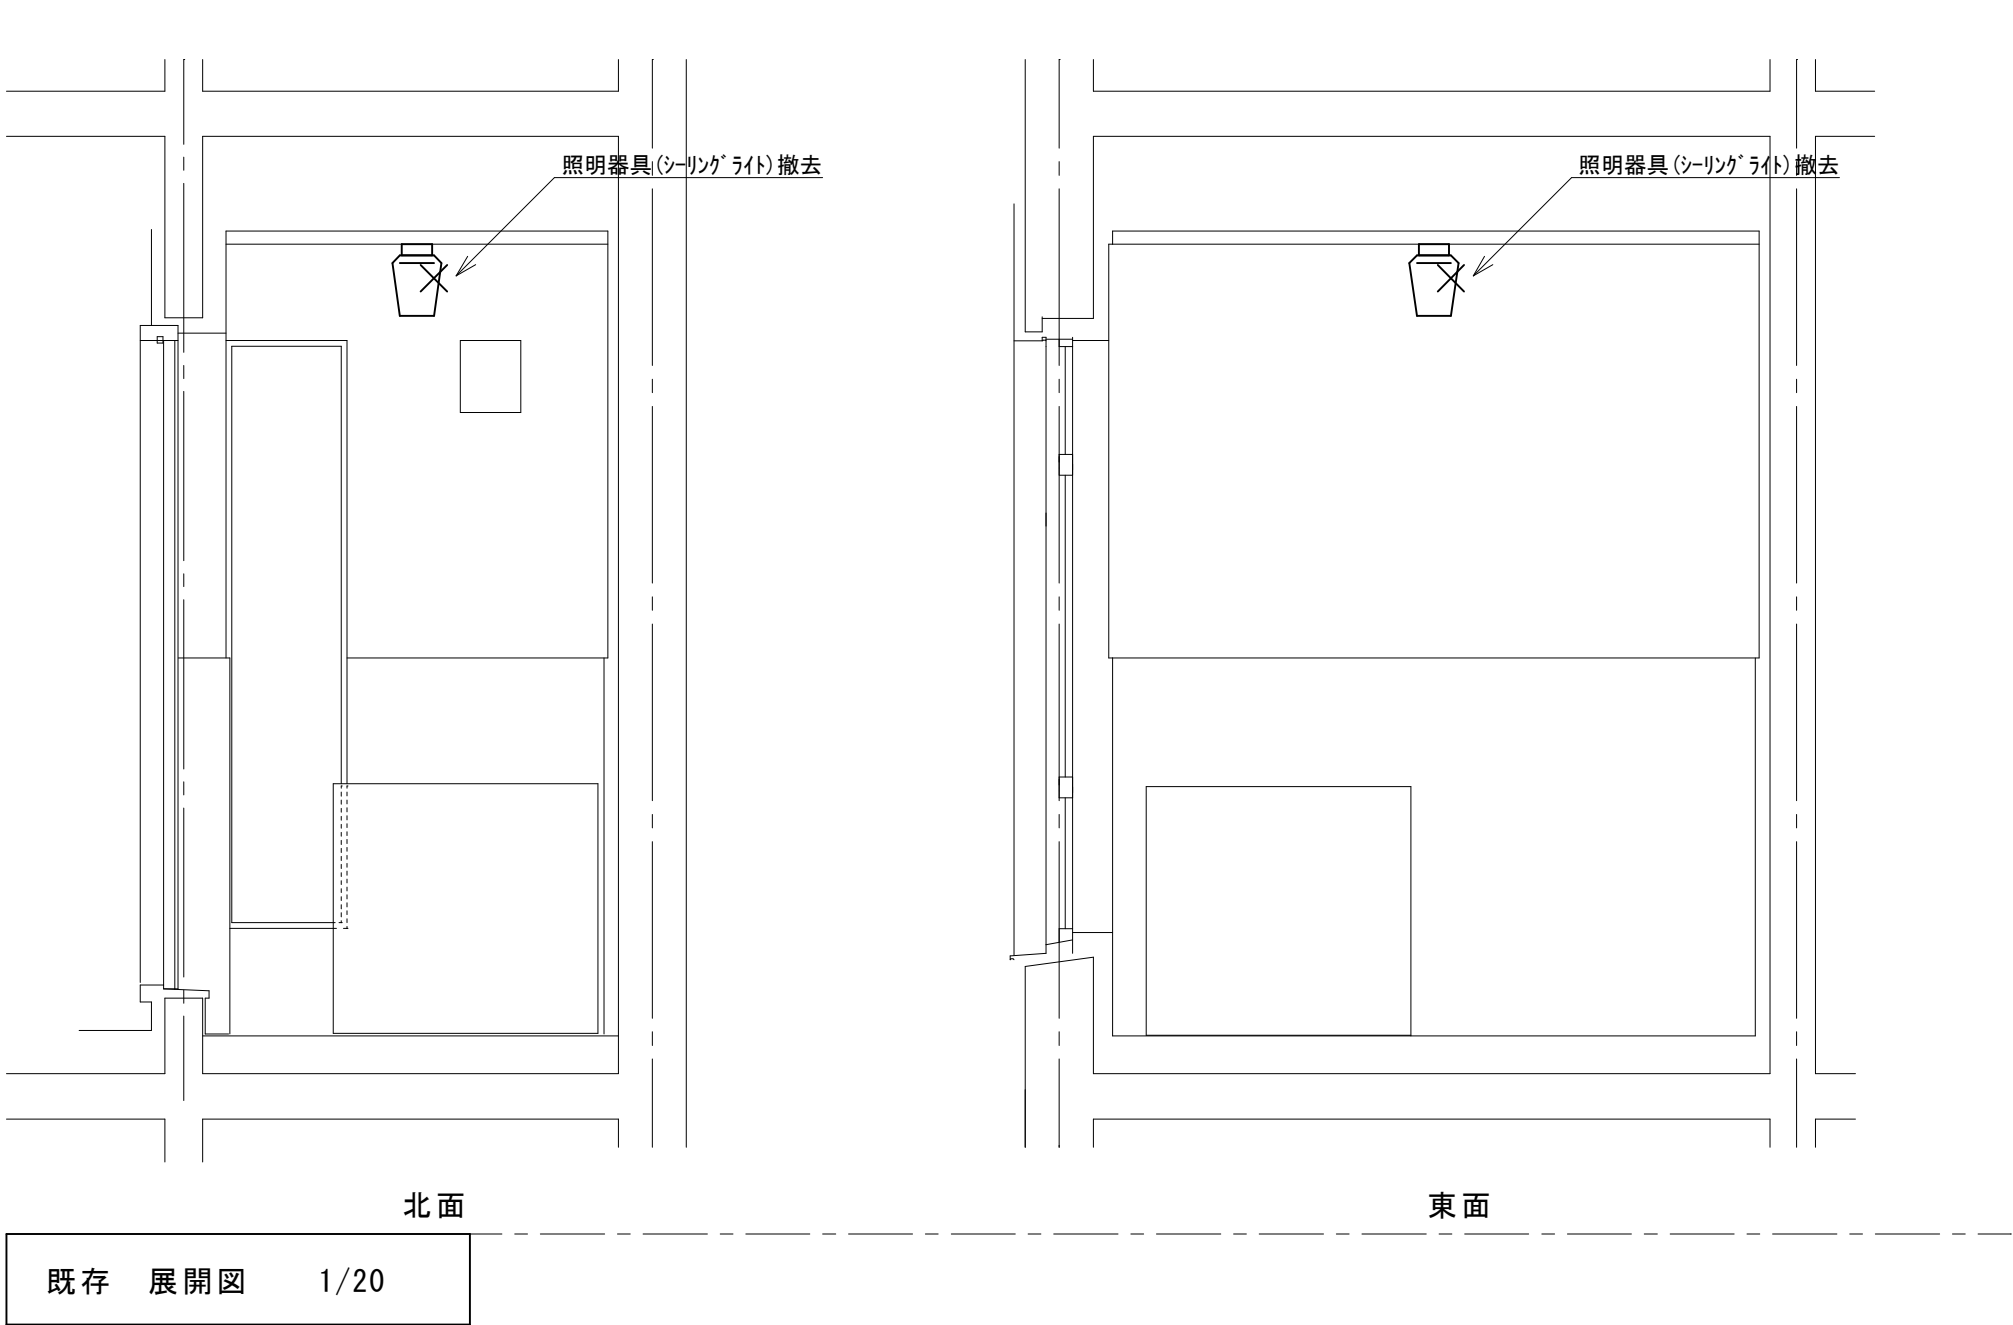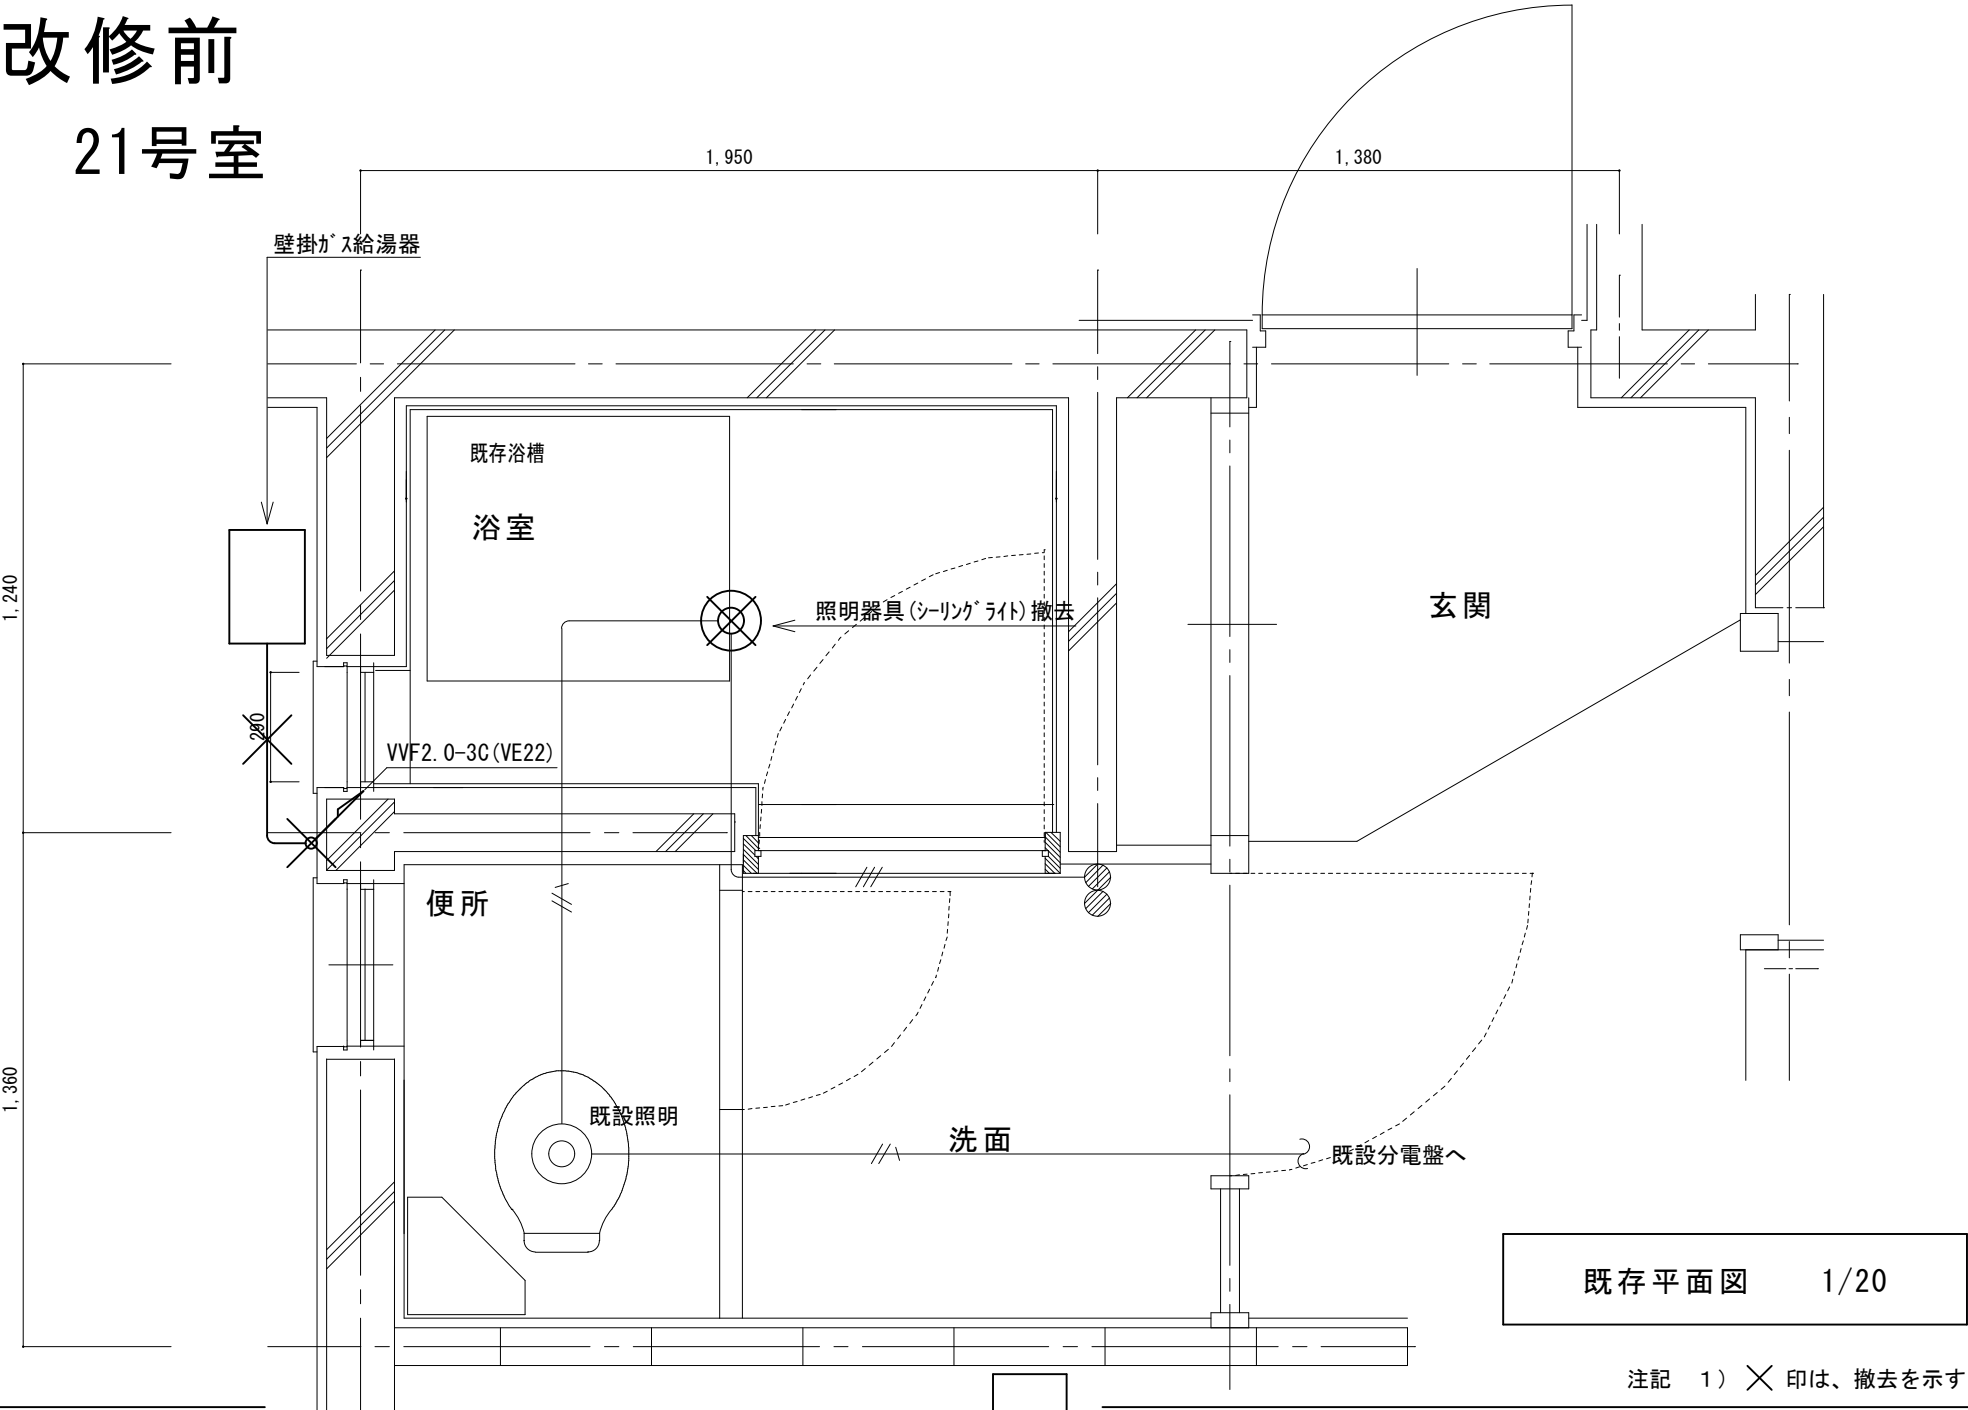

改修後
21号室

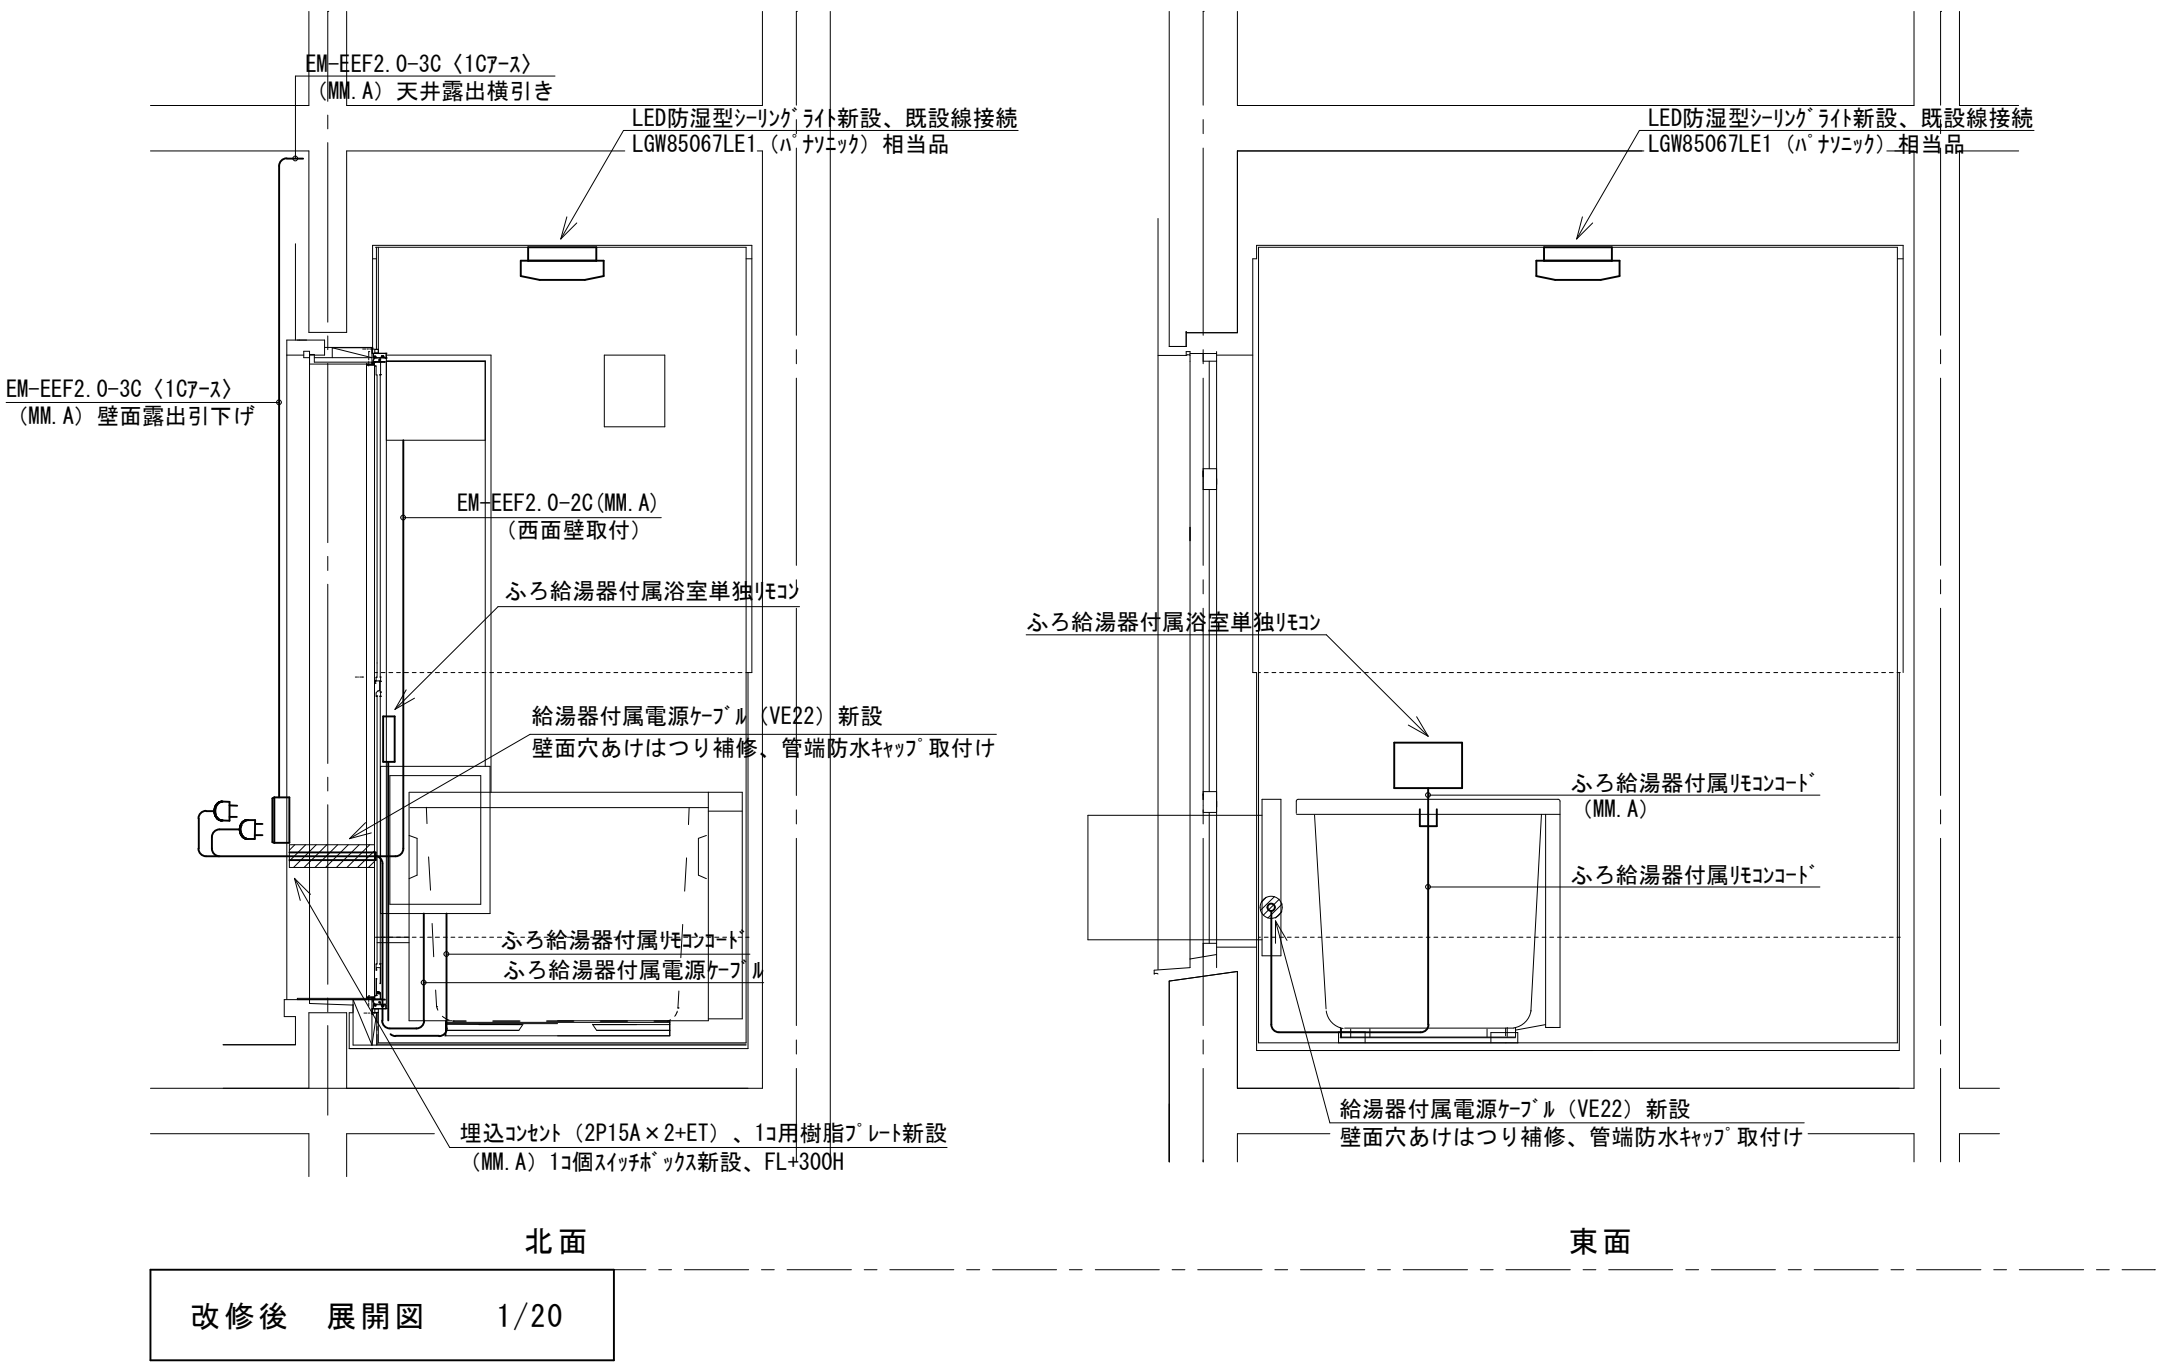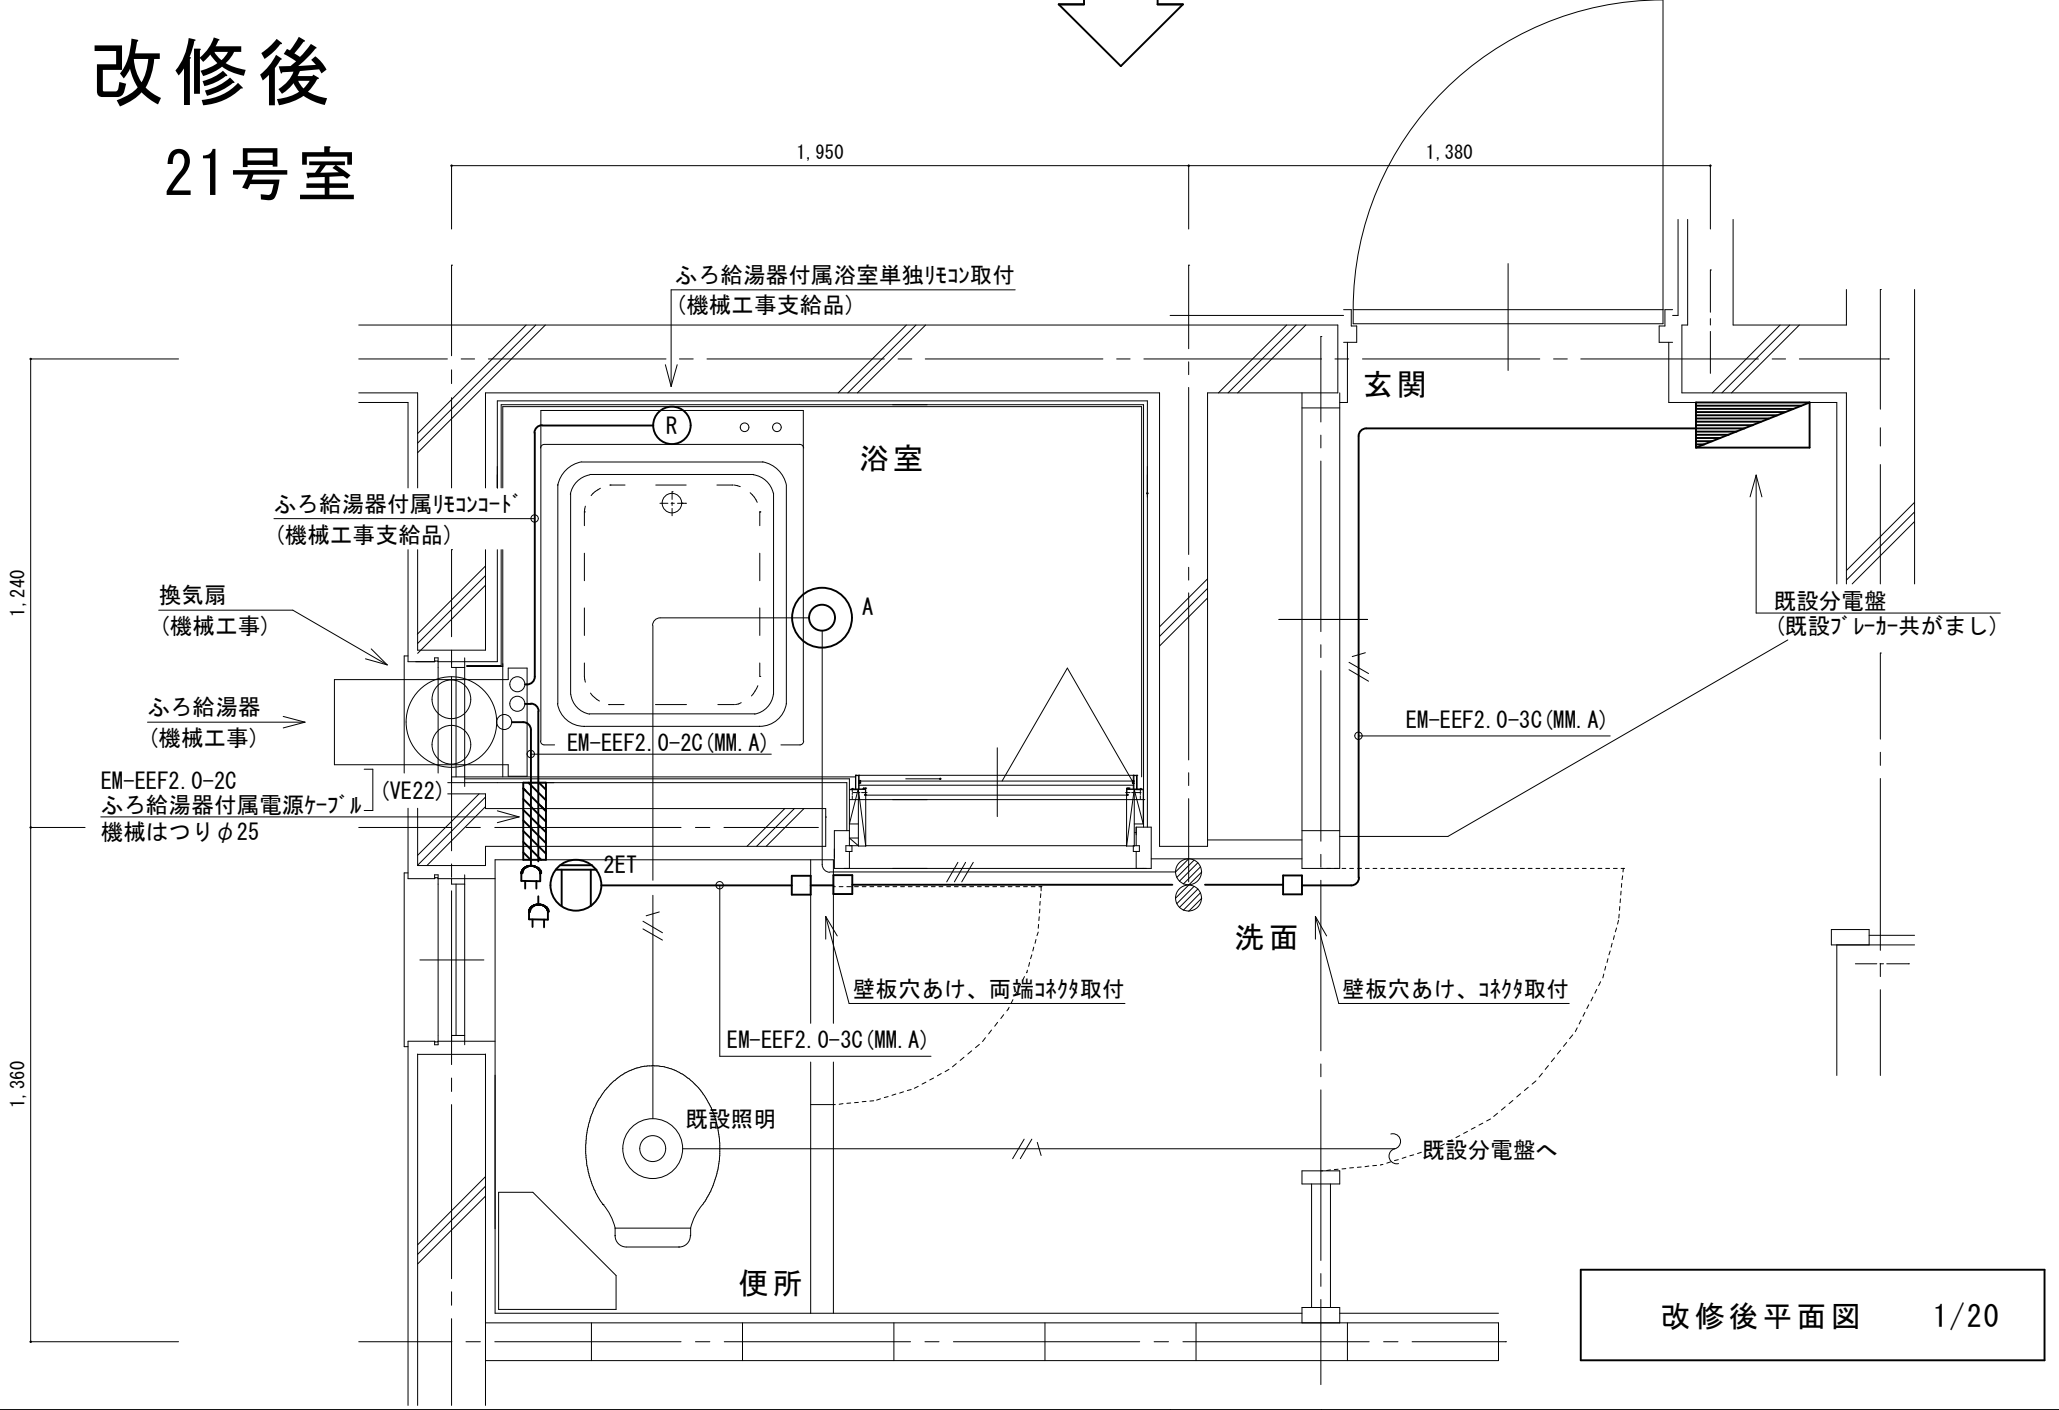

改修前
21号室

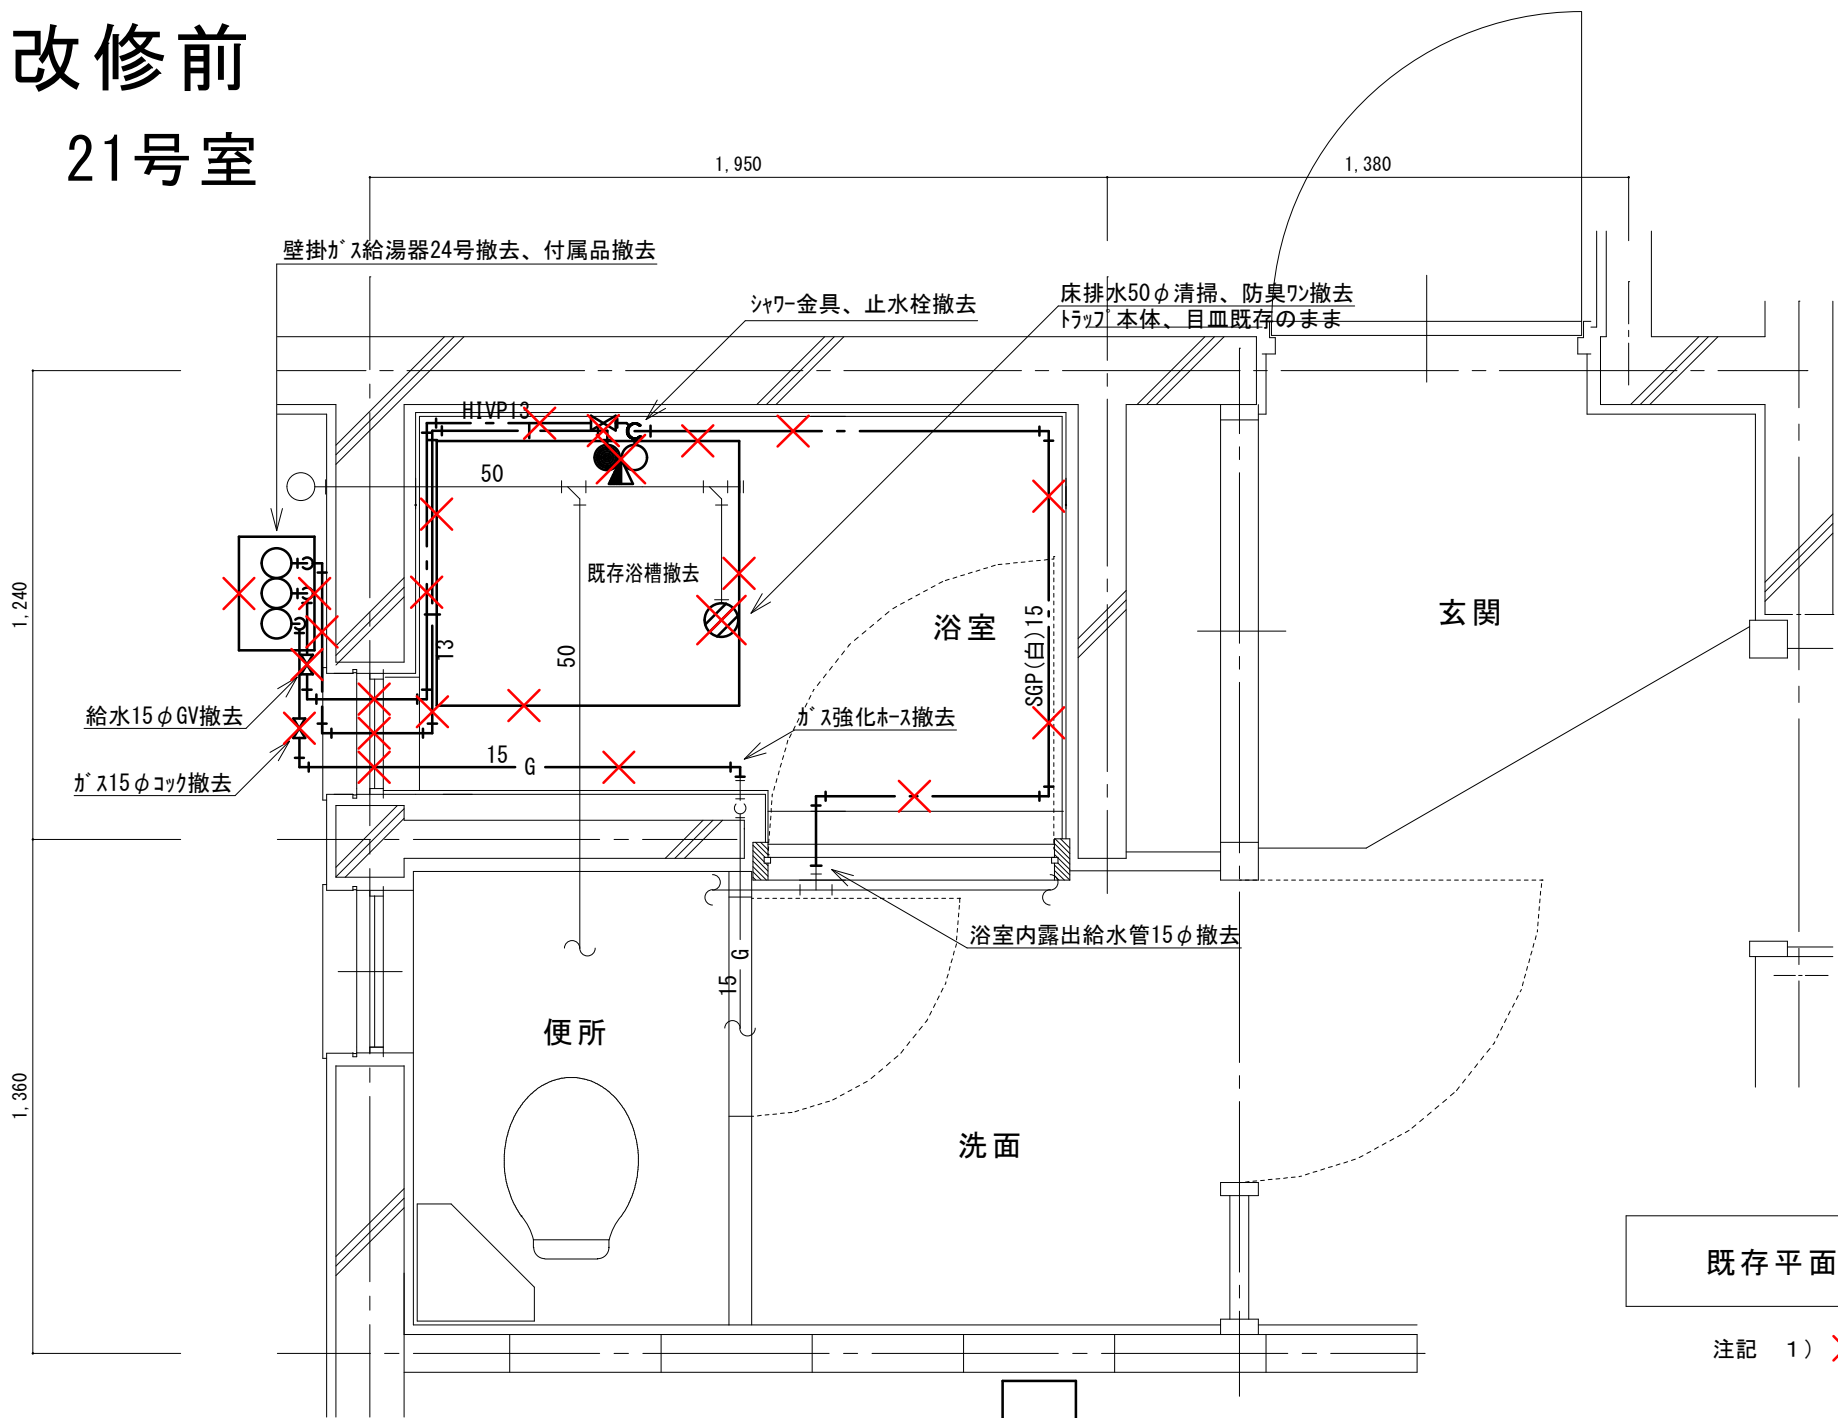

既存平面図 1/20

注記 1) ×印は、撤去を示す


(新設)
機器表

記号	機器名称	台数	機器仕様・付属品	電源	備考
GH 1	ガスふろ給湯器	30	壁貫通形(厚壁対応)16号、LPガス用、湯張り、追焚き、たし湯、捺気カバー	1φ100V	既設開口周囲穴埋め調整含む
	(GTS-165ADBL)/ノリツ相当品		給水15φ止水栓、給水フレキ管、給湯フレキ管、ガス15φコック、強化ホース接続管		
			浴室設置リモコン(電気工事支給)、リモコンコード(電気工事支給)、電源コード(電気工事支給)		
			追炊き循環金具、循環ホース×2、シャワーカウンター(CS-20)、水栓金具(MS-7C)		
			付属品共		
DBL	浴槽	30	据置き型(1方全エブロン)、FRP製、795×695×645H、満水量230L		ずれ防止壁面固定金具取付×4(SUS製ビス止め)
	(KF-810S-F)体ノリツ相当品		循環金具孔付、専用ふろ蓋、据付け高さ調整脚、排水共栓、付属品共		
EF 1	換気扇	30	浴室用換気扇、換気風量130m³/h(OPa)、消費電力4.1w	1φ100V	
	(V-13BS)三菱相当品		風圧式シャッター、ゴムプラグ、引きひもスイッチ式		
			SUS製ウェザーカバー(金網付) その他付属品一式共		


凡 例

記 号	名 称	規 格
———	給水管	硬質塩化ビニルライニング鋼管 SGP-VA
—— ——	給湯管	一般配管用ステンレス鋼鋼管 SU
——G——	ガス管	外面塩化ビニル被覆鋼管 SGP-VG
———	既設配管	
—×—×—	撤去配管	給水:SGP(白)、HIVP、給湯:HTVP
○	給水栓	
●	シャワー金具	デッキタイプ2バルブ
+●	ガス栓	単口ヒューズコック
✕	弁	給水:止水栓、ガス:コック
⊗	床排水トラップ	防臭ワン取替え、トラップ内清掃 目皿清掃

改修後
21号室

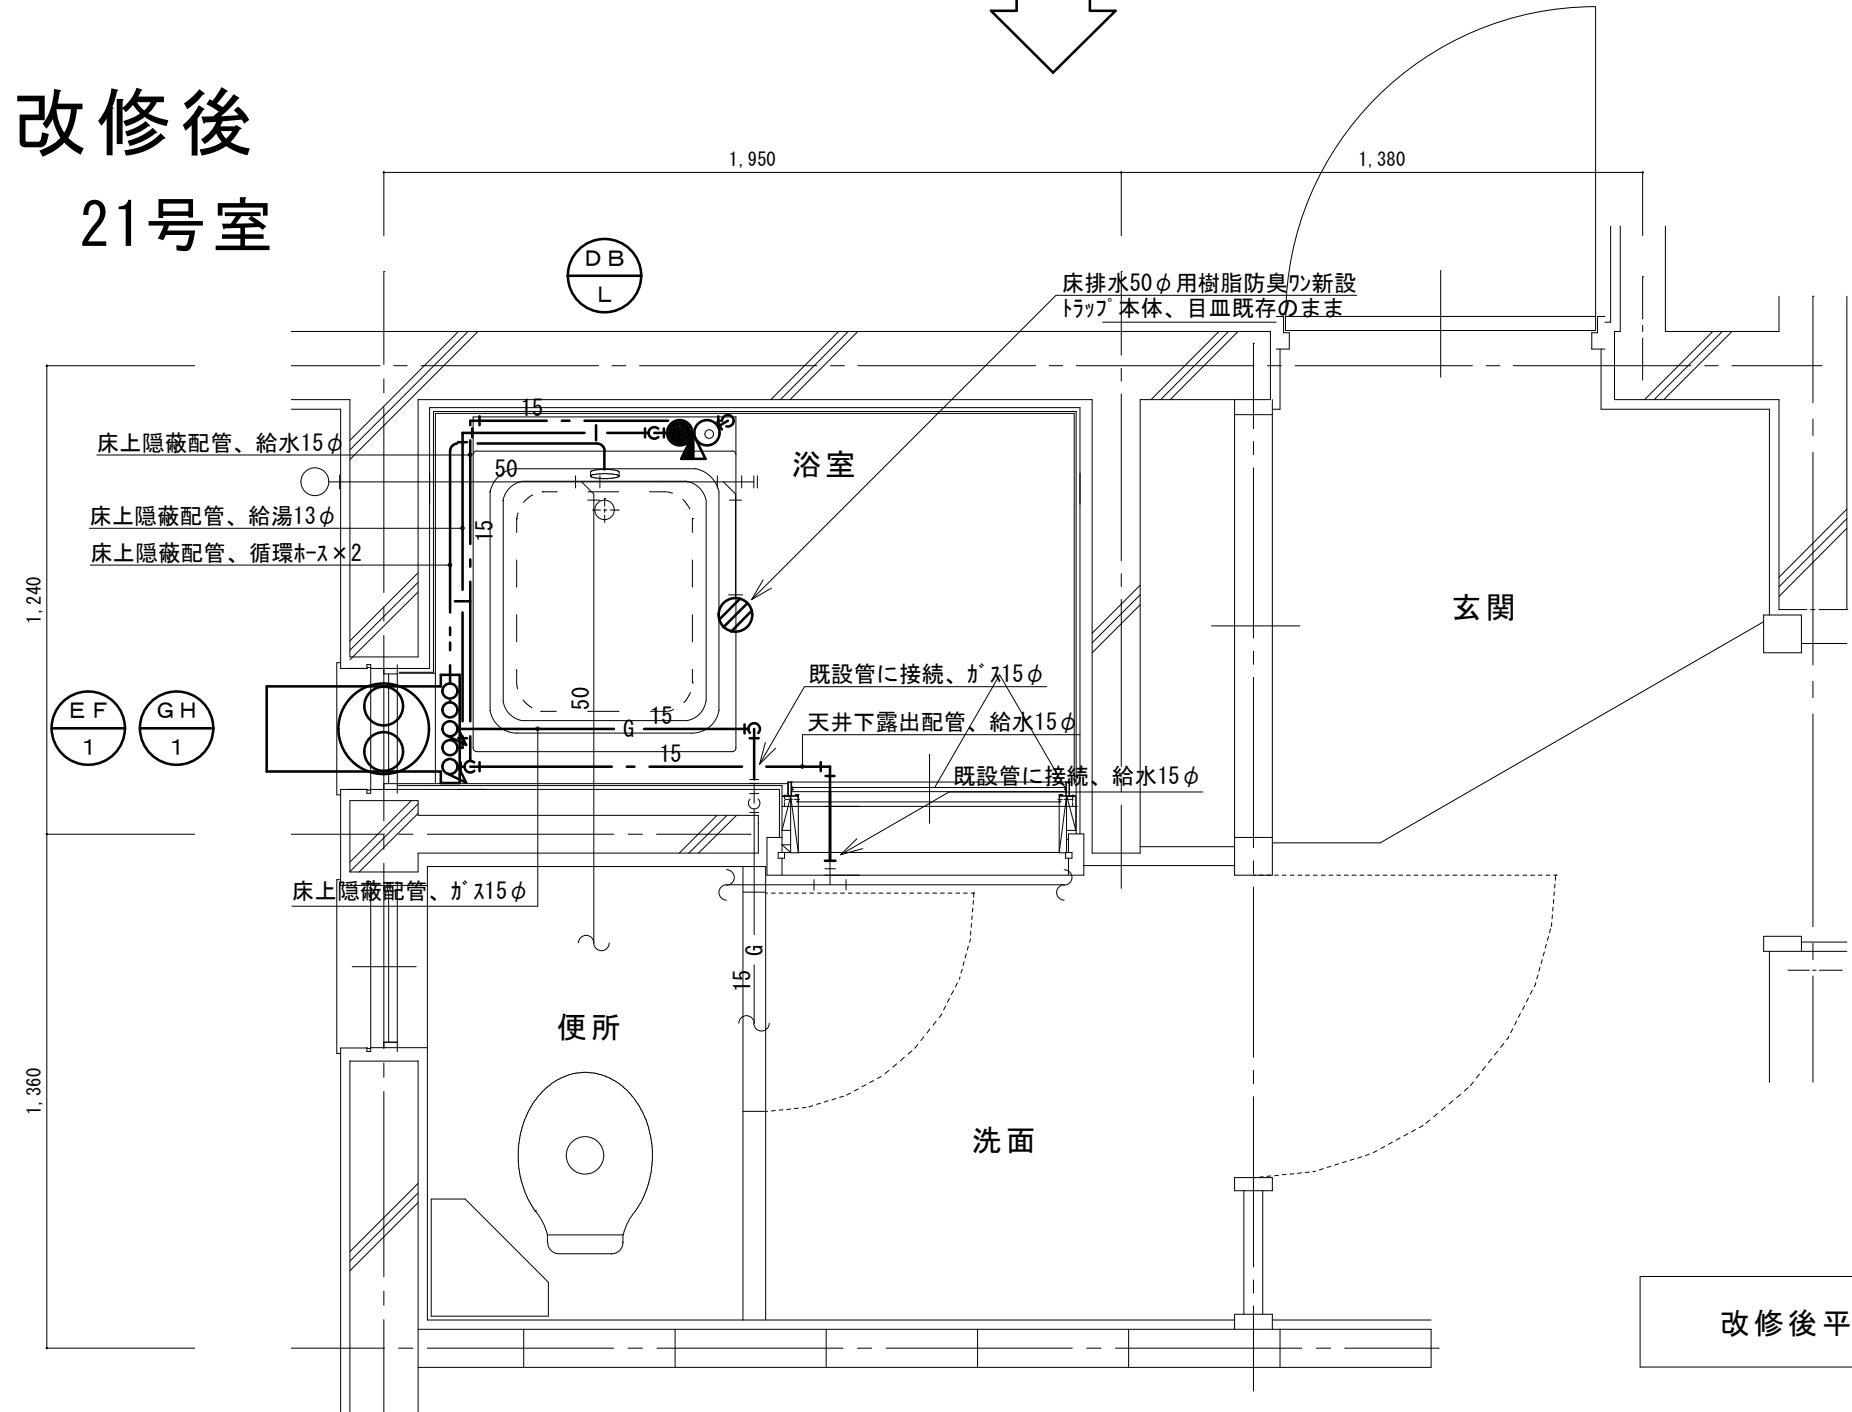


改修後平面図 1/20

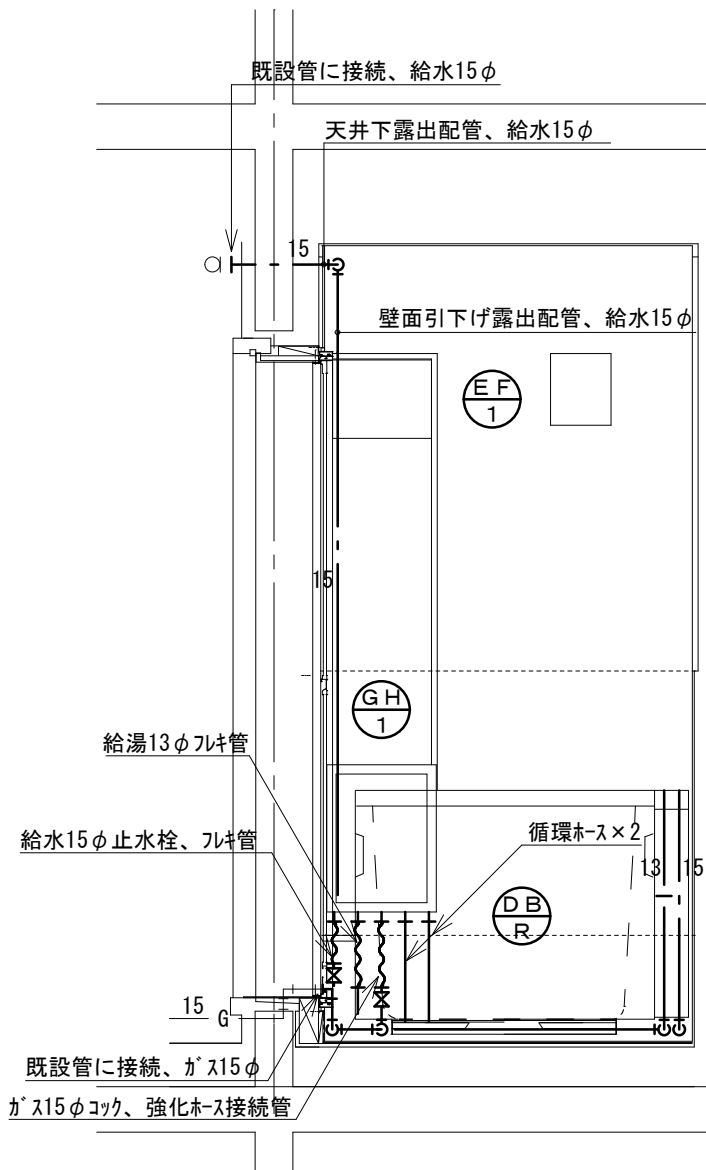


北面

改修後 展開図 1/20

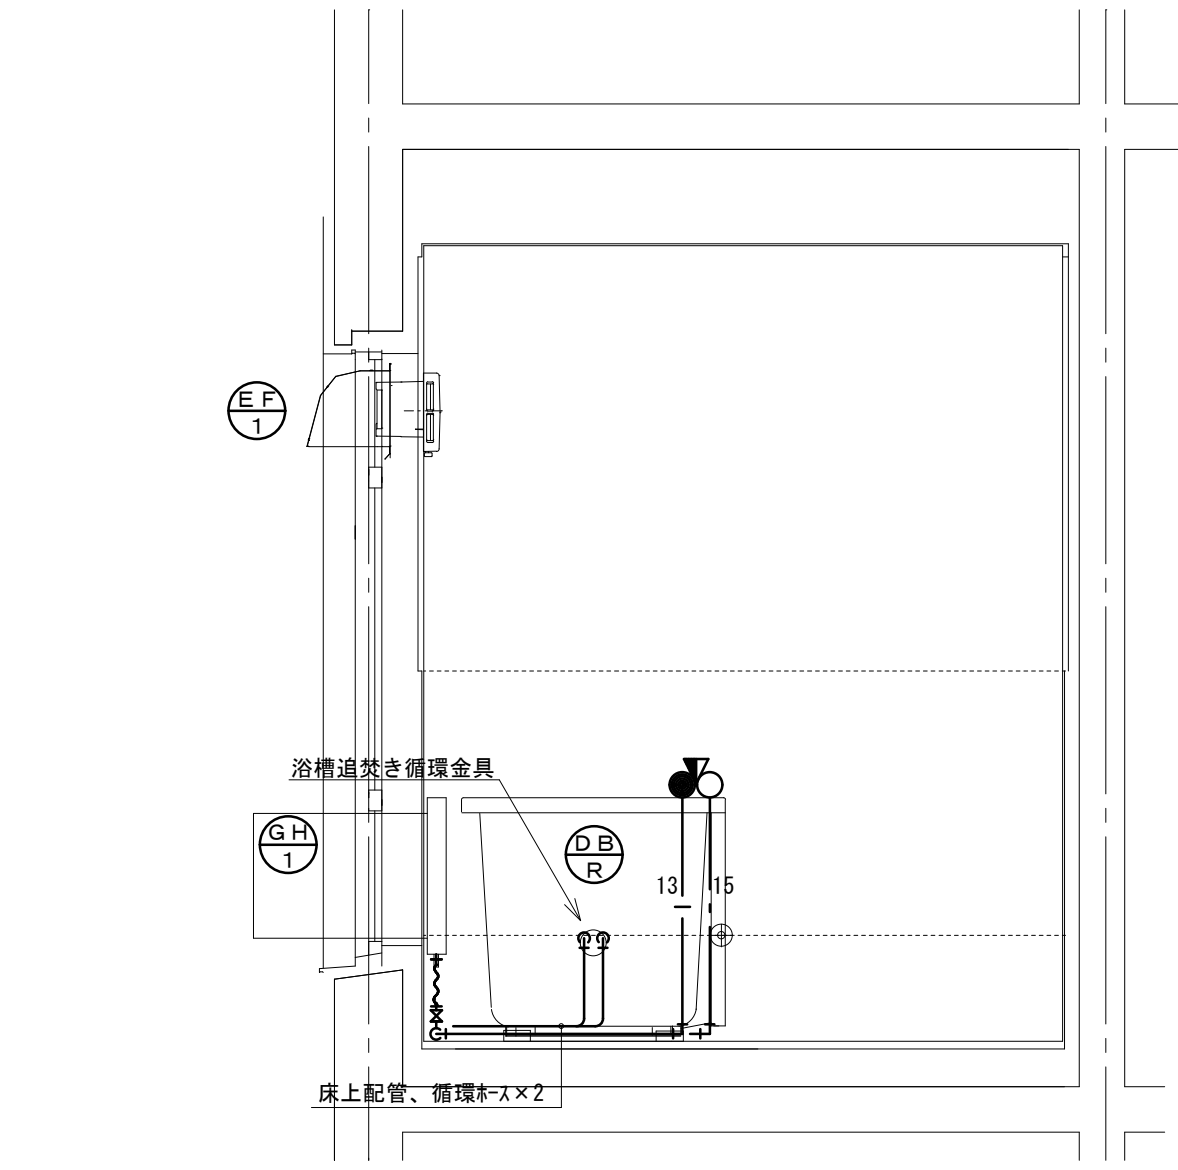


東面

改修前
22号室

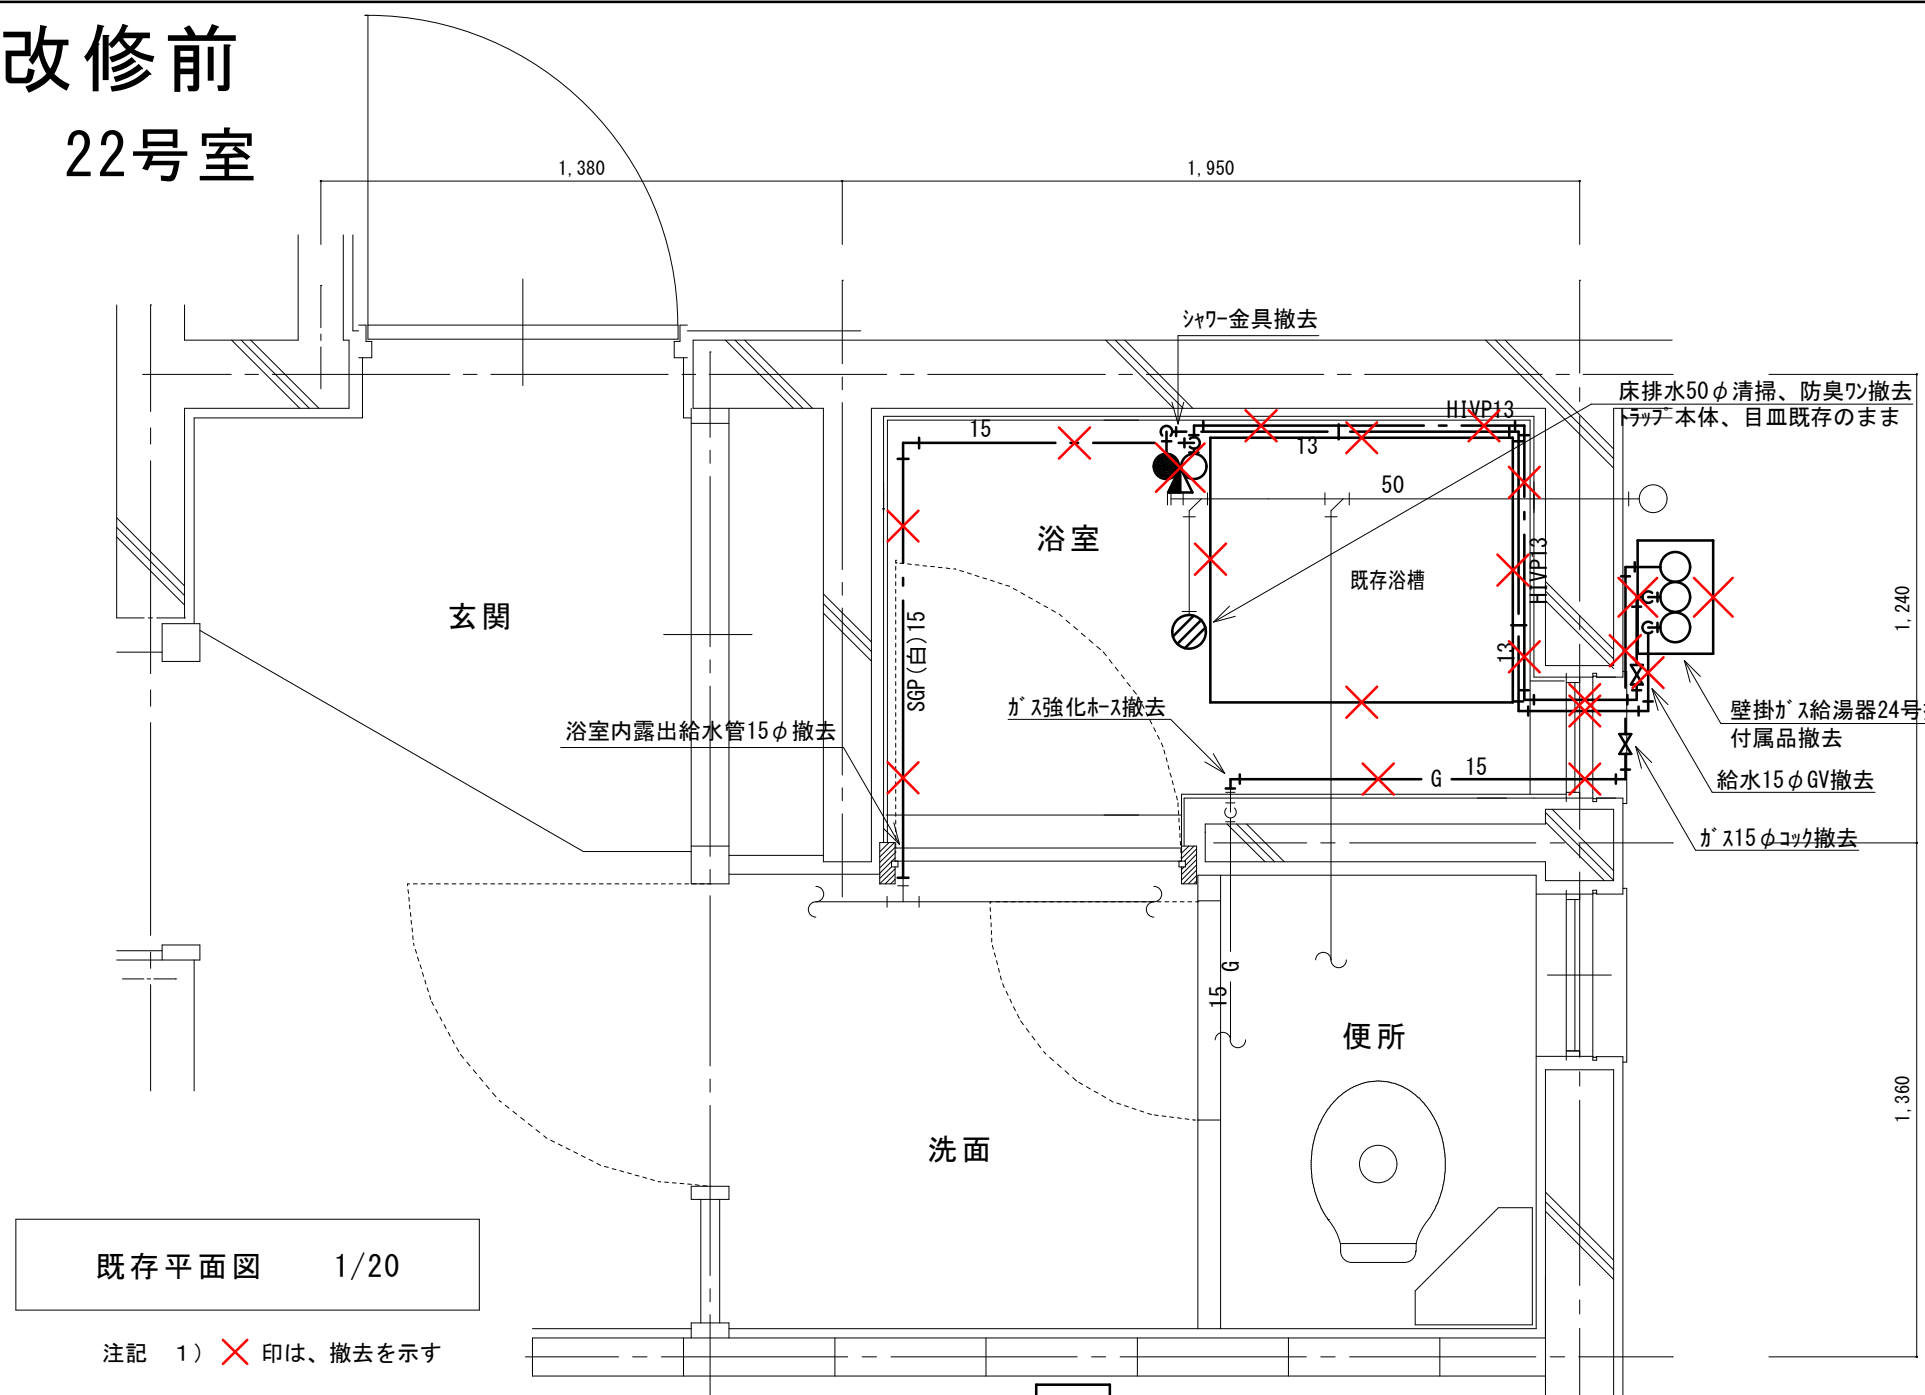

改修後
22号室

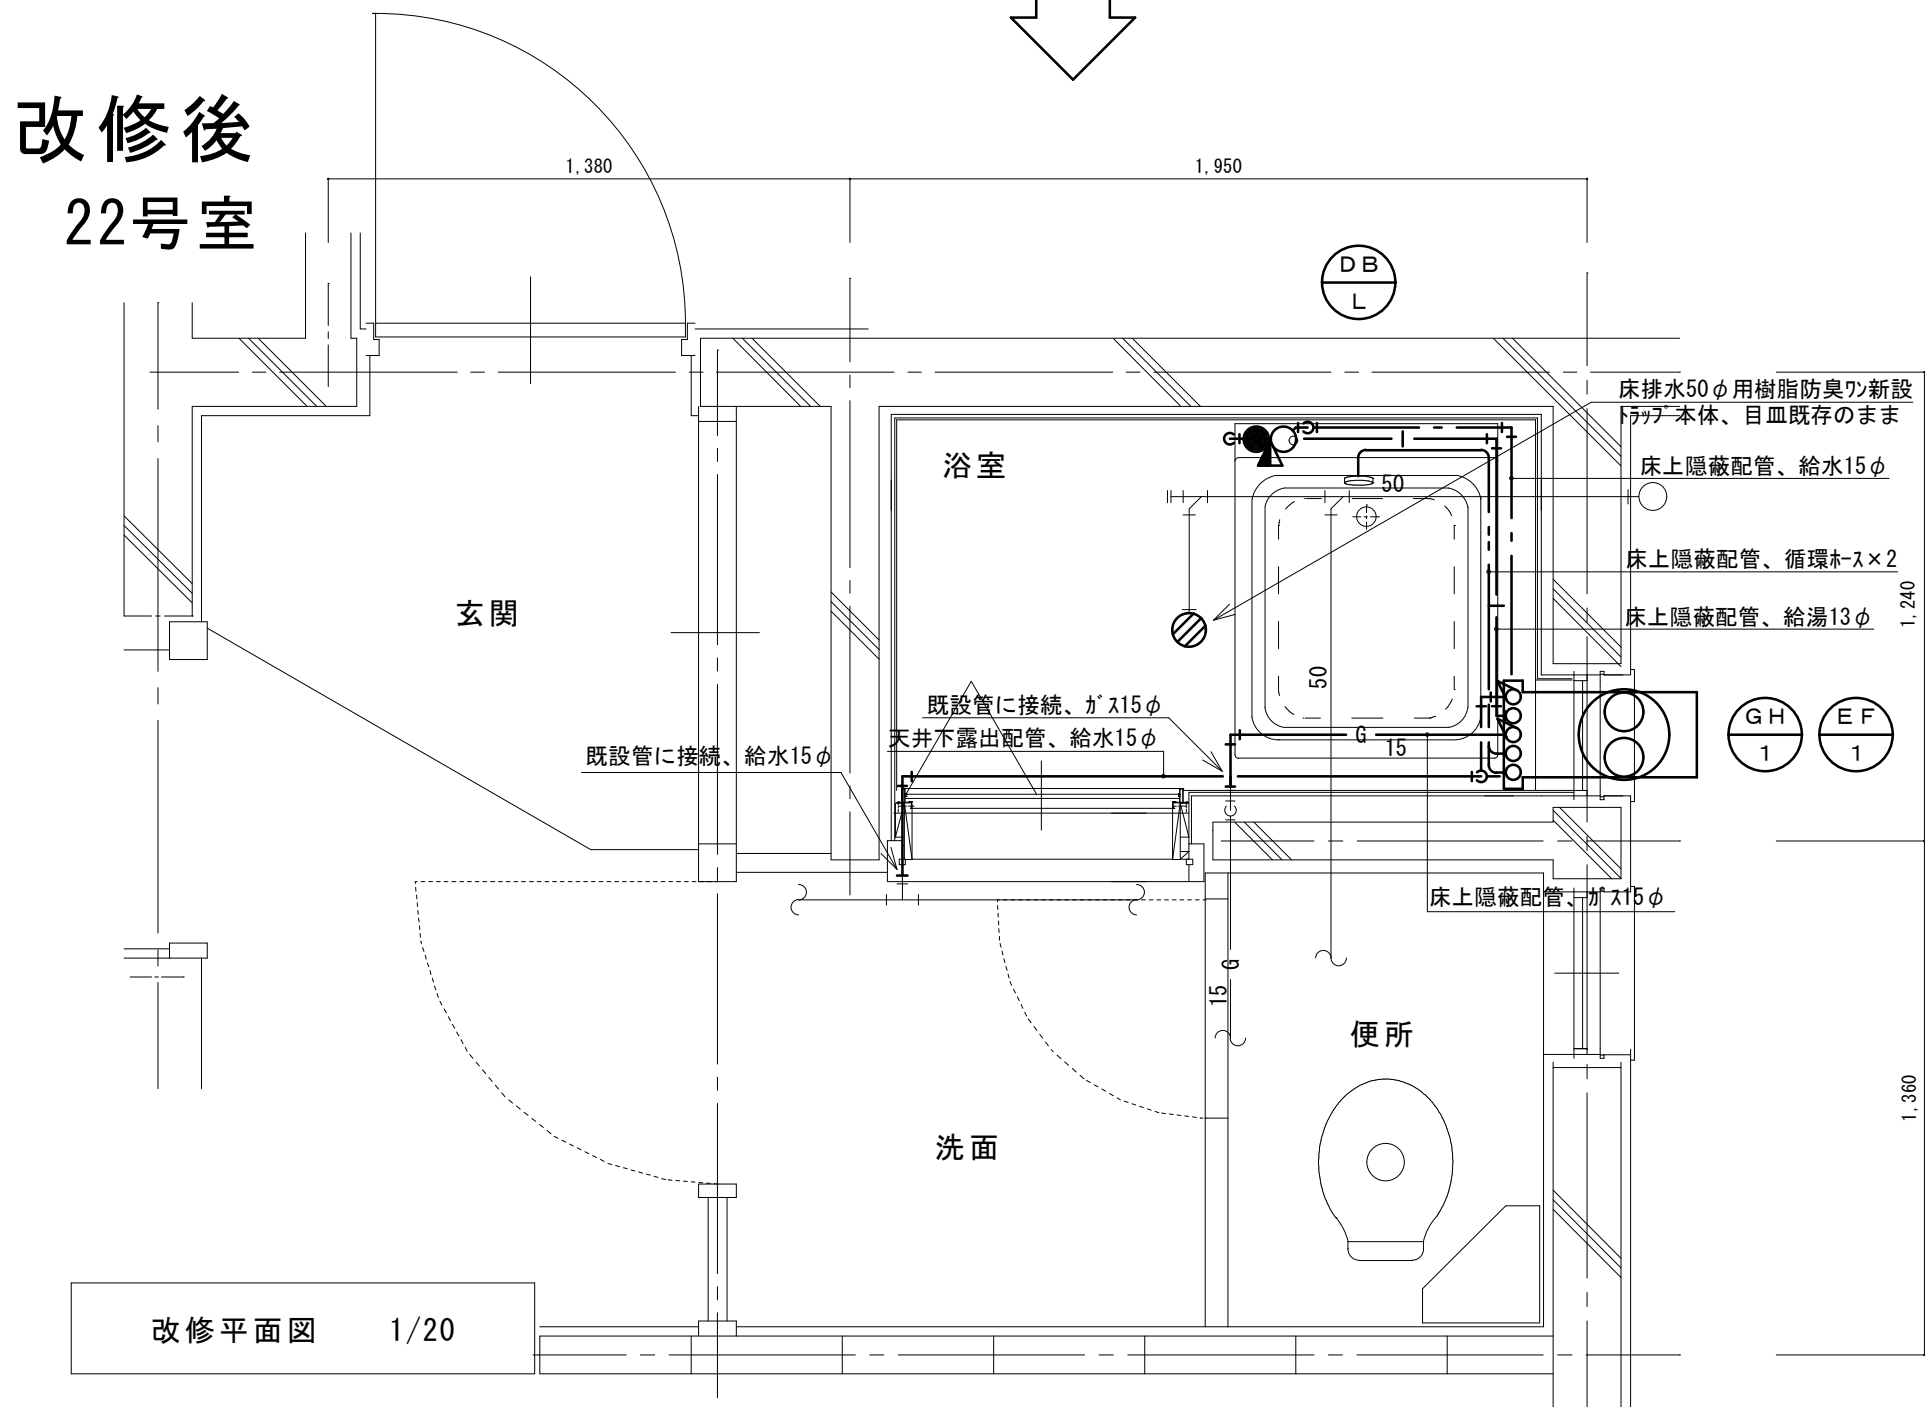


(新設)
機 器 表

記号	機器名称	台数	機器仕様・付属品	電源	備考
GH 1	ガスふろ給湯器 (GTS-165ADBL)ノリツ相当品	30	壁貫通形(厚壁対応)16号、LPガス用、湯張り、追焚き、たし湯、排気カバー 給水15φ止水栓、給水フレキ管、給湯フレキ管、ガス15φコック、強化ホース接続管 浴室設置リモコン(電気工事支給)、リモコンコード(電気工事支給)、電源コード(電気工事支給) 追炊き循環金具、循環ホース×2、シャワーカウンター(CS-20)、水栓金具(MS-7C) 付属品共	1φ100V	既設開口周囲穴埋め調整含む
DB L	浴槽 (KF-810S-F)が'相当品	30	据置き型(1方全エブロン)、FRP製、795×695×645H、満水量230L 循環金具孔付、専用ふろ蓋、据付け高さ調整脚、排水共栓、付属品共		ずれ防止壁面固定金具取付×4(SUS製ビス止め)
EF 1	換気扇 (V-13BS)三菱相当品	30	浴室用換気扇、換気風量130m ³ /h(OPa)、消費電力4.1w 風圧式シャッター、ゴムプラグ、引きひもスイッチ式 SUS製ウェザーカバー(金網付) その他付属品一式共	1φ100V	


凡 例

記 号	名 称	規 格
———	給水管	硬質塩化ビニルライニング鋼管 SGP-VA
———	給湯管	一般配管用ステンレス鋼管 SU
——G——	ガス管	外面塩化ビニル被覆鋼管 SGP-VG
———	既設配管	
—X—X—	撤去配管	給水:SGP(白)、HVP、給湯:HTVP
⊗	給水栓	
⊗	シャワー金具	デッキタイプ2バルブ
⊗	ガス栓	単口ヒューズコック
⊗	弁	給水:止水栓、ガス:コック
⊗	床排水トラップ	防臭ワン取替え、トラップ内清掃 目皿清掃

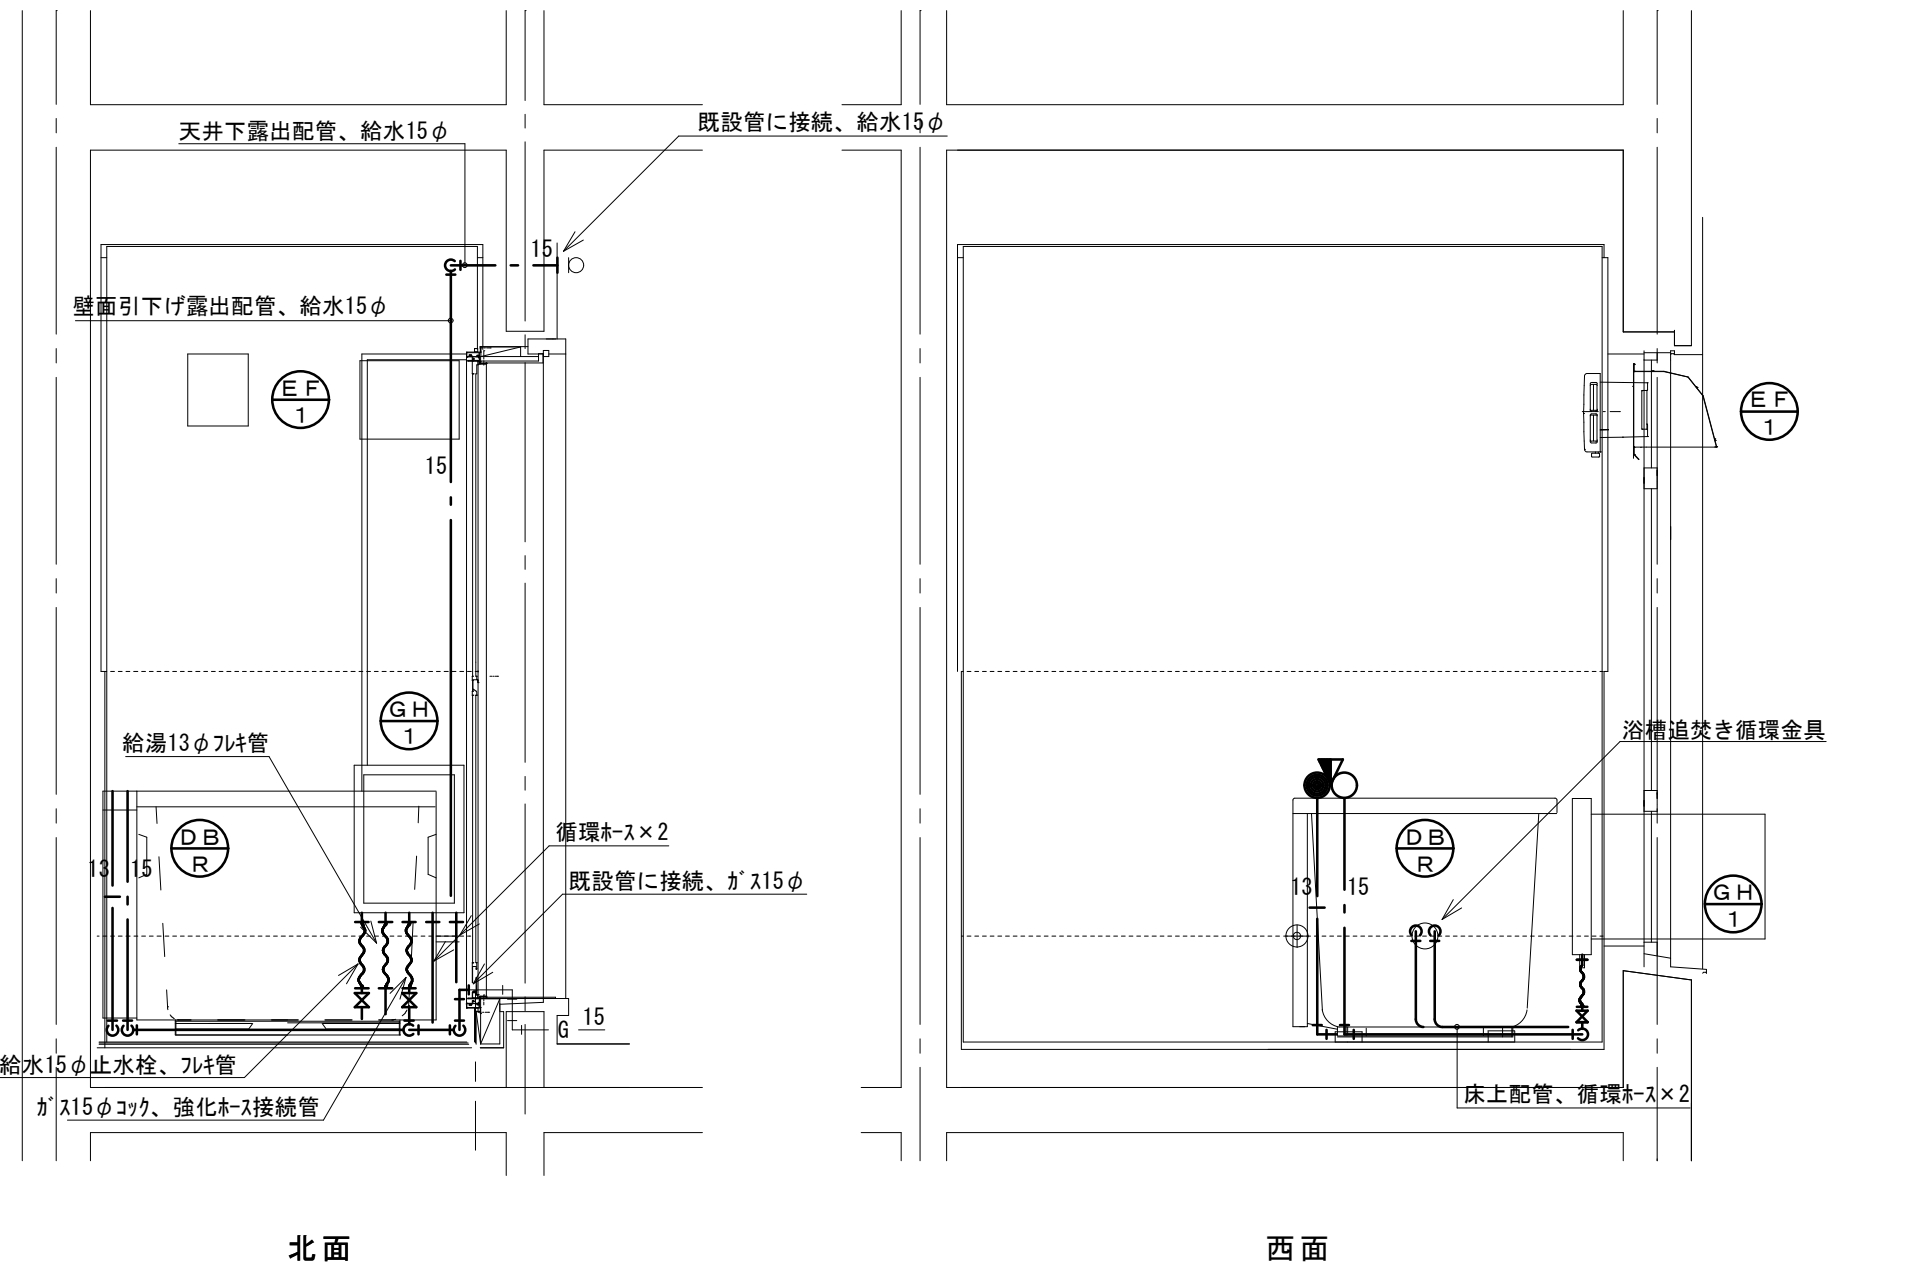


改修後 展開図 1/20

改修前
23号室

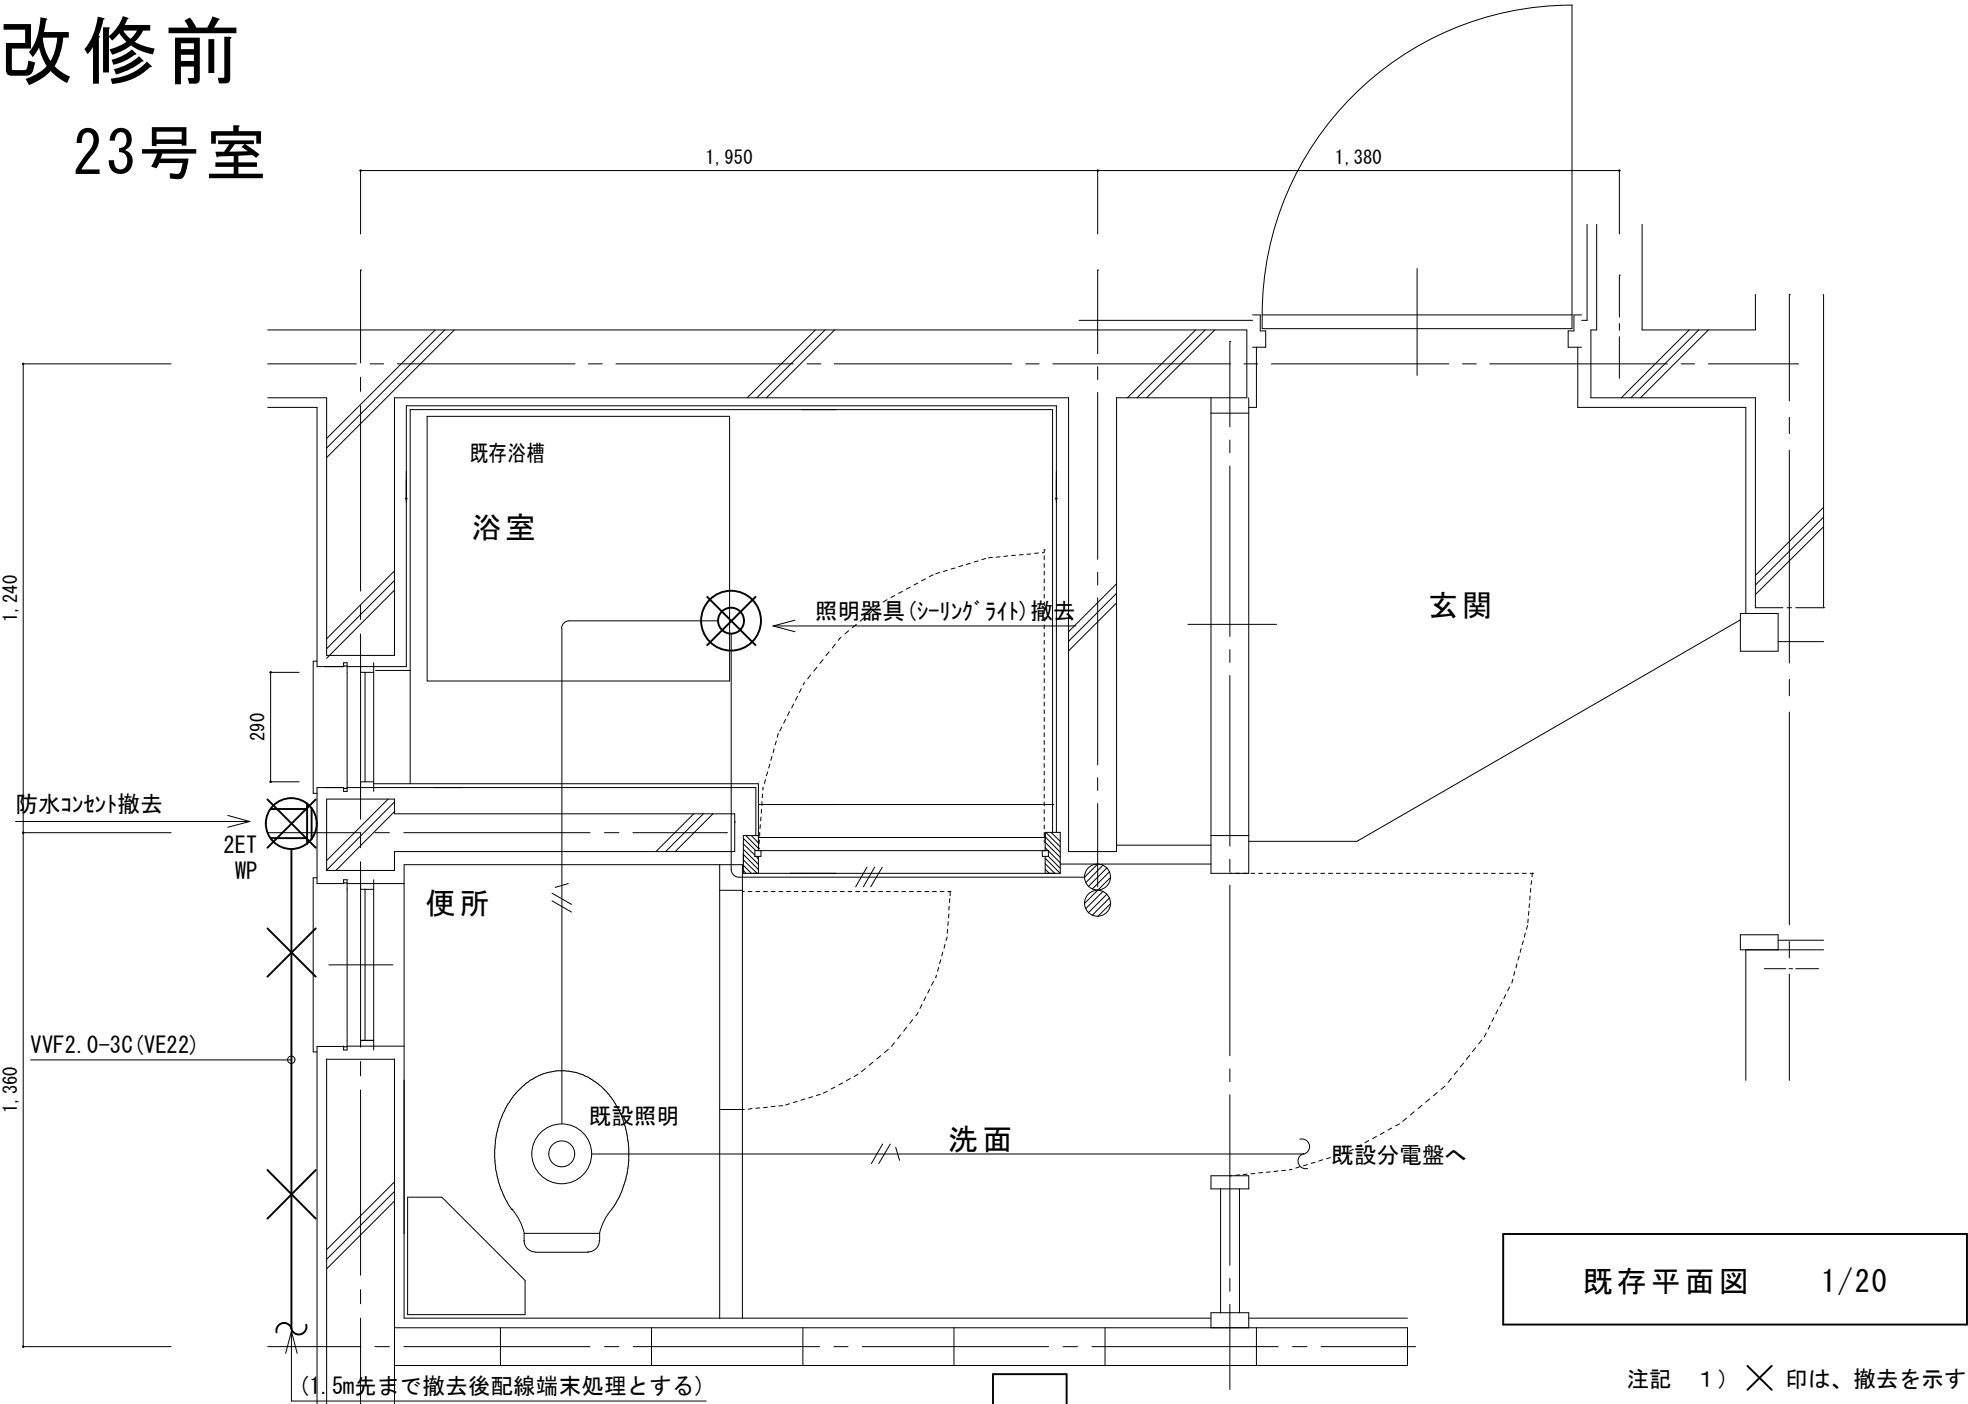


既存平面図 1/20

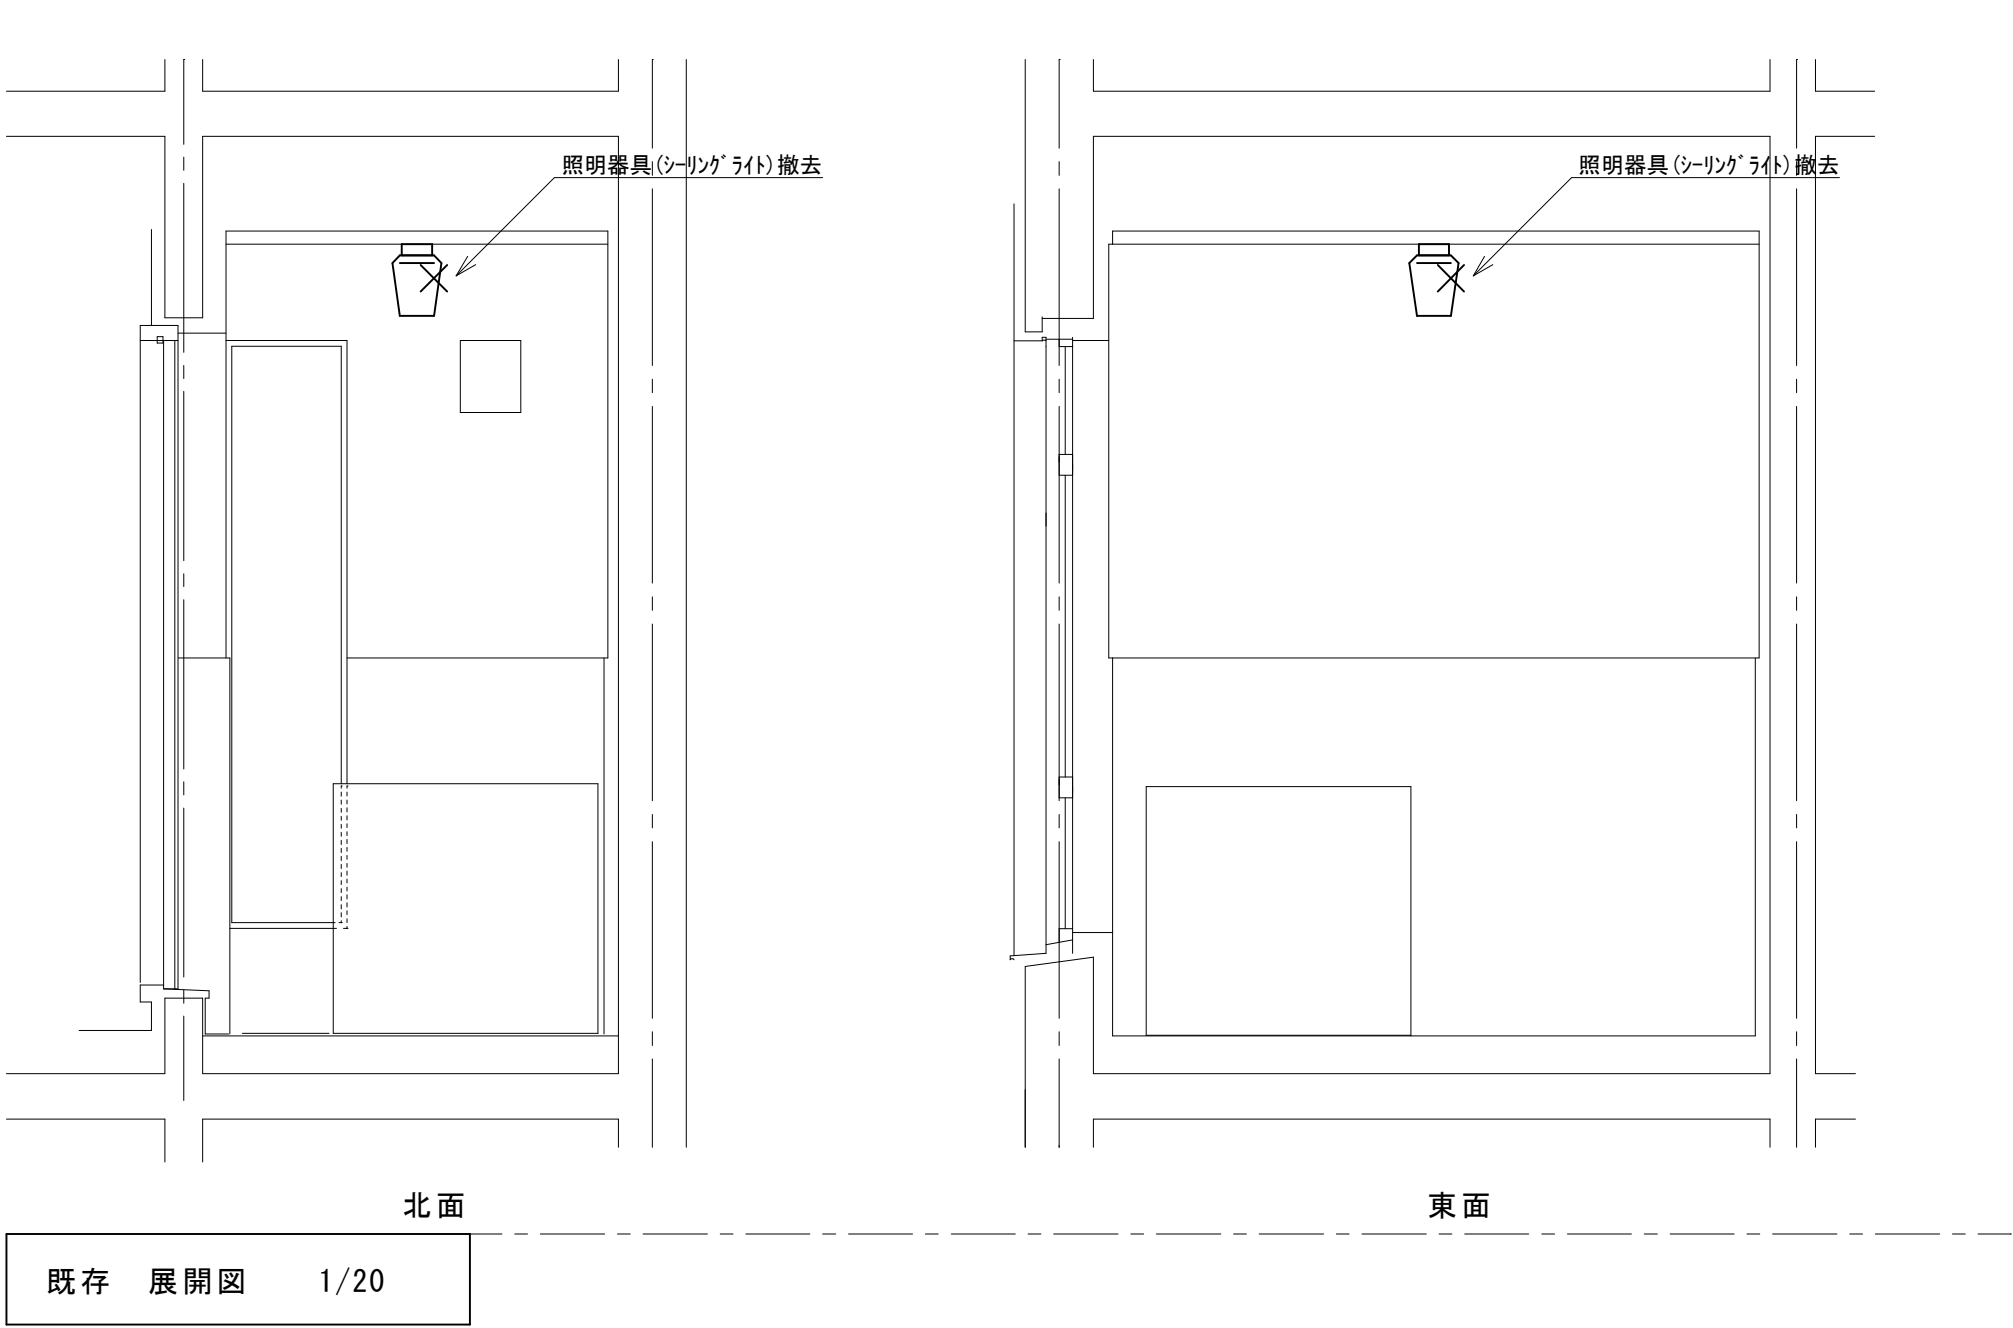


既存 展開図 1/20

改修後
23号室

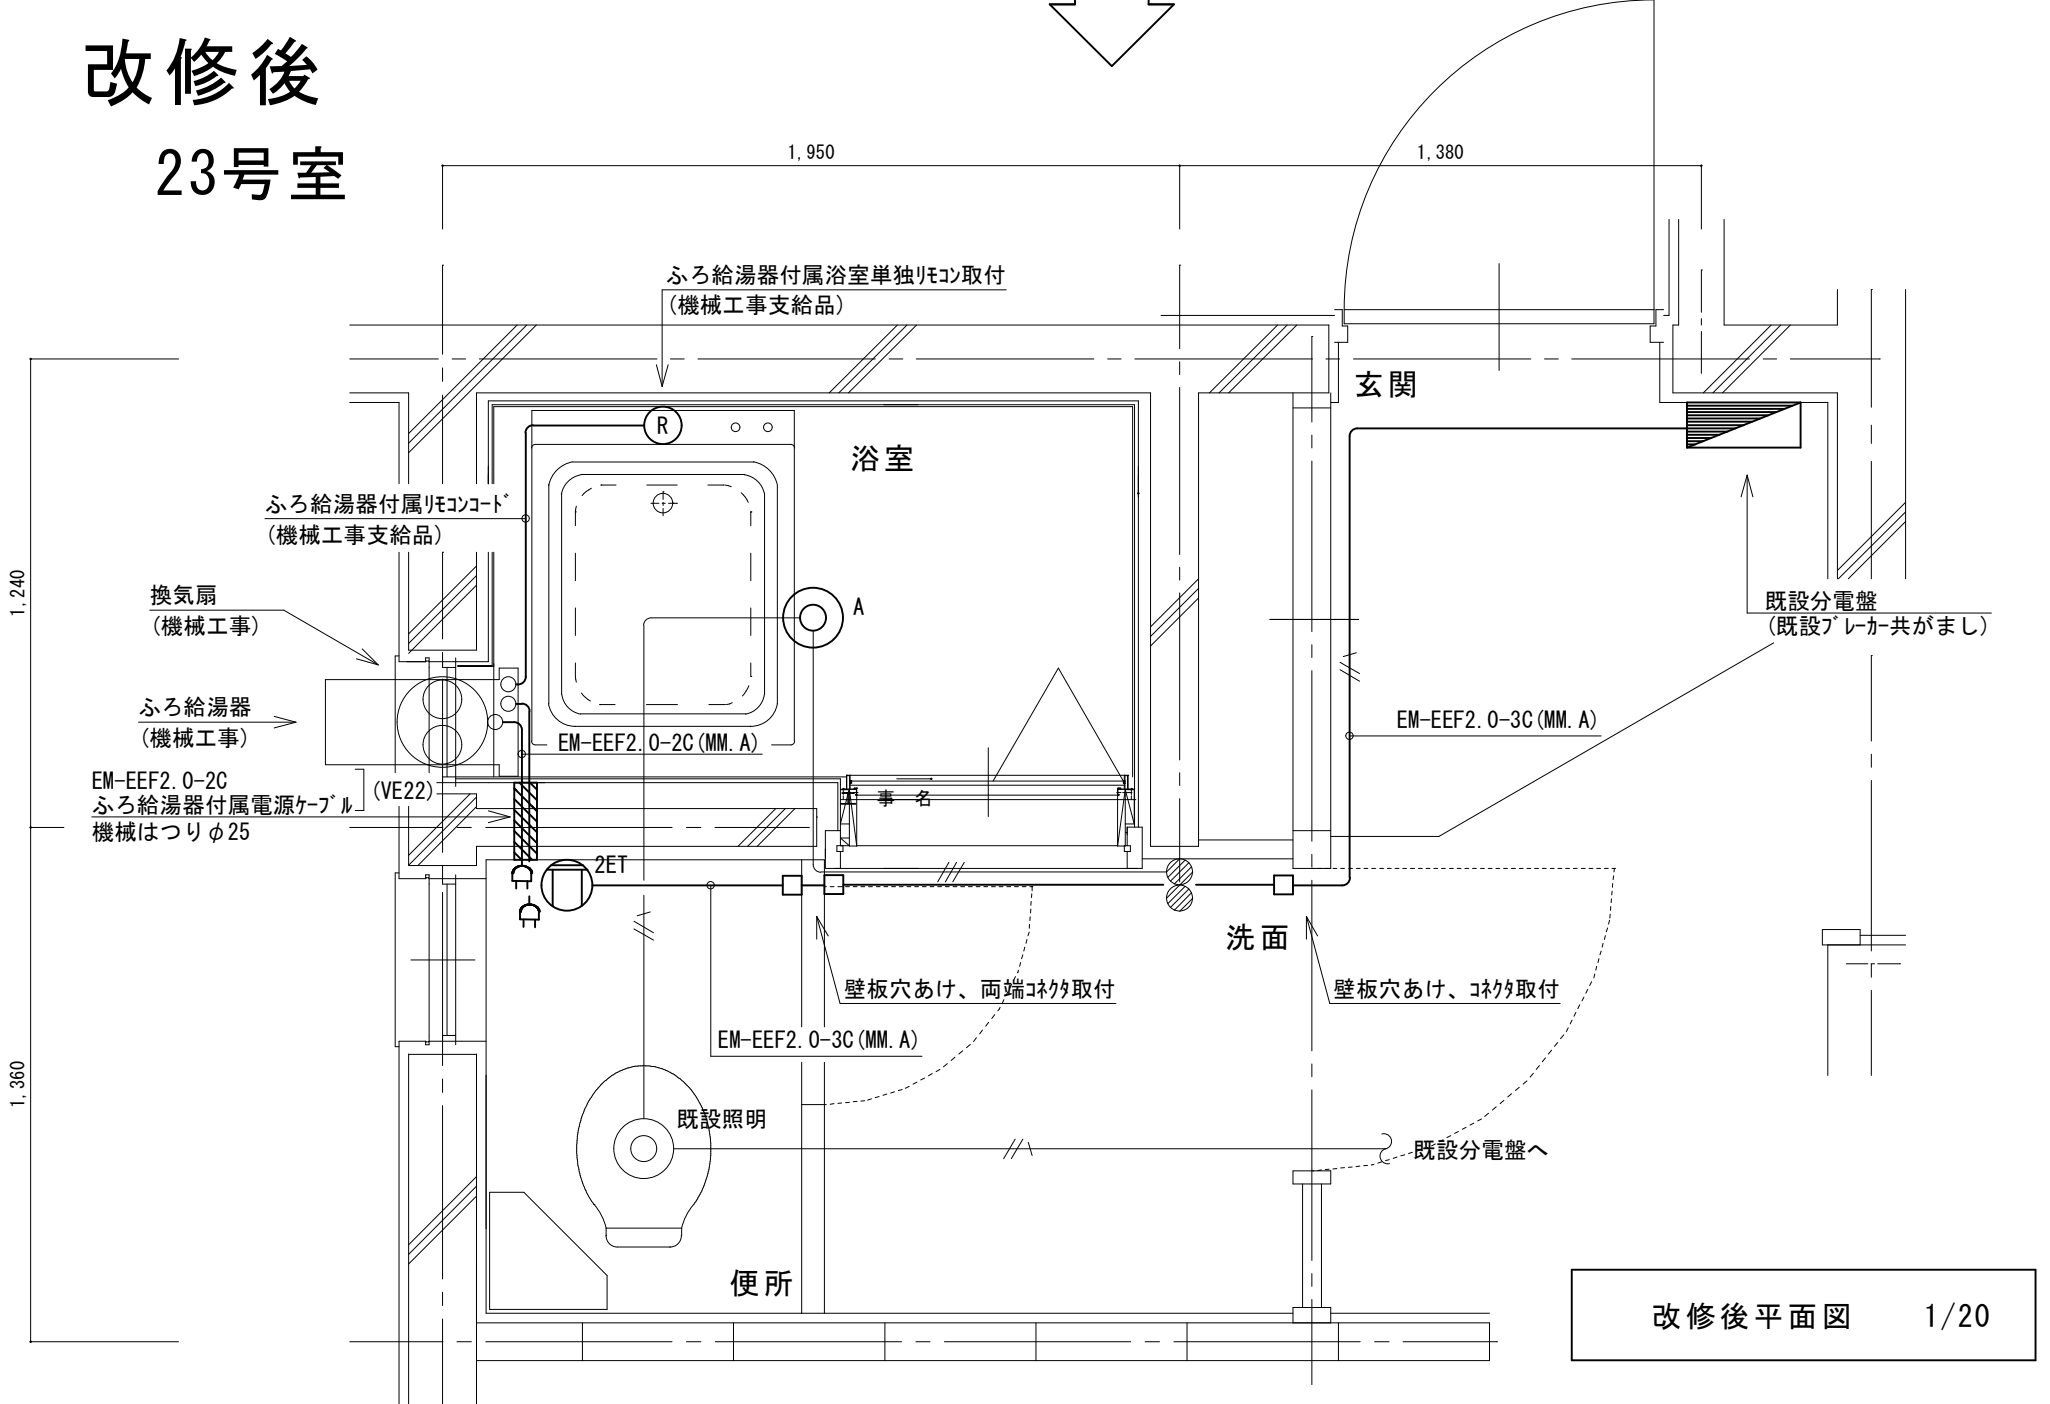


改修後平面図 1/20

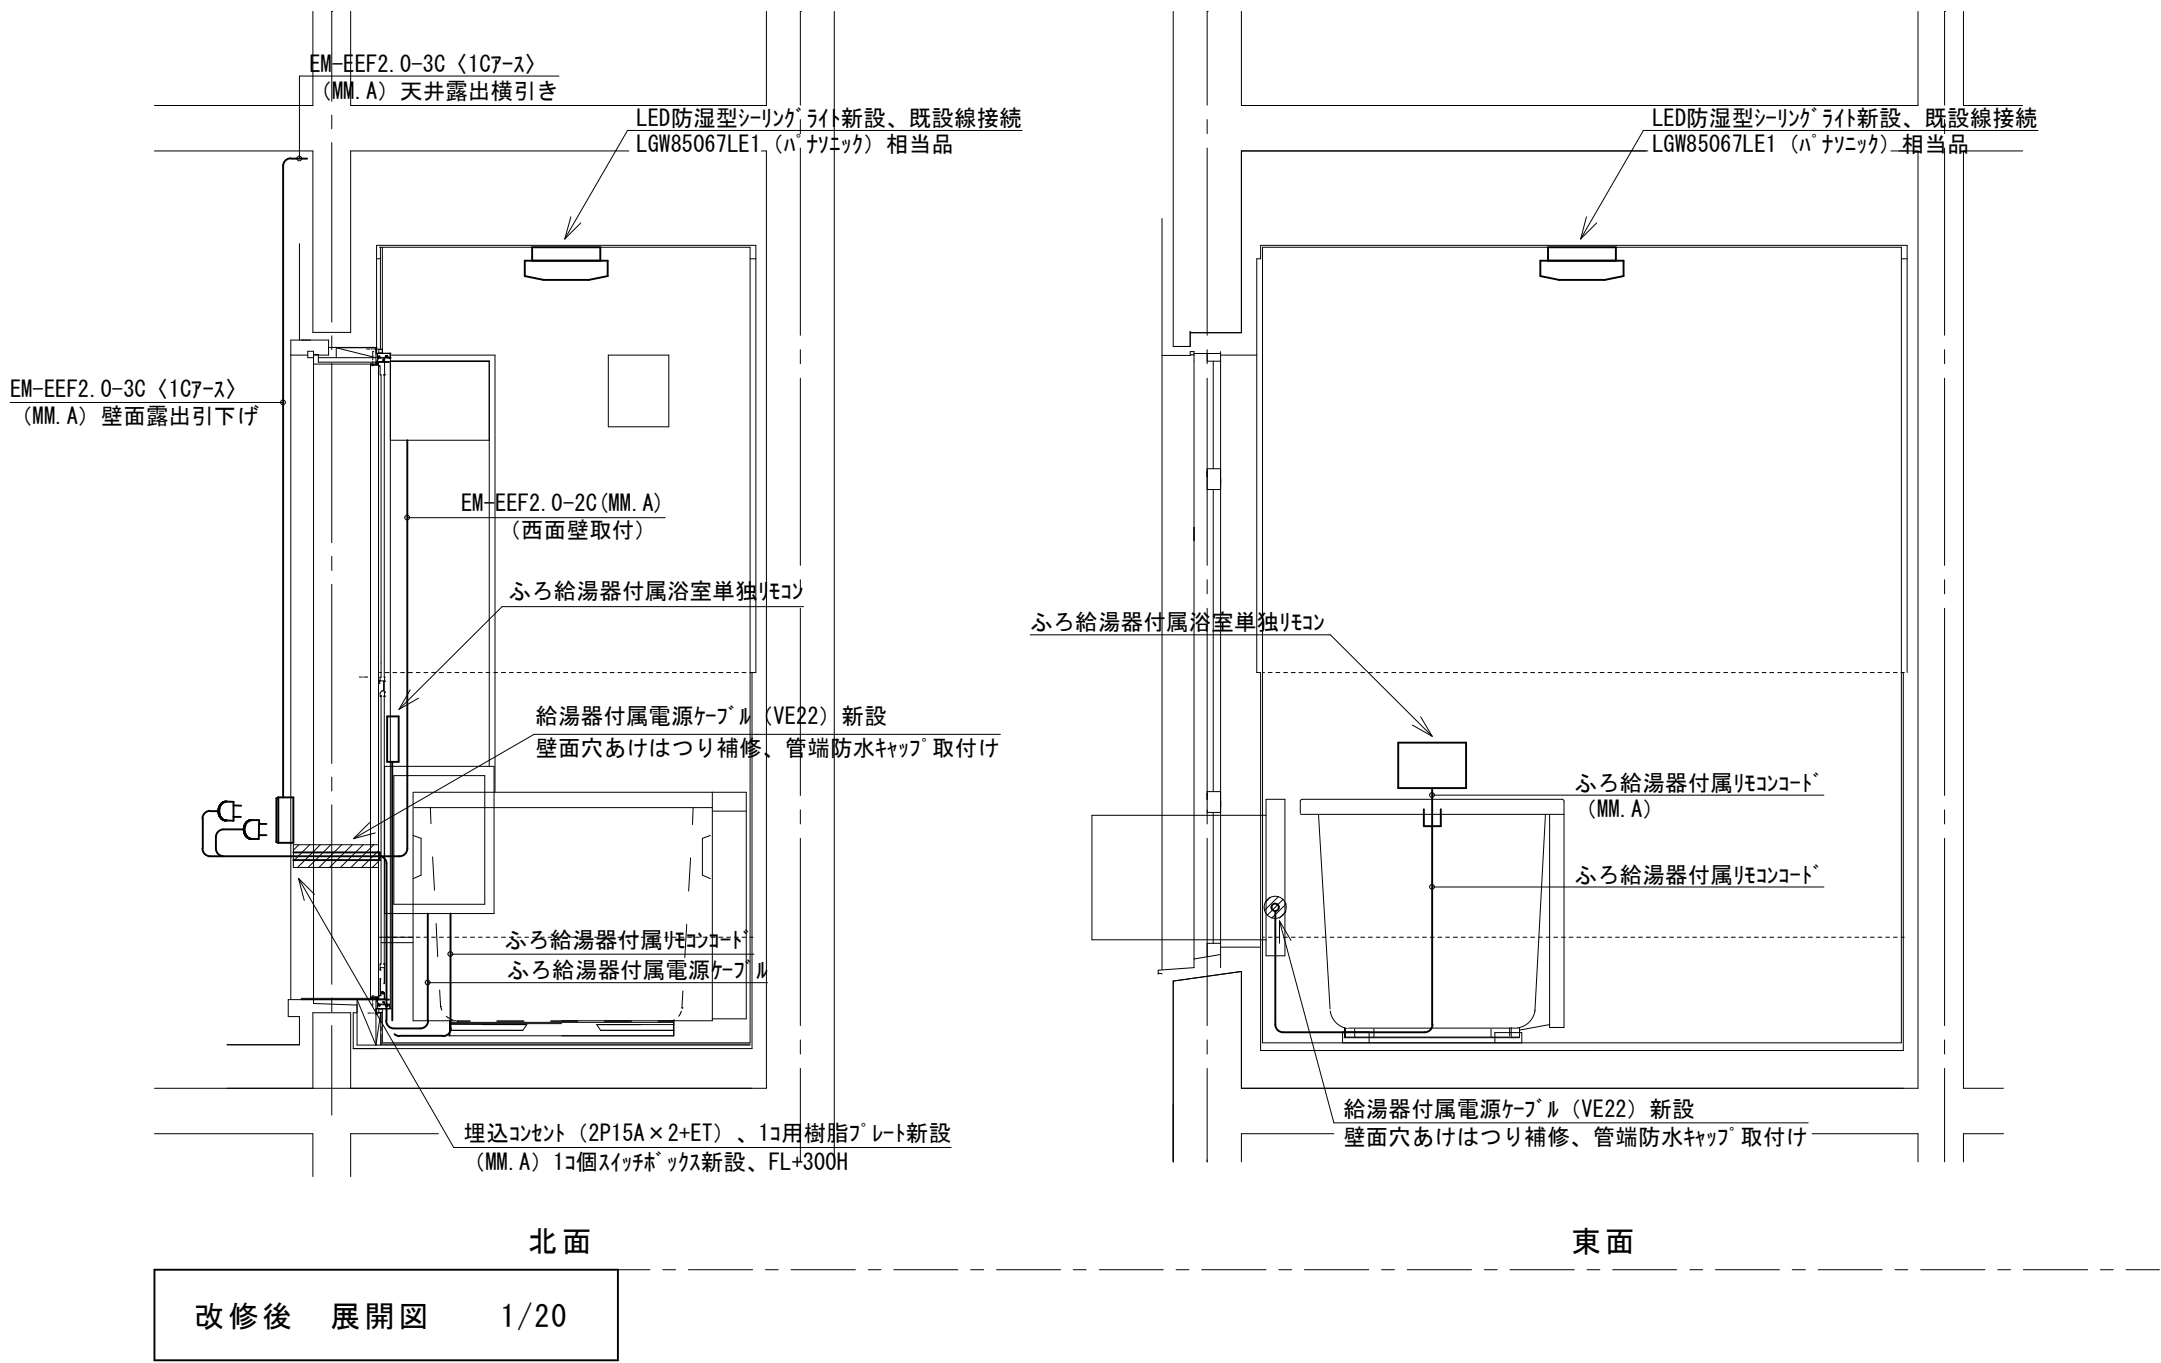

改修後 展開図 1/20

改修前

23号室

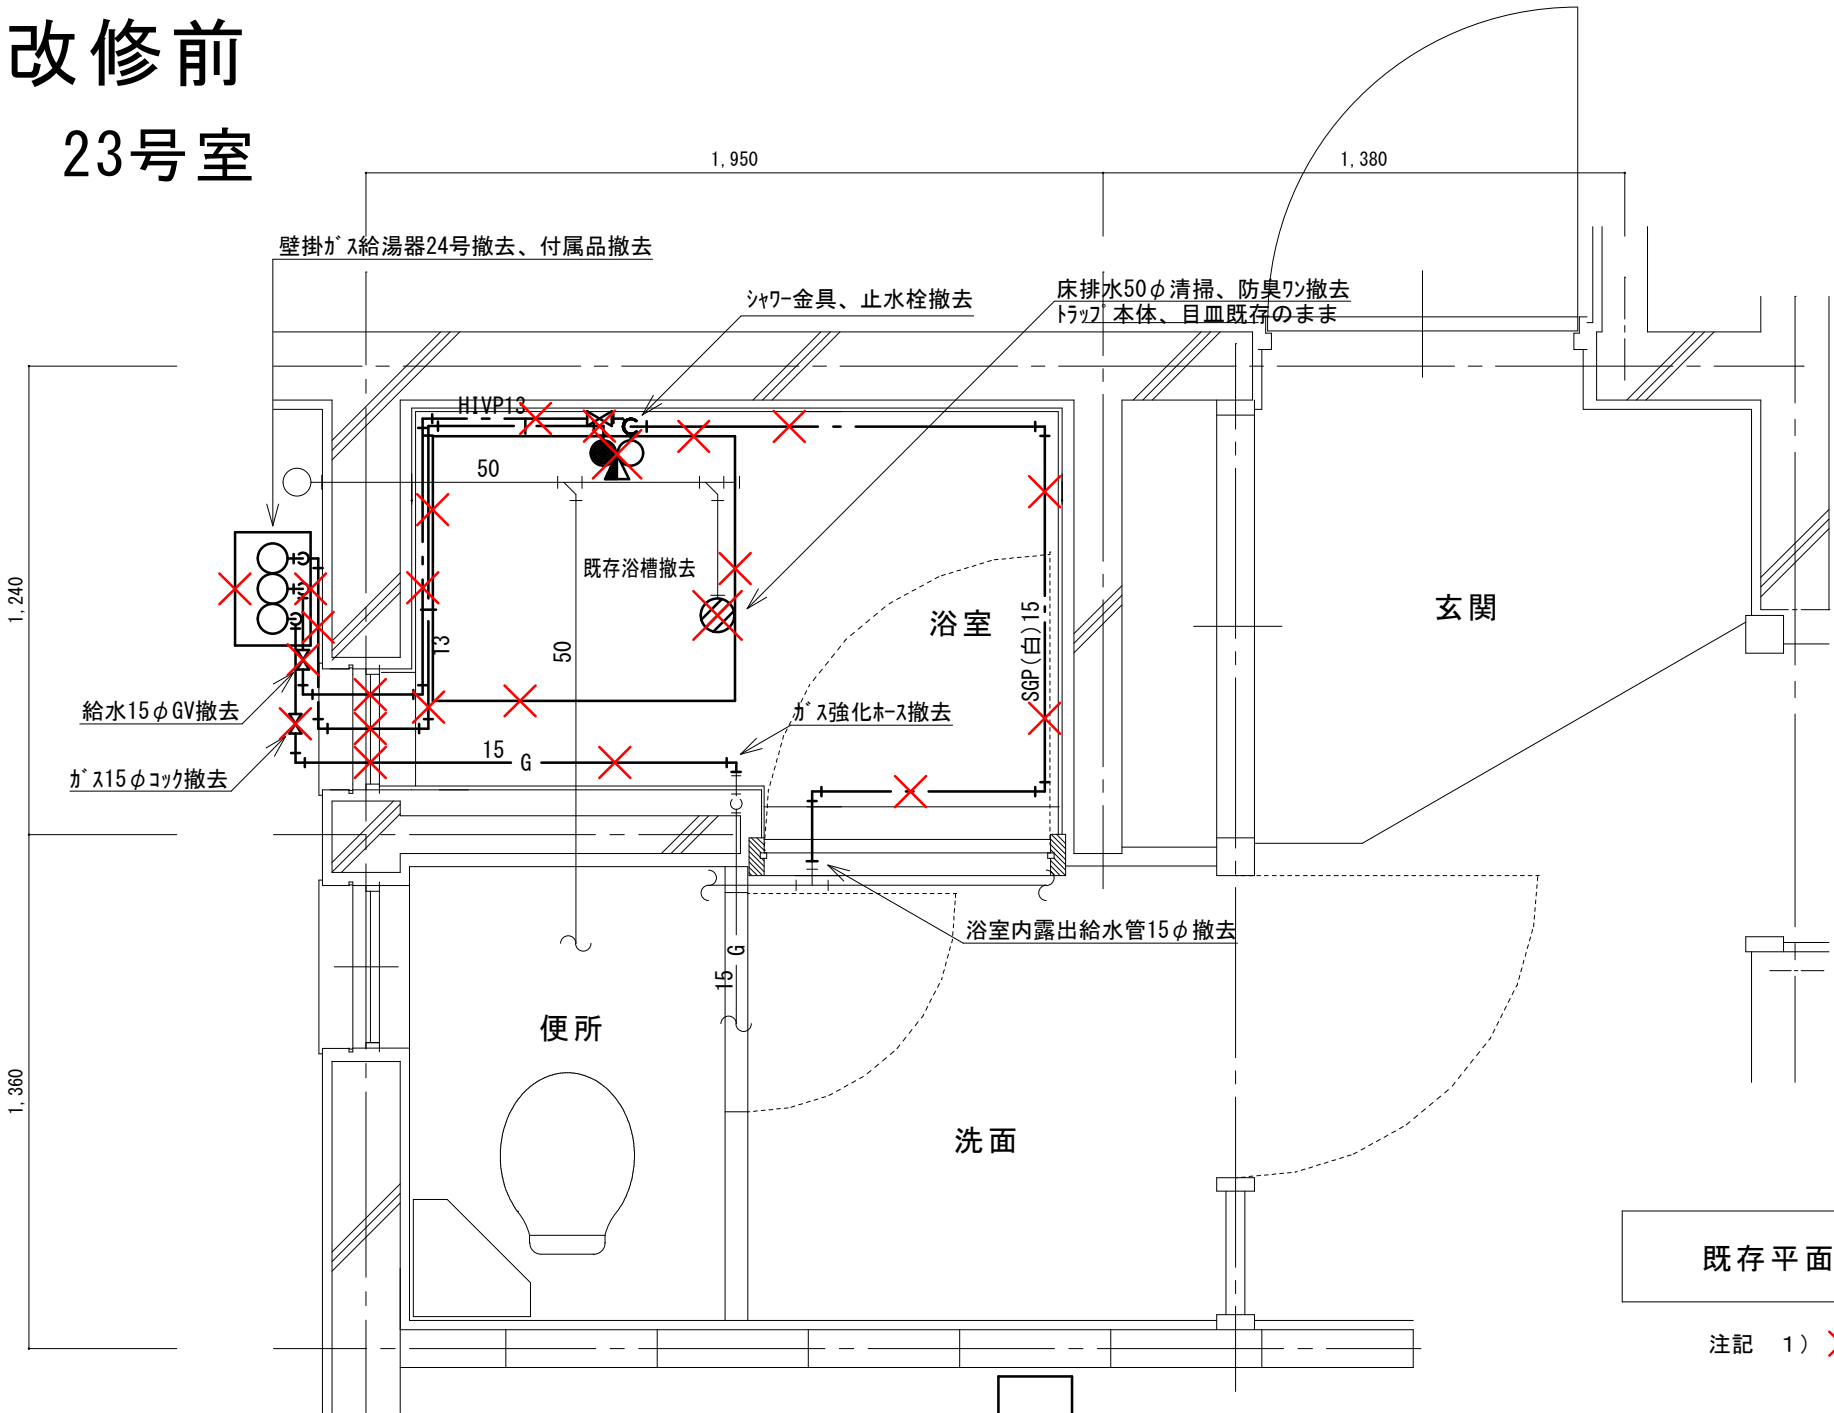

既存平面図 1/20

注記 1) X印は、撤去を示す

(新設)
機 器 表


記号	機器名称	台数	機器仕様・付属品	電源	備考
GH1	ガスふろ給湯器	30	壁貫通形(厚壁対応)16号、LPガス用、湯張り、追焚き、たし湯、排気カバー	1φ100V	既設開口周囲穴埋め調整含む
	(GTS-165ADBL)ノリ相当品		給水15φ止水栓、給水フレキ管、給湯フレキ管、ガス15φコック、強化ホース接続管		
			浴室設置リモコン(電気工事支給)、リモコンコード(電気工事支給)、電源コード(電気工事支給)		
			追炊き循環金具、循環ホース×2、シャワーカウンター(CS-20)、水栓金具(MS-7C)		
			付属品共		
DBL	浴槽	30	据置き型(1方全エプロン)、FRP製、795×695×645H、満水量230L		ずれ防止壁面固定金具取付×4(SUS製ビス止め)
	(KF-810S-F)ノリ相当品		循環金具孔付、専用ふろ蓋、据付け高さ調整脚、排水共栓、付属品共		
EF1	換気扇	30	浴室用換気扇、換気風量130m³/h(OPa)、消費電力4.1w	1φ100V	
	(V-13BS7)三菱相当品		風圧式シャッター、ゴムブラグ、引きひもスイッチ式		
			SUS製ウェザーカバー(金網付) その他付属品一式共		

凡 例


記 号	名 称	規 格
——	給水管	硬質塩化ビニルライニング鋼管 SGP-VA
—— ——	給湯管	一般配管用ステンレス鋼鋼管 SU
——G——	ガス管	外面塩化ビニル被覆鋼管 SGP-VG
——	既設配管	
—X—X—	撤去配管	給水:SGP(白)、HIVP、給湯:HTVP
⊗	給水栓	
⊙	シャワー金具	デッキタイプ2バルブ
+	ガス栓	単口ヒューズコック
⊠	弁	給水:止水栓、ガス:コック
⊙	床排水トラップ	防臭ワン取替え、トラップ内清掃 目皿清掃

改修後


23号室

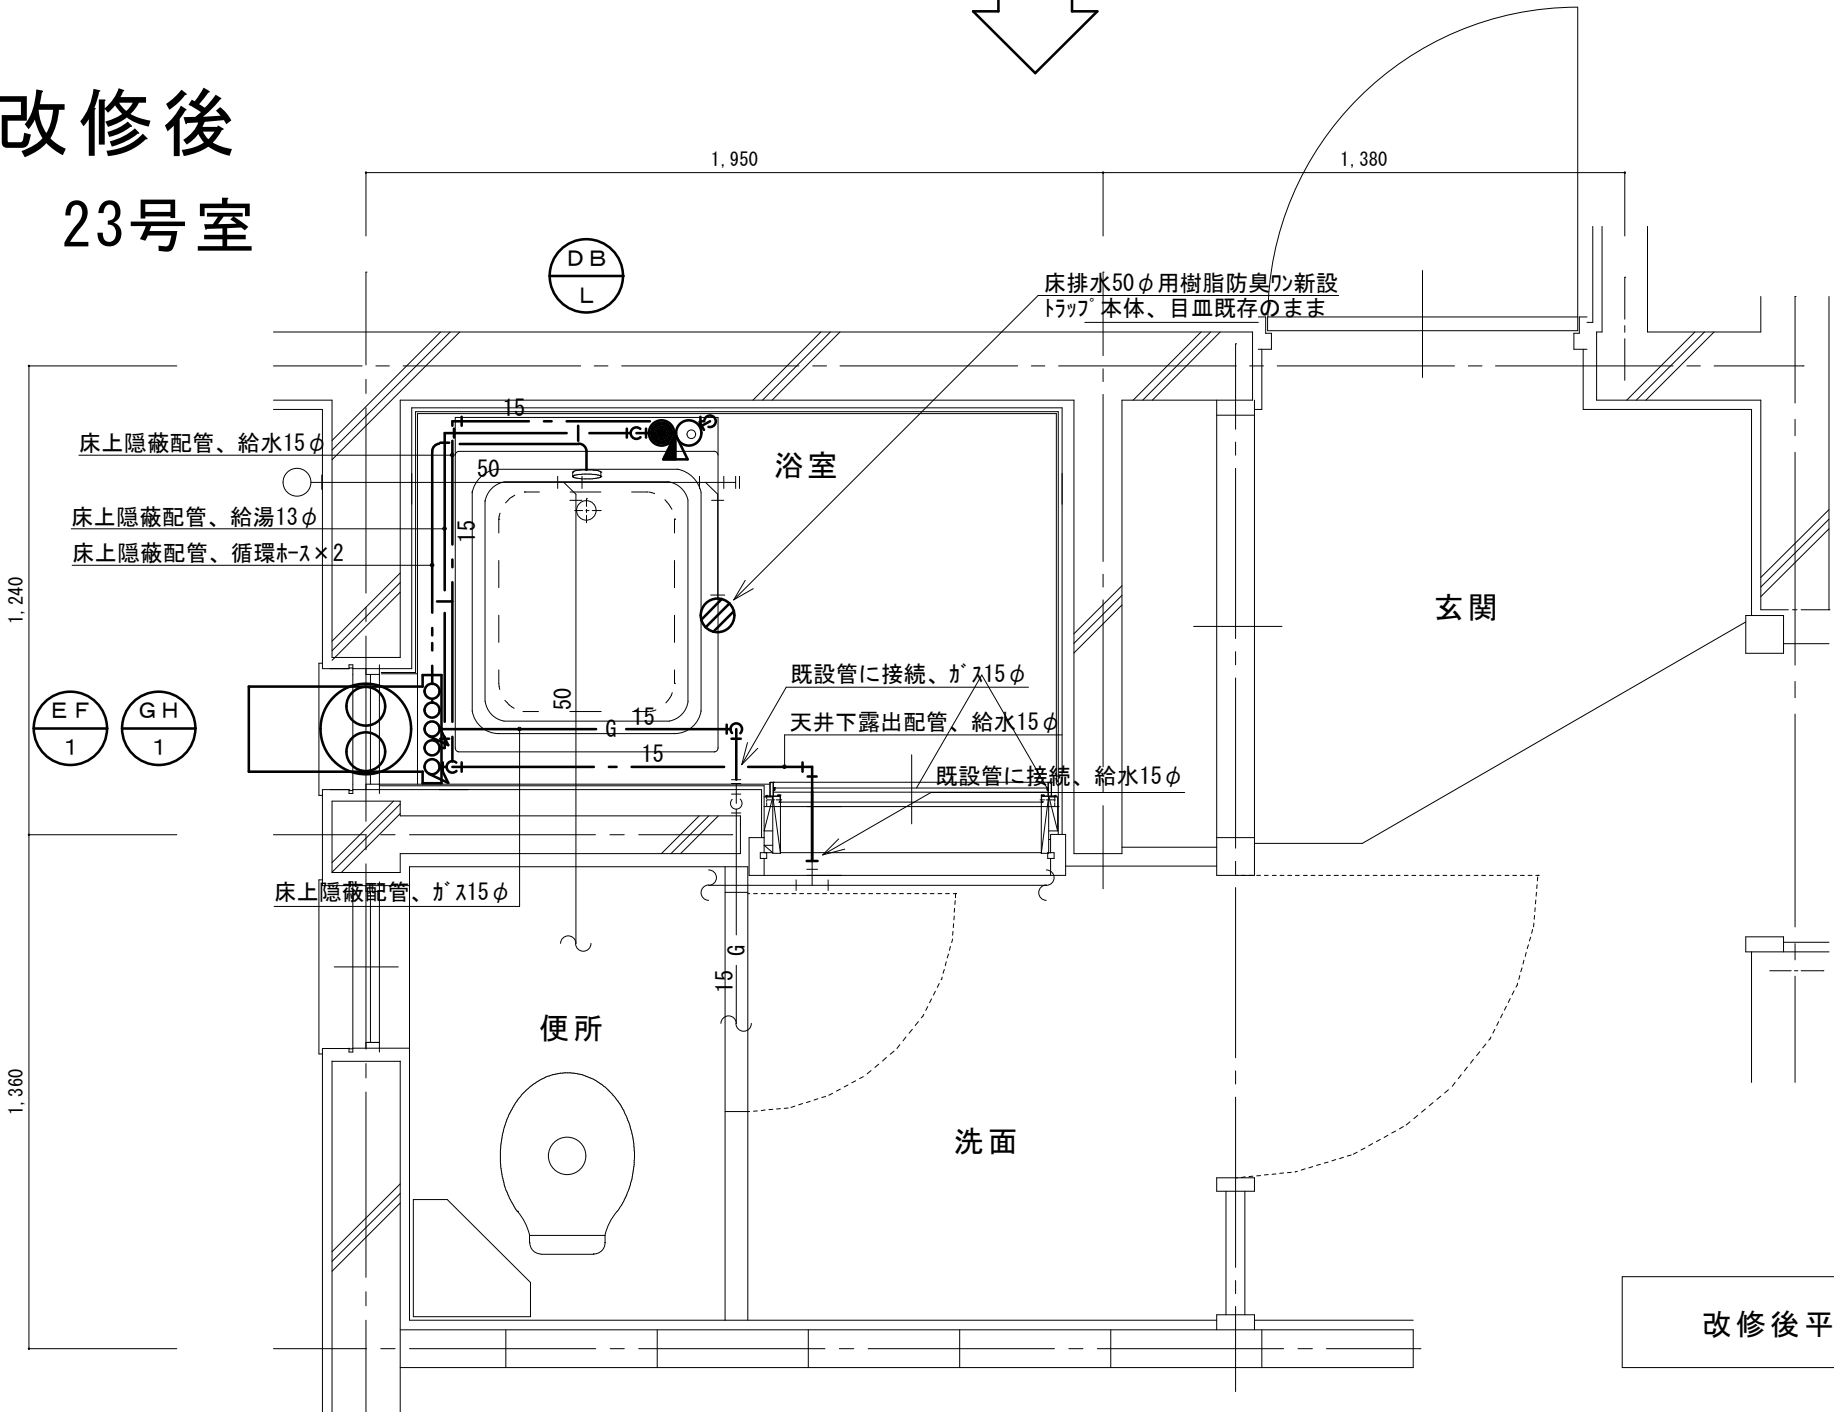

改修後平面図 1/20

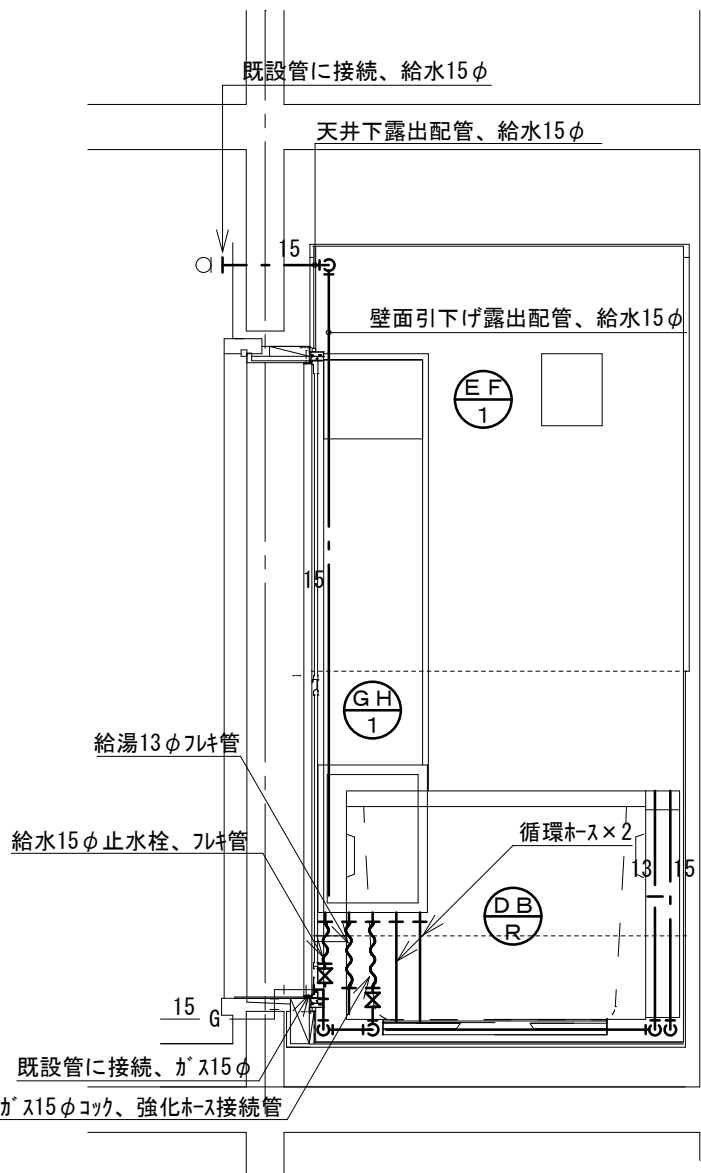


北面

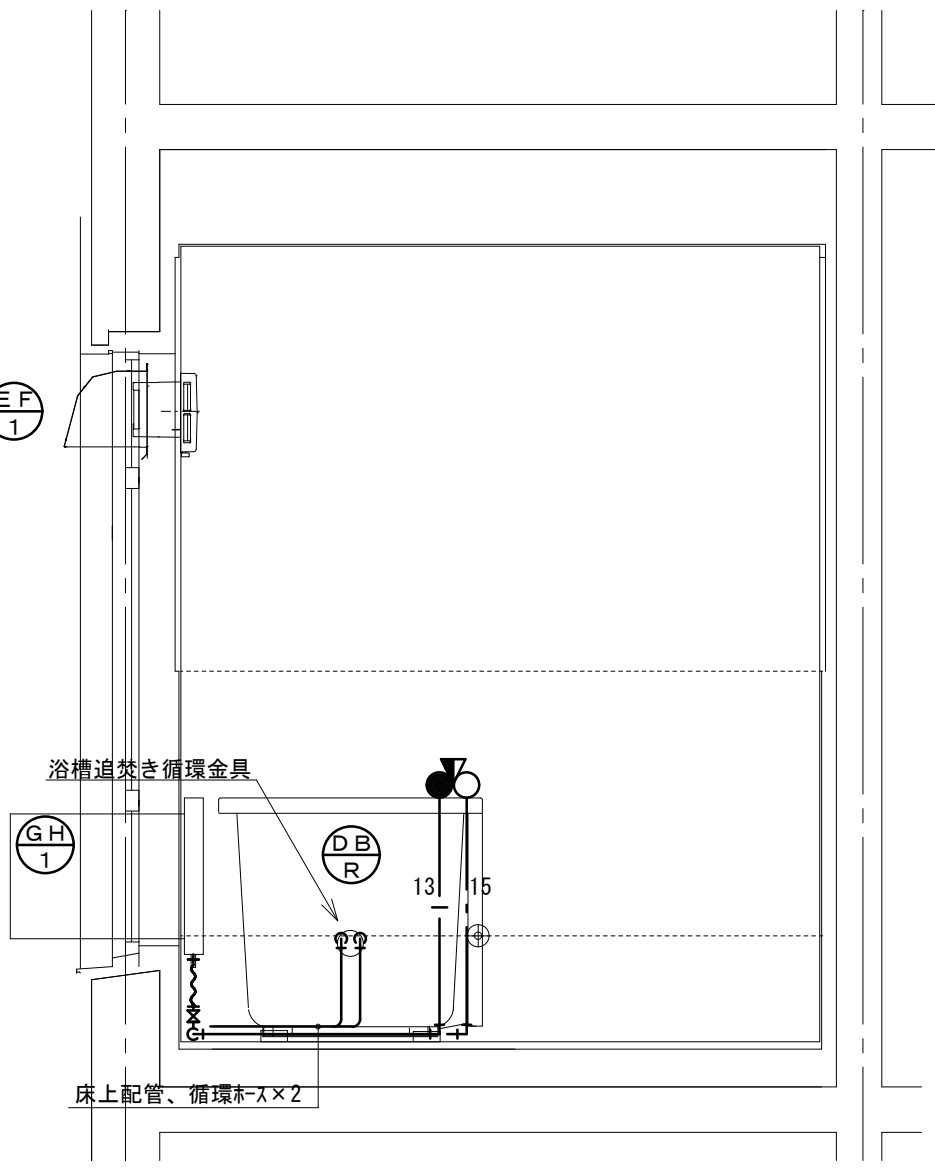

東面



改修後 展開図 1/20

改修前
24号室

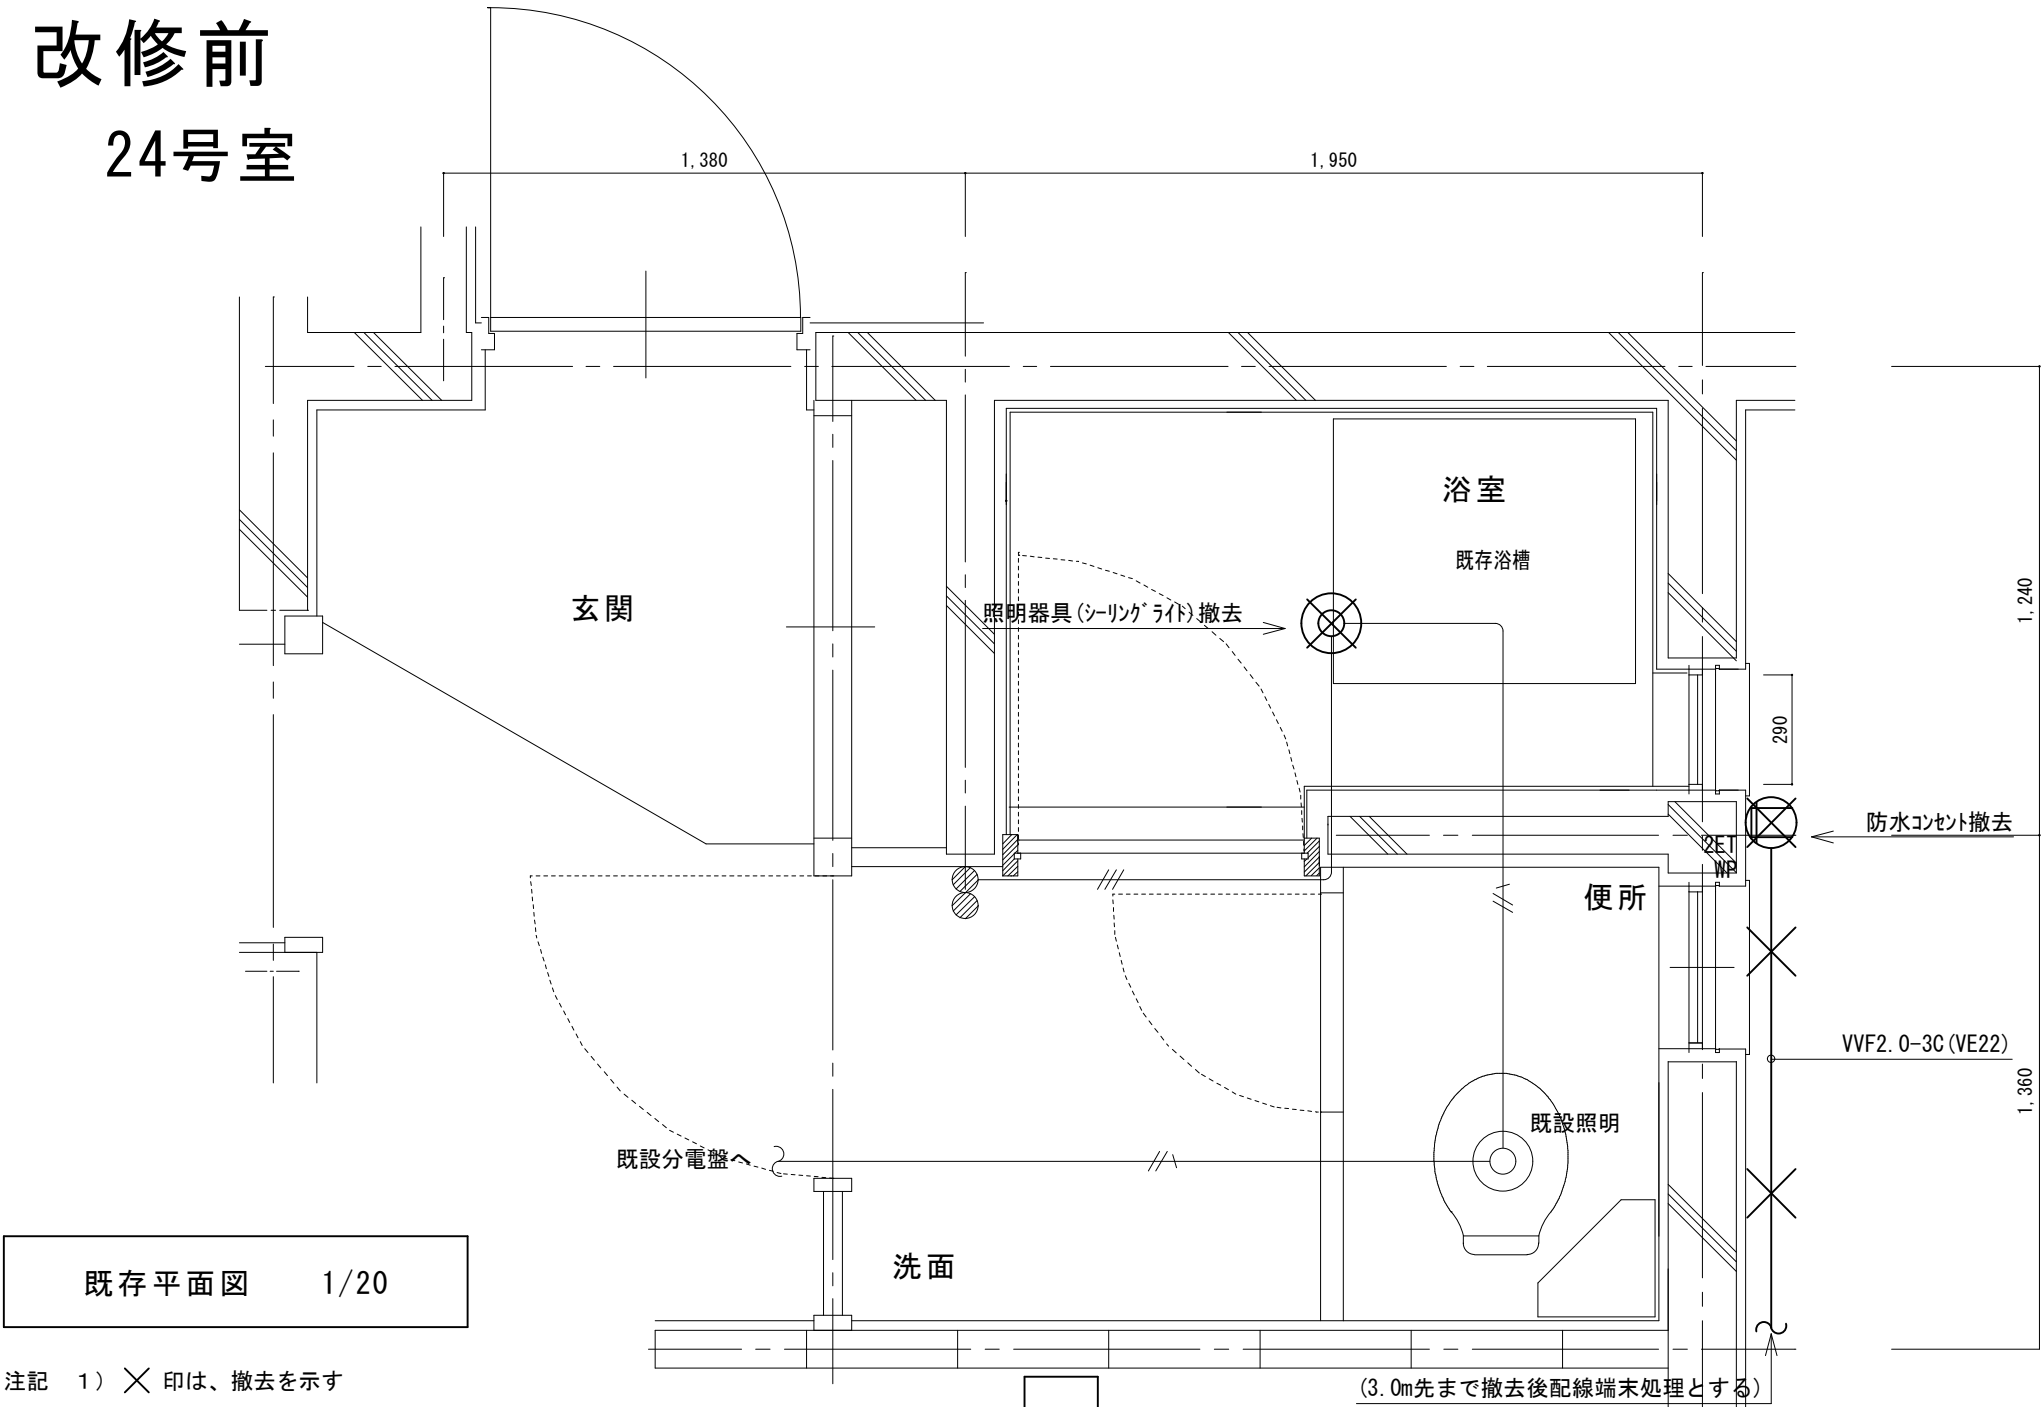


注記 1) ×印は、撤去を示す

改修後
24号室

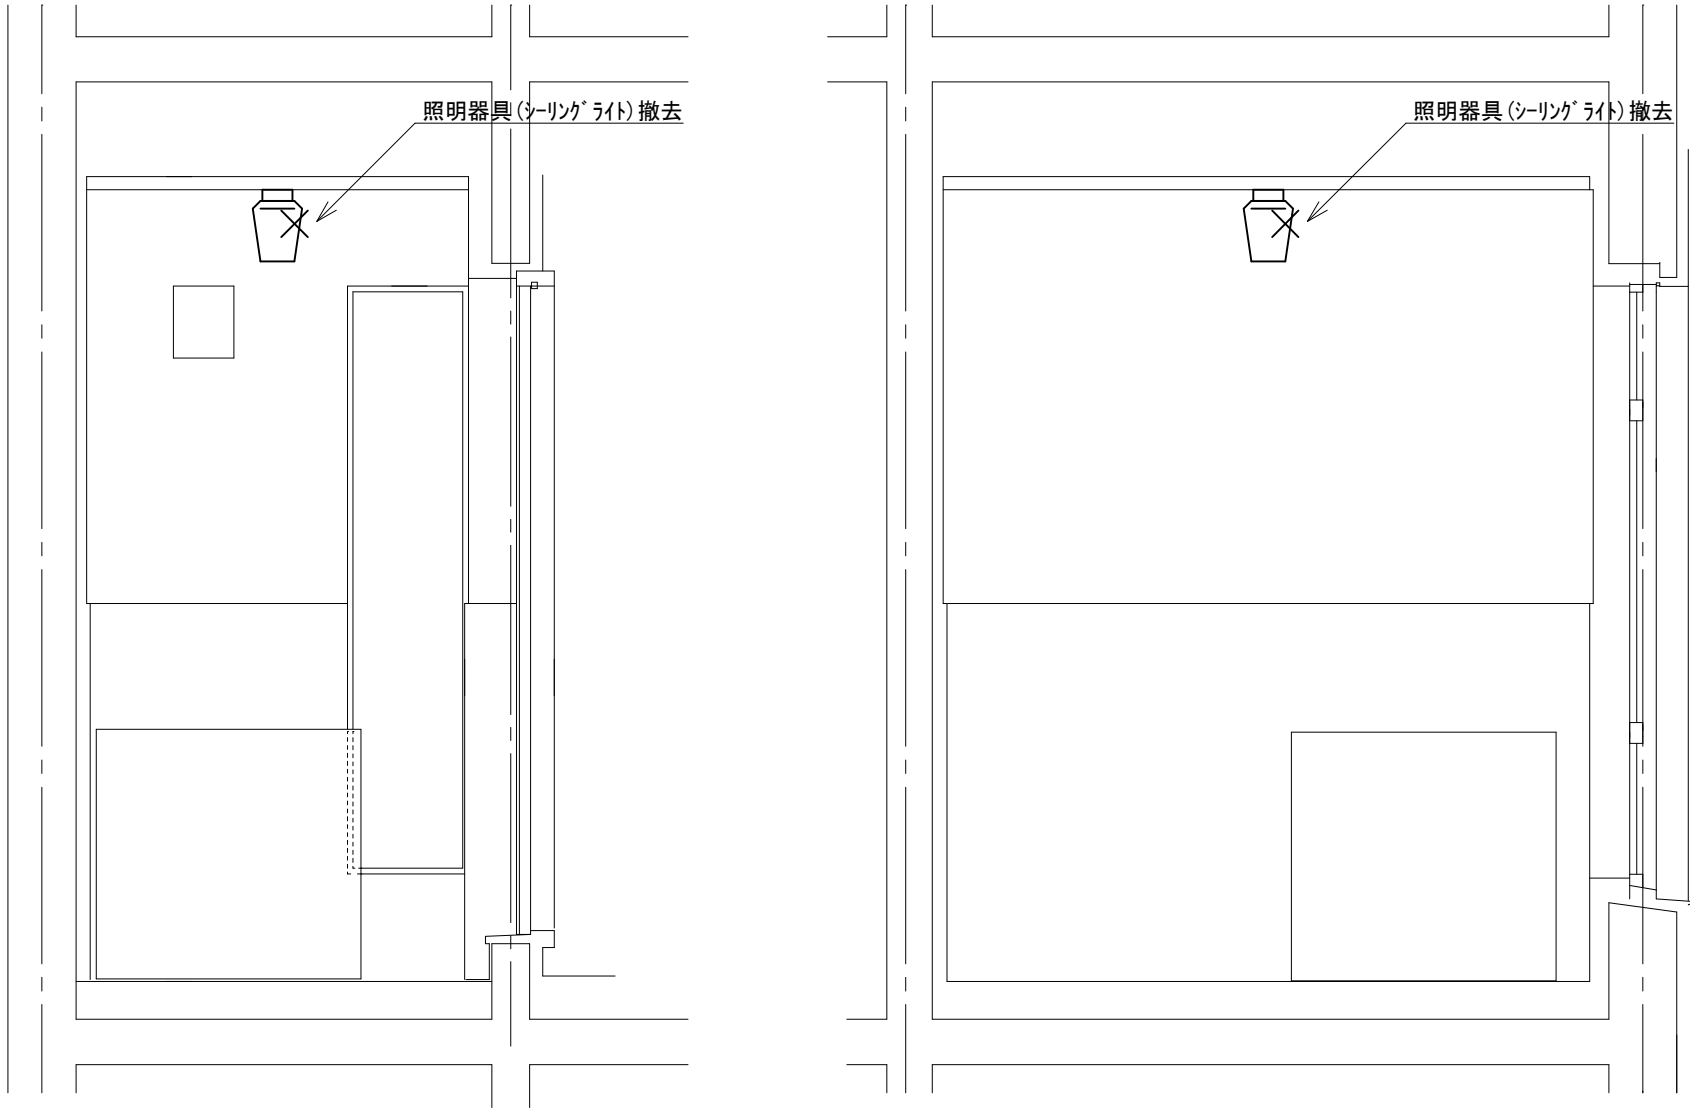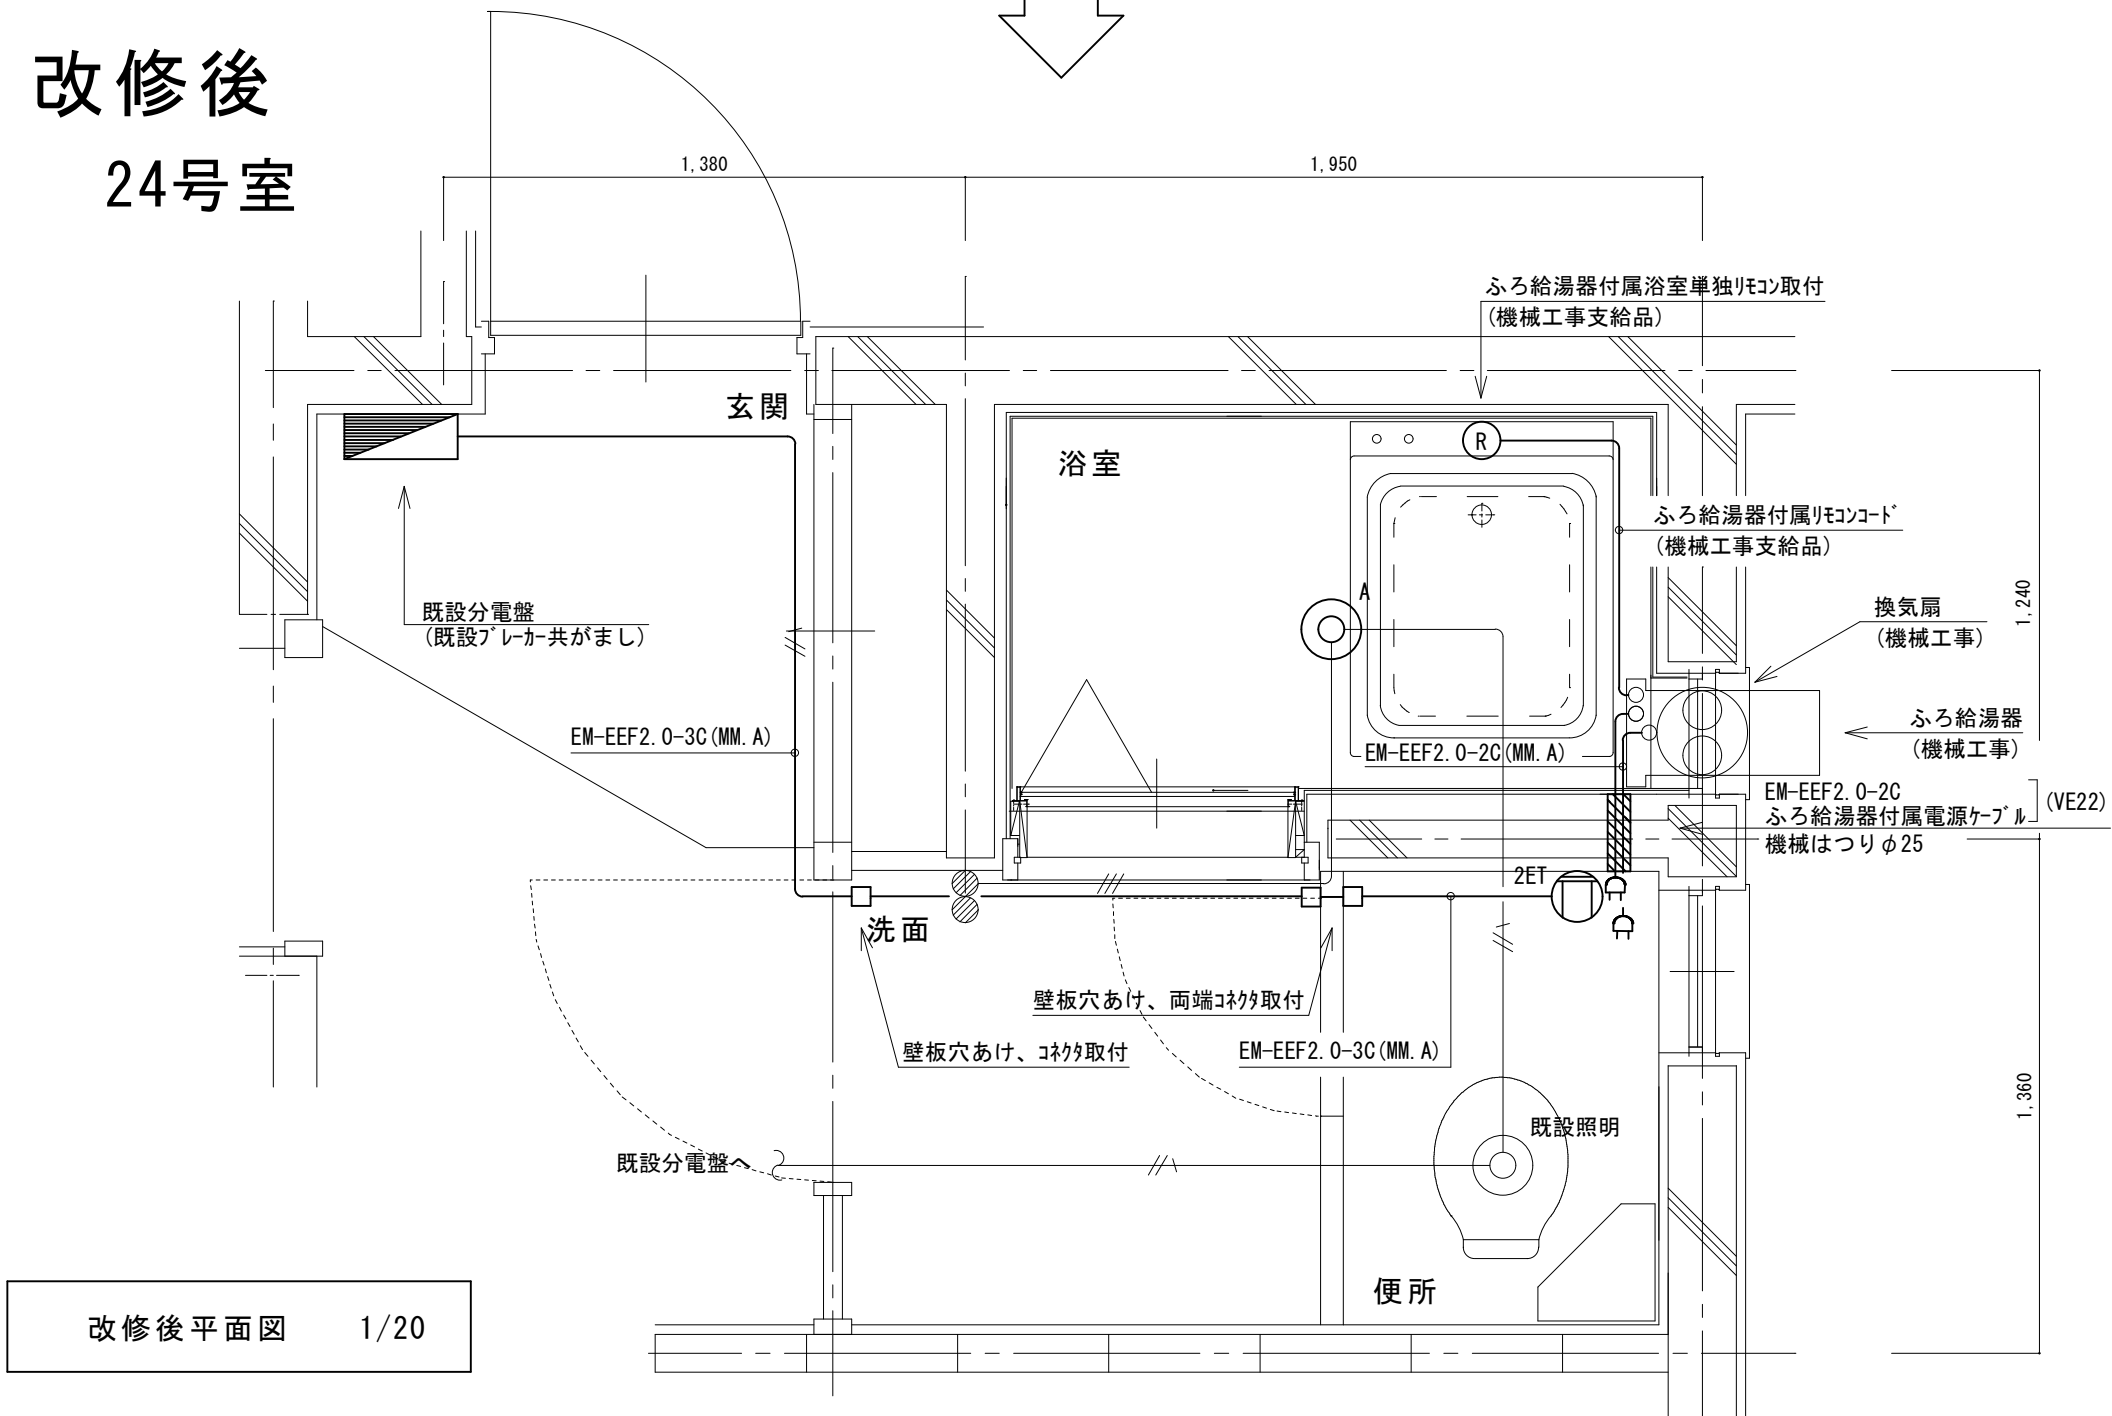


既存 展開図 1/20

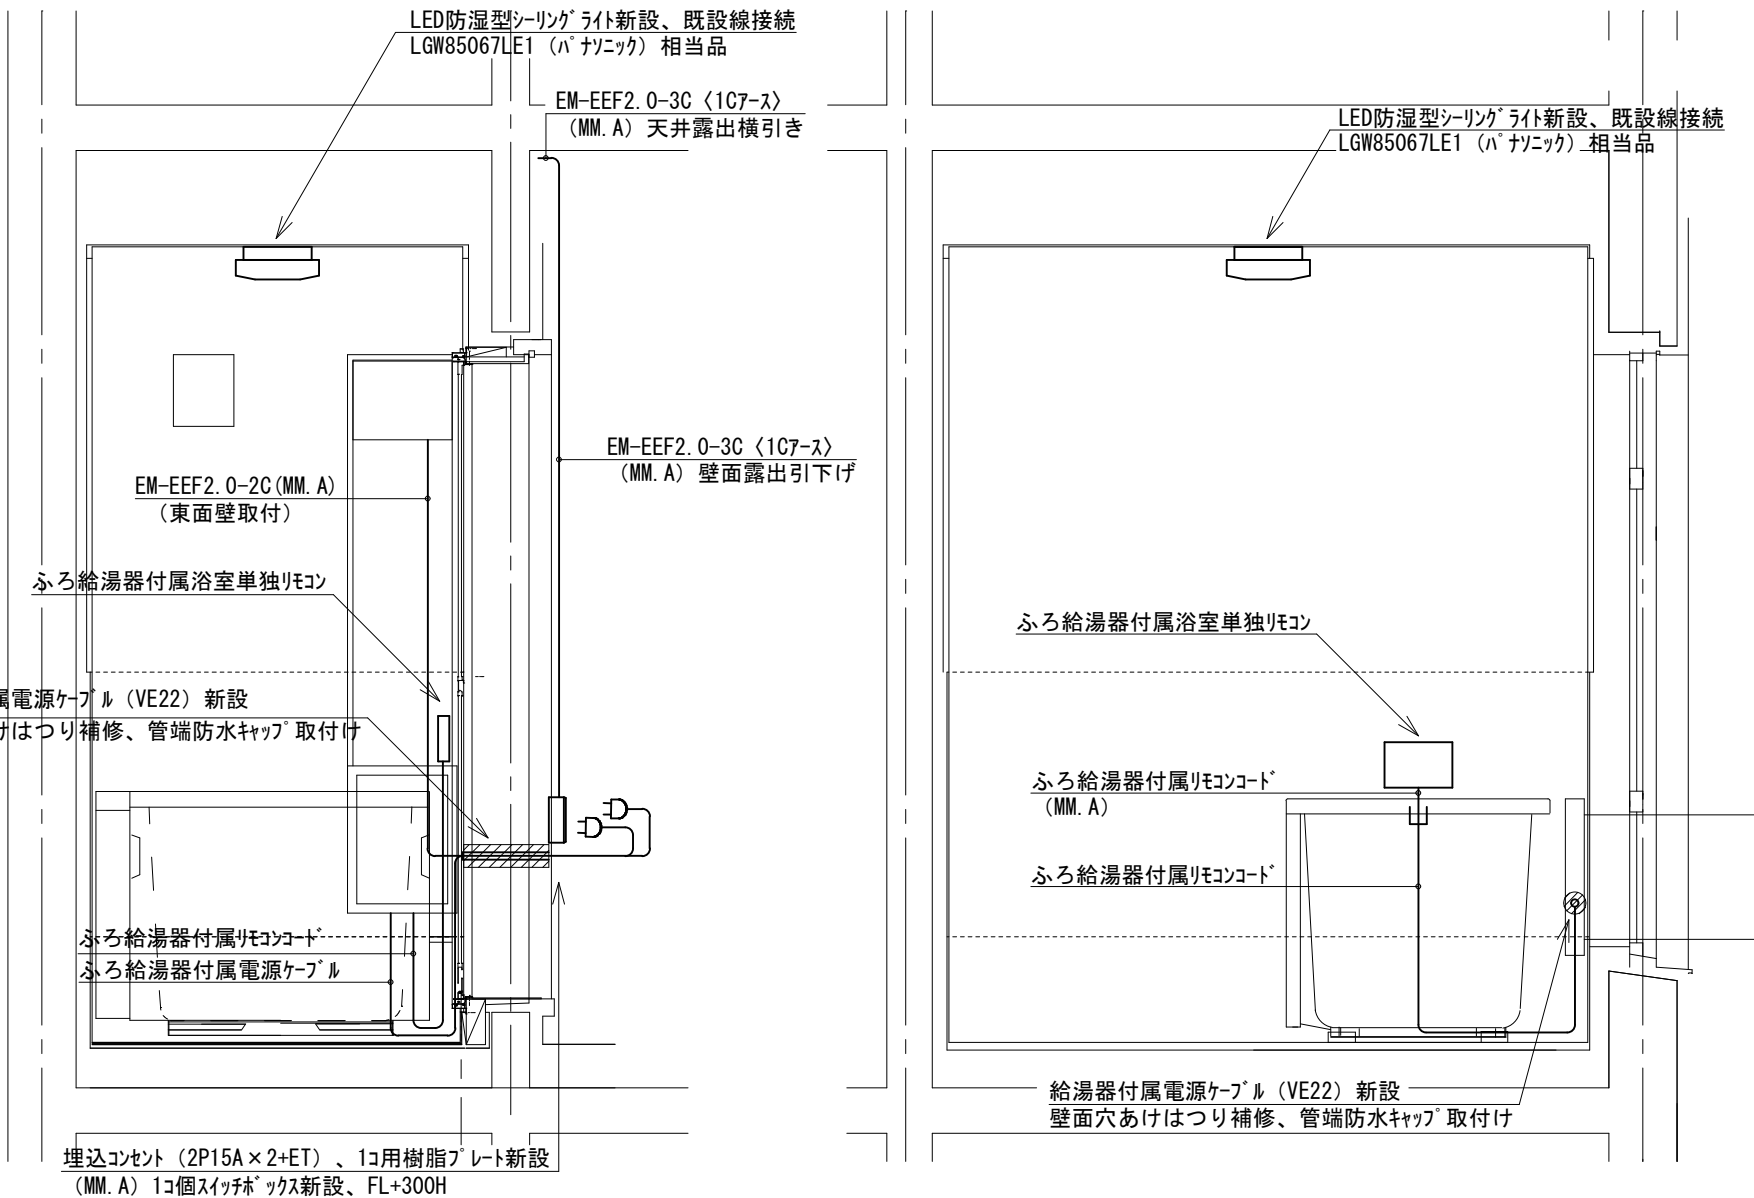


改修後 展開図 1/20

鳴門市都市建設部まちづくり課	工 事 名	鳴門市桑島第二団地 A 棟浴室ほか改修工事		記事	M. T. S. プラン 徳島県鳴門市大麻町萩原字川原/上38番地 TEL & FAX (088) 689-3832 1級建築士事務所 徳島県知事登録第21040号 一級建築士 森 茂代 第188857号	図面 No. EM-38
	図 面 名	24号室電気改修図	縮 尺 A2 : 1/20 A3 : 70%縮小			

改修前
24号室

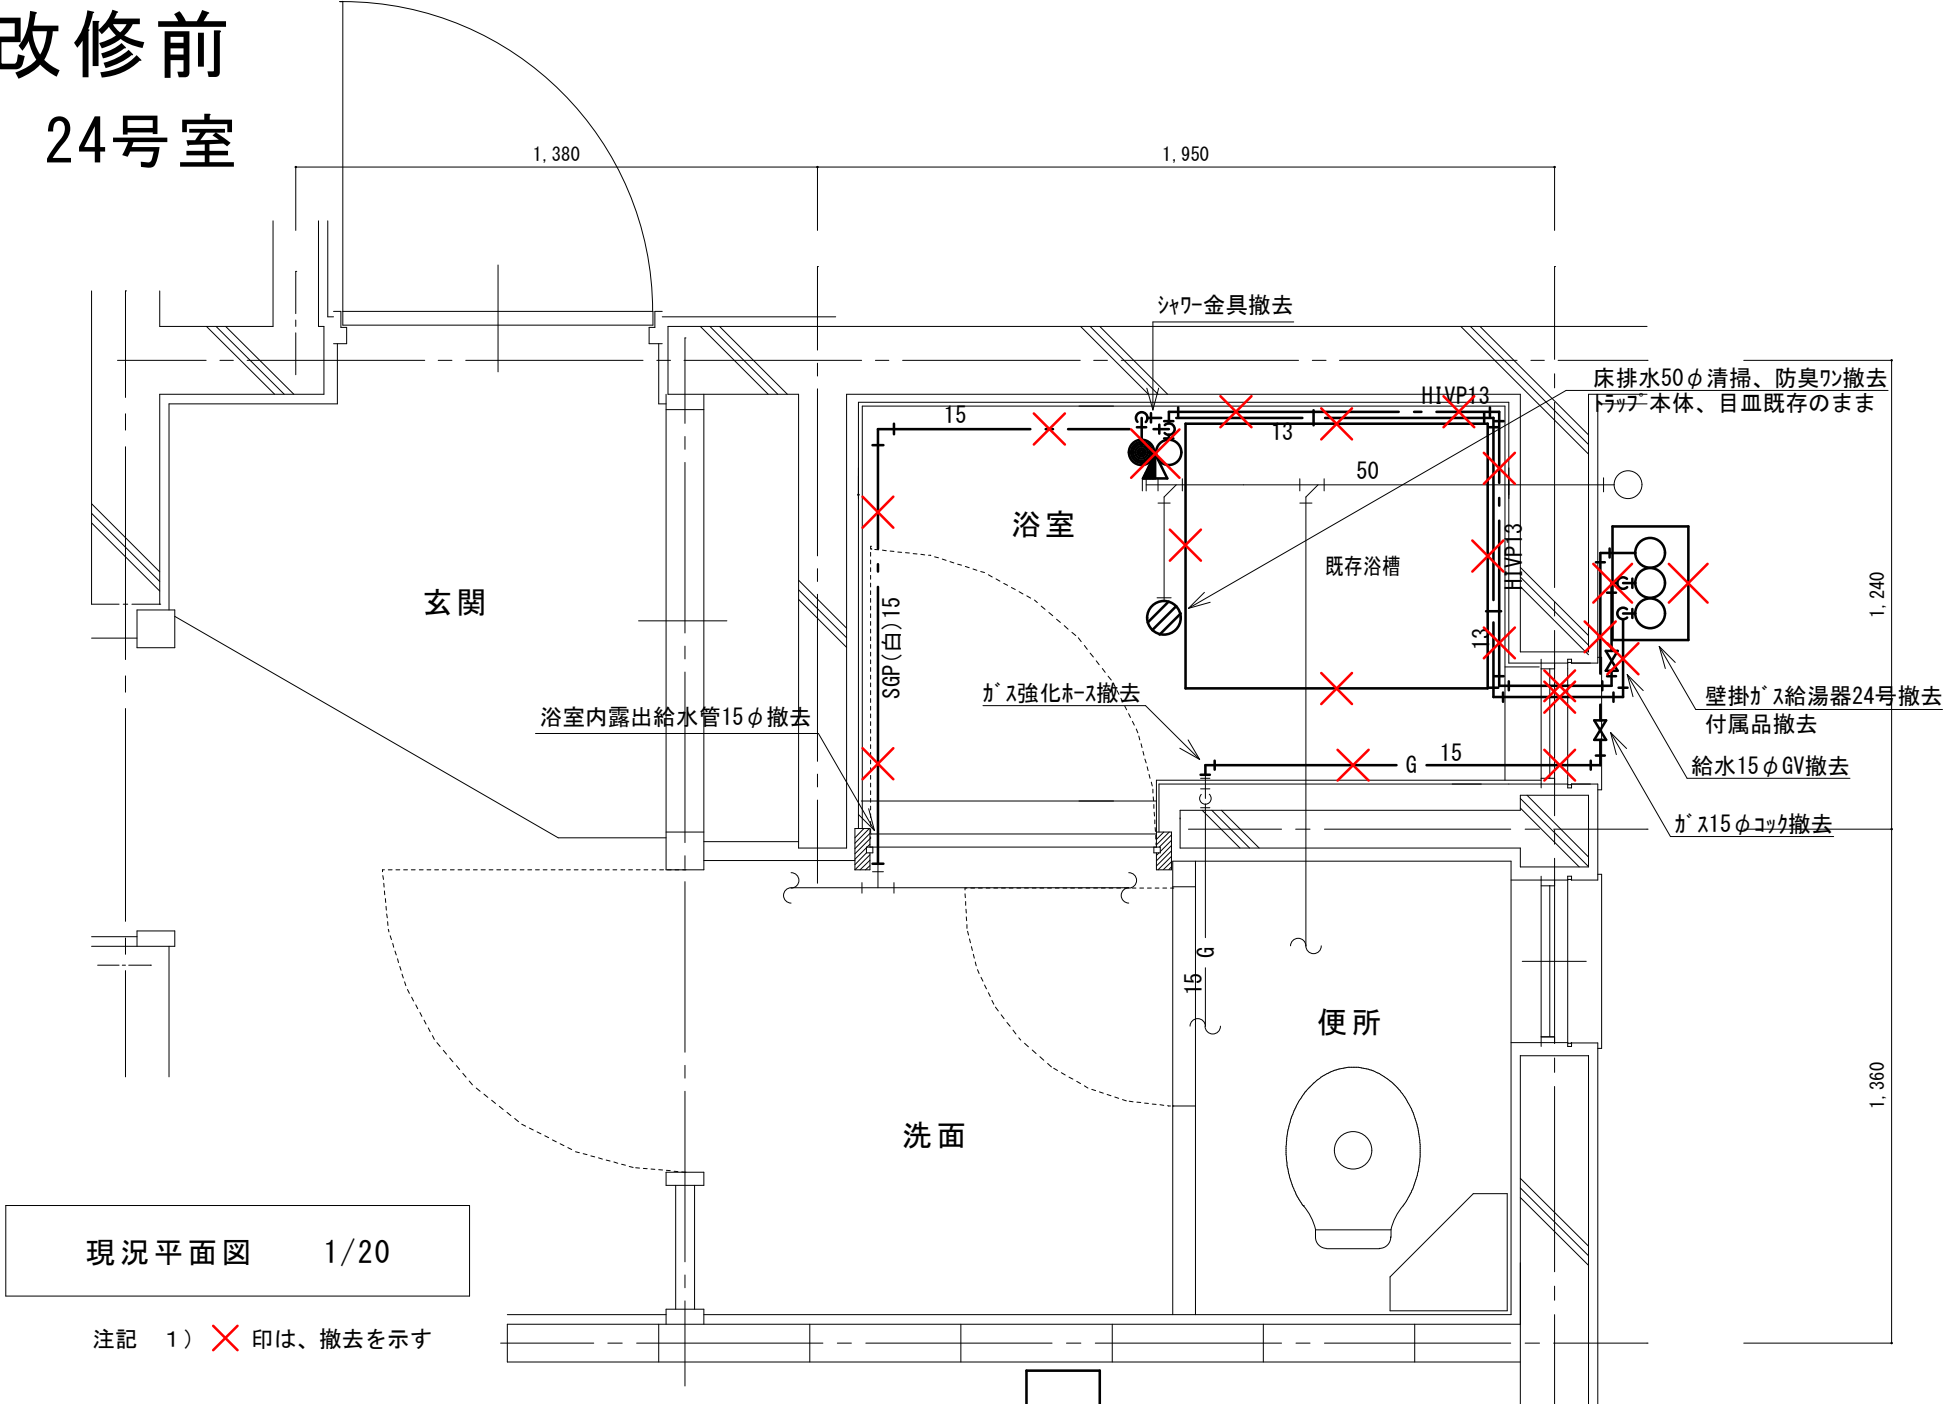

改修後
24号室

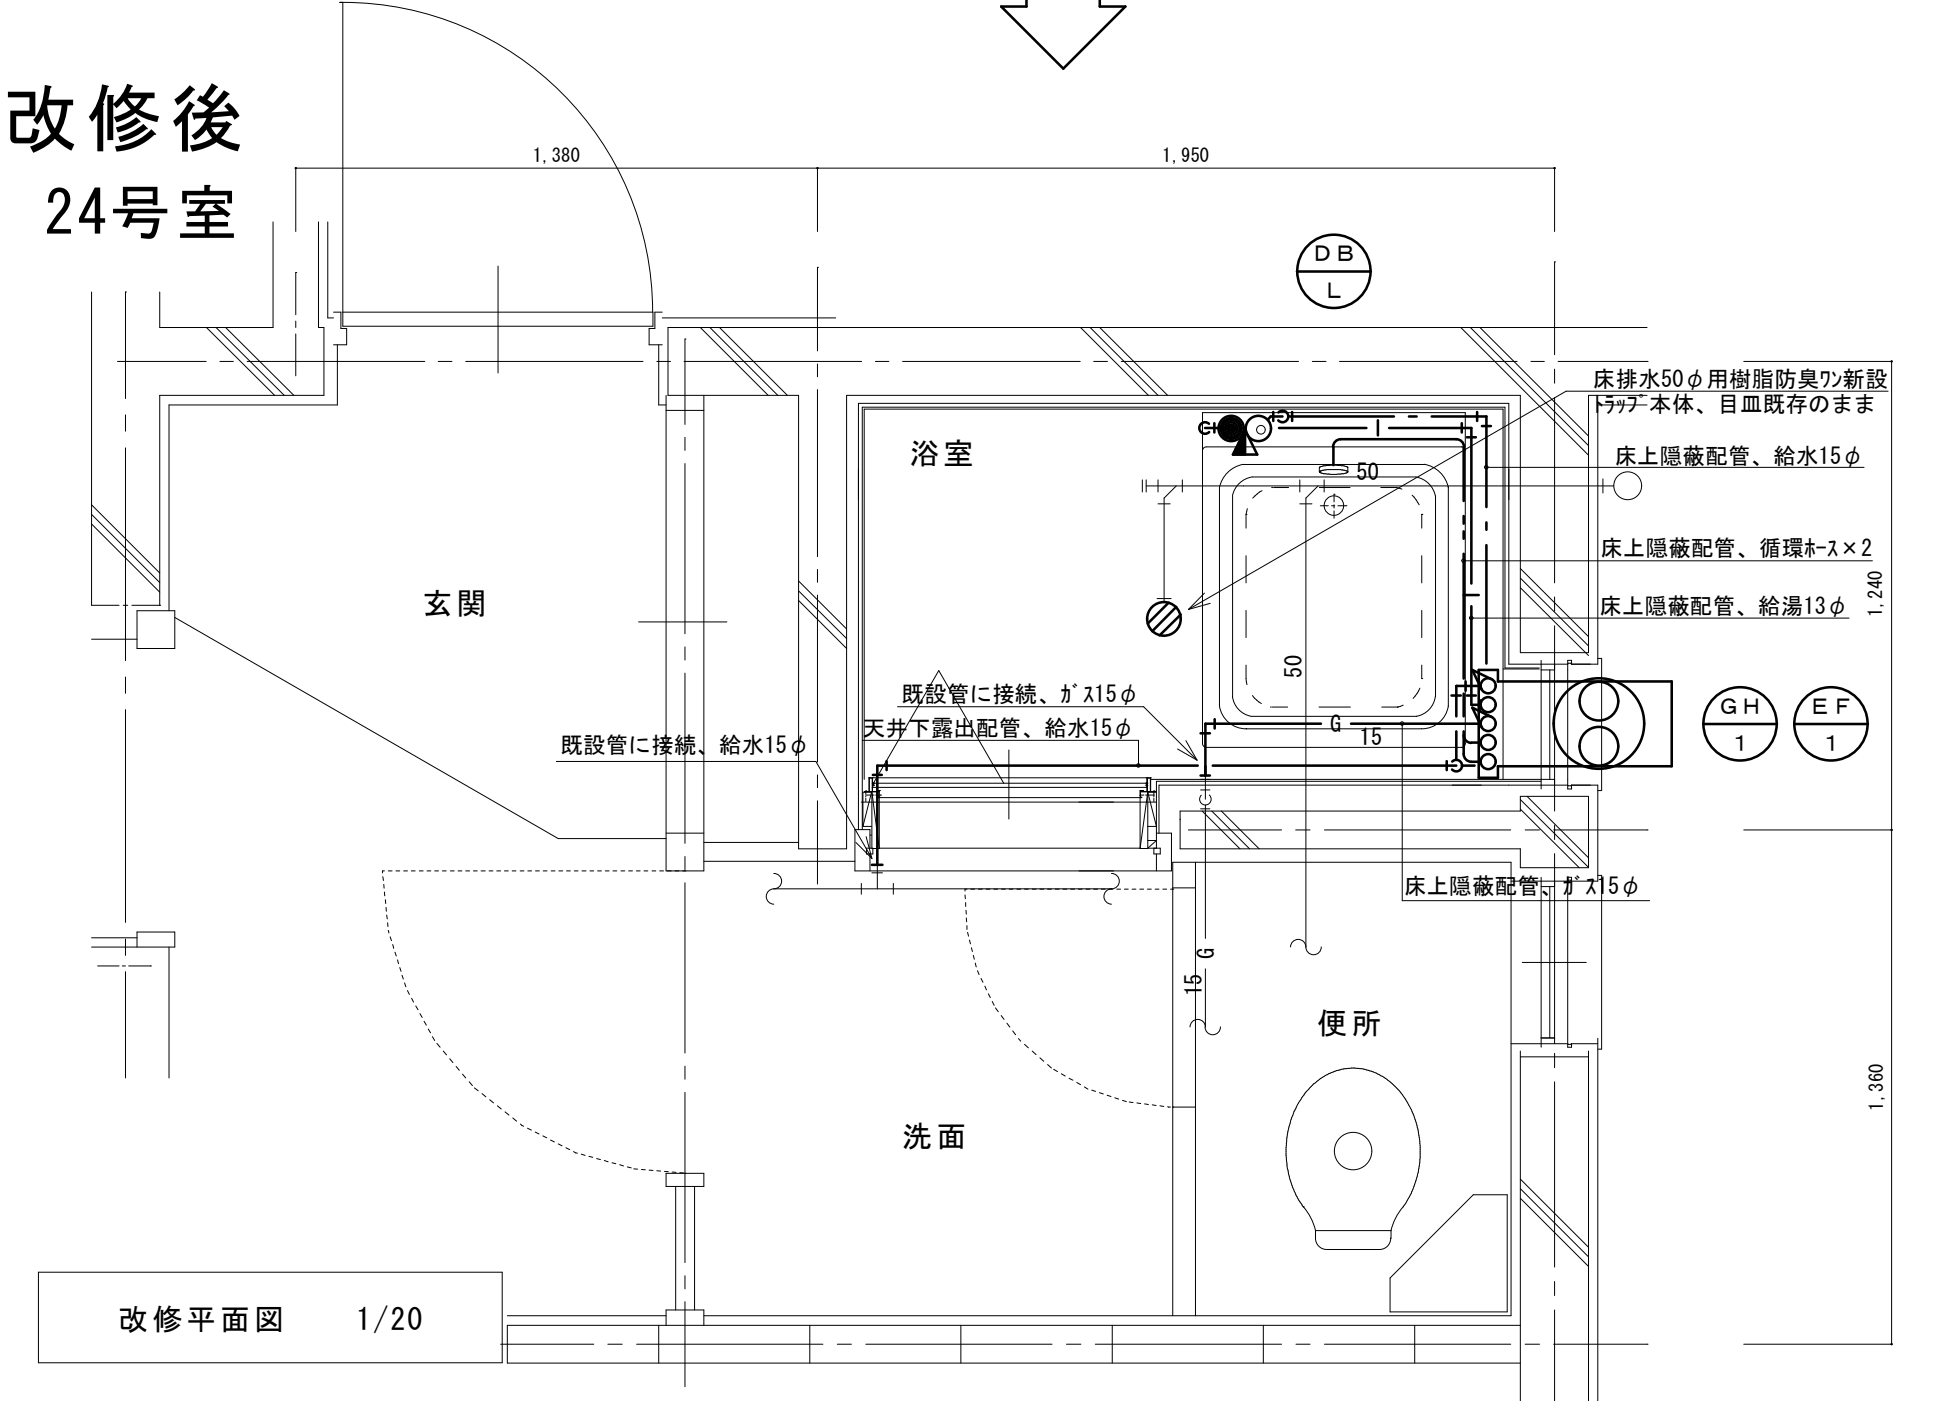


(新設)
機 器 表


記号	機器名称	台数	機器仕様・付属品	電源	備考
GH1	ガスふろ給湯器	30	壁貫通形(厚壁対応)16号、LPガス用、湯張り、追焚き、たし湯、捺気カバー	1φ100V	既設開口周囲穴埋め調整含む
	(GTS-165ADBL)ノリ相当品		給水15φ止水栓、給水フレキ管、給湯フレキ管、ガス15φコック、強化ホース接続管		
			浴室設置リモコン(電気工事支給)、リモコンコード(電気工事支給)、電源コード(電気工事支給)		
			追炊き循環金具、循環ホース×2、シャワーカウンター(CS-20)、水栓金具(MS-7C)		
			付属品共		
DBL	浴槽	30	据置き型(1方全エプロン)、FRP製、795×695×645H、満水量230L		ずれ防止壁面固定金具取付×4(SUS製ビス止め)
	(KF-810S-F)ホリ相当品		循環金具孔付、専用ふろ蓋、据付け高さ調整脚、排水共栓、付属品共		
EF1	換気扇	30	浴室用換気扇、換気風量130m³/h(OPa)、消費電力4.1w	1φ100V	
	(V-13BS)三菱相当品		風圧式シャッター、ゴムプラグ、引きひもスイッチ式		
			SUS製ウェザーカバー(金網付) その他付属品一式共		

凡 例




記 号	名 称	規 格
— — — — —	給水管	硬質塩化ビニルライニング鋼管 SGP-VA
— — — —	給湯管	一般配管用ステンレス鋼鋼管 SU
— G — — —	ガス管	外面塩化ビニル被覆鋼管 SGP-VG
— — — — —	既設配管	
✕ ✕ ✕ ✕	撤去配管	給水:SGP(白)、HIVP、給湯:HTVP
○	給水栓	
●	シャワー金具	デッキタイプ2バルブ
+	ガス栓	単口ヒューズコック
✕	弁	給水:止水栓、ガス:コック
⊗	床排水トラップ	防臭ワン取替え、トラップ内清掃 目血清掃

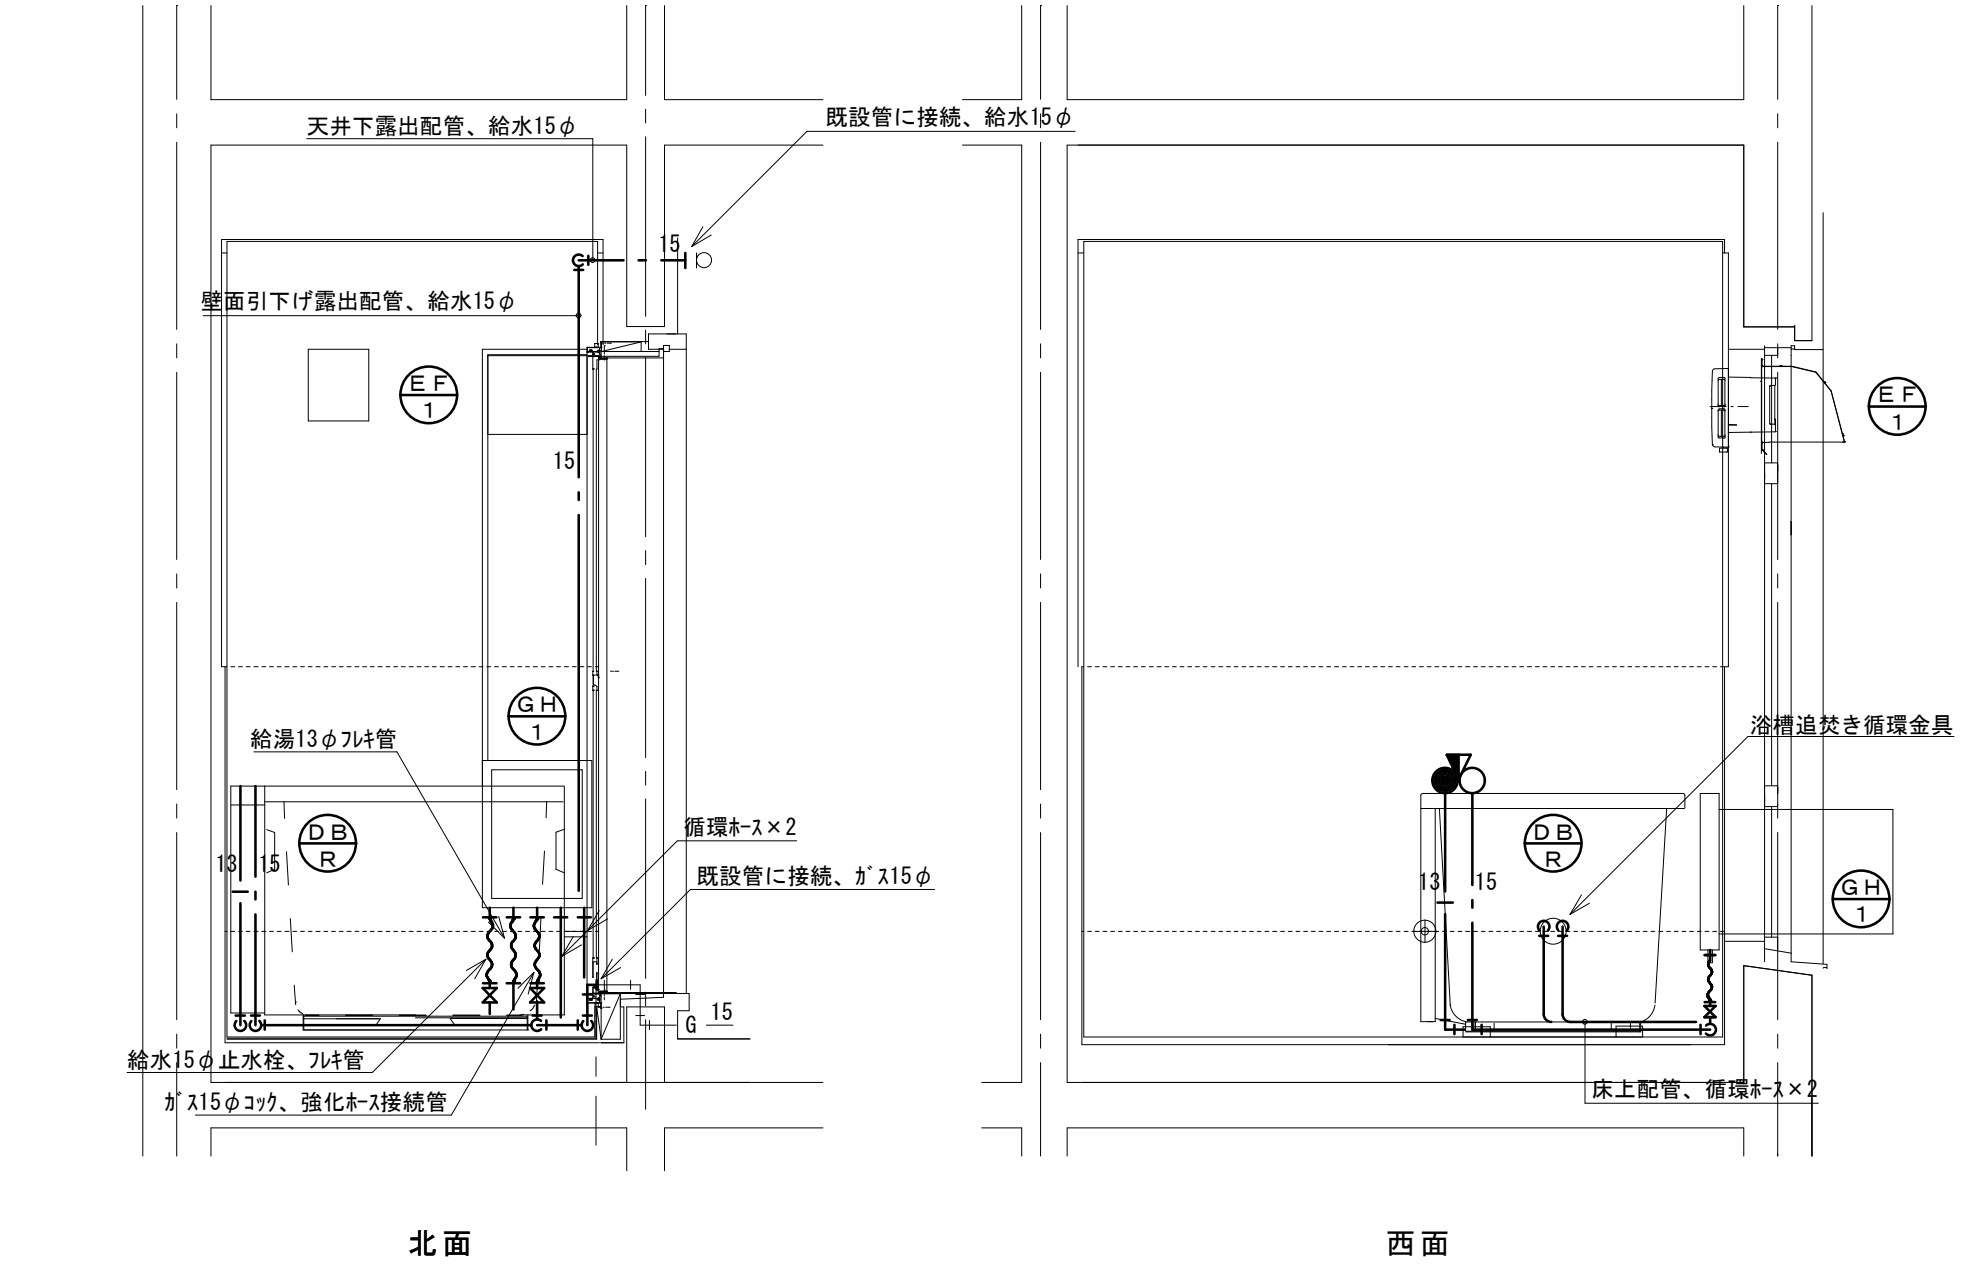


改修前
25号室

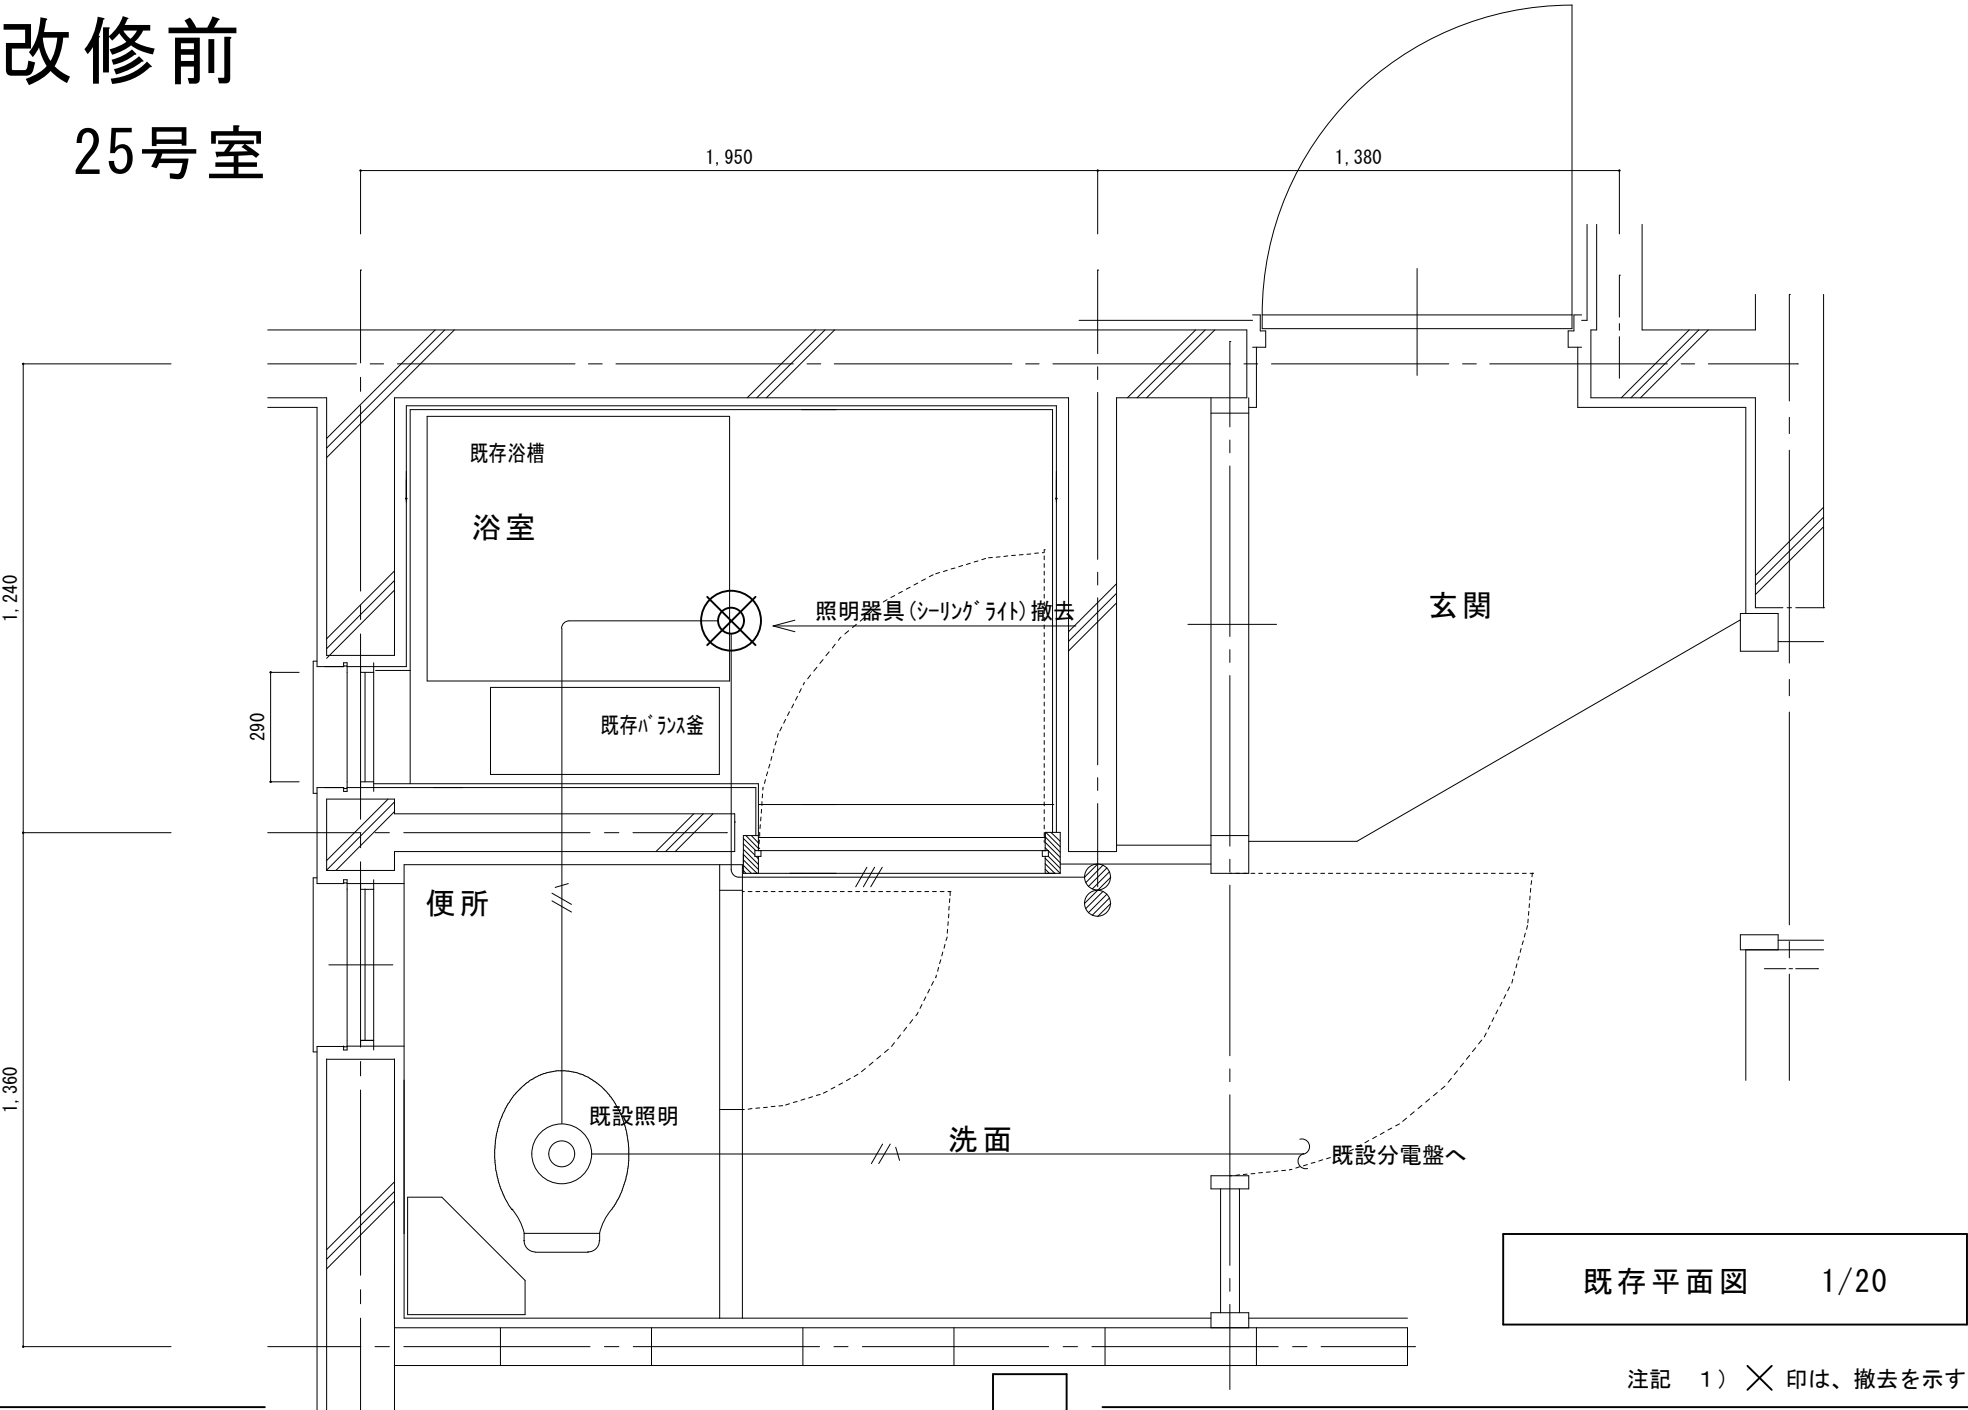

改修後
25号室

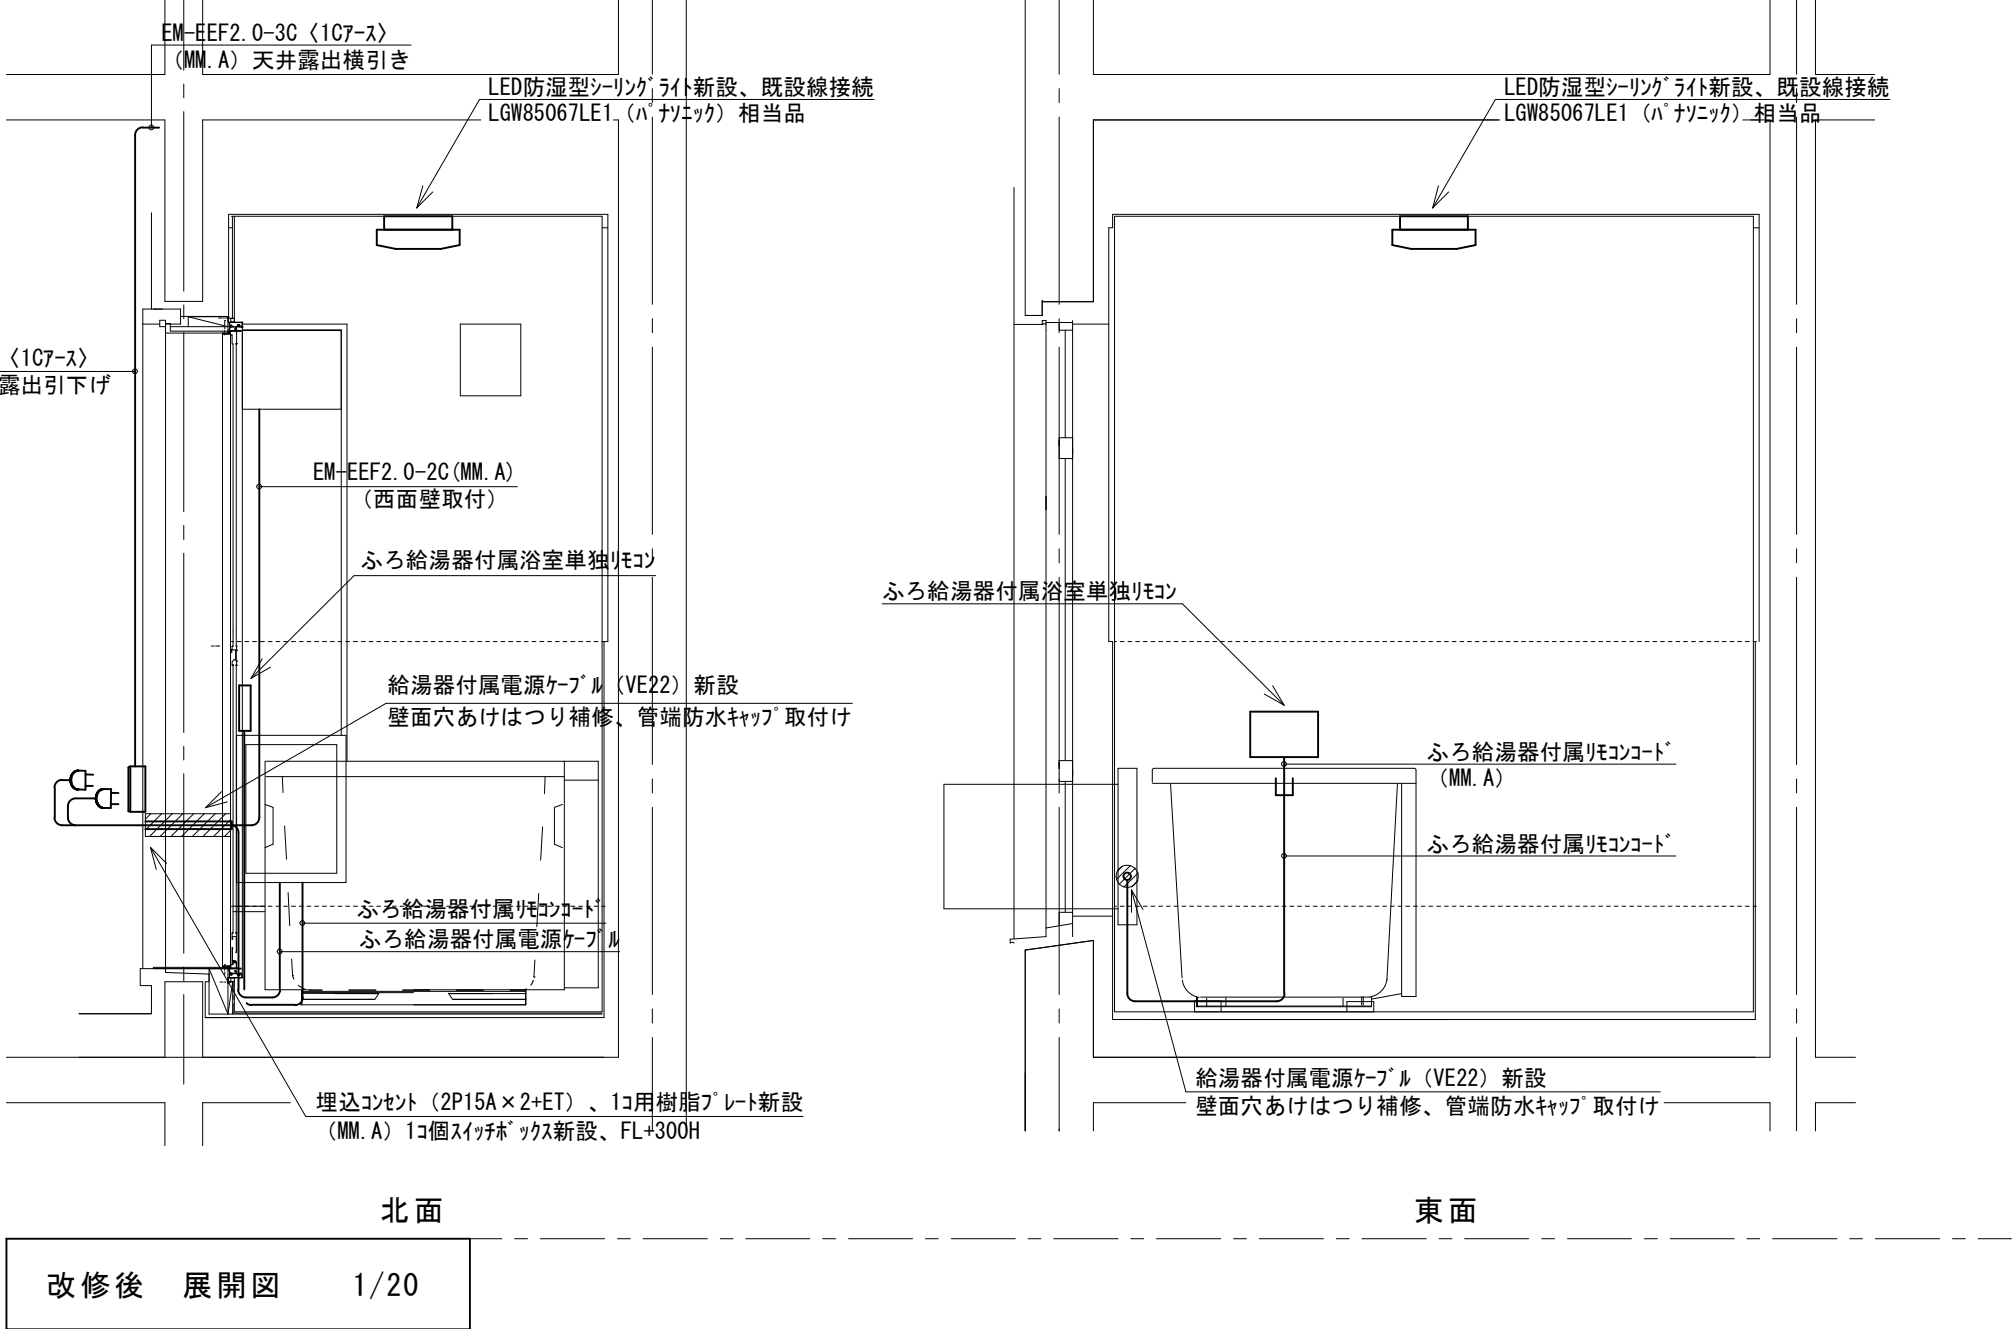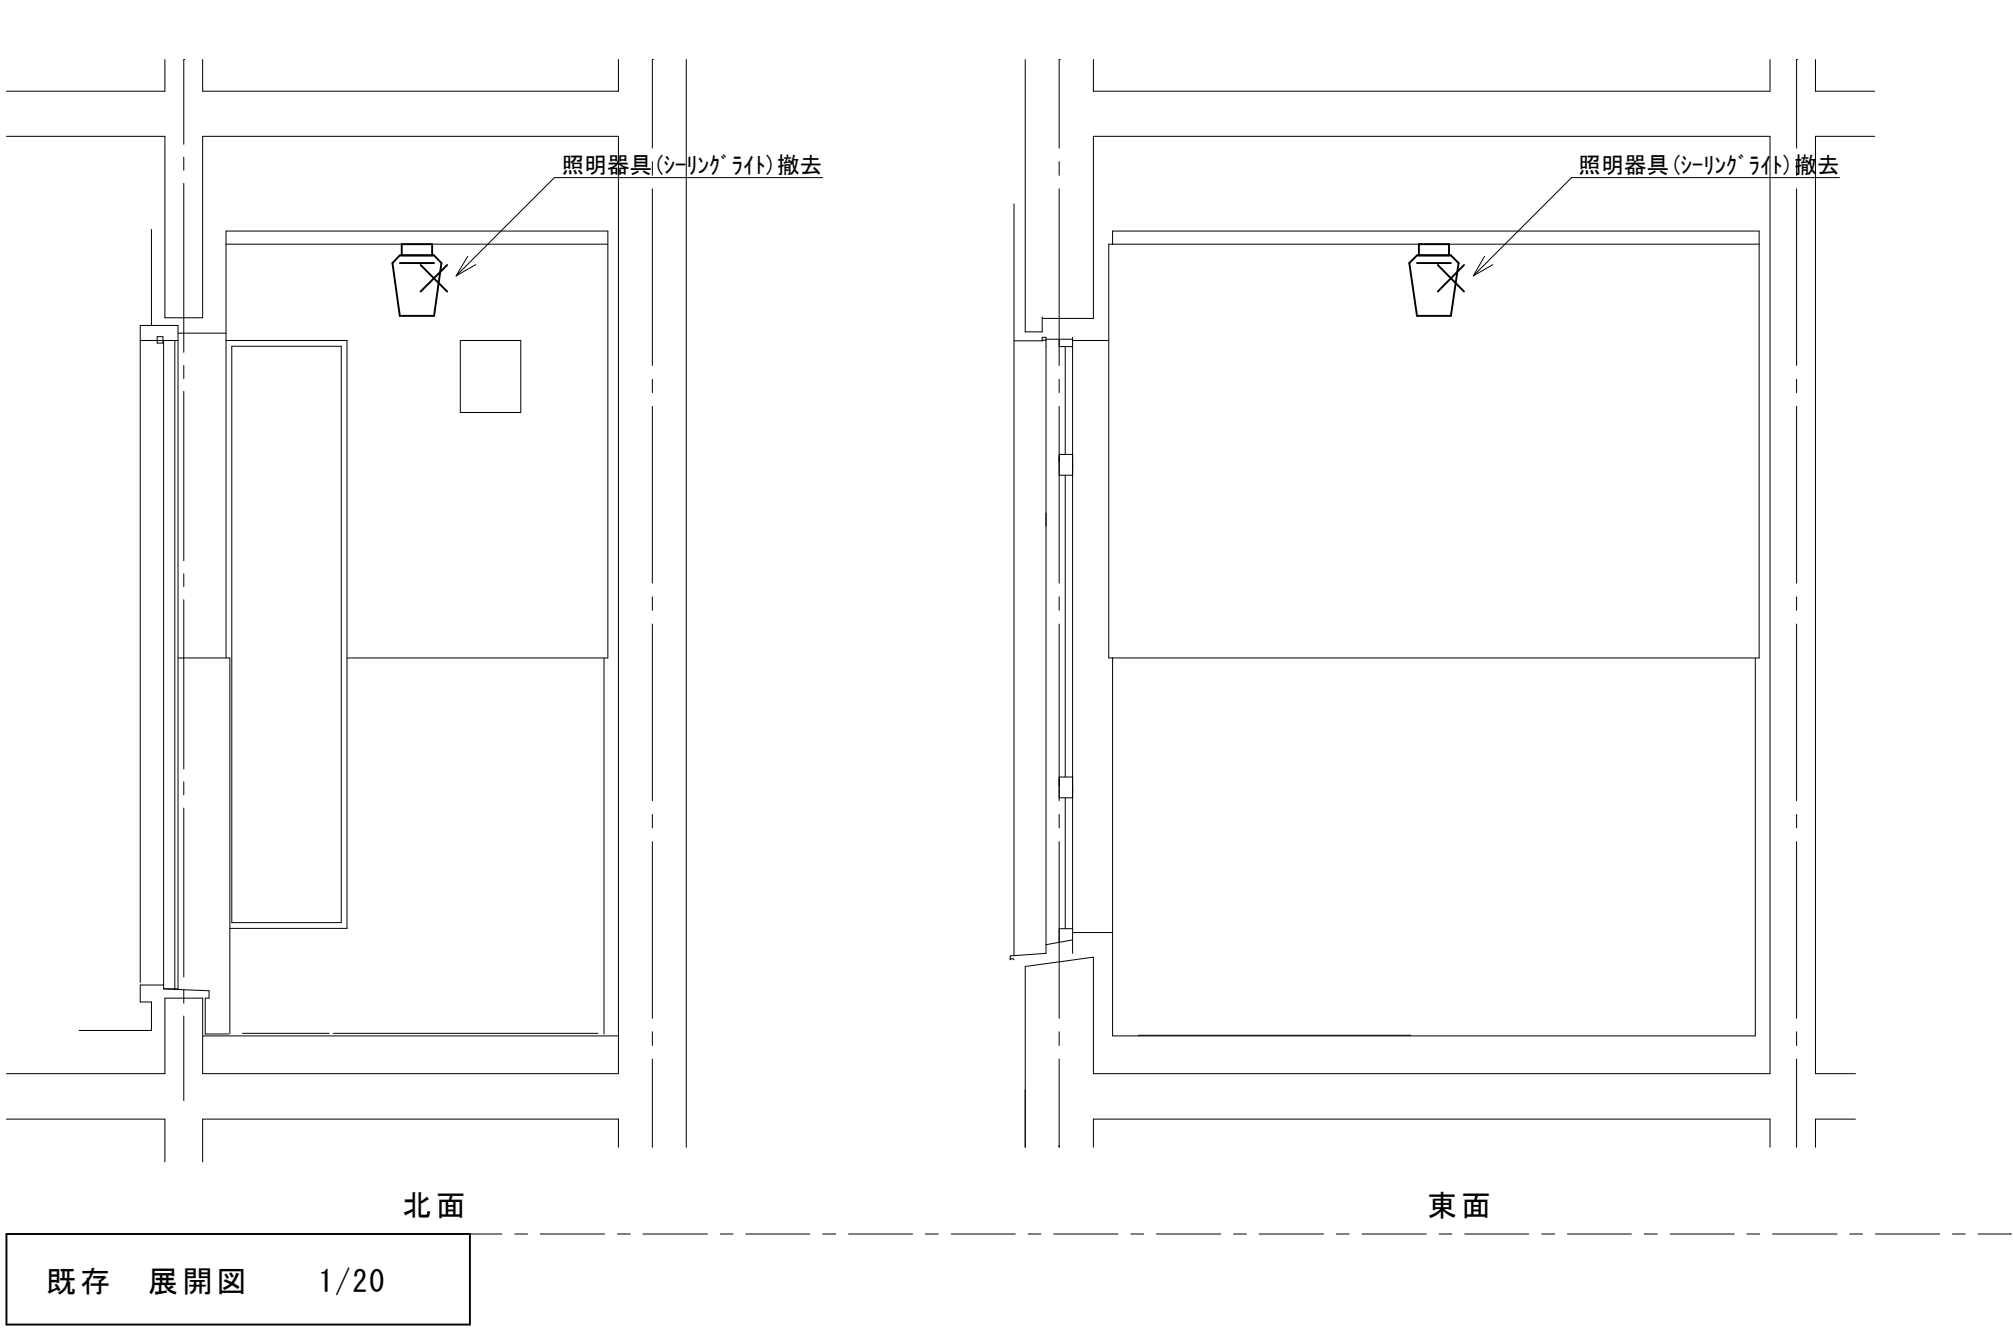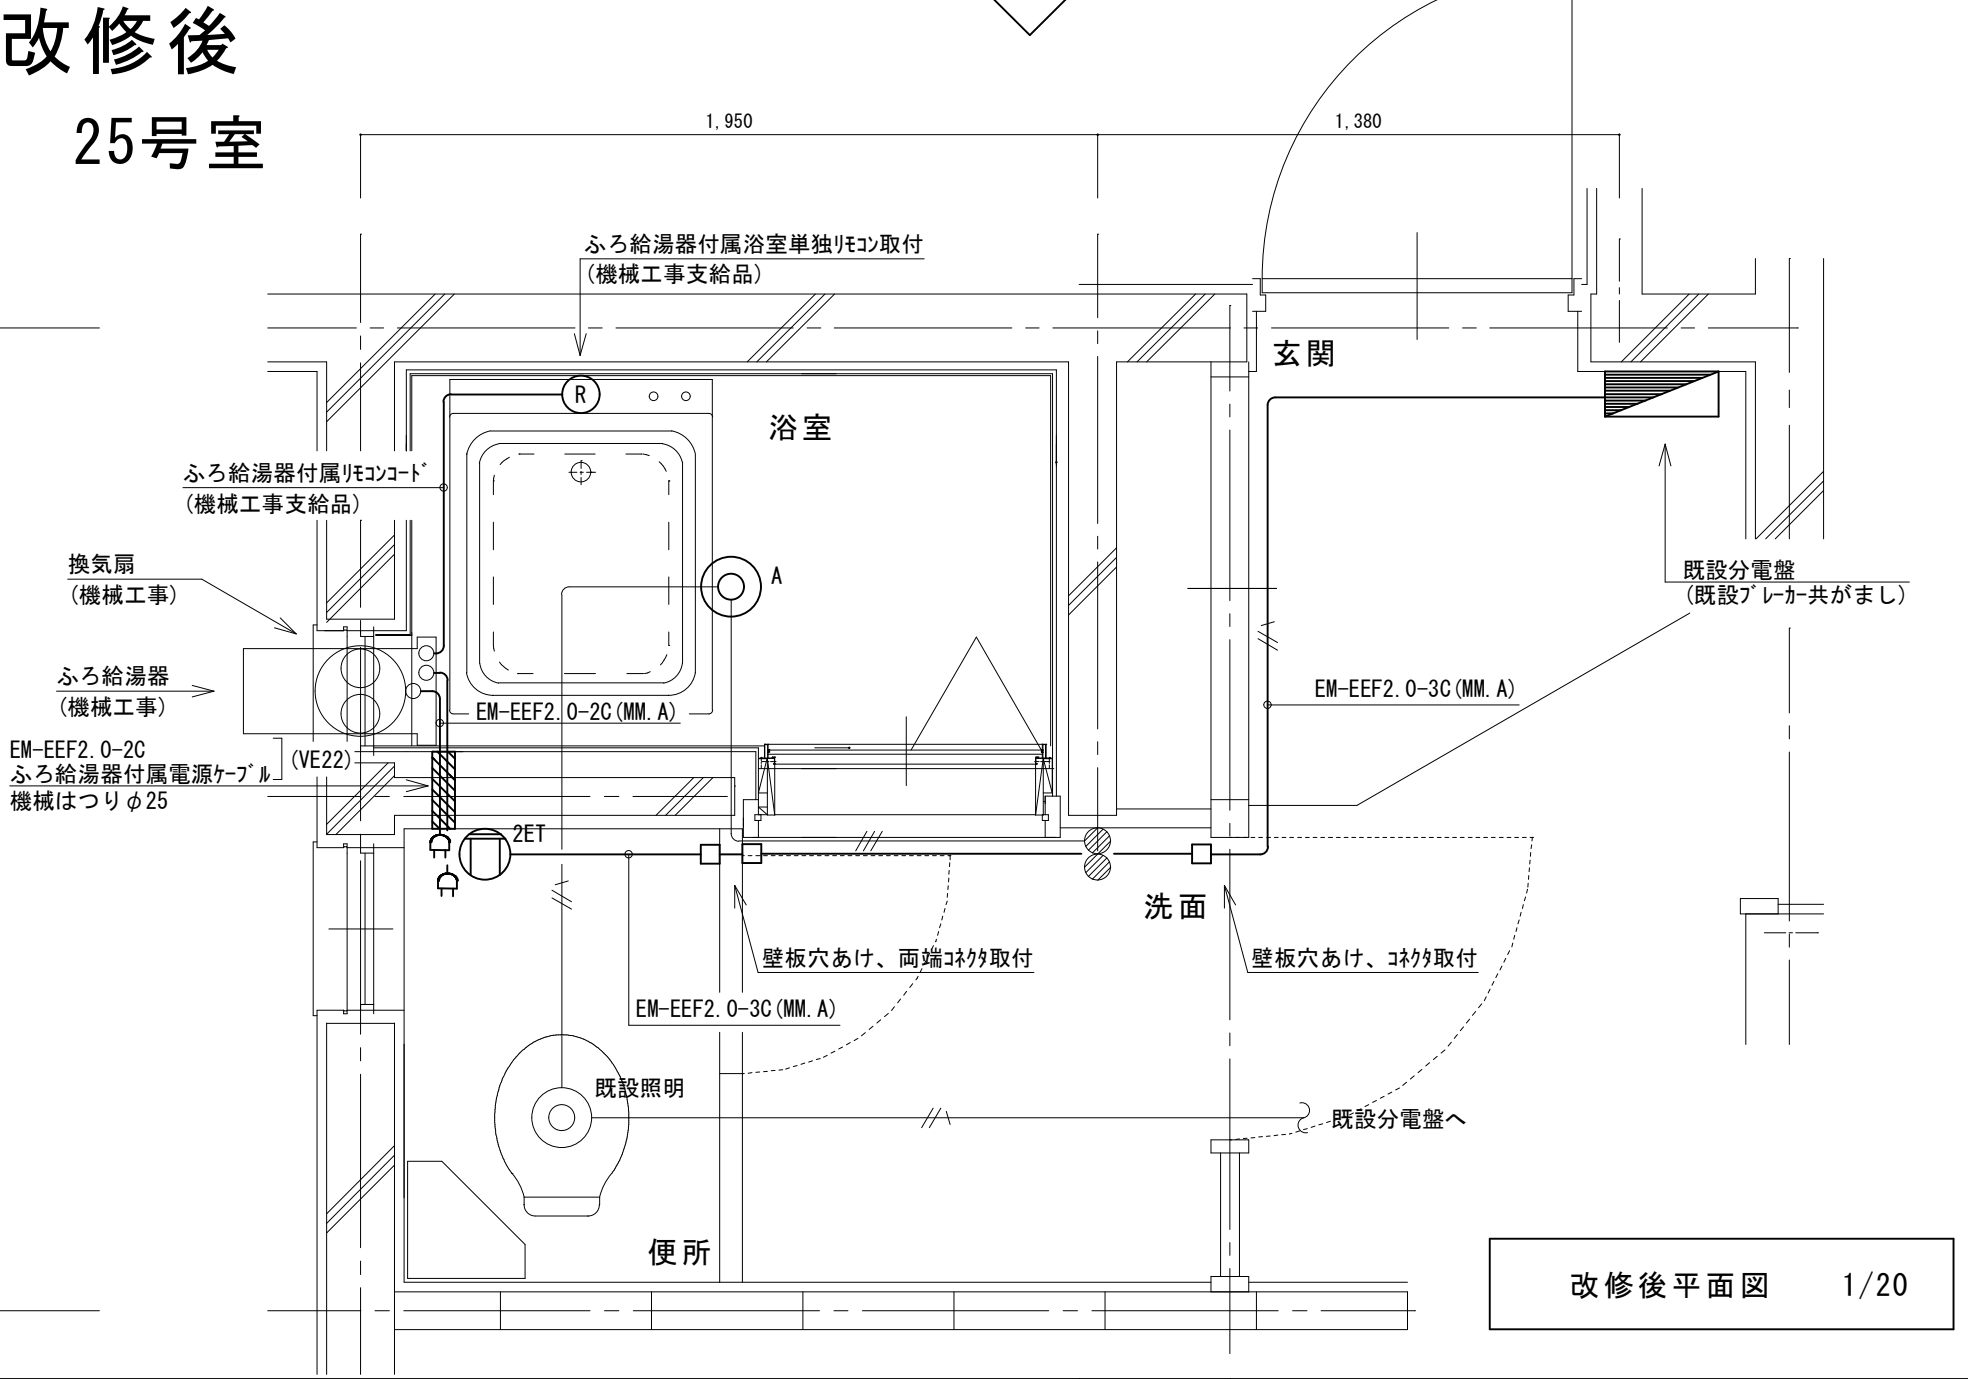

改修前
25号室

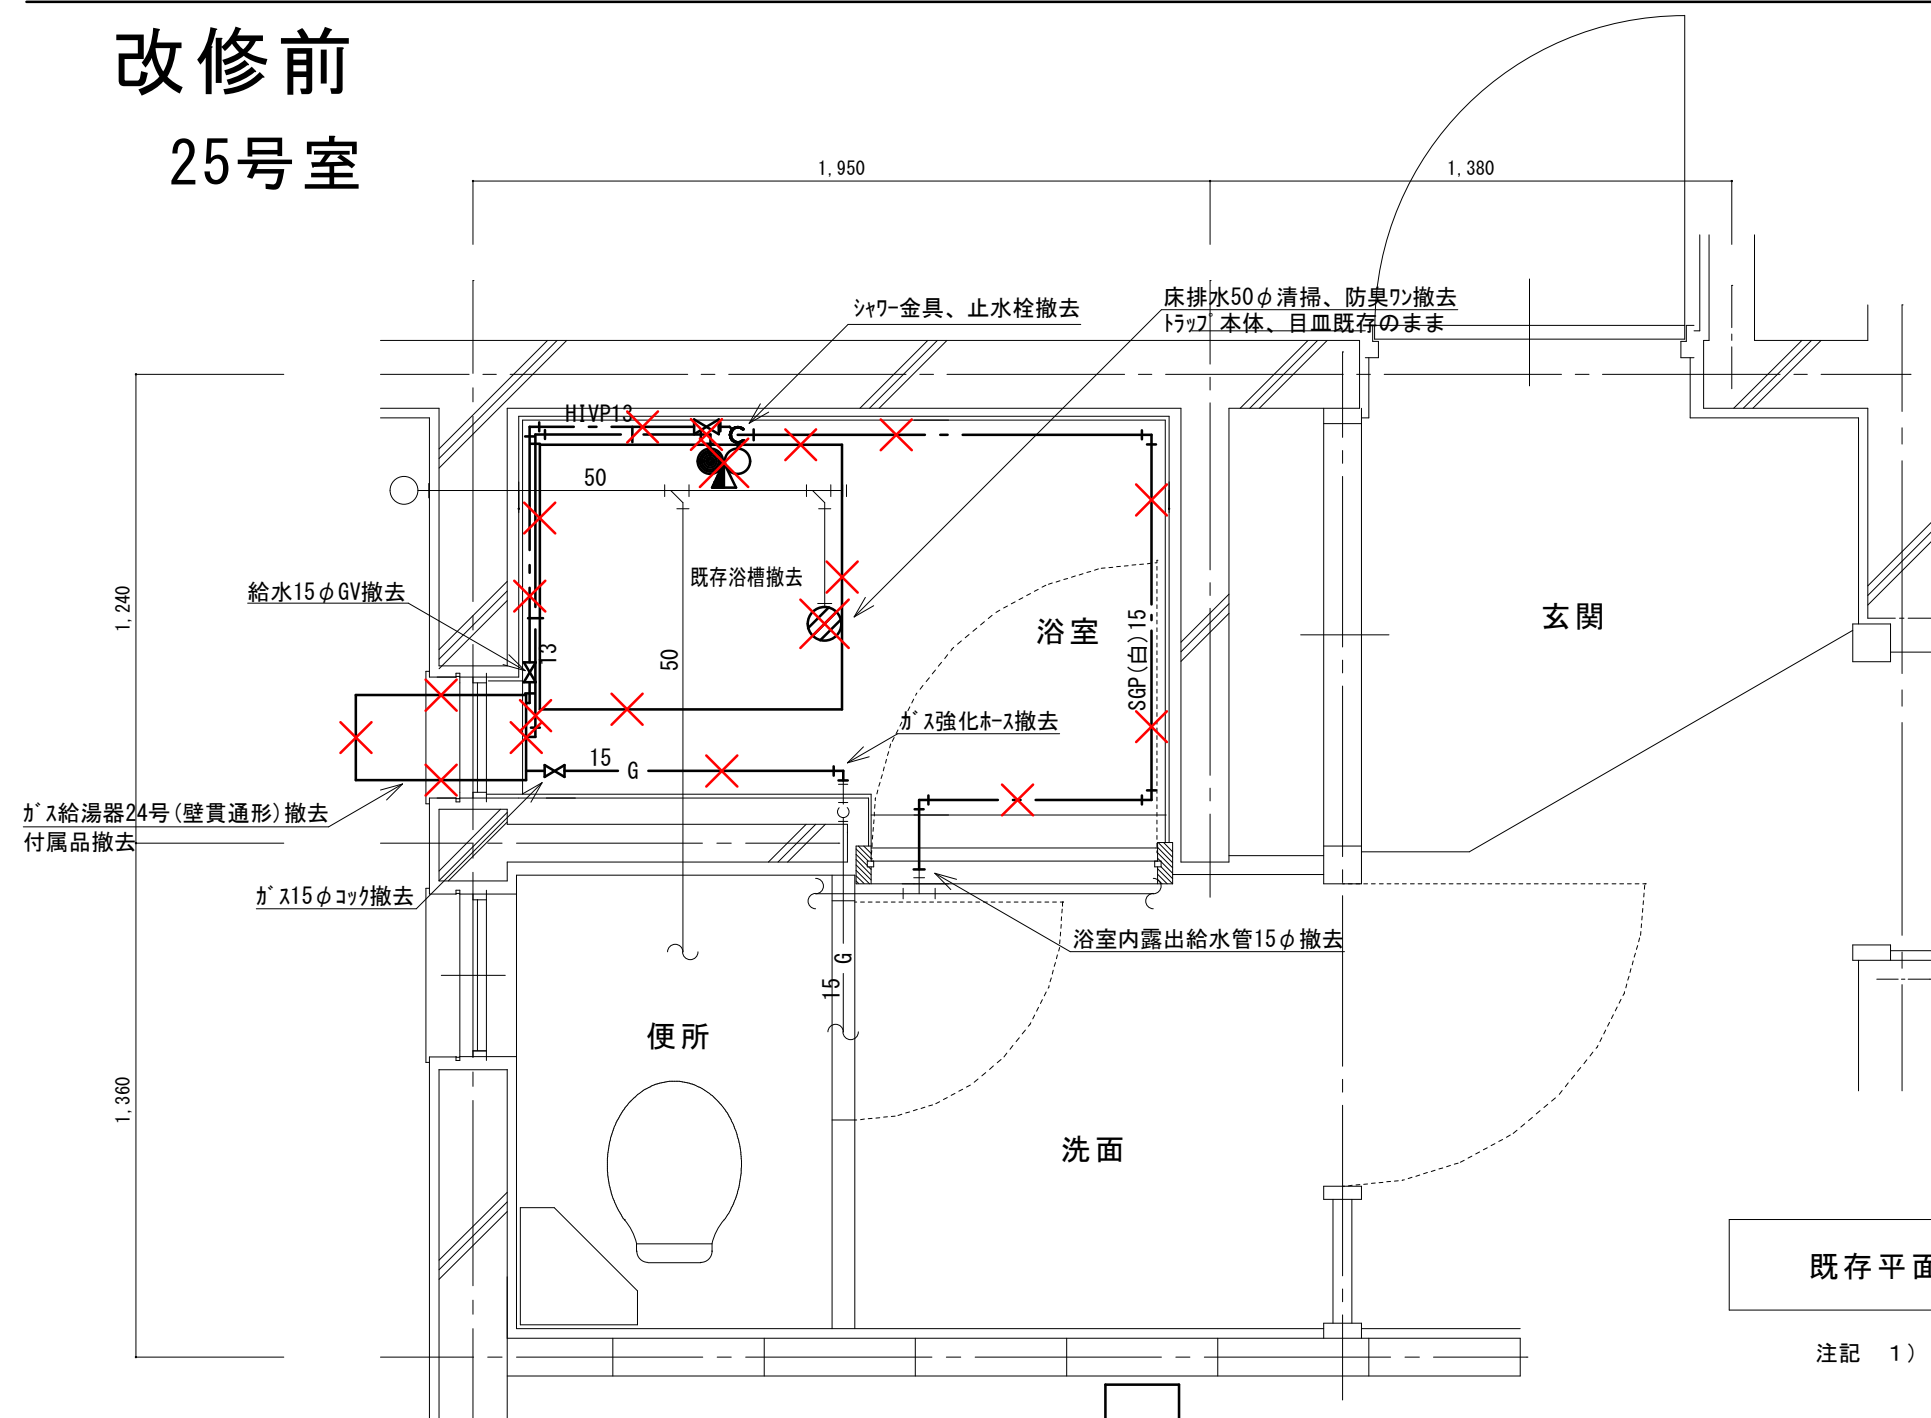

(新設)




機 器 表

記号	機器名称	台数	機器仕様・付属品	電源	備考
GH1	ガスふろ給湯器	30	壁貫通形(厚壁対応)16号、LPガス用、湯張り、追焚き、たし湯、排気カバー	1φ100V	既設開口周囲穴埋め調整含む
	(GTS-165ADBL)/㍻相当品		給水15φ止水栓、給水フレキ管、給湯フレキ管、ガス15φコック、強化ホース接続管		
			浴室設置リモコン(電気工事支給)、リモコンコード(電気工事支給)、電源コード(電気工事支給)		
			追炊き循環金具、循環ホース×2、シャワーカウンター(GS-20)、水栓金具(MS-7C)		
			付属品共		
DBL	浴槽	30	据置き型(1方全エブロン)、FRP製、795×695×645H、満水量230L		ずれ防止壁面固定金具取付×4(SUS製ビス止め)
	(KF-810SF)㍻相当品		循環金具孔付、専用ふろ蓋、据付け高さ調整脚、排水共栓、付属品共		
EF1	換気扇	30	浴室用換気扇、換気風量130m³/h(OPa)、消費電力4.1w	1φ100V	
	(V-13BS)三菱相当品		風圧式シャッター、ゴムプラグ、引きひもスイッチ式		
			SUS製ウエザークカバー(金網付) その他付属品一式共		

凡 例

記 号	名 称	規 格
	給水管	硬質塩化ビニルライニング銅管 SGP-V A
	給湯管	一般配管用ステンレス鋼鋼管 SU
	ガス管	外面塩化ビニル被覆鋼管 SGP-V G
	既設配管	
	撤去配管	給水：SGP(白)、H I V P、給湯：H T V P
	給水栓	
	シャワー金具	デッキタイプ2バルブ
	ガス栓	単口ヒューズコック
	弁	給水：止水栓、ガス：コック
	床排水トラップ	防臭ワン取替え、トラップ内清掃 目皿清掃

改修後
25号室

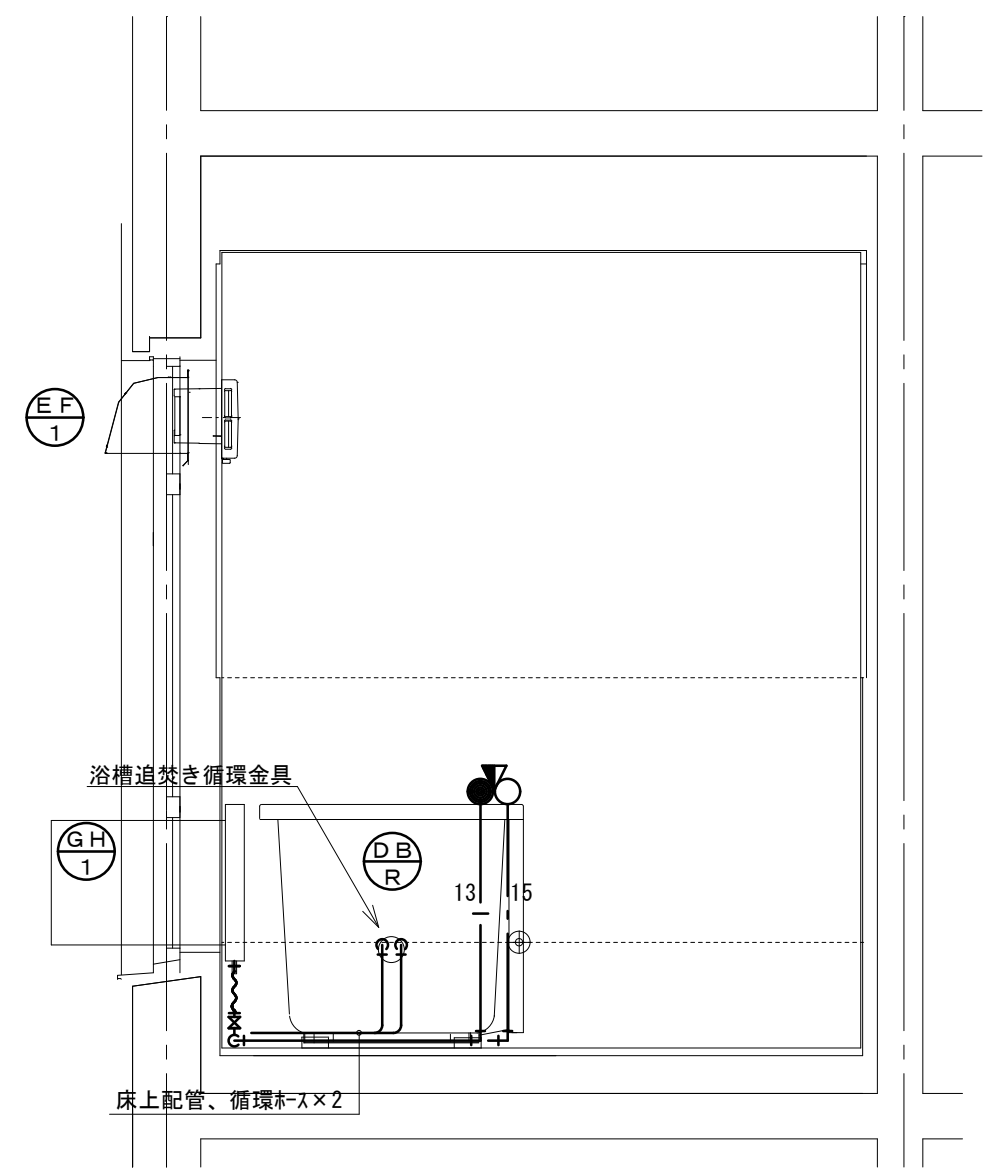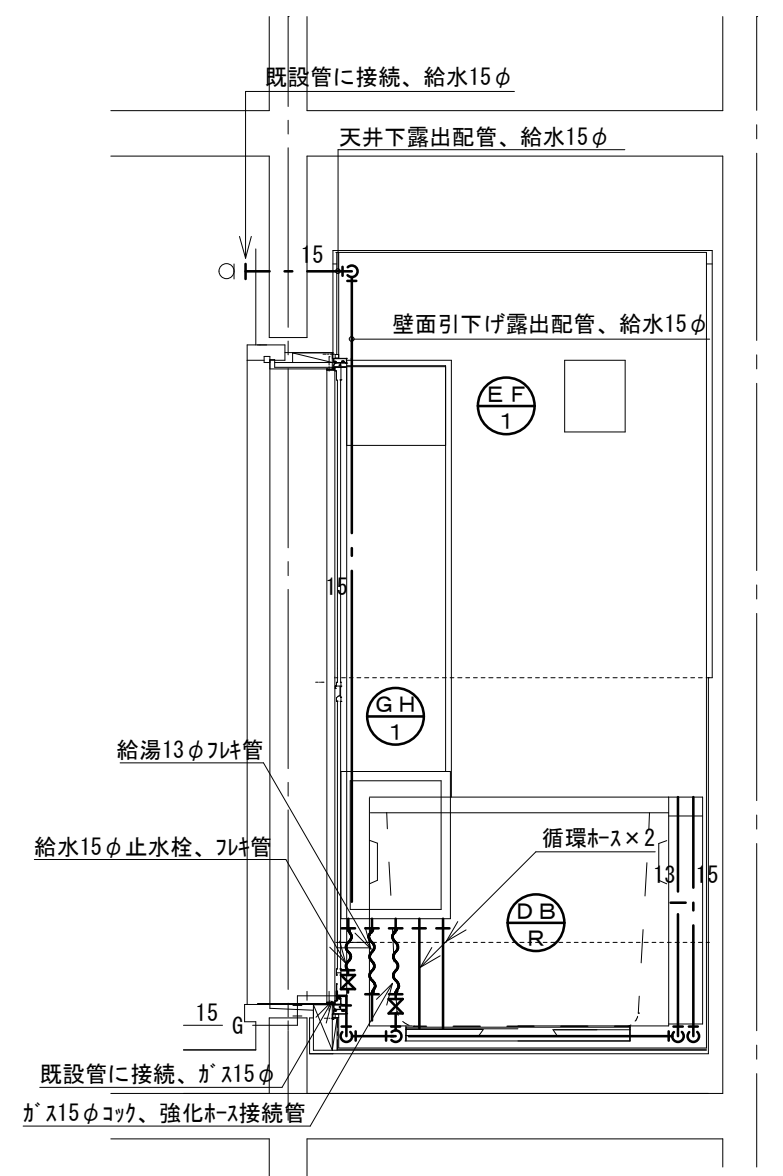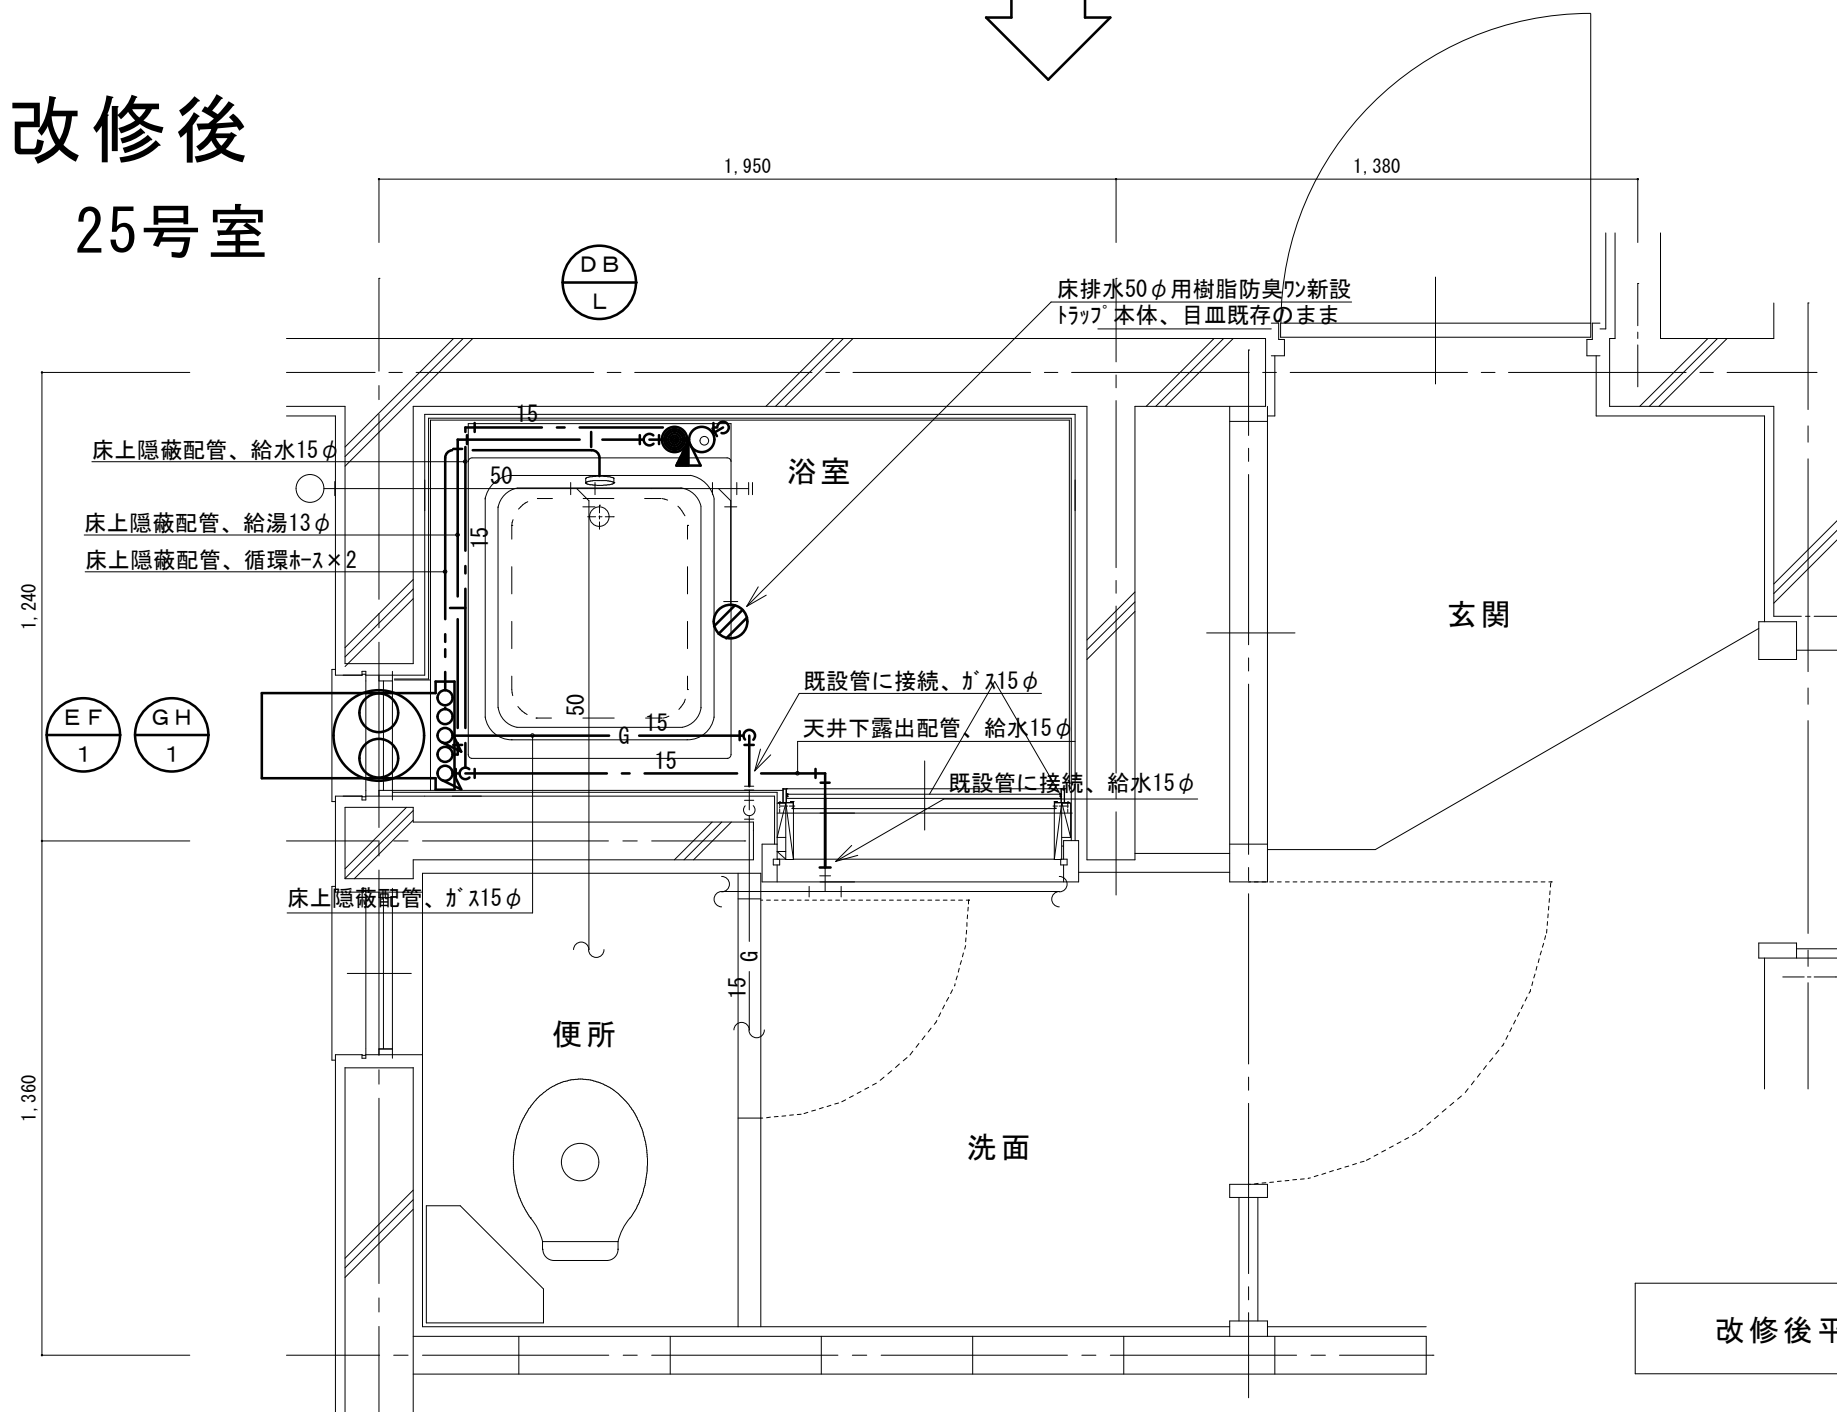


北面

東面




改修後平面図 1/20

改修後 展開図 1/20


改修前
27号室

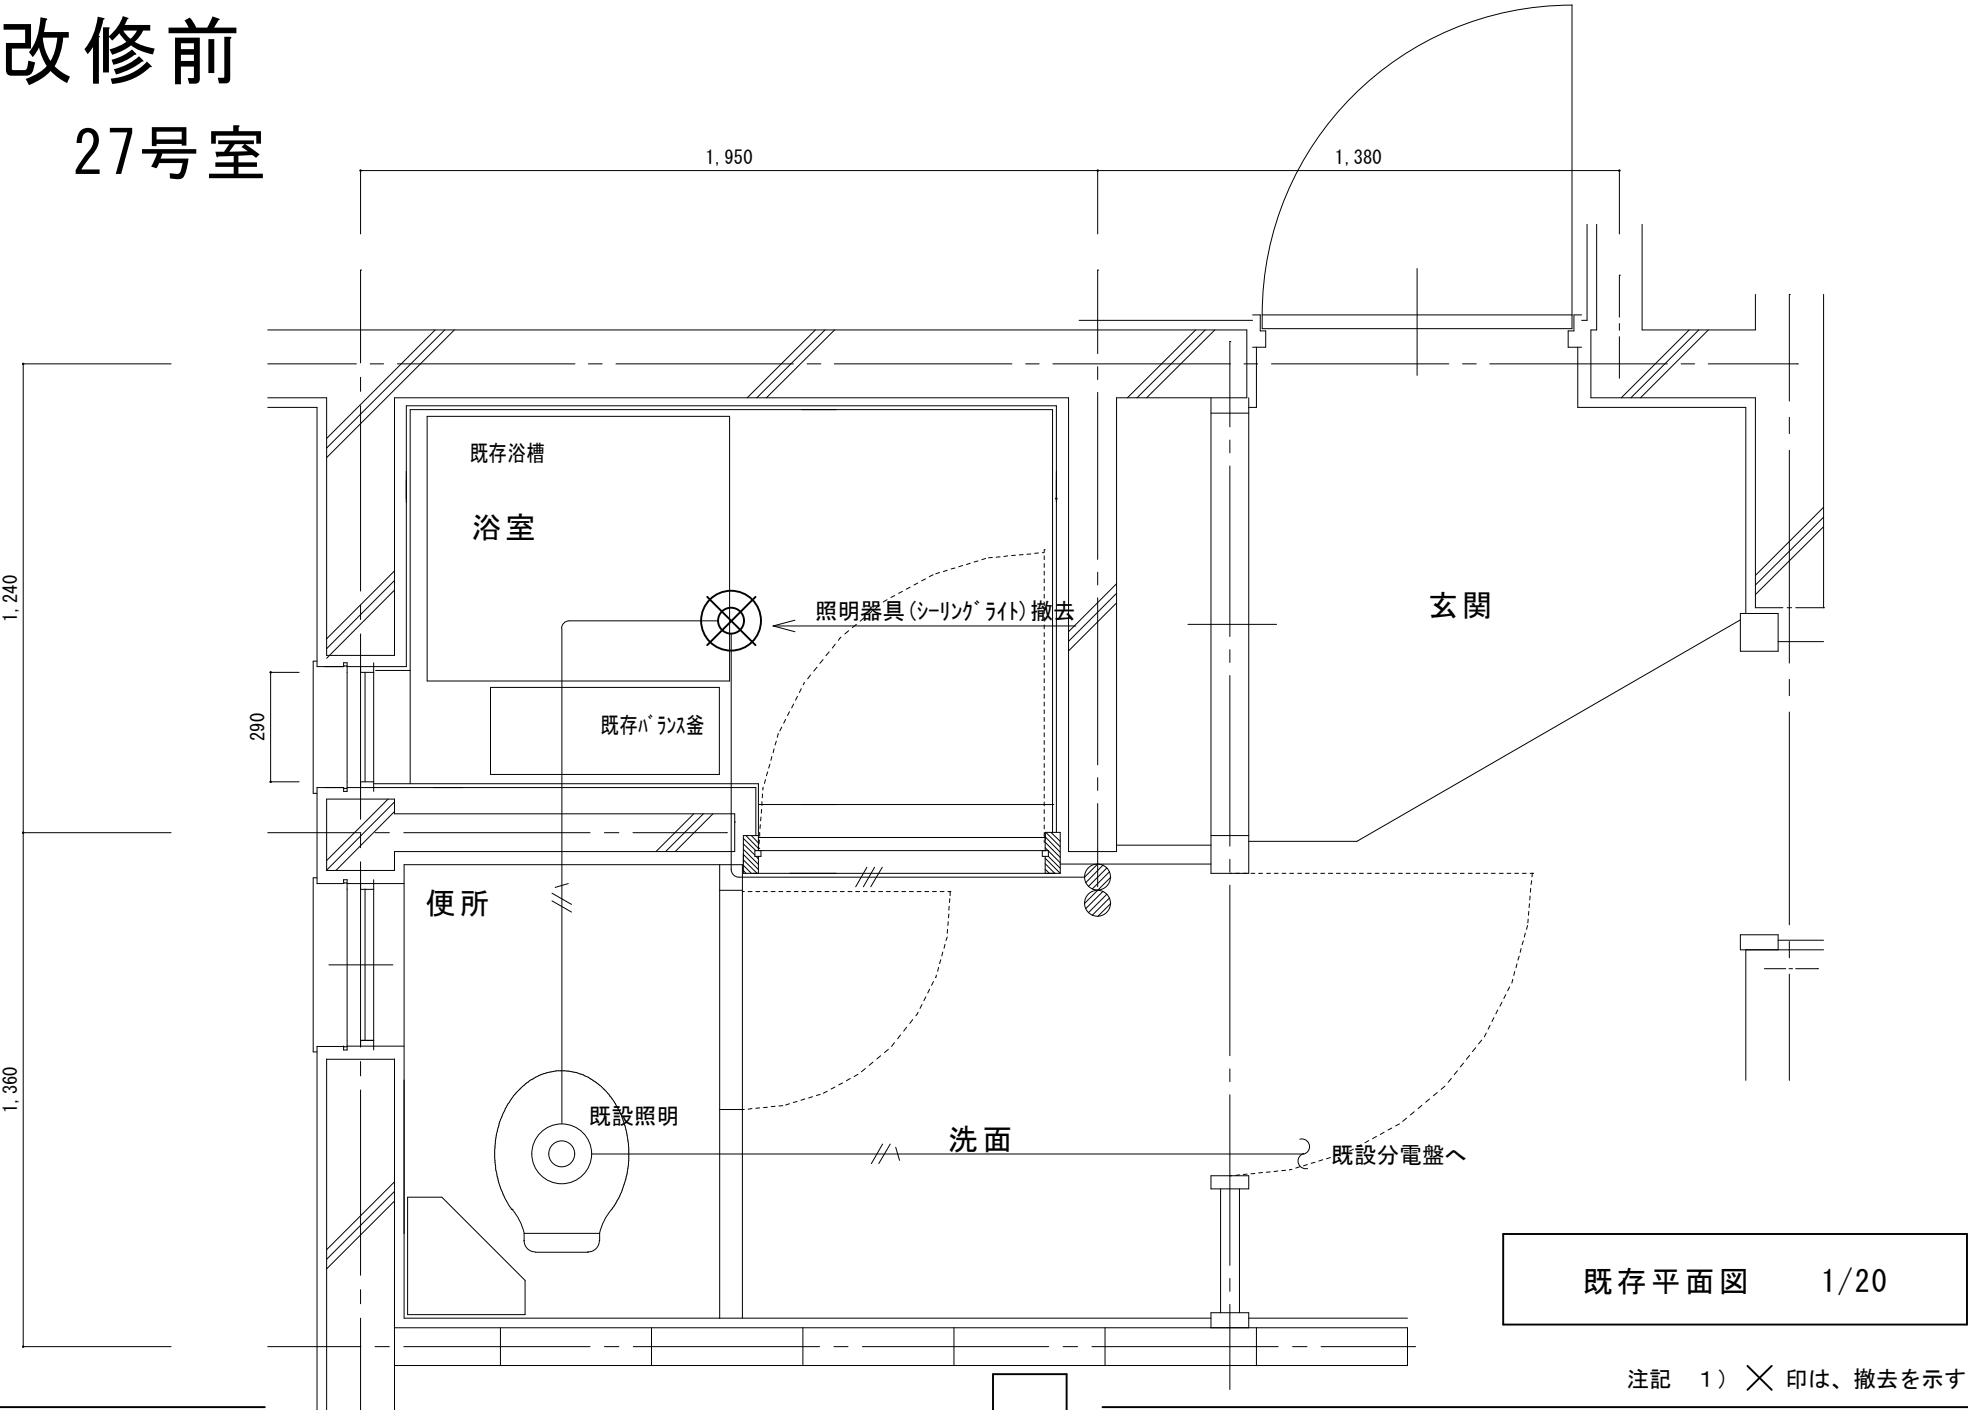

改修後
27号室

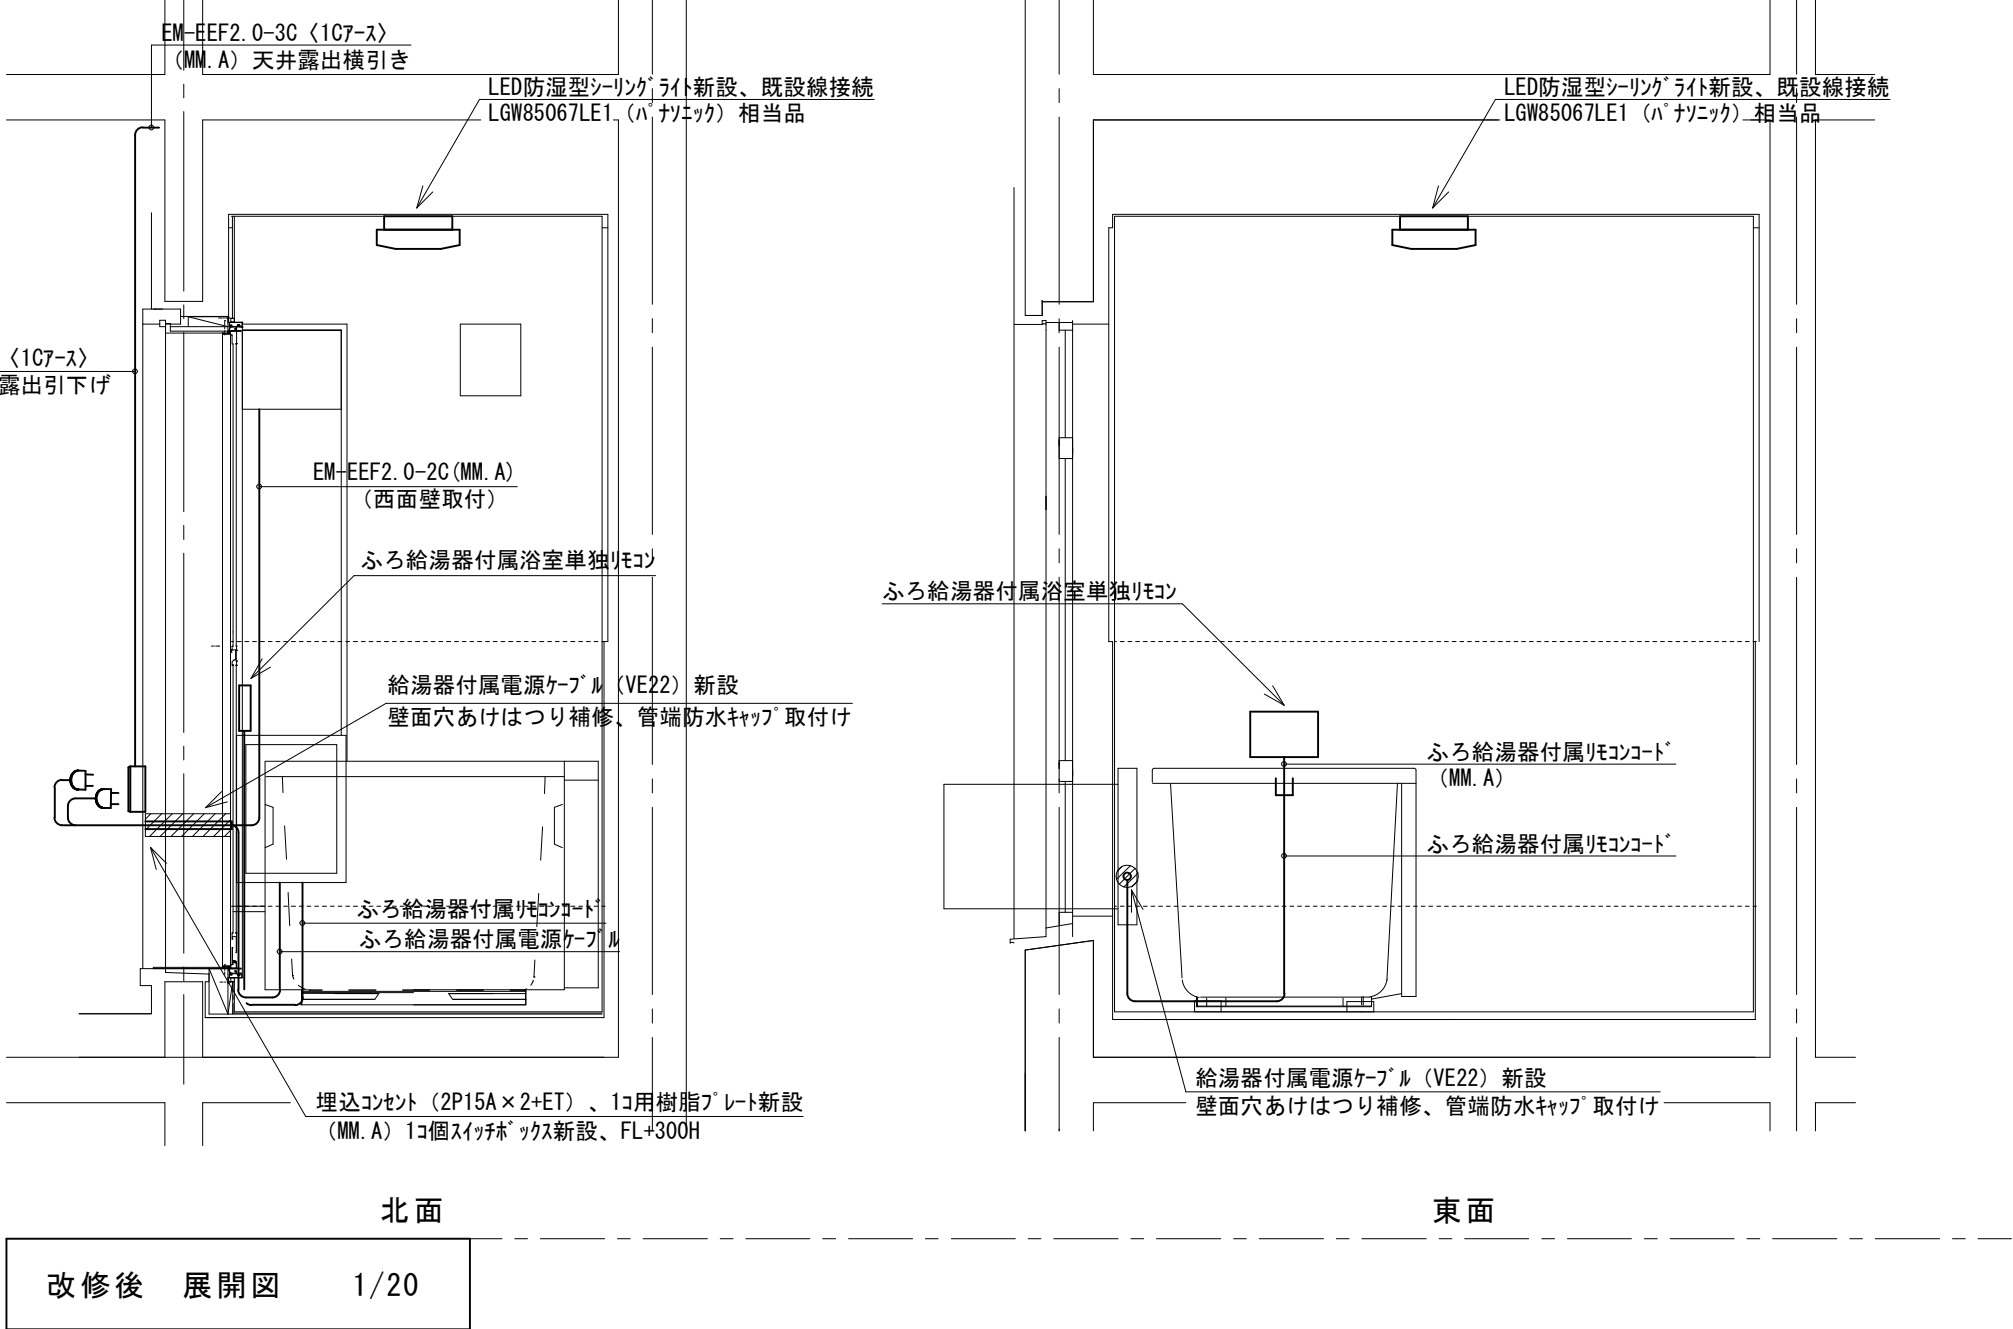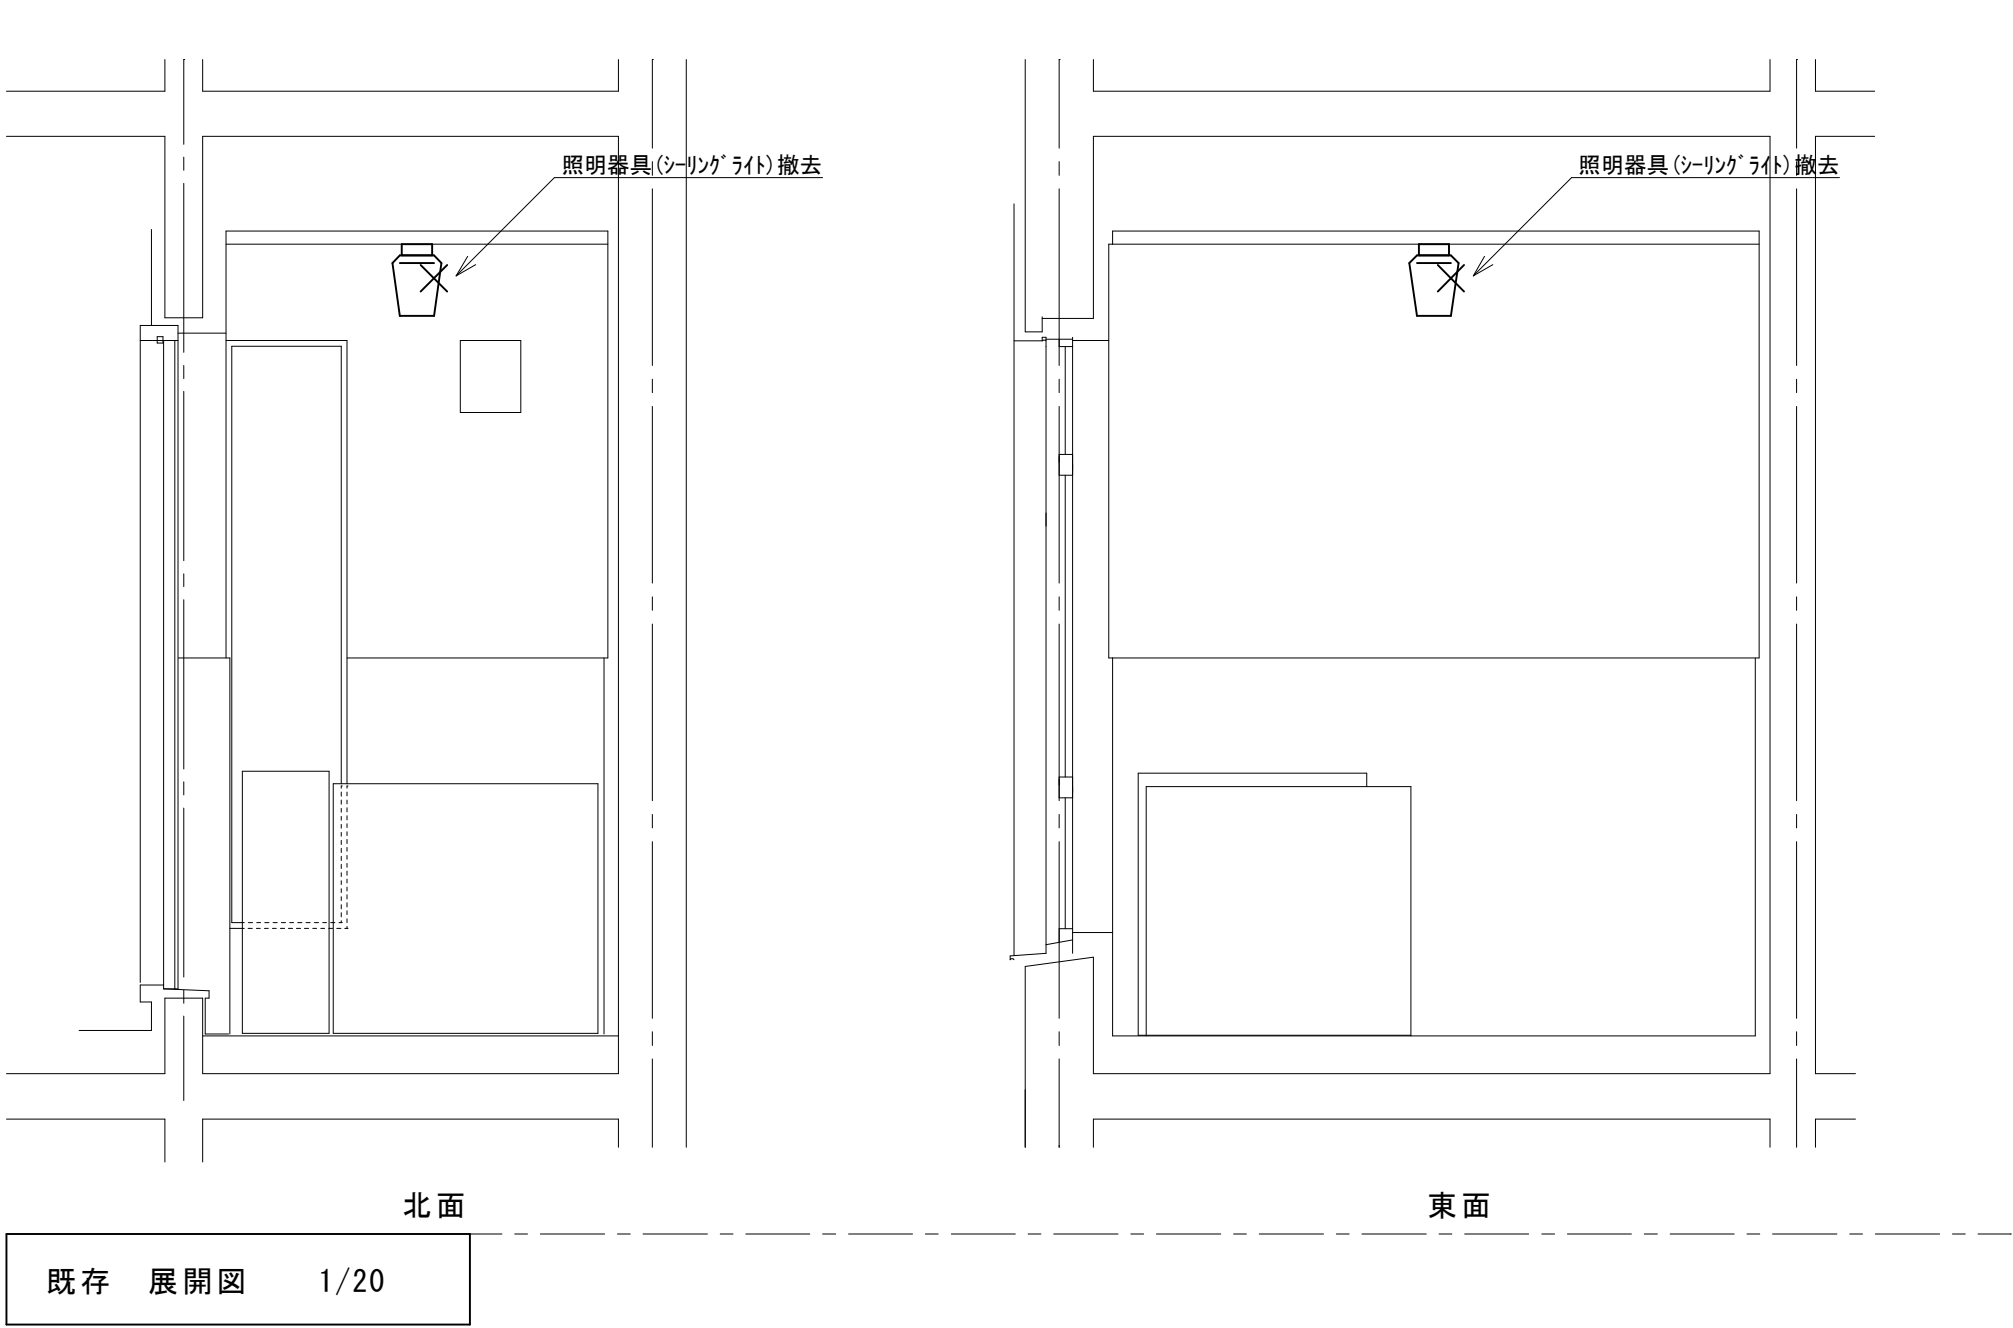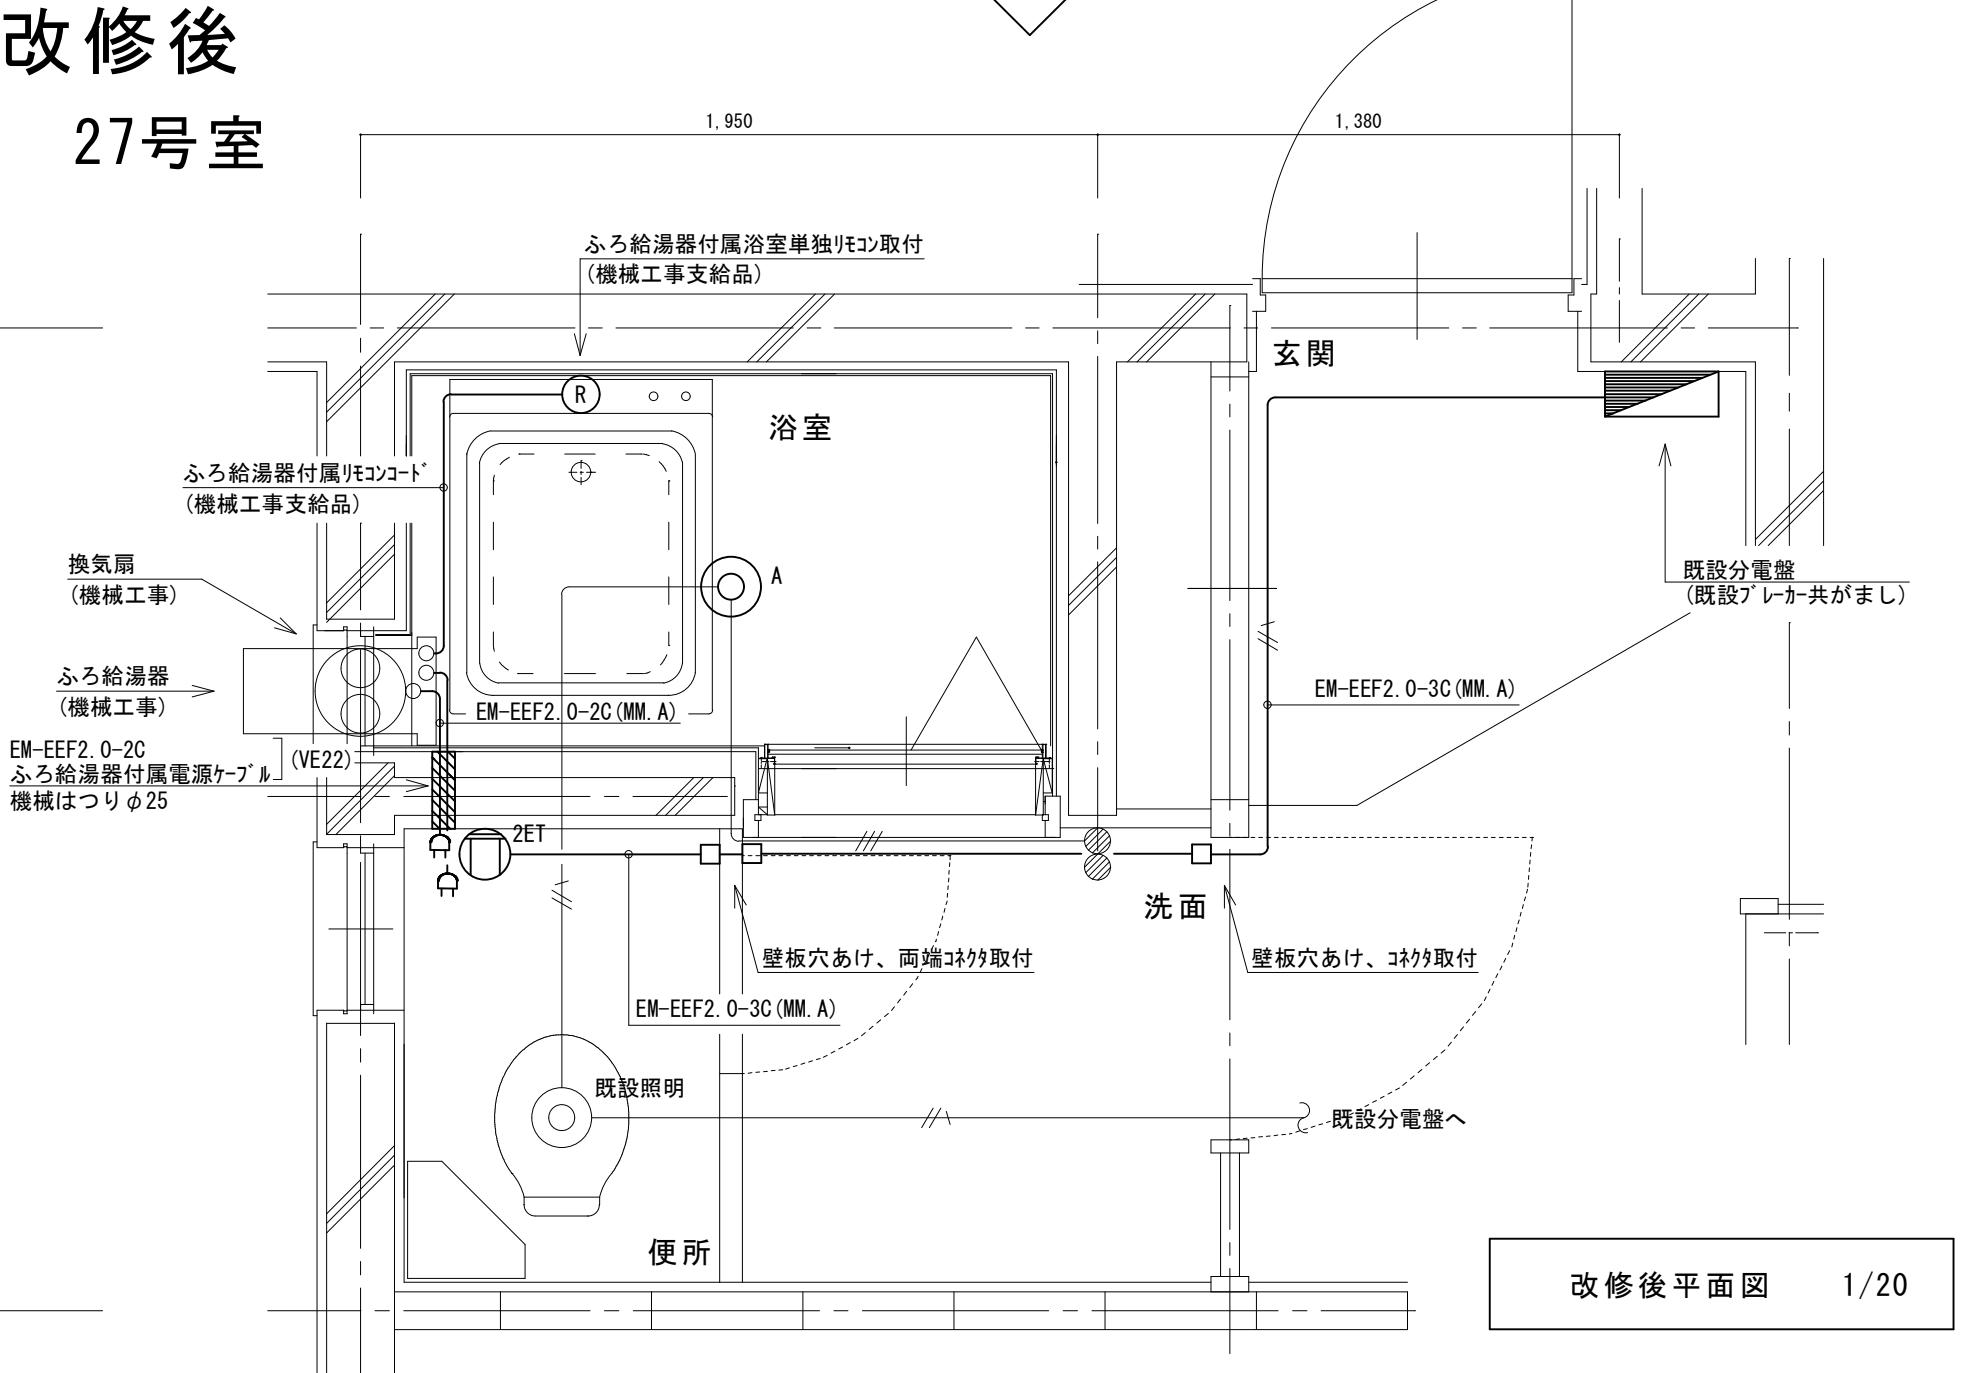

改修前
27号室

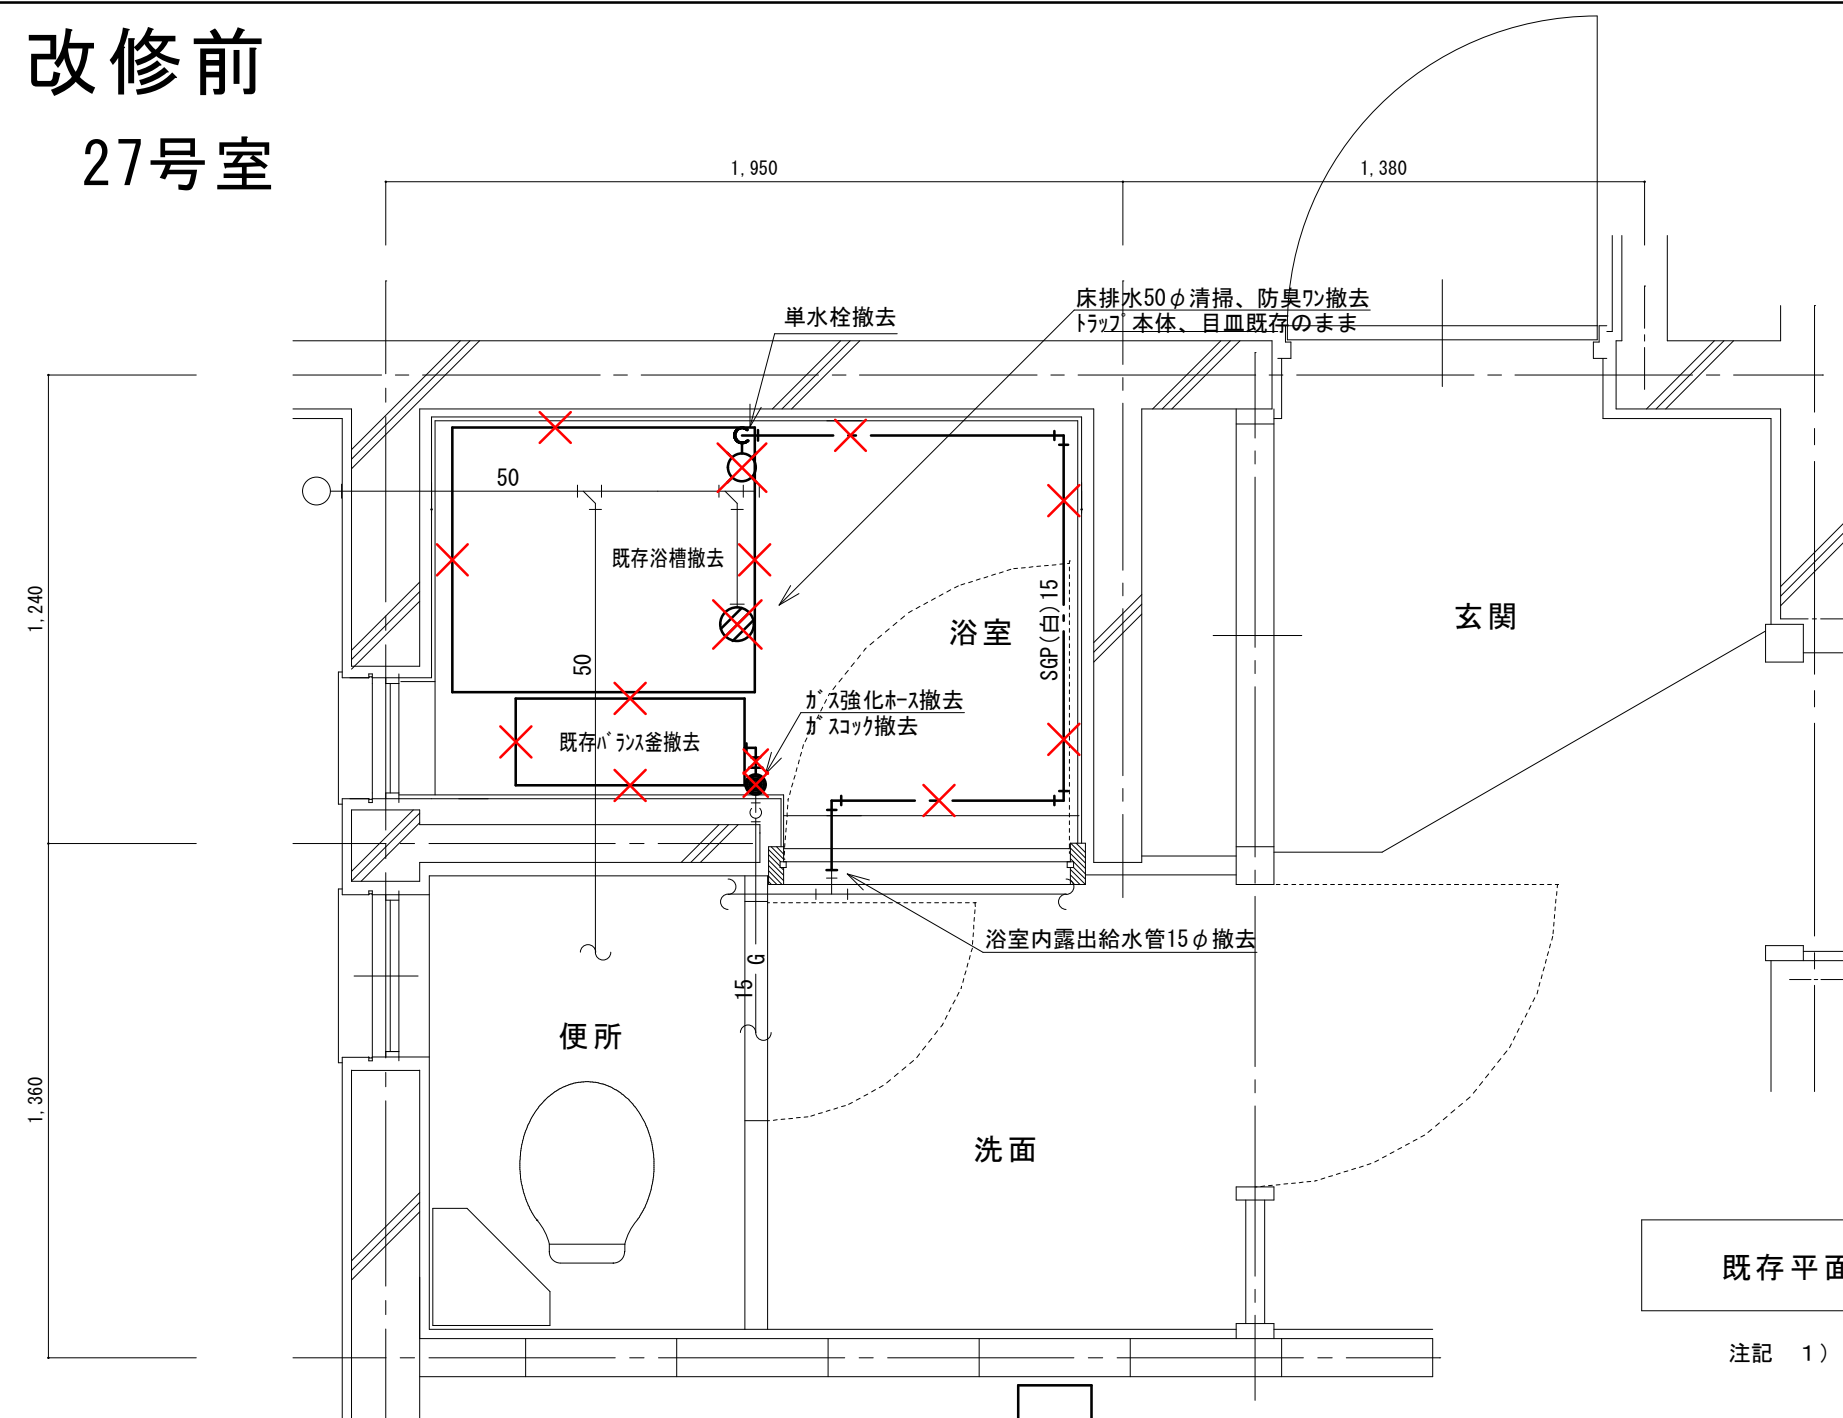

既存平面図 1/20

注記 1) 印は、撤去を示す

(新設)


機 器 表

記号	機器名称	台数	機器仕様・付属品	電源	備考
GH1	ガスふろ給湯器	30	壁貫通形(厚壁対応)16号、LPガス用、湯張り、追焚き、たし湯、排気カバー	1φ100V	既設開口周囲穴埋め調整含む
	(GTS-165ADBL)/㍻相当品		給水15φ止水栓、給水フレキ管、給湯フレキ管、ガス15φコック、強化ホース接続管		
			浴室設置リモコン(電気工事支給)、リモコンコード(電気工事支給)、電源コード(電気工事支給)		
			追炊き循環金具、循環ホース×2、シャワーカウンター(CS-20)、水栓金具(MS-7C)		
			付属品共		
DBL	浴槽	30	据置き型(1方全エブロン)、FRP製、795×695×645H、満水量230L		ずれ防止壁面固定金具取付×4(SUS製ビス止め)
	(KF-810SF)㍻相当品		循環金具孔付、専用ふろ蓋、据付け高さ調整脚、排水共栓、付属品共		
EF1	換気扇	30	浴室用換気扇、換気風量130m³/h(OPa)、消費電力4.1w	1φ100V	
	(V-13BS)三菱相当品		風圧式シャッター、ゴムプラグ、引きひもスイッチ式		
			SUS製ウエザーカバー(金網付) その他付属品一式共		


凡 例

記 号	名 称	規 格
—— —	給水管	硬質塩化ビニルライニング鋼管 SGP-V A
——	給湯管	一般配管用ステンレス鋼鋼管 SU
—— G——	ガス管	外面塩化ビニル被覆鋼管 SGP-V G
——	既設配管	
—— X—— X——	撤去配管	給水：SGP (白)、H I V P、給湯：HTVP
	給水栓	
	シャワー金具	デッキタイプ2バルブ
	ガス栓	単口ヒューズコック
	弁	給水：止水栓、ガス：コック
	床排水トラップ	防臭ワン取替え、トラップ内清掃 目皿清掃


改修後
27号室

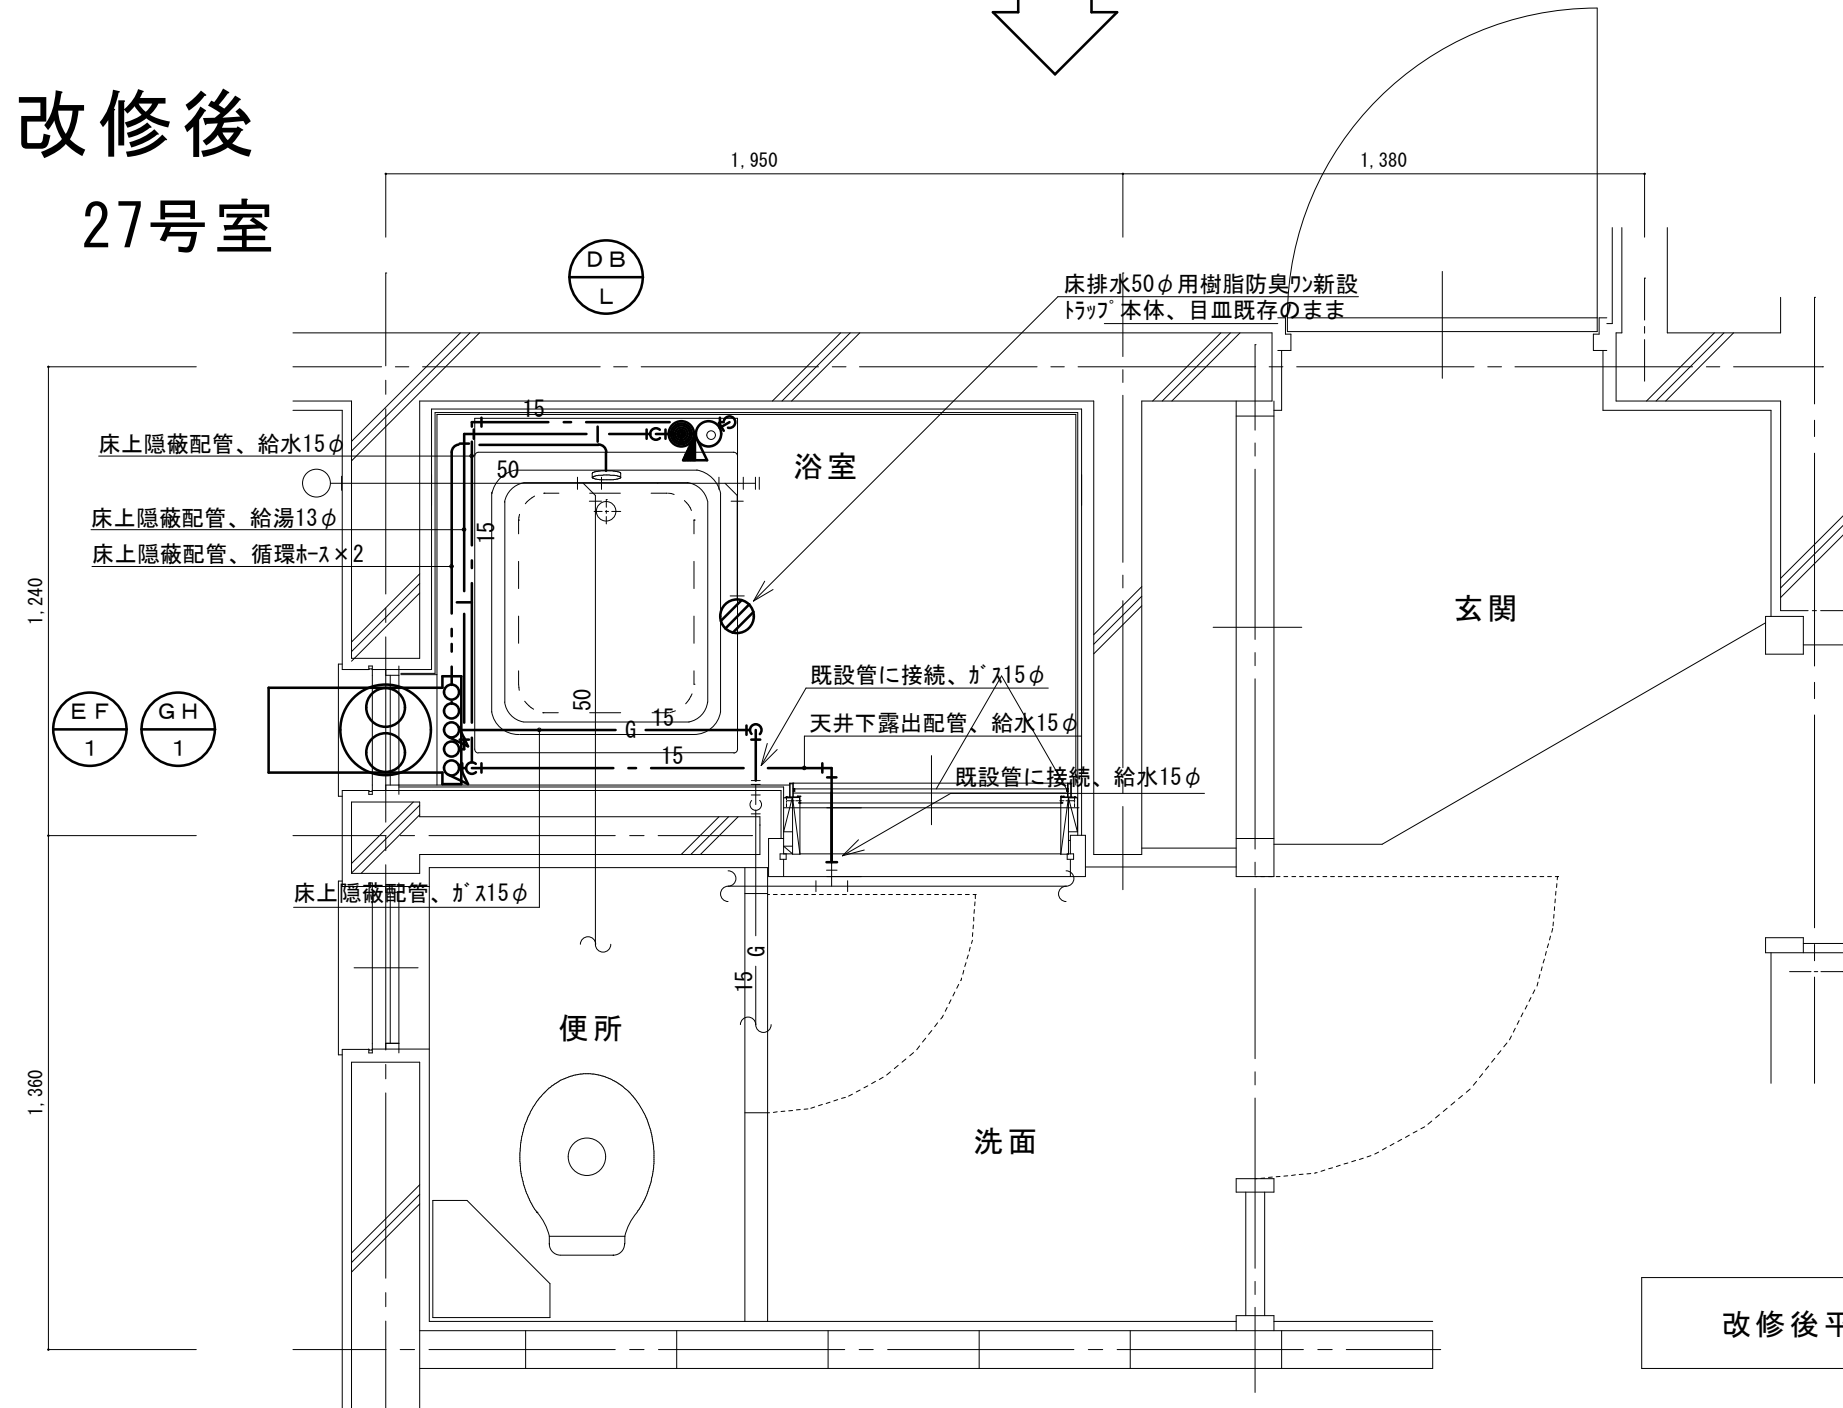

改修後平面図 1/20

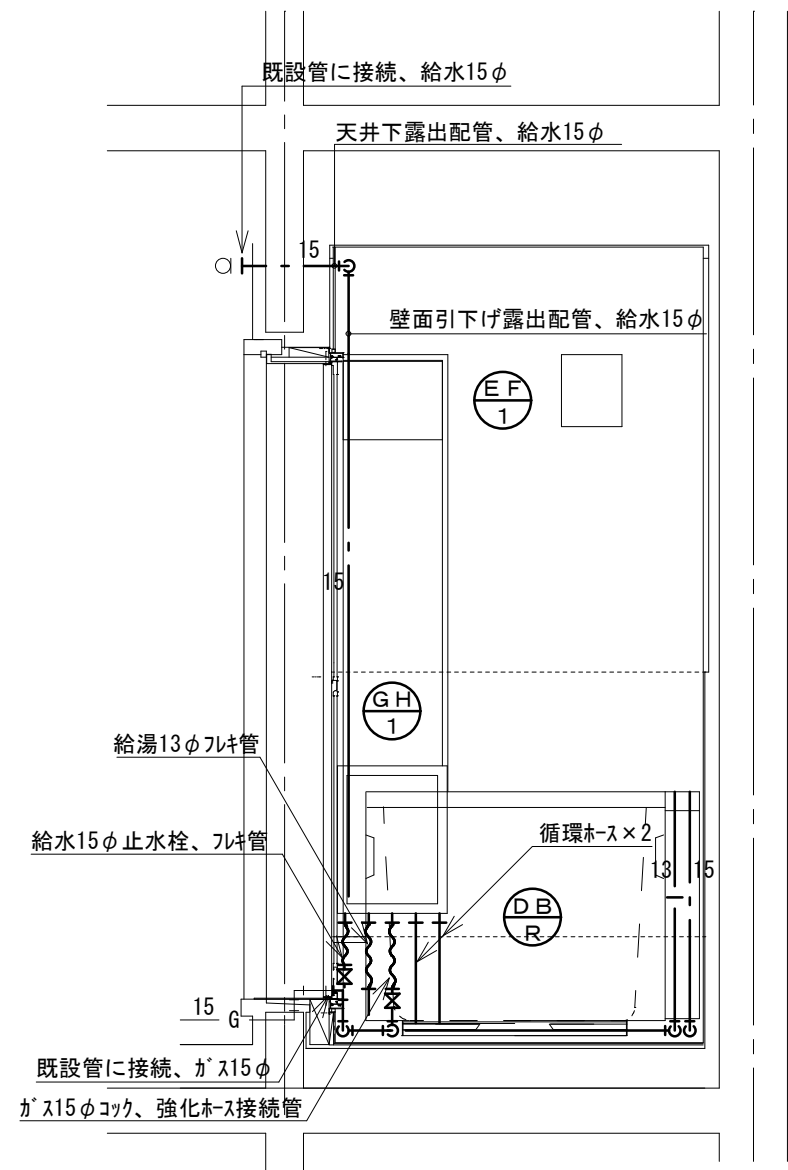



北面

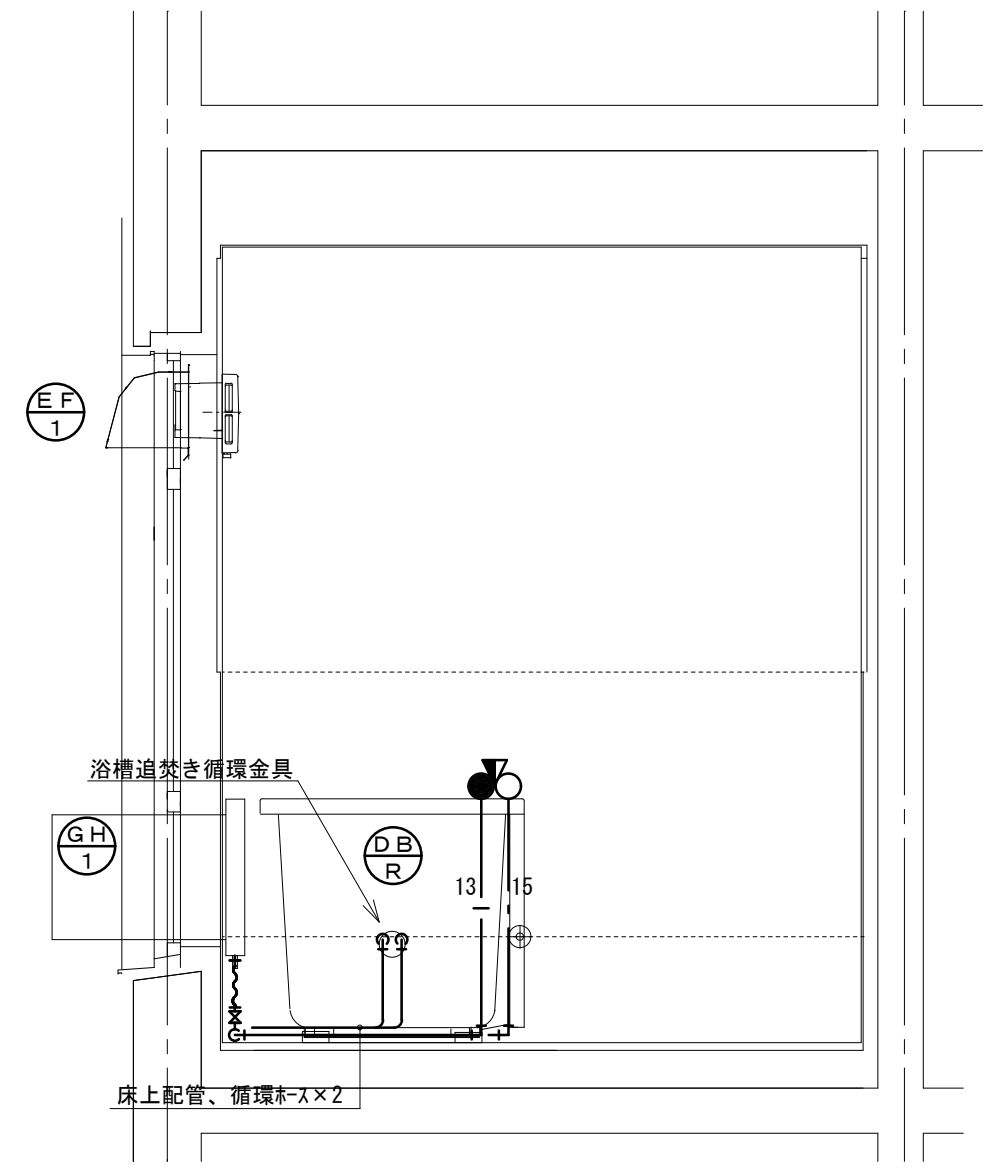



東面

改修後 展開図 1/20


改修前
29号室

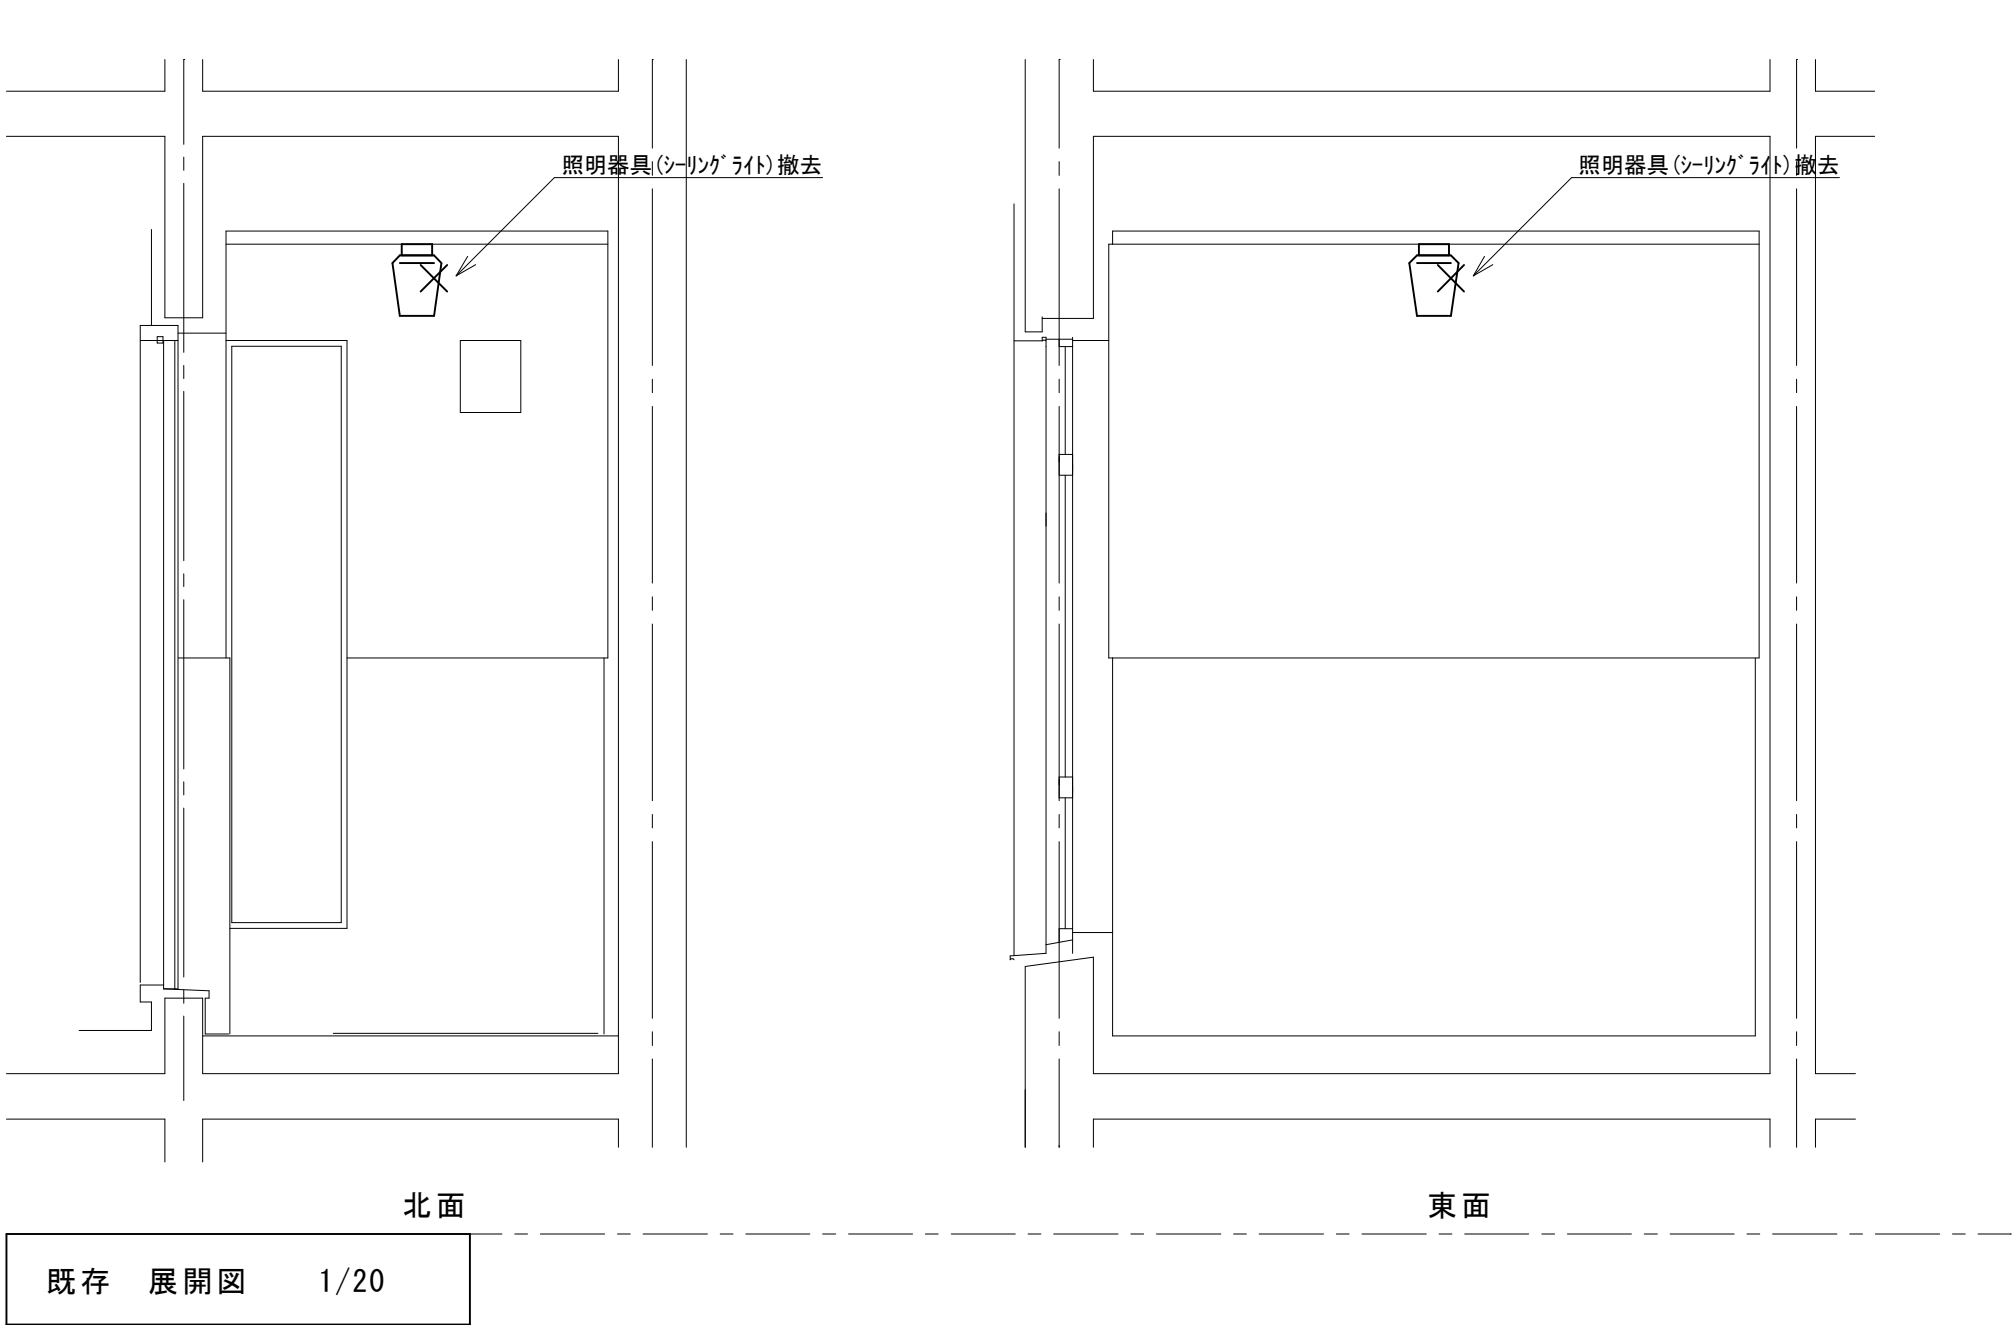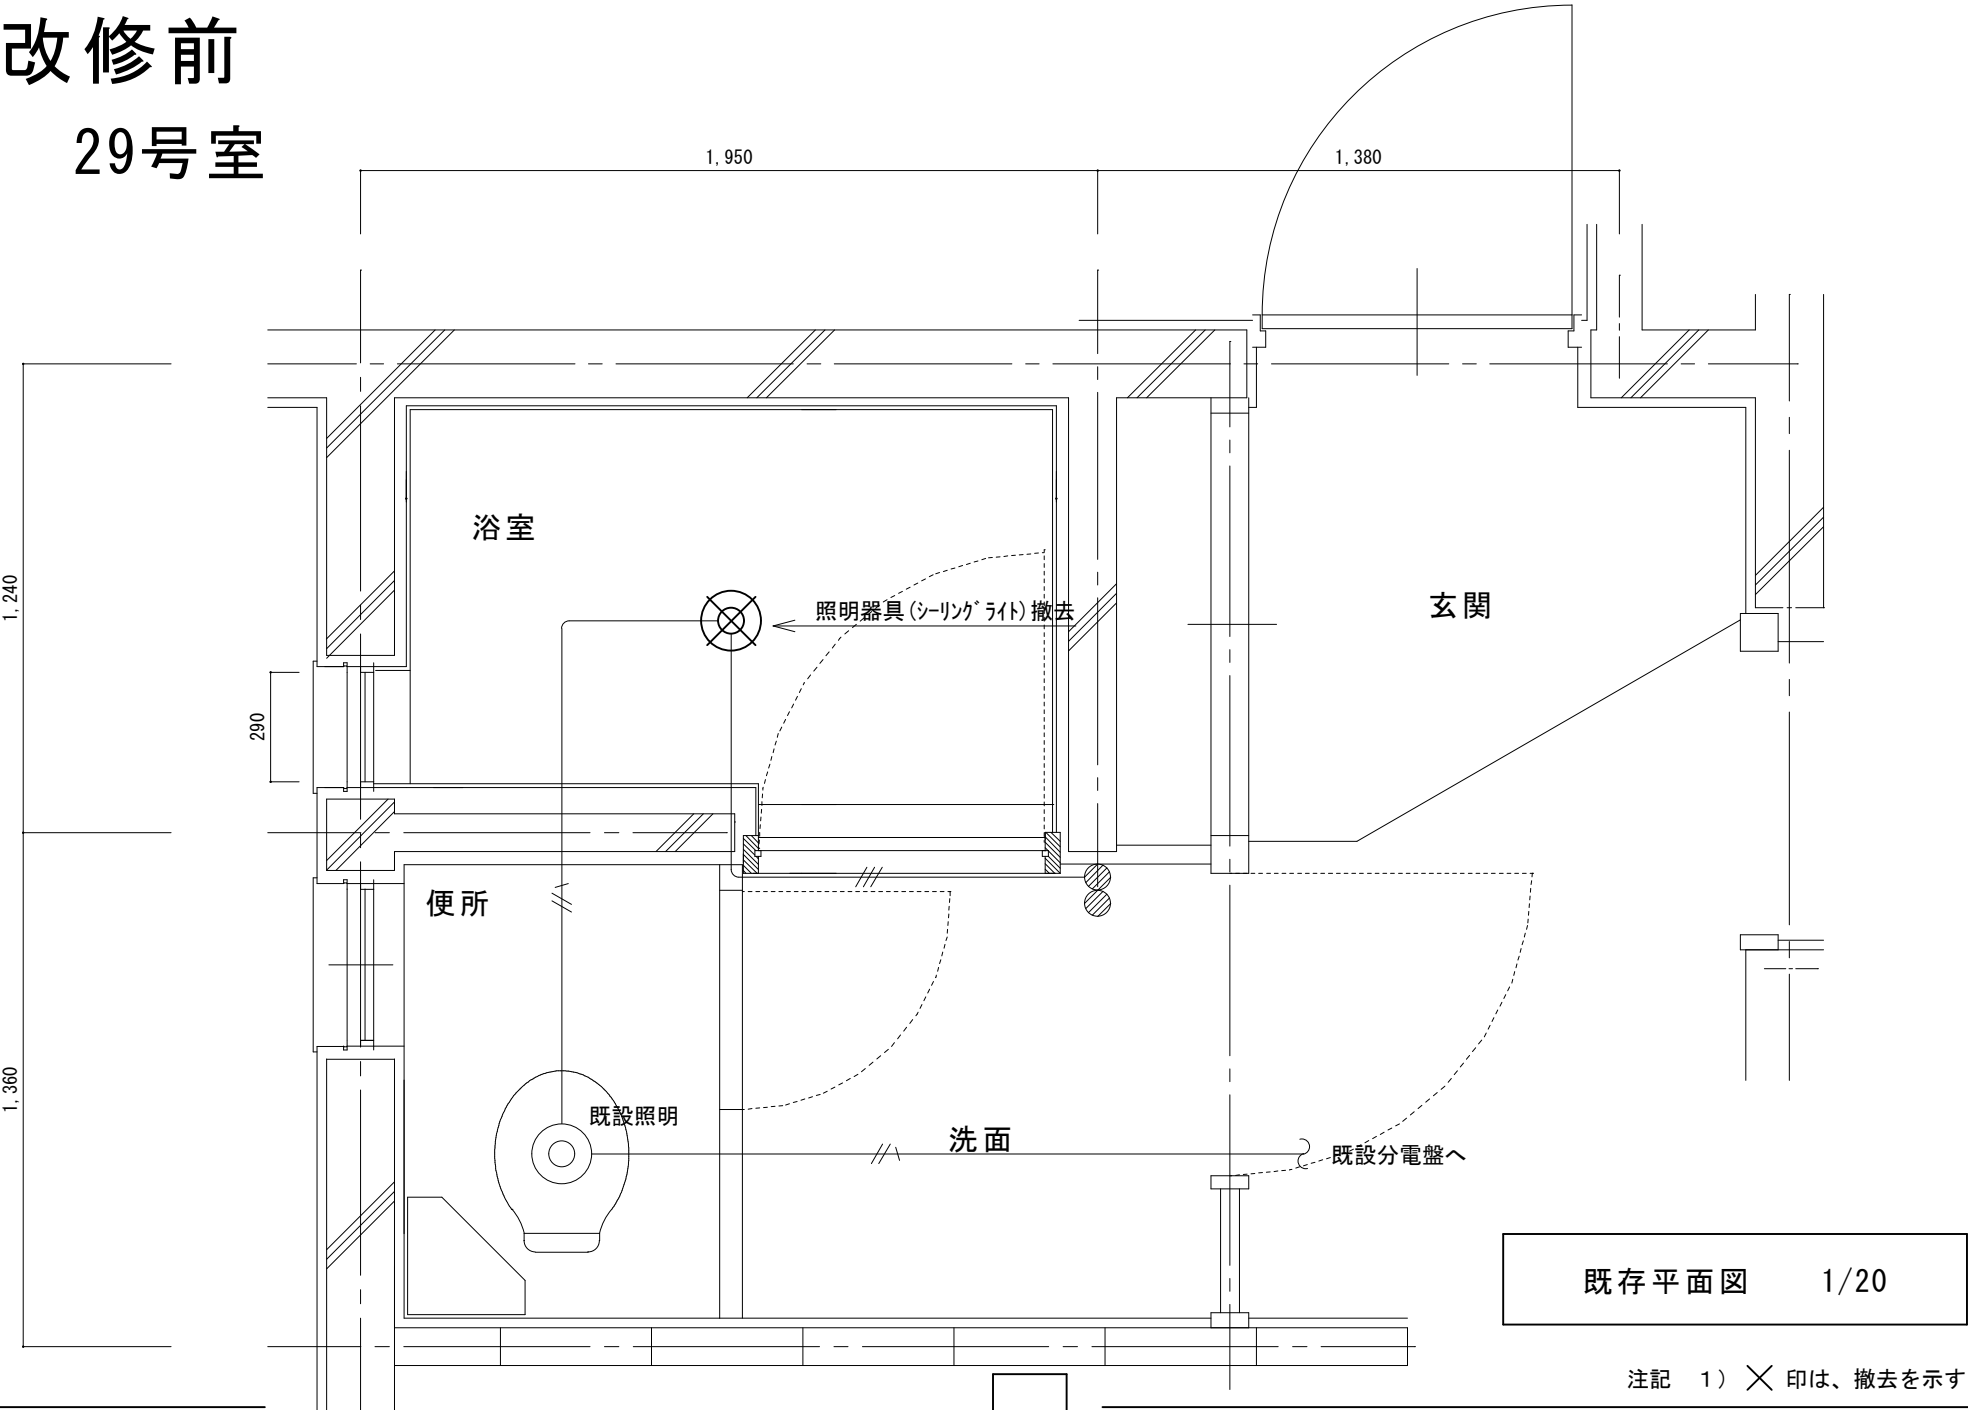

改修後
29号室

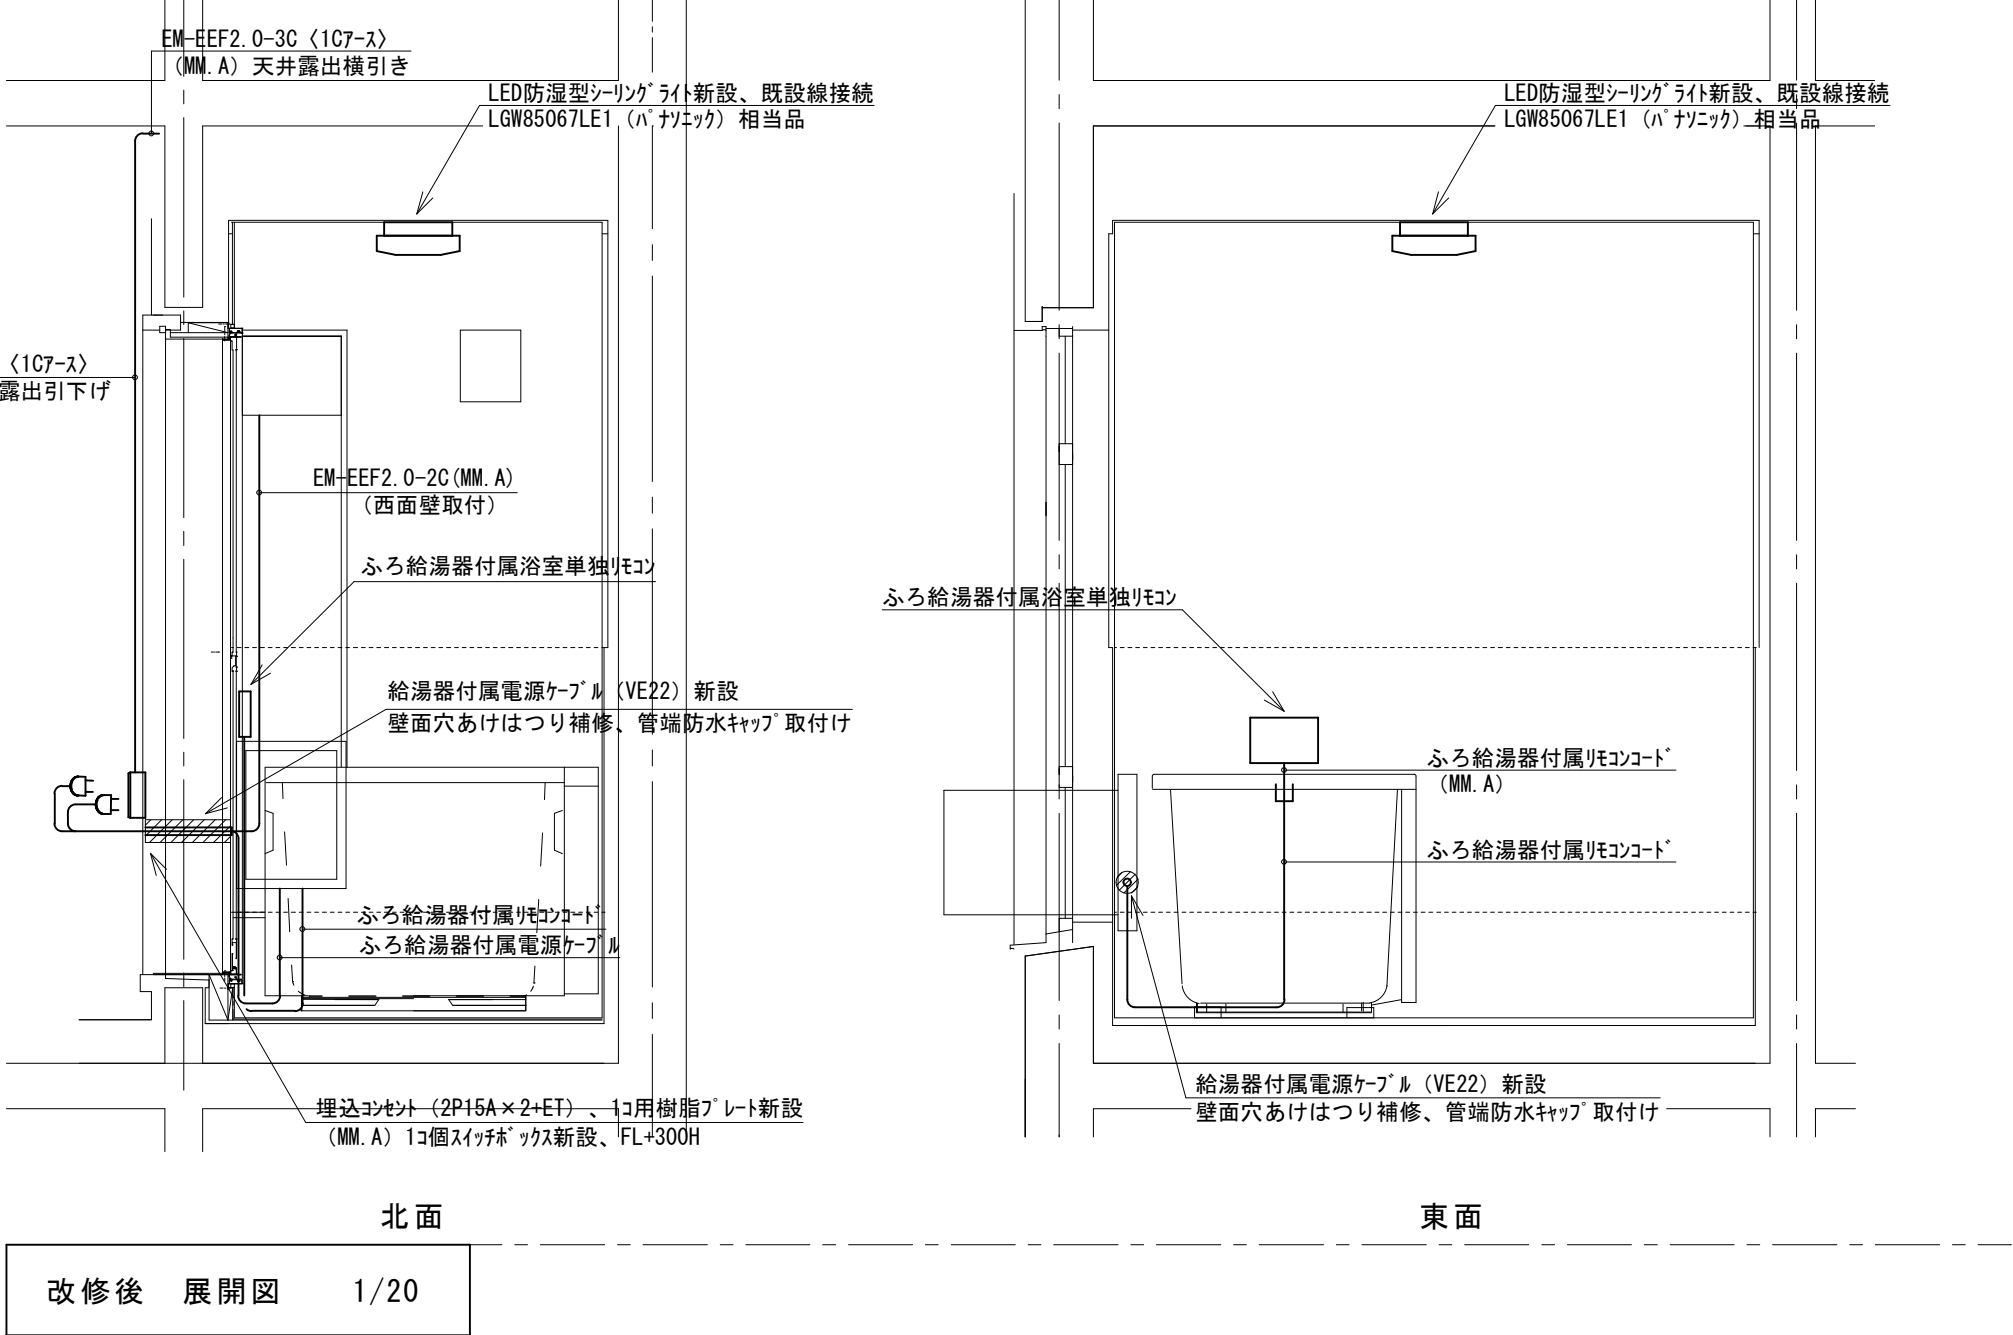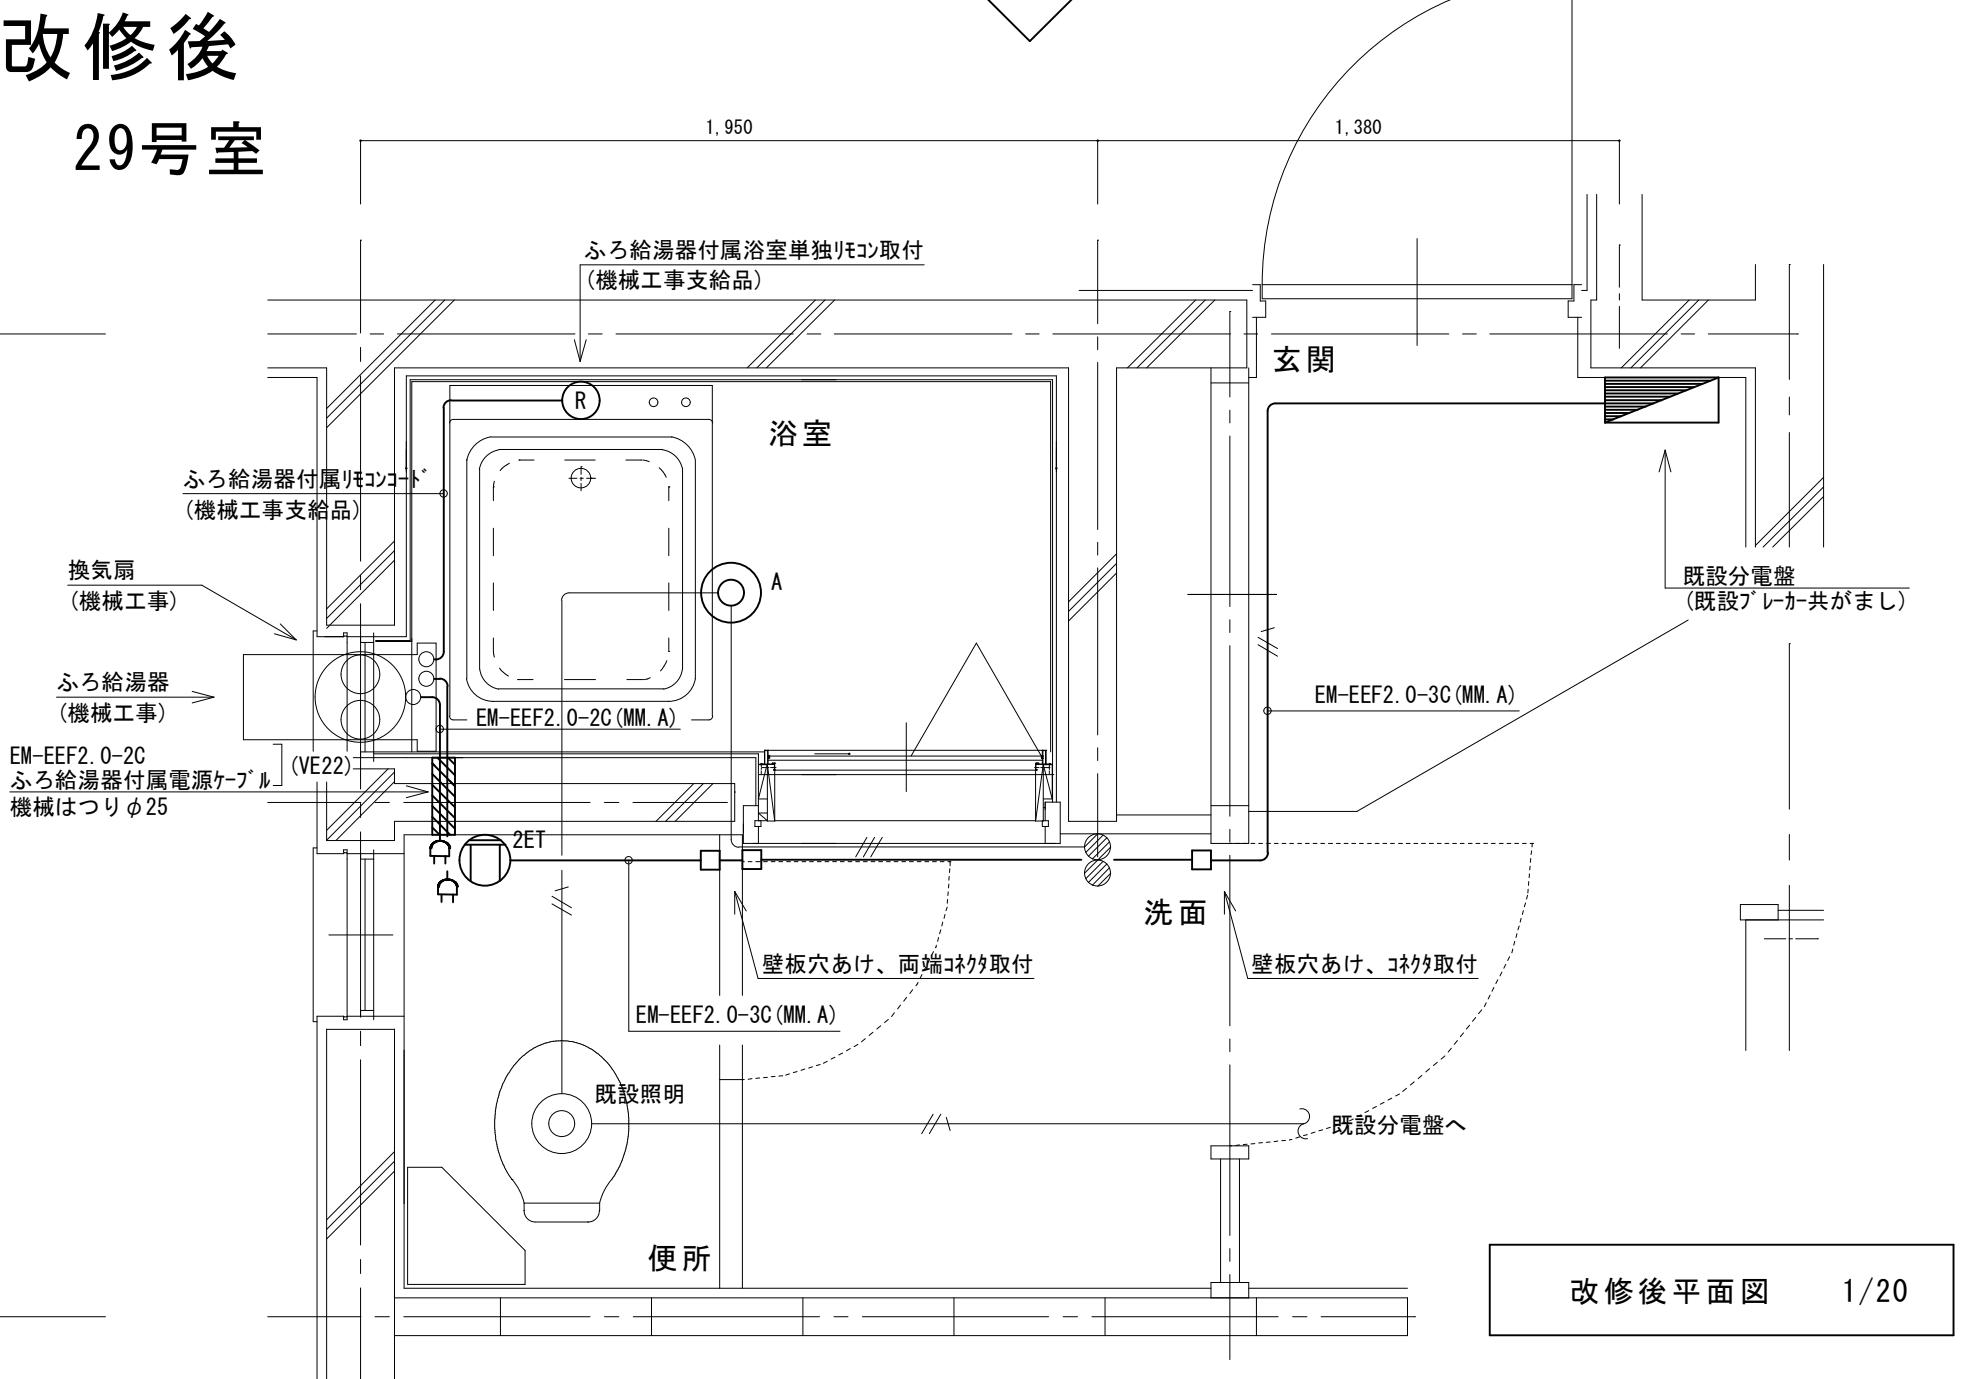

改修前
29号室

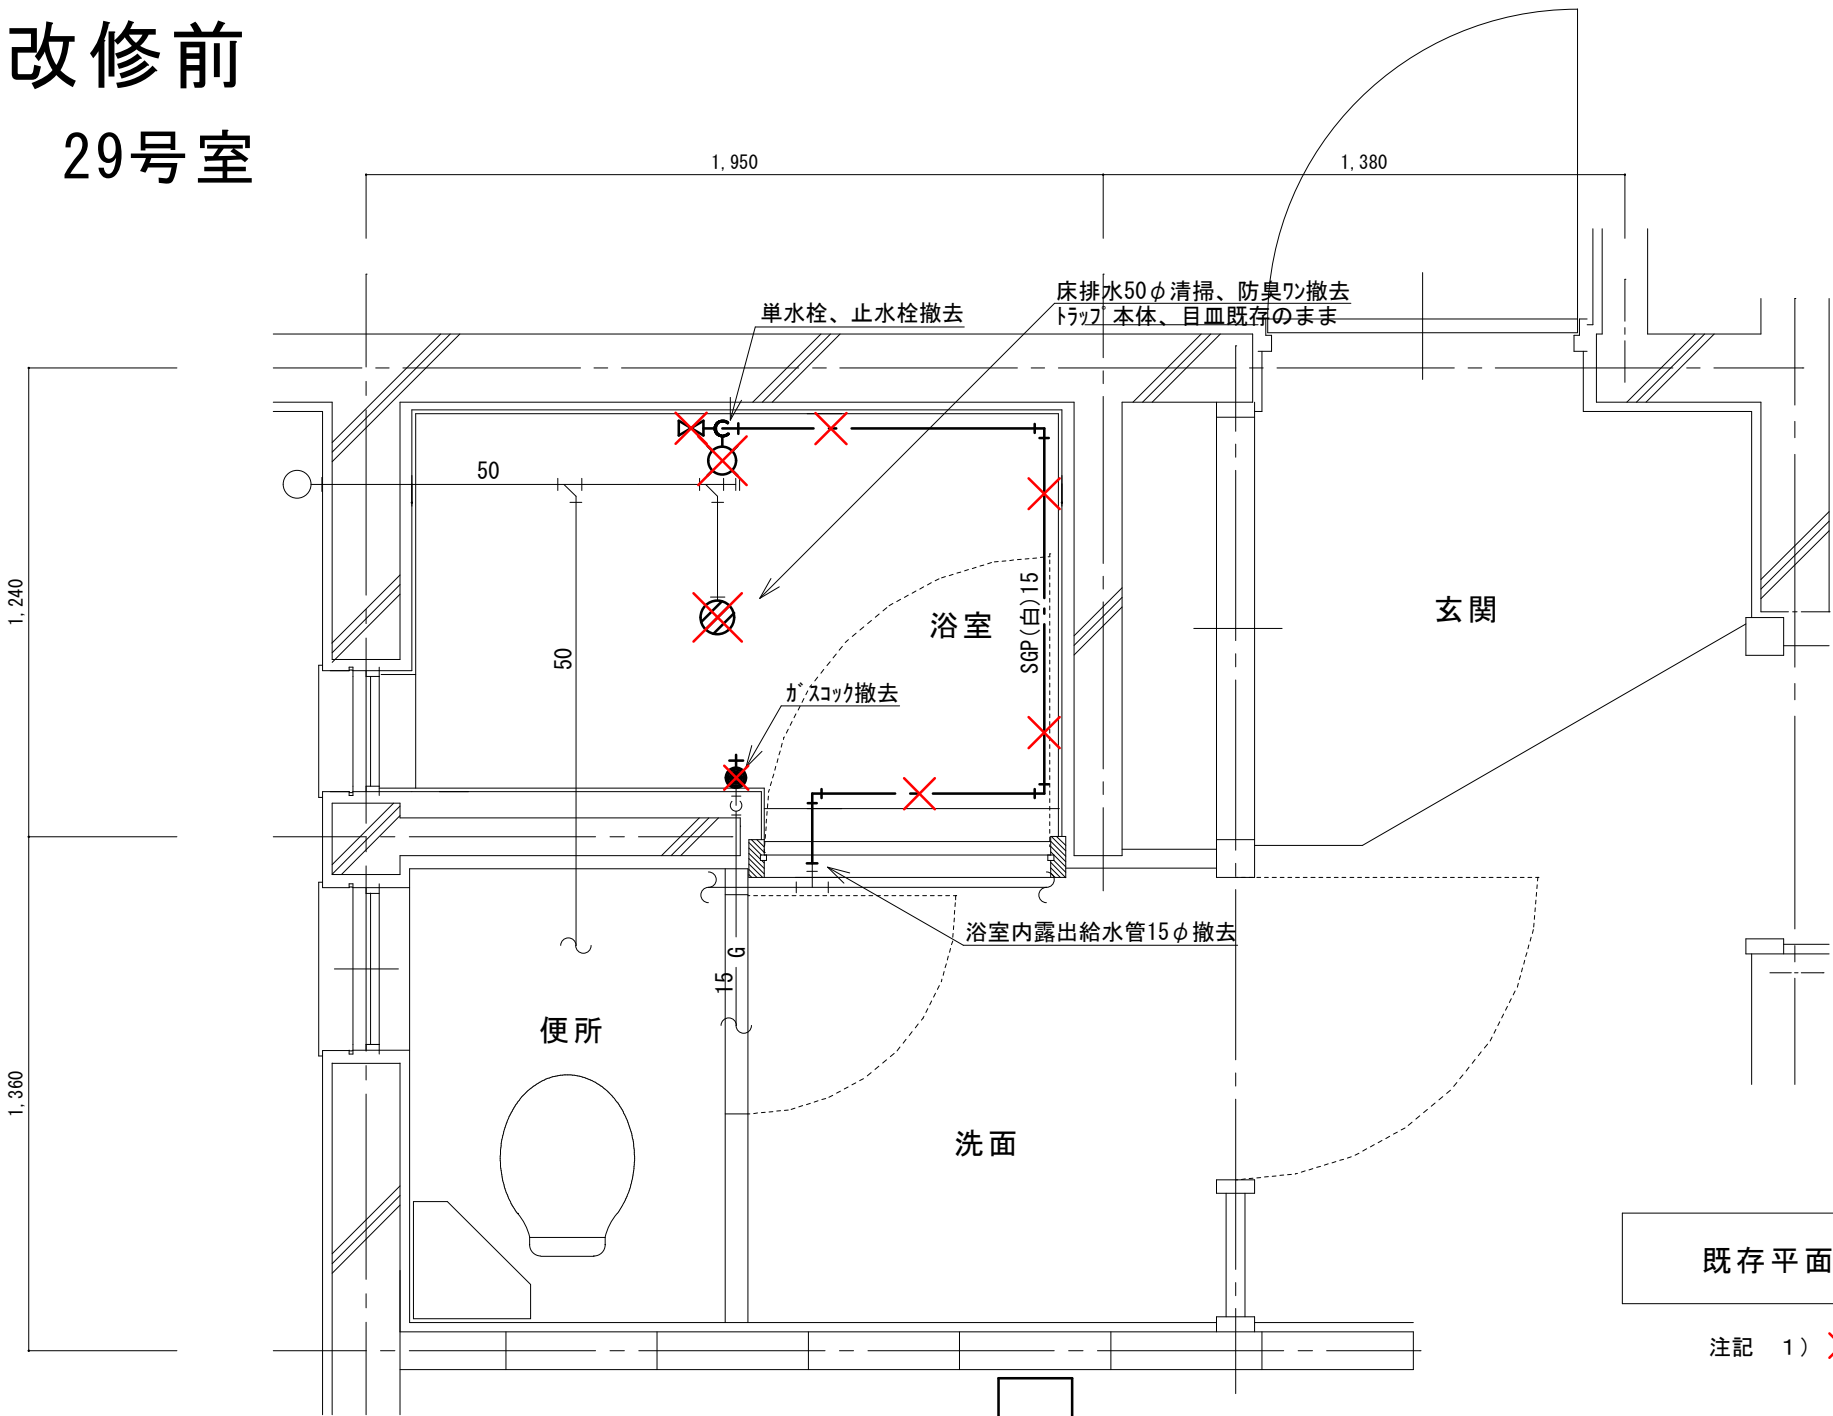

既存平面図 1/20

注記 1) X印は、撤去を示す


(新設)
機器表

記号	機器名称	台数	機器仕様・付属品	電源	備考
GH 1	ガスふろ給湯器	30	壁貫通形(厚壁対応)16号、LPガス用、湯張り、追焚き、たし湯、排気カバー	1φ100V	既設開口周囲穴埋め調整含む
	(GTS-165AD BL)の相当品		給水15φ止水栓、給水フレキ管、給湯フレキ管、ガス15φコック、強化ホース接続管		
			浴室設置リモコン(電気工事支給)、リモコンコード(電気工事支給)、電源コード(電気工事支給)		
			追炊き循環金具、循環ホース×2、シャワーカウンター(CS-20)、水栓金具(MS-7C)		
			付属品共		
DB L	浴槽	30	据置き型(1方全エプロン)、FRP製、795×695×645H、満水量230L		ずれ防止壁面固定金具取付×4(SUS製ビス止め)
	(KF-810S-F)の相当品		循環金具孔付、専用ふろ蓋、据付け高さ調整脚、排水共栓、付属品共		
EF 1	換気扇	30	浴室用換気扇、換気風量130m³/h(OPa)、消費電力4.1w	1φ100V	
	(V-13BS)の相当品		風圧式シャッター、ゴムプラグ、引きひもスイッチ式		
			SUS製ウェザーカーバー(金網付) その他付属品一式共		


凡 例

記 号	名 称	規 格
—	給水管	硬質塩化ビニルライニング鋼管 SGP-VA
— —	給湯管	一般配管用ステンレス鋼管 SU
—G—	ガス管	外面塩化ビニル被覆鋼管 SGP-VG
—	既設配管	
—X—X—	撤去配管	給水:SGP(白)、HIVP、給湯:HTVP
⊗	給水栓	
⊗	シャワー金具	デッキタイプ2バルブ
⊕	ガス栓	単口ヒューズコック
⊗	弁	給水:止水栓、ガス:コック
⊗	床排水トラップ	防臭ワン取替え、トラップ内清掃 目皿清掃


改修後
29号室

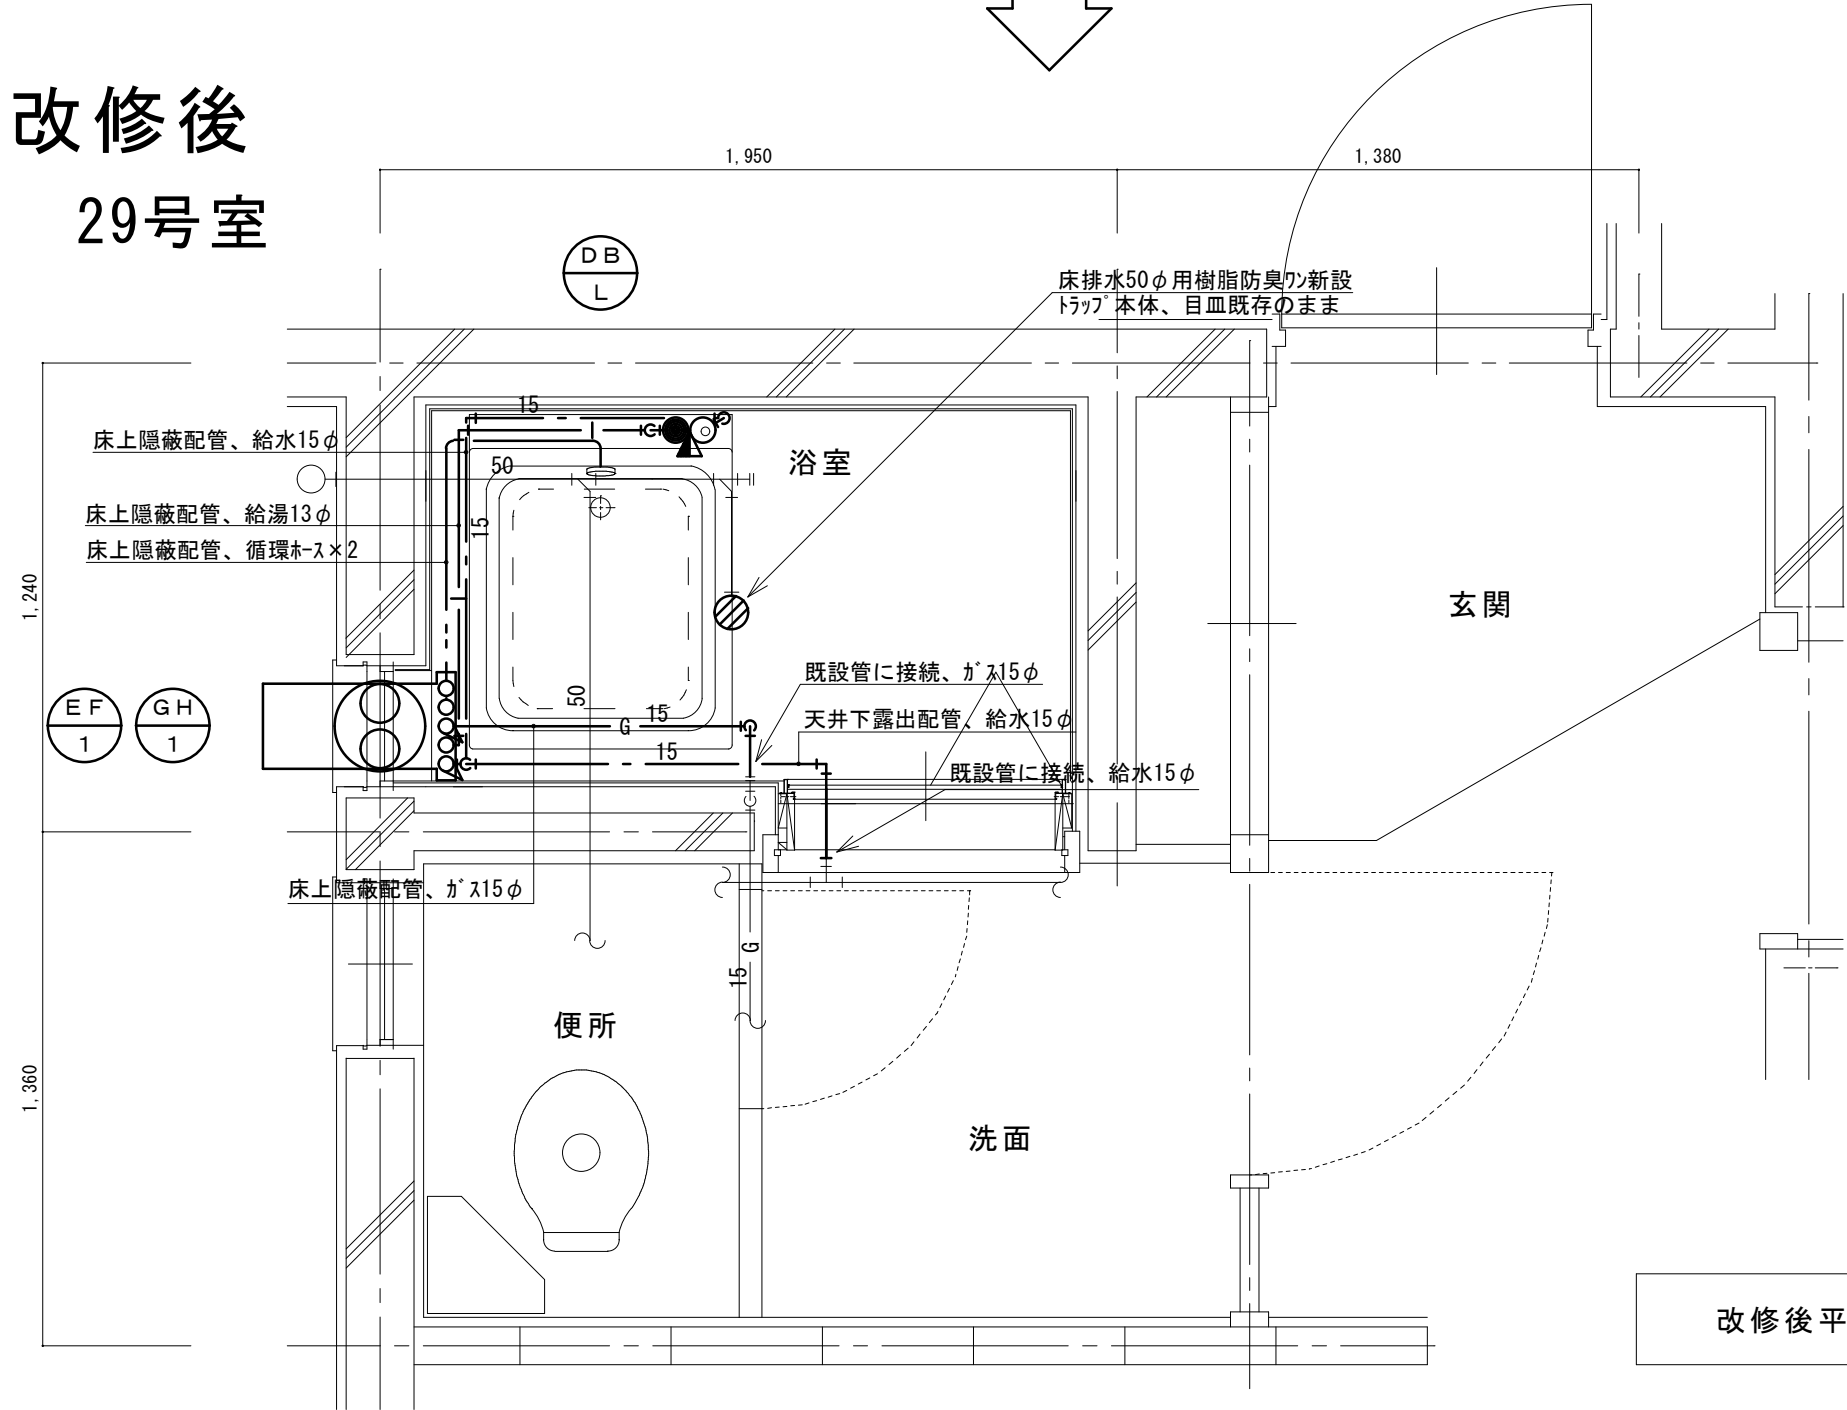

改修後平面図 1/20

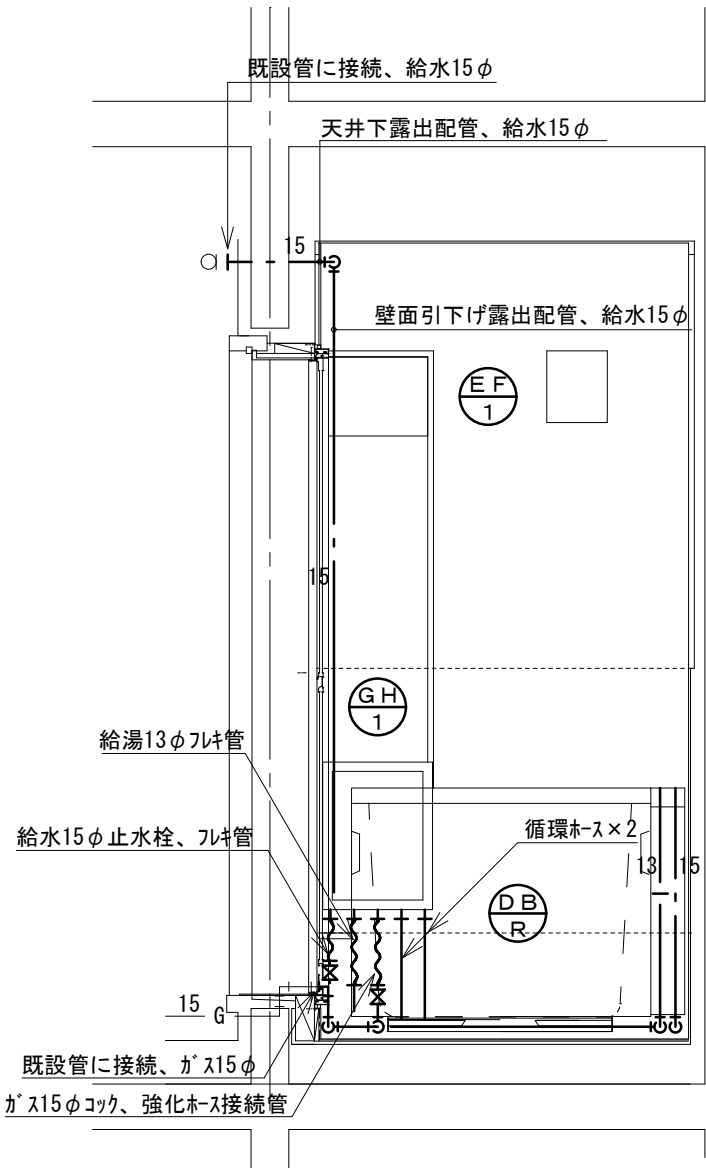


北面

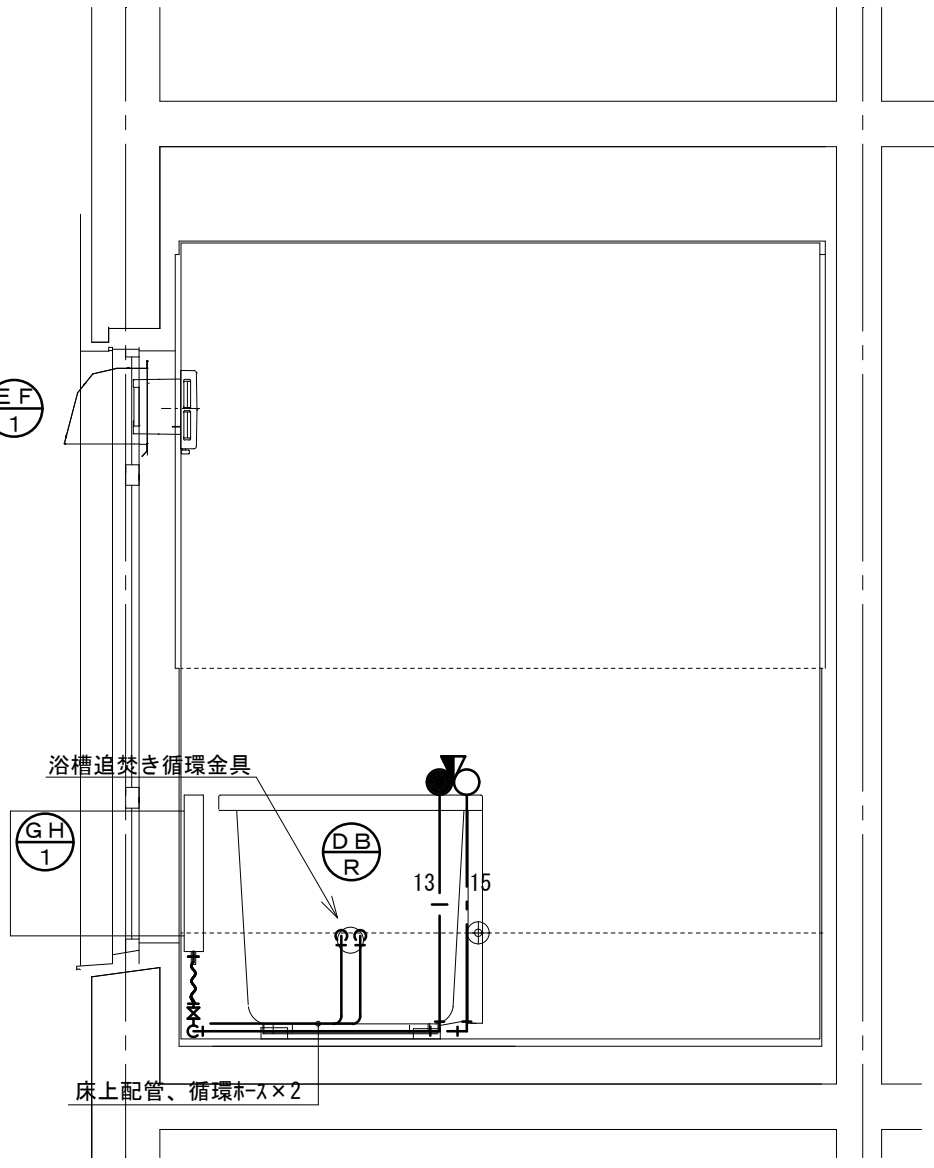

東面



改修後 展開図 1/20

改修前
30号室

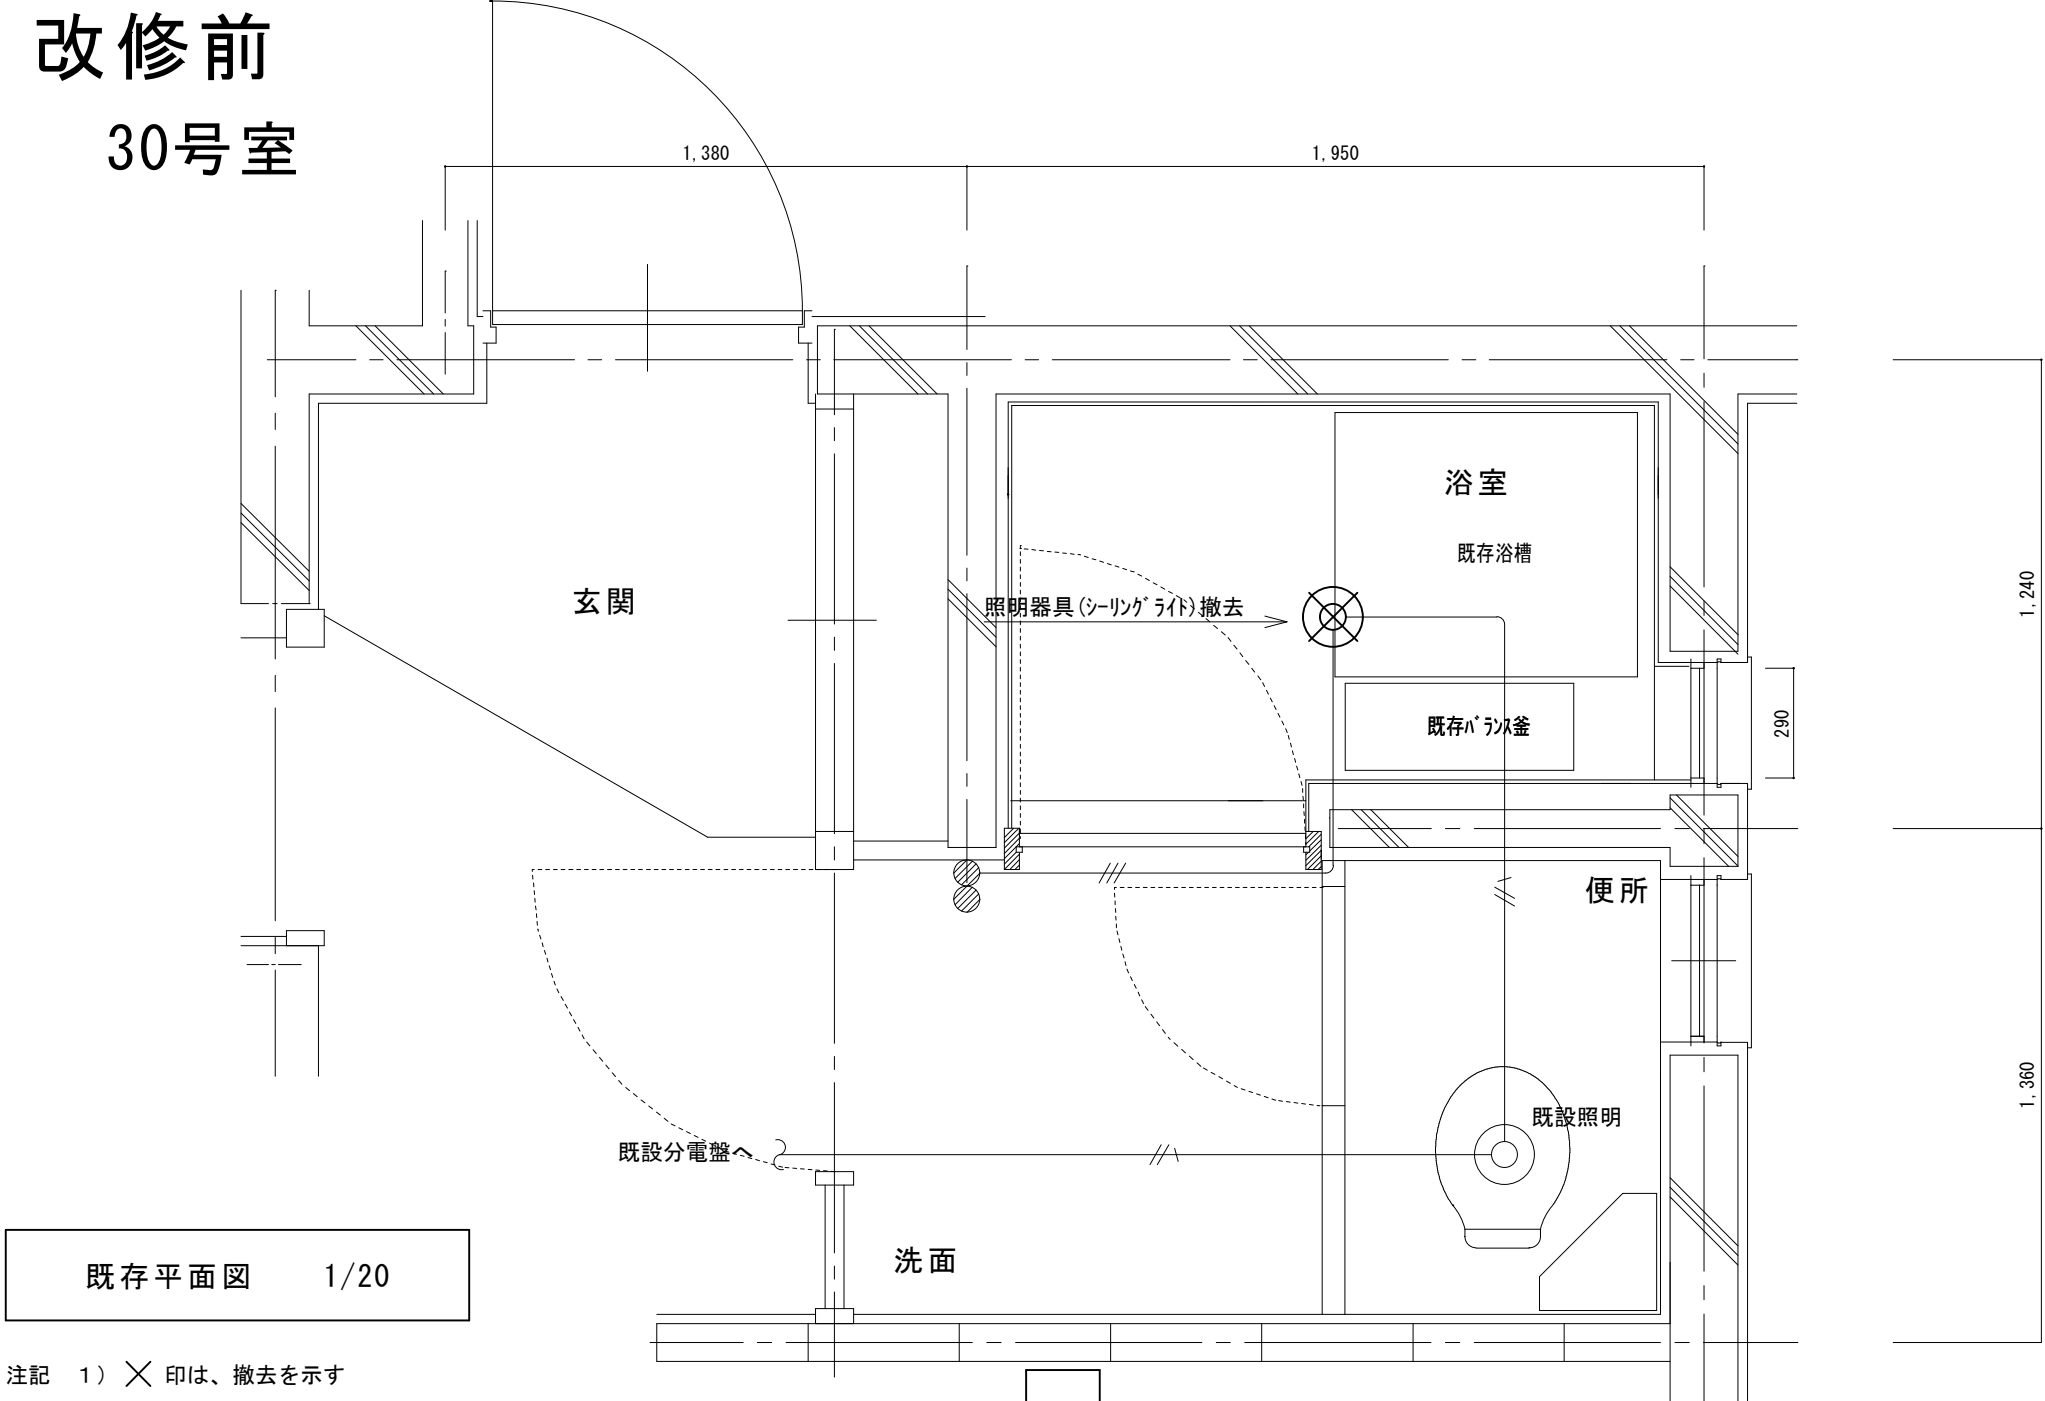


注記 1) ×印は、撤去を示す

改修後
30号室

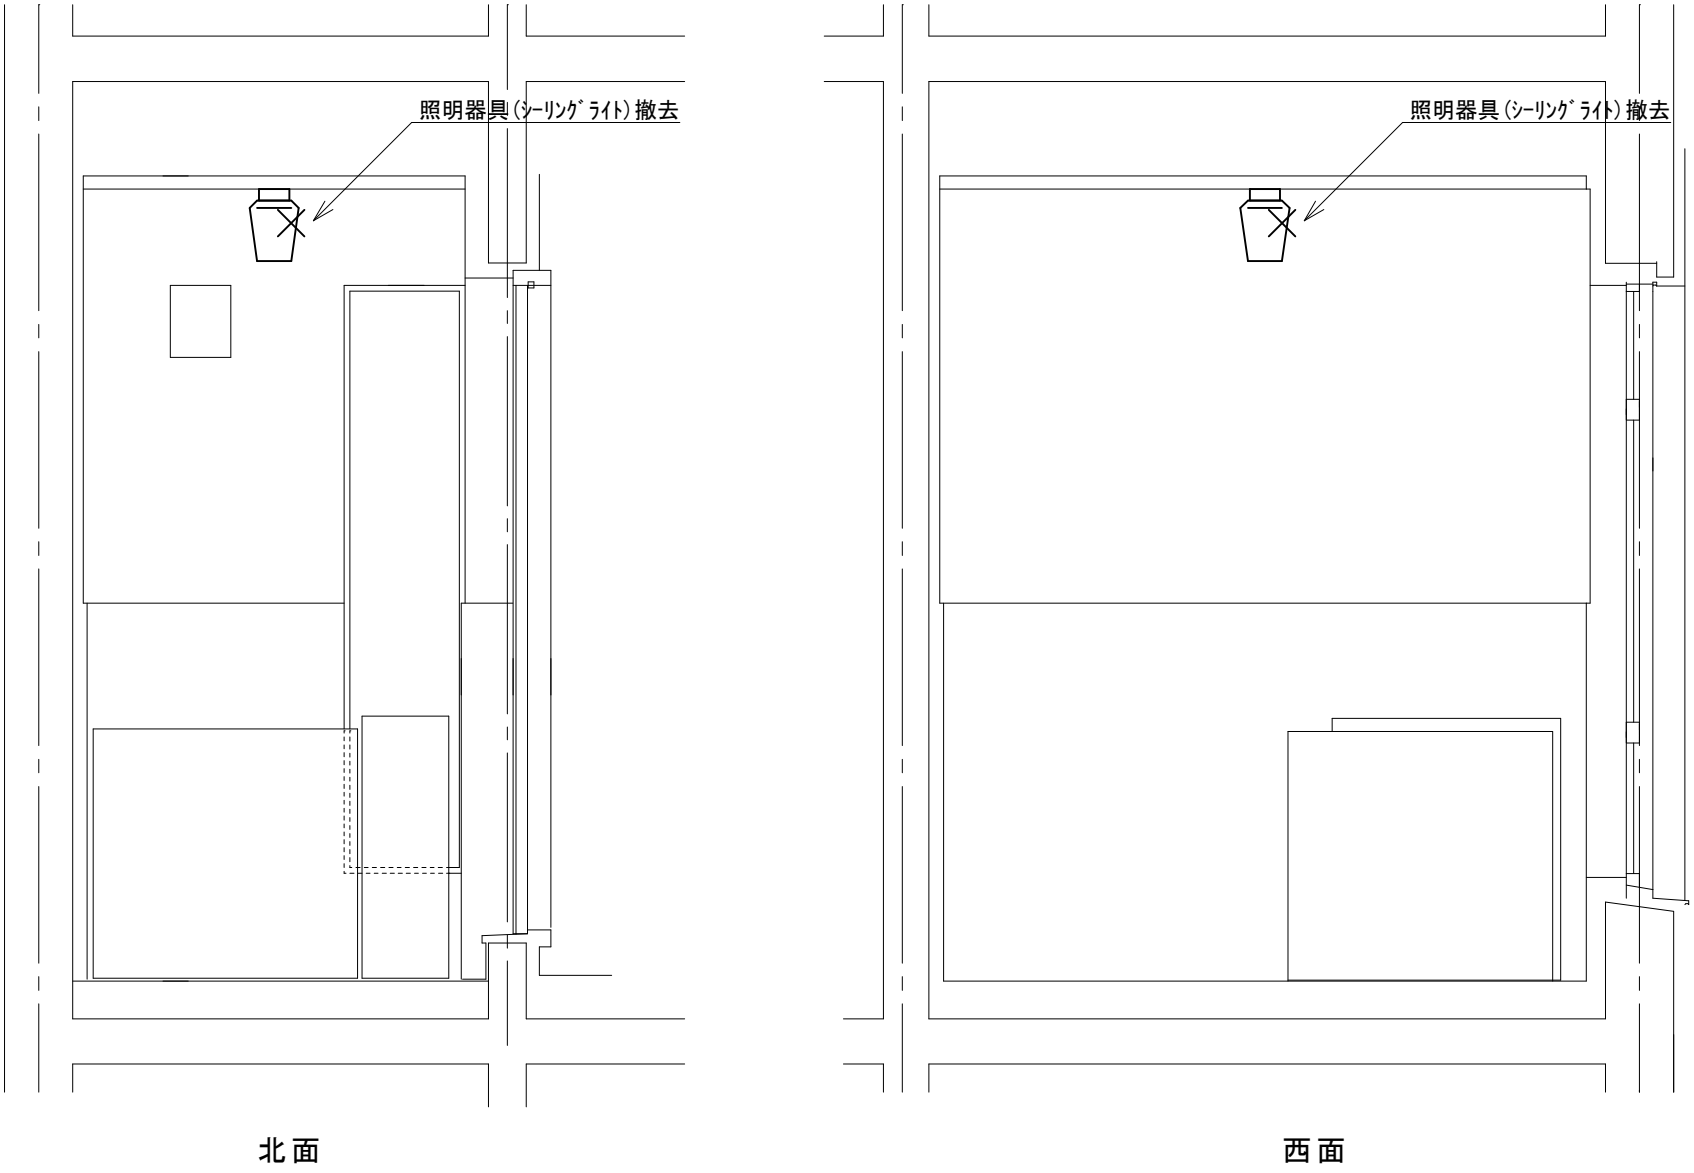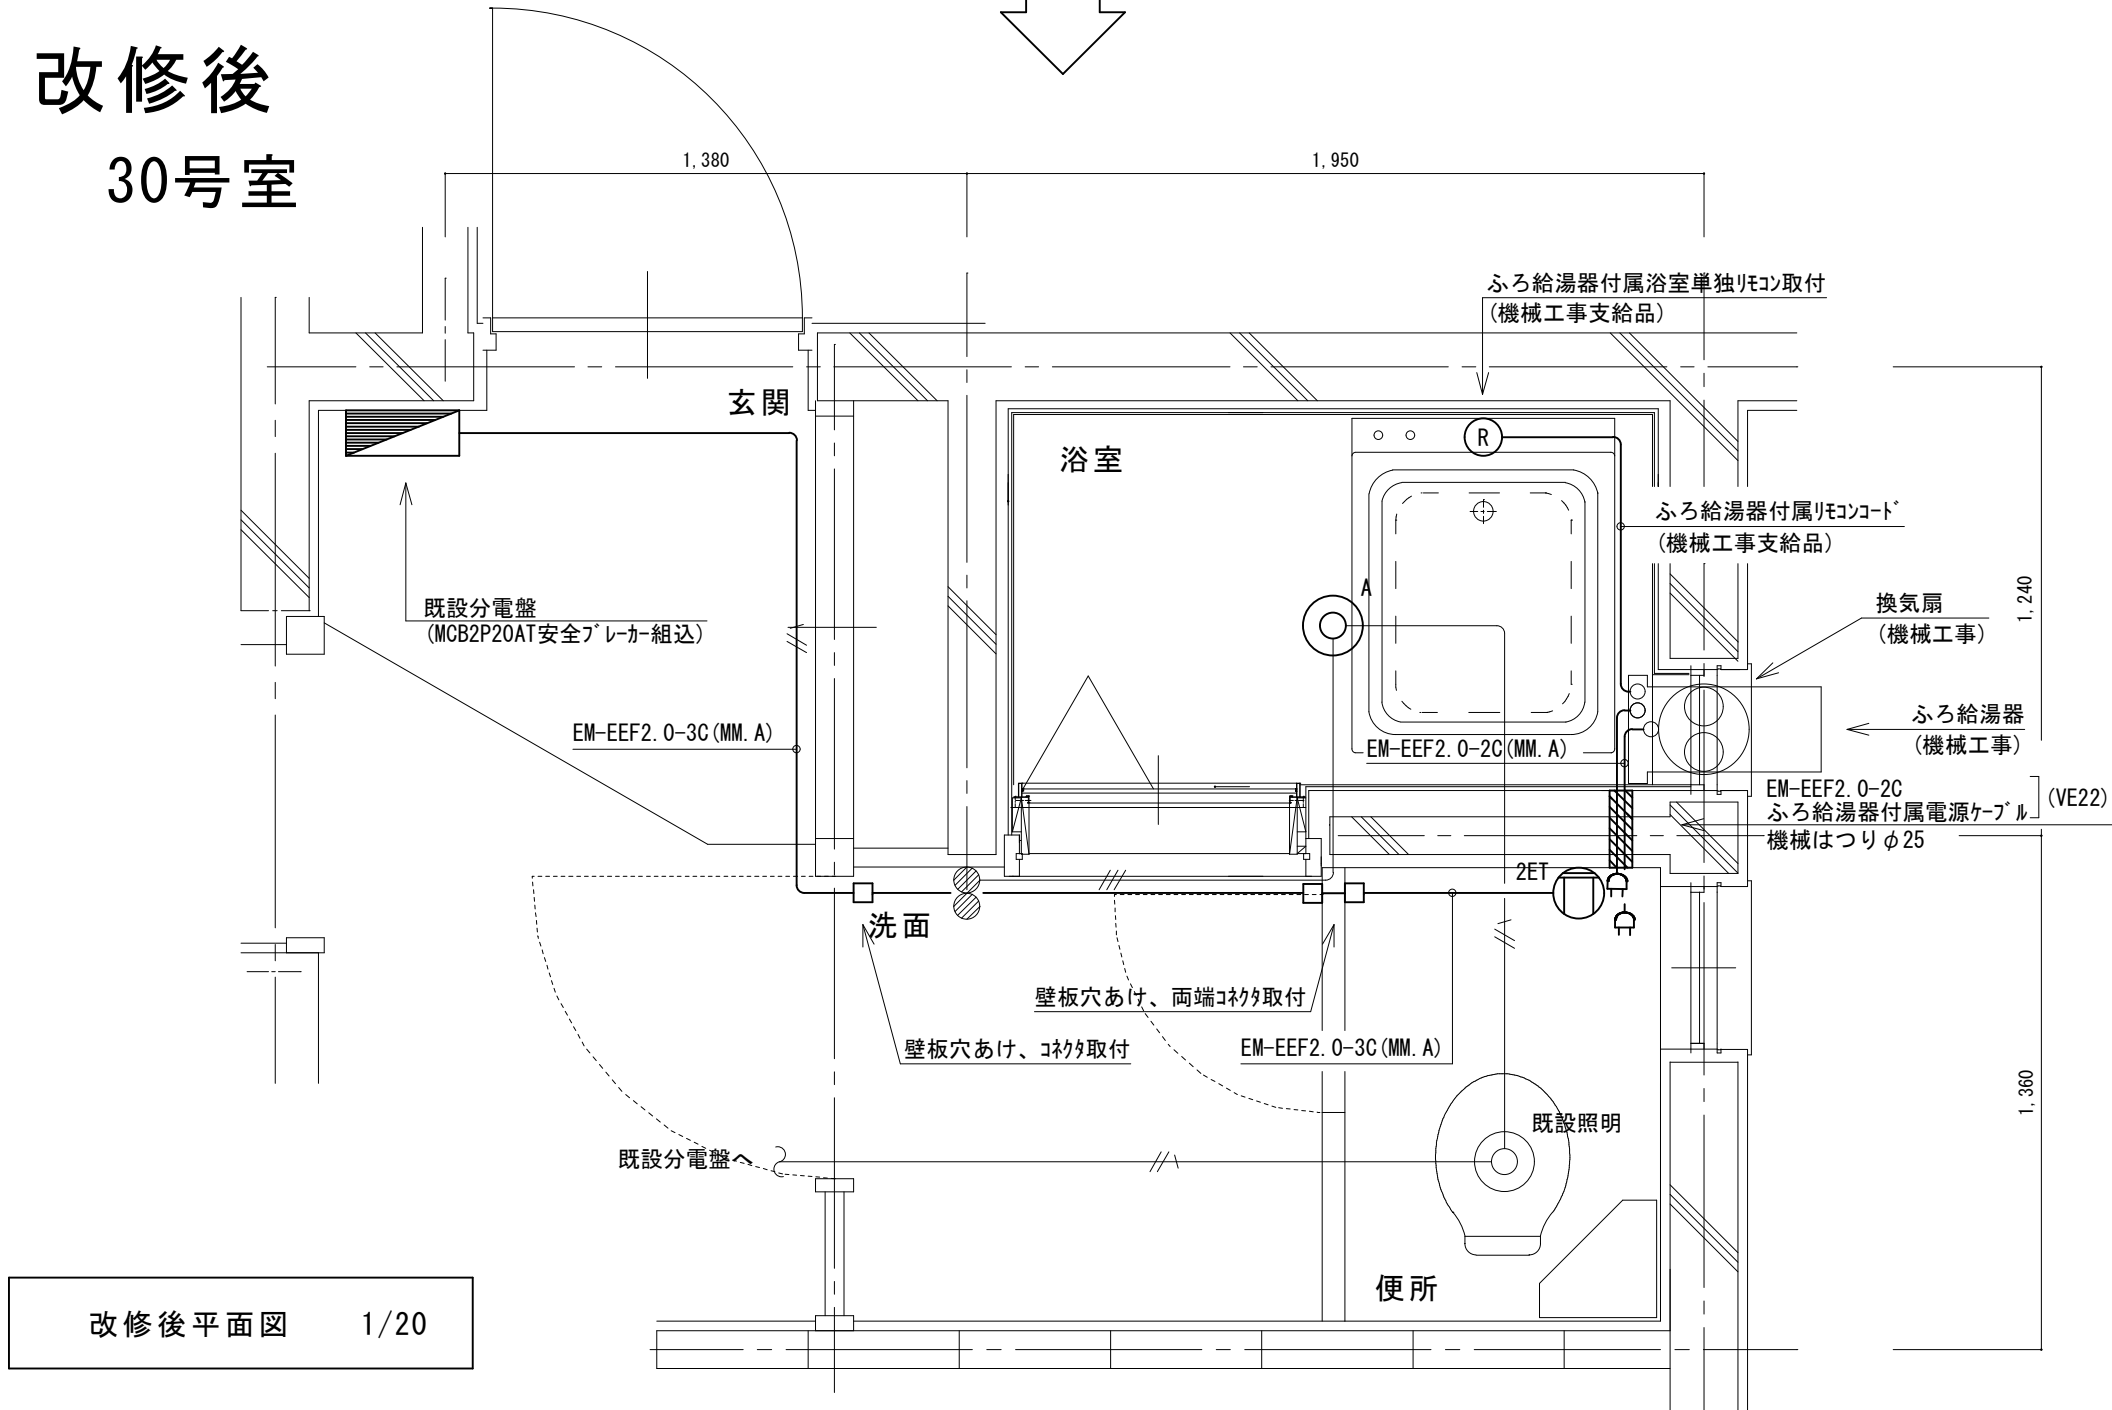


既存 展開図 1/20

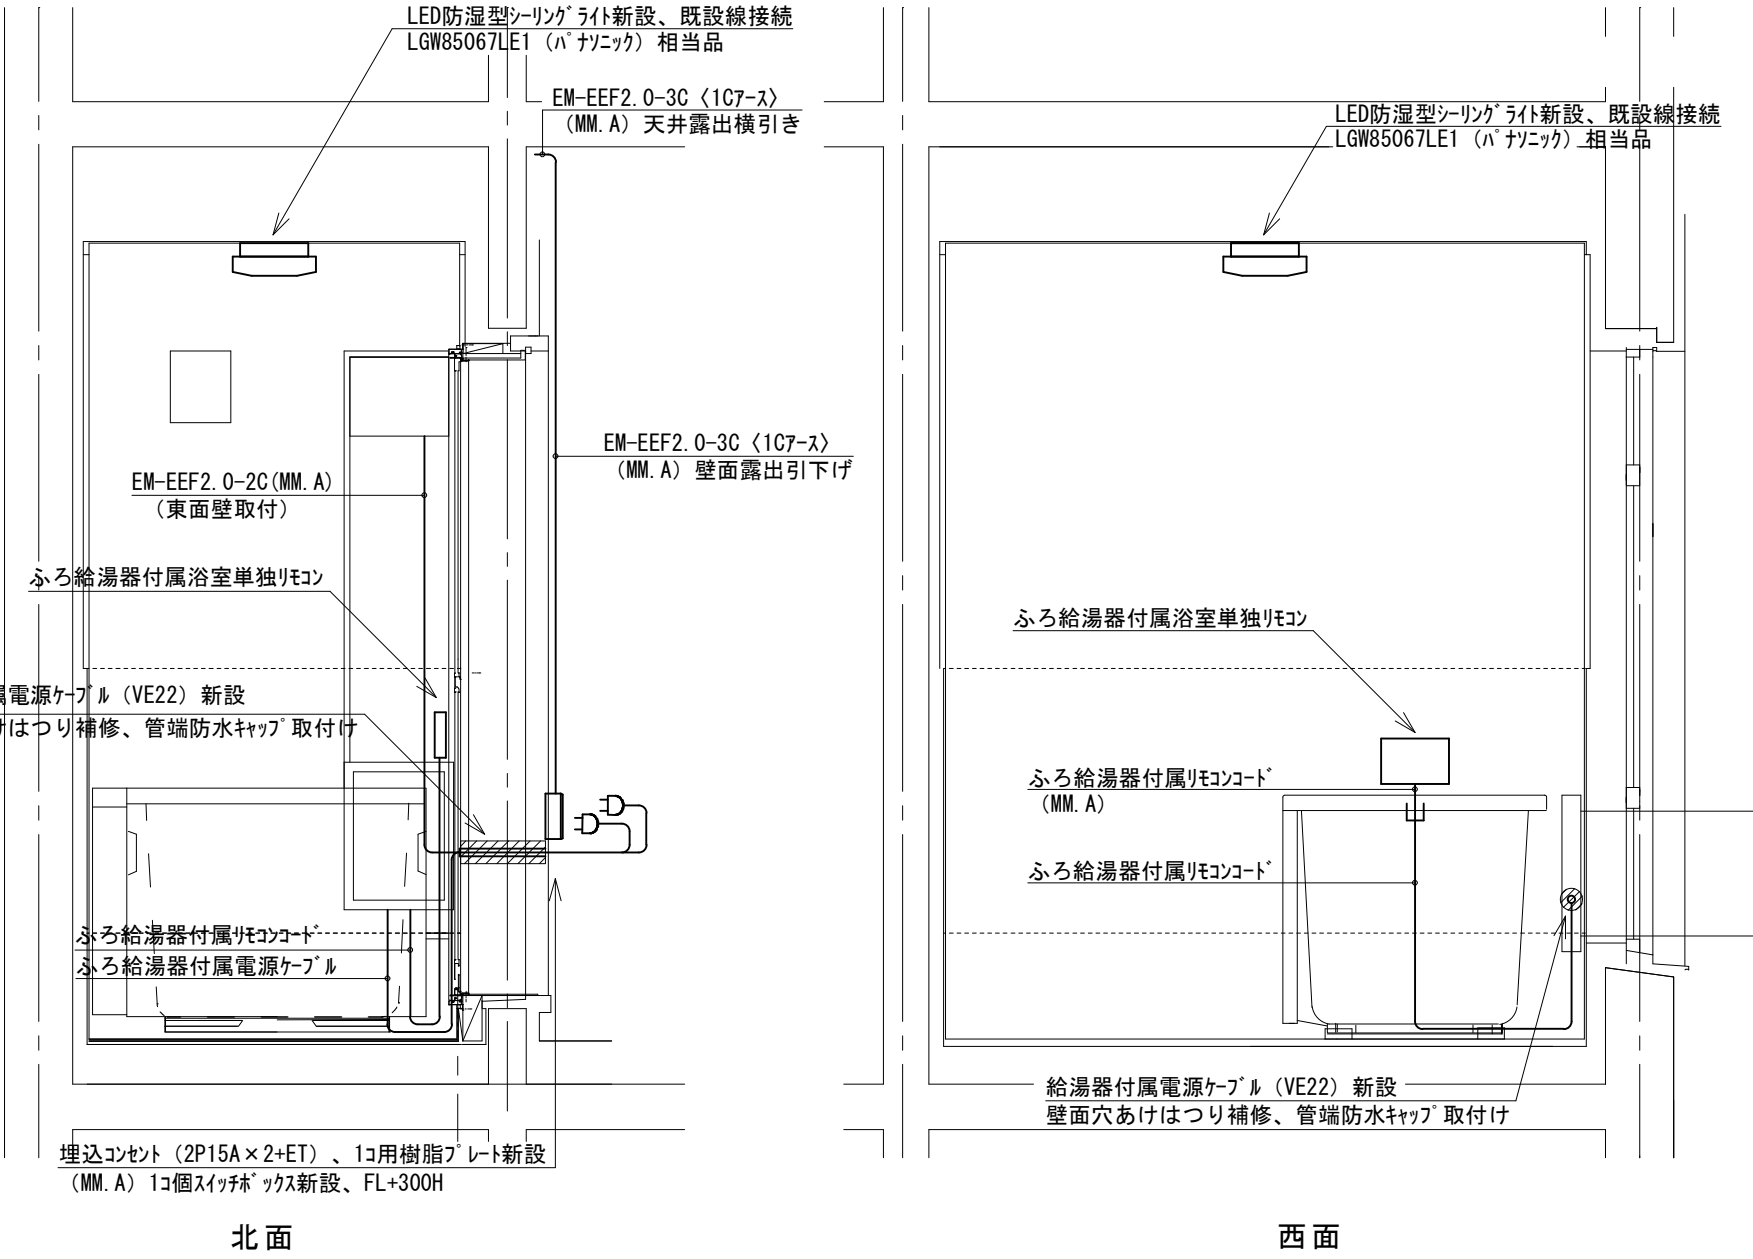


改修後 展開図 1/20

改修前
30号室

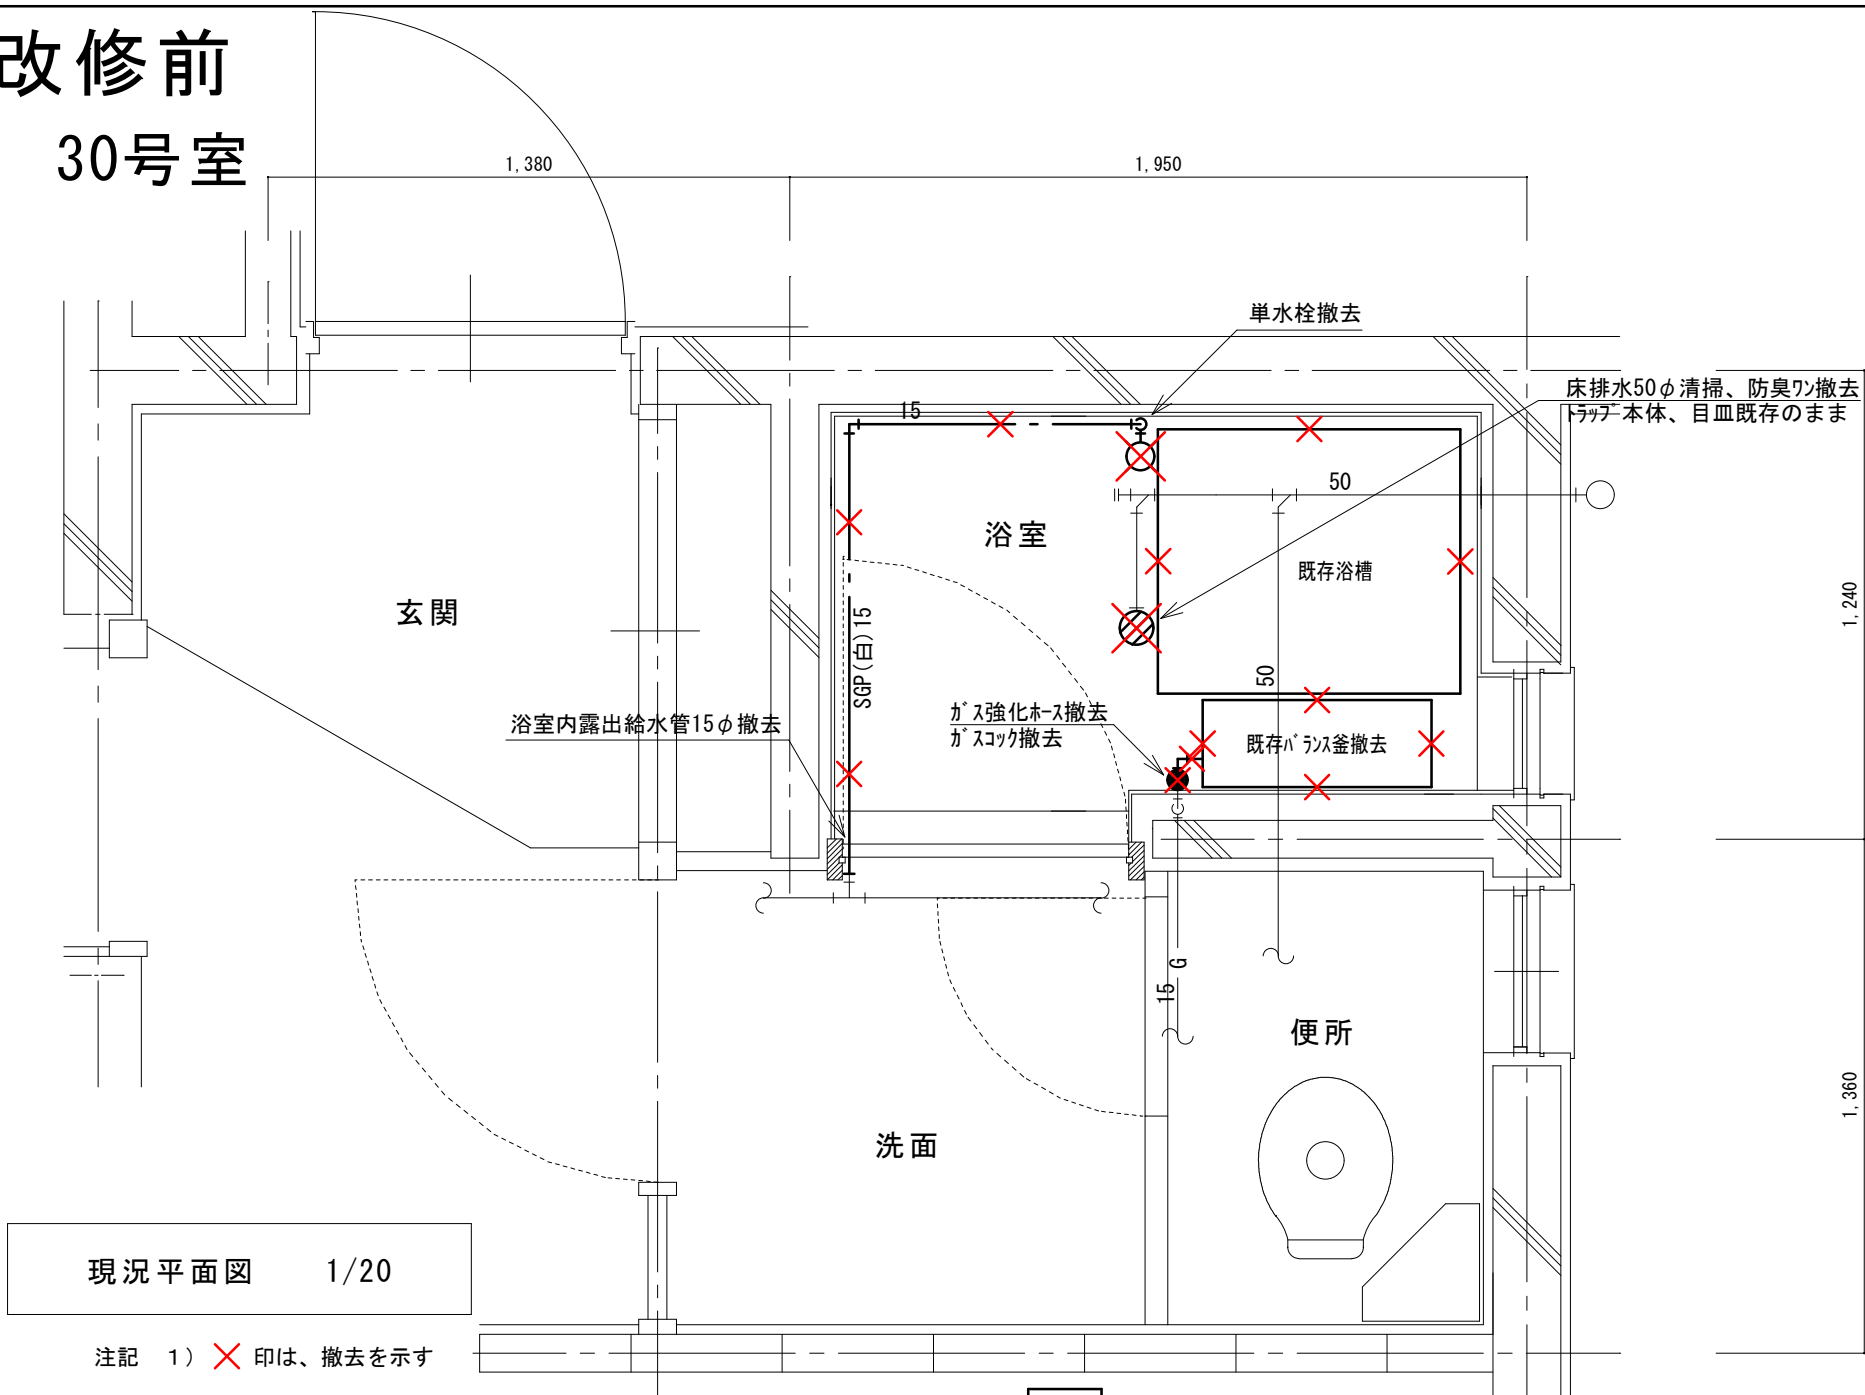

改修後
30号室

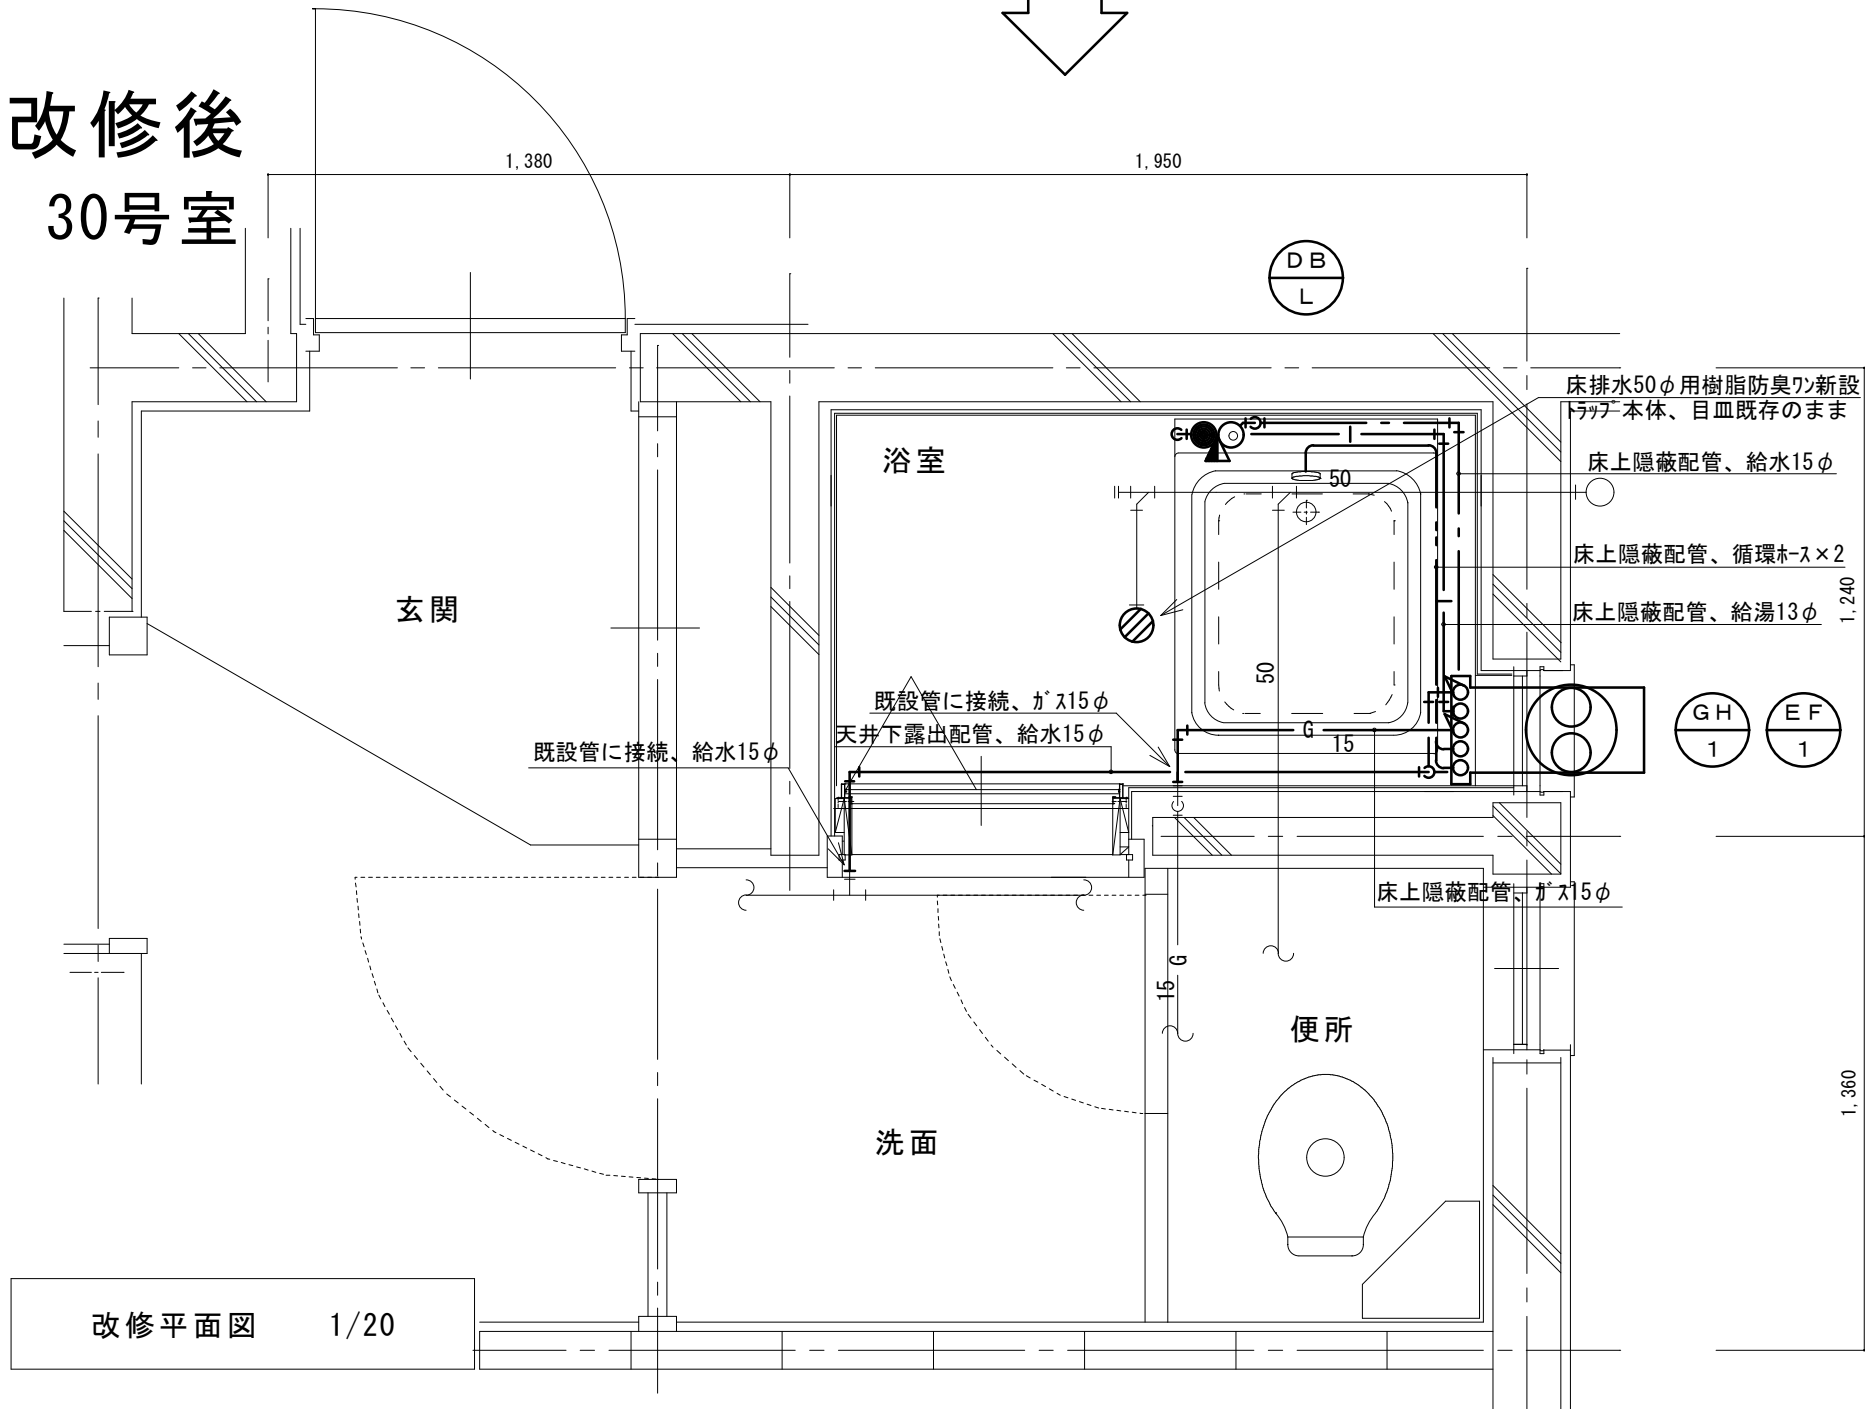


(新設)
機器表

記号	機器名称	台数	機器仕様・付属品	電源	備考
GH 1	ガスふろ給湯器	30	壁貫通形(厚壁対応)16号、LPガス用、湯張り、追焚き、たし湯、排気カバー	1φ100V	既設開口周囲穴埋め調整含む
	(GTS-165AD BL)ハナワ相当品		給水15φ止水栓、給水フレキ管、給湯フレキ管、ガス15φコック、強化ホース接続管		
			浴室設置リモコン(電気工事支給)、リモコンコード(電気工事支給)、電源コード(電気工事支給)		
			追炊き循環金具、循環ホース×2、シャワーカウンター(CS-20)、水栓金具(MS-7C)		
			付属品共		
DB L	浴槽	30	据置き型(1方全エプロン)、FRP製、795×695×645H、満水量230L		ずれ防止壁面固定金具取付×4(SUS製ビス止め)
	(KF-810S-F)ハナワ相当品		循環金具孔付、専用ふろ蓋、据付け高さ調整脚、排水共栓、付属品共		
EF 1	換気扇	30	浴室用換気扇、換気風量130m³/h(OPa)、消費電力4.1w	1φ100V	
	(V-13BSγ)三菱相当品		風圧式シャッター、ゴムブラグ、引きひもスイッチ式		
			SUS製ウェザーカーバー(金網付) その他付属品一式共		


凡 例

記 号	名 称	規 格
—	給水管	硬質塩化ビニルライニング鋼管 SGP-VA
— —	給湯管	一般配管用ステンレス鋼鋼管 SU
—G—	ガス管	外面塩化ビニル被覆鋼管 SGP-VG
—	既設配管	
—X—X—	撤去配管	給水:SGP(白)、HIVP、給湯:HTVP
⊗	給水栓	
⊙	シャワー金具	デッキタイプ2バルブ
●	ガス栓	単口ヒューズコック
⊕	弁	給水:止水栓、ガス:コック
⊗	床排水トラップ	防臭ワン取替え、トラップ内清掃 目皿清掃

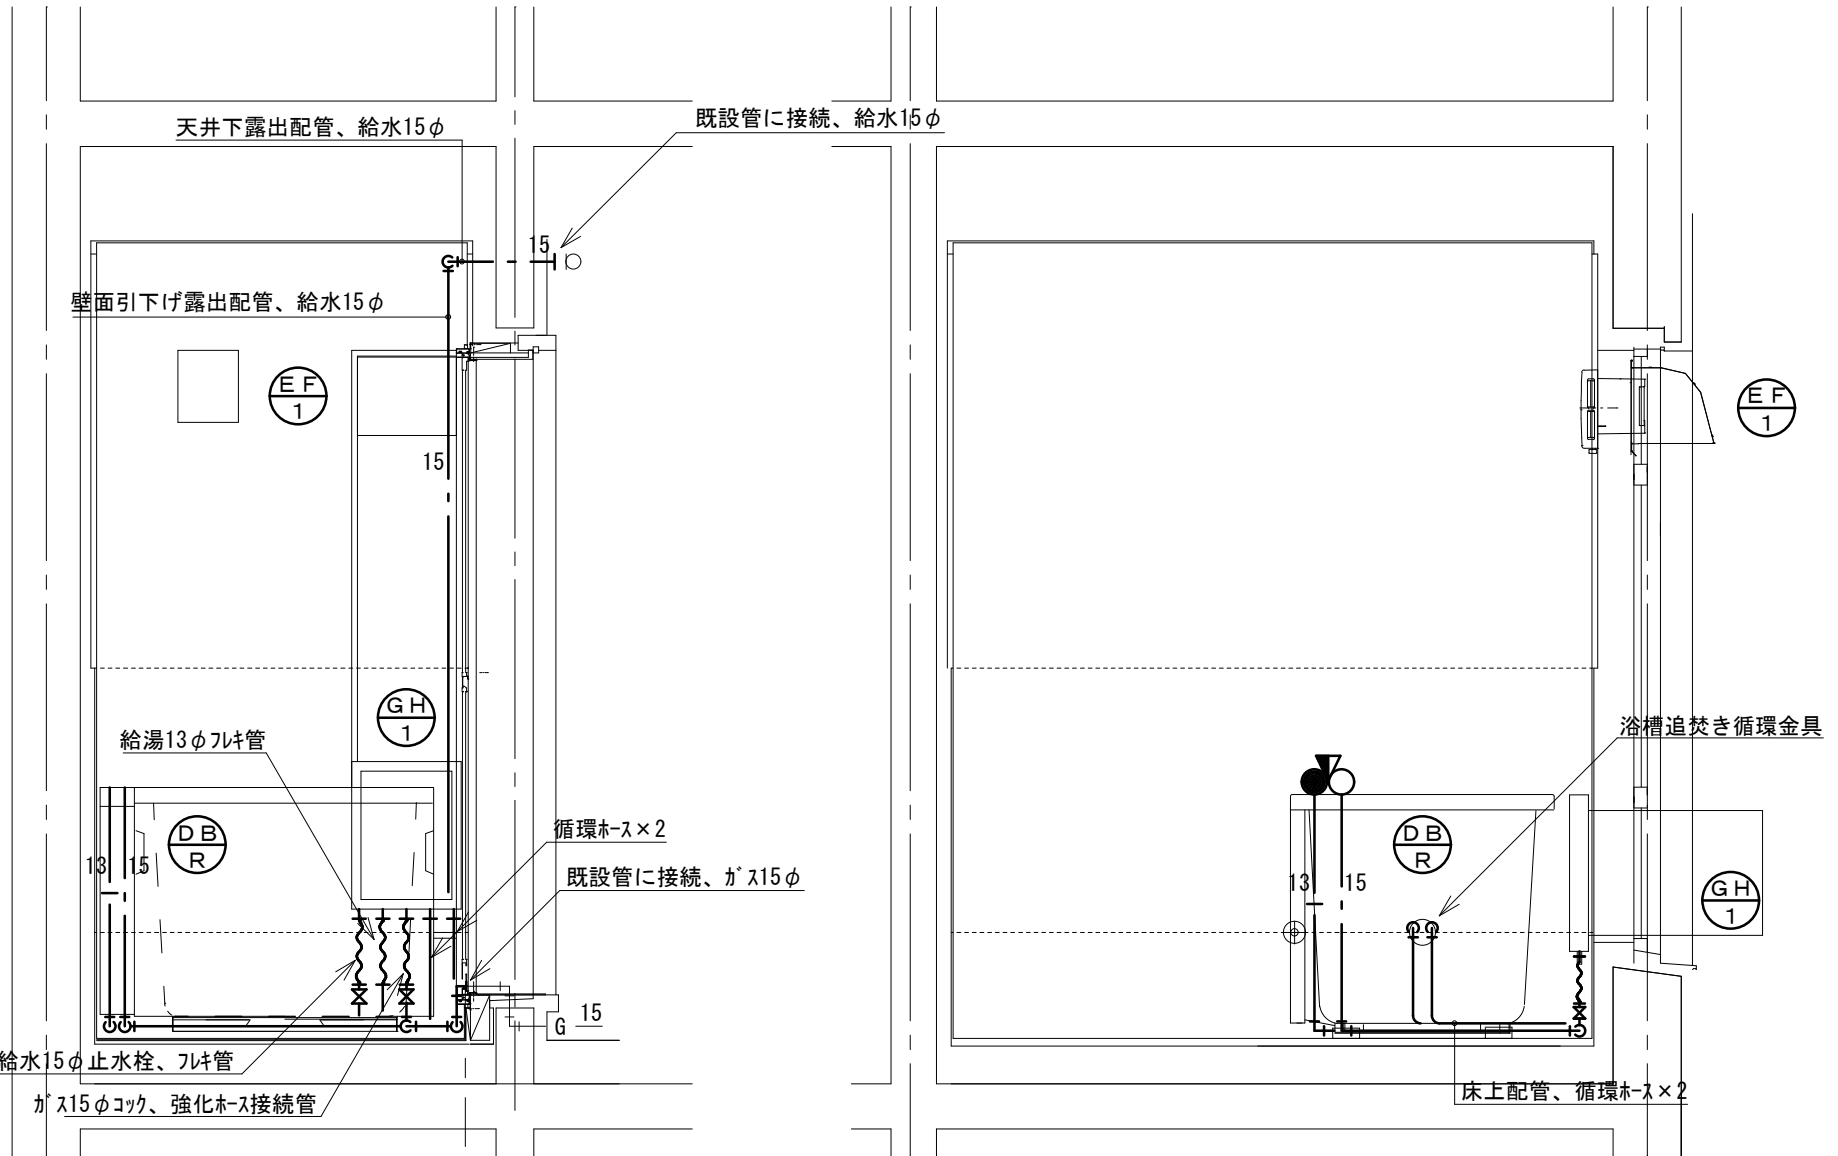


改修後 展開図 1/20

改修前
14号室

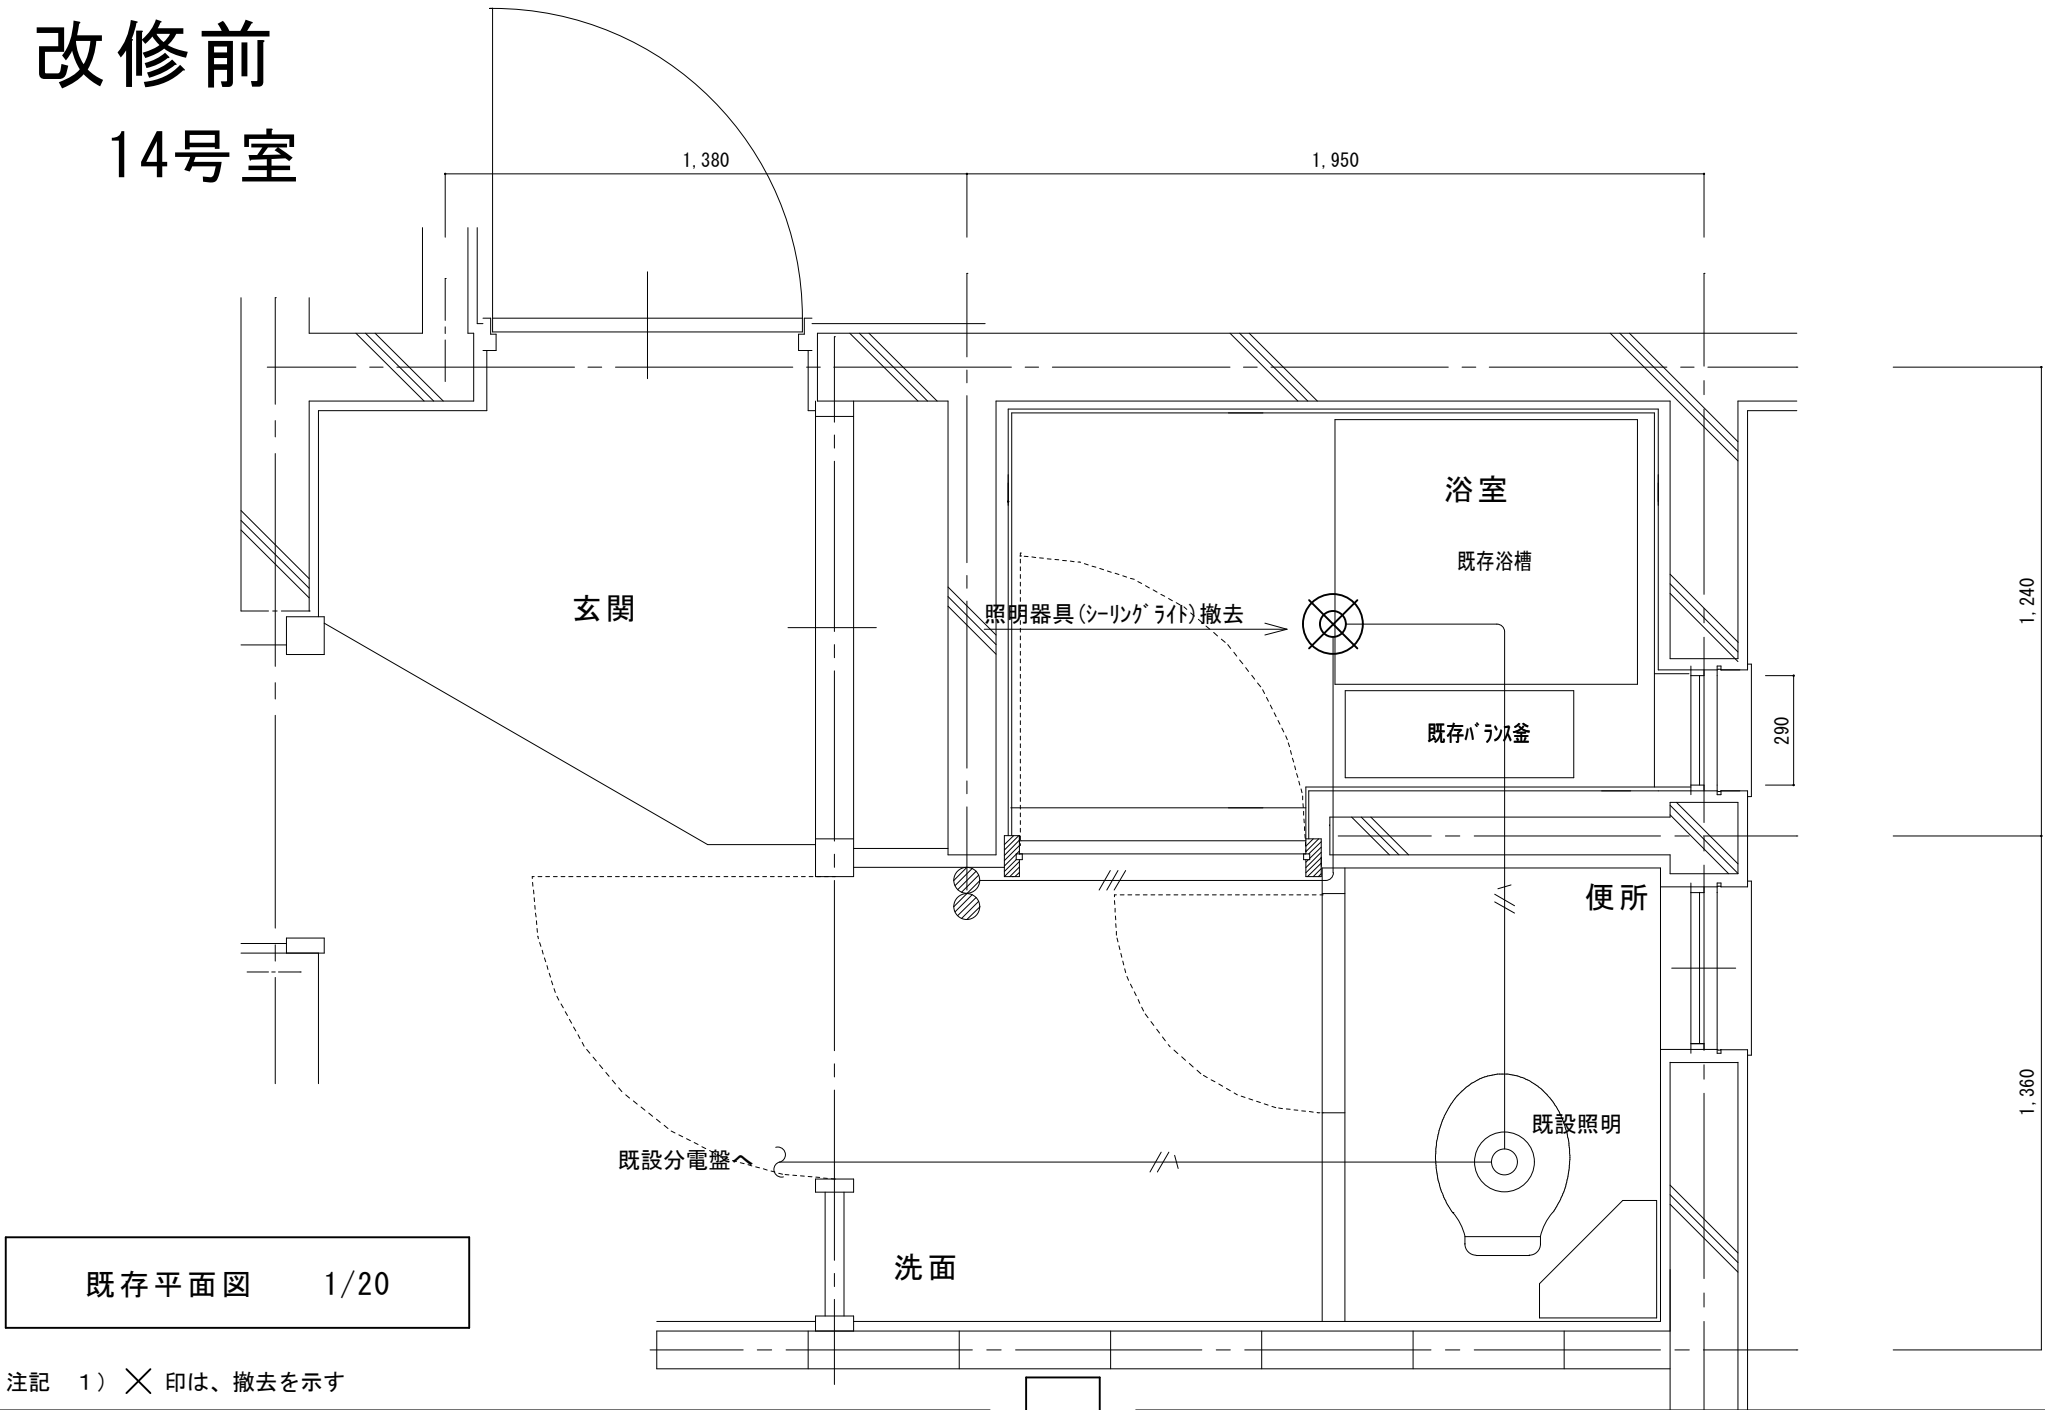


既存平面図 1/20

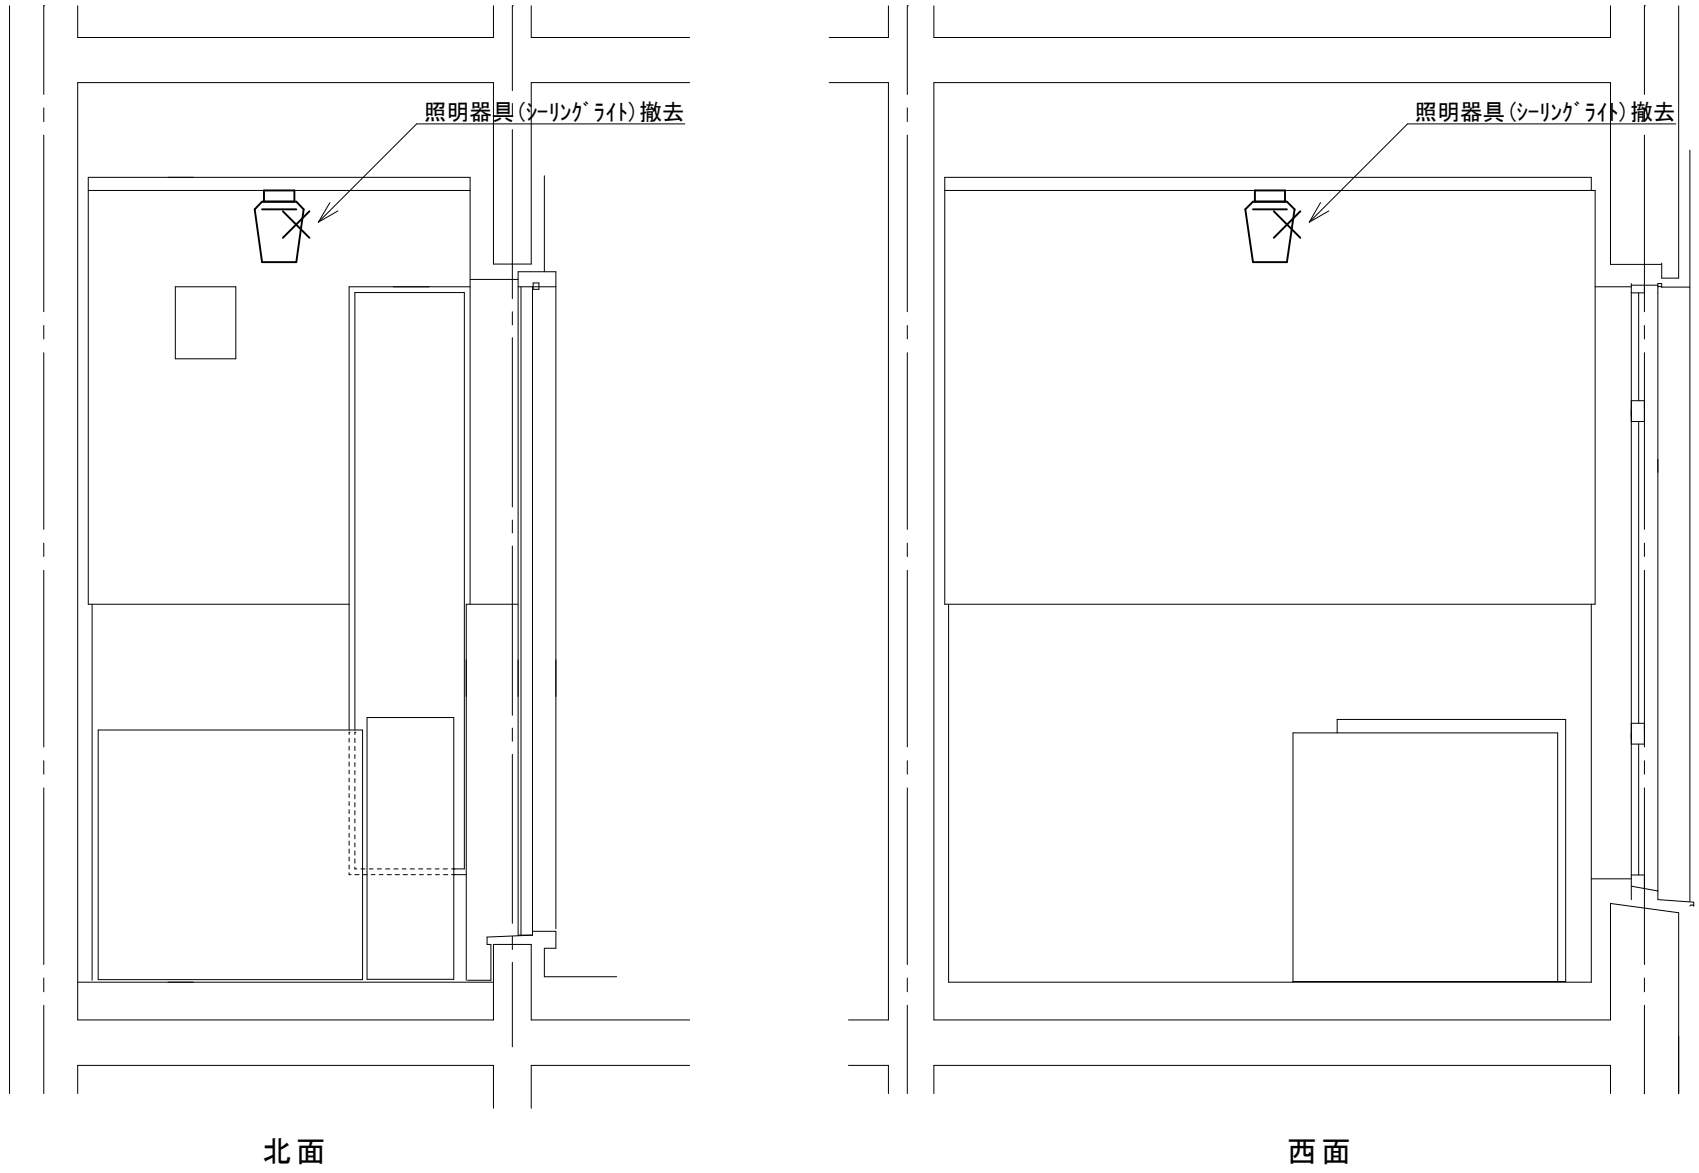


既存 展開図 1/20

改修後
14号室

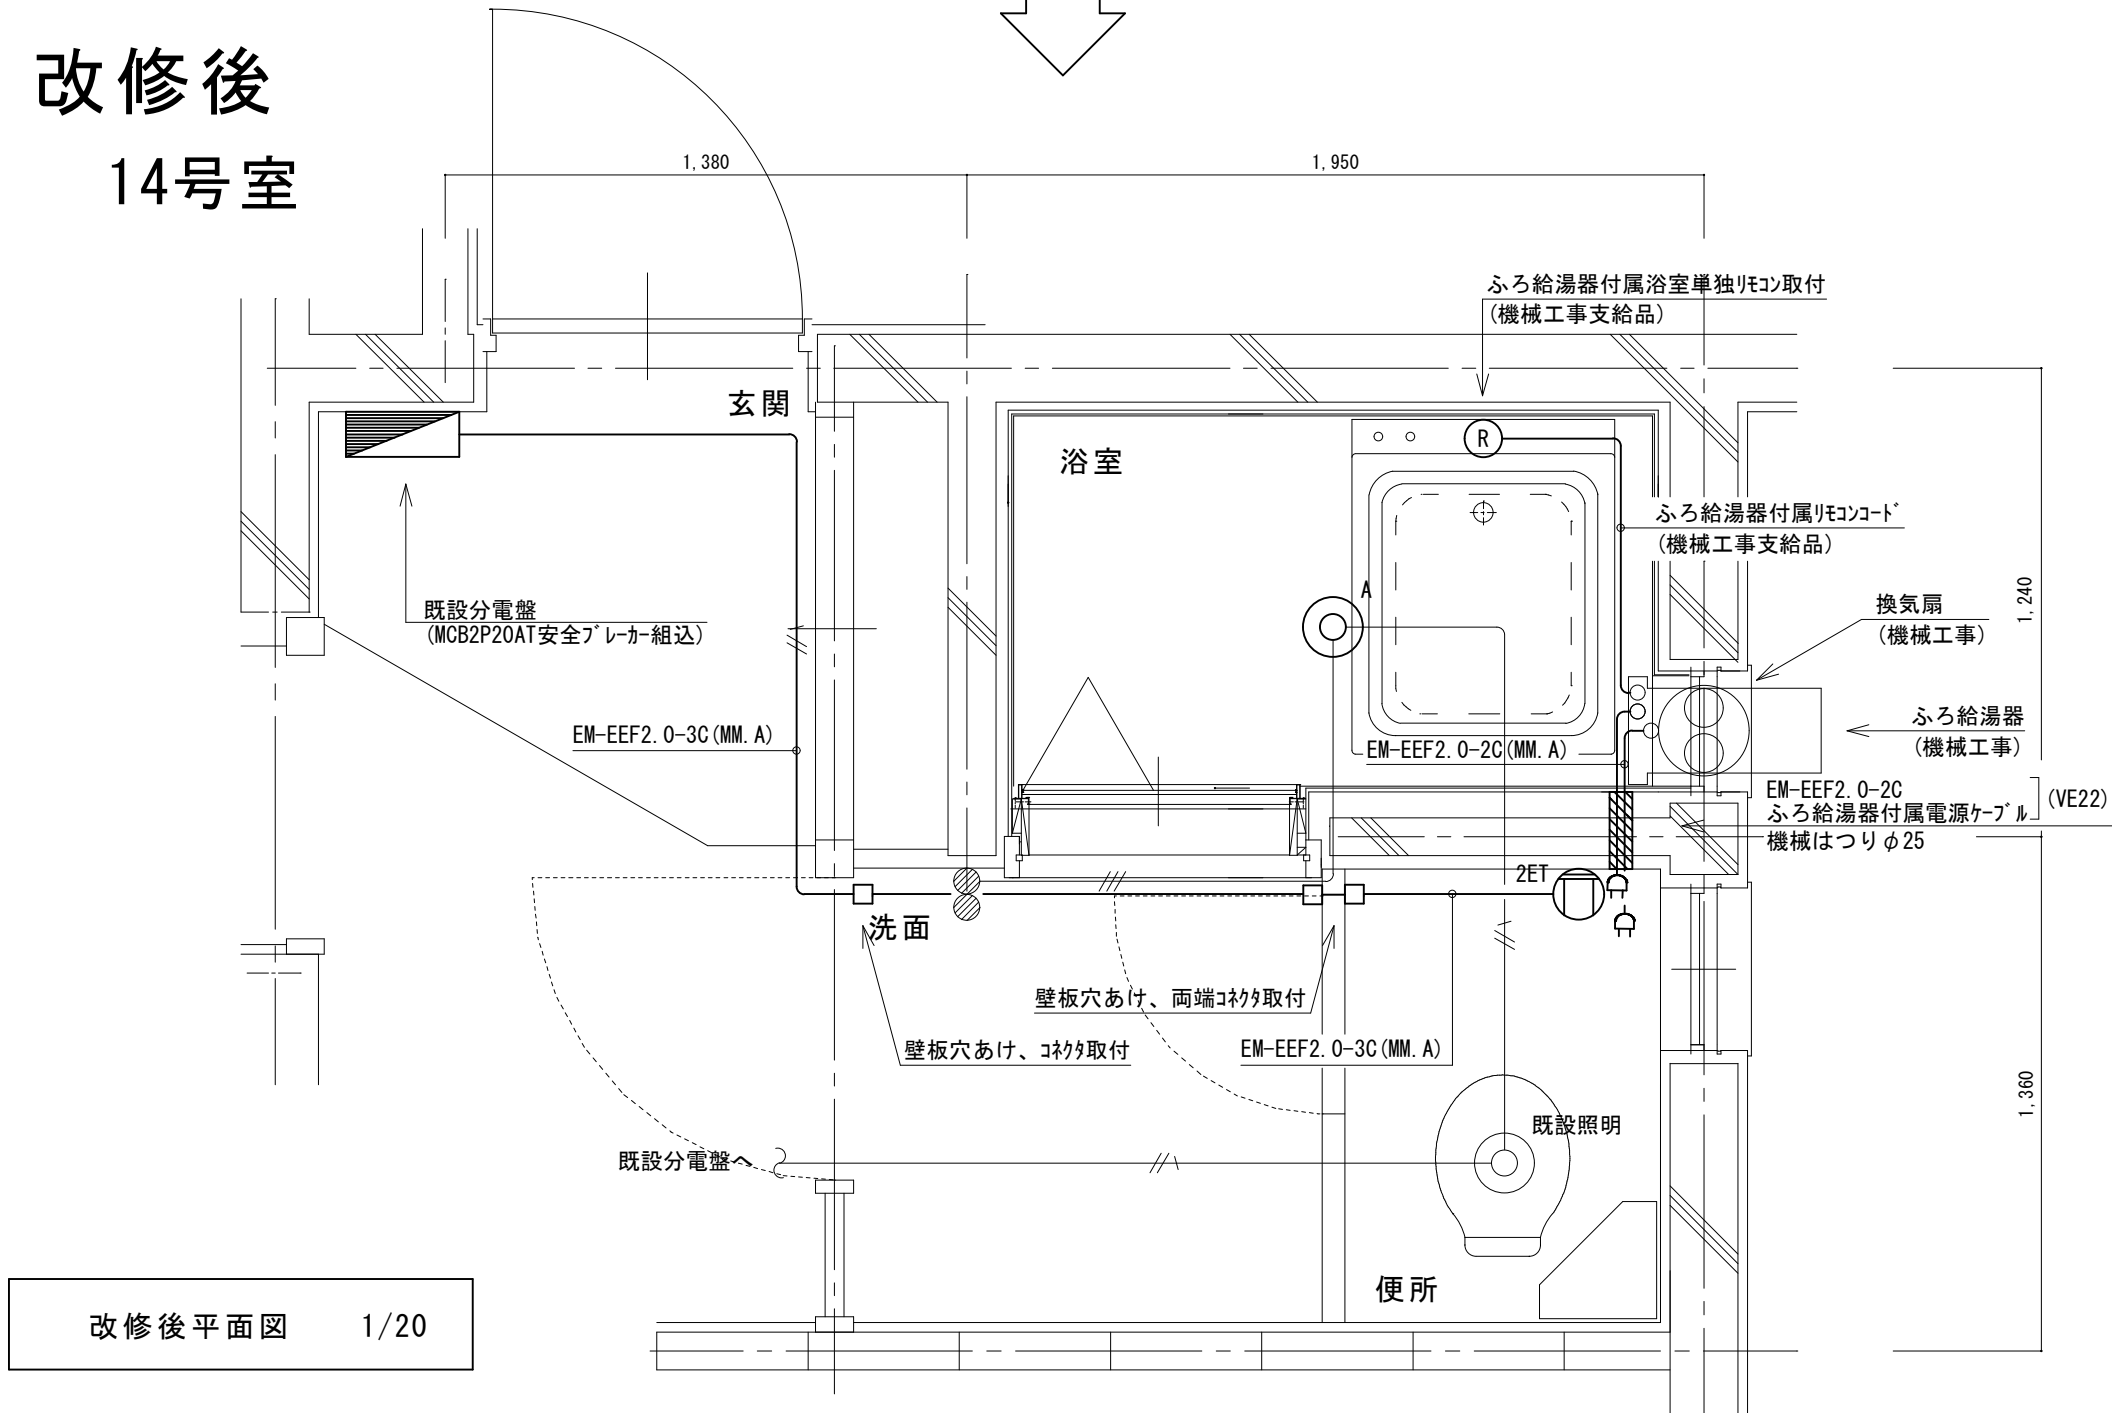


改修後平面図 1/20

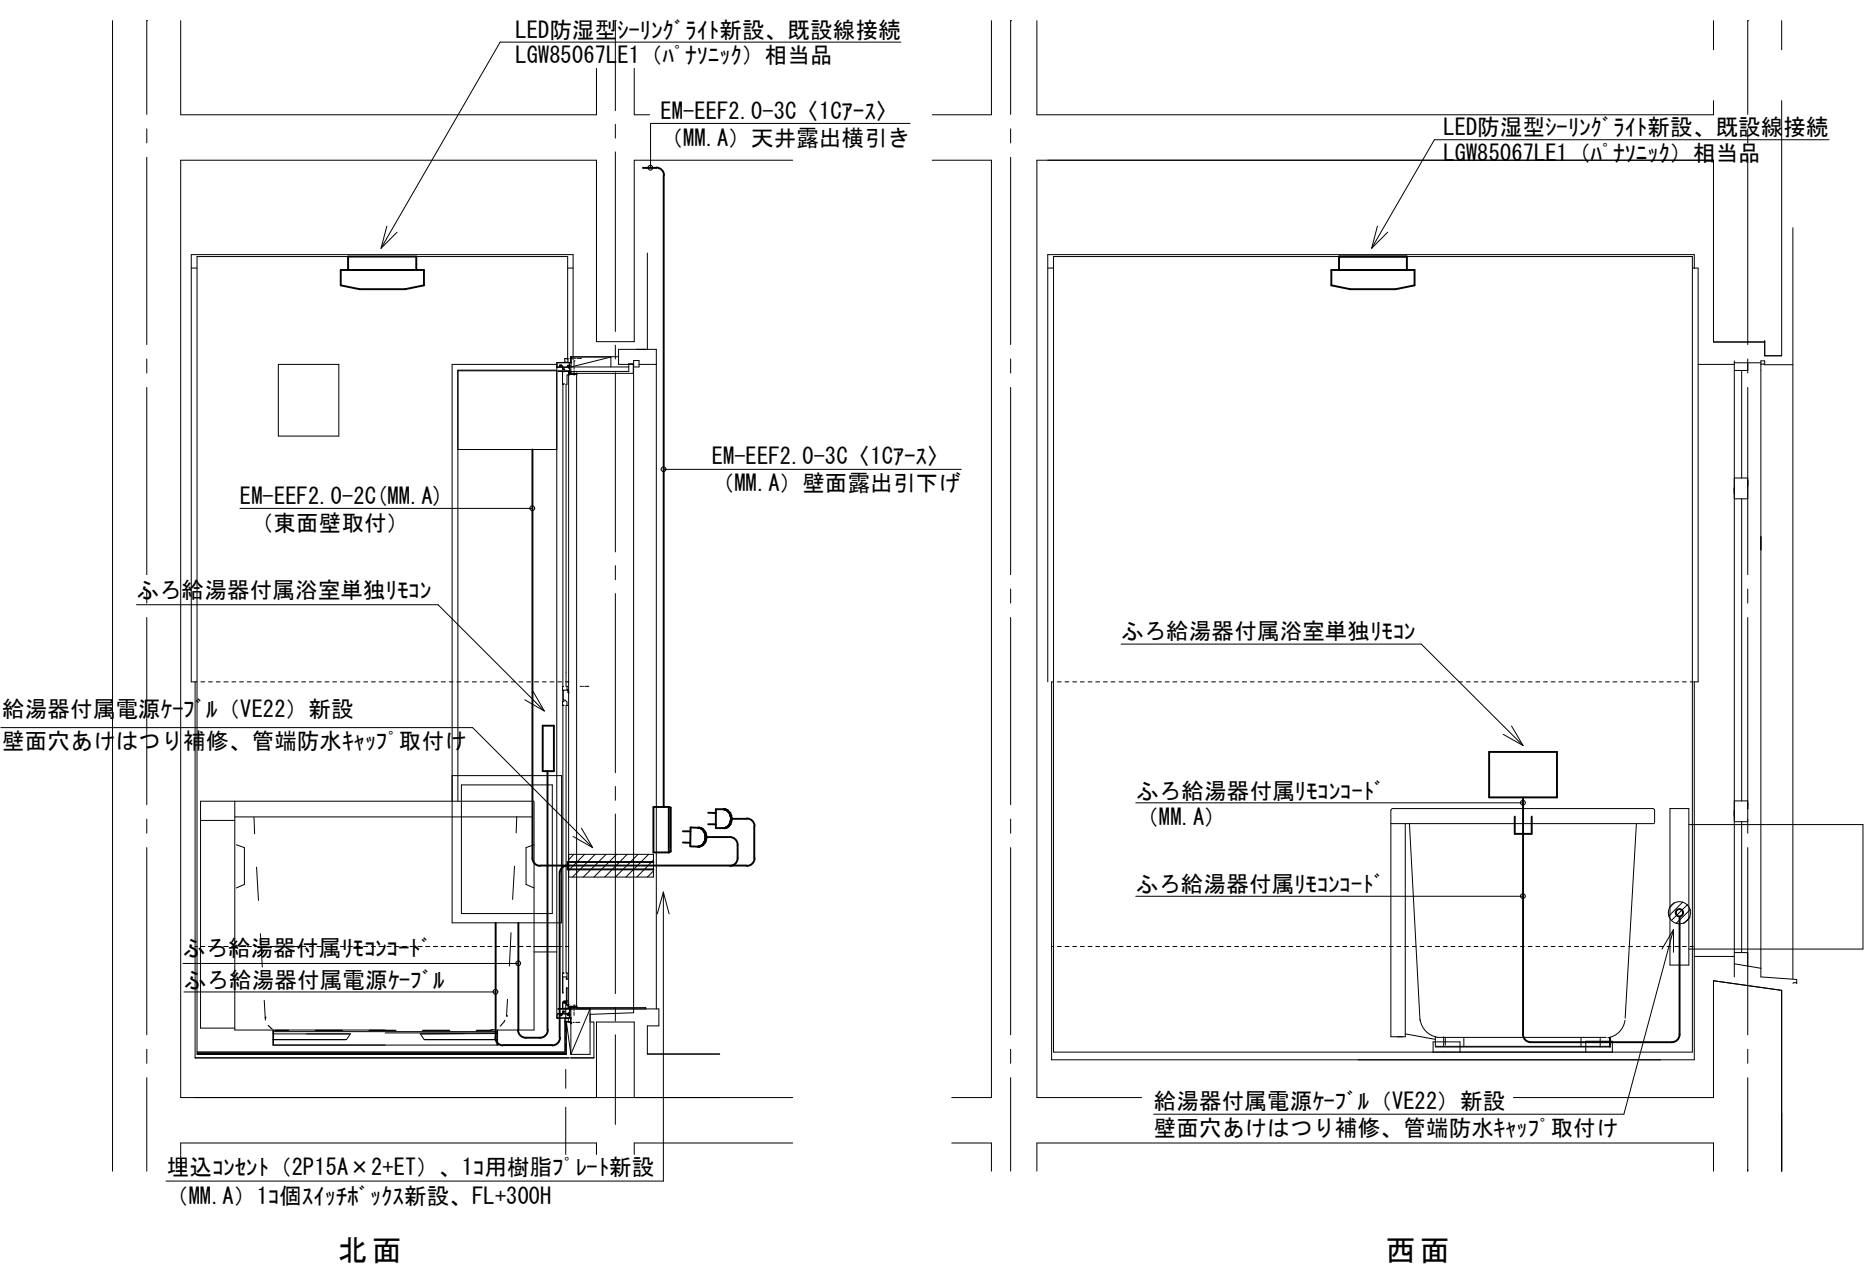


改修後 展開図 1/20

改修前
14号室

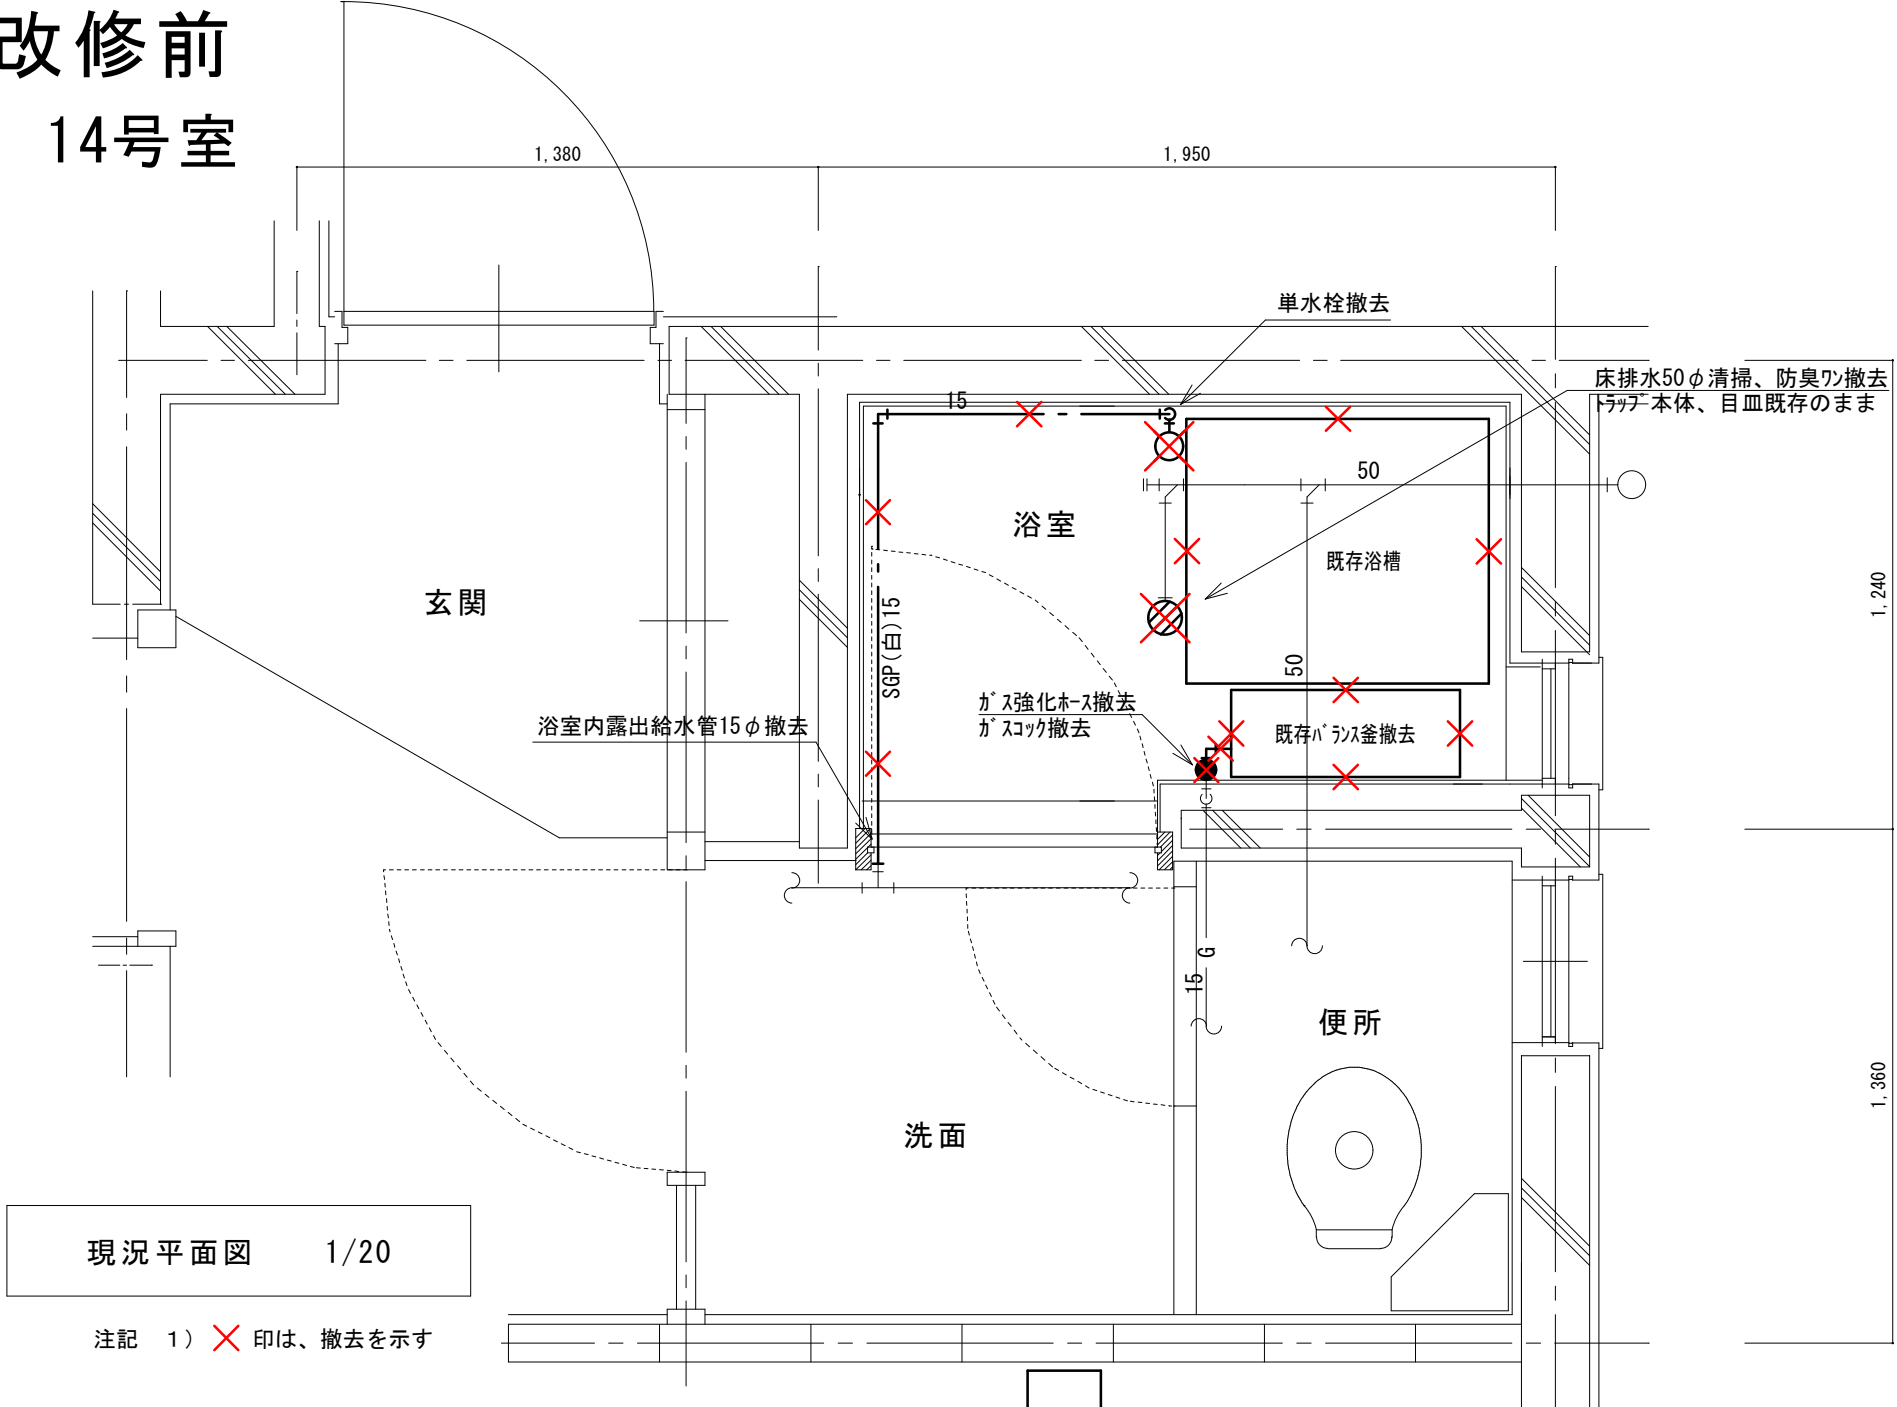

改修後
14号室

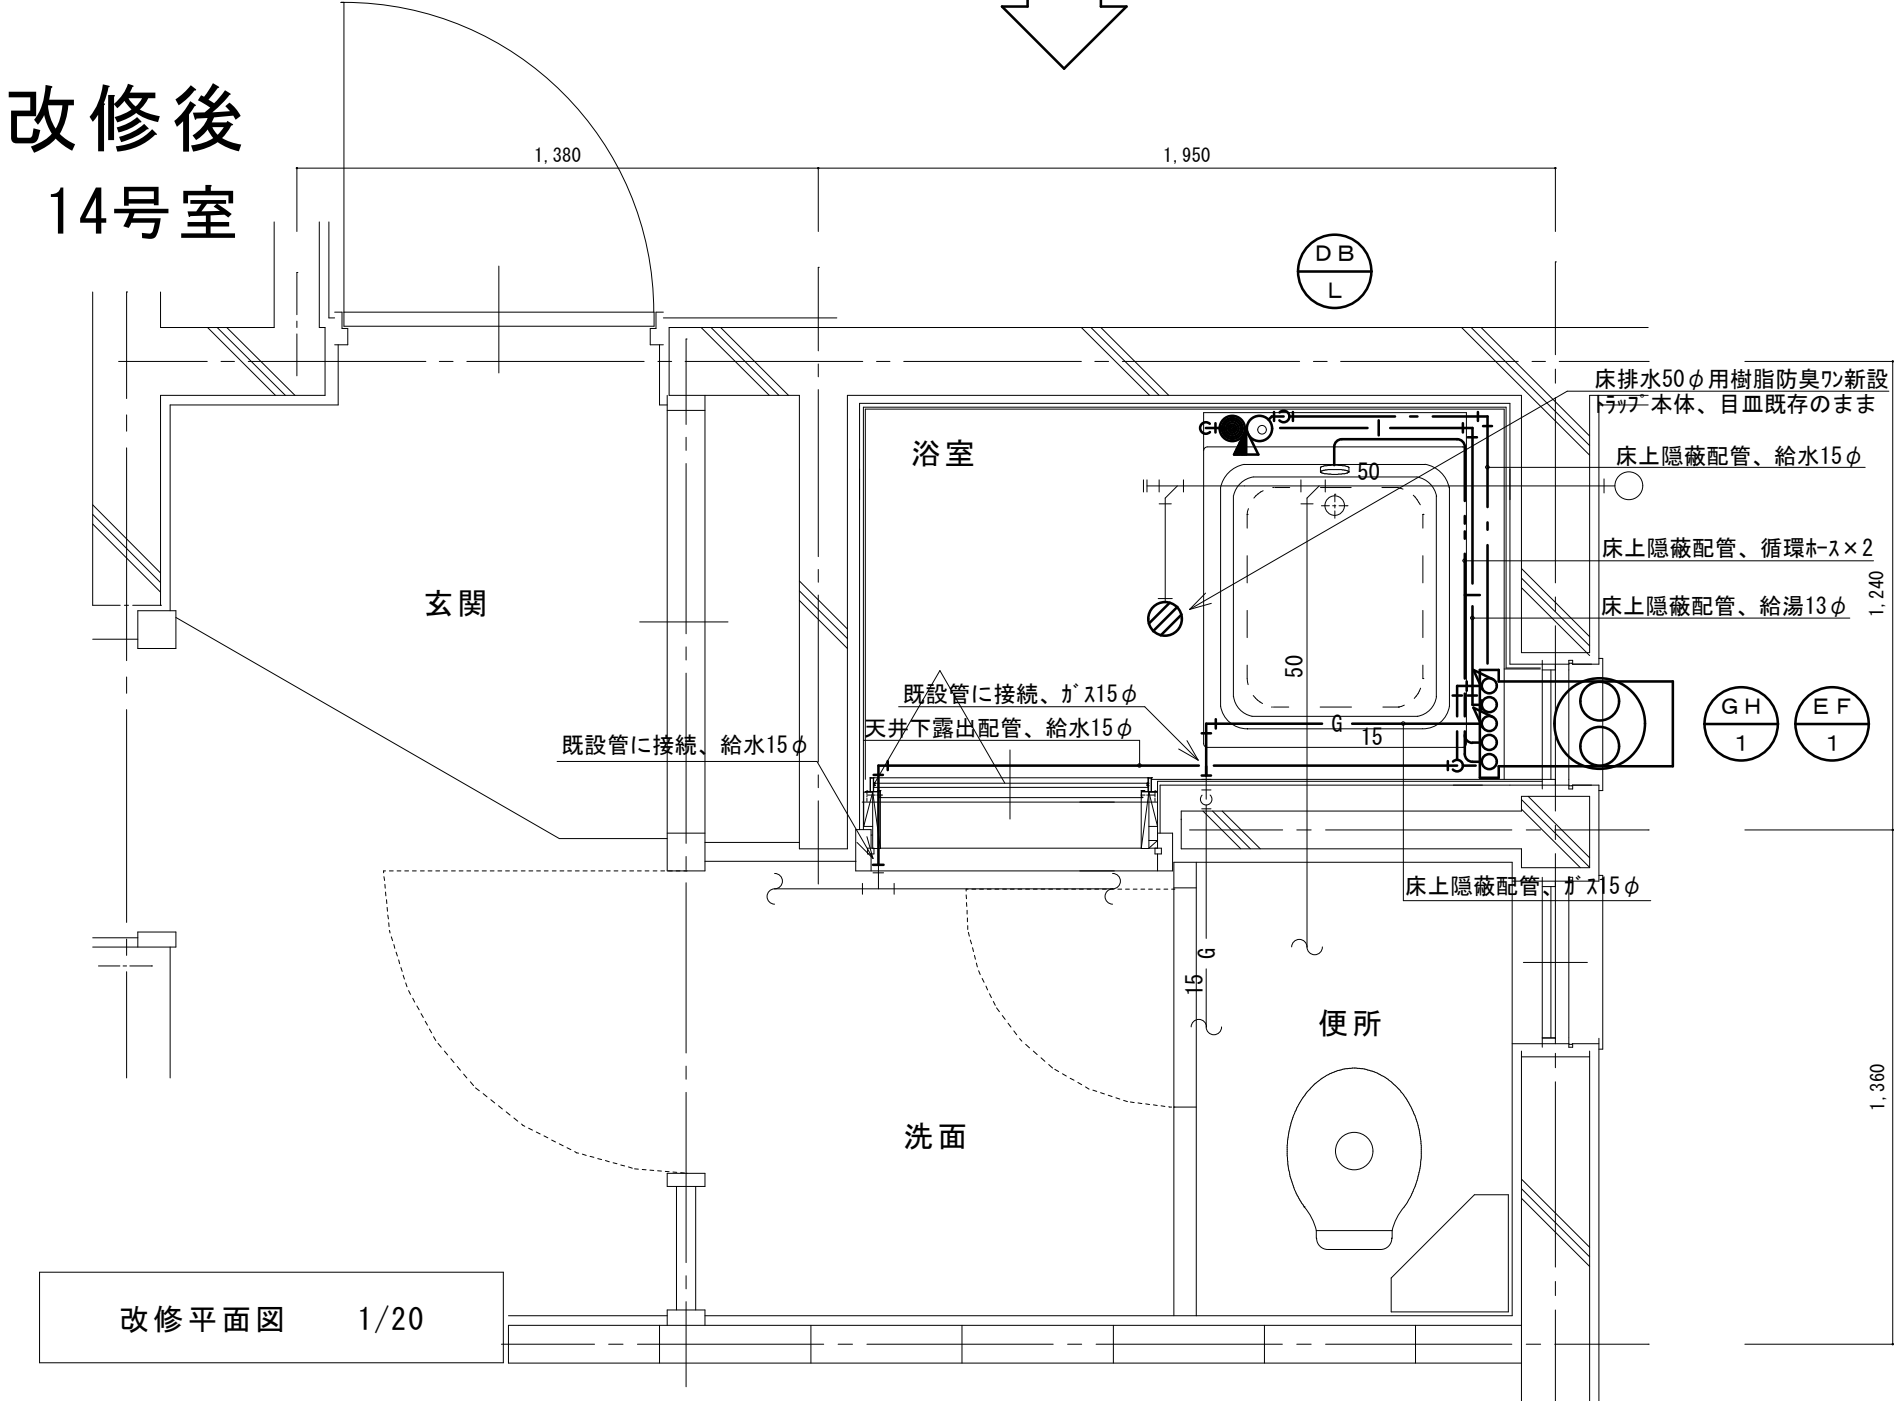


(新設)
機 器 表

記号	機器名称	台数	機器仕様・付属品	電源	備考
GH1	ガスふろ給湯器	30	壁貫通形(厚壁対応)16号、LPガス用、湯張り、追焚き、たし湯、排気カバー	1φ100V	既設開口周囲穴埋め調整含む
	(GTS-165ADBL)ノリ相当品		給水15φ止水栓、給水フレキ管、給湯フレキ管、ガス15φコック、強化ホース接続管		
			浴室設置リモコン(電気工事支給)、リモコンコード(電気工事支給)、電源コード(電気工事支給)		
			追炊き循環金具、循環ホース×2、シャワーカウンター(CS-20)、水栓金具(MS-7C)		
			付属品共		
DBL	浴槽	30	据置き型(1方全エプロン)、FRP製、795×695×645H、満水量230L		ずれ防止壁面固定金具取付×4(SUS製ビス止め)
	(KF-810S-F)外相当品		循環金具孔付、専用ふろ蓋、据付け高さ調整脚、排水共栓、付属品共		
EF1	換気扇	30	浴室用換気扇、換気風量130m³/h(OPa)、消費電力4.1w	1φ100V	
	(V-13BSγ)三菱相当品		風圧式シャッター、ゴムプラグ、引きひもスイッチ式		
			SUS製ウェザーカバー(金網付) その他付属品一式共		

凡 例

記 号	名 称	規 格
—	給水管	硬質塩化ビニルライニング鋼管 SGP-VA
— —	給湯管	一般配管用ステンレス鋼管 SU
—G—	ガス管	外面塩化ビニル被覆鋼管 SGP-VG
—	既設配管	
—X—X—	撤去配管	給水:SGP(白)、HIVP、給湯:HTVP
⊗	給水栓	
⊙	シャワー金具	デッキタイプ2バルブ
+	ガス栓	単口ヒューズコック
⊕	弁	給水:止水栓、ガス:コック
⊗	床排水トラップ	防臭ワン取替え、トラップ内清掃 目皿清掃

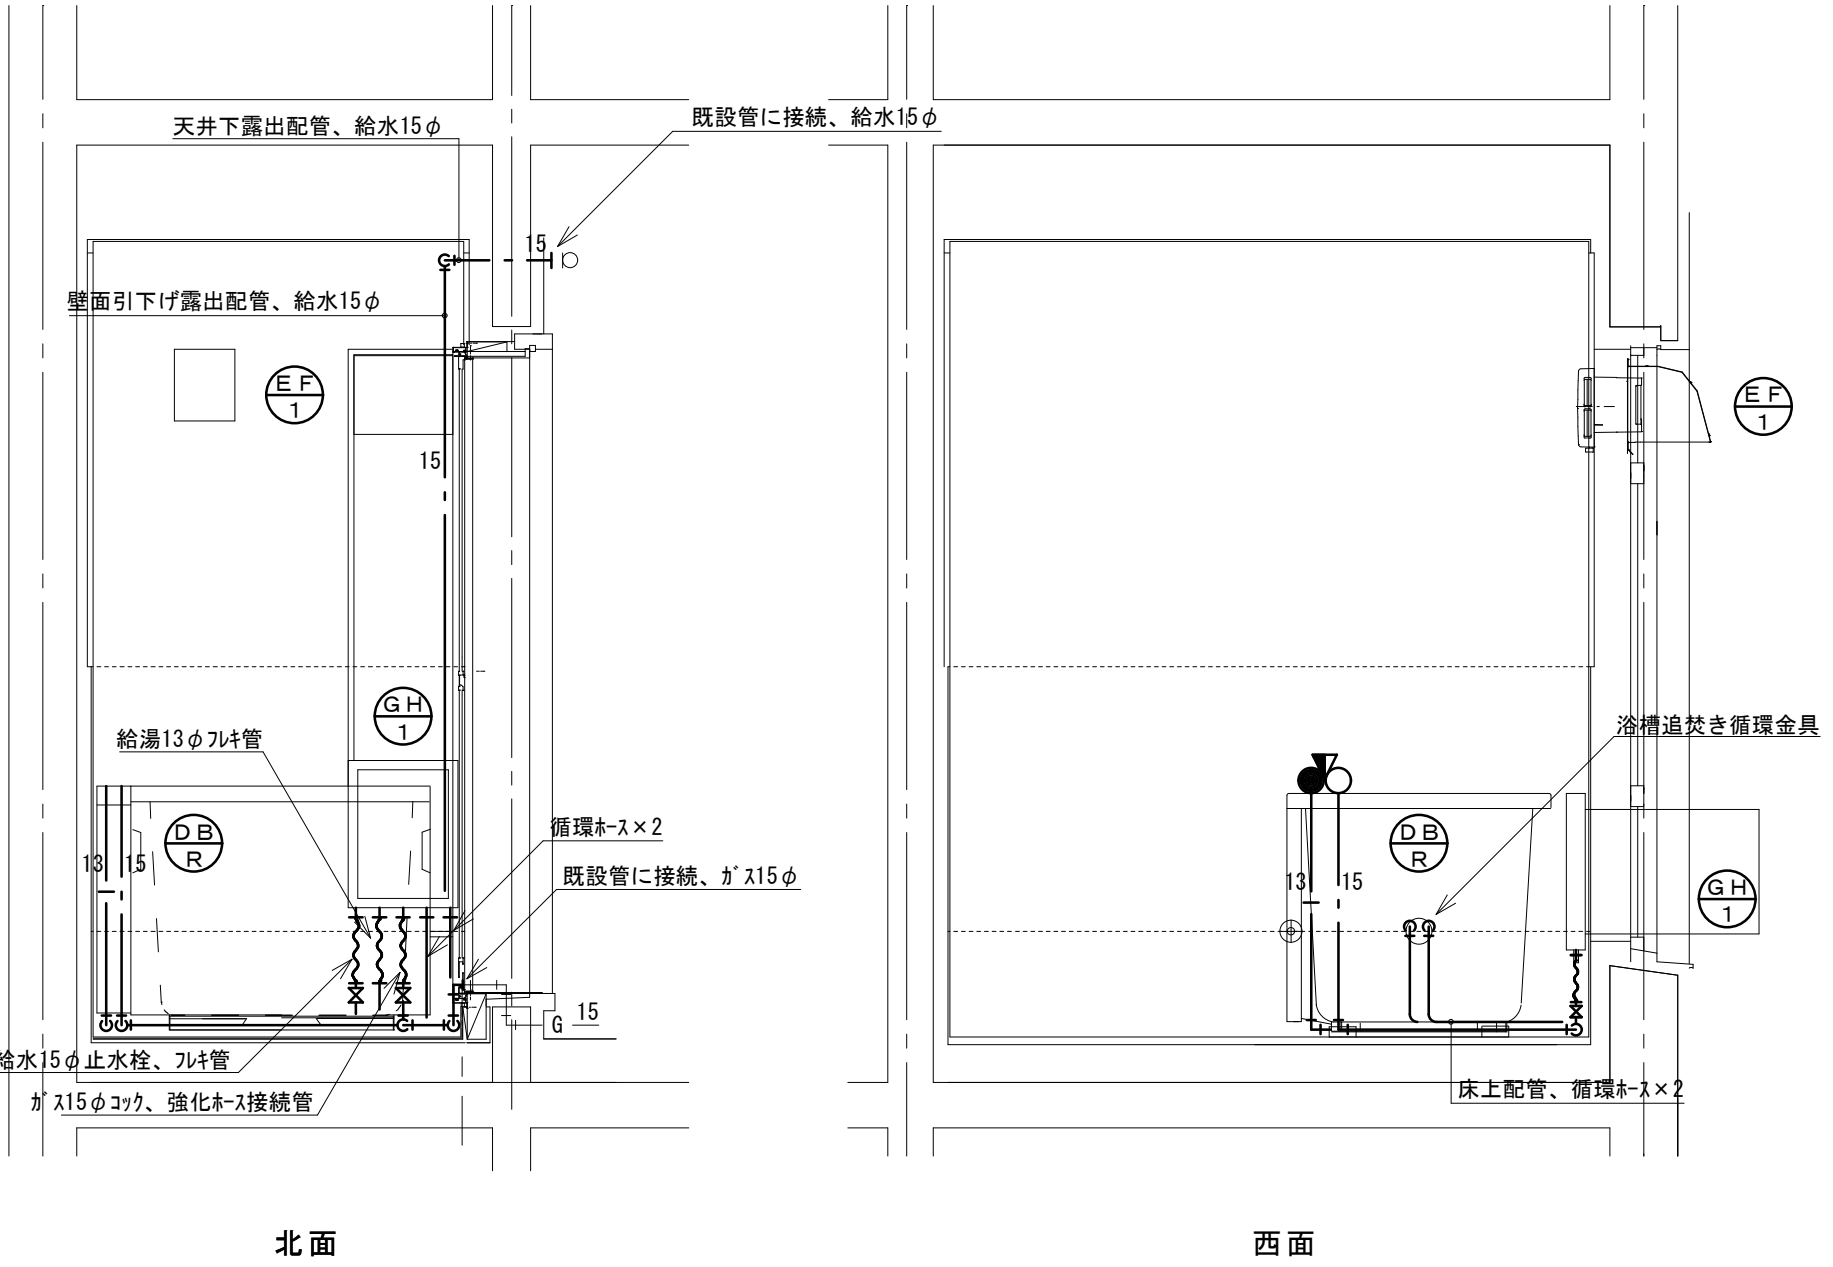

改修後 展開図 1/20