


位置図




この地図は、電子地形図(国土地理院)を加工し、作成しています。

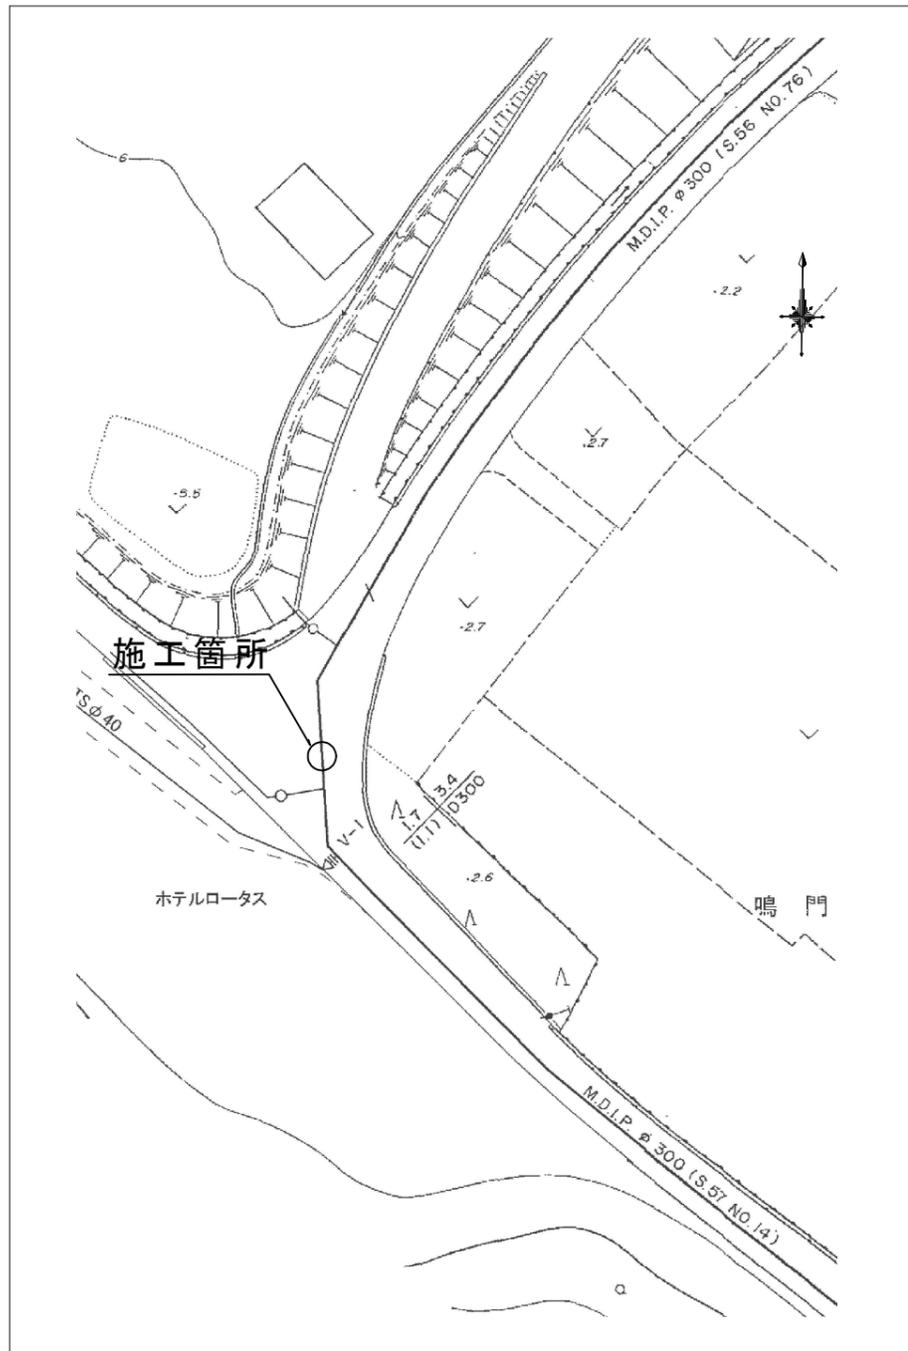

消火栓組立図


消火栓 B × X
 100H
 200A
 300B
 300C
 40H

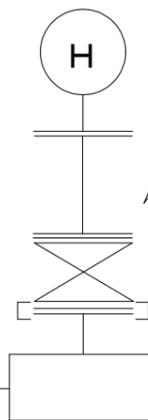


地下式単口消火栓 φ75×2 1/2
 フランジ短管 φ75×300H
 補修弁 φ75×150H
 フランジ補強金具 φ75
 不断水割丁字管 φ300×75

MDIP φ 300

断面図 S=1:20

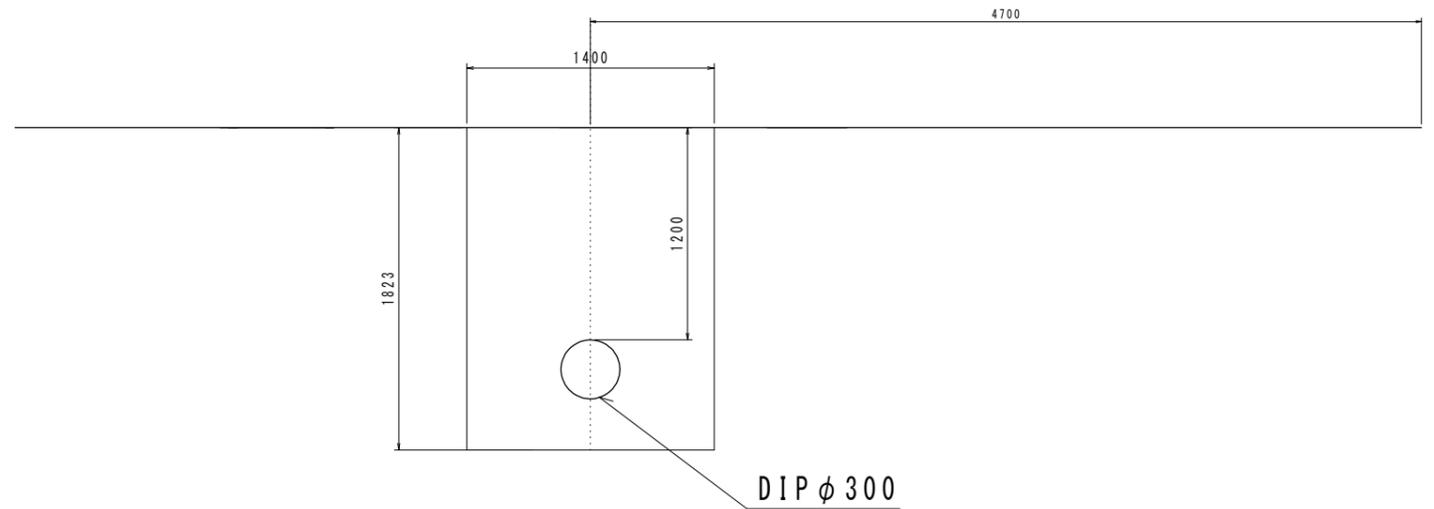


掘削標準断面図 S=1:20

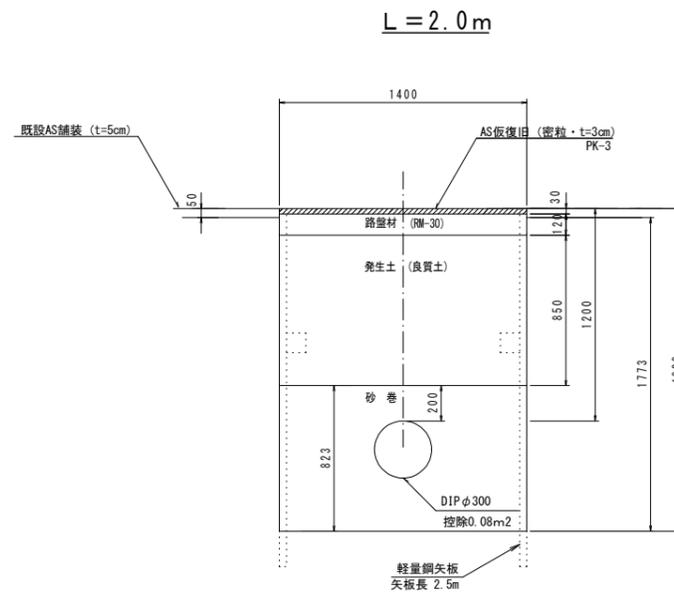

(1.0m当たり数量)

名称	形状寸法	単位	数量
舗装切筋	AS・t=4cm	m	2.00
舗装掘削	AS	m ²	1.40
掘削	土砂	m ³	2.40
砂巻	粗目	m ³	1.07
埋戻	養生土(良質土)	m ³	1.19
路盤	RM-30・t=12cm	m ²	1.40
残土処理	土砂	m ³	1.21
残材処理	AS殻	m ³	0.07
AS仮復旧	密粒 t=3cm	m ²	1.40

舗装展開図 S=1:20

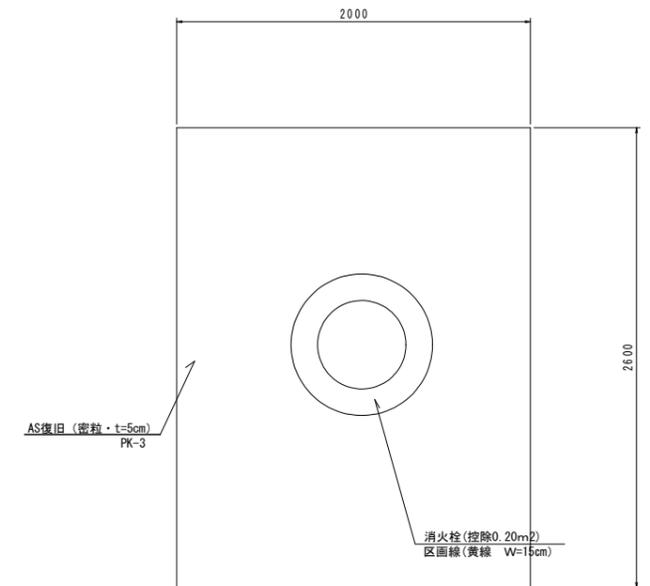

図面番号	第 1 号	図面総数	第 1 葉
工事名称	土佐泊浦地区消火栓設置工事		
図名	平面図・断面図・組立図		縮尺 分の 1
所属年月日	2024 年度	所属年度	2024 年度
係員	課長	副課長	係長
	設計	製図	照査
鳴門市企業局水道事業課			