


機場全体機器配置図

S=1/200


A-A断面図 (S=1/200)

B-B断面図 (S=1/200)


配置平面図 (S=1/200)

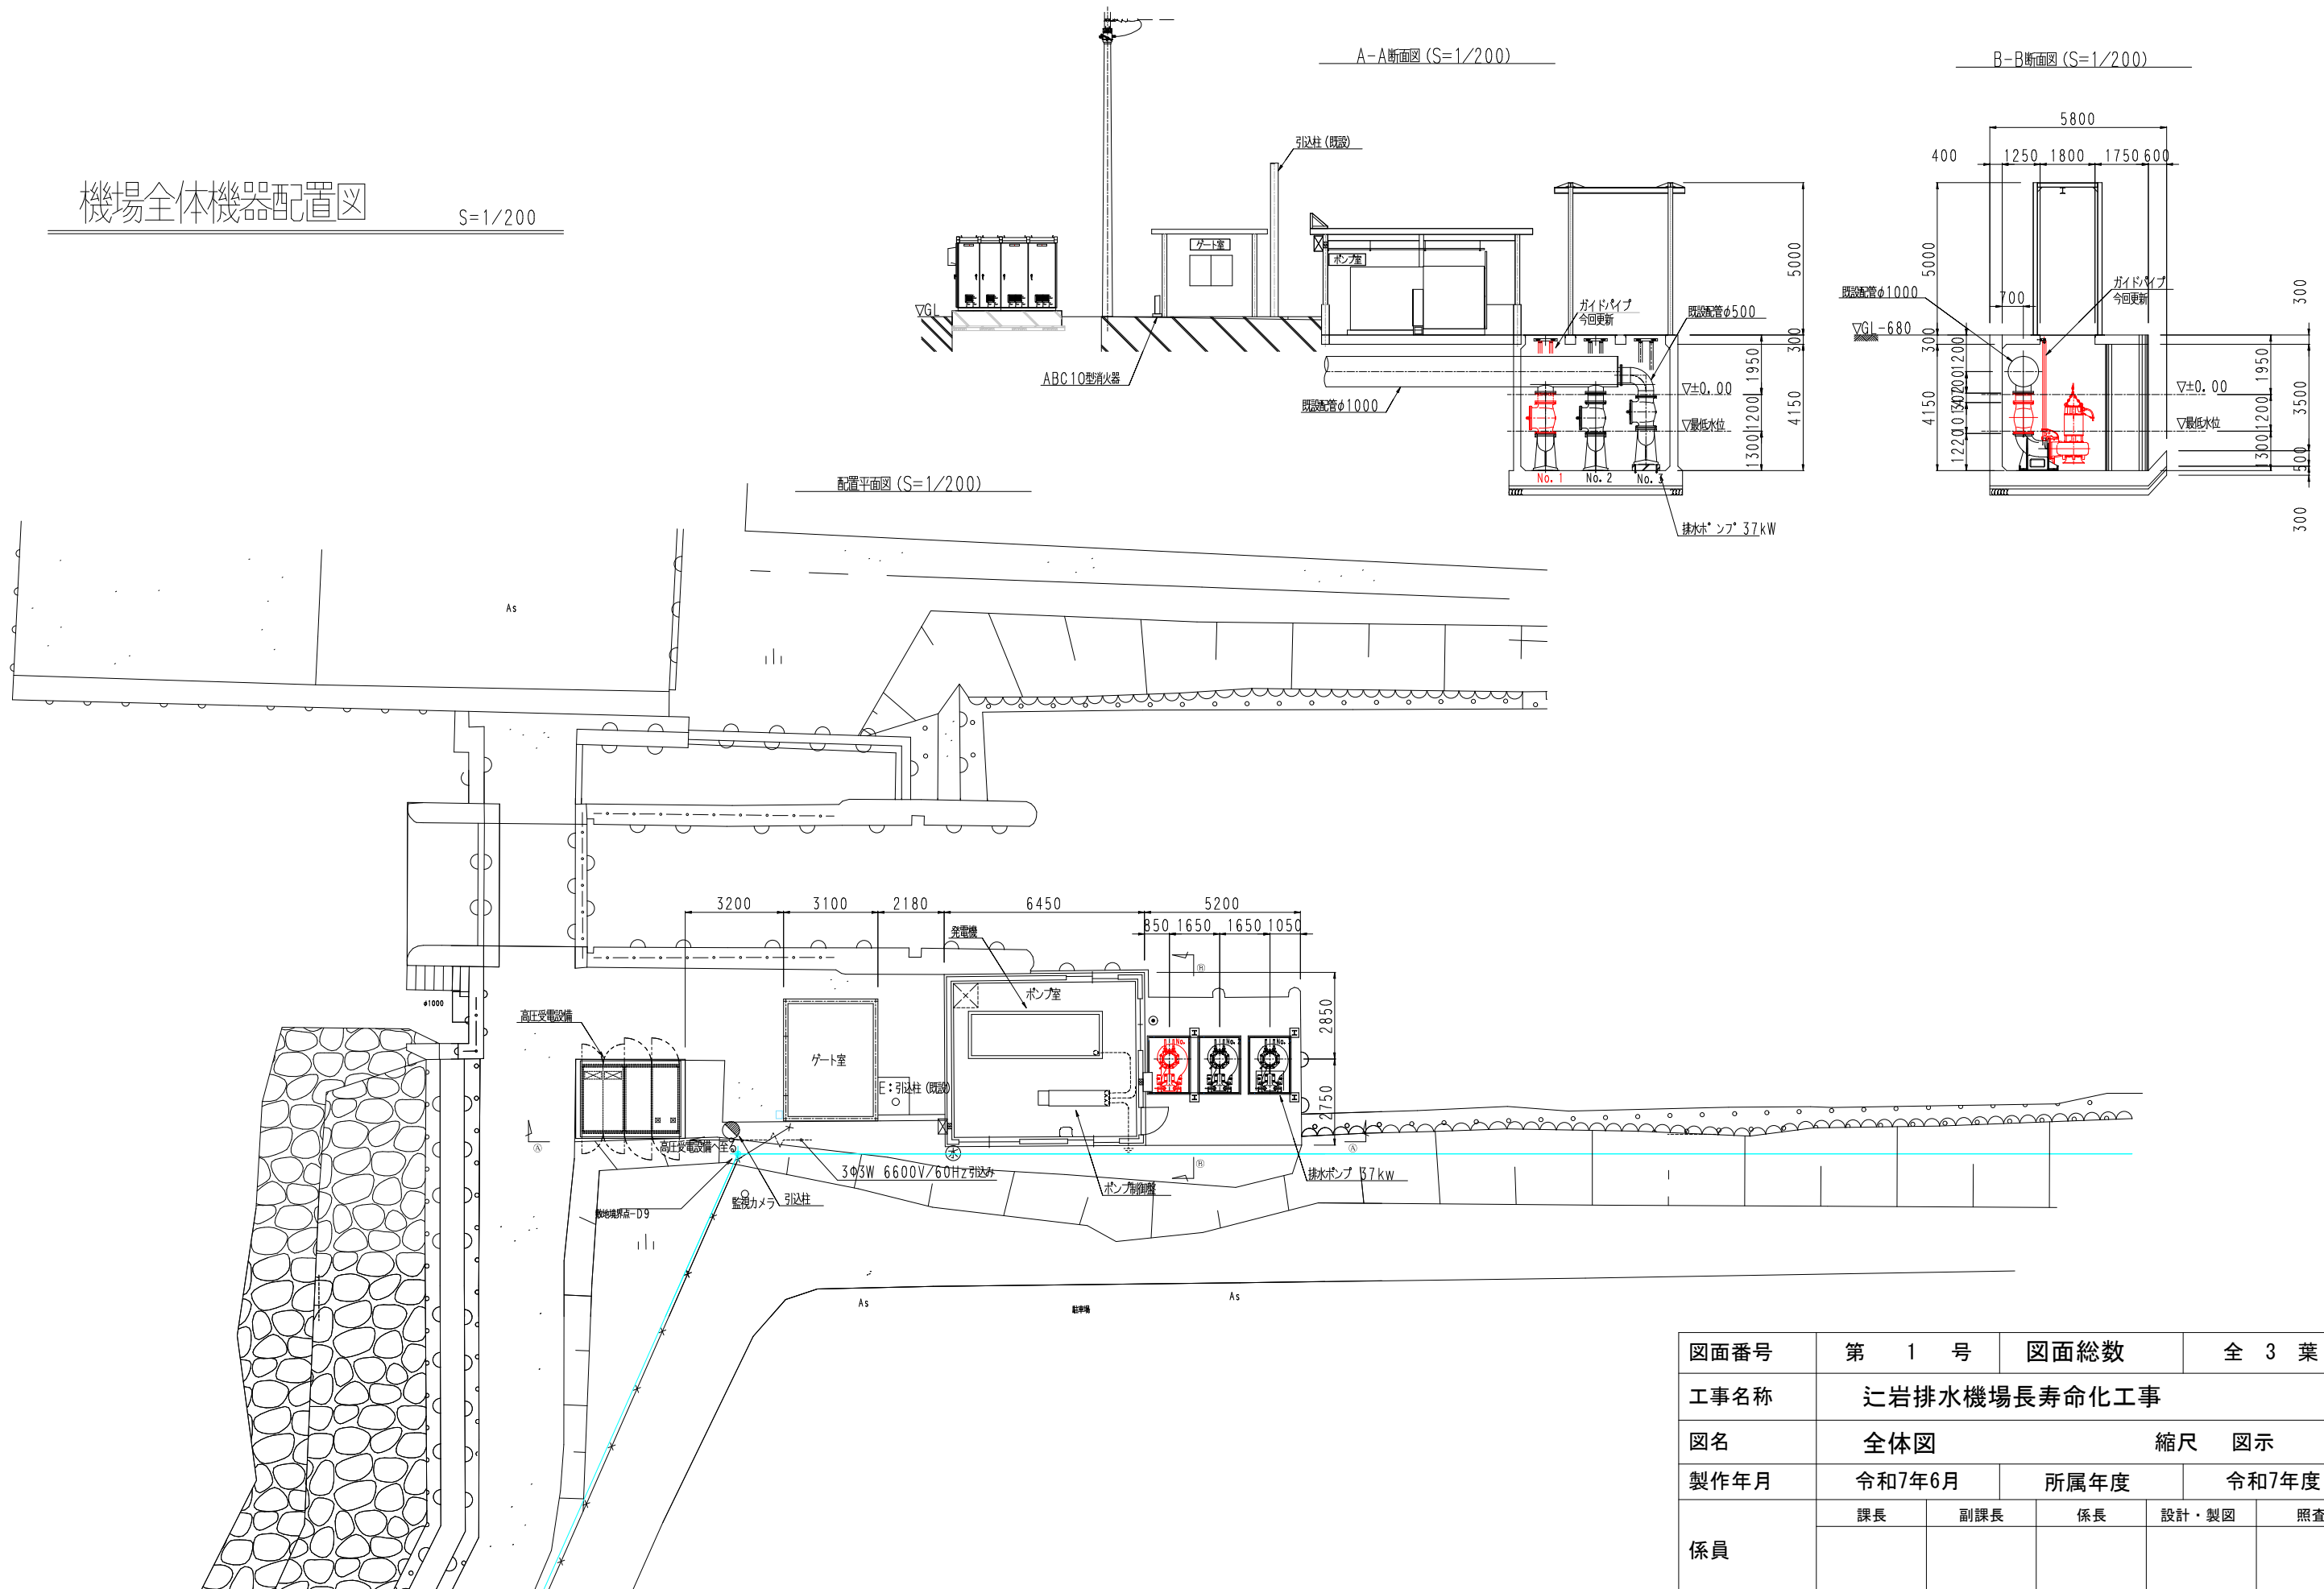


図面番号	第 1 号	図面総数	全 3 葉		
工事名称	辻岩排水機場長寿命化工事				
図名	全体図		縮尺	図示	
製作年月	令和7年6月		所属年度		令和7年度
係員	課長	副課長	係長	設計・製図	照査
鳴門市 都市建設部 土木課					

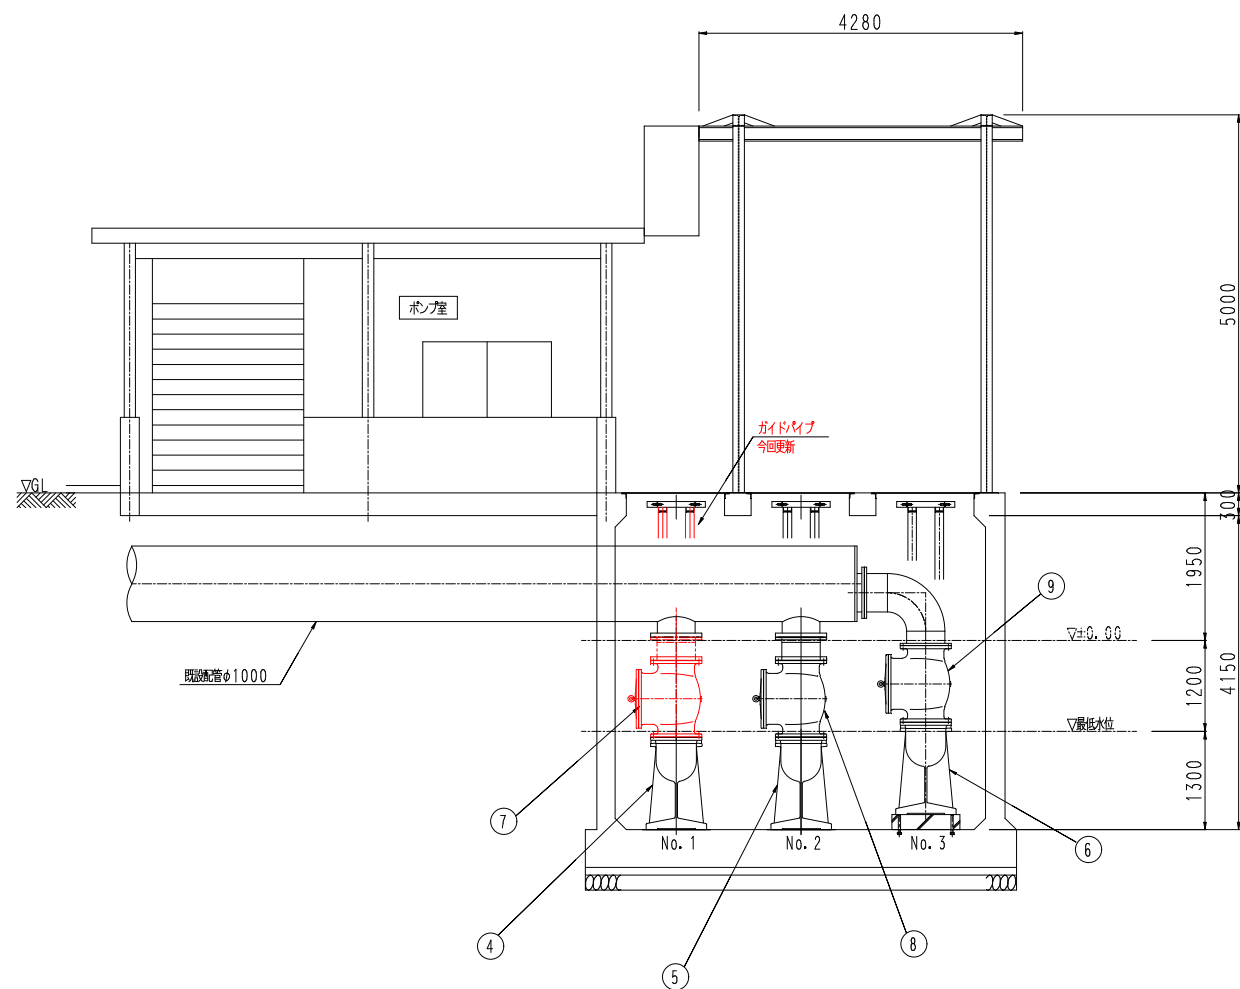


A-A断面図 (S=1/100)

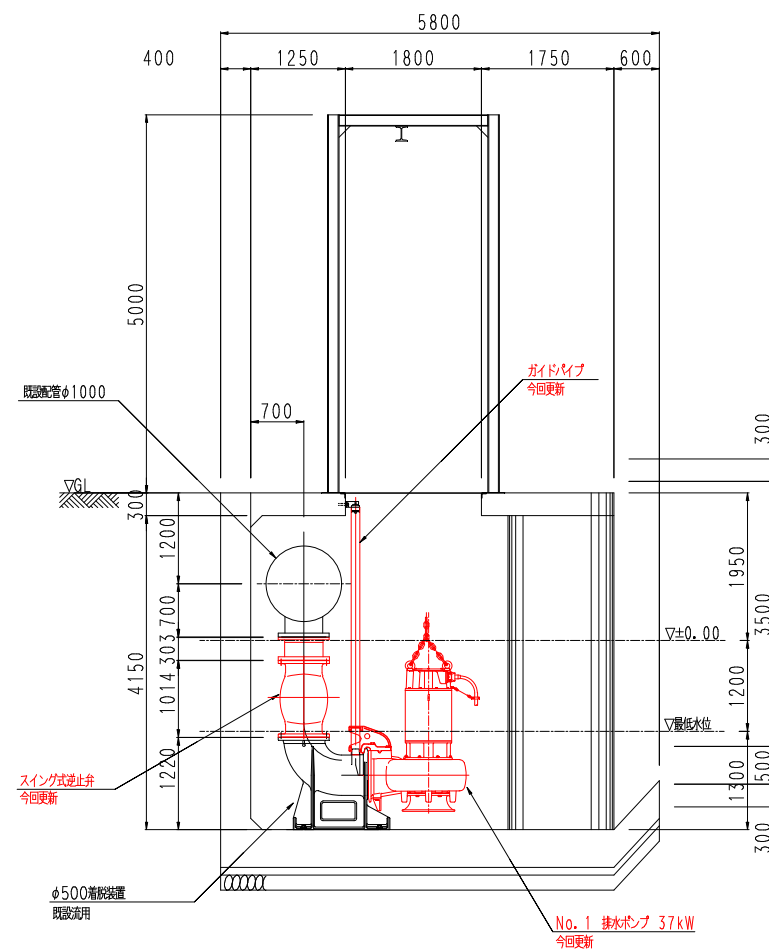

B-B断面図 (S=1/100)

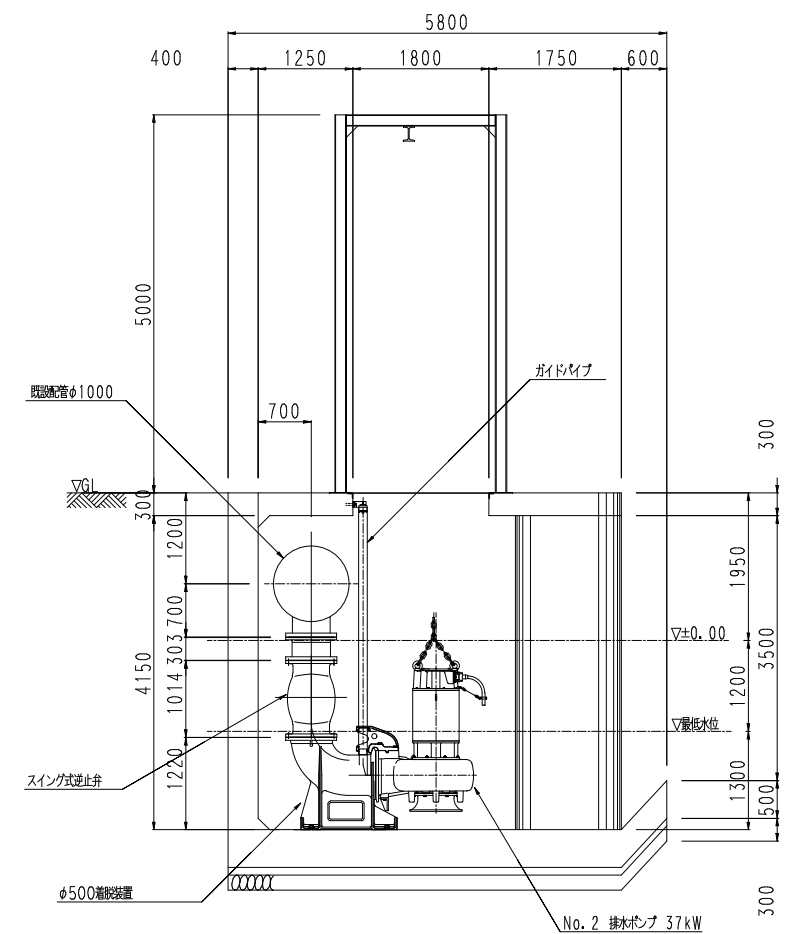

C-C断面図 (S=1/100)

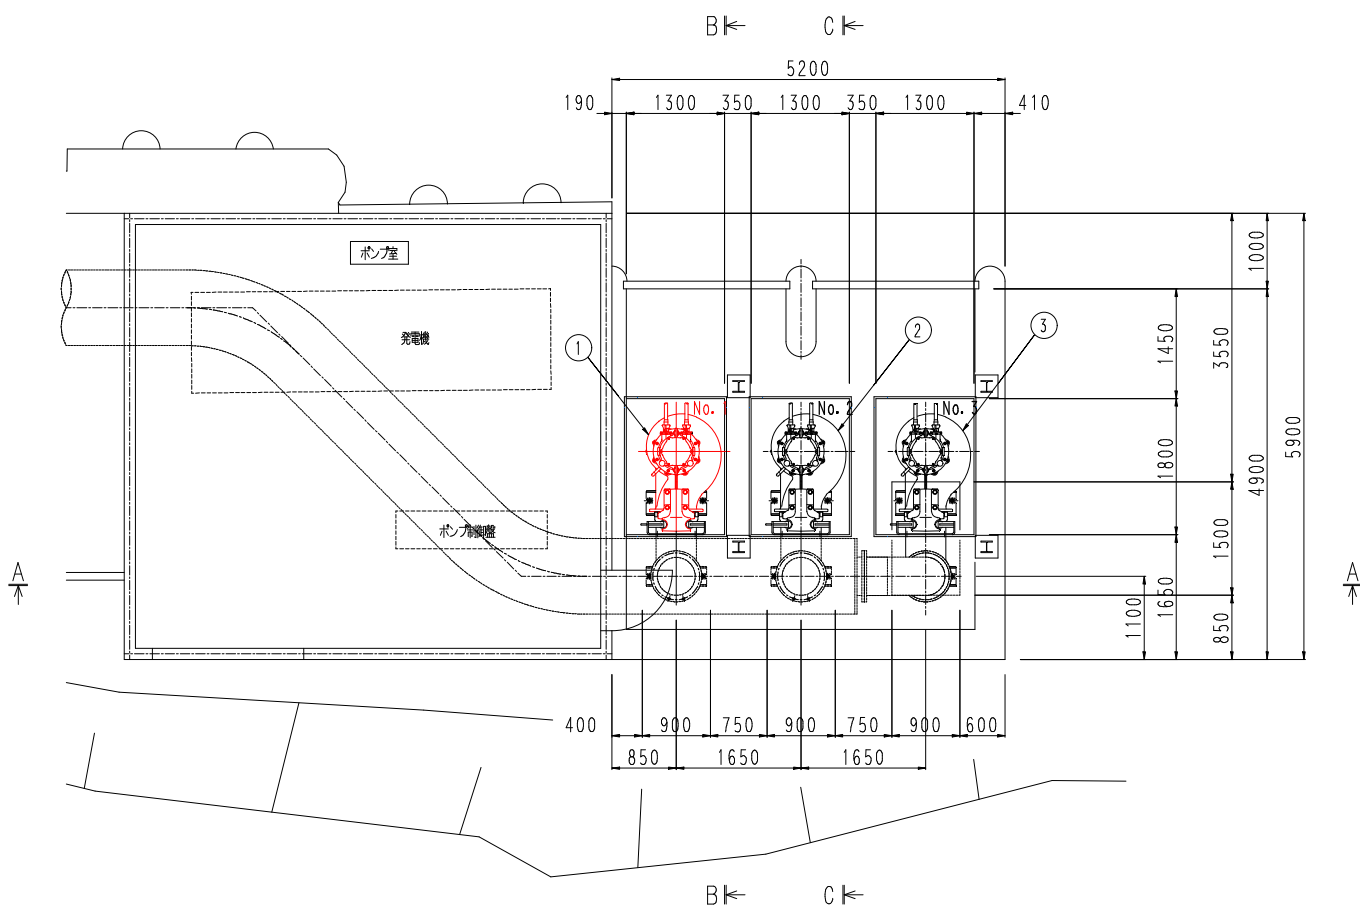


排水ポンプ配置平面図 (S=1/100)

【 機 器 一 覧 表 】

	名	称	仕	様	数量	重量 (kg)	備考
①	No. 1 水中ポンプ	500φ×37kW×35.2m ³ /min H=3.7m	自動着脱式	(強制冷却式)	1基	2160	今回更新
②	No. 2 水中ポンプ	500φ×37kW×35.2m ³ /min H=3.7m	自動着脱式	(強制冷却式)	1基	2160	既設流用
③	No. 3 水中ポンプ	500φ×37kW×35.2m ³ /min H=3.7m	自動着脱式	(強制冷却式)	1基	2160	既設流用
④	No. 1 着脱装置	500φ×10k			1基	830	既設流用
⑤	No. 2 着脱装置	500φ×10k			1基	830	既設流用
⑥	No. 3 着脱装置	500φ×10k			1基	830	既設流用
⑦	No. 1 逆流防止弁	500φ×10k FC/BC	スイング式		1基	960	今回更新
⑧	No. 2 逆流防止弁	500φ×10k FC/BC	スイング式		1基	960	既設流用
⑨	No. 3 逆流防止弁	500φ×10k FC/BC	スイング式		1基	960	既設流用

図面番号	第 2 号	図面総数	全 3 葉		
工事名称	辻岩排水機場長寿命化工事				
図名	詳細図		縮尺 図示		
製作年月	令和7年6月	所属年度	令和7年度		
係員	課長	副課長	係長	設計・製図	照査
鳴門市 都市建設部 土木課					

 

鳴門市 都市建設部 土木課