


本設配管平面・横断図

平面图 S=1:500

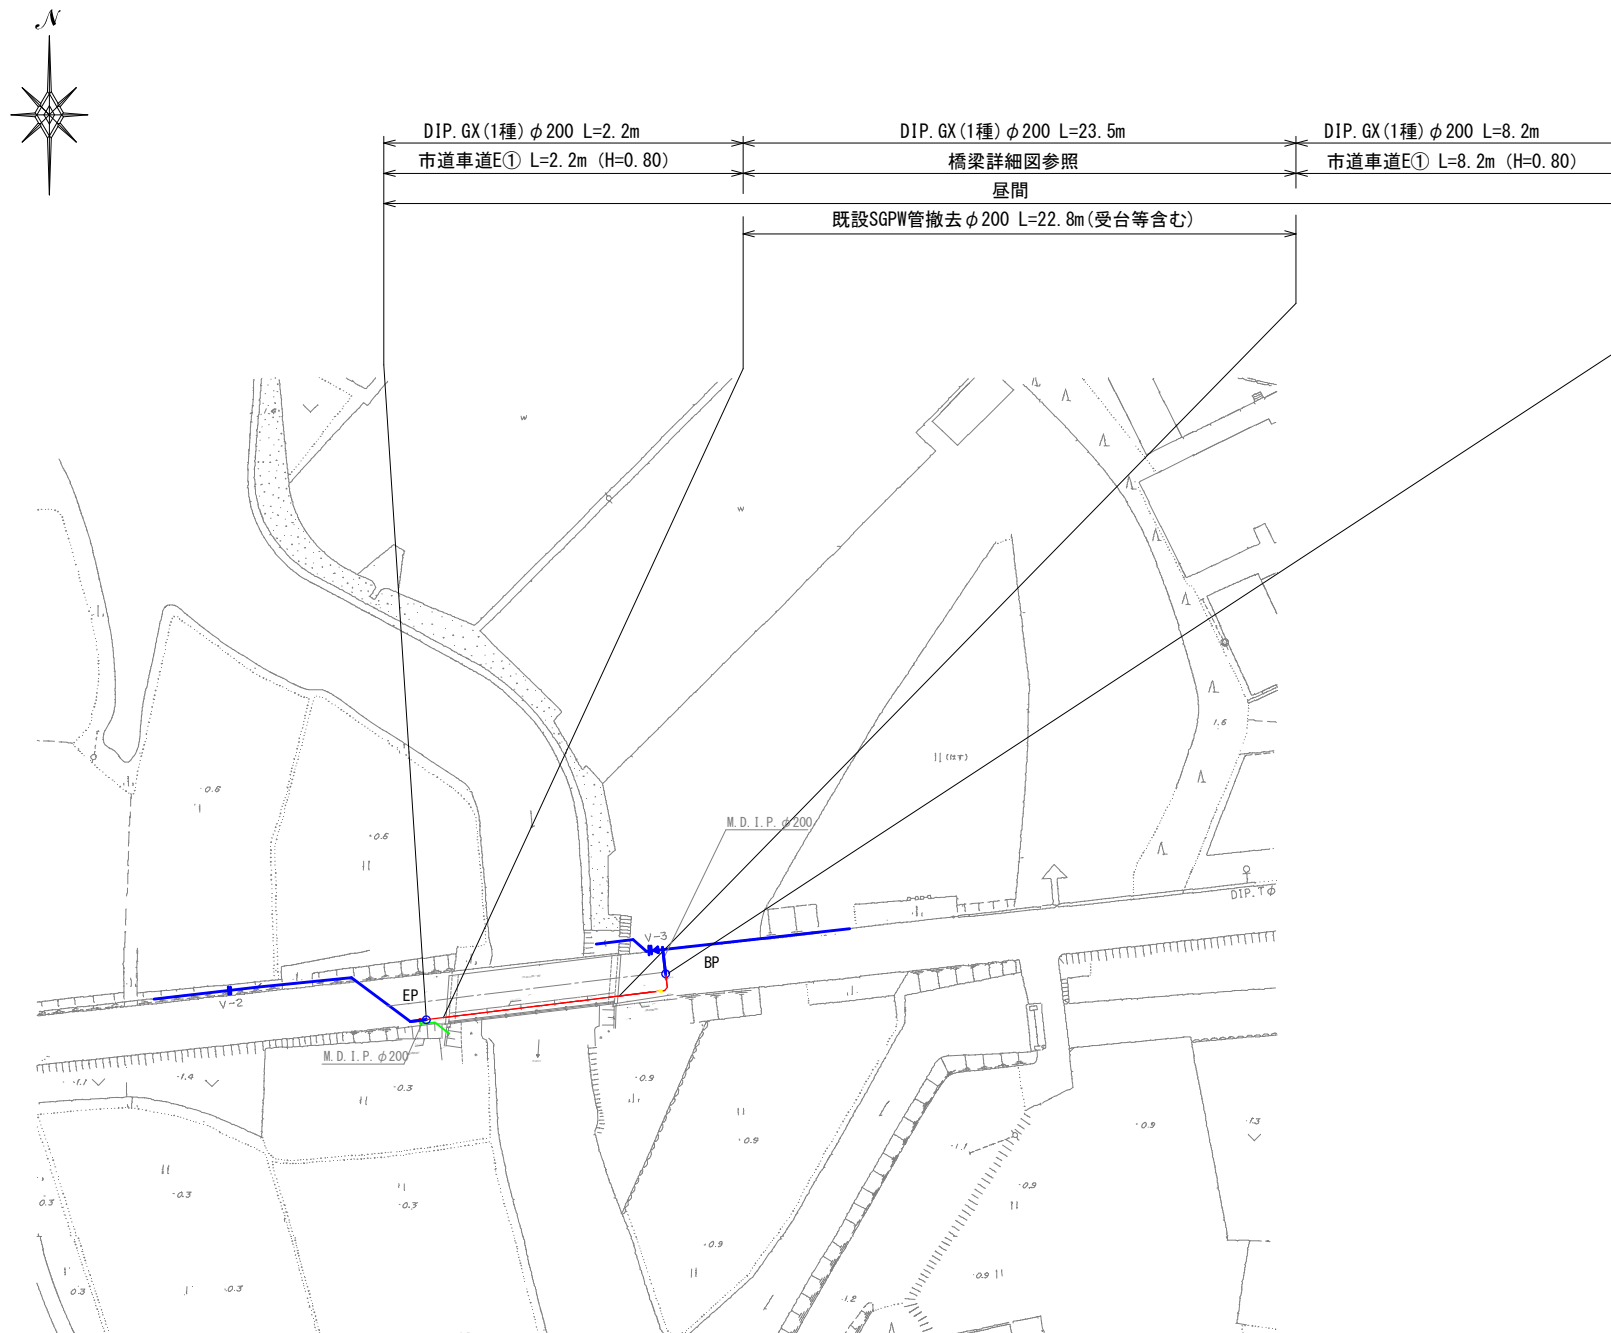

横断図 S=1:50


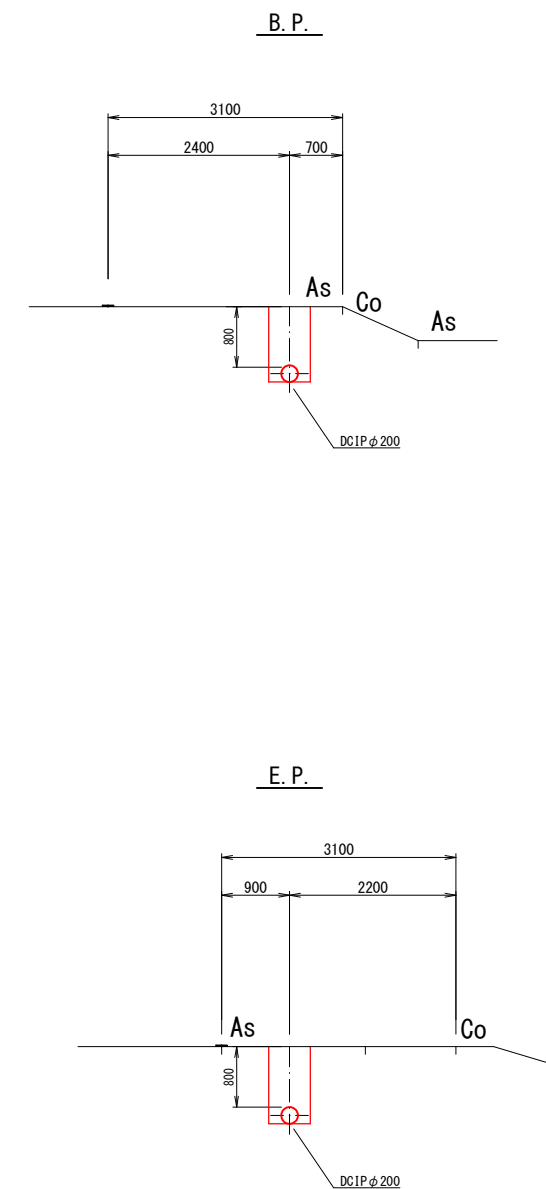


図 面 番 号	第 1 号	図面総数	第 5 葉
工 事 名 称	大谷川第1橋露出鋼管取替工事		
図 名	本設配管平面・横断図		
作 成 年 度	令和 7 年度	所属年度	令和 7 年度
係 員	課 長	副課長	係 長 設 計 製 図 照 査
鳴 門 市 企 業 局 水 道 事 業 課			

 注：1. 一貫表の数値は単独曲管の場合の必要一体化長さであり、複合曲管や、他異形管と連続設置する場合は図中の値とは異なる。
2. 図中に必要一体化長さが記されている場合は必要一体化長さを参照する。
3. 必要一体化長さは異形管の長さも含めなり。
4. 単独曲管部では曲管の両側に一体化長さを確保すること。
5. () 内の数値はポリエチレンスリプリー有 ($\mu=0.3$) の場合の一体化長さ。



GX形継手	
GX形継手(ライン使用)	
G-Link	
K形継手	
K形継手(特殊押輪使用)	


名称	土被り	(H=800)
鉄蓋 150H (CVOS-21G-15L)		1
上部壁 150A (NVK-25-150AN)		1
中間壁 100B (NHVO-25-100B)		
中間壁 300B (NHVO-25-300B)		
下部壁 300C (NHVO-25-300C)		1
底板 60S (NHVO-25-60S)		1

図面番号	第 2 号		図面総数		第 5 葉	
工事名称	大谷川第1橋露出鋼管取替工事					
図名	配管図				縮尺 1/100	
作成年度	令和 7 年度		所属年度		令和 7 年度	
係員	課長	副課長	係長	設計	製図	照査
鳴門市企業局水道事業課						

橋 梁 詳 細 図 S=1:50


平面图

S=1 : 50

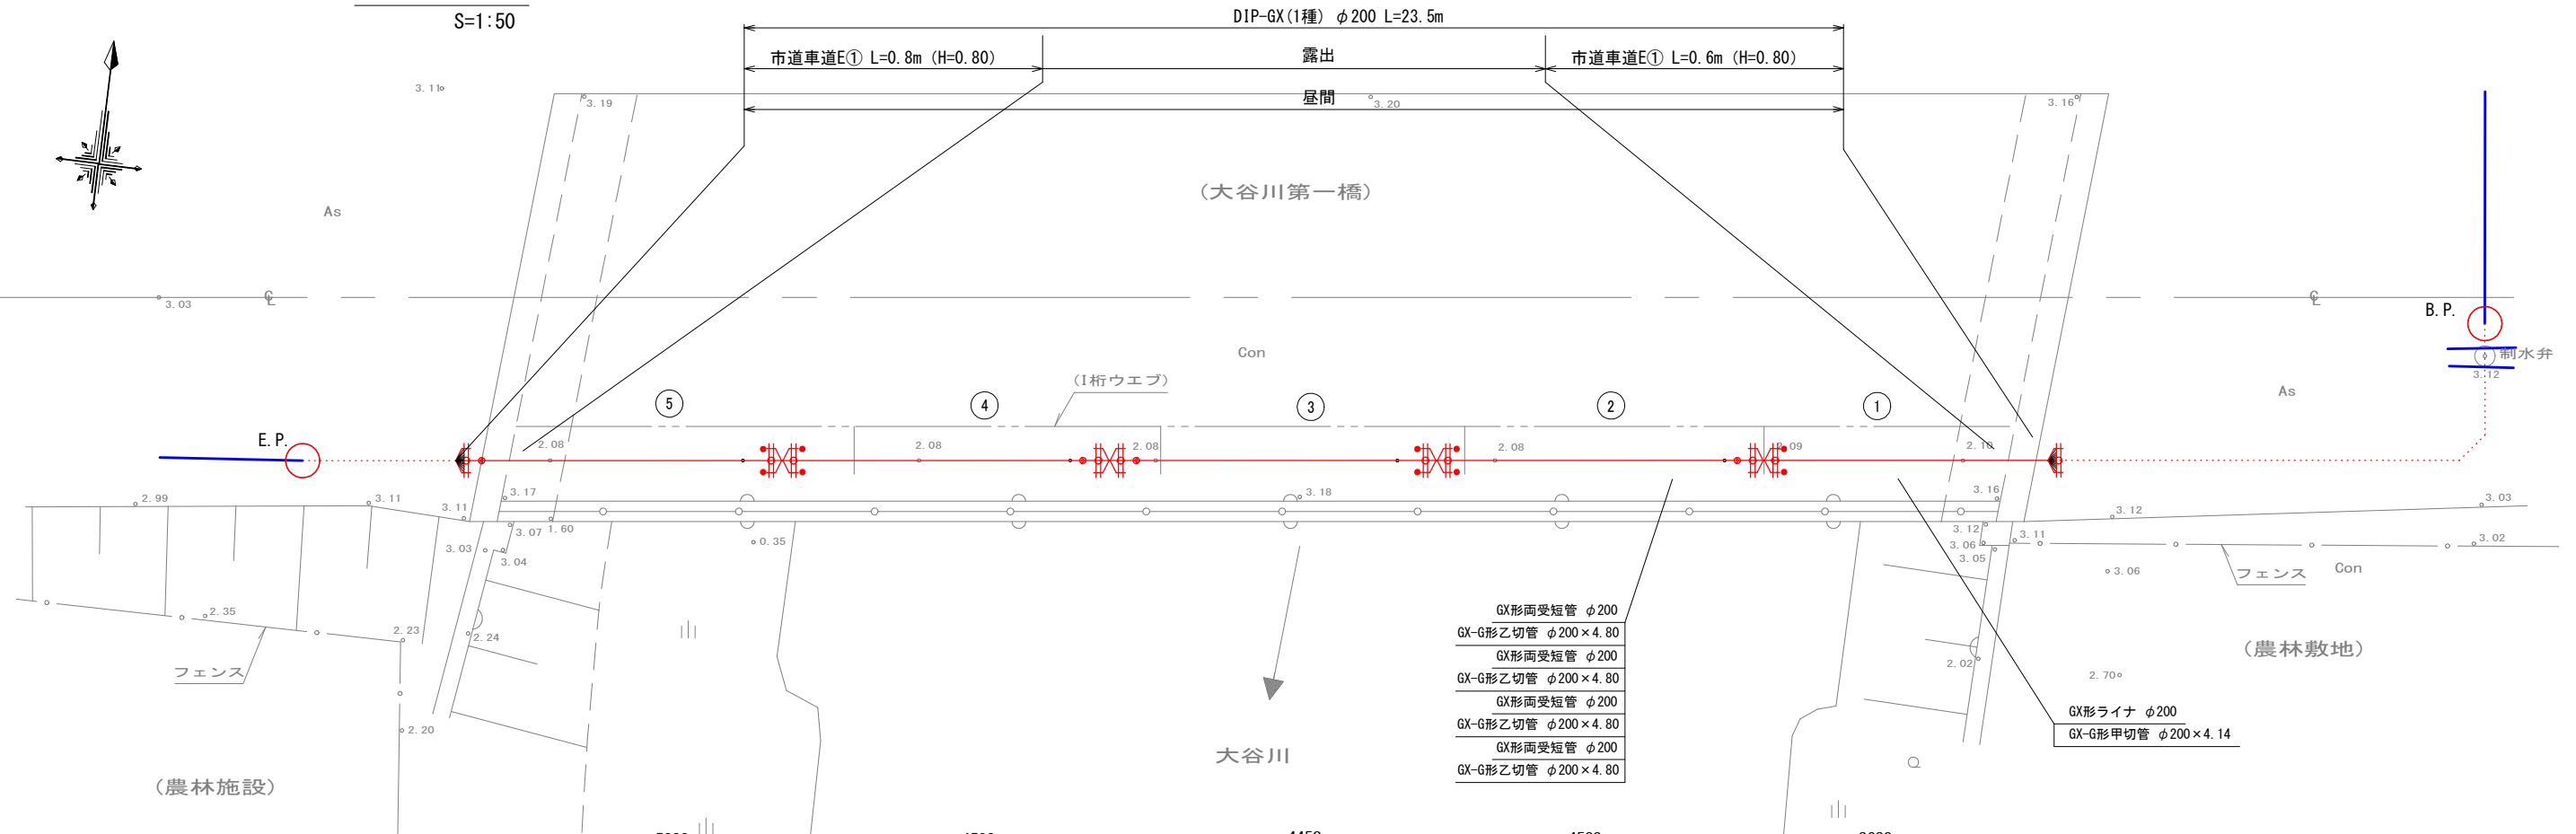

側 面 図

S=1 : 50

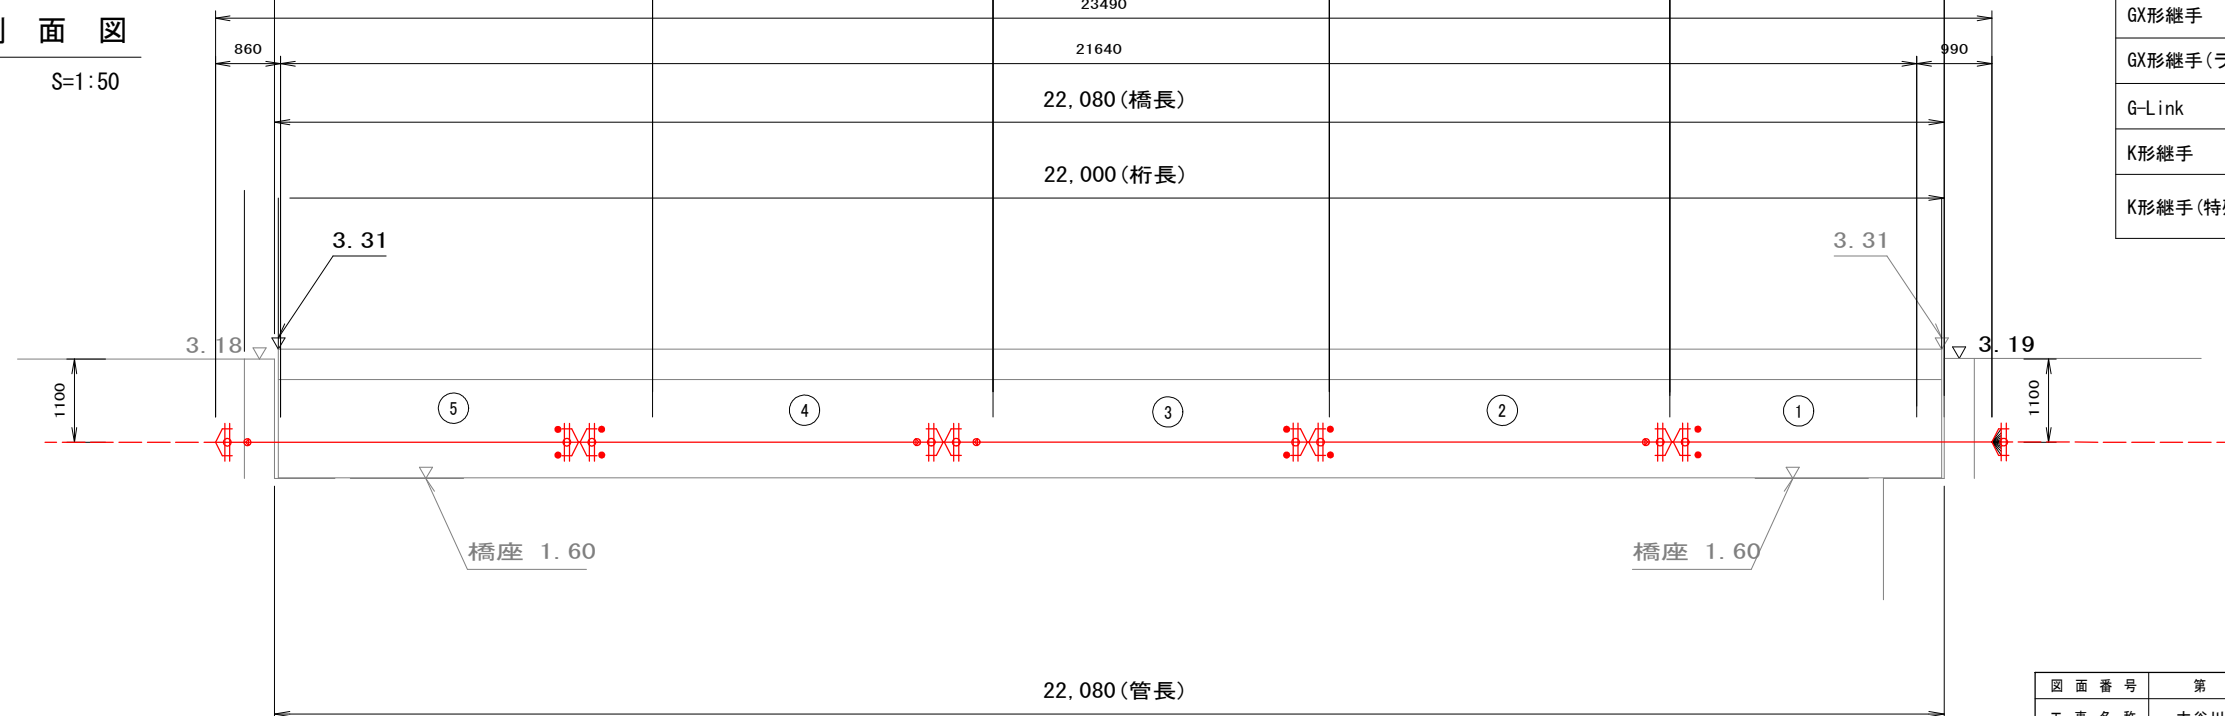


凡 例


GX形継手	
GX形継手 (ライン使用)	
G-Link	
K形継手	
K形継手 (特殊押輪使用)	

図 面 番 号	第 3 号			図面総数		第 5 葉	
工 事 名 称	大谷川第1橋露出銅管取替工事						
図 名	橋梁詳細図					縮尺 1/50	
作 成 年 度	令和 7 年度		所属年度		令和 7 年度		
係 員	課 長	副課長	係 長	設 計	製 図	照 査	
鳴 門 市 企 業 局 水 道 事 業 課							

舖裝復旧平面図 S=1:250

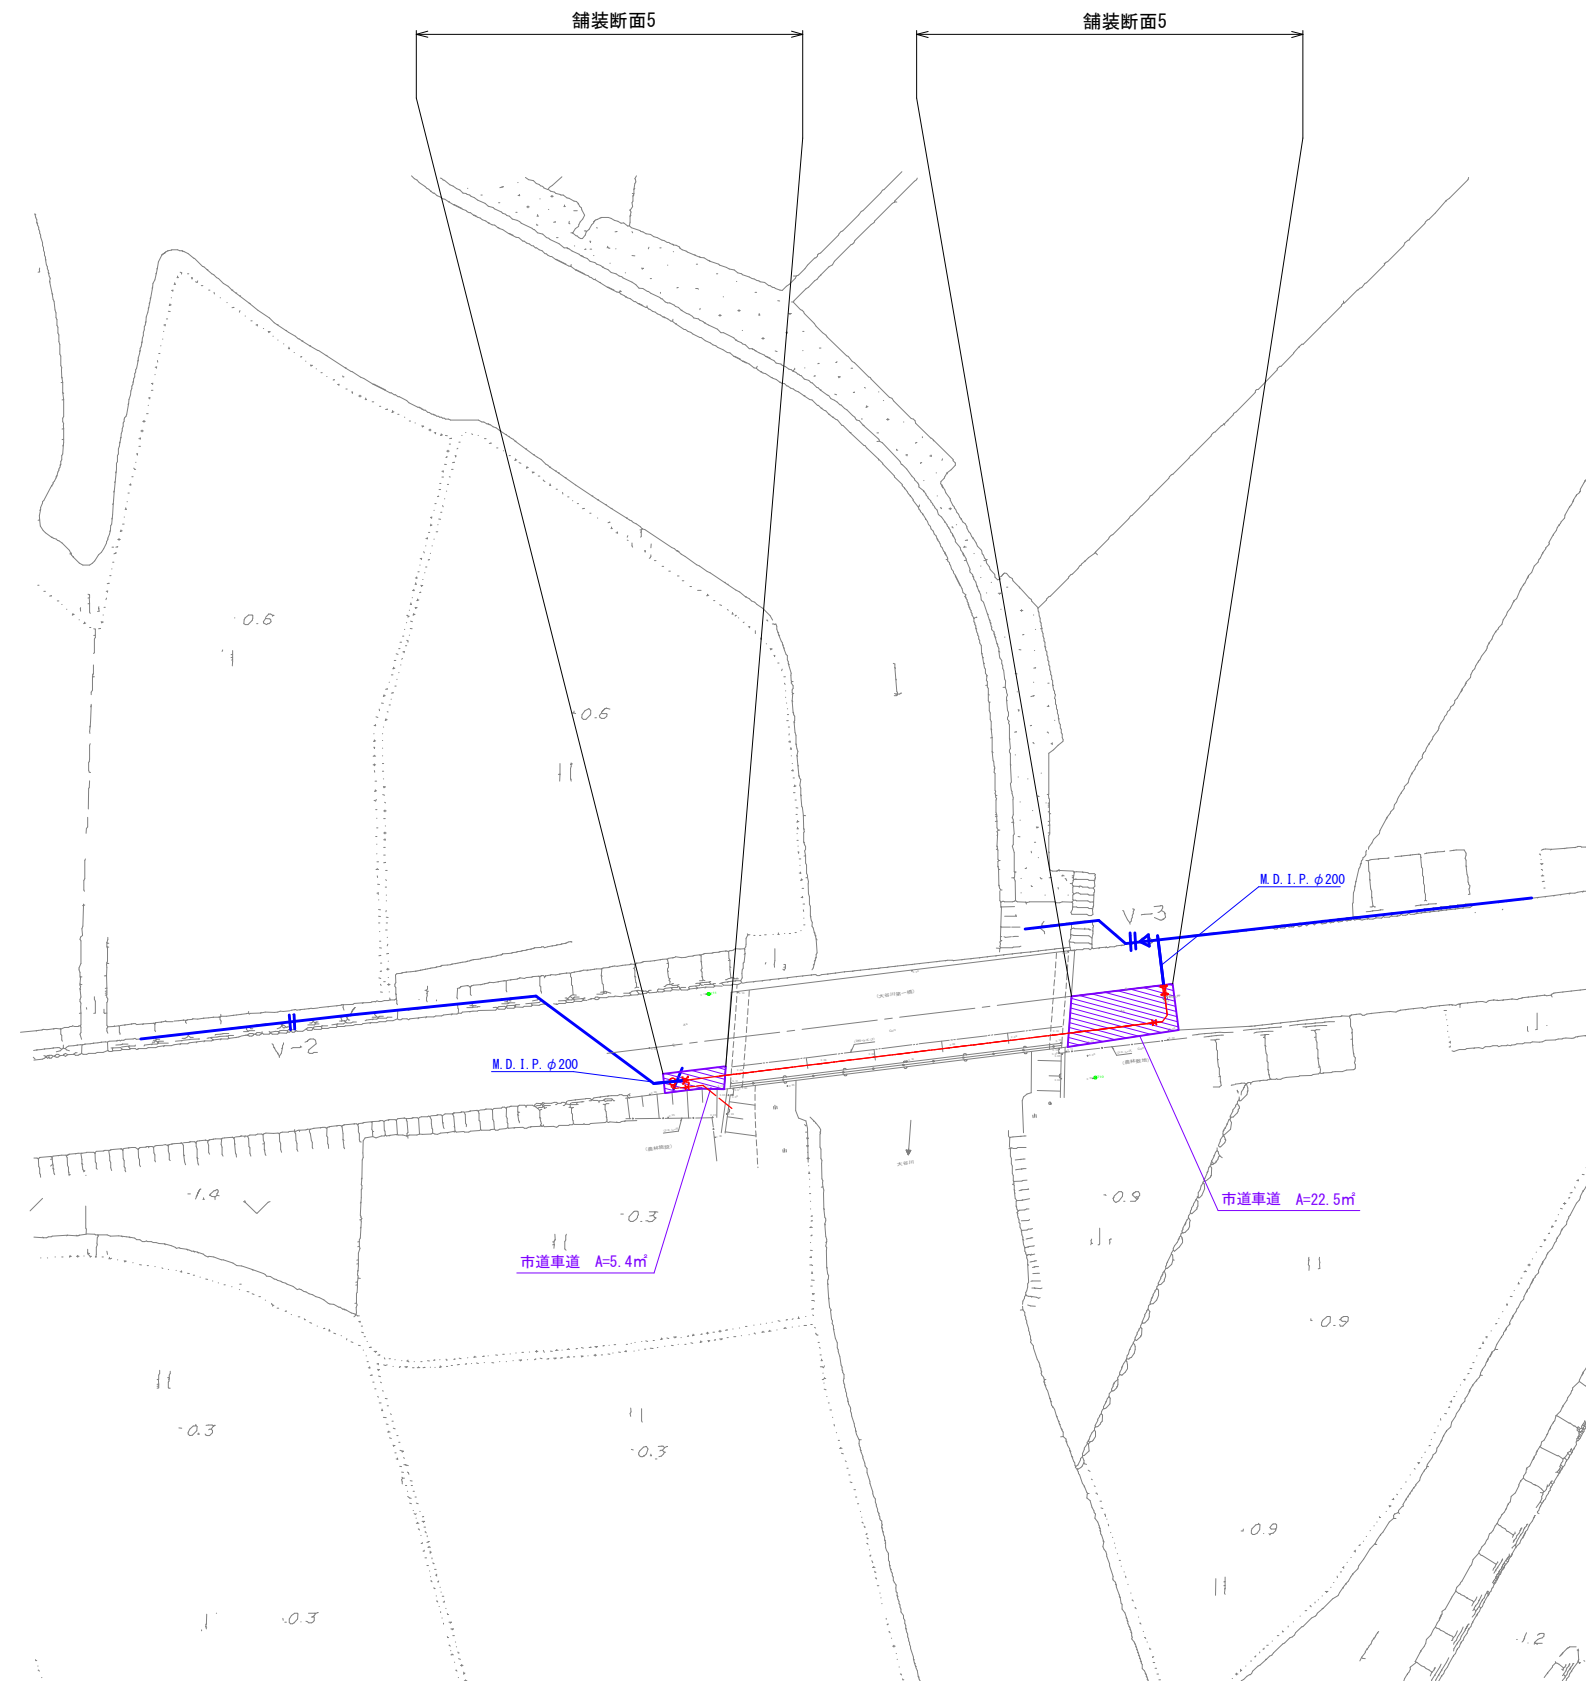

舗装復旧展開図 S=FREE

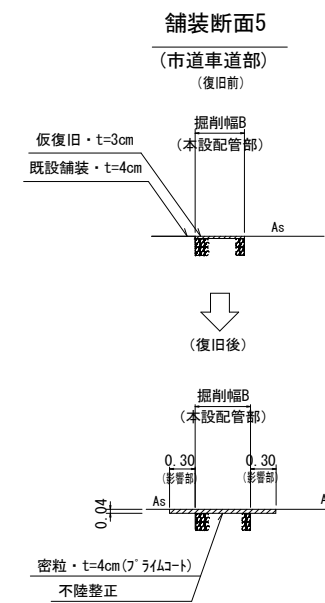

※ 掘削幅から施工目地までの距離が1.2m以内の場合は全面復旧します

凡 例	名 称
	粗粒t=5cm+密粒t=5cm, 不随整正(单道)
	密粒t=5cm, 不随整正(步道)
	粗粒t=5cm+密粒t=5cm, 不随整正(单道)
	密粒t=5cm, 不随整正(步道)
	粗粒t=4cm, 不随整正(单道)
	密粒t=4cm, 不随整正(步道)

図 面 番 号	第 4 号	図面総数			第 5 葉
工 事 名 称	大谷川第1橋露出鋼管取替工事				
図 名	舗装復旧平面図				縮尺 1/250
作 成 年 度	令和 7 年度	所属年度		令和 7 年度	
係 員	課 長	副課長	係 長	設 計	製 図
鳴 門 市 企 業 局 水 道 事 業 課					

S=1 : 20



図面番号	第 5 号	図面総数	第 5 葉
工事名称	大谷川第1橋露出鋼管取替工事		
図名	掘削標準断面図 縮尺 1/20		
作成年度	令和 7 年度	所属年度	令和 7 年度
係員	課長	副課長	係長
			設計
			製図
			照査
鳴門市企業局水道事業課			

仮設配管平面図 S=1:500




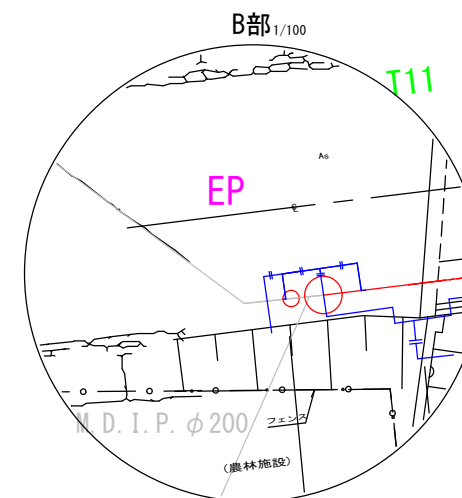


図 面 番 号	参考図第 1 号	図面総数	参考図第 2 葉
工 事 名 称	大谷川第1橋露出鋼管取替工事		
図 名	仮設配管平面図		縮尺 図示
作 成 年 度	令和 7 年度	所属年度	令和 7 年度
係 員	課 長	副課長	係 長
			設 計
			製 図
			照 査
鳴 門 市 企 業 局 水 道 事 業 課			

仮 設 配 管 図 S=Free

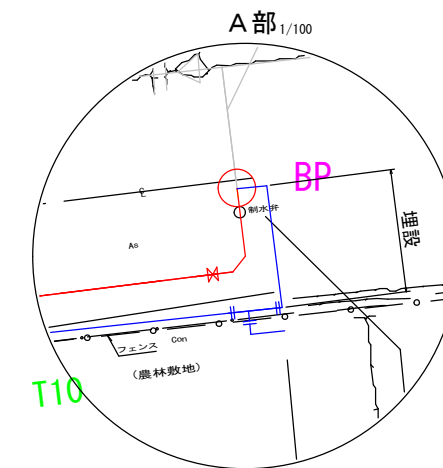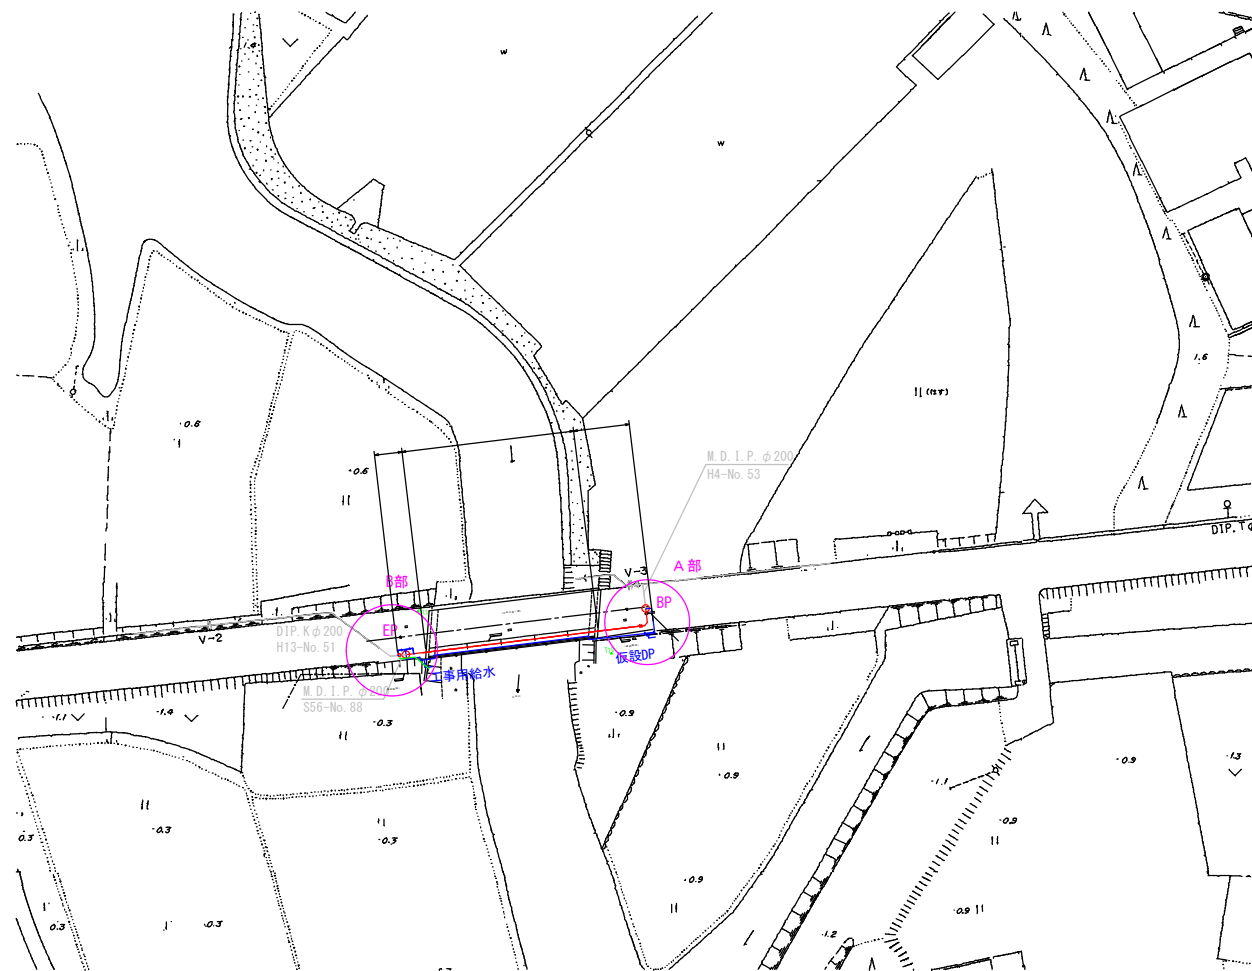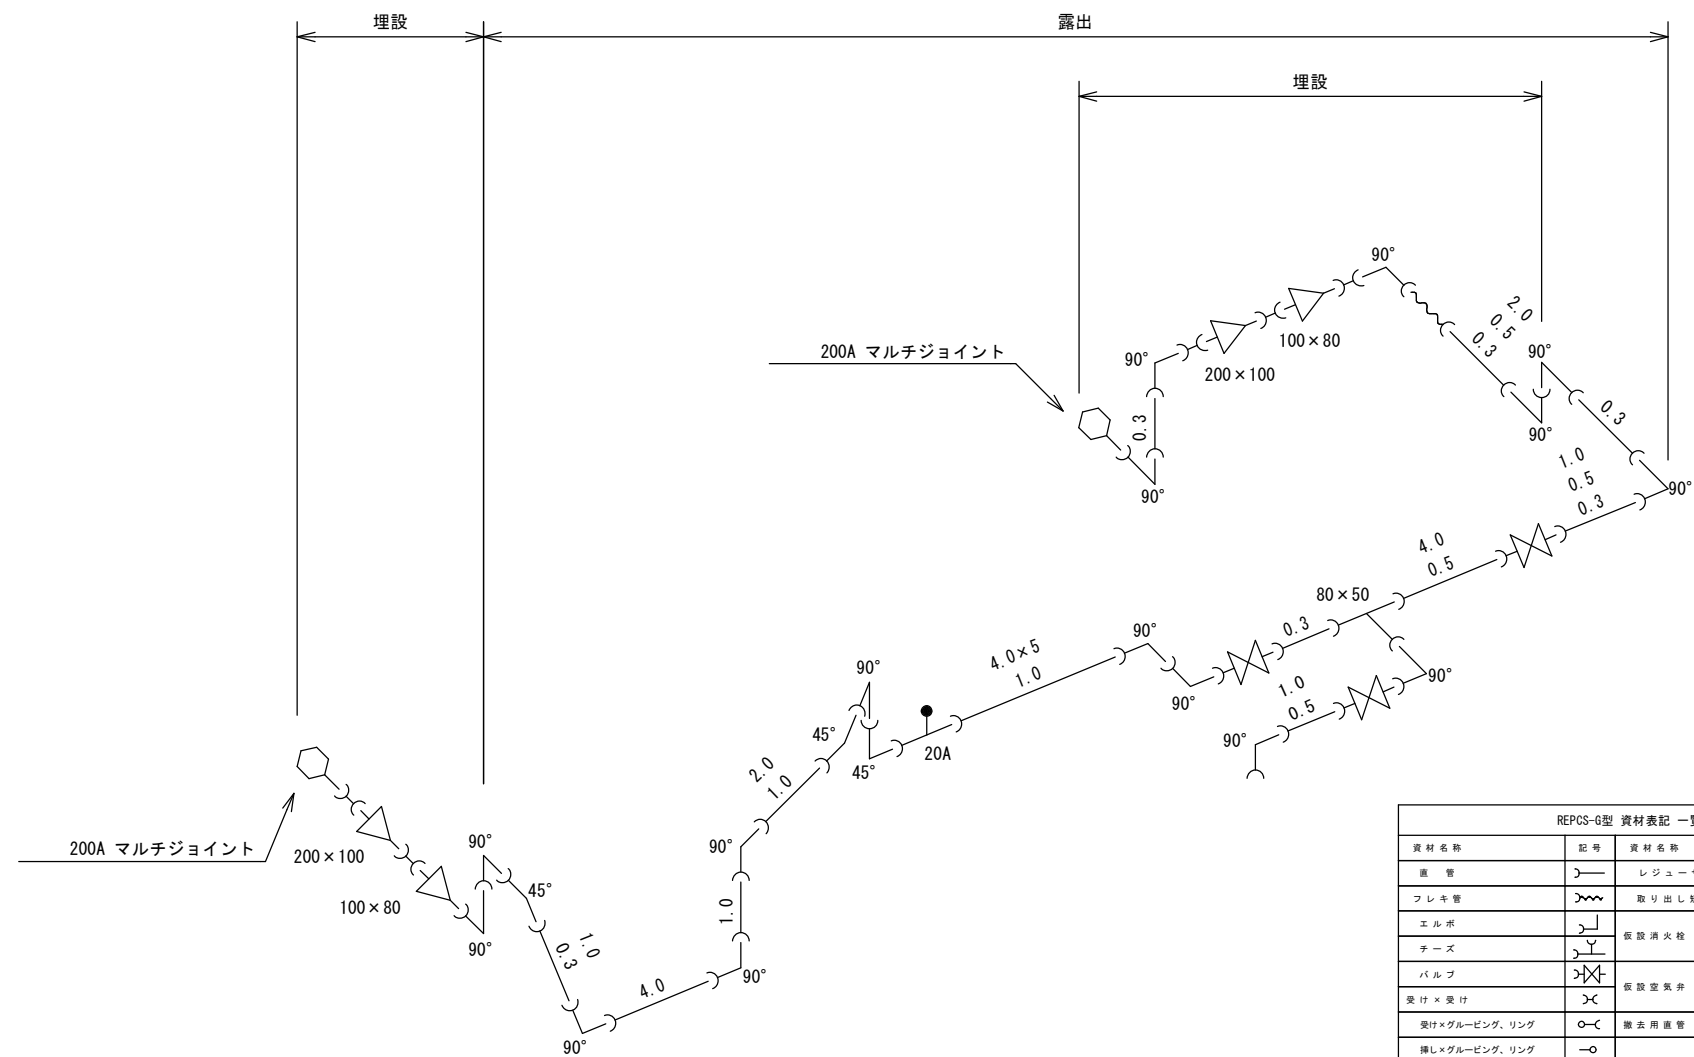

資材名称	記号	資材名称	記号
直 管		レジュューサー	
フレキ管		取り出し短管	
エルボ		仮設消火栓	
チーゾ		仮設空気弁	
バルブ		除去用直管	
受け×受け			
受付け×グルーピング、リング			
挿し×グルーピング、リング			

図 面 番 号	参考図第 2 号	図面総数	参考図第 2 葉
工 事 名 称	大谷川第1橋露出鋼管取替工事		
図 名	仮設配管図		
作成年度	令和 7 年度	所属年度	令和 7 年度
係 員	課 長	副課長	係 長
			設 計
			製 図
			照 査
鳴 門 市 企 業 局 水 道 事 業 課			