



配管詳細図 S=1:50

A部詳細図


第1工区

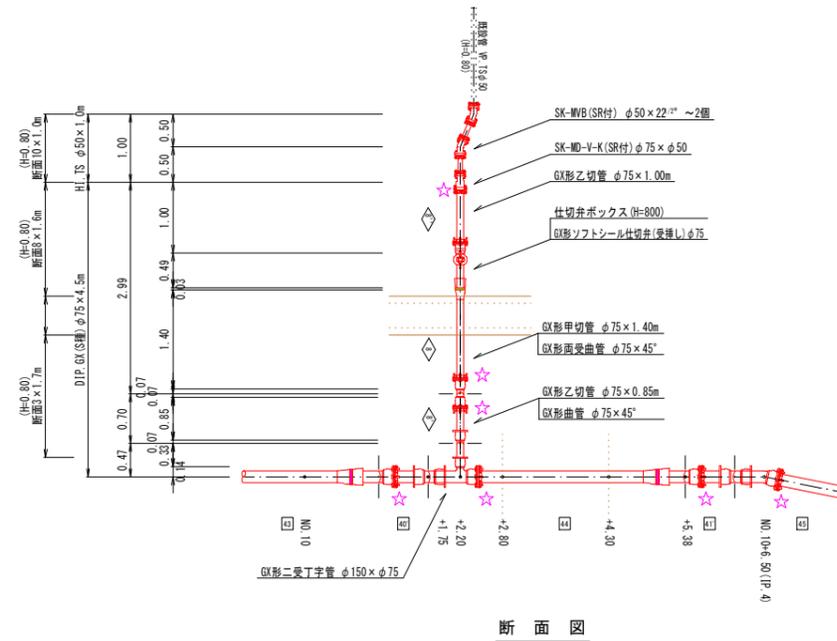

断面図

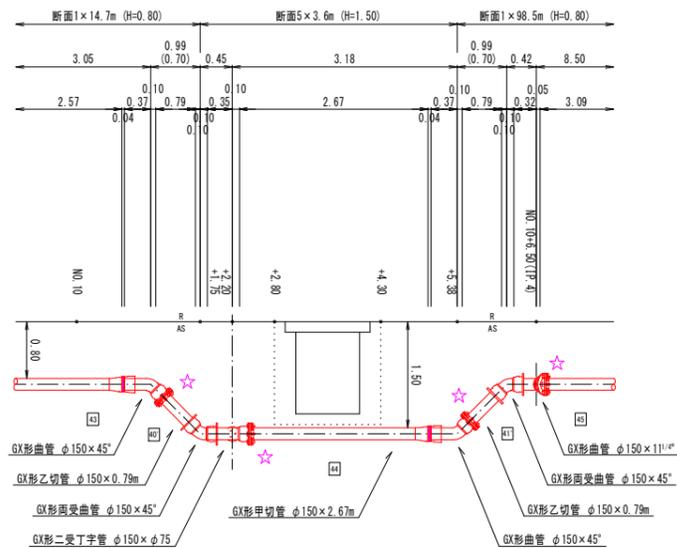

洗管部詳細図

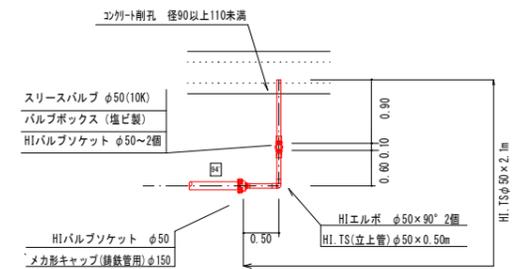

第1工区

凡 例	
	GX形継手(直管) ※挿入管に挿入有り
	GX形継手(直管) (タイナ使用) ※挿入管に挿入有り
	G-Link継手(異形管) (G-Link使用) ※挿入管に挿入無し
	GX形継手(異形管) (金属材料使用) ※挿入管に挿入有り
	鉄管切断

必要一体化長さ一覧表 (0.75MPa) ※ポリエチレンスリーブ無し			
管径・(土留り)	φ150・(H=0.80)	φ100・(H=0.80)	φ75・(H=0.80)
水平曲管 45°以下	1.0m	1.0m	1.0m
水平曲管 45°～90°以下	4.0m	1.0m	1.0m
水平丁字(三方向共通)	1.0m	1.0m	1.0m
管端・仕切弁部	7.0m	5.5m	4.5m

注:1. 一覧表の数値は単独曲管の場合の必要一体化長さであり、複合曲管や、他異形管と連続設置する場合の必要一体化長さは異なる。
2. 表中に必要一体化長さが記されている場合は図中の値を参照する。
3. 必要一体化長さは異形管の長さとは異なる。
4. 単独曲管部では曲管の両側に一体化長さを確保すること。

仕切弁ボックス組合せ表 (φ250タイプ)			
管径・(設置高)	φ150 (H=800)	φ75 (H=800)	φ100(FD) (H=800)
鉄蓋 150H (CVOS-21G-15L)	1	1	1
上部壁 150A (NWK-25-150AN)	1	1	1
中部壁 150B (NHVO-25-150B)		1	
下部壁 200C (NHVO-25-200C)		1	
下部壁 300C (NHVO-25-300C)	1		1
底版 60S (NHVO-25-60S)	1	1	1

消火栓ボックス組合せ表	
管径・(設置高)	(H=800)
鉄蓋 100H (WOS-50G-10L)	1
上部壁 200A (NHVO-50-200A)	1
中部壁 150B (NHVO-50-150B)	1
下部壁 200C (NHVO-50-200C)	1
底版 40H (NHVO-50-40S)	1

図面番号	参考図第 1 号	図面総数	参考図第 12 葉
工事名称	県道瀬戸港線配水管布設替工事		
図名	配管詳細図 縮尺 50 分の 1		
作成年度	令和 4 年度	所属年度	令和 4 年度
係員	課長	副課長	係長
	設計	製図	照査
鳴門市企業局水道事業課			

仮設配管平面図

S=1:500




図面番号	参考図第2号	図面総数	参考図第12葉
工事名称	県道瀬戸港線配水管布設替工事		
図名	仮設配管平面図		縮尺 500分の1
作成年度	令和4年度	所属年度	令和4年度
係員	課長	副課長	係長
	設計	製図	照査
鳴門市企業局水道事業課			

凡例

	90° エレベーター
	45° エレベーター
	バルブ
	フランジ継手
	パイプ φ150
	フランジ短管 φ150-2ヶ
分水栓 φ20, 25, 40	
L型止水栓 φ20, 25, 40	
φ25	

仮設配管図(2)

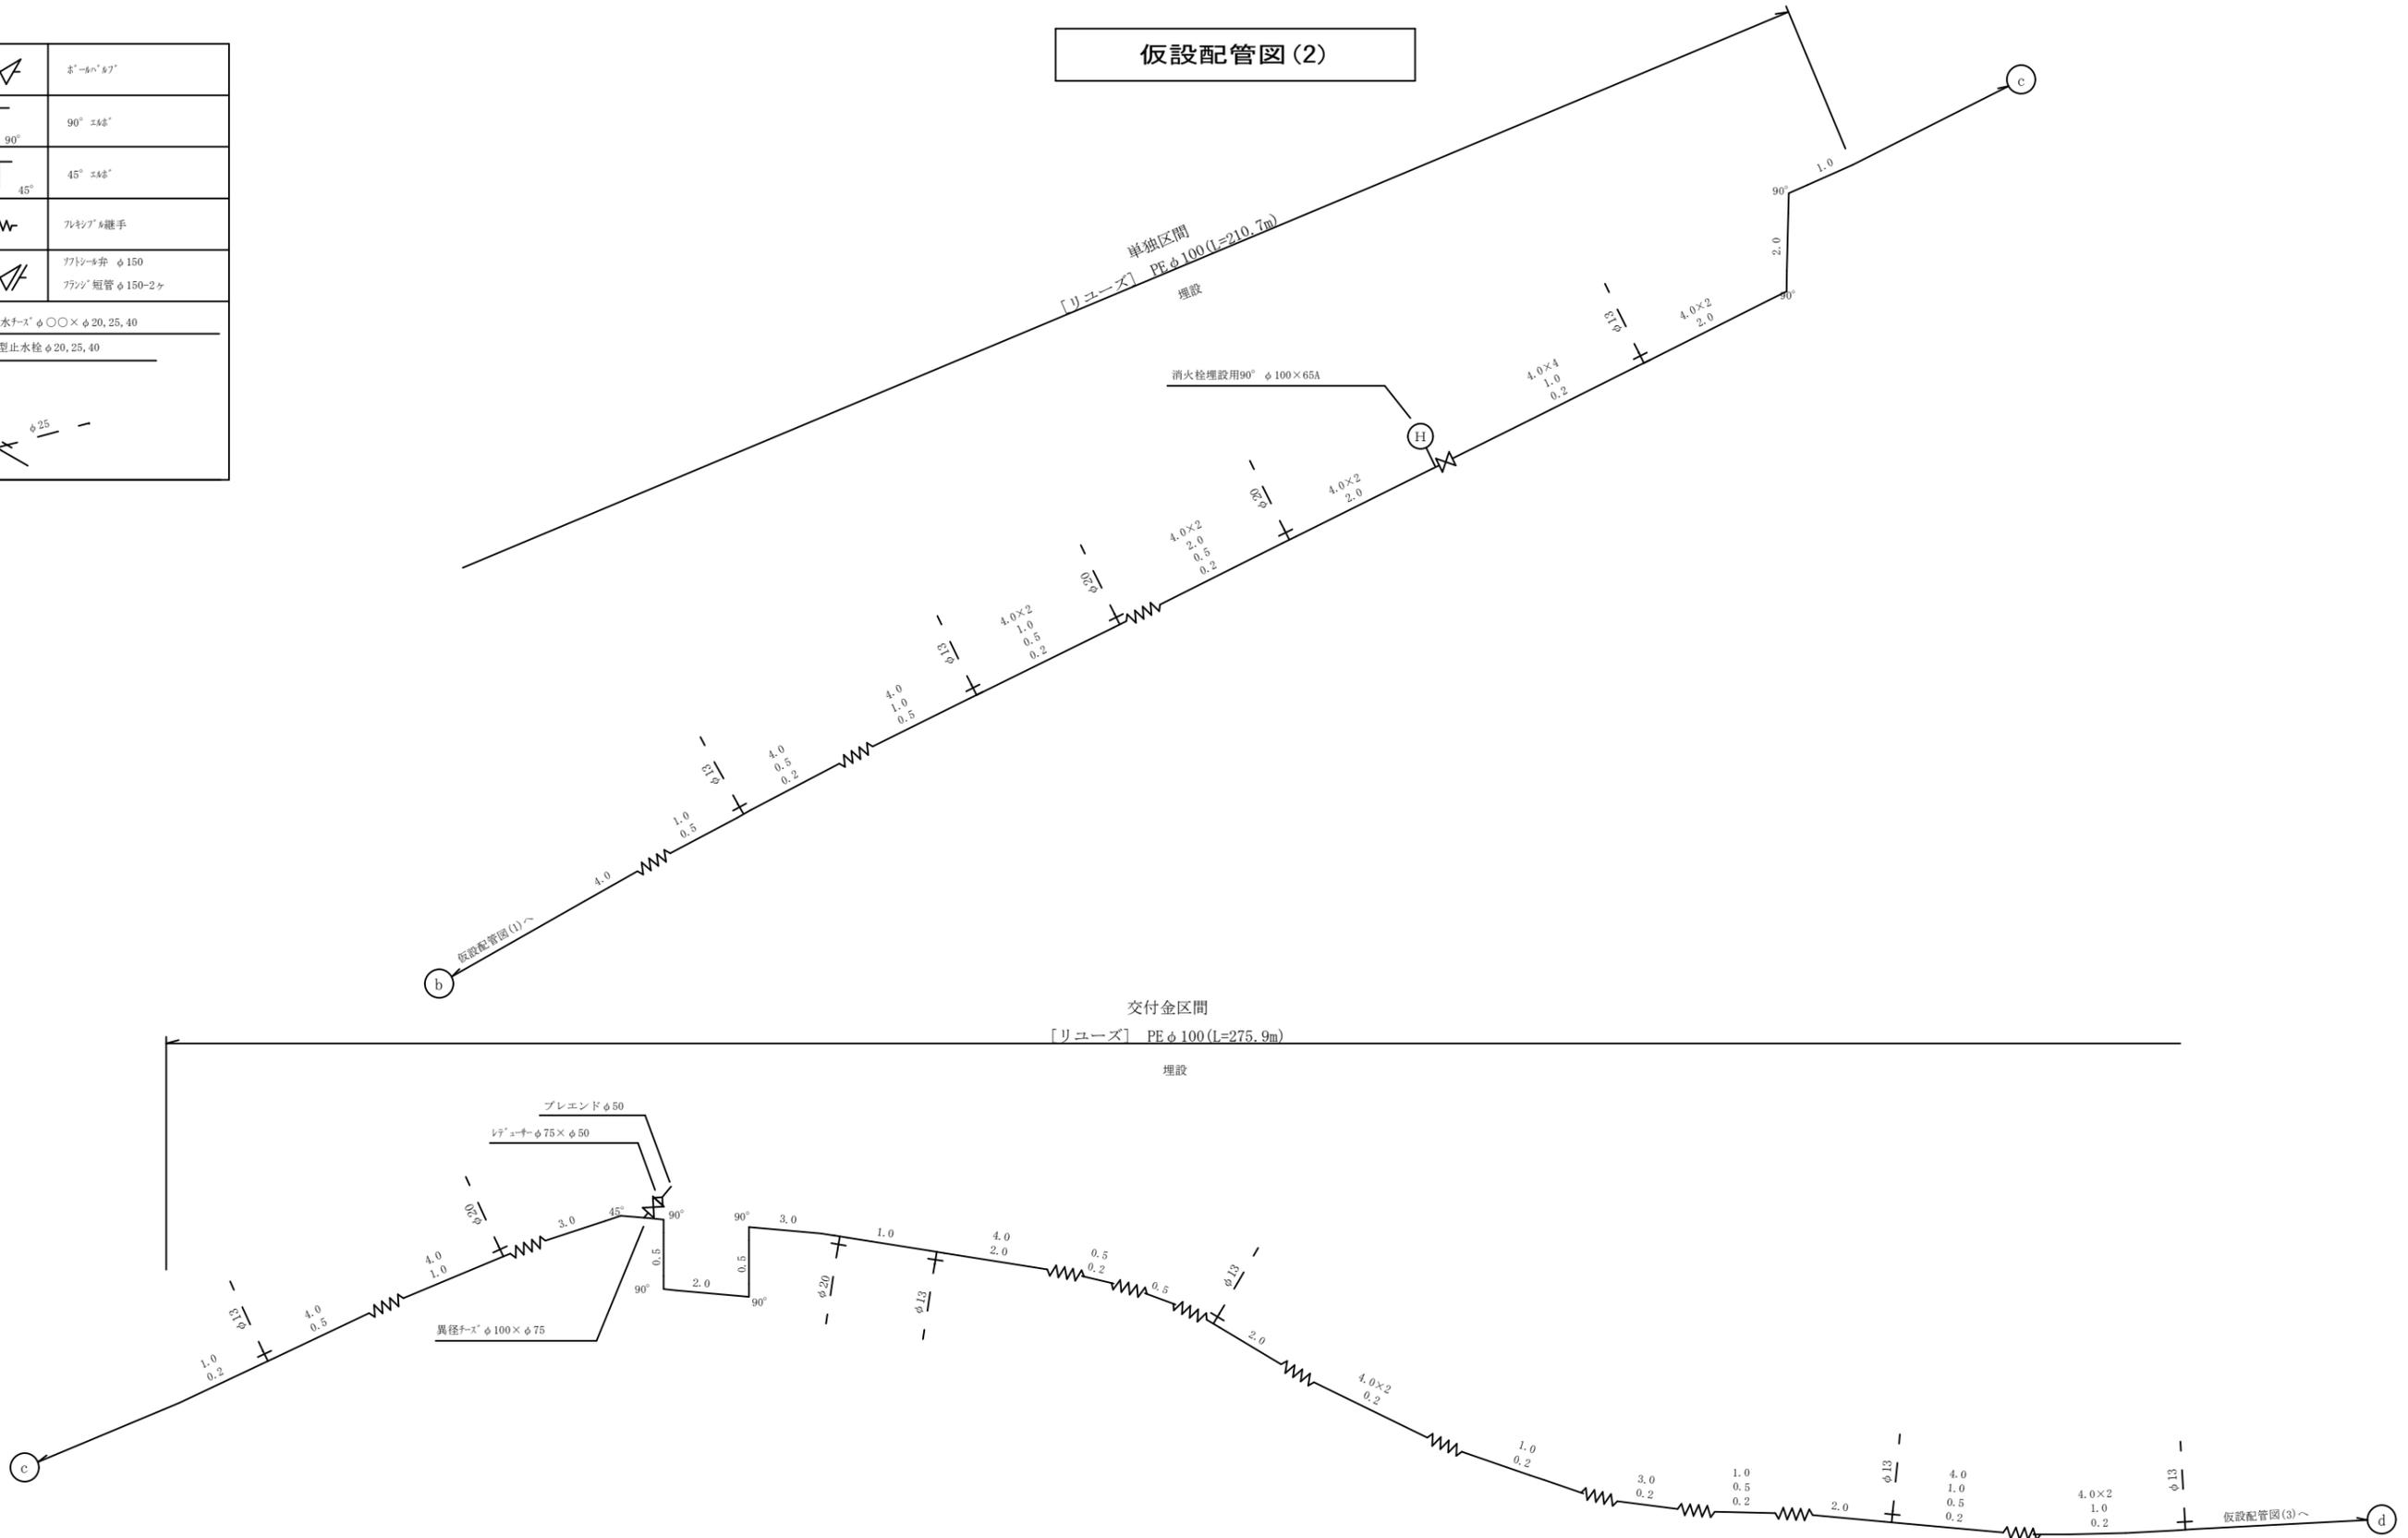


第1工区

図面番号	参考図第 3 号	図面総数	参考図第 12 葉
工事名称	県道瀬戸港線配水管布設替工事		
図名	仮設配管図 2		縮尺 50 分の 1
作成年度	令和 4 年度	所属年度	令和 4 年度
係員	課長	副課長	係長
	設計	製図	照査
鳴門市企業局水道事業課			

凡 例

	φ100×65
	90° 変換
	45° 変換
	バルブ
	パイプ φ150 フランジ短管 φ150-2ヶ
分水栓 φ20×φ20, 25, 40	
L型止水栓 φ20, 25, 40	
	

仮設配管図(3)

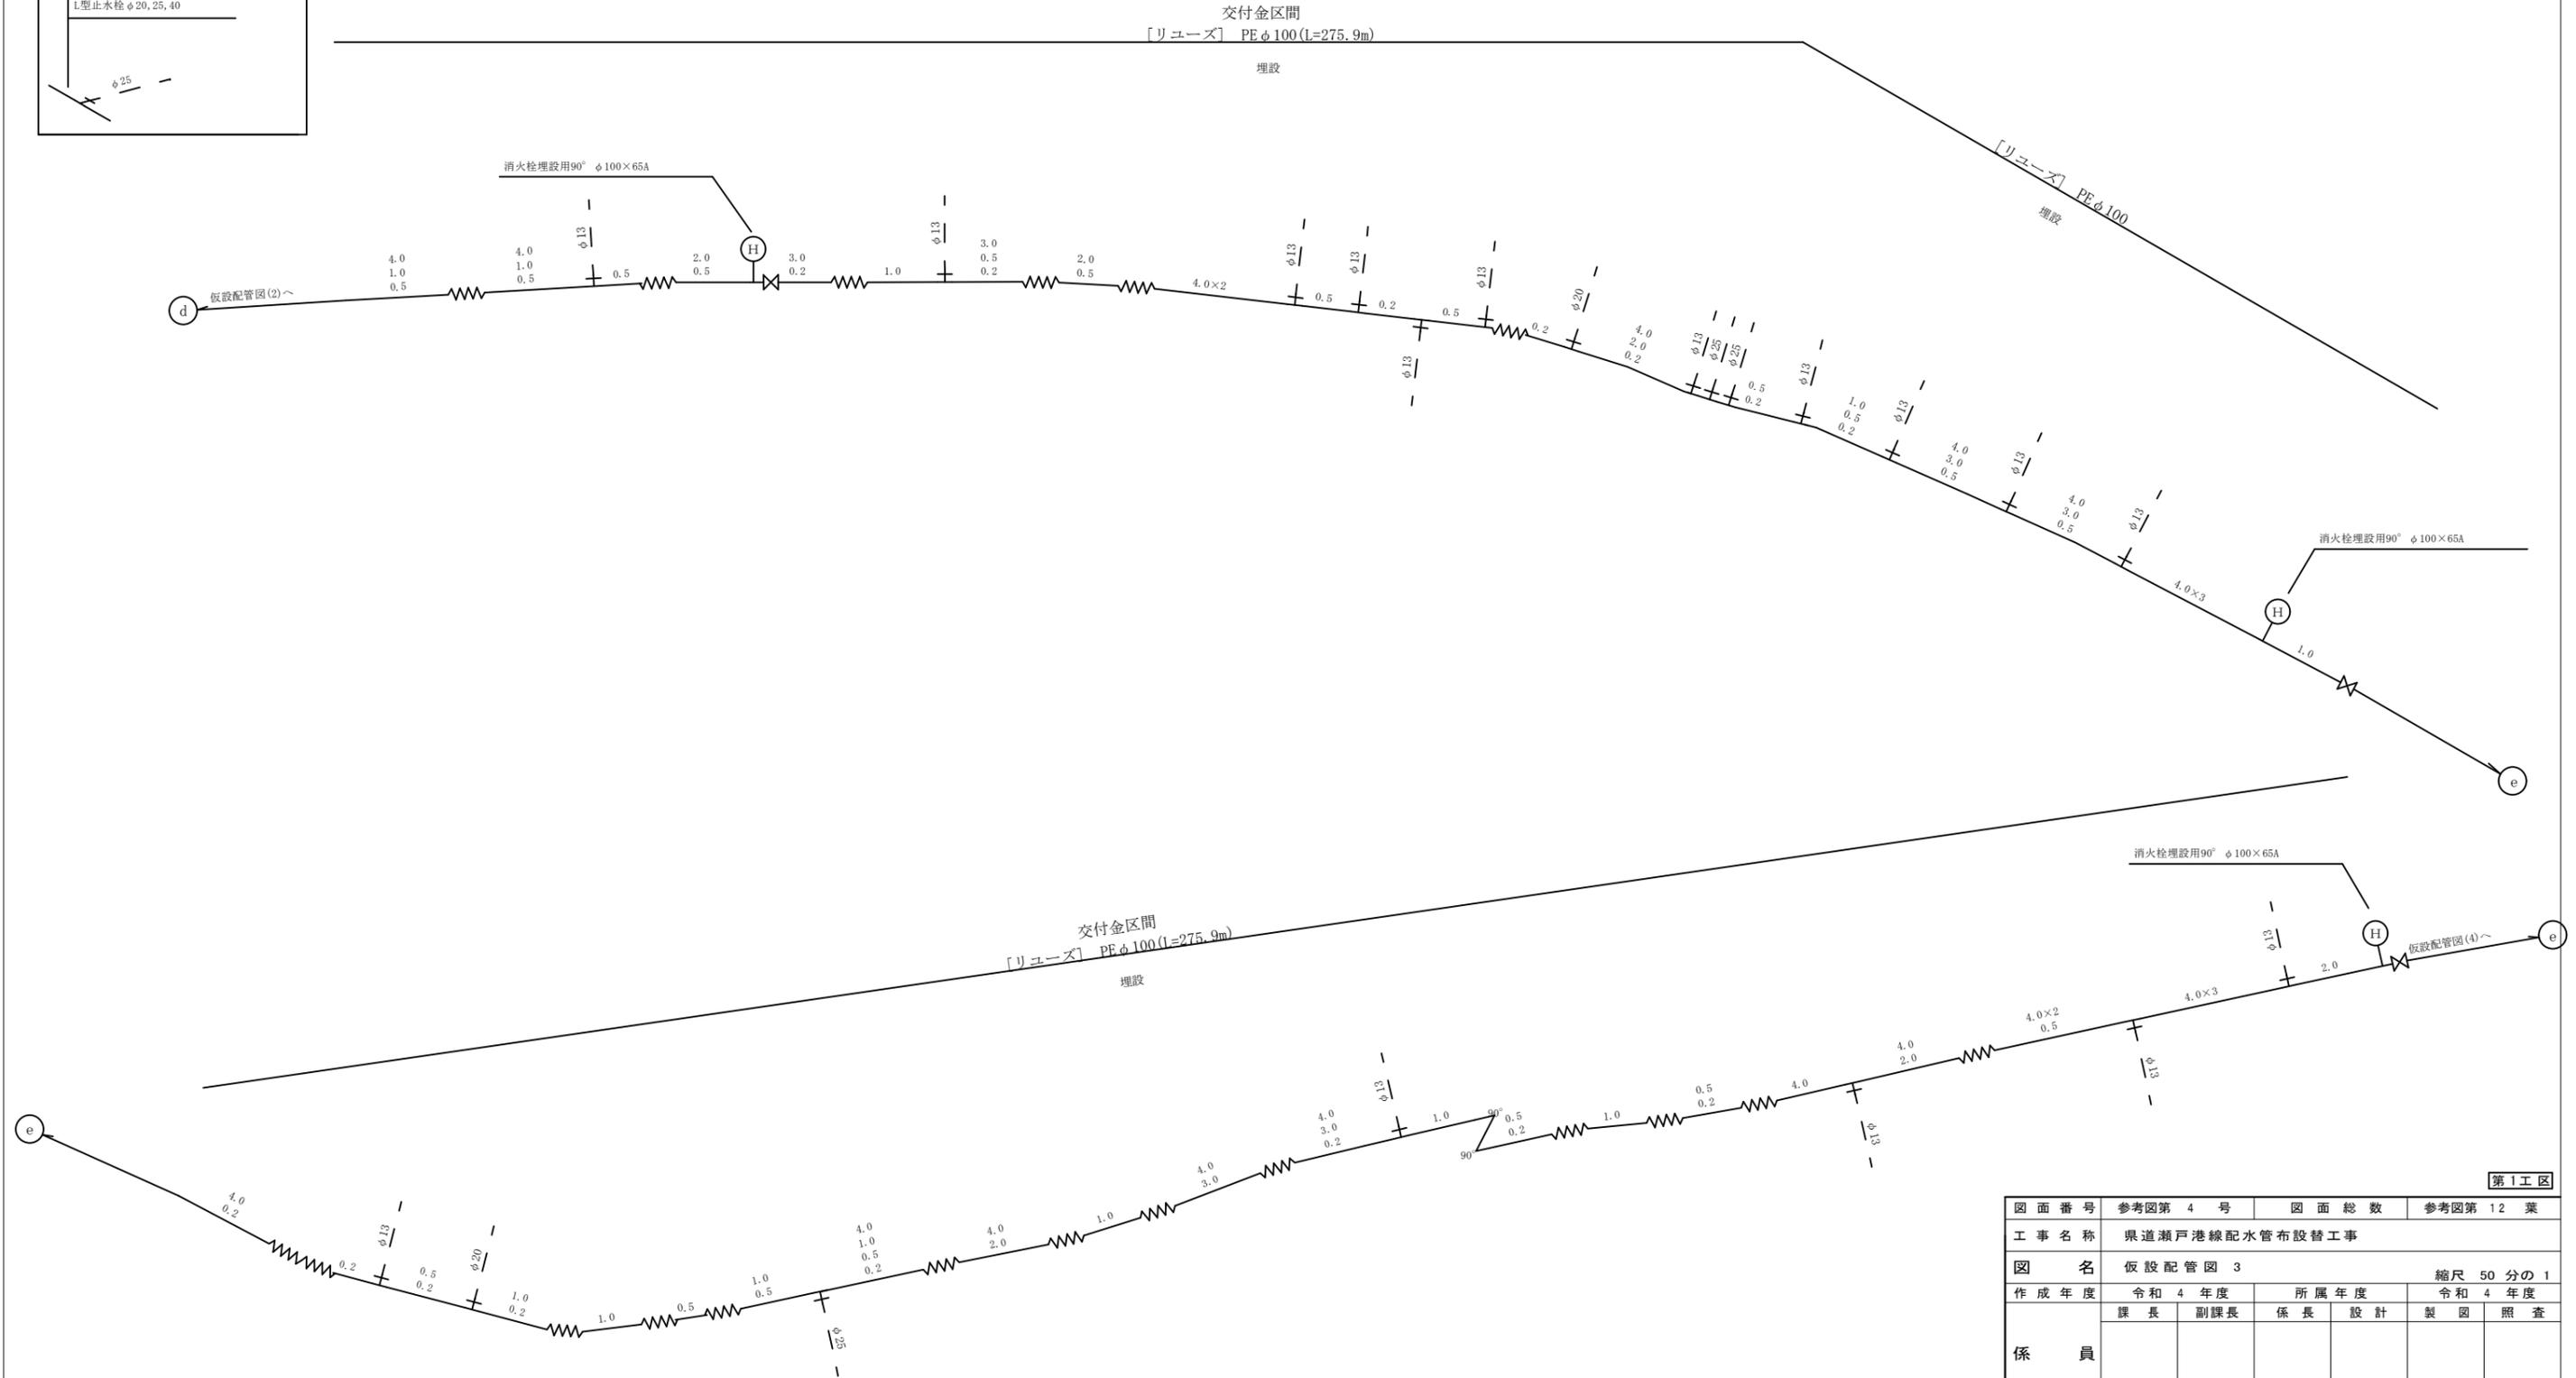


第1工区

図面番号	参考図第 4 号	図面総数	参考図第 12 業
工事名称	県道瀬戸港線配水管布設替工事		
図名	仮設配管図 3		縮尺 50 分の 1
作成年度	令和 4 年度	所属年度	令和 4 年度
係員	課長	副課長	係長
	設計	製図	照査
鳴門市企業局水道事業課			

凡 例

	90° エレク
	45° エレク
	フランジ継手
	フランジ 短管 φ150
	フランジ 短管 φ150-2ヶ
分水栓 φ20, 25, 40	
L型止水栓 φ20, 25, 40	

仮設配管図(4)

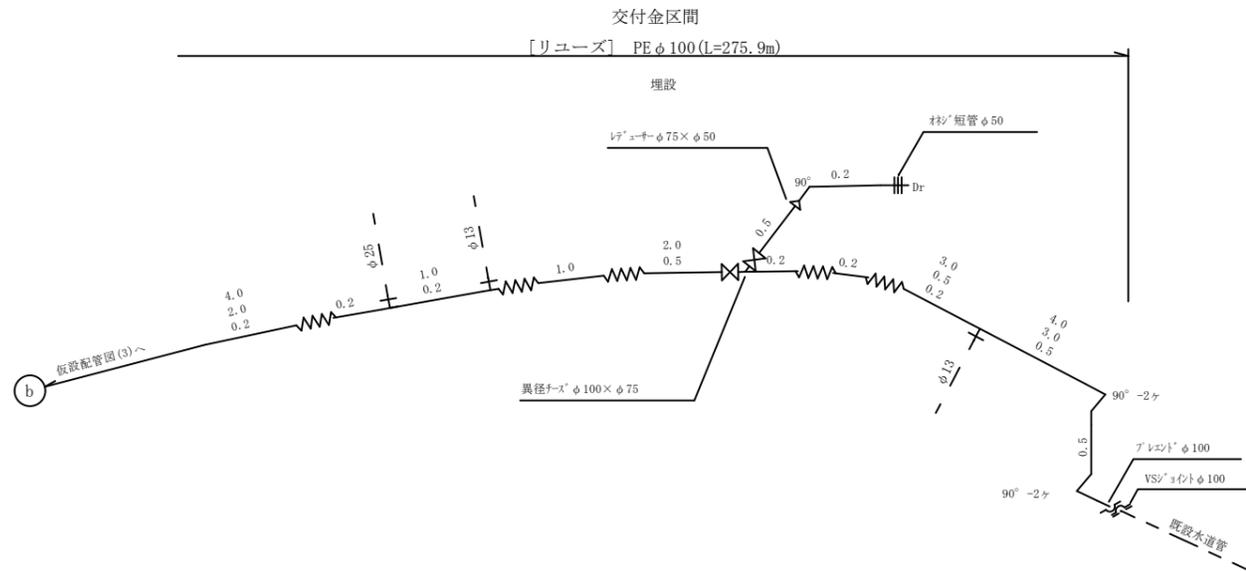


第1工区


図面番号	参考図第 5 号	図面総数	参考図第 12 葉
工事名称	県道瀬戸港線配水管布設替工事		
図名	仮設配管図 4 縮尺 50 分の 1		
作成年度	令和 4 年度	所属年度	令和 4 年度
係員	課長	副課長	係長
	設計	製図	照査
鳴門市企業局水道事業課			

舗装復旧展開図 S=1/200

第1工区
舗装断面1 (夜間施工)

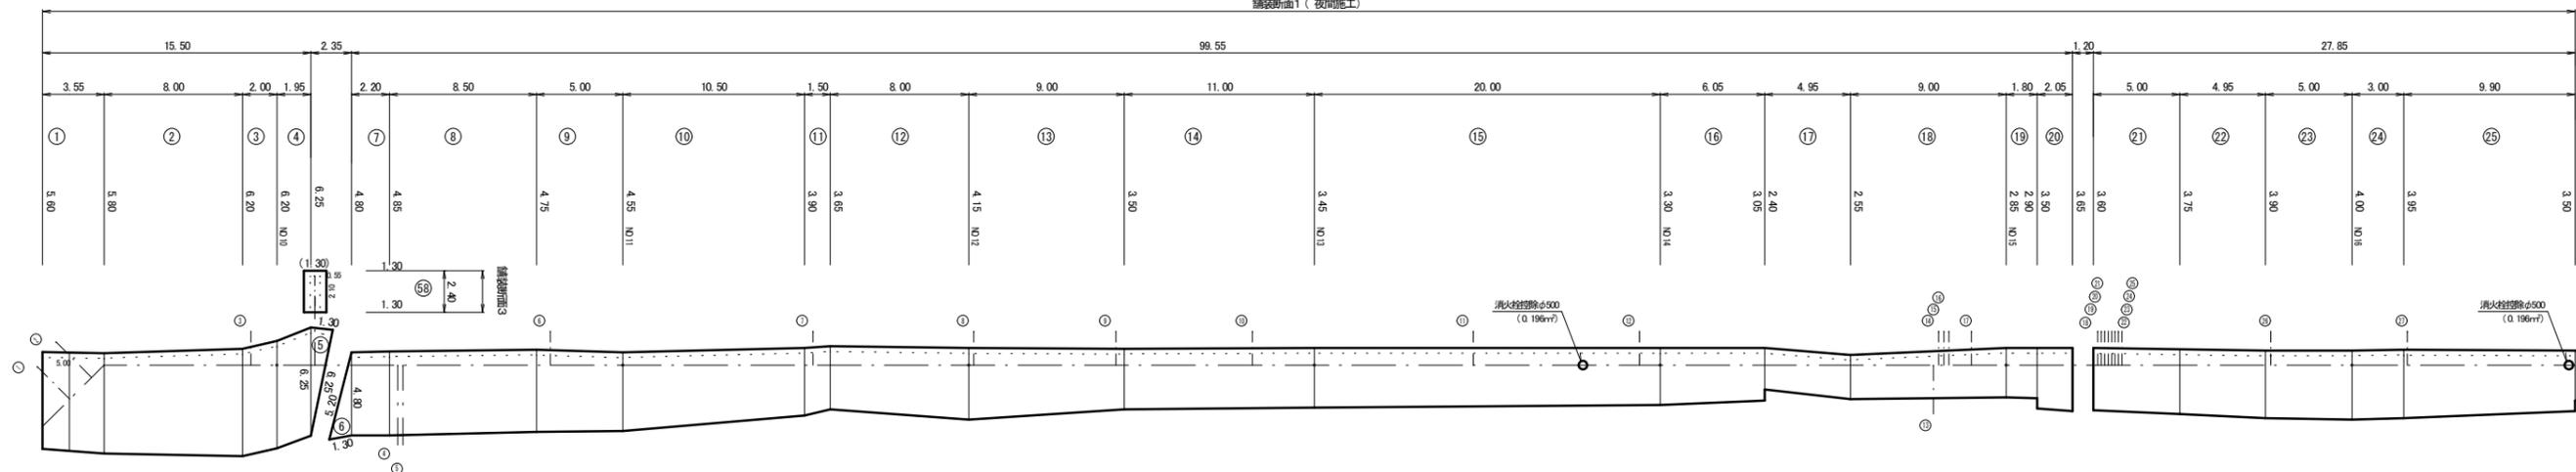

第1工区
舗装断面1 (夜間施工)

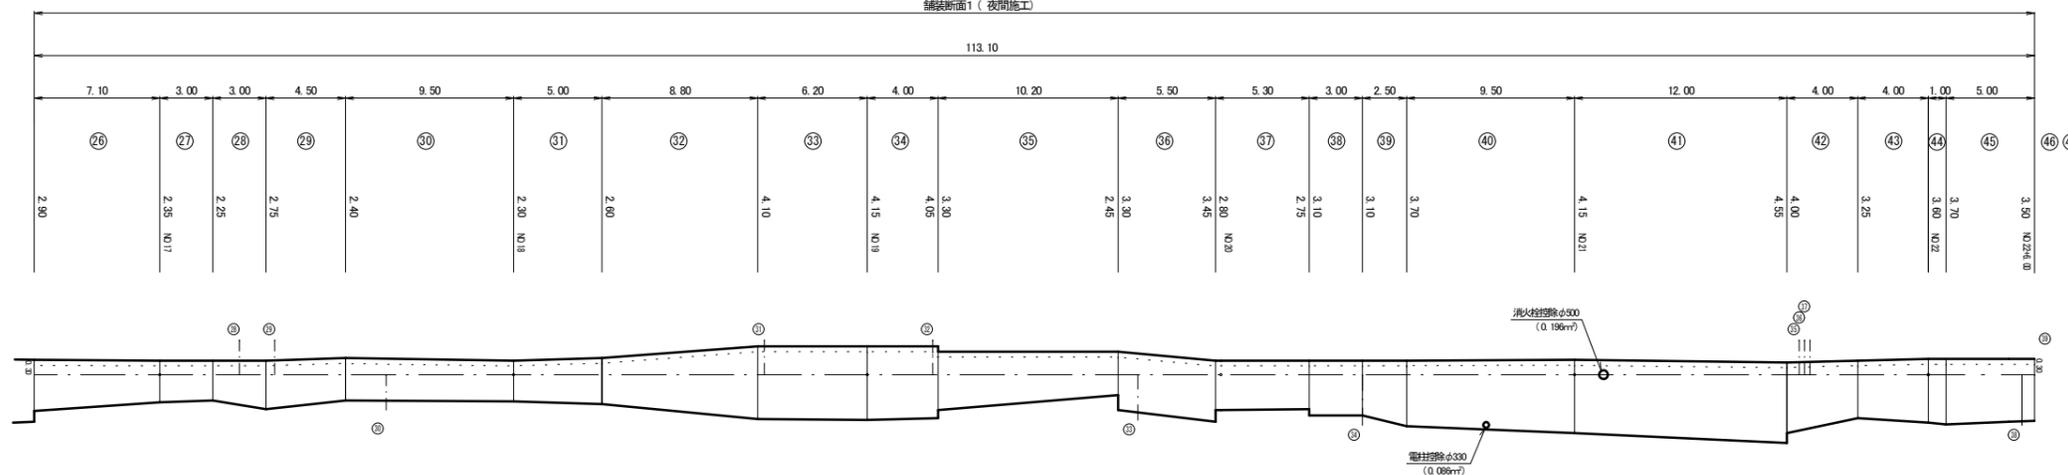


第1工区

図面番号	参考図第 6 号	図面総数	参考図第 12 葉
工事名称	県道瀬戸港線配水管布設替工事		
図名	舗装復旧展開図		縮尺 S=1/200
作成年度	令和 4 年度	所属年度	令和 4 年度
係員	課長	副課長	係長 設計 製図 照査
鳴門市企業局水道事業課			

仮設配管平面図

S=1:500


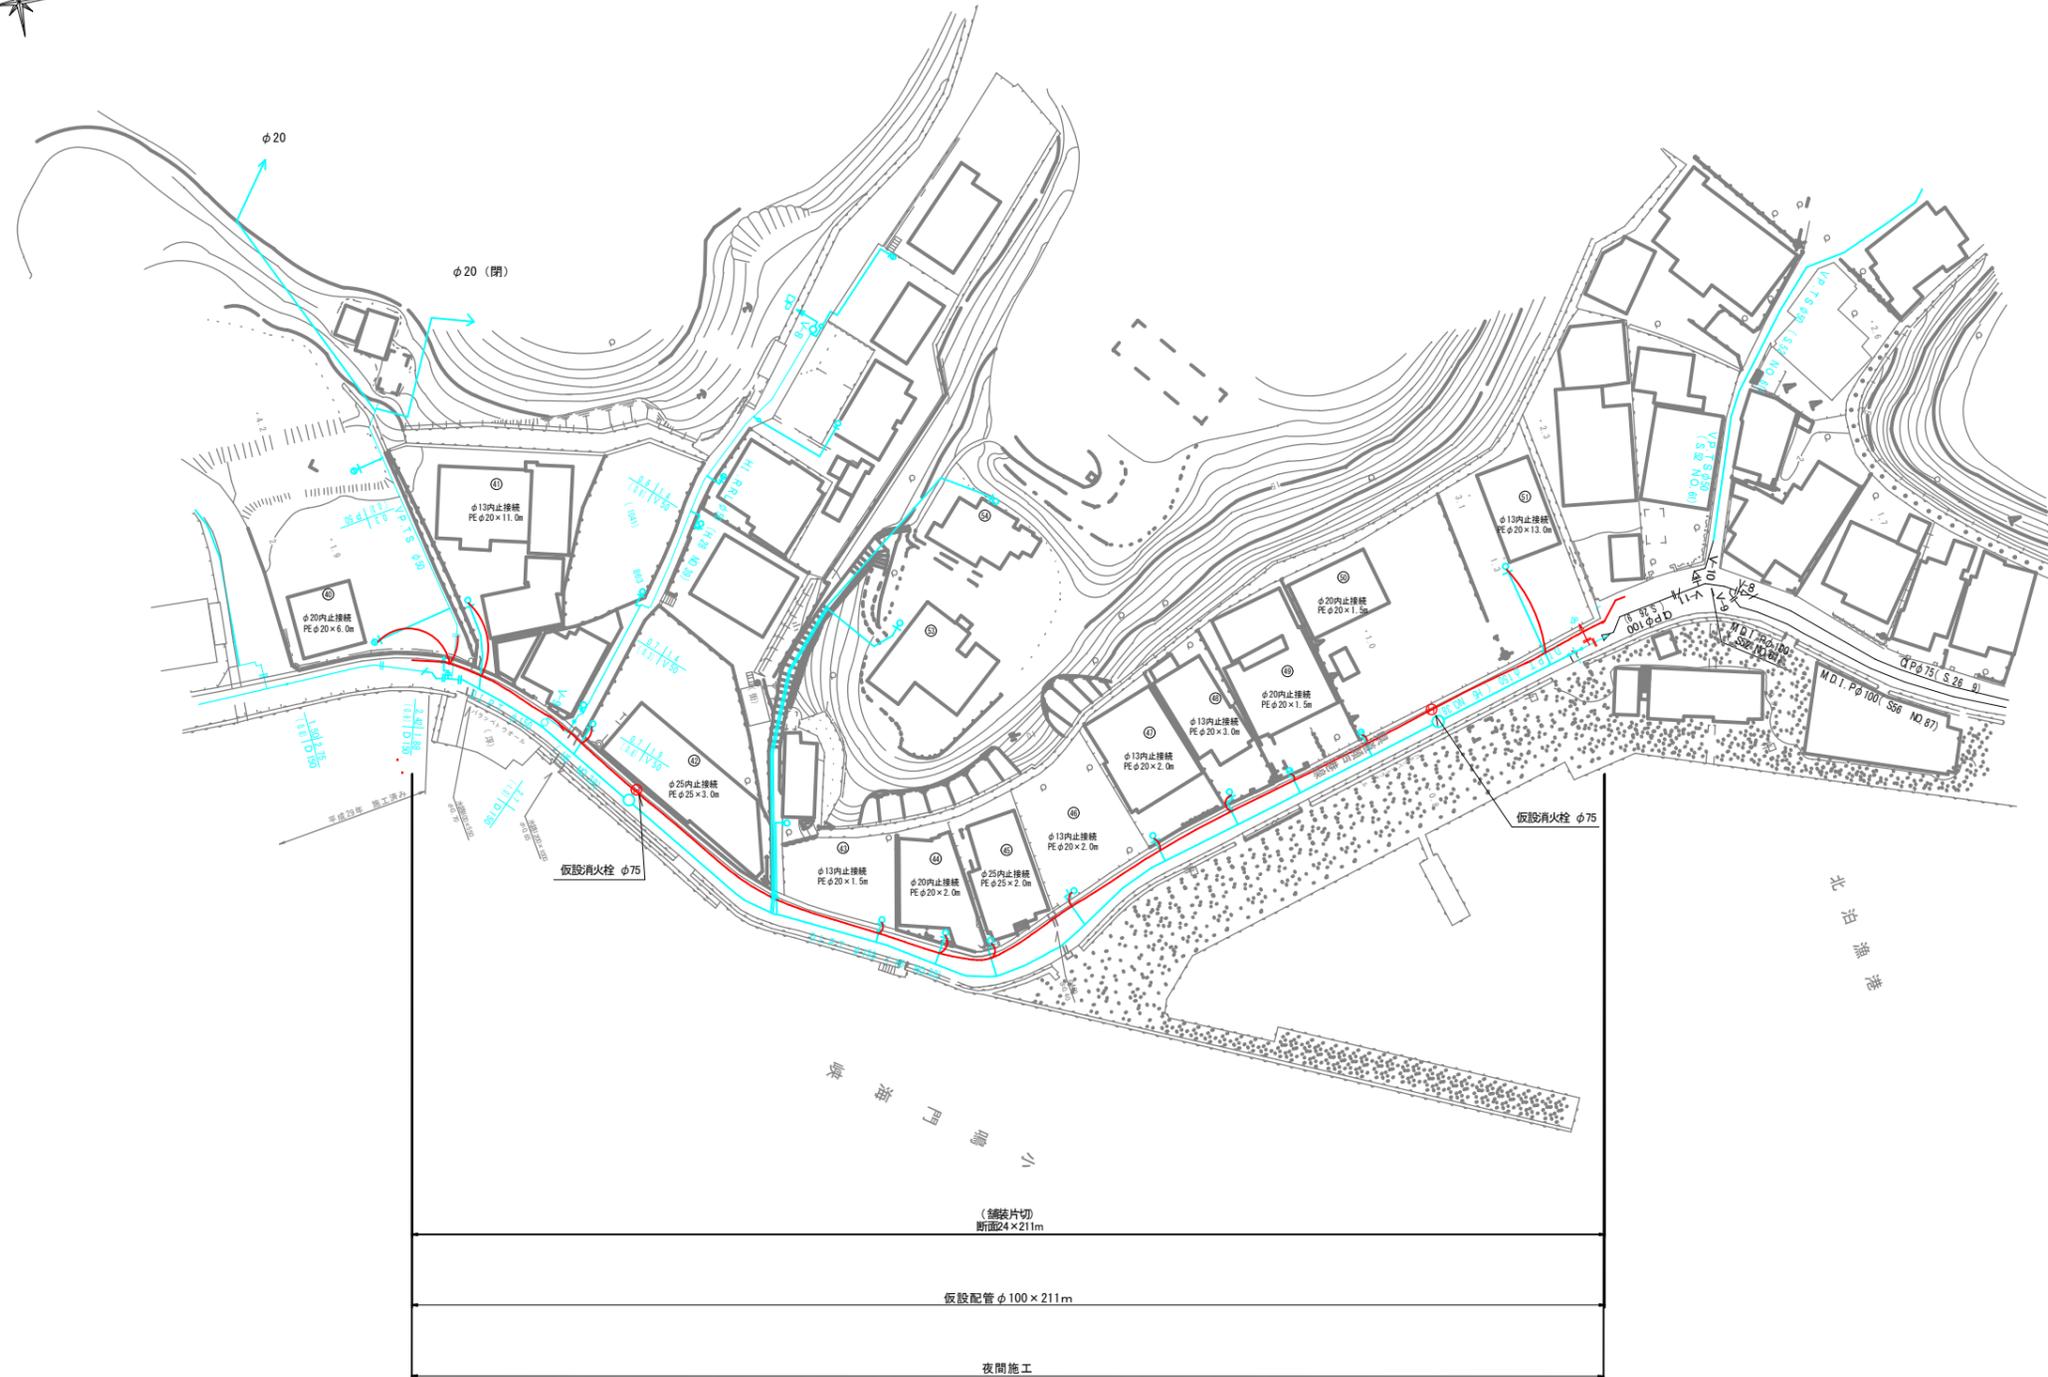


第2工区

図面番号	参考図第 8 号	図面総数	参考図第 12 葉
工事名称	県道瀬戸港線配水管布設替工事		
図名	仮設配管平面図		縮尺 500 分の 1
作成年度	令和 4 年度	所属年度	令和 4 年度
係員	課長	副課長	係長 設計 製図 照査
鳴門市企業局水道事業課			

舗装復旧展開図 S=1/200


第2工区 単独

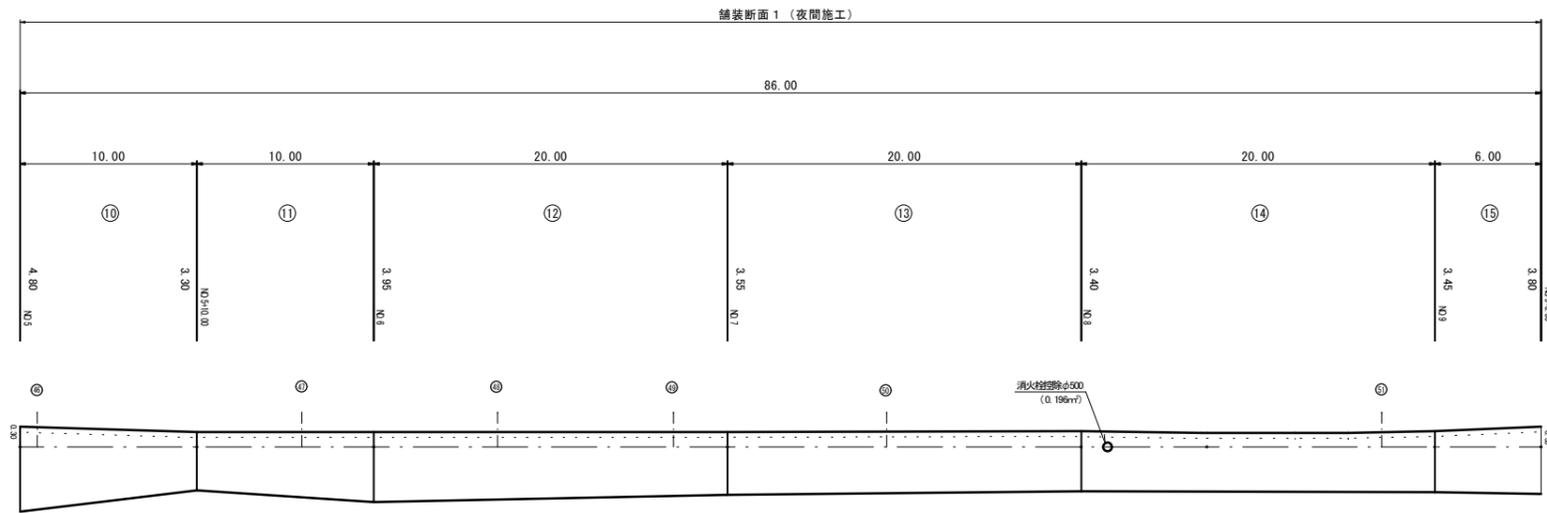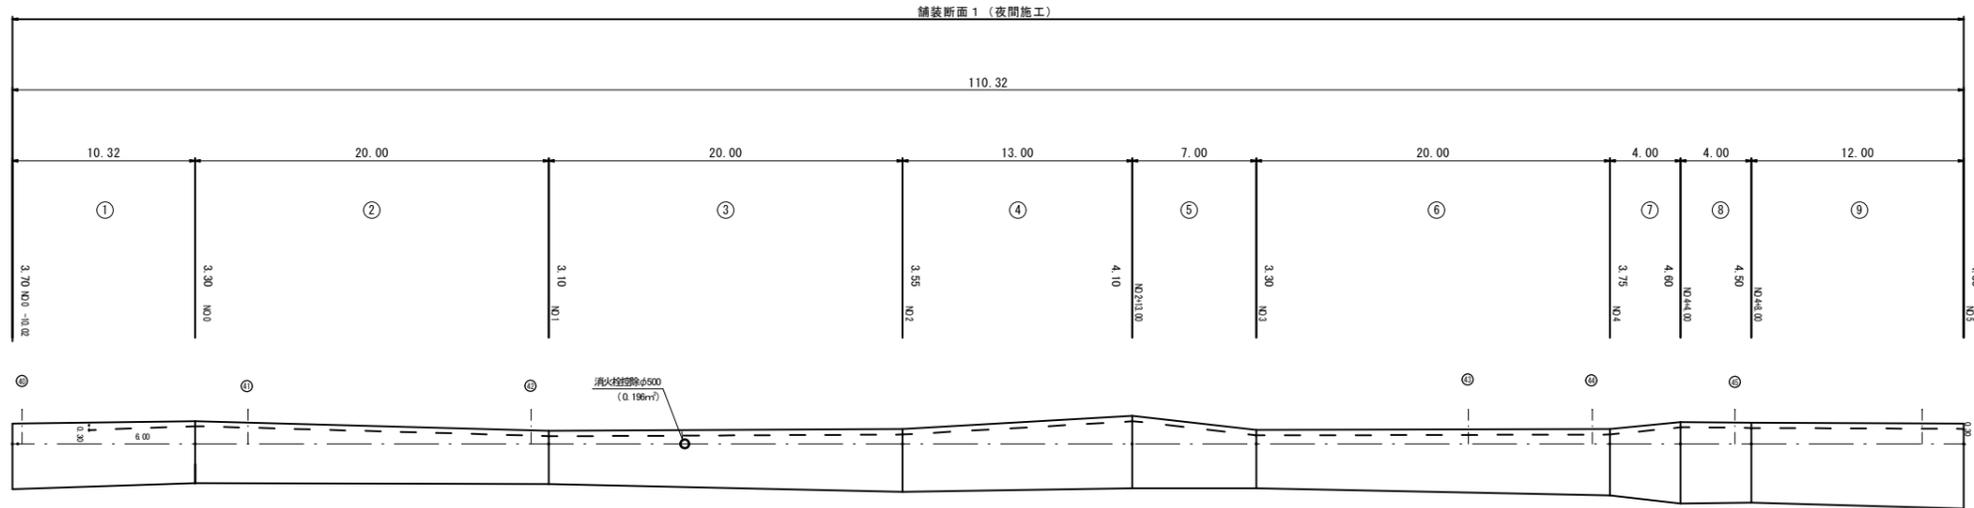

第2工区

図面番号	参考図第10号	図面総数	参考図第12葉
工事名称	県道瀬戸港線配水管布設替工事		
図名	舗装復旧展開図		縮尺 S=1/200
作成年度	令和4年度	所属年度	令和4年度
係員	課長	副課長	係長
	設計	製図	照査
鳴門市企業局水道事業課			

既設管撤去平面図 S=1:500

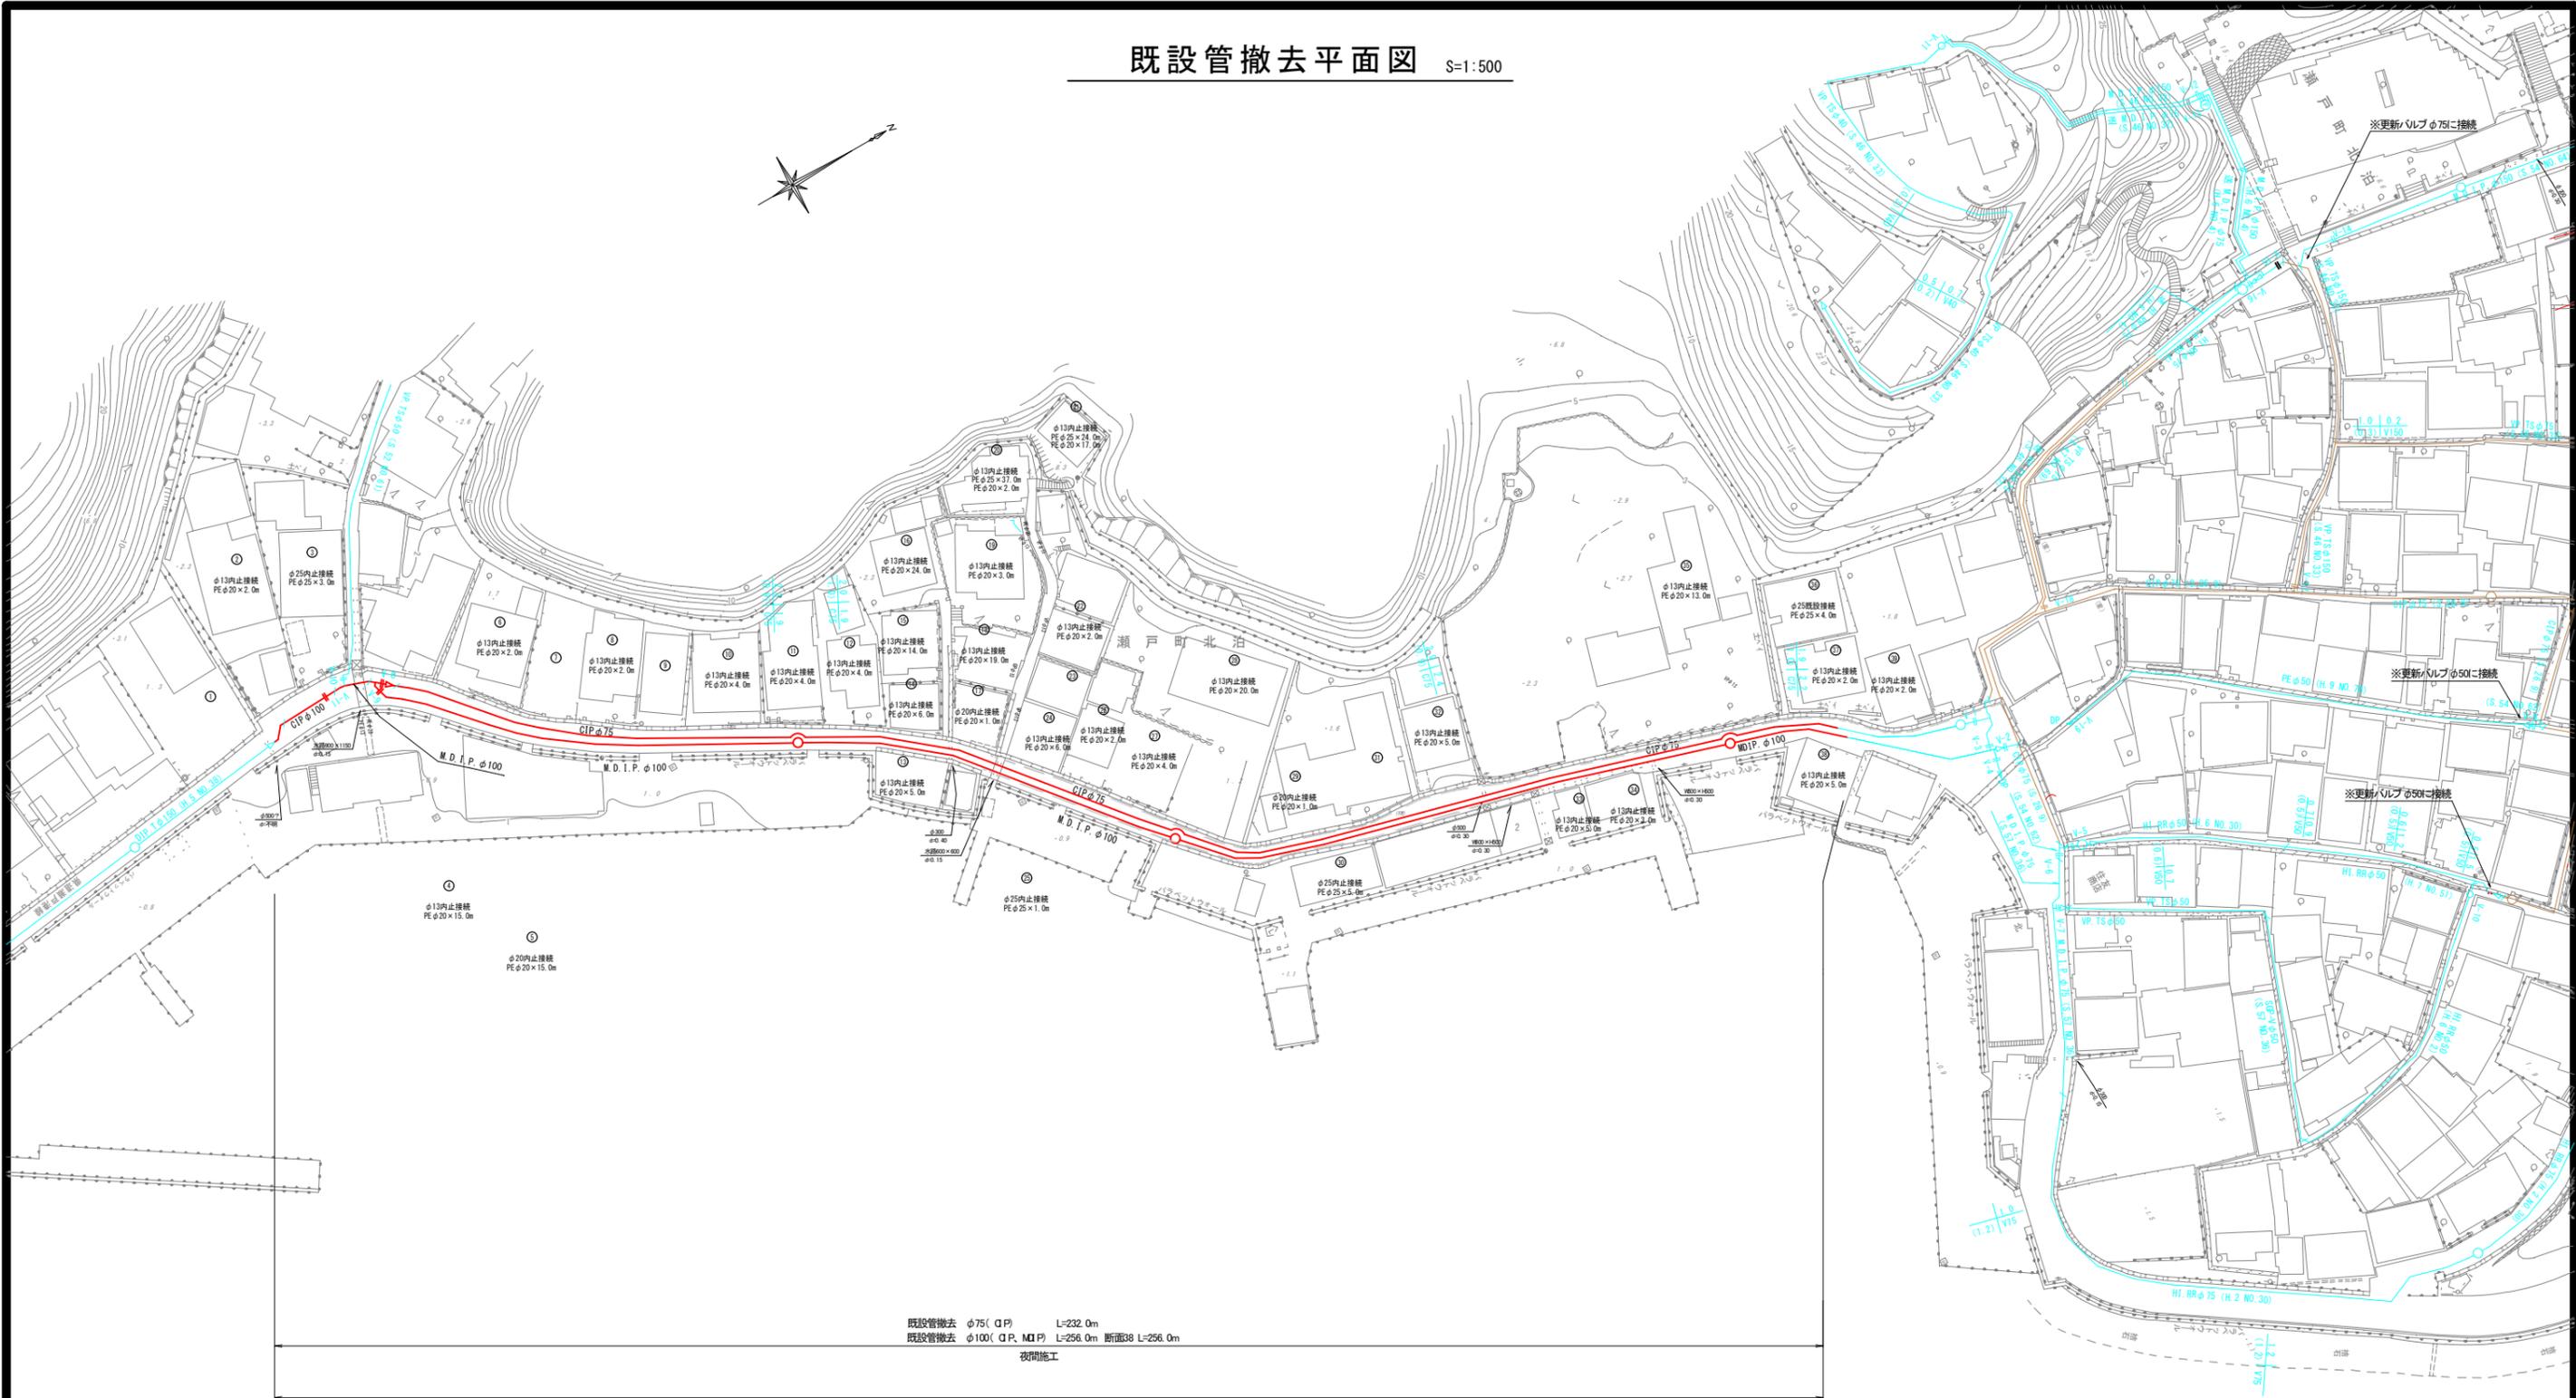

既設管撤去 φ75(Q.P.) L=232.0m
 既設管撤去 φ100(Q.P., M.I.P.) L=256.0m 断面38 L=256.0m
 夜間施工

第1工区

図面番号	参考図第11号	図面総数	参考図第12葉
工事名称	県道瀬戸港線配水管布設替工事		
図名	既設管撤去平面図		縮尺 500分の1
作成年度	令和4年度	所属年度	令和4年度
係員	課長	副課長	係長 設計 製図 照査
鳴門市企業局水道事業課			

既設管撤去平面図

S=1:500



既設管撤去φ150 (DIP) L=197m 断面37 L=98m
夜間施工

第2工区

図面番号	参考図第12号	図面総数	参考図第12葉
工事名称	県道瀬戸港線配水管布設替工事		
図名	既設管撤去平面図 縮尺 500分の1		
作成年度	令和4年度	所属年度	令和4年度
係員	課長	副課長	係長
			設計
			製図
			照査
鳴門市企業局水道事業課			